




SCHEMA A BLOCCHI RETE MT

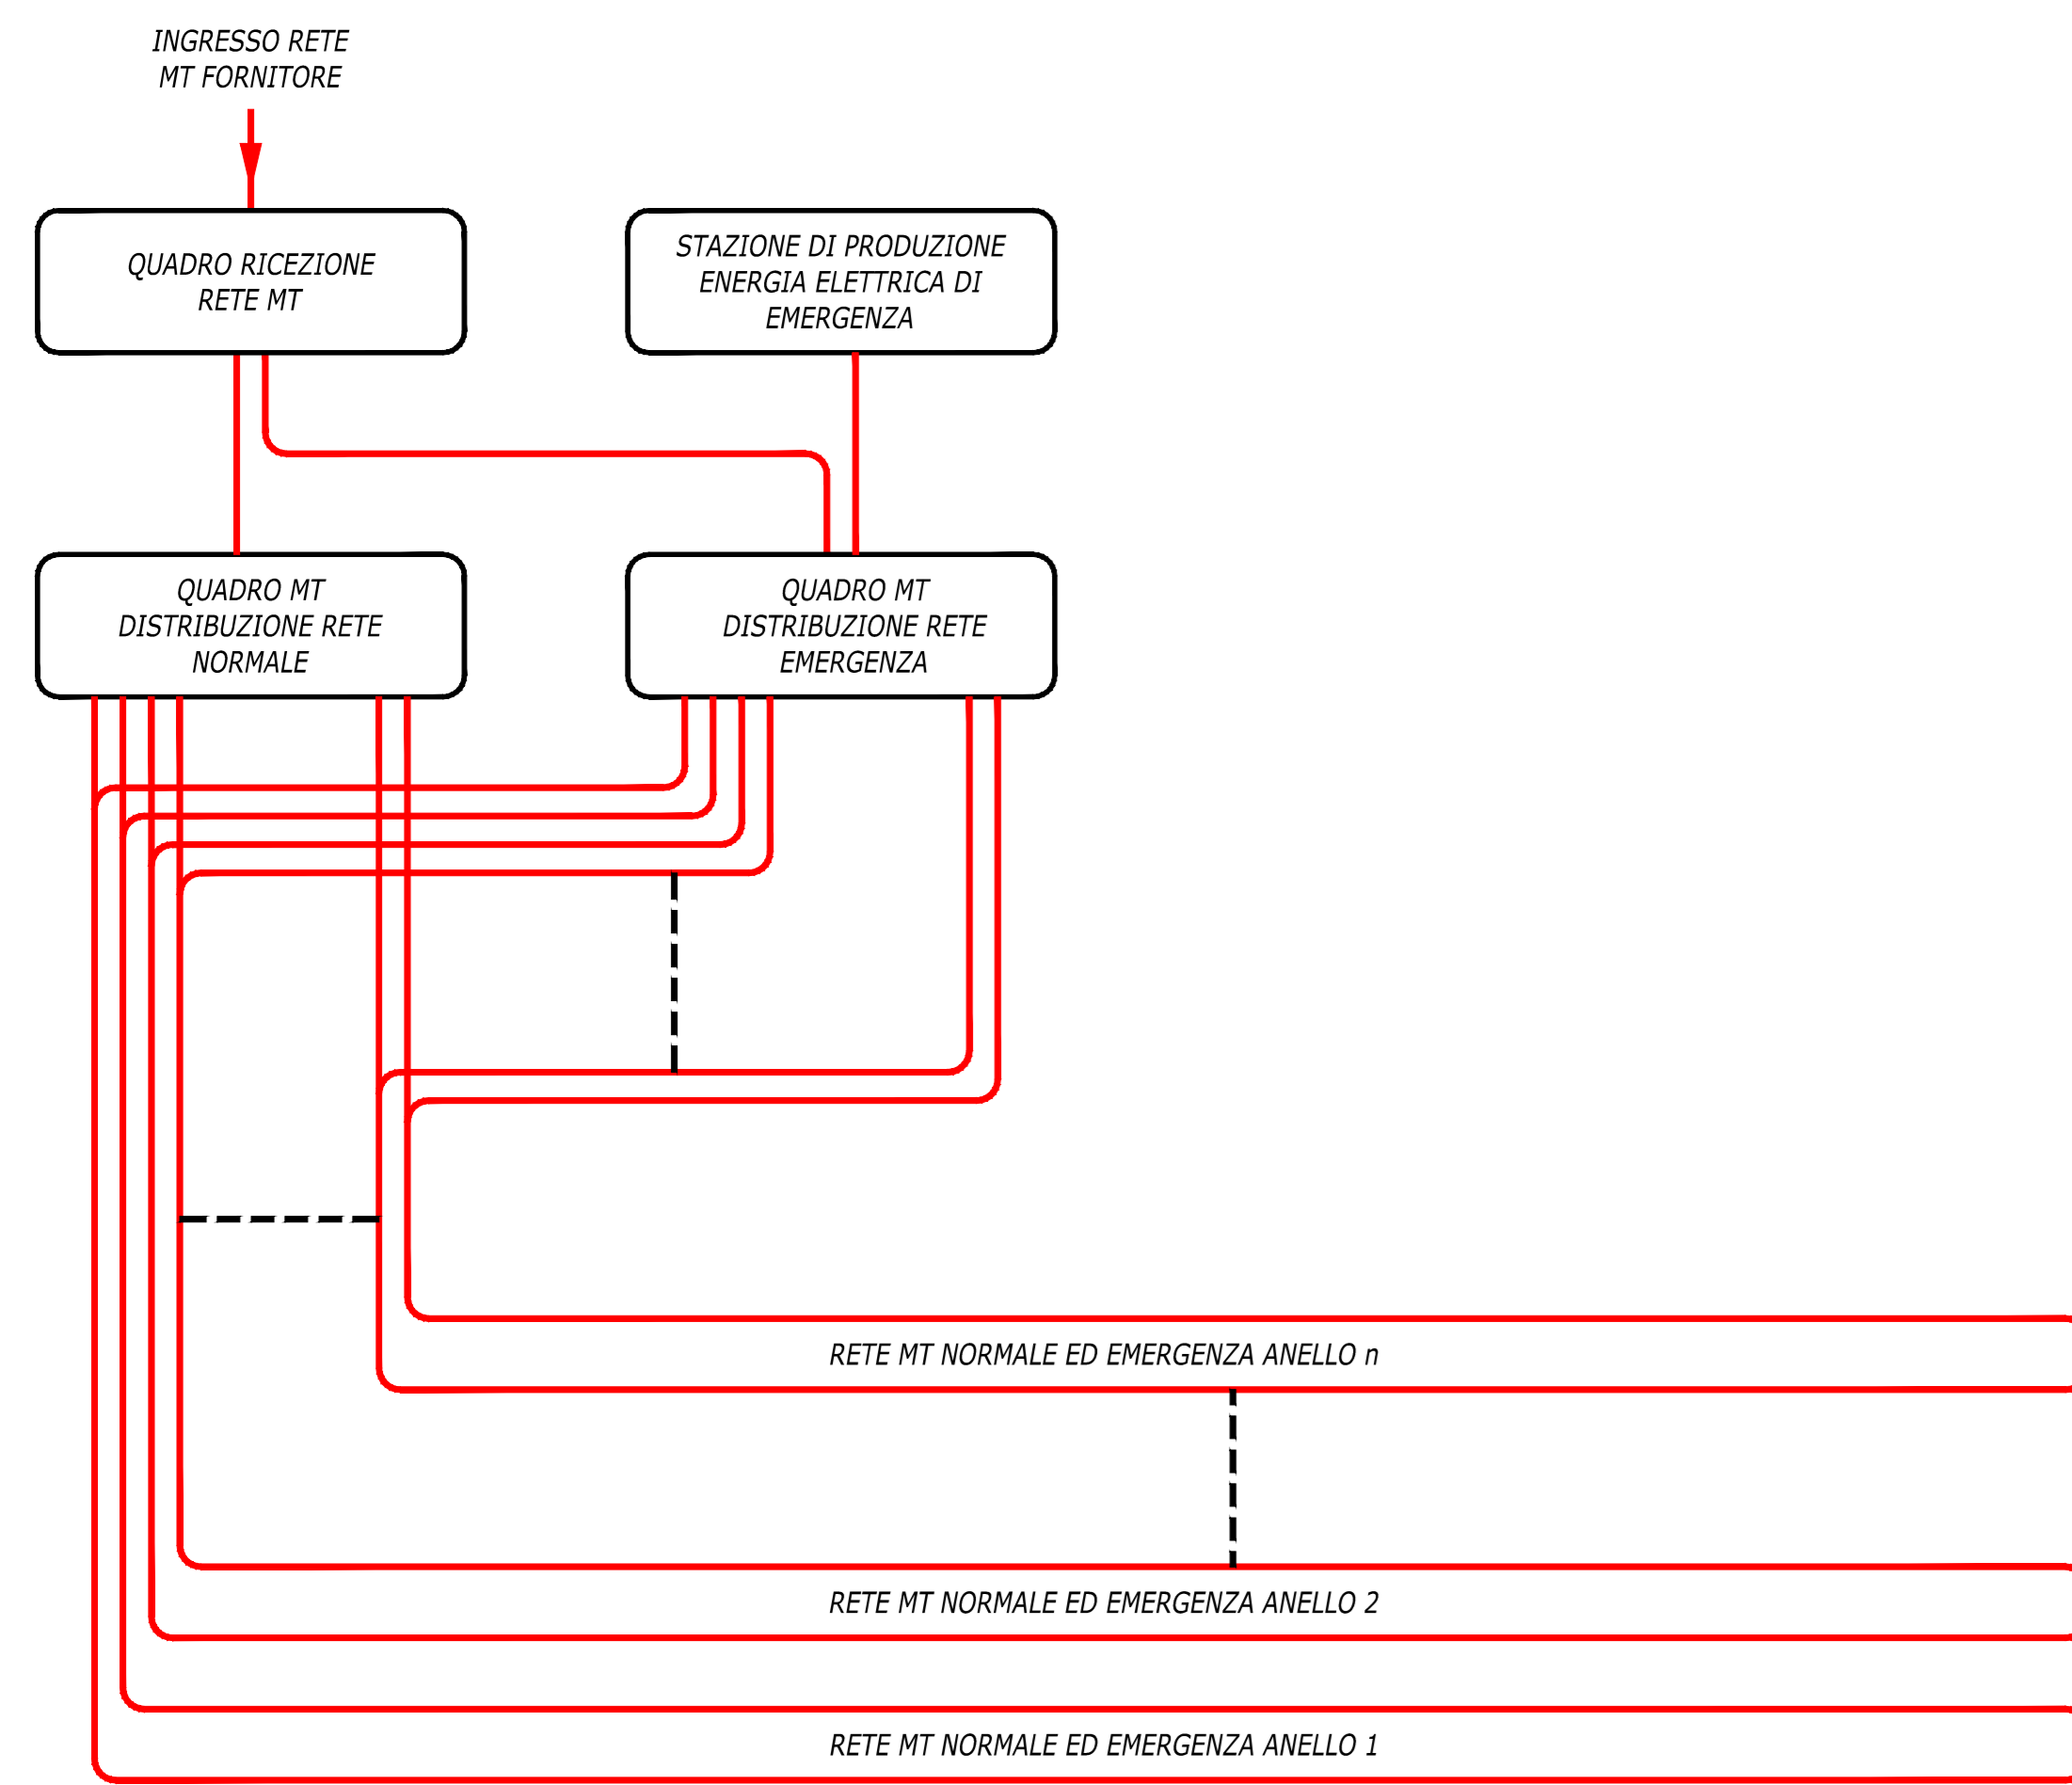


SCHEMA A BLOCCHI RETE ACQUA SURRISCALDATA

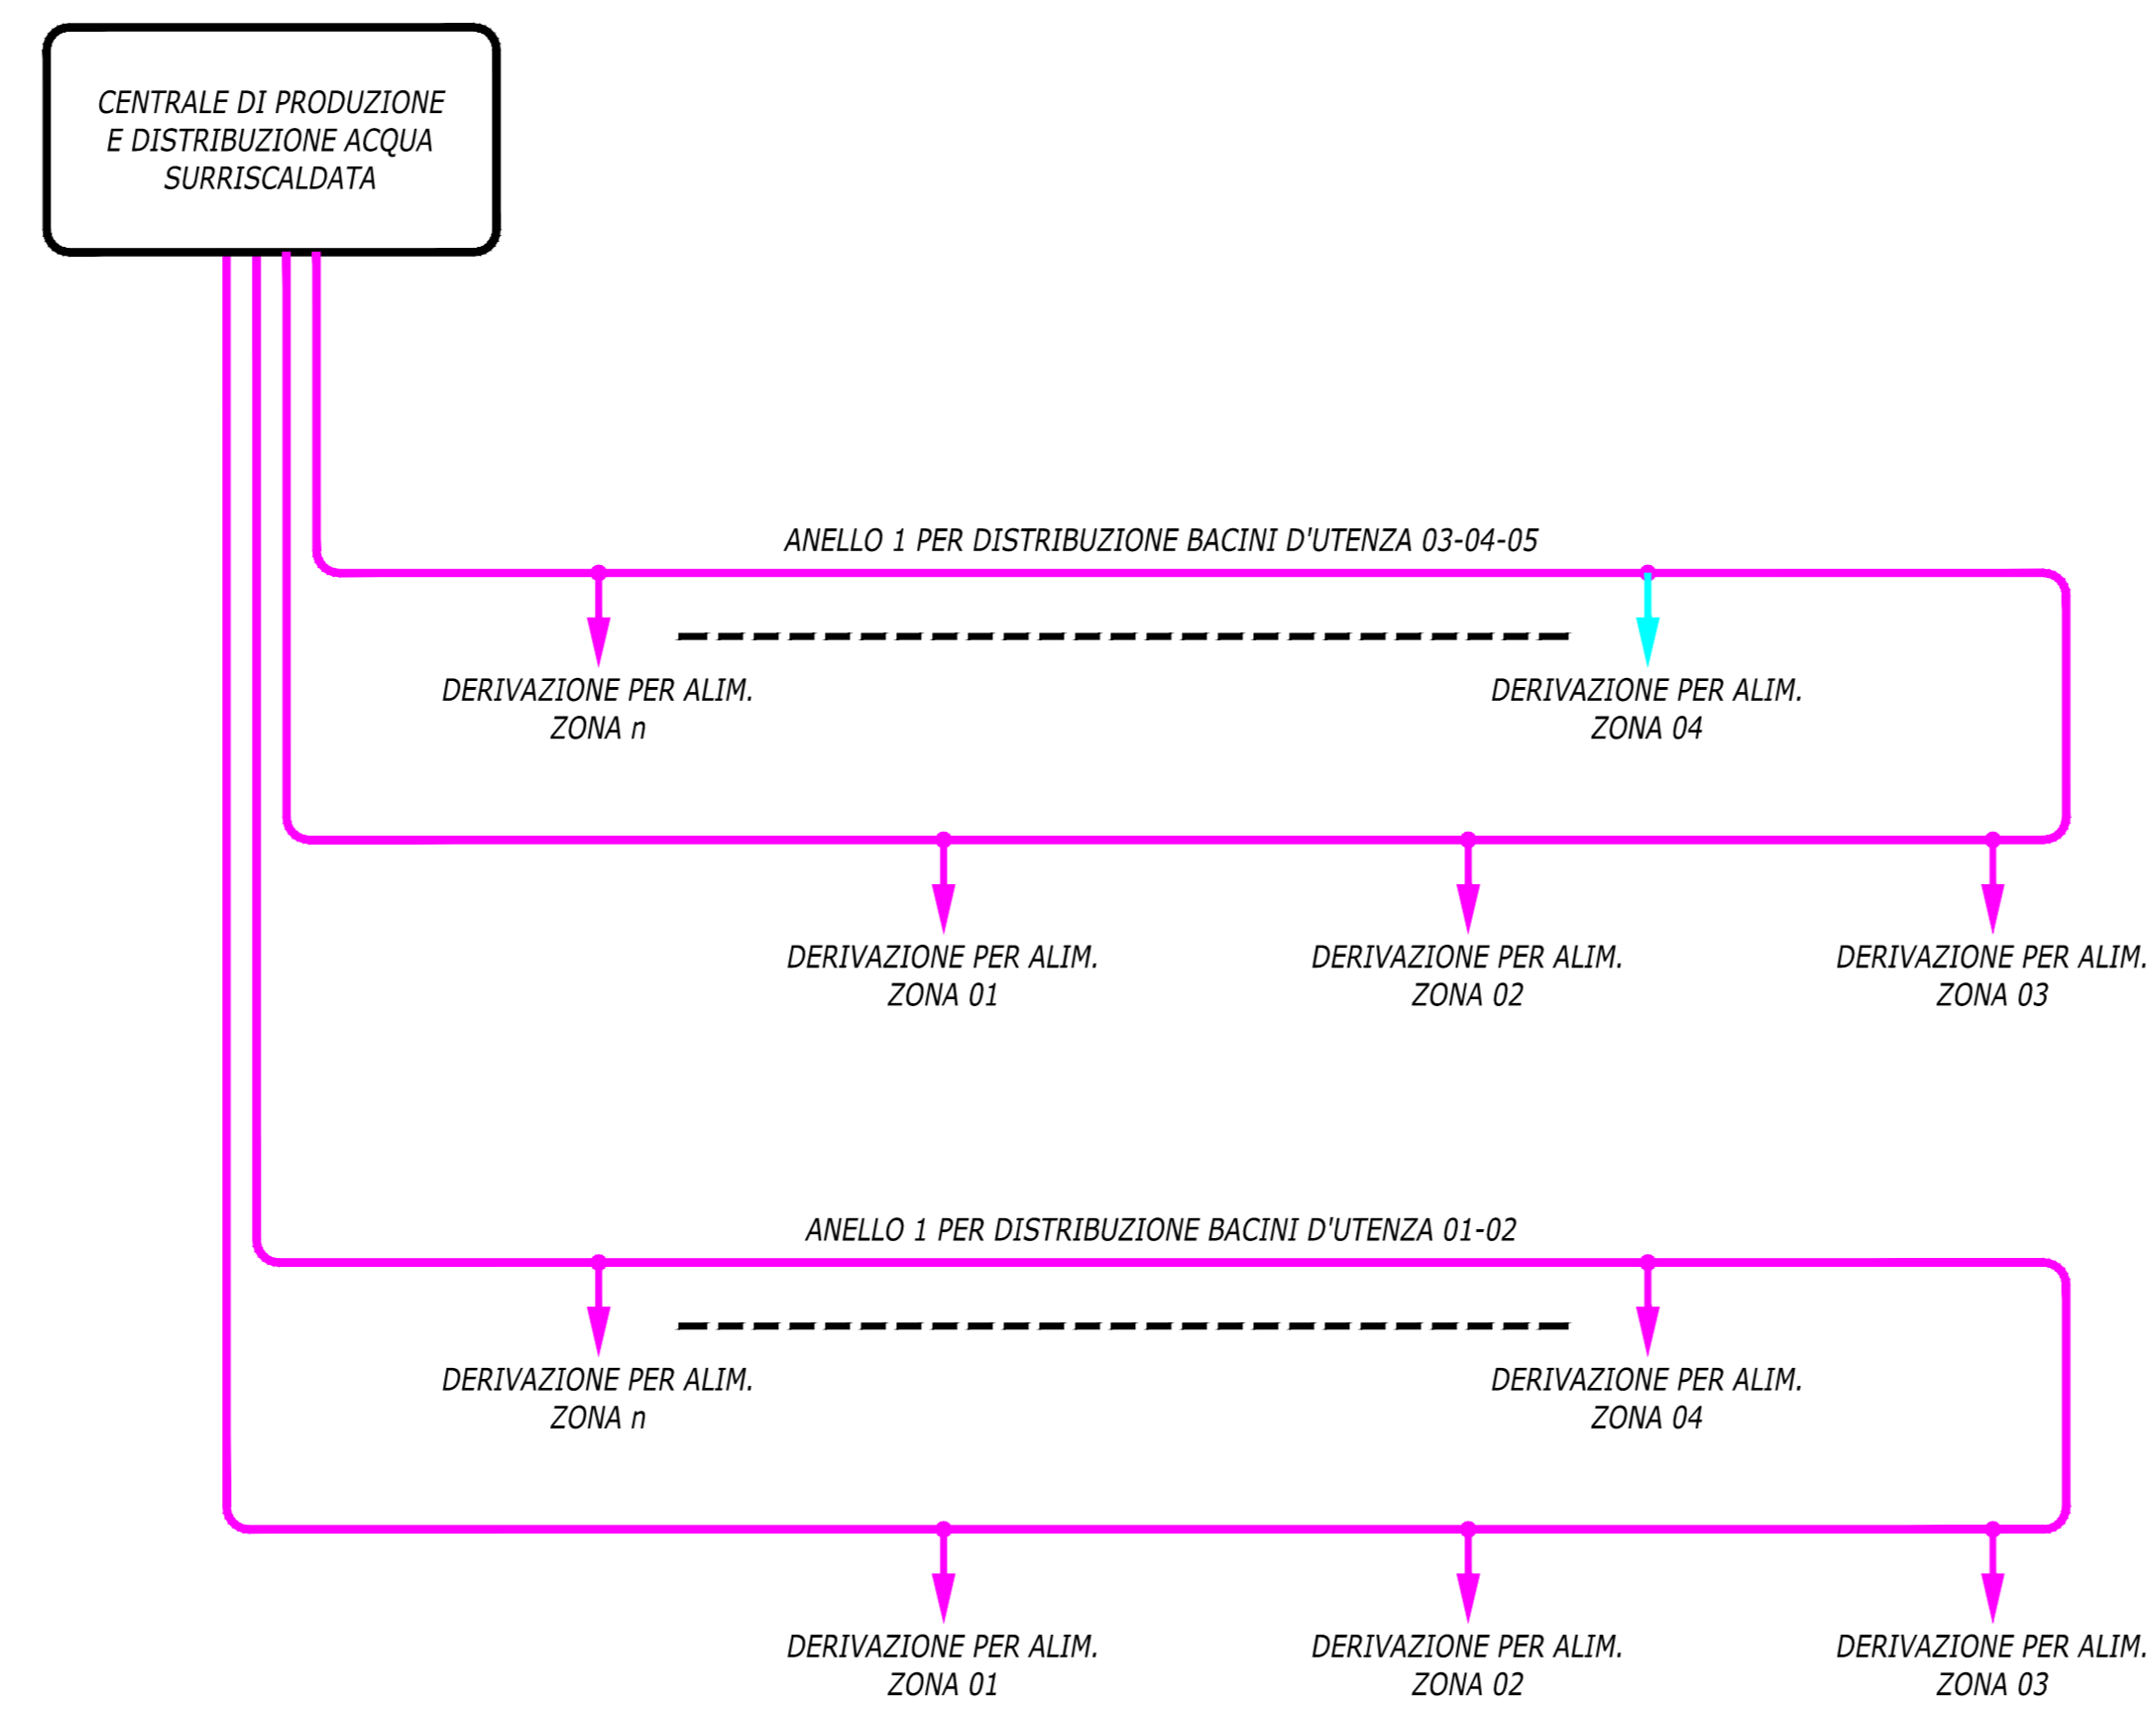

SCHEMA A BLOCCHI RETE ACQUA POTABILE

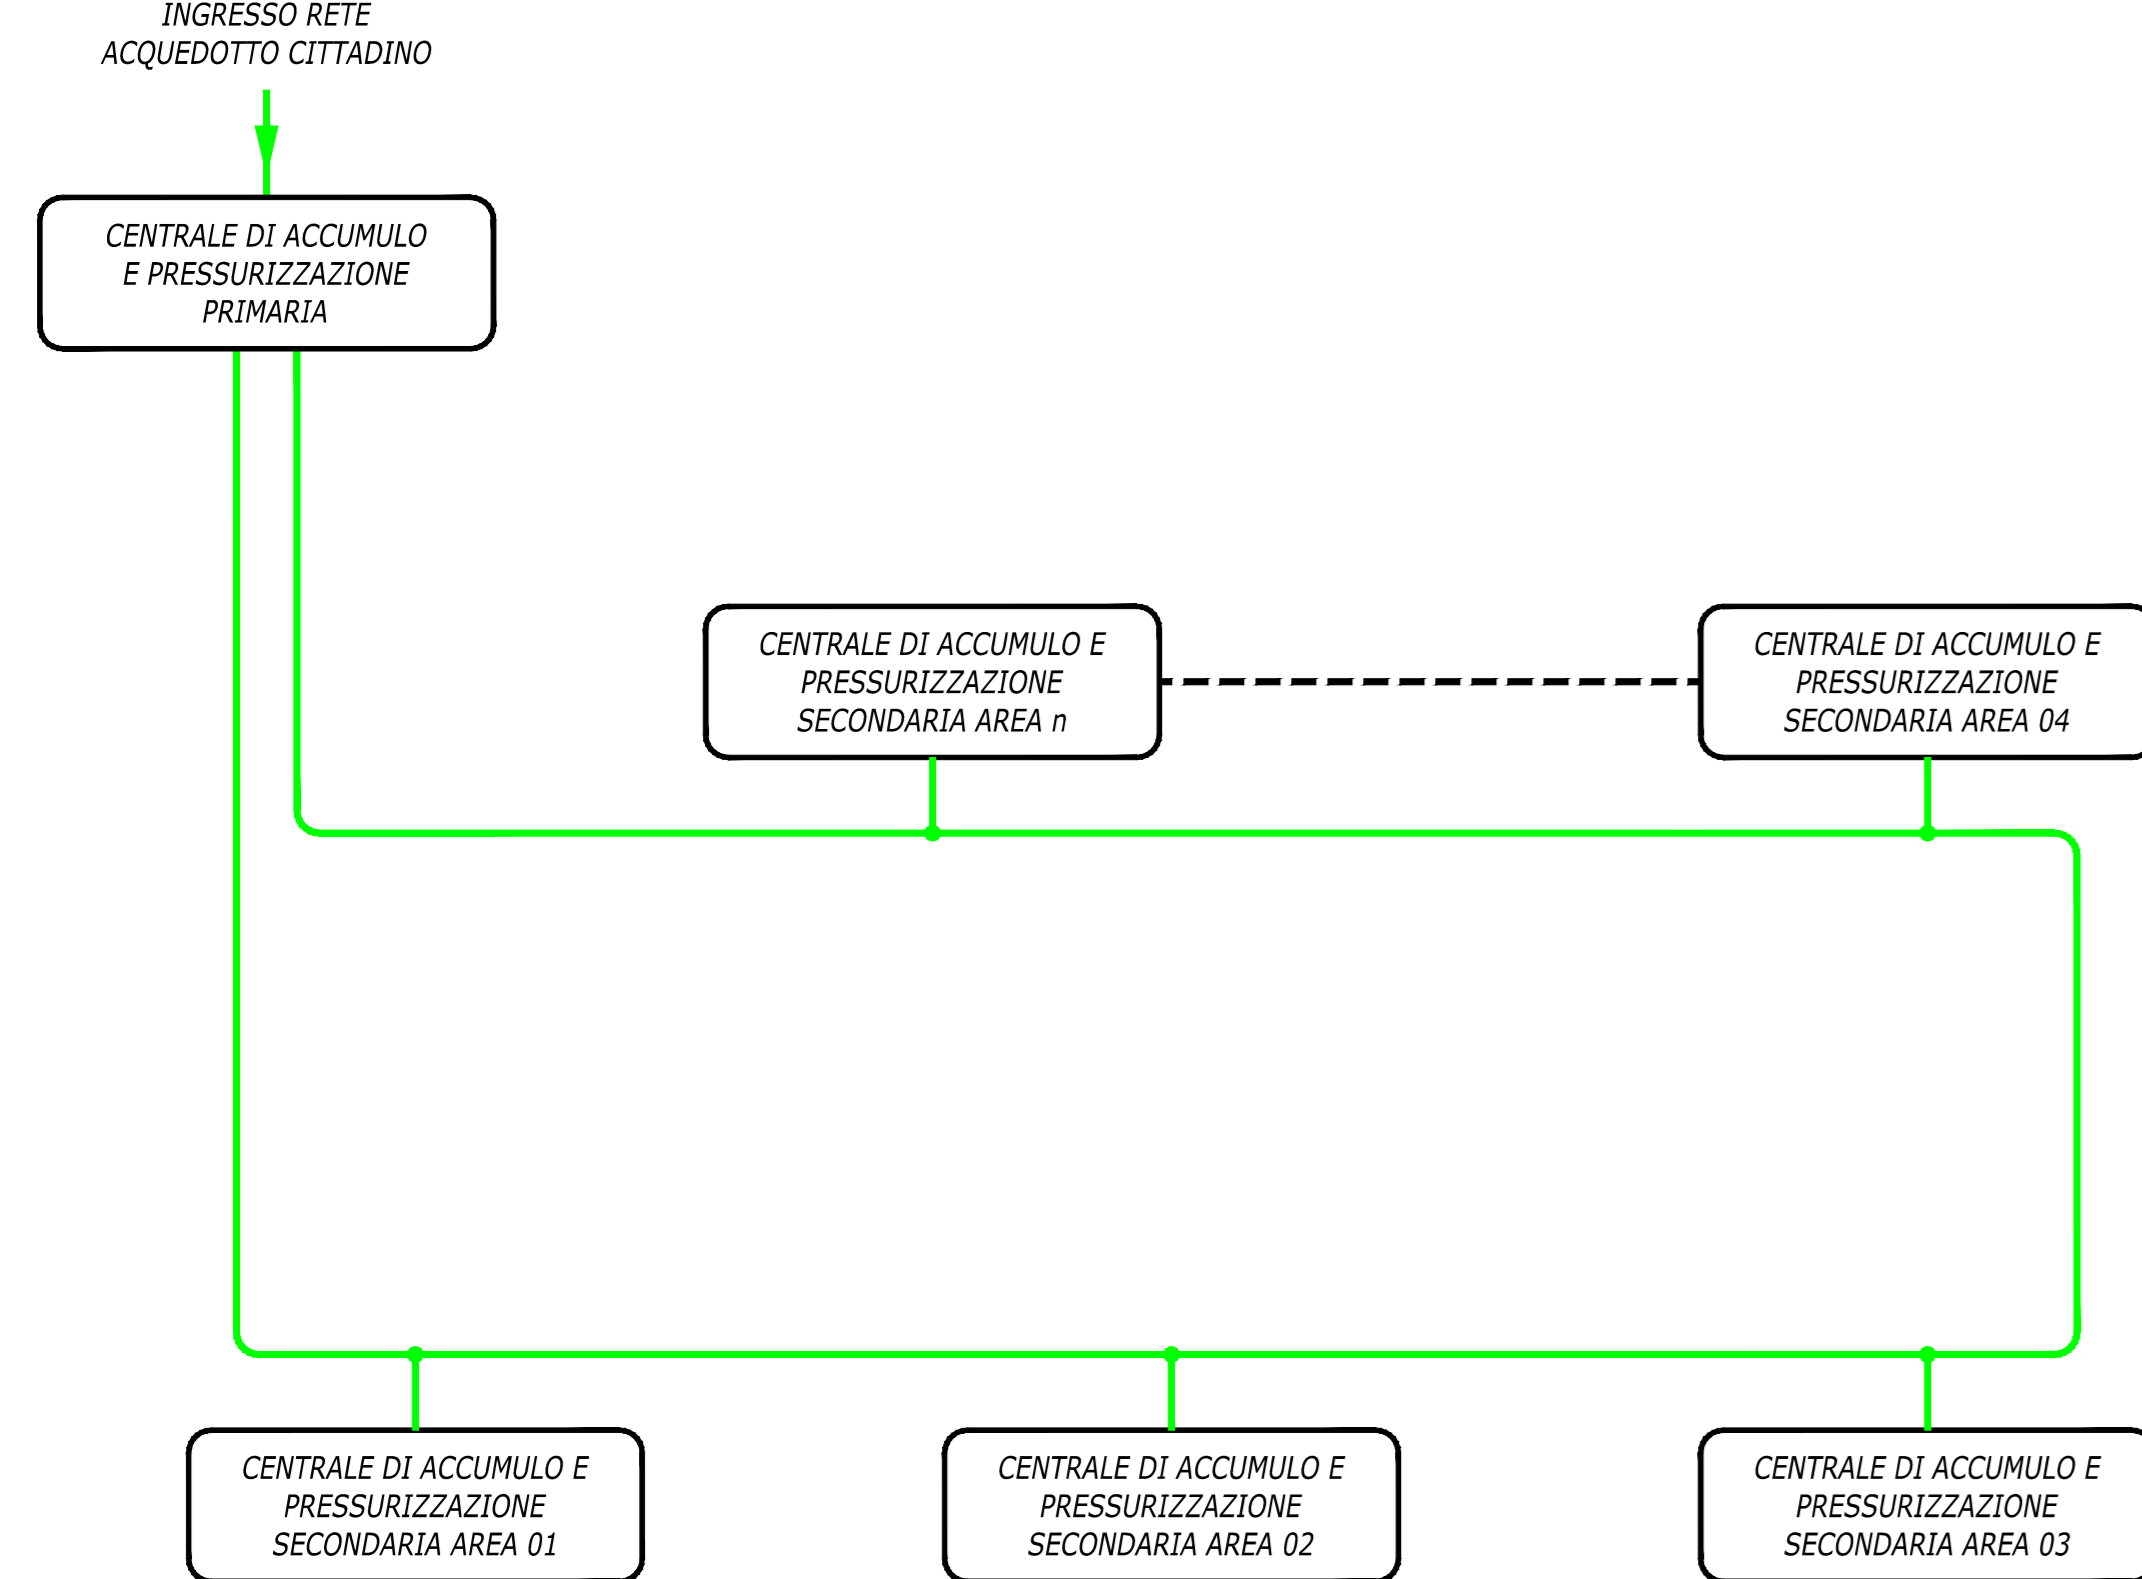

SCHEMA A BLOCCHI RETE ACQUA INDUSTRIALE ED ANTINCENDIO

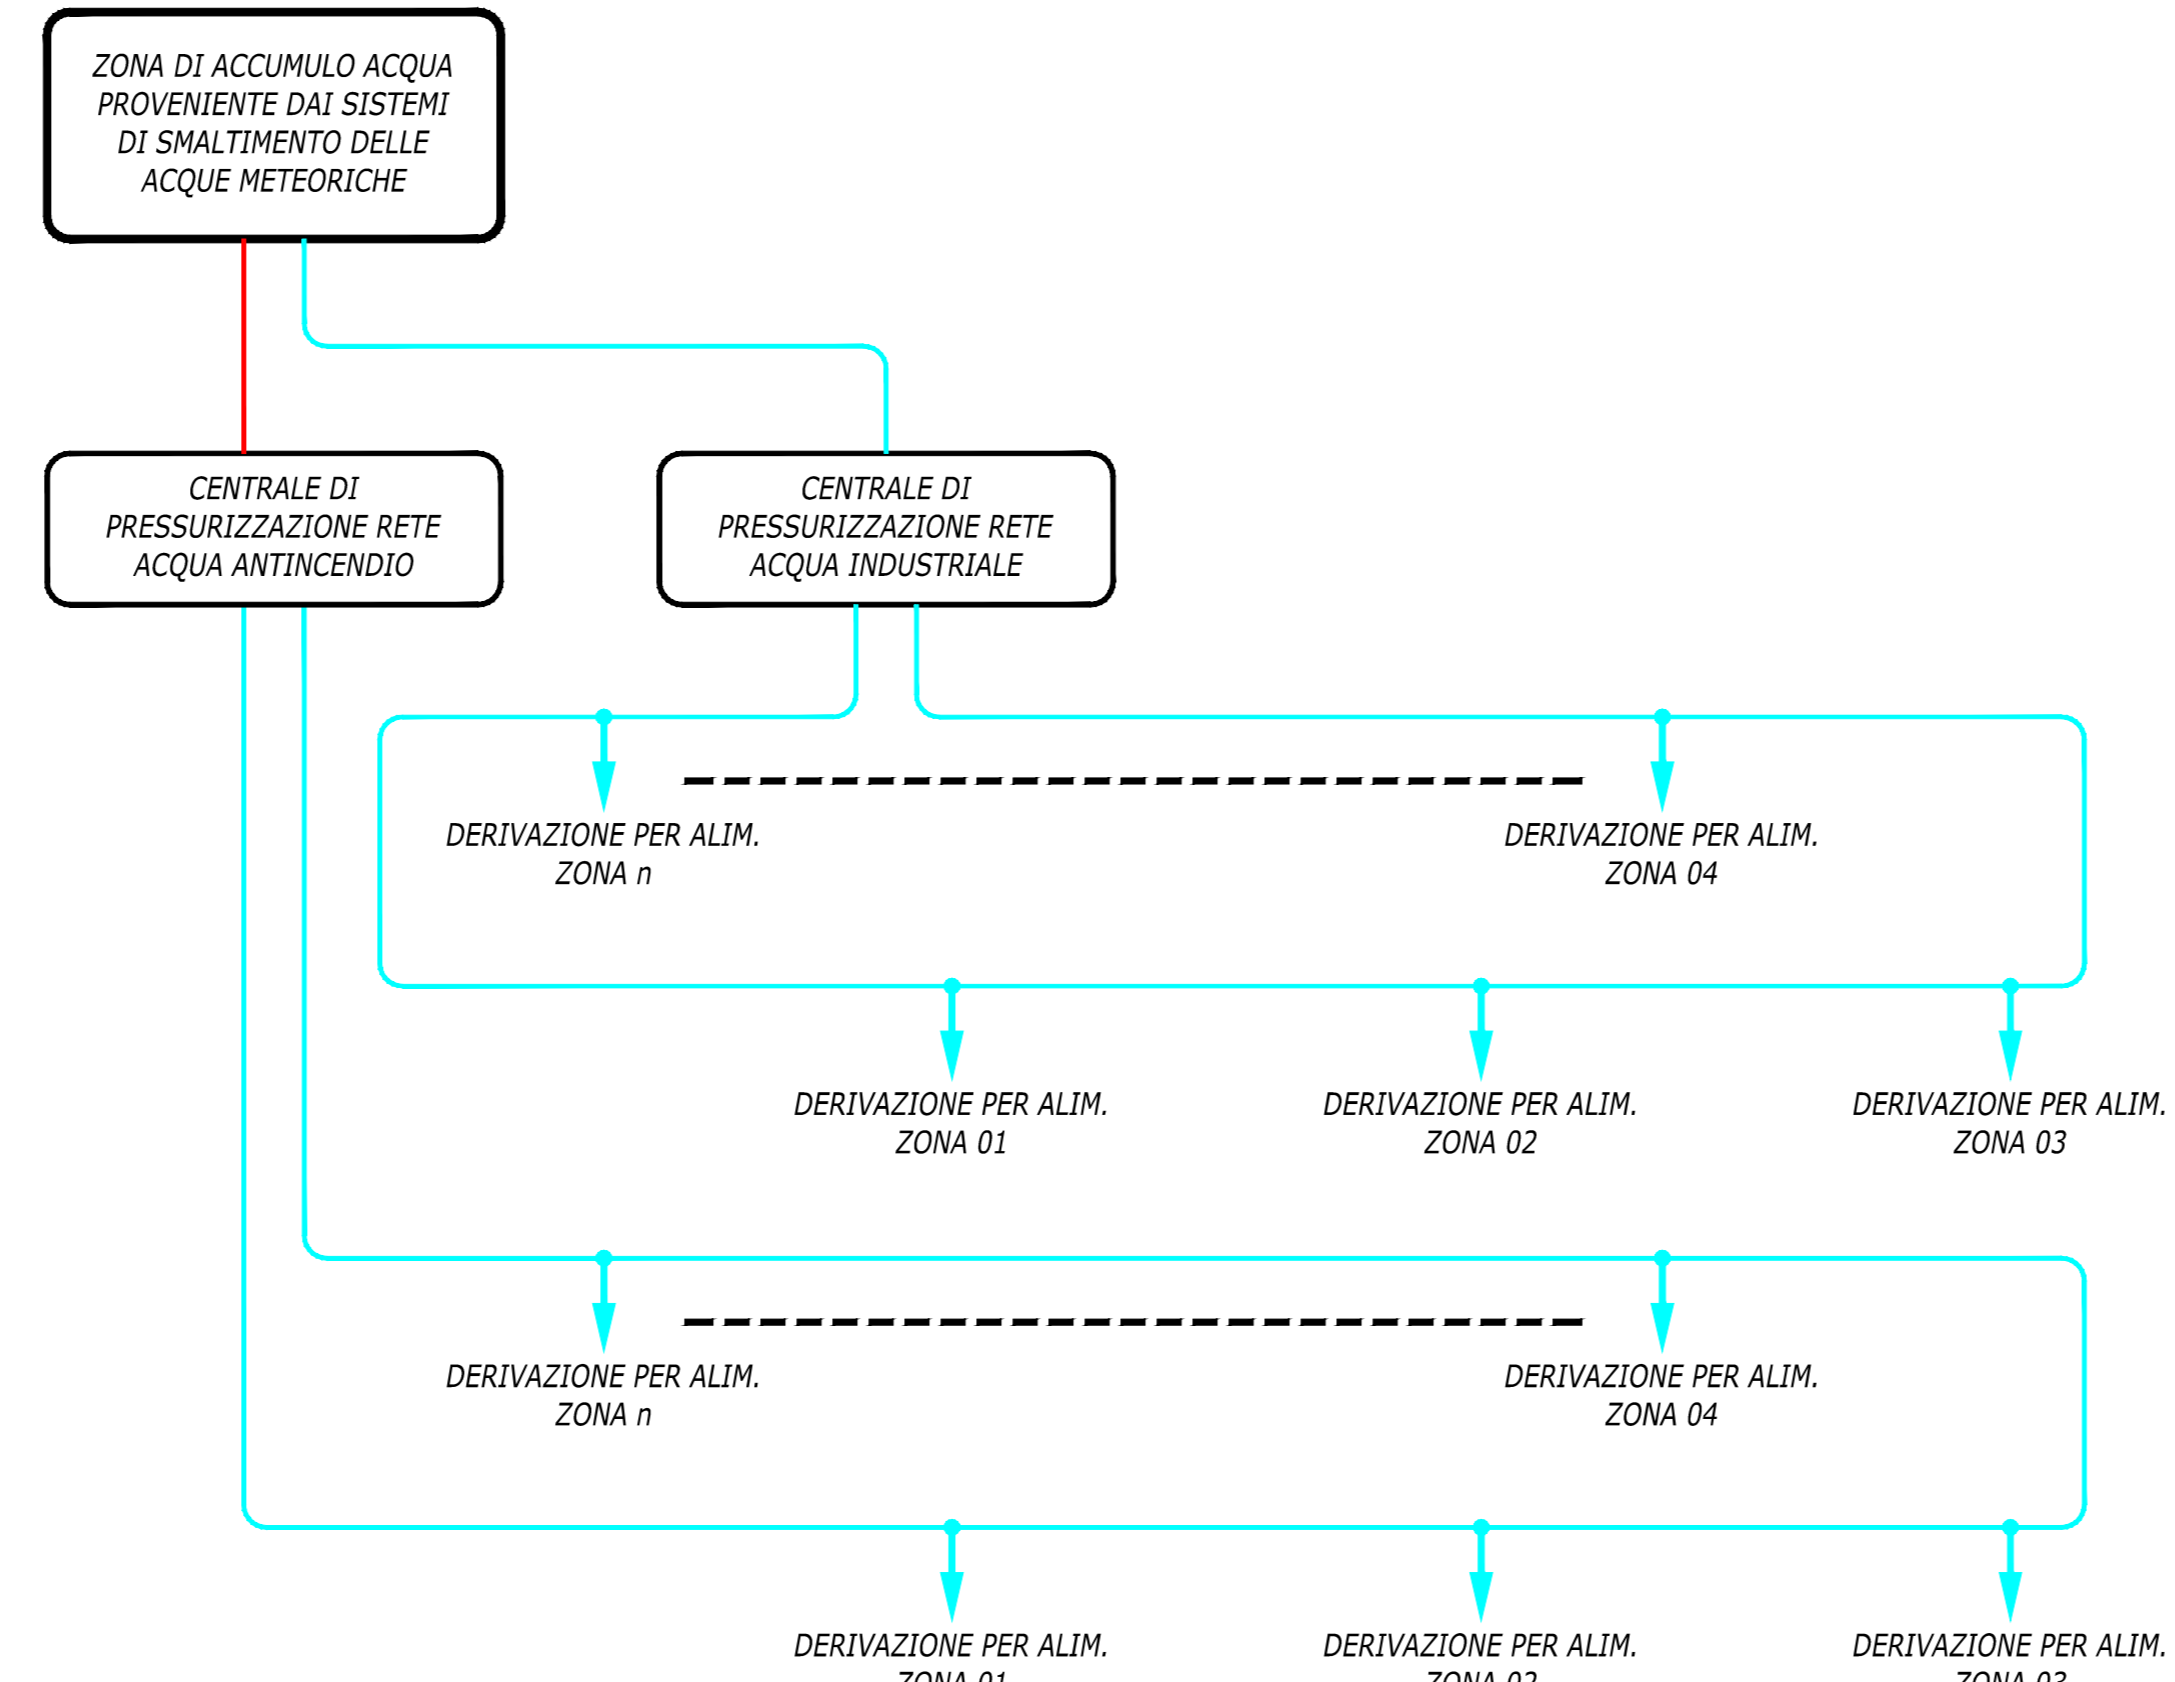

N°	Revisione	Data

D.M. MINISTERO DELLE INFRASTRUTTURE
 MINISTERO DEI TRASPORTI
 DIRETTORE REGIONALE PER L'AVIAZIONE CIVILE
 Via G. Marconi, 4 - 40139 Bologna (BO)

COMPARTI
Aeroporto di Bologna
 Aeroporto G. Marconi S.p.A.
 Via Turinense, 61 - 40139 Bologna

PROGETTA
TRIANI BENCHI
 Via S. Maria Maddalena, 1 - 40139 Bologna
 Tel. 051.2640000 - Fax 051.2640001

TITOLO QUADRO
SCHEMI A BLOCCHI IMPIANTI TECNOLOGICI

CODICE PROGETTO: T2008-003
 DATA EMISSIONE: 08/03/11
 NOME FILE: ALI_010104
 DATA EMISSIONE FILE: 08/03/11
 TITOLO: ALI_010104
 SCALA: 1:5000

E' SEVERAMENTE VIETATA LA RIPRODUZIONE E/O LA CESSIONE A TERZI SENZA AUTORIZZAZIONE DELLA COMMITTENTE