

COMMITTENTE:



DIREZIONE LAVORI:



APPALTATORE:

CONSORZIO:



SOCI:



PROGETTAZIONE:

MANDATARIA:



MANDANTI:



PROGETTO ESECUTIVO

**ITINERARIO NAPOLI - BARI
RADDOPPIO TRATTA APICE - ORSARA
I LOTTO FUNZIONALE APICE - HIRPINIA
IMPIANTO LUCE E FORZA MOTRICE
IE05 – FABBRICATI – FA05**

Studio Illuminotecnico

APPALTATORE	DIRETTORE DELLA PROGETTAZIONE	PROGETTISTA
Consorzio HIRPINIA AV Il Direttore Tecnico Ing. Vincenzo Moriello 21/02/2020	Il Responsabile integrazione fra le varie prestazioni specialistiche Ing. G. Cassani	Alpina Sp.A. Ing. Paola Erba

COMMESSA	LOTTO	FASE	ENTE	TIPO DOC.	OPERA/DISCIPLINA	PROGR.	REV.	SCALA:
IF28	01	E	ZZ	CL	LF0500	001	A	-

Rev.	Descrizione	Redatto	Data	Verificato	Data	Approvato	Data	Autorizzato Data
A	Emissione per consegna	F. Fantinato	21/02/2020	P. Perrotta	21/02/2020	M. Vernaleone	21/02/2020	Ing. Paola Erba

21/02/2020

APPALTATORE: <u>Consorzio</u> <u>Soci</u> HIRPINIA AV SALINI IMPREGILO S.P.A. ASTALDI S.P.A	ITINERARIO NAPOLI – BARI RADDOPPIO TRATTA APICE – ORSARA I LOTTO FUNZIONALE APICE – HIRPINIA																	
PROGETTAZIONE: <u>Mandatario</u> <u>Mandanti</u> ROCKSOIL S.P.A NET ENGINEERING S.P.A. ALPINA S.P.A.	<table border="1" style="width: 100%; border-collapse: collapse;"> <tr> <td style="width: 16.6%;">COMMESSA</td> <td style="width: 16.6%;">LOTTO</td> <td style="width: 16.6%;">CODIFICA</td> <td style="width: 16.6%;">DOCUMENTO</td> <td style="width: 16.6%;">REV.</td> <td style="width: 16.6%;">FOGLIO</td> </tr> <tr> <td style="text-align: center;">IF28</td> <td style="text-align: center;">01</td> <td style="text-align: center;">E ZZ CL</td> <td style="text-align: center;">LF0500 001</td> <td style="text-align: center;">A</td> <td style="text-align: center;">2 di 7</td> </tr> </table>						COMMESSA	LOTTO	CODIFICA	DOCUMENTO	REV.	FOGLIO	IF28	01	E ZZ CL	LF0500 001	A	2 di 7
COMMESSA	LOTTO	CODIFICA	DOCUMENTO	REV.	FOGLIO													
IF28	01	E ZZ CL	LF0500 001	A	2 di 7													
PROGETTO ESECUTIVO Studio Illuminotecnico																		

Indice

1	INTRODUZIONE	3
2	DENOMINAZIONI ED ABBREVIAZIONI UTILIZZATE.....	3
3	LEGGI E NORME DI RIFERIMENTO	4
3.1	PRESTAZIONI DEGLI IMPIANTI DI ILLUMINAZIONE.....	5
3.2	METODOLOGIA DI CALCOLO	6
3.2.1	FATTORE DI MANUTENZIONE	6
4	ALLEGATI	7

APPALTATORE: <u>Consorzio</u> <u>Soci</u> HIRPINIA AV SALINI IMPREGILO S.P.A. ASTALDI S.P.A.	ITINERARIO NAPOLI – BARI RADDOPPIO TRATTA APICE – ORSARA I LOTTO FUNZIONALE APICE – HIRPINIA					
PROGETTAZIONE: <u>Mandatario</u> <u>Mandanti</u> ROCKSOIL S.P.A. NET ENGINEERING S.P.A. ALPINA S.P.A.						
PROGETTO ESECUTIVO Studio Illuminotecnico	COMMESSA IF28	LOTTO 01	CODIFICA E ZZ CL	DOCUMENTO LF0500 001	REV. A	FOGLIO 4 di 7

- PGEP - Posto di Gestione Emergenza Periferico
- PL - Punto Luce
- PPT - Posto Periferico Tecnologico
- RFI - Rete Ferroviaria Italiana
- SA - Servizi Ausiliari
- SIAP - Sistema Integrato di Alimentazione e Protezione
- SW - Software
- TLC - Telecomunicazioni
- UNEL - Unificazione Elettrotecnica Italiana
- UNI - Ente Nazionale Italiano di Unificazione
- UPS - Gruppo di continuità assoluta

Eventuali altri acronimi potranno essere introdotti solo dopo che siano stati definiti, tra parentesi, accanto alla definizione estesa del proprio significato.

3 LEGGI E NORME DI RIFERIMENTO

Gli impianti oggetto dell'appalto, nel loro complesso e nei singoli componenti, dovranno essere in conformità alla legislazione ed alla normativa vigente al momento dell'esecuzione del progetto stesso. In particolare:

Generali

- Legge n° 186 del 01/03/1968 riguardante la produzione di apparecchi elettrici, macchine ed installazioni elettriche
- DM. n° 37 del 22/01/08 "Sicurezza degli impianti elettrici, regole per la progettazione e realizzazione, ambiti di competenze professionali"
- D.Lgs. n° 81 del 2008 "Attuazione dell'articolo 1 della Legge 3 agosto 2007, n. 123 in materia di tutela della salute e della sicurezza nei luoghi di lavoro" (c.d. "Testo Unico sulla Sicurezza")
- D.Lgs. n° 106 del 3 agosto 2009 recante "Disposizioni integrative e correttive del decreto legislativo 9 aprile 2008, n. 81, in materia di tutela della salute e della sicurezza nei luoghi di lavoro"
- Regolamento (UE) del Parlamento Europeo e del consiglio 305/2011
- STI: Specifiche tecniche di interoperabilità per l'accessibilità del sistema ferroviario dell'Unione per le persone con disabilità e le persone a mobilità ridotta abile - decisione della Commissione del 18/11/2014
- Regolamento (UE) n. 1303/2014 della commissione del 18 novembre 2014, relativo alla specifica tecnica di interoperabilità concernente la «sicurezza nelle gallerie ferroviarie» del sistema ferroviario dell'Unione europea
- Prescrizioni delle Norme Tecniche ENEL

Norme CEI

- Norme CEI CT 34: Lampade e relative apparecchiature
- Norma CEI 64-8: Impianti elettrici utilizzatori a tensione nominale non superiore a 1.000 Volt in corrente alternata e 1.500 Volt in corrente continua
- Norma CEI EN 50122-1 (CEI 9-6): Applicazioni ferroviarie - Installazioni fisse. Parte 1: Provvedimenti di protezione concernenti la sicurezza elettrica e la messa a terra

APPALTATORE: Consortio Soci HIRPINIA AV SALINI IMPREGILO S.P.A. ASTALDI S.P.A.	ITINERARIO NAPOLI – BARI					
PROGETTAZIONE: Mandatario Mandanti ROCKSOIL S.P.A. NET ENGINEERING S.P.A. ALPINA S.P.A.	RADDOPPIO TRATTA APICE – ORSARA I LOTTO FUNZIONALE APICE – HIRPINIA					
PROGETTO ESECUTIVO Studio Illuminotecnico	COMMESSA IF28	LOTTO 01	CODIFICA E ZZ CL	DOCUMENTO LF0500 001	REV. A	FOGLIO 5 di 7

Norme UNI

- Norma UNI EN 12464-1 – Luce e illuminazione - Illuminazione dei posti di lavoro - Parte 1: Posti di lavoro in interni;
- Norma UNI EN 12464-2 – Luce e illuminazione - Illuminazione dei posti di lavoro - Parte 2: Posti di lavoro in esterno;
- Norma UNI EN 1838: Applicazioni illuminotecniche - Illuminazione di emergenza
- Norma UNI EN 12665 - Luce e illuminazione – Termini fondamentali e criteri per i requisiti illuminotecnici

Specifiche tecniche RFI

- RFI DPRDIT STF IFS LF627 A: Sistemi di telegestione ed efficientamento energetico degli impianti LFM ed utenze
- RFI DPR DAMCG LG SVI 008B: Linee guida per illuminazione nelle stazioni e fermate medio/piccole
- RFI DTC STS ENE SP IFS LF163 A: Apparecchio illuminante a LED per marciapiedi, pensiline e sottopassi
- RFI DTC STS ENE SP IFS LF165 A: Apparecchio illuminante a LED (60x60) per installazione incasso / plafone
- RFI DTC STS ENE SP IFS LF169 A: Protocollo di comunicazione ad onde convogliate per sistemi di telegestione degli impianti LFM
- Specifica Tecnica IS 728: Provvedimenti di protezione concernenti la sicurezza elettrica e la messa a terra degli impianti di categoria 0 e 1^a su linee di trazione elettrica a corrente continua a 3kV e linee ferroviarie non elettrificate

3.1 PRESTAZIONI DEGLI IMPIANTI DI ILLUMINAZIONE

L'illuminazione dei locali oggetto di intervento sarà realizzata in ottemperanza alla Norma UNI EN 12464-1. L'obiettivo è quello di raggiungere i seguenti parametri in accordo alla Normativa sopra menzionata:

No. Riferimento UNI 12464-1	Tipo di zona, compito o attività	Em (lx)	U ₀	UGR _L	Ra
5.3.1 / 5.20.4	Locali adibiti ad impianti, sale di controllo, locali pompe	200	0.40	25	60
5.3.2 / 5.26.2	Sale di controllo, uffici di lettura ed elaborazione dati	500	0.60	19	80

dove:

Em = illuminamento medio

U₀ = uniformità

UGR_L = indice di abbagliamento (glare rating)

Ra = indice di resa del colore (color rendering index)

Gli impianti di illuminazione previsti dal progetto, e descritti nel presente documento, sono dunque riferiti ai seguenti ambienti ed ai relativi obiettivi di illuminamento:

APPALTATORE: <u>Consorzio</u> <u>Soci</u> HIRPINIA AV SALINI IMPREGILO S.P.A. ASTALDI S.P.A.	ITINERARIO NAPOLI – BARI RADDOPPIO TRATTA APICE – ORSARA I LOTTO FUNZIONALE APICE – HIRPINIA					
PROGETTAZIONE: <u>Mandatario</u> <u>Mandanti</u> ROCKSOIL S.P.A. NET ENGINEERING S.P.A. ALPINA S.P.A.						
PROGETTO ESECUTIVO Studio Illuminotecnico	COMMESSA IF28	LOTTO 01	CODIFICA E ZZ CL	DOCUMENTO LF0500 001	REV. A	FOGLIO 6 di 7

Fabbricati FA05 (PGEP e PPT di Melito)

Fabbricato FA05A (Cabina PGEP)

- Locale MT: 200 lux (200*)
- Locale BT – Batterie: 200 lux (200*)
- Locale a disposizione: 200 lux (200*)
- Locale Gestione Emergenza: 500 lux (500*)

Fabbricato FA05B (Vasca antincendio)

- Locale tecnico al piano terra: 200 lux
- Locale pompe al piano interrato: 200 lux

Fabbricato FA05C (Locali PPT)

- Locale GE: 200 lux (200*)
- Locale TLC: 200 lux (200*)
- Locale PPT: 200 lux (200*)
- Locale Centraline: 200 lux (200*)

() l'eventuale valore indicato tra parentesi riprende l'obiettivo di illuminamento indicato nel progetto definitivo*

Per quanto riguarda l'illuminazione di emergenza, come già previsto dal progetto definitivo si prevede che una parte degli stessi apparecchi utilizzati per illuminazione ordinaria siano derivati dalla rete No Break e utilizzabili anche come illuminazione di emergenza; sempre secondo previsioni di progetto definitivo, gli apparecchi utilizzati per l'illuminazione del locale GE (già derivati dalla rete preferenziale) saranno equipaggiati con proprio gruppo autonomo di alimentazione in emergenza.

Tuttavia, non risultando esplicitato un obiettivo per l'illuminazione di emergenza, ci si è generalmente posti l'obiettivo di garantire un livello di illuminamento medio in emergenza pari ad almeno il 10-20% di quello previsto in condizioni ordinarie (impianto completamente acceso).

3.2 METODOLOGIA DI CALCOLO

Il calcolo dell'impianto di illuminazione è stato condotto con il software specifico DIALUX, verificando la rispondenza dei valori ottenuti, in termini di livello e uniformità di illuminamento, con riferimento agli obiettivi sopra esposti.

I risultati dei calcoli sono raccolti nell'Allegato 1: essi considerano la conformazione e le dimensioni dei diversi locali, i fattori di riflessione di soffitti, pareti e pavimenti (desunti da informazioni di letteratura, qualora non noti), fattori di utilizzazione e di manutenzione ed efficienza di corpi illuminanti e lampade sulla base di letteratura esistente in materia, cataloghi tecnici o dell'esperienza.

NOTA: I calcoli fanno riferimento a specifici apparecchi illuminanti presenti in commercio al solo fine di verifica del presente progetto, dovendo necessariamente selezionare una sorgente luminosa e un'ottica per la loro esecuzione; gli apparecchi indicati non sono dunque necessariamente vincolanti e sarà cura dell'Impresa esecutrice produrre ulteriori calcoli di verifica, laddove necessari, che saranno condotti con i dati fotometrici degli specifici corpi illuminanti prescelti, qualora diversi da quelli assunti come riferimento dal presente progetto.

3.2.1 Fattore di manutenzione

Nelle valutazioni illuminotecniche riportate in allegato è stato assunto un fattore di manutenzione $K_m=0,8$.

Come descritto nel rapporto tecnico CIE 154:2003 il fattore di manutenzione deriva dal prodotto dei seguenti tre fattori:

APPALTATORE: <u>Consorzio</u> <u>Soci</u> HIRPINIA AV SALINI IMPREGILO S.P.A. ASTALDI S.P.A.	ITINERARIO NAPOLI – BARI RADDOPPIO TRATTA APICE – ORSARA I LOTTO FUNZIONALE APICE – HIRPINIA					
PROGETTAZIONE: <u>Mandatario</u> <u>Mandanti</u> ROCKSOIL S.P.A. NET ENGINEERING S.P.A. ALPINA S.P.A.						
PROGETTO ESECUTIVO Studio Illuminotecnico	COMMESSA IF28	LOTTO 01	CODIFICA E ZZ CL	DOCUMENTO LF0500 001	REV. A	FOGLIO 7 di 7

- K_{LMF} : fattore che considera la riduzione del flusso luminoso emesso dalla lampada durante il normale utilizzo. Nel caso di cui trattasi si assume $K_{LMF} = 0,9$ ovvero si ipotizza di cambiare sorgente quando essa perde il 10% del flusso iniziale
- K_{LSF} : fattore che considera il numero di lampade fuori servizio dopo un determinato periodo di funzionamento. Nel caso di cui trattasi si assume $K_{LSF}=1$ ovvero si ipotizza che le lampade fuori servizio vengano prontamente sostituite "su guasto".
- K_{MF} : fattore che considera la riduzione del flusso luminoso emesso dall'apparecchio considerate specifiche condizioni ambientali e determinati intervalli fra due successivi interventi di manutenzione. Nel caso di cui trattasi si assume $K_{MF} = 0,89$ in quanto gli apparecchi illuminanti utilizzati hanno un grado di protezione adeguato all'ambiente di installazione e si ipotizzano interventi di pulizia dei vetri/ottiche commisurati al livello di inquinamento dei singoli ambienti

Pertanto il coefficiente K_m , sempre secondo la CIE 154:2003 e nelle ipotesi sopra esposte, vale:

$$K_m = K_{LMF} \cdot K_{LSF} \cdot K_{MF} = 0,9 \cdot 1 \cdot 0,89 \approx 0,8$$

4 ALLEGATI

Gli allegati sono organizzati nei seguenti documenti:

- Allegato 1: Calcoli illuminotecnici

ALLEGATO 1
CALCOLI ILLUMINOTECNICI




Redattore
Telefono
Fax
e-Mail

LOCALE M.T. / Lista pezzi lampade

6 Pezzo Disano Illuminazione SpA 970 LED 34W CLD
CELL 970 Thema - LED
Articolo No.: 970 LED 34W CLD CELL
Flusso luminoso (Lampada): 4328 lm
Flusso luminoso (Lampadine): 4328 lm
Potenza lampade: 34.0 W
Classificazione lampade secondo CIE: 96
CIE Flux Code: 45 75 93 96 100
Dotazione: 1 x led_970_31 (Fattore di correzione
1.000).


Per un'immagine della
lampada consultare il
nostro catalogo
lampade.

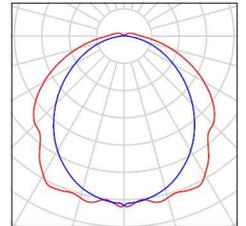




Redattore
 Telefono
 Fax
 e-Mail

LOCALE M.T. / Luce Normale / risultati Luce Normale / Isolinee (E, perpendicolare)

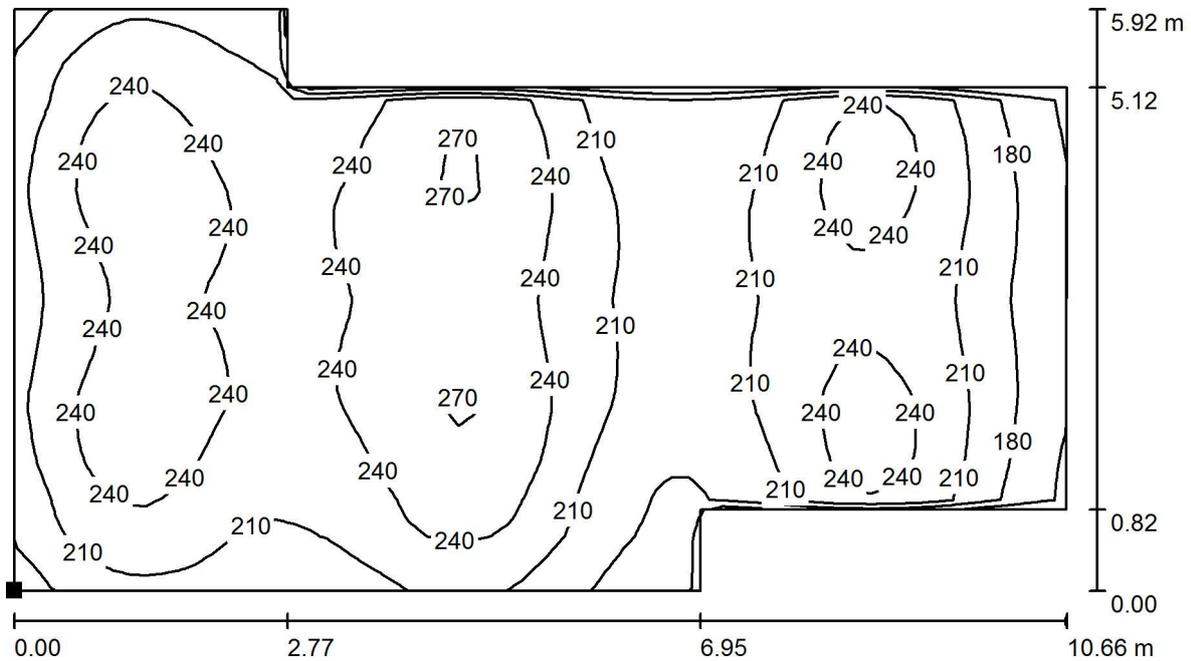

Valori in Lux, Scala 1 : 77

Posizione della superficie nel locale:
 Punto contrassegnato:
 (3.400 m, 2.026 m, 0.850 m)

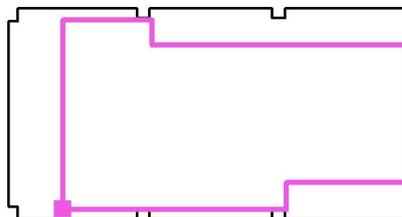

Reticolo: 32 x 64 Punti

E_m [lx]
 223

E_{min} [lx]
 145

E_{max} [lx]
 275


E_{min} / E_m
 0.650

E_{min} / E_{max}
 0.528



Redattore
 Telefono
 Fax
 e-Mail

LOCALE M.T. / Luce Emergenza / Dati di pianificazione

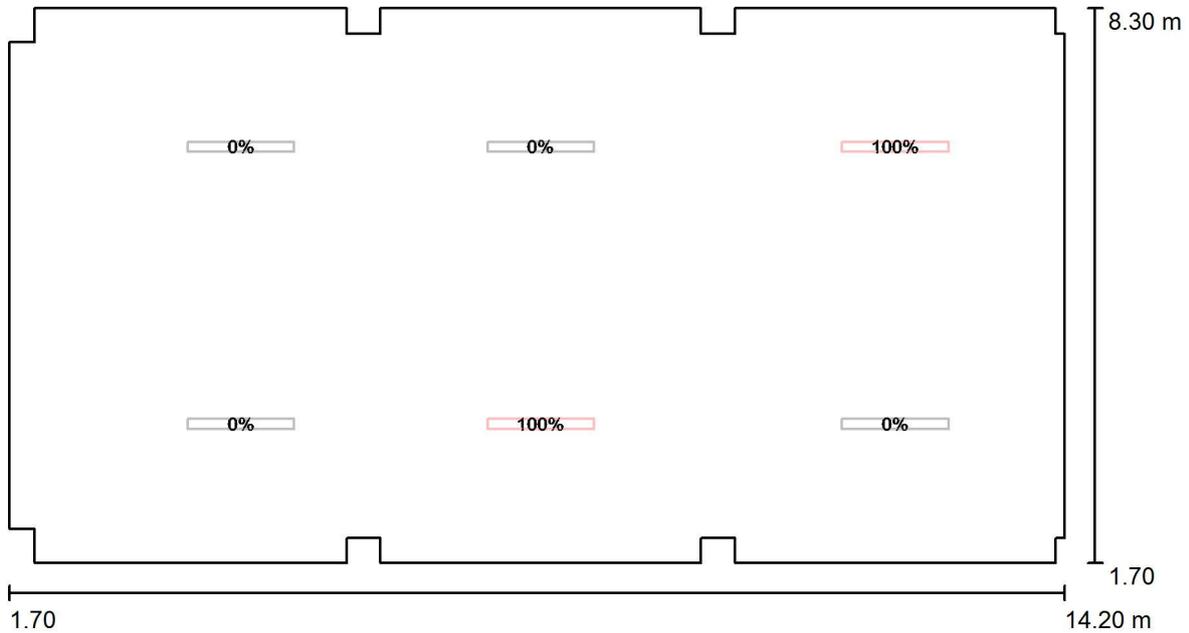


Scala 1 : 90

No.	Gruppo di controllo (Lampada)	Valore di variazione (Totale) [%]
1	Gruppo di controllo EM (Disano Illuminazione SpA 970 LED 34W CLD CELL 970 Thema - LED)	100
	Tutte le altre lampade	0




Redattore
Telefono
Fax
e-Mail

LOCALE M.T. / Luce Emergenza / risultati Luce Emergenza / Isolinee (E, perpendicolare)

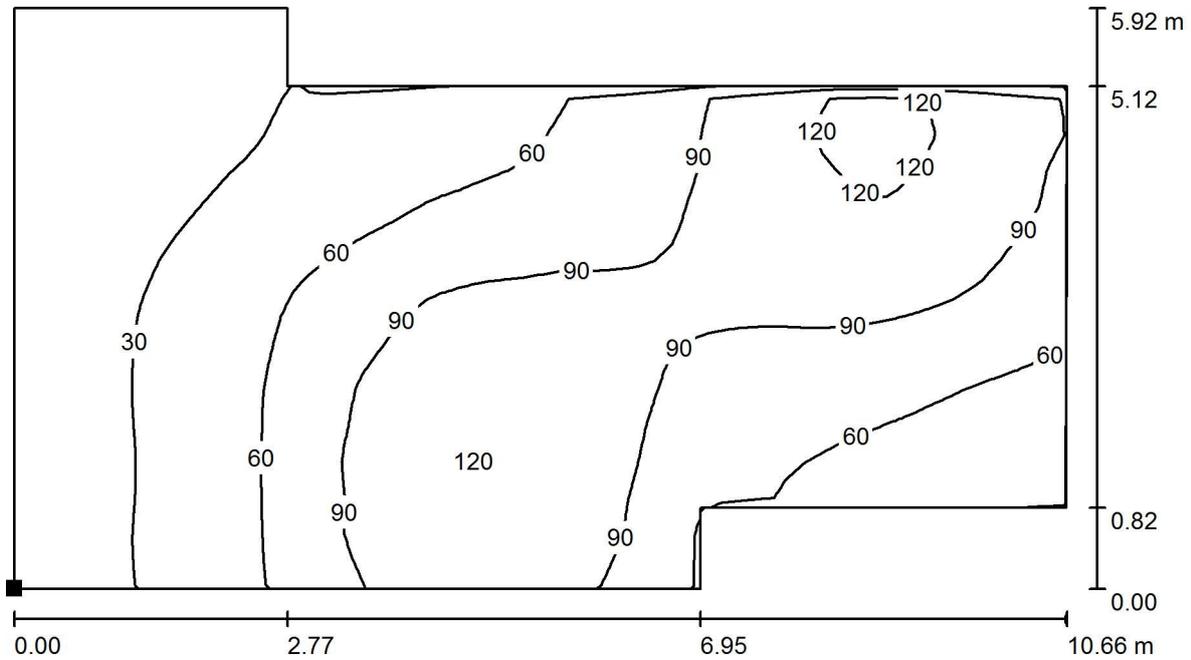

Valori in Lux, Scala 1 : 77

Posizione della superficie nel locale:
Punto contrassegnato:
(3.400 m, 2.026 m, 0.000 m)

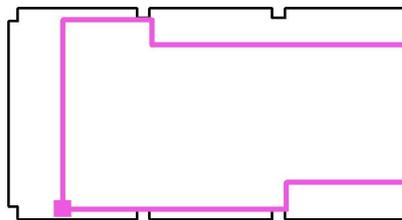

Reticolo: 32 x 64 Punti

E_m [lx]
68

E_{min} [lx]
13

E_{max} [lx]
128

E_{min} / E_m
0.193

E_{min} / E_{max}
0.103




Redattore
Telefono
Fax
e-Mail

LOCALE B.T. / Lista pezzi lampade

3 Pezzo Disano Illuminazione SpA 970 LED 34W CLD
CELL 970 Thema - LED
Articolo No.: 970 LED 34W CLD CELL
Flusso luminoso (Lampada): 4328 lm
Flusso luminoso (Lampadine): 4328 lm
Potenza lampade: 34.0 W
Classificazione lampade secondo CIE: 96
CIE Flux Code: 45 75 93 96 100
Dotazione: 1 x led_970_31 (Fattore di correzione
1.000).


Per un'immagine della
lampada consultare il
nostro catalogo
lampade.

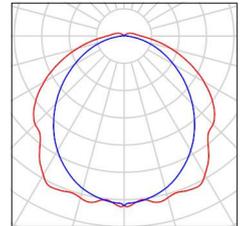




Redattore
 Telefono
 Fax
 e-Mail

LOCALE B.T. / Scena luce Normale / Risultati Luce Normale / Isolinee (E, perpendicolare)

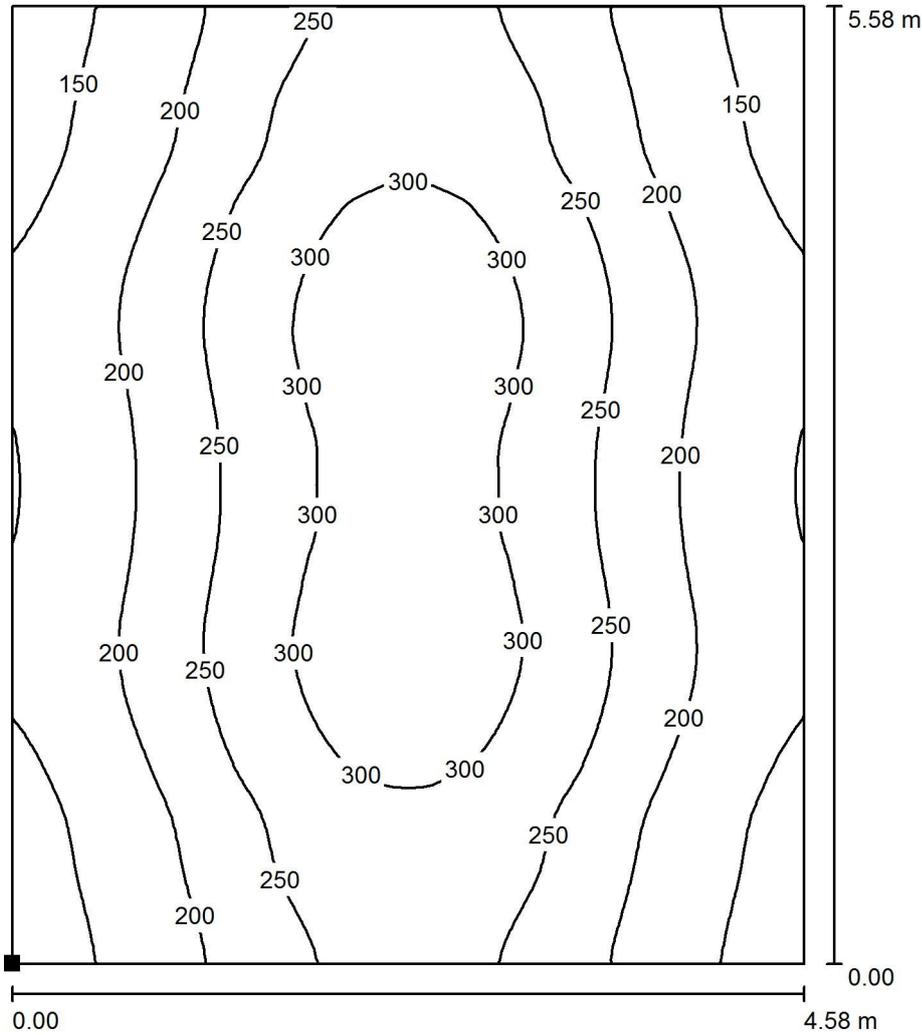

Valori in Lux, Scala 1 : 44

Posizione della superficie nel locale:
 Punto contrassegnato:
 (13.360 m, 0.710 m, 0.850 m)

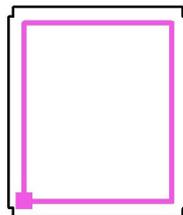

Reticolo: 64 x 64 Punti

E_m [lx]
 232

E_{min} [lx]
 127

E_{max} [lx]
 330


E_{min} / E_m
 0.546

E_{min} / E_{max}
 0.384



Redattore
 Telefono
 Fax
 e-Mail

LOCALE B.T. / Scena luce Emergenza / Dati di pianificazione

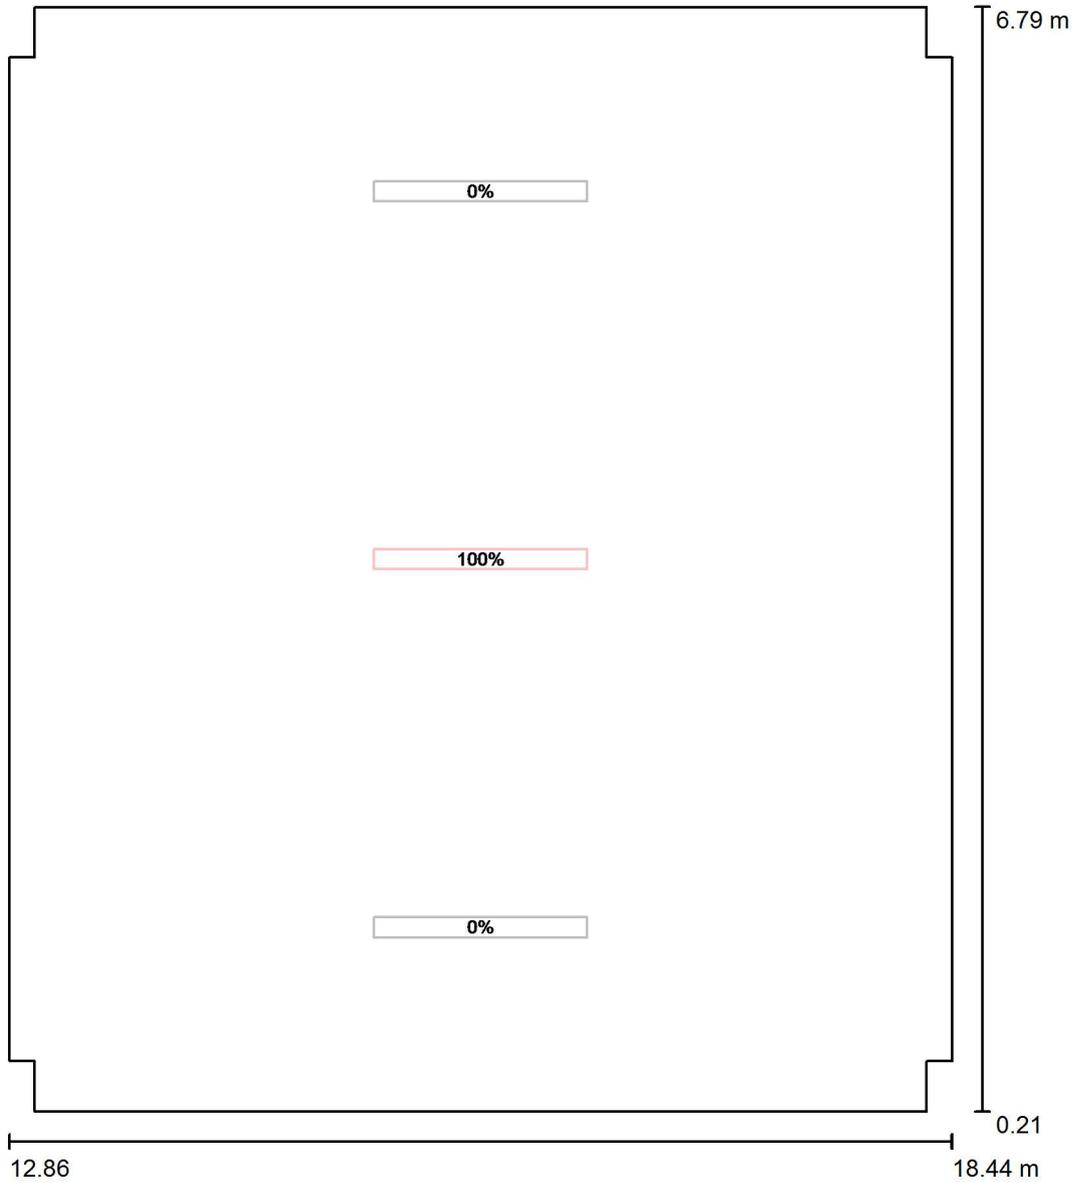


Scala 1 : 45

No.	Gruppo di controllo (Lampada)	Valore di variazione (Totale) [%]
1	Gruppo di controllo EM (Disano Illuminazione SpA 970 LED 34W CLD CELL 970 Thema - LED)	100
	Tutte le altre lampade	0




Redattore
Telefono
Fax
e-Mail

LOCALE B.T. / Scena luce Emergenza / Risultati Luce Emergenza / Isolinee (E, perpendicolare)

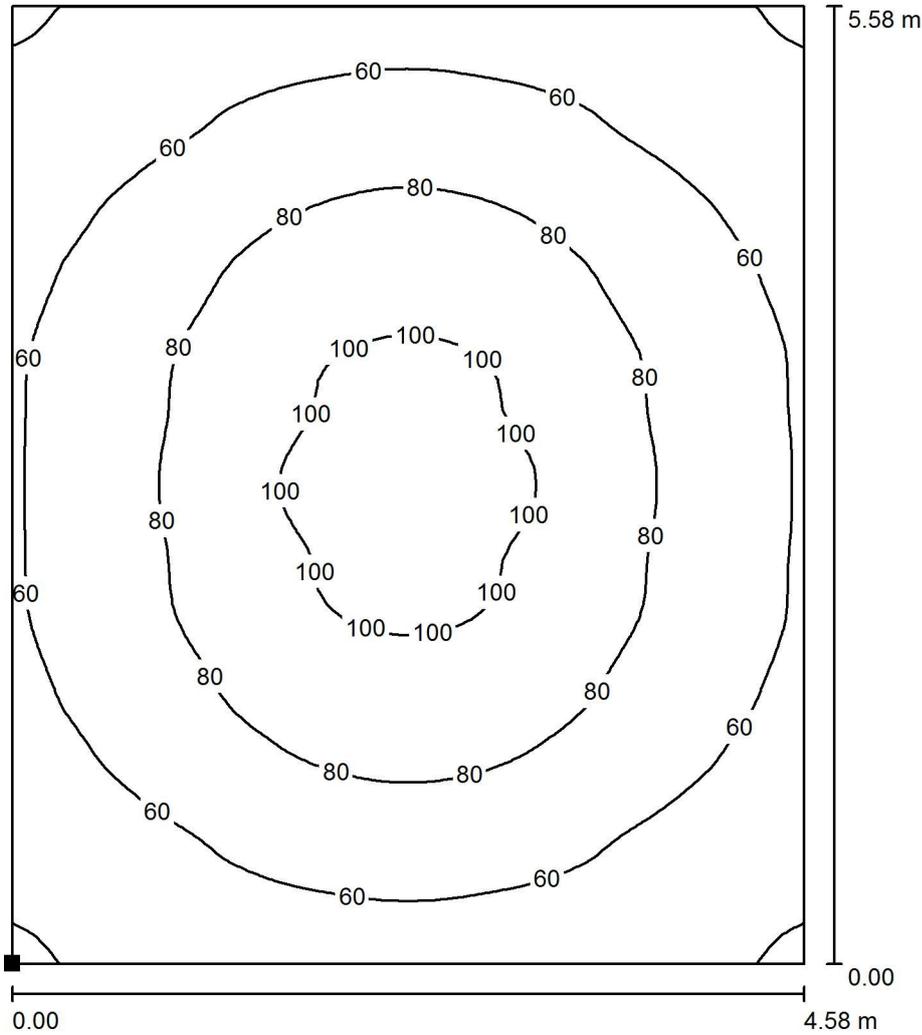

Valori in Lux, Scala 1 : 44

Posizione della superficie nel locale:
Punto contrassegnato:
(13.360 m, 0.710 m, 0.000 m)

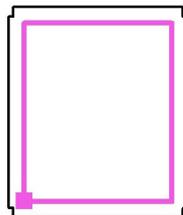

Reticolo: 64 x 64 Punti

E_m [lx]
71

E_{min} [lx]
38

E_{max} [lx]
109

E_{min} / E_m
0.539

E_{min} / E_{max}
0.352




Redattore
Telefono
Fax
e-Mail

LOCALE A DISPOSIZIONE / Lista pezzi lampade

3 Pezzo Disano Illuminazione SpA 970 LED 34W CLD
CELL 970 Thema - LED
Articolo No.: 970 LED 34W CLD CELL
Flusso luminoso (Lampada): 4328 lm
Flusso luminoso (Lampadine): 4328 lm
Potenza lampade: 34.0 W
Classificazione lampade secondo CIE: 96
CIE Flux Code: 45 75 93 96 100
Dotazione: 1 x led_970_31 (Fattore di correzione
1.000).


Per un'immagine della
lampada consultare il
nostro catalogo
lampade.

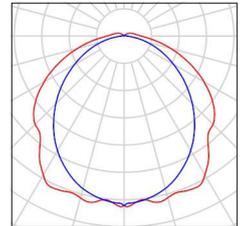




Redattore
Telefono
Fax
e-Mail

LOCALE A DISPOSIZIONE / Scena luce Normale / Risultati Luce Normale / Isolinee (E, perpendicolare)

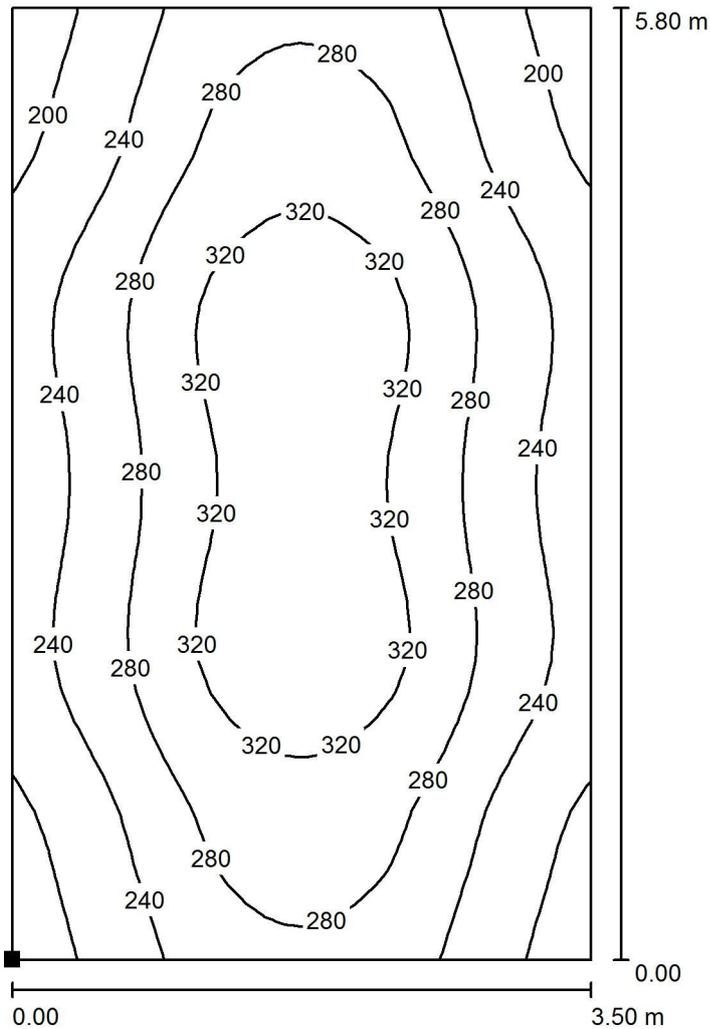

Valori in Lux, Scala 1 : 46

Posizione della superficie nel locale:
Punto contrassegnato:
(18.850 m, 0.600 m, 0.850 m)

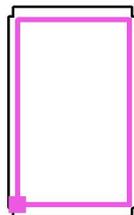

Reticolo: 32 x 32 Punti

E_m [lx]
271

E_{min} [lx]
179

E_{max} [lx]
345


E_{min} / E_m
0.660

E_{min} / E_{max}
0.519



Redattore
 Telefono
 Fax
 e-Mail

LOCALE A DISPOSIZIONE / Scena luce Emergenza / Dati di pianificazione

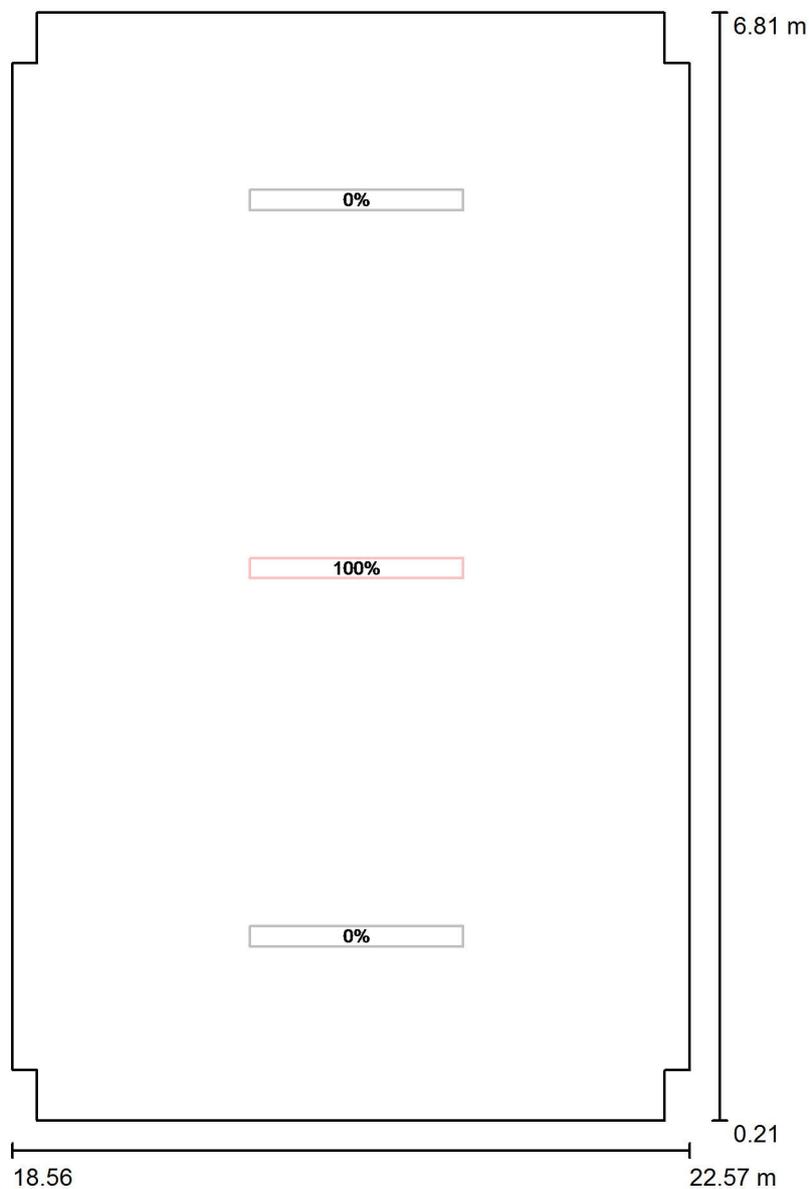


Scala 1 : 45

No.	Gruppo di controllo (Lampada)	Valore di variazione (Totale) [%]
1	Gruppo di controllo EM (Disano Illuminazione SpA 970 LED 34W CLD CELL 970 Thema - LED)	100
	Tutte le altre lampade	0




Redattore
 Telefono
 Fax
 e-Mail

**LOCALE A DISPOSIZIONE / Scena luce Emergenza / Risultati Luce Emergenza /
 Isolinee (E, perpendicolare)**

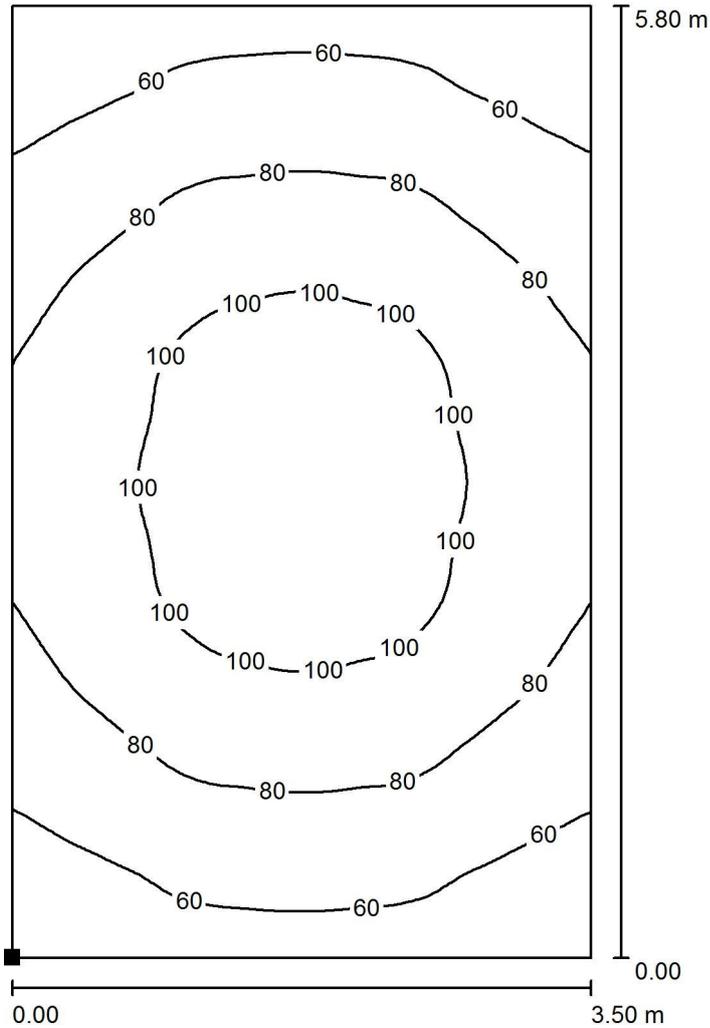

Valori in Lux, Scala 1 : 46

Posizione della superficie nel locale:
 Punto contrassegnato:
 (18.850 m, 0.600 m, 0.000 m)

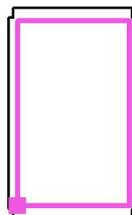

Reticolo: 64 x 64 Punti

E_m [lx]
 81

E_{min} [lx]
 47

E_{max} [lx]
 116

E_{min} / E_m
 0.574


E_{min} / E_{max}
 0.403



Redattore
Telefono
Fax
e-Mail

LOCALE GESTIONE EMERGENZE / Lista pezzi lampade


6 Pezzo Disano 731 Minicomfort LED x4 - UGR<16
Disano 731 4x LED CLD CELL bianco
Articolo No.: 731 Minicomfort LED x4 - UGR<16
Flusso luminoso (Lampada): 4091 lm
Flusso luminoso (Lampadine): 4093 lm
Potenza lampade: 36.9 W
Classificazione lampade secondo CIE: 100
CIE Flux Code: 78 99 100 100 100
Dotazione: 1 x STW8QQ_841_4x (Fattore di
correzione 1.000).

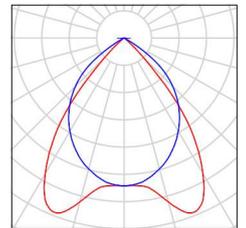




Redattore
 Telefono
 Fax
 e-Mail

**LOCALE GESTIONE EMERGENZE / Scena luce Normale / Risultati Luce Normale /
 Isoleee (E, perpendicolare)**

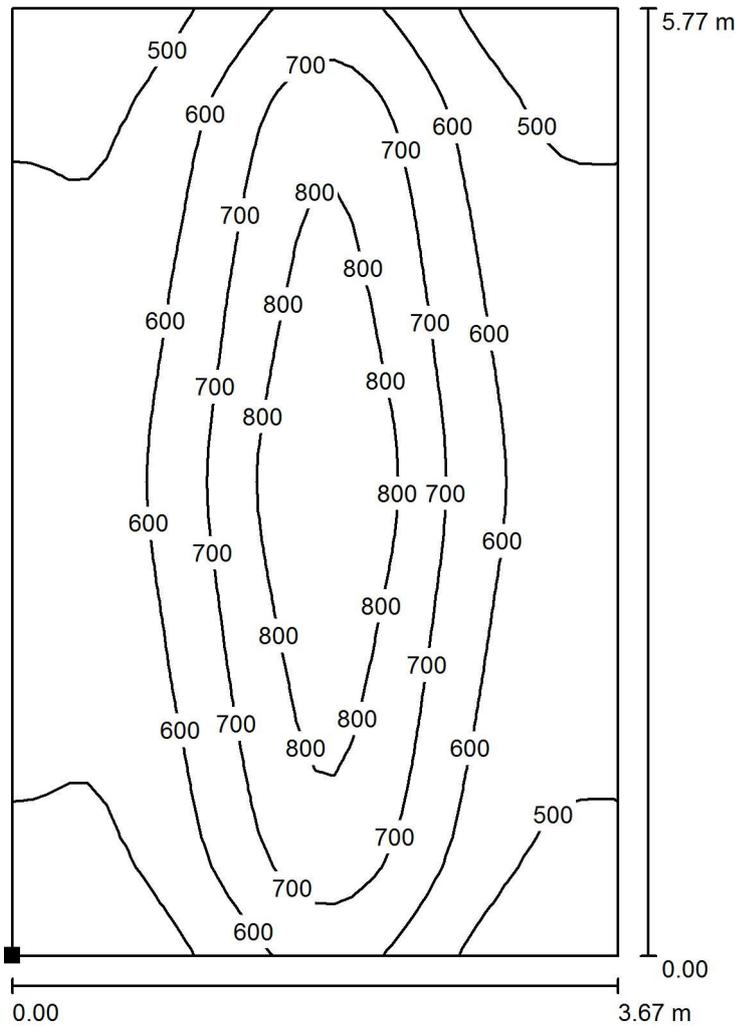

Valori in Lux, Scala 1 : 46

Posizione della superficie nel locale:
 Punto contrassegnato:
 (22.919 m, 0.614 m, 0.850 m)

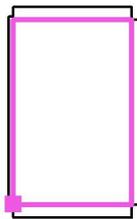


Reticolo: 32 x 32 Punti

E_m [lx]	E_{min} [lx]	E_{max} [lx]	E_{min} / E_m	E_{min} / E_{max}
619	411	895	0.663	0.459



Redattore
 Telefono
 Fax
 e-Mail

LOCALE GESTIONE EMERGENZE / Scena luce Emergenza / Dati di pianificazione

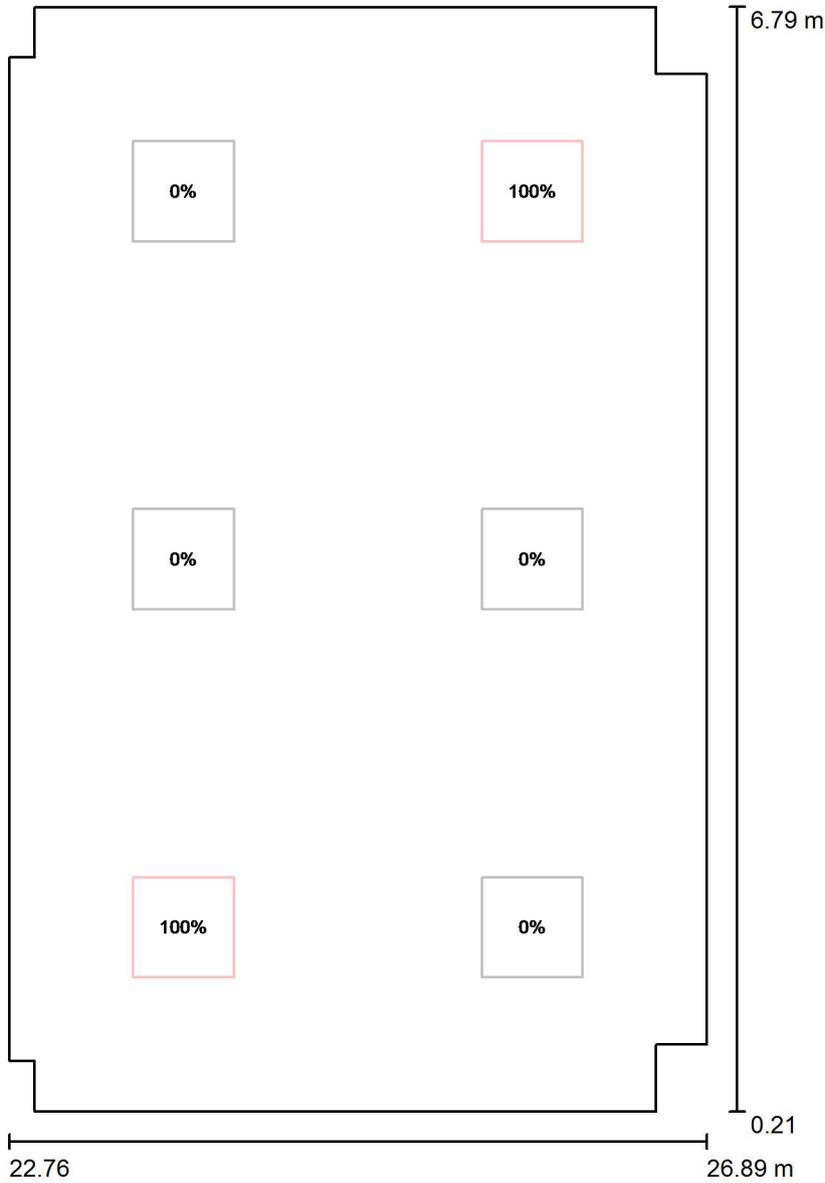


Scala 1 : 45

No.	Gruppo di controllo (Lampada)	Valore di variazione (Totale) [%]
1	Gruppo di controllo EM (Disano 731 Minicomfort LED x4 - UGR<16 Disano 731 4x LED CLD CELL bianco) Tutte le altre lampade	100 0




Redattore
 Telefono
 Fax
 e-Mail

LOCALE GESTIONE EMERGENZE / Scena luce Emergenza / Risultati Luce Emergenza / Isolinee (E, perpendicolare)

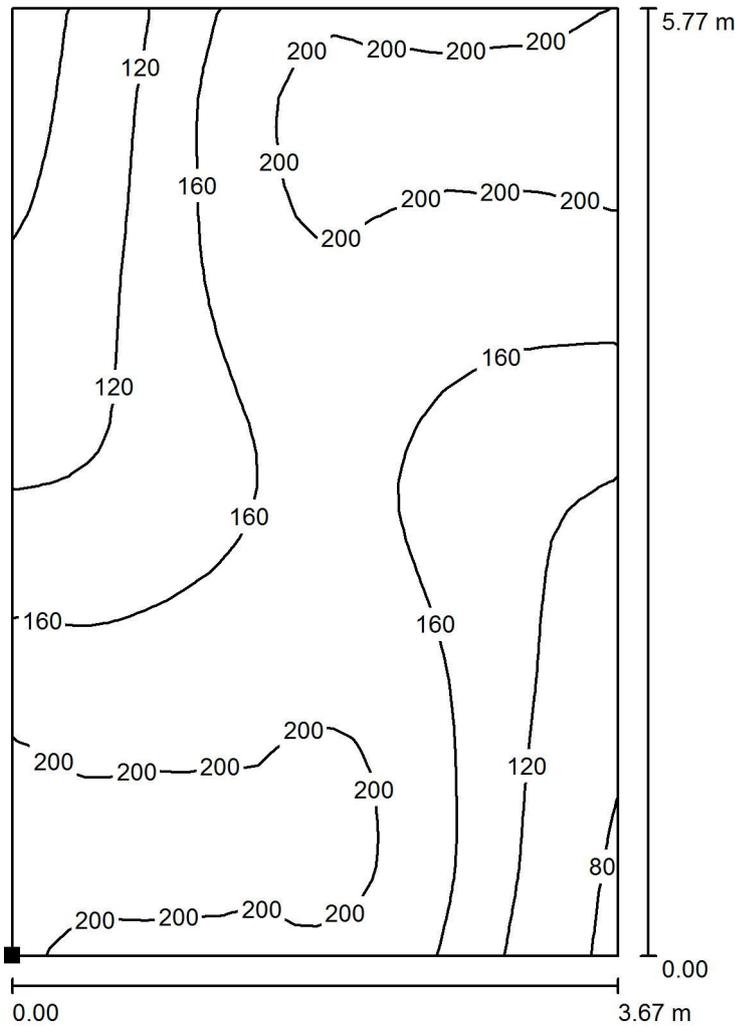

Valori in Lux, Scala 1 : 46

Posizione della superficie nel locale:
 Punto contrassegnato:
 (22.919 m, 0.614 m, 0.000 m)

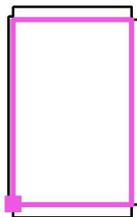

Reticolo: 32 x 32 Punti

E_m [lx]
 163

E_{min} [lx]
 63

E_{max} [lx]
 215

E_{min} / E_m
 0.389

E_{min} / E_{max}
 0.295




Redattore
Telefono
Fax
e-Mail

LOCALE G.E. / Lista pezzi lampade

3 Pezzo Disano Illuminazione SpA 970 LED 34W CLD
CELL 970 Thema - LED
Articolo No.: 970 LED 34W CLD CELL
Flusso luminoso (Lampada): 4328 lm
Flusso luminoso (Lampadine): 4328 lm
Potenza lampade: 34.0 W
Classificazione lampade secondo CIE: 96
CIE Flux Code: 45 75 93 96 100
Dotazione: 1 x led_970_31 (Fattore di correzione
1.000).


Per un'immagine della
lampada consultare il
nostro catalogo
lampade.

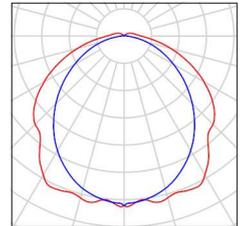



Redattore
 Telefono
 Fax
 e-Mail

LOCALE G.E. / Scena luce Normale / Risultati Luce Normale / Isolinee (E, perpendicolare)

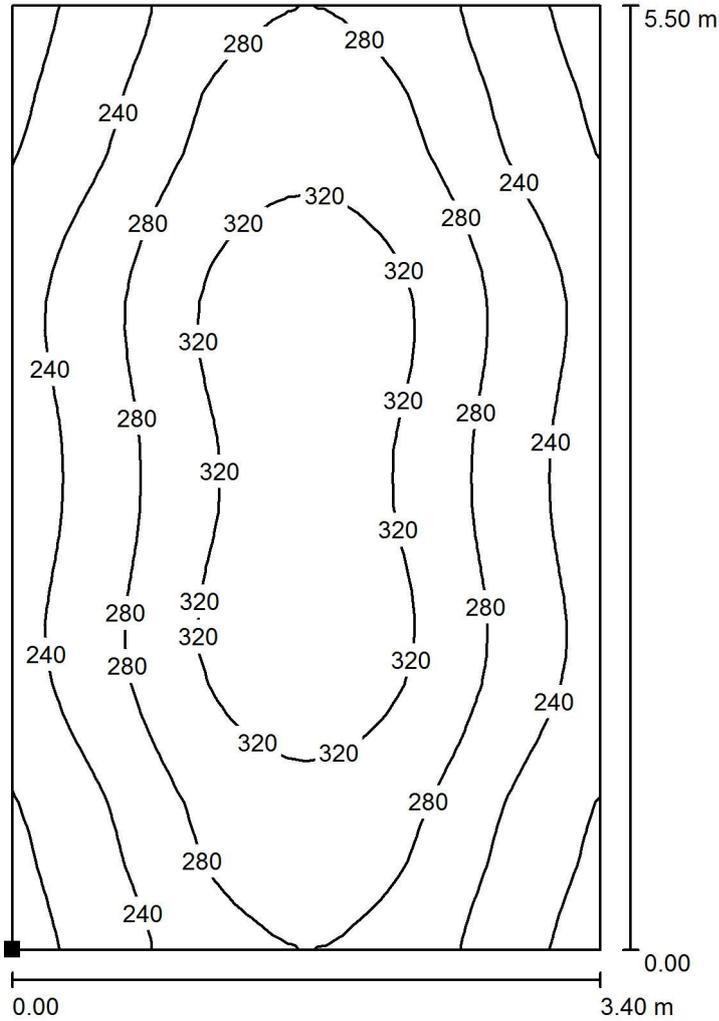

Valori in Lux, Scala 1 : 44

Posizione della superficie nel locale:
 Punto contrassegnato:
 (0.550 m, 0.750 m, 0.850 m)



Reticolo: 32 x 32 Punti

E_m [lx]
 275

E_{min} [lx]
 184

E_{max} [lx]
 344


E_{min} / E_m
 0.669

E_{min} / E_{max}
 0.535



Redattore
 Telefono
 Fax
 e-Mail

LOCALE G.E. / Scena luce Emergenza / Dati di pianificazione

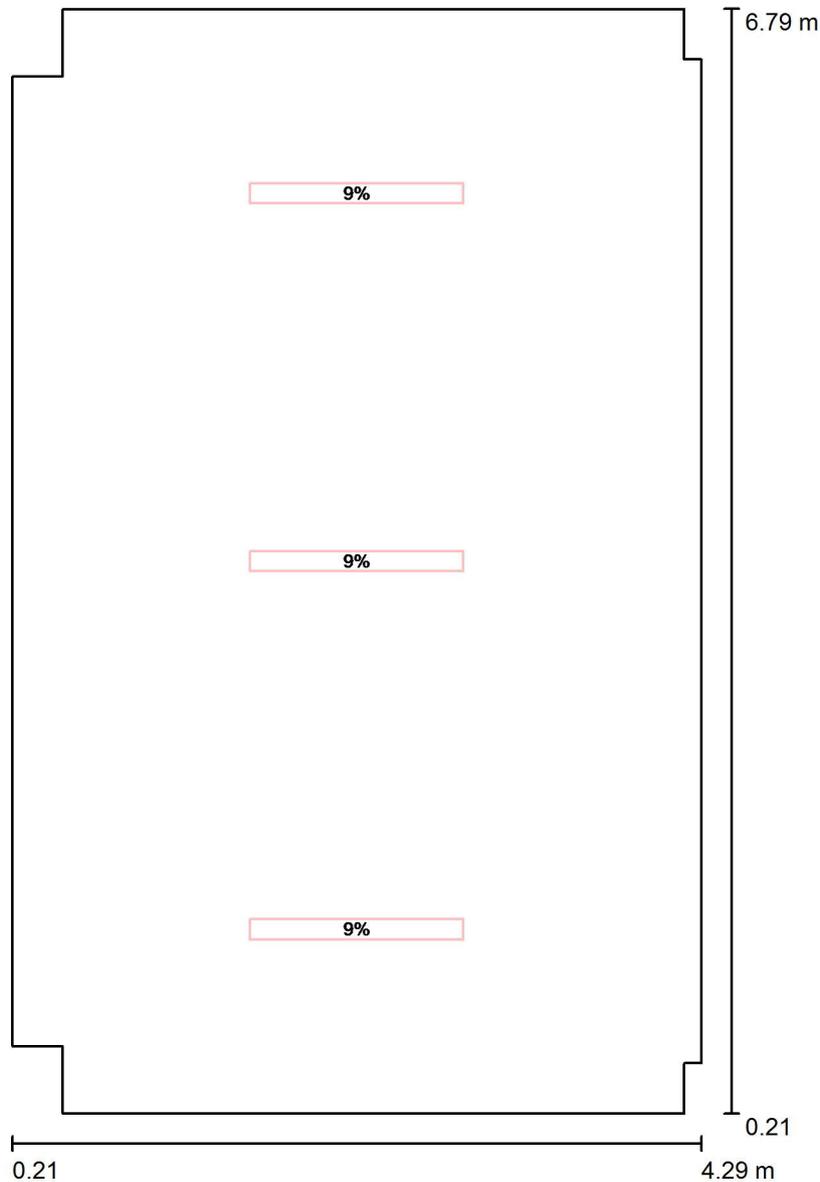


Scala 1 : 45

No.	Gruppo di controllo (Lampada)	Valore di variazione (Totale) [%]
1	Gruppo di controllo EM (Disano Illuminazione SpA 970 LED 34W CLD CELL 970 Thema - LED)	9
	Tutte le altre lampade	0



Redattore
 Telefono
 Fax
 e-Mail

LOCALE G.E. / Scena luce Emergenza / Risultati Luce Emergenza / Isolinee (E, perpendicolare)

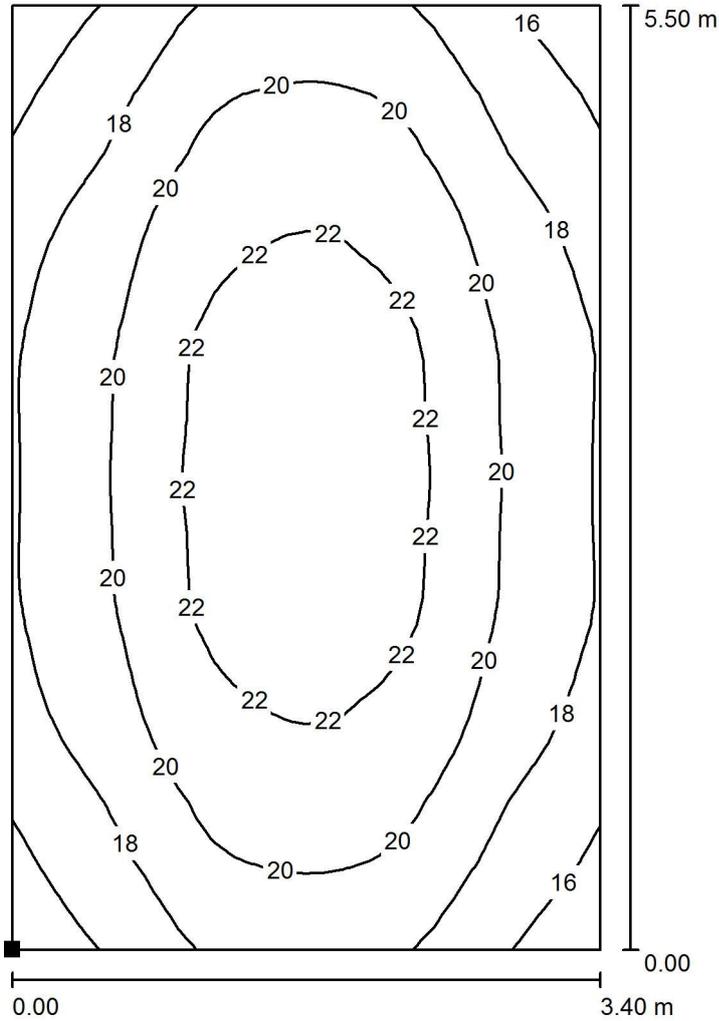

Valori in Lux, Scala 1 : 44

Posizione della superficie nel locale:
 Punto contrassegnato:
 (0.550 m, 0.750 m, 0.000 m)



Reticolo: 32 x 32 Punti

E_m [lx]
 20

E_{min} [lx]
 15

E_{max} [lx]
 23

E_{min} / E_m
 0.748

E_{min} / E_{max}
 0.637




Redattore
Telefono
Fax
e-Mail

LOCALE TIPO (TLC / PPT1 / CENTRALINE) / Lista pezzi lampade

3 Pezzo Disano Illuminazione SpA 970 LED 34W CLD
CELL 970 Thema - LED
Articolo No.: 970 LED 34W CLD CELL
Flusso luminoso (Lampada): 4328 lm
Flusso luminoso (Lampadine): 4328 lm
Potenza lampade: 34.0 W
Classificazione lampade secondo CIE: 96
CIE Flux Code: 45 75 93 96 100
Dotazione: 1 x led_970_31 (Fattore di correzione
1.000).


Per un'immagine della
lampada consultare il
nostro catalogo
lampade.

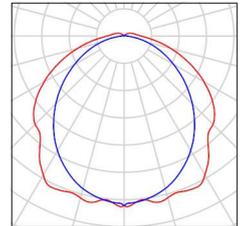




Redattore
 Telefono
 Fax
 e-Mail

LOCALE TIPO (TLC / PPT1 / CENTRALINE) / Scena luce Normale / Risultati Luce Normale / Isolinee (E, perpendicolare)

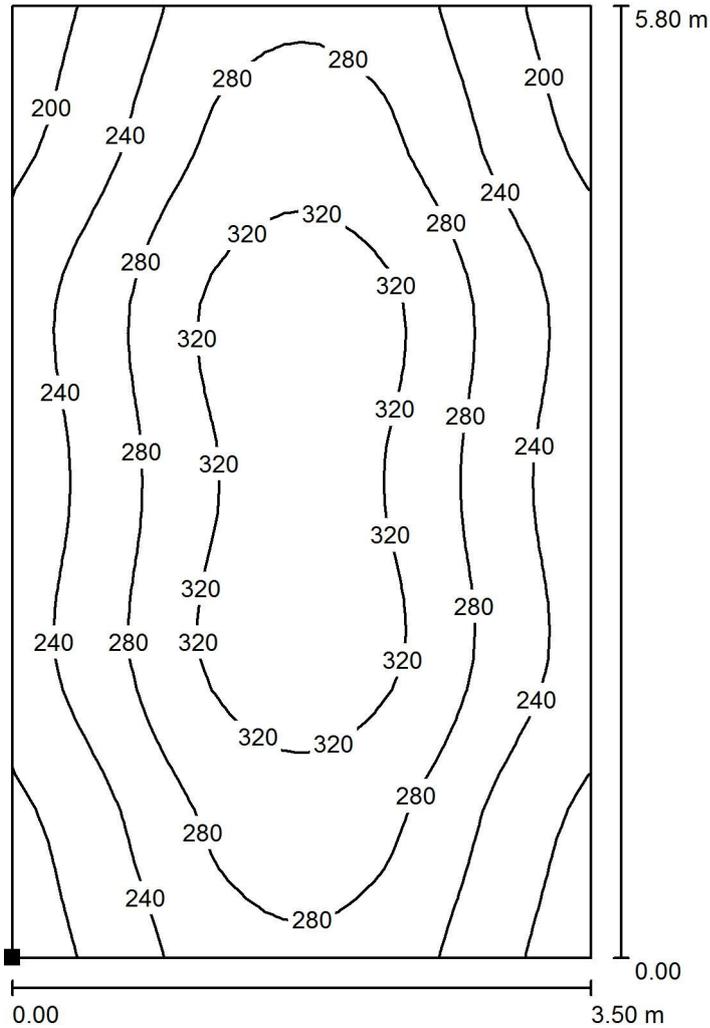

Valori in Lux, Scala 1 : 46

Posizione della superficie nel locale:
 Punto contrassegnato:
 (18.850 m, 0.600 m, 0.850 m)

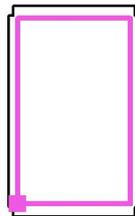

Reticolo: 32 x 32 Punti

E_m [lx]
 271

E_{min} [lx]
 179

E_{max} [lx]
 344


E_{min} / E_m
 0.662

E_{min} / E_{max}
 0.521



Redattore
 Telefono
 Fax
 e-Mail

LOCALE TIPO (TLC / PPT1 / CENTRALINE) / Scena luce Emergenza / Dati di pianificazione

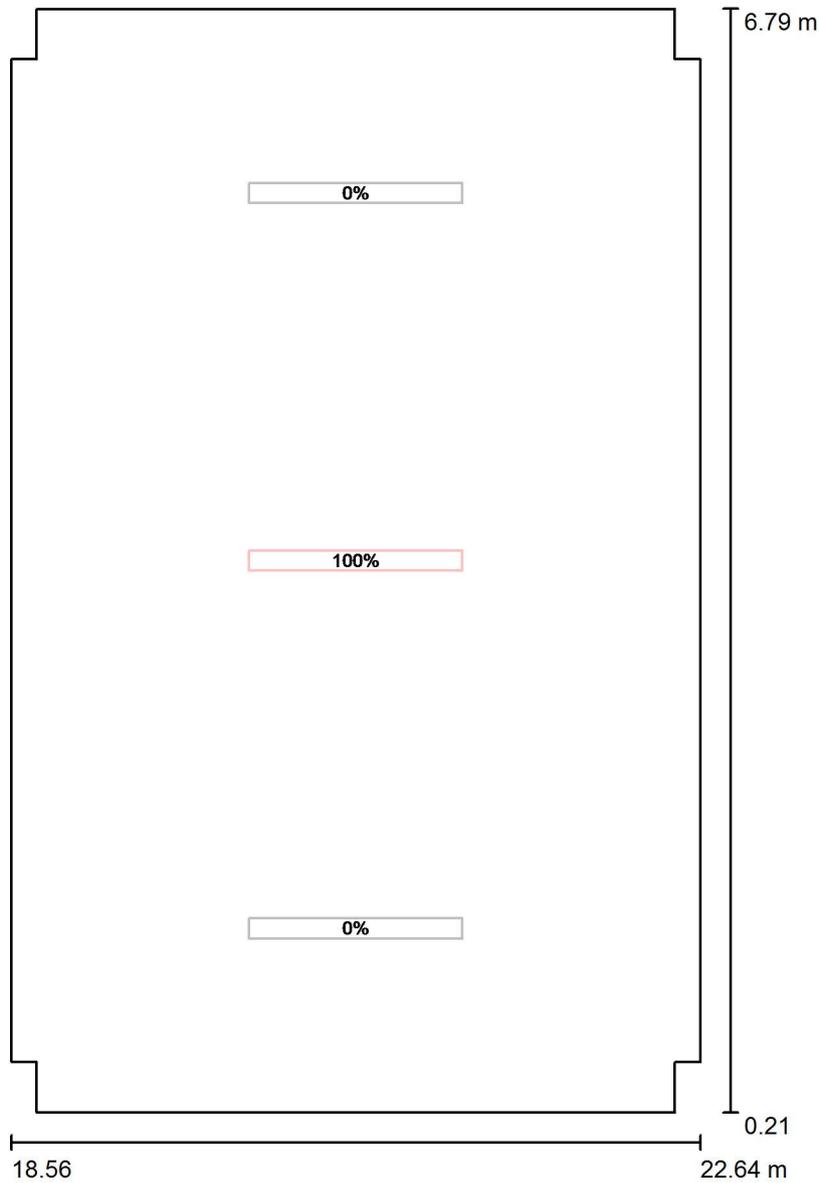


Scala 1 : 45

No.	Gruppo di controllo (Lampada)	Valore di variazione (Totale) [%]
1	Gruppo di controllo EM (Disano Illuminazione SpA 970 LED 34W CLD CELL 970 Thema - LED)	100
	Tutte le altre lampade	0




Redattore
 Telefono
 Fax
 e-Mail

LOCALE TIPO (TLC / PPT1 / CENTRALINE) / Scena luce Emergenza / Risultati Luce Emergenza / Isolinee (E, perpendicolare)

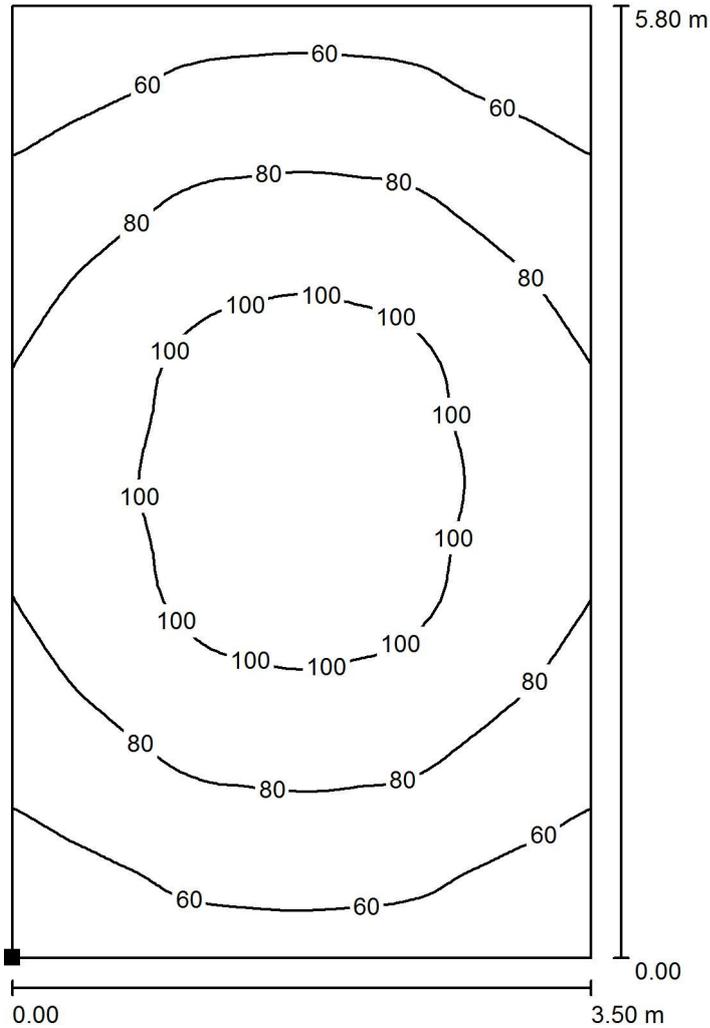

Valori in Lux, Scala 1 : 46

Posizione della superficie nel locale:
 Punto contrassegnato:
 (18.850 m, 0.600 m, 0.000 m)

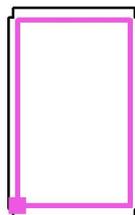

Reticolo: 64 x 64 Punti

E_m [lx]	E_{min} [lx]	E_{max} [lx]	E_{min} / E_m	E_{min} / E_{max}
81	46	115	0.574	0.403




Redattore
Telefono
Fax
e-Mail

LOCALE TECNICO / Lista pezzi lampade

6 Pezzo Disano Illuminazione SpA 970 LED 34W CLD
CELL 970 Thema - LED
Articolo No.: 970 LED 34W CLD CELL
Flusso luminoso (Lampada): 4328 lm
Flusso luminoso (Lampadine): 4328 lm
Potenza lampade: 34.0 W
Classificazione lampade secondo CIE: 96
CIE Flux Code: 45 75 93 96 100
Dotazione: 1 x led_970_31 (Fattore di correzione
1.000).


Per un'immagine della
lampada consultare il
nostro catalogo
lampade.

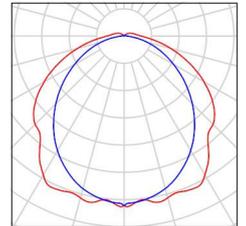




Redattore
Telefono
Fax
e-Mail

LOCALE TECNICO / Scena luce Normale / Superficie di calcolo Normale / Isolinee (E, perpendicolare)

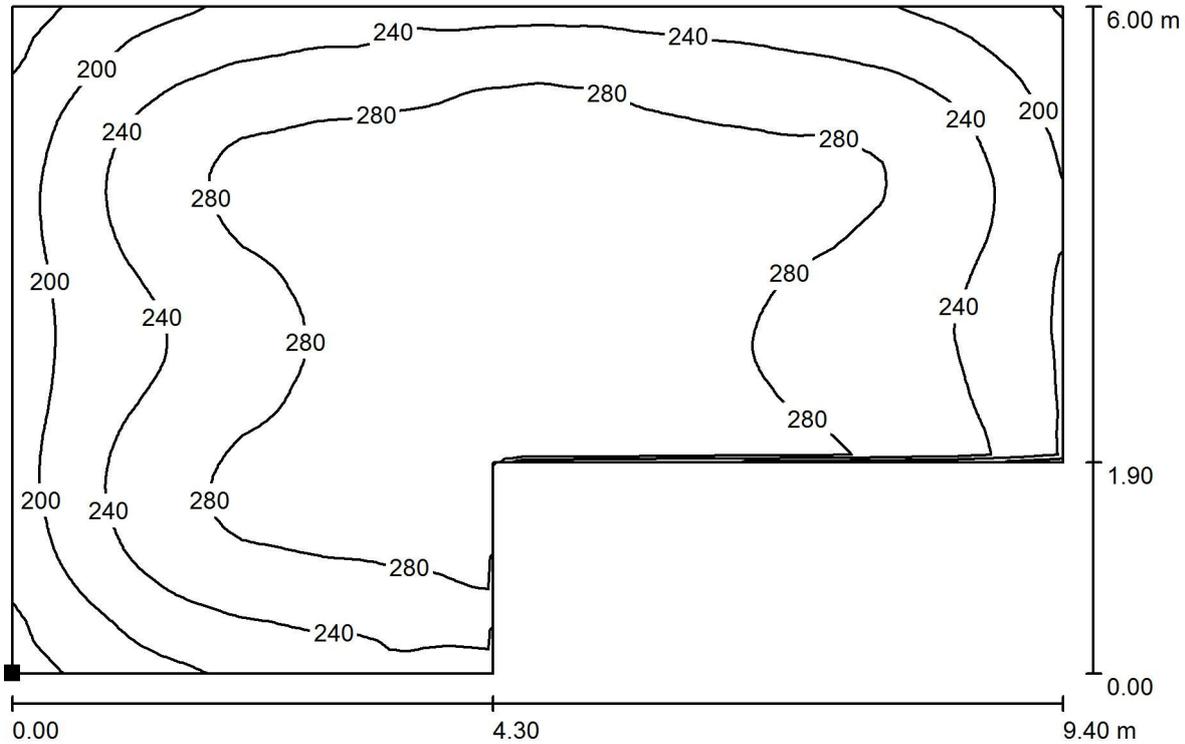

Valori in Lux, Scala 1 : 68

Posizione della superficie nel locale:
Punto contrassegnato:
(0.399 m, -14.706 m, 0.850 m)

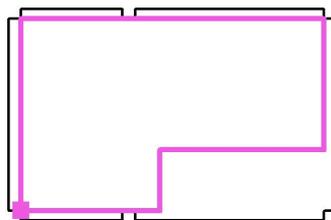

Reticolo: 64 x 64 Punti

E_m [lx]
259

E_{min} [lx]
143

E_{max} [lx]
319


E_{min} / E_m
0.553

E_{min} / E_{max}
0.449



Redattore
 Telefono
 Fax
 e-Mail

LOCALE TECNICO / Scena luce Emergenza / Dati di pianificazione

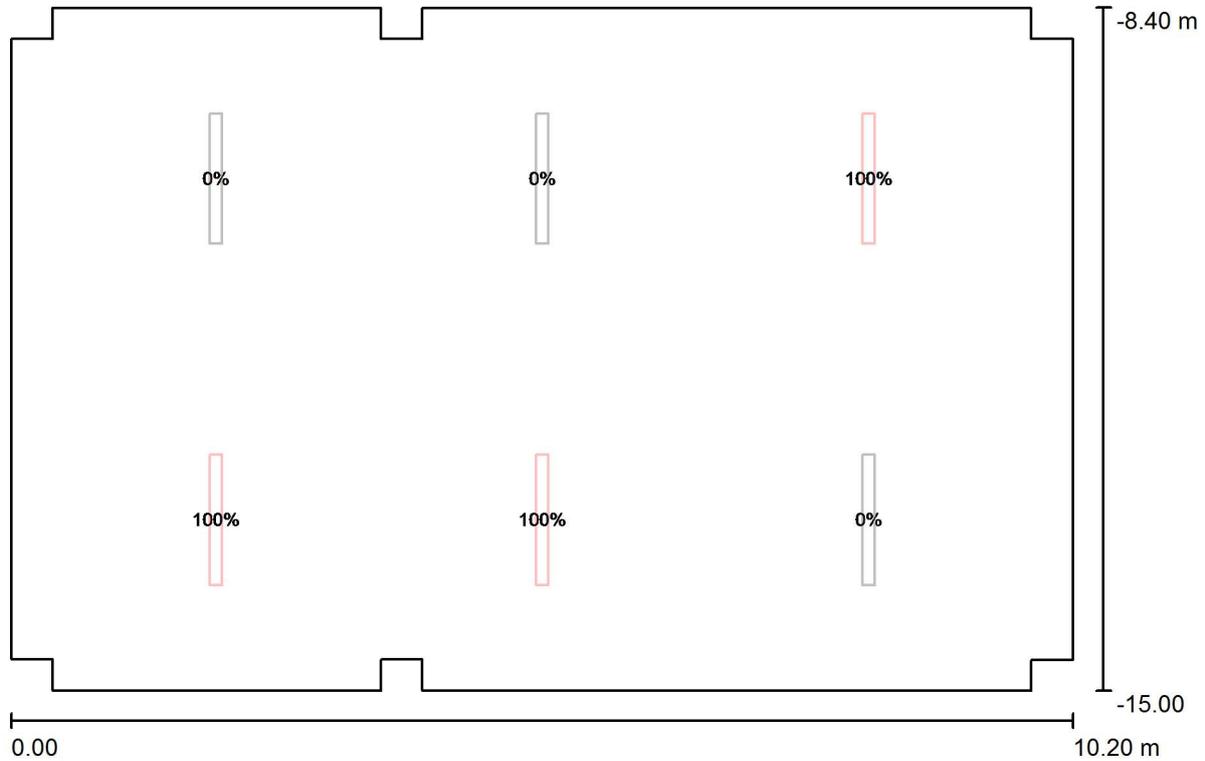


Scala 1 : 73

No.	Gruppo di controllo (Lampada)	Valore di variazione (Totale) [%]
1	Gruppo di controllo Emergenza (Disano Illuminazione SpA 970 LED 34W CLD CELL 970 Thema - LED)	100
	Tutte le altre lampade	0




Redattore
Telefono
Fax
e-Mail

**LOCALE TECNICO / Scena luce Emergenza / Superficie di calcolo Emergenza /
Isolinee (E, perpendicolare)**

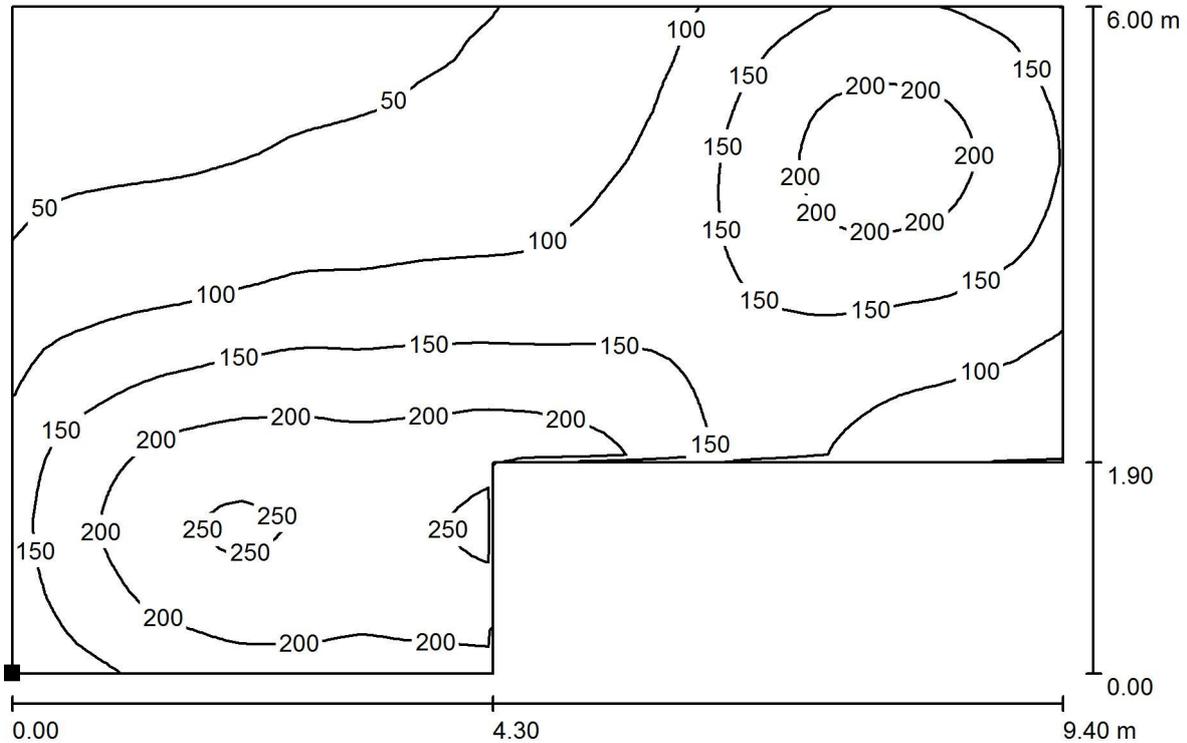

Valori in Lux, Scala 1 : 68

Posizione della superficie nel locale:
Punto contrassegnato:
(0.399 m, -14.706 m, 1.000 m)

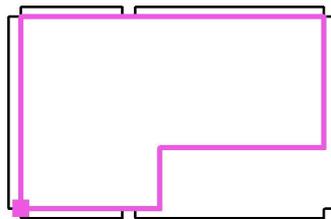

Reticolo: 64 x 64 Punti

E_m [lx]	E_{min} [lx]	E_{max} [lx]	E_{min} / E_m	E_{min} / E_{max}
135	26	259	0.191	0.100




Redattore
Telefono
Fax
e-Mail

Locale Pompe / Lista pezzi lampade

4 Pezzo Disano Illuminazione SpA 970 LED 34W CLD
CELL 970 Thema - LED
Articolo No.: 970 LED 34W CLD CELL
Flusso luminoso (Lampada): 4328 lm
Flusso luminoso (Lampadine): 4328 lm
Potenza lampade: 34.0 W
Classificazione lampade secondo CIE: 96
CIE Flux Code: 45 75 93 96 100
Dotazione: 1 x led_970_31 (Fattore di correzione
1.000).


Per un'immagine della
lampada consultare il
nostro catalogo
lampade.

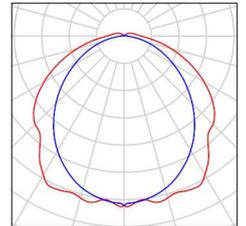




Redattore
Telefono
Fax
e-Mail

Locale Pompe / Scena luce Normale / Superficie di calcolo / Isolinee (E, perpendicolare)

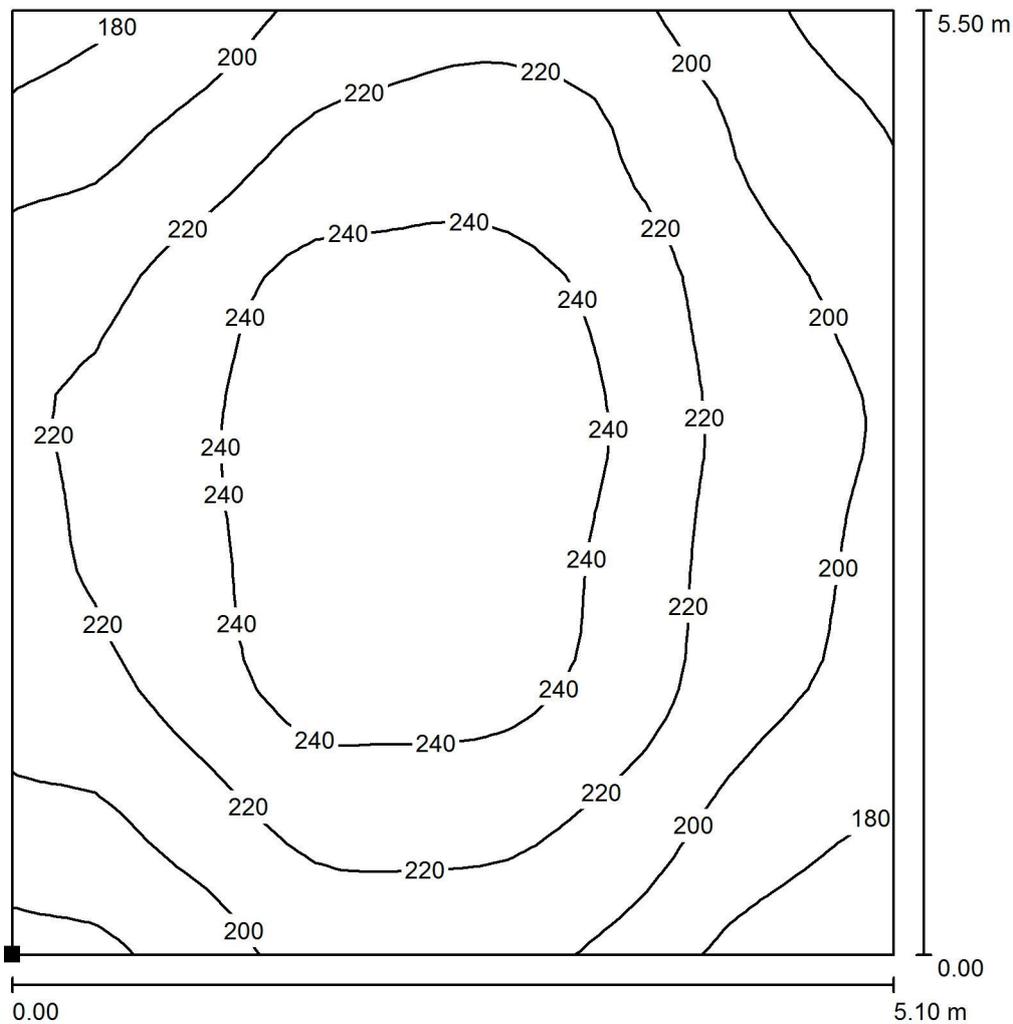

Valori in Lux, Scala 1 : 44

Posizione della superficie nel locale:
Punto contrassegnato:
(-1.750 m, -14.450 m, 0.000 m)

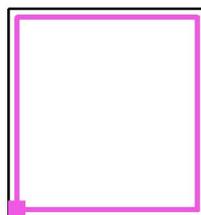

Reticolo: 32 x 32 Punti

E_m [lx]
219

E_{min} [lx]
162

E_{max} [lx]
257


E_{min} / E_m
0.740

E_{min} / E_{max}
0.629



Redattore
 Telefono
 Fax
 e-Mail

Locale Pompe / Scena luce Emergenza / Dati di pianificazione

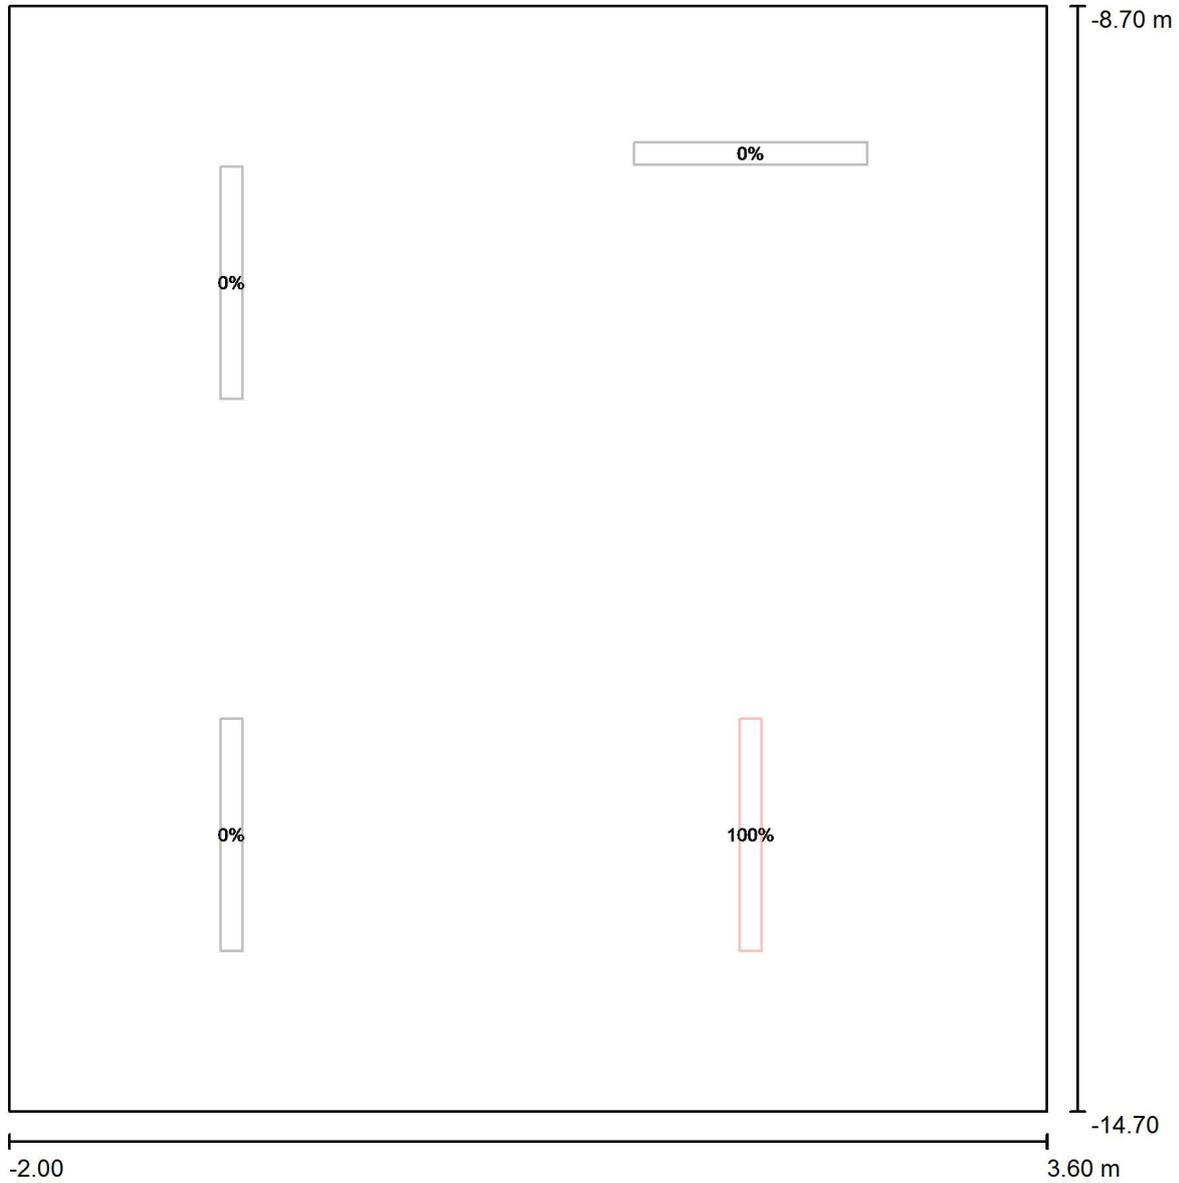


Scala 1 : 41

No.	Gruppo di controllo (Lampada)	Valore di variazione (Totale) [%]
1	Gruppo di controllo Emergenza (Disano Illuminazione SpA 970 LED 34W CLD CELL 970 Thema - LED)	100
	Tutte le altre lampade	0




Redattore
Telefono
Fax
e-Mail

Locale Pompe / Scena luce Emergenza / Superficie di calcolo / Isolinee (E, perpendicolare)

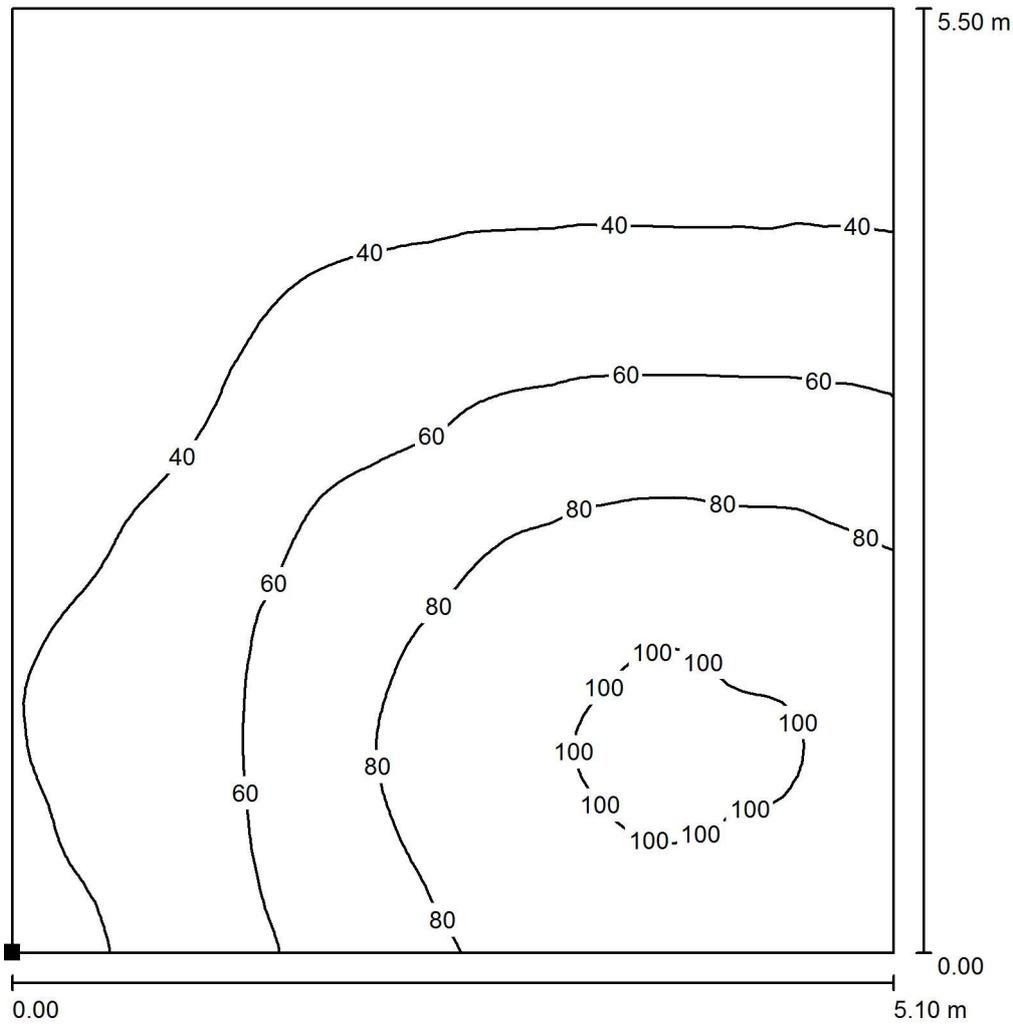

Valori in Lux, Scala 1 : 44

Posizione della superficie nel locale:
Punto contrassegnato:
(-1.750 m, -14.450 m, 0.000 m)

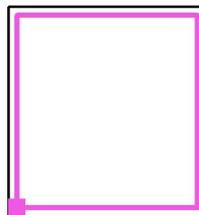

Reticolo: 64 x 64 Punti

E_m [lx]
57

E_{min} [lx]
20

E_{max} [lx]
105


E_{min} / E_m
0.358

E_{min} / E_{max}
0.194



Redattore
 Telefono
 Fax
 e-Mail

SCALA LOCALE POMPE / Scena luce Normale / Superficie di calcolo N 1 / Isolinee (E, perpendicolare)

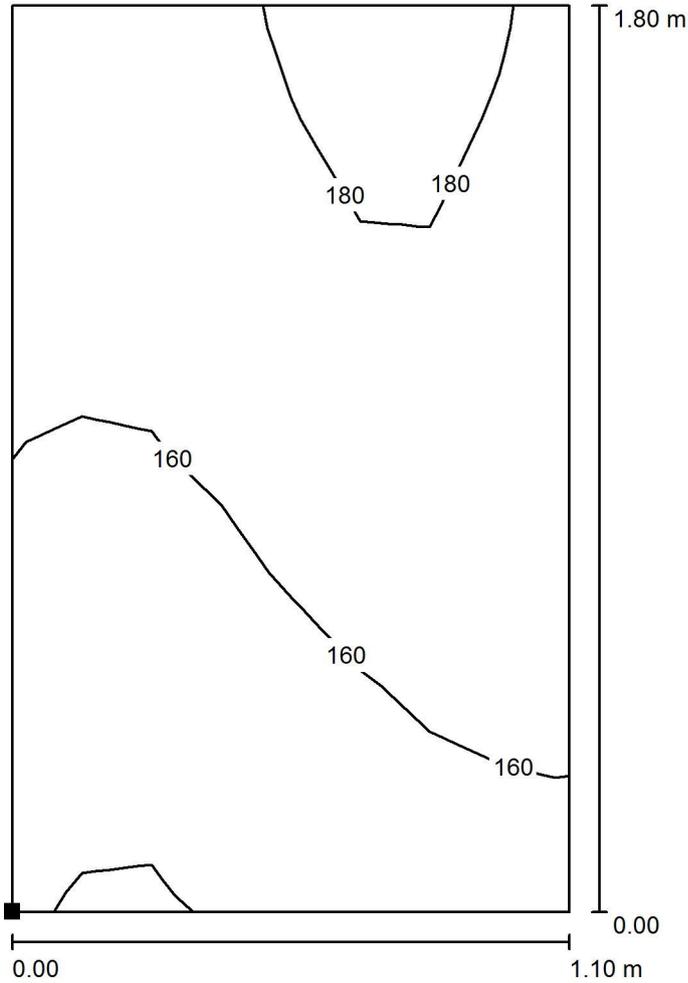

Valori in Lux, Scala 1 : 15

Posizione della superficie nel locale:
 Punto contrassegnato:
 (3.900 m, -14.700 m, 0.000 m)




Reticolo: 8 x 8 Punti

E_m [lx]	E_{min} [lx]	E_{max} [lx]	E_{min} / E_m	E_{min} / E_{max}
164	137	189	0.836	0.725



Redattore
 Telefono
 Fax
 e-Mail

SCALA LOCALE POMPE / Scena luce Normale / Superficie di calcolo N 2 / Iso linee (E, perpendicolare)

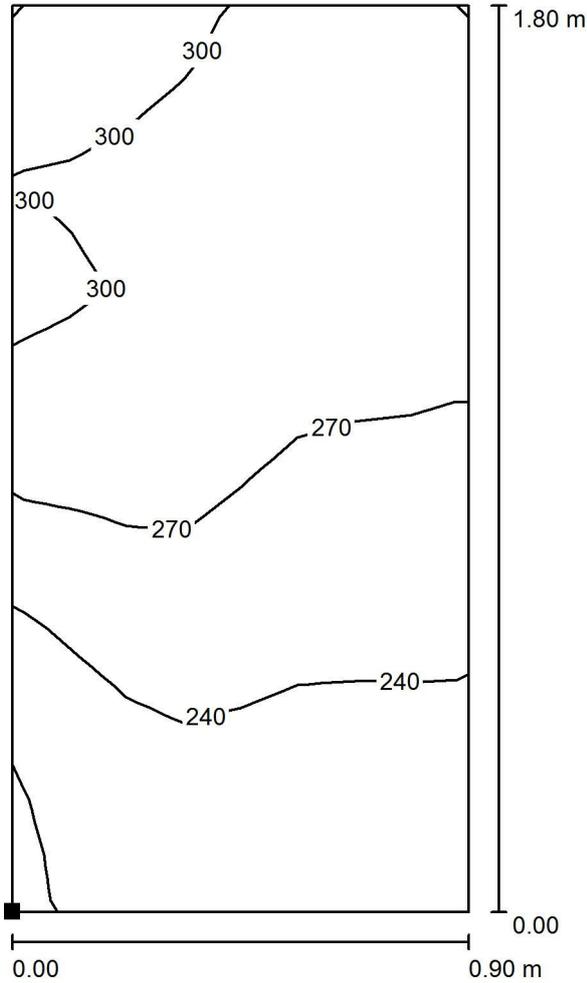

Valori in Lux, Scala 1 : 15

Posizione della superficie nel locale:
 Punto contrassegnato:
 (9.200 m, -14.700 m, 2.710 m)



Reticolo: 8 x 16 Punti

E_m [lx]
 265

E_{min} [lx]
 202

E_{max} [lx]
 311


E_{min} / E_m
 0.761

E_{min} / E_{max}
 0.648




Redattore
 Telefono
 Fax
 e-Mail

SCALA LOCALE POMPE / Scena luce Normale / Superficie di calcolo N 3 / Isolinee (E, perpendicolare)

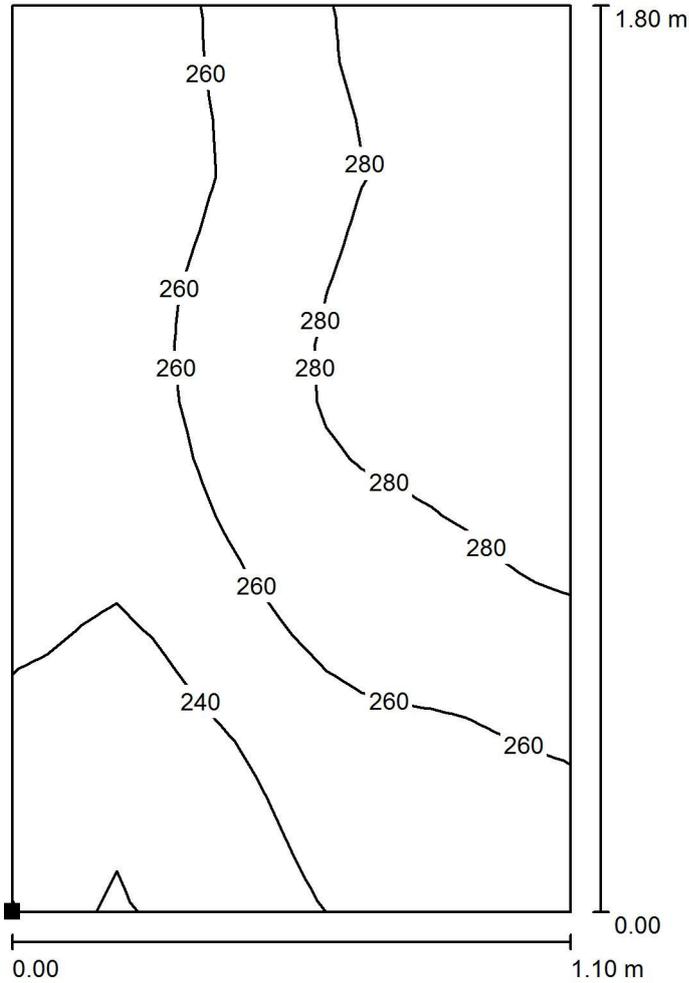

Valori in Lux, Scala 1 : 15

Posizione della superficie nel locale:
 Punto contrassegnato:
 (3.900 m, -14.700 m, 5.410 m)

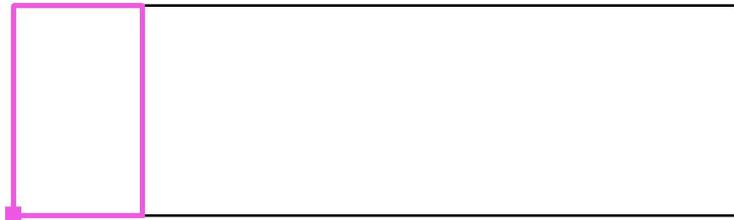


Reticolo: 16 x 16 Punti

E_m [lx]	E_{min} [lx]	E_{max} [lx]	E_{min} / E_m	E_{min} / E_{max}
262	217	297	0.827	0.729




Redattore
 Telefono
 Fax
 e-Mail

SCALA LOCALE POMPE / Scena luce Normale / Superficie di calcolo N 4 / Isolinee (E, perpendicolare)

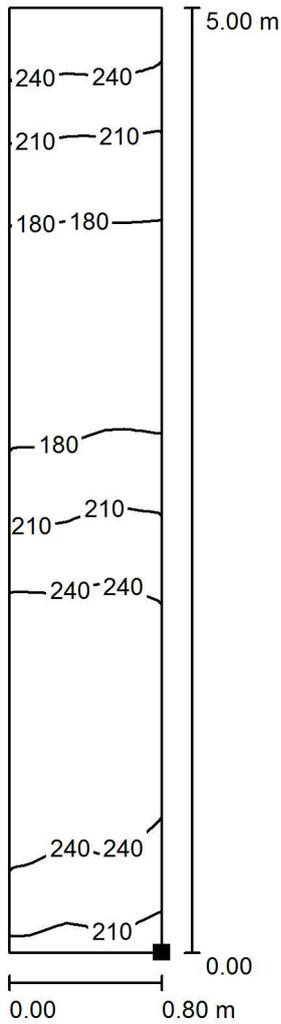

Posizione della superficie nel locale:
 Punto contrassegnato:
 (4.954 m, -13.699 m, 0.212 m)

Valori in Lux, Scala 1 : 40

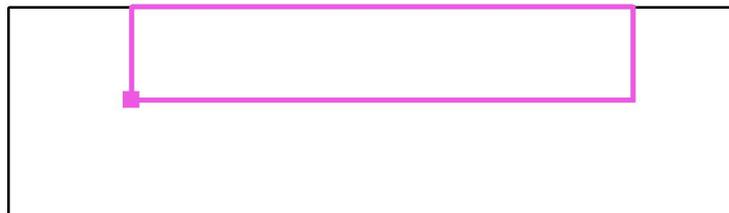


Reticolo: 32 x 8 Punti

E_m [lx]	E_{min} [lx]	E_{max} [lx]	E_{min} / E_m	E_{min} / E_{max}
217	161	272	0.740	0.591




Redattore
 Telefono
 Fax
 e-Mail

SCALA LOCALE POMPE / Scena luce Normale / Superficie di calcolo N 5 / Isolinee (E, perpendicolare)

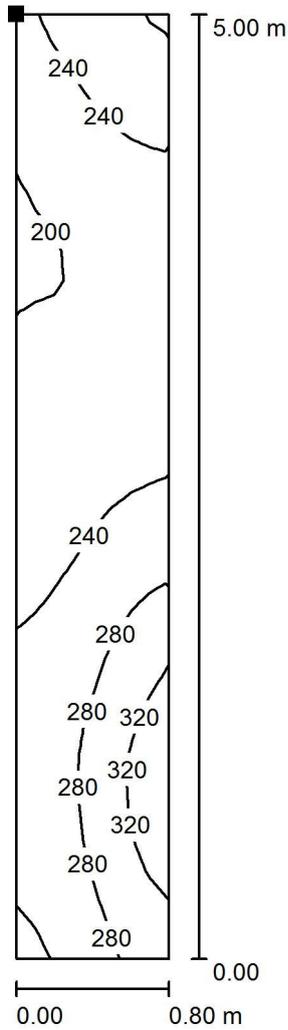

Posizione della superficie nel locale:
 Punto contrassegnato:
 (5.007 m, -14.700 m, 5.488 m)

Valori in Lux, Scala 1 : 40

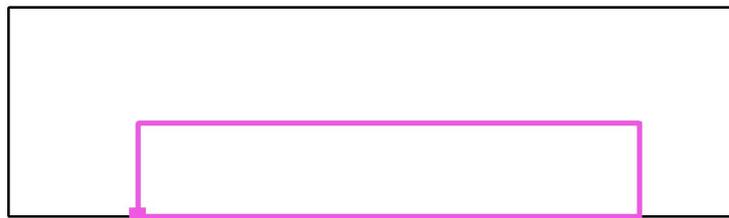

Reticolo: 32 x 8 Punti

E_m [lx]
 248

E_{min} [lx]
 195

E_{max} [lx]
 353


E_{min} / E_m
 0.788

E_{min} / E_{max}
 0.554



Redattore
 Telefono
 Fax
 e-Mail

SCALA LOCALE POMPE / Scena luce Emergenza / Dati di pianificazione

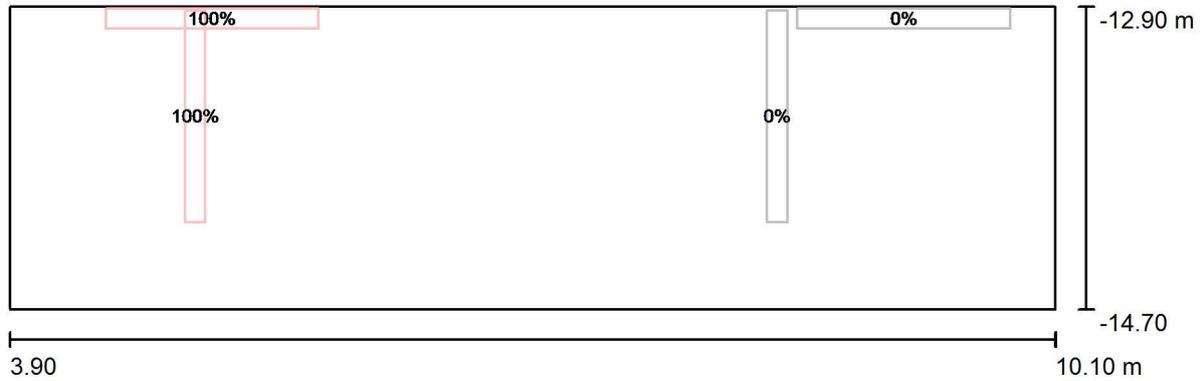


Scala 1 : 45

No.	Gruppo di controllo (Lampada)	Valore di variazione (Totale) [%]
1	Gruppo di controllo Emergenza (Disano Illuminazione SpA 970 LED 34W CLD CELL 970 Thema - LED)	100
	Tutte le altre lampade	0




Redattore
 Telefono
 Fax
 e-Mail

SCALA LOCALE POMPE / Scena luce Emergenza / Superficie di calcolo N 1 / Isolinee (E, perpendicolare)

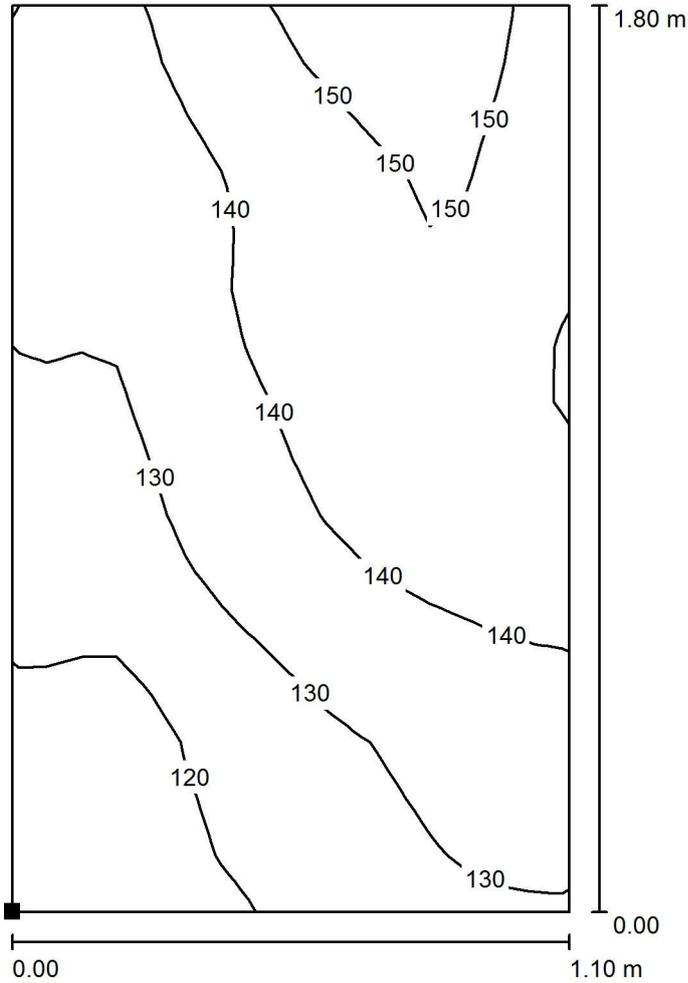

Valori in Lux, Scala 1 : 15

Posizione della superficie nel locale:
 Punto contrassegnato:
 (3.900 m, -14.700 m, 0.000 m)

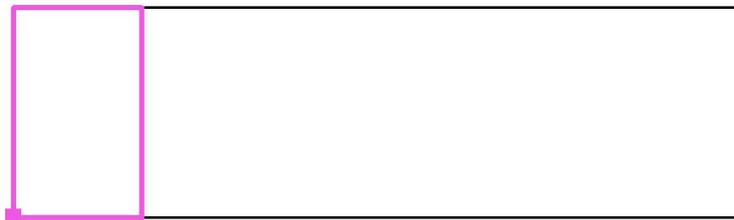


Reticolo: 16 x 16 Punti

E_m [lx]	E_{min} [lx]	E_{max} [lx]	E_{min} / E_m	E_{min} / E_{max}
136	111	159	0.816	0.697



Redattore
 Telefono
 Fax
 e-Mail

SCALA LOCALE POMPE / Scena luce Emergenza / Superficie di calcolo N 2 / Iso linee (E, perpendicolare)

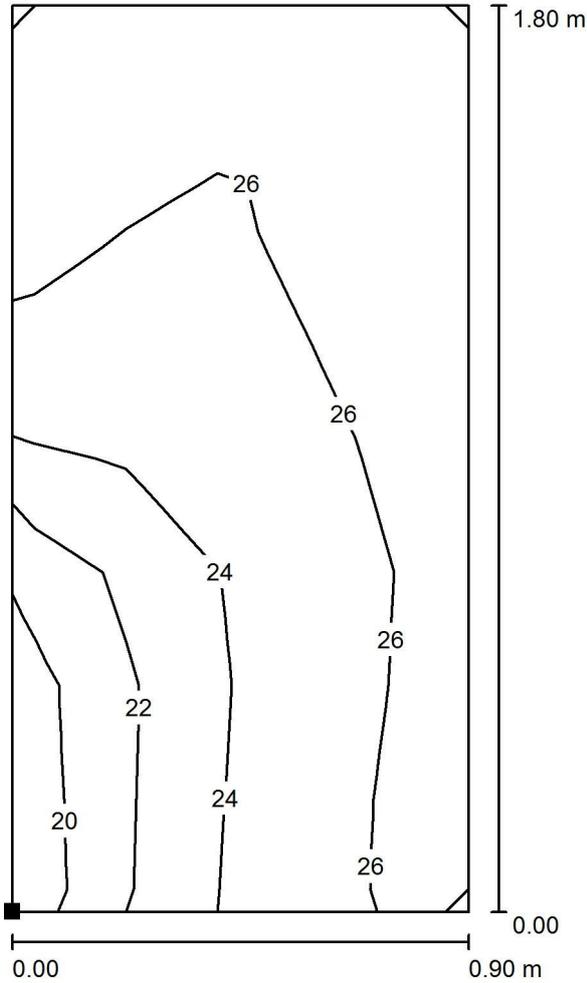

Valori in Lux, Scala 1 : 15

Posizione della superficie nel locale:
 Punto contrassegnato:
 (9.200 m, -14.700 m, 2.710 m)




Reticolo: 4 x 8 Punti

E_m [lx]	E_{min} [lx]	E_{max} [lx]	E_{min} / E_m	E_{min} / E_{max}
25	18	28	0.726	0.656



Redattore
 Telefono
 Fax
 e-Mail

SCALA LOCALE POMPE / Scena luce Emergenza / Superficie di calcolo N 3 / Isolinee (E, perpendicolare)

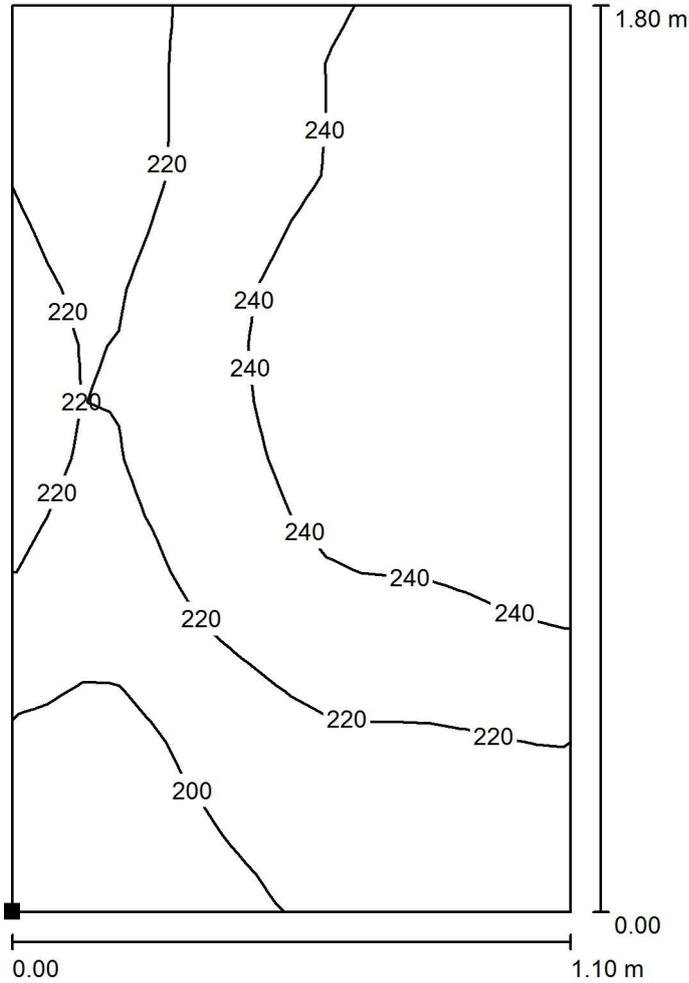

Valori in Lux, Scala 1 : 15

Posizione della superficie nel locale:
 Punto contrassegnato:
 (3.900 m, -14.700 m, 5.410 m)




Reticolo: 16 x 16 Punti

E_m [lx]	E_{min} [lx]	E_{max} [lx]	E_{min} / E_m	E_{min} / E_{max}
227	182	259	0.801	0.702



Redattore
 Telefono
 Fax
 e-Mail

SCALA LOCALE POMPE / Scena luce Emergenza / Superficie di calcolo N 4 / Iso linee (E, perpendicolare)

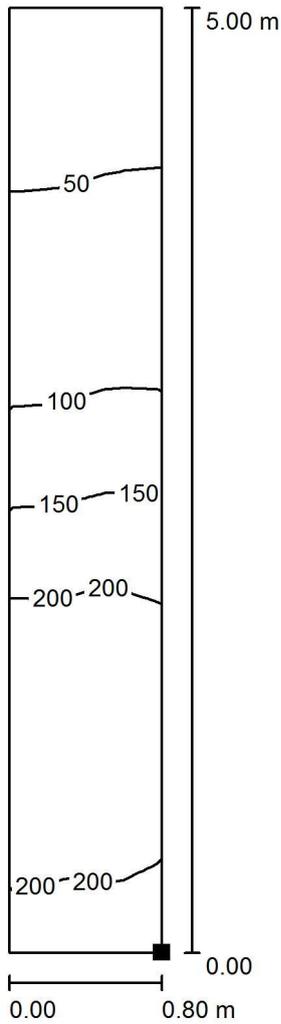

Posizione della superficie nel locale:
 Punto contrassegnato:
 (4.954 m, -13.699 m, 0.212 m)

Valori in Lux, Scala 1 : 40



Reticolo: 32 x 8 Punti

E_m [lx]
 136

E_{min} [lx]
 39

E_{max} [lx]
 240


E_{min} / E_m
 0.283

E_{min} / E_{max}
 0.161




Redattore
 Telefono
 Fax
 e-Mail

SCALA LOCALE POMPE / Scena luce Emergenza / Superficie di calcolo N 5 / Isolinee (E, perpendicolare)

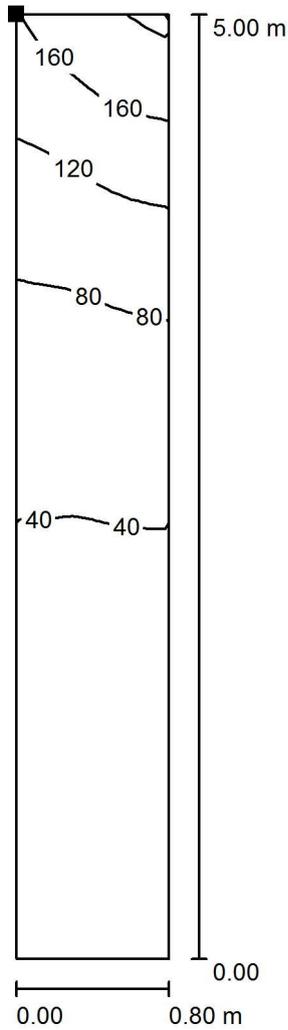

Posizione della superficie nel locale:
 Punto contrassegnato:
 (5.007 m, -14.700 m, 5.488 m)

Valori in Lux, Scala 1 : 40

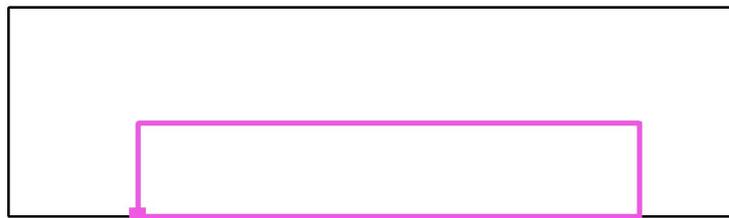

Reticolo: 32 x 8 Punti

E_m [lx]
66

E_{min} [lx]
20

E_{max} [lx]
206

E_{min} / E_m
0.308

E_{min} / E_{max}
0.098