


VI03 - VIADOTTO UFITA ROCCHETTA DA KM 9+632 A KM 10+047  
 PLANIMETRIA DI INQUADRAMENTO  
 Scala 1:1000


**LEGENDA INSTALLAZIONI**

01	ACCESSO SORVEGLIATO CARRABILE E PEDONALE CON GUARDIANIA
02	LOCALI UFFICI
03	LOCALE MENSA
04	DEPOSITO MAGAZZINO
05	LOCALI DOCCE E SERVIZI IGIENICI SPOGLIATI CON ARMADIETTI
06	ACCESSO TELESORVEGLIATO O APRIBILE CON CARTA MAGNETICA
07	SILOS PER STOCCAGGIO CEMENTI / MALTE
08	AREA CONTAINER RACCOLTA RIFIUTI
09	IMPIANTO LAVAGGIO RUOTE
10	PESA A PONTE CON LOCALE PER OPERATORE
11	VASCA ANTINCENDIO
12	LOCALE GENERATORI ELETTRICI / QUADRI SERBATOIO GASOLIO PER GENERATORI
13	SERBATOIO DI STOCCAGGIO ACQUA INDUSTRIALE
14	FOSSA IMHOFF
15	VASCHE RACCOLTA E TRATTAMENTO REFLUI
16	BAGNI CHIMICI

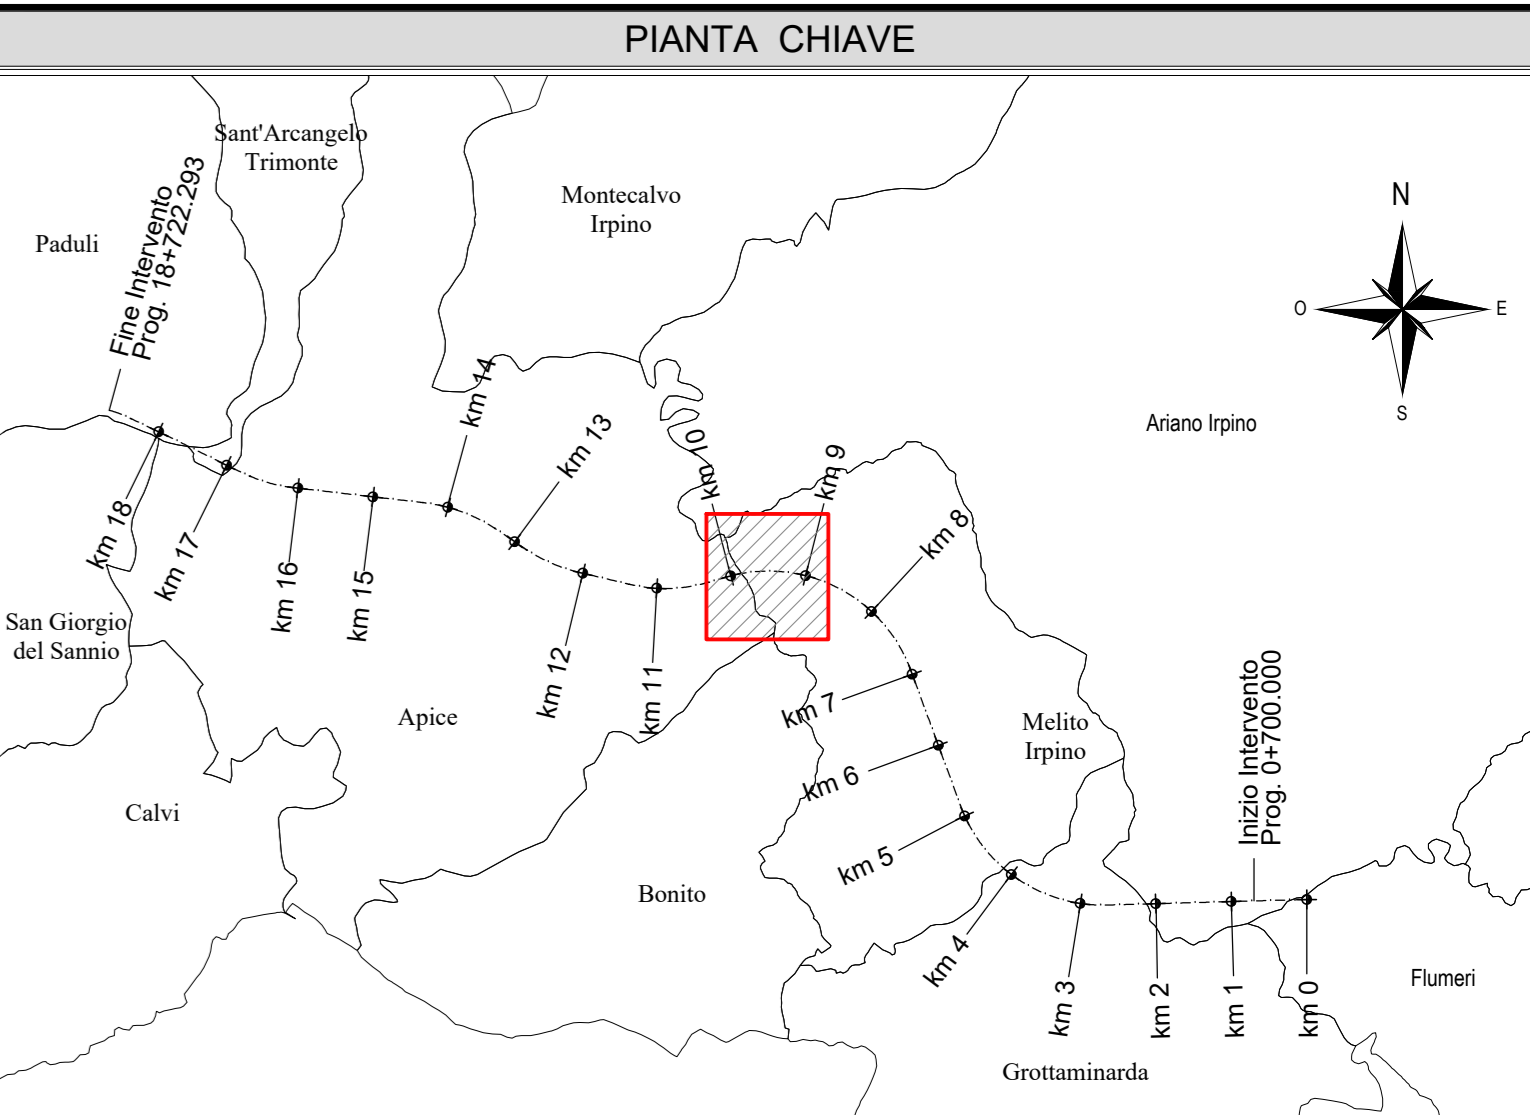

**LEGENDA AREE DI CANTIERE E ACCESSIBILITA'**

Simbolo	Descrizione	Simbolo	Descrizione
	CV - CANTIERE OPERATIVO GALLERIA		LINEA FERROVIARIA DI PROGETTO
	DT - DEPOSITO TEMPORANEO		PISTA DI CANTIERE
	AT - AREA TECNICA		RECINZIONE AREA DI OCCUPAZIONE TEMPORANEA PER CANTIERE
	AR - CANTIERE DI ARMAMENTO		UBICAZIONE VARGO DI ACCESSO SORVEGLIATO, CARRABILE E PEDONALE, ALL'AREA DI CANTIERE
	AS - AREA DI STOCCAGGIO		UBICAZIONE VARGO DI ACCESSO SORVEGLIATO, CARRABILE E PEDONALE, ALL'AREA DI CANTIERE
	CV - CANTIERE VIADOTTO		DUNA DI STOCCAGGIO SCOTICO

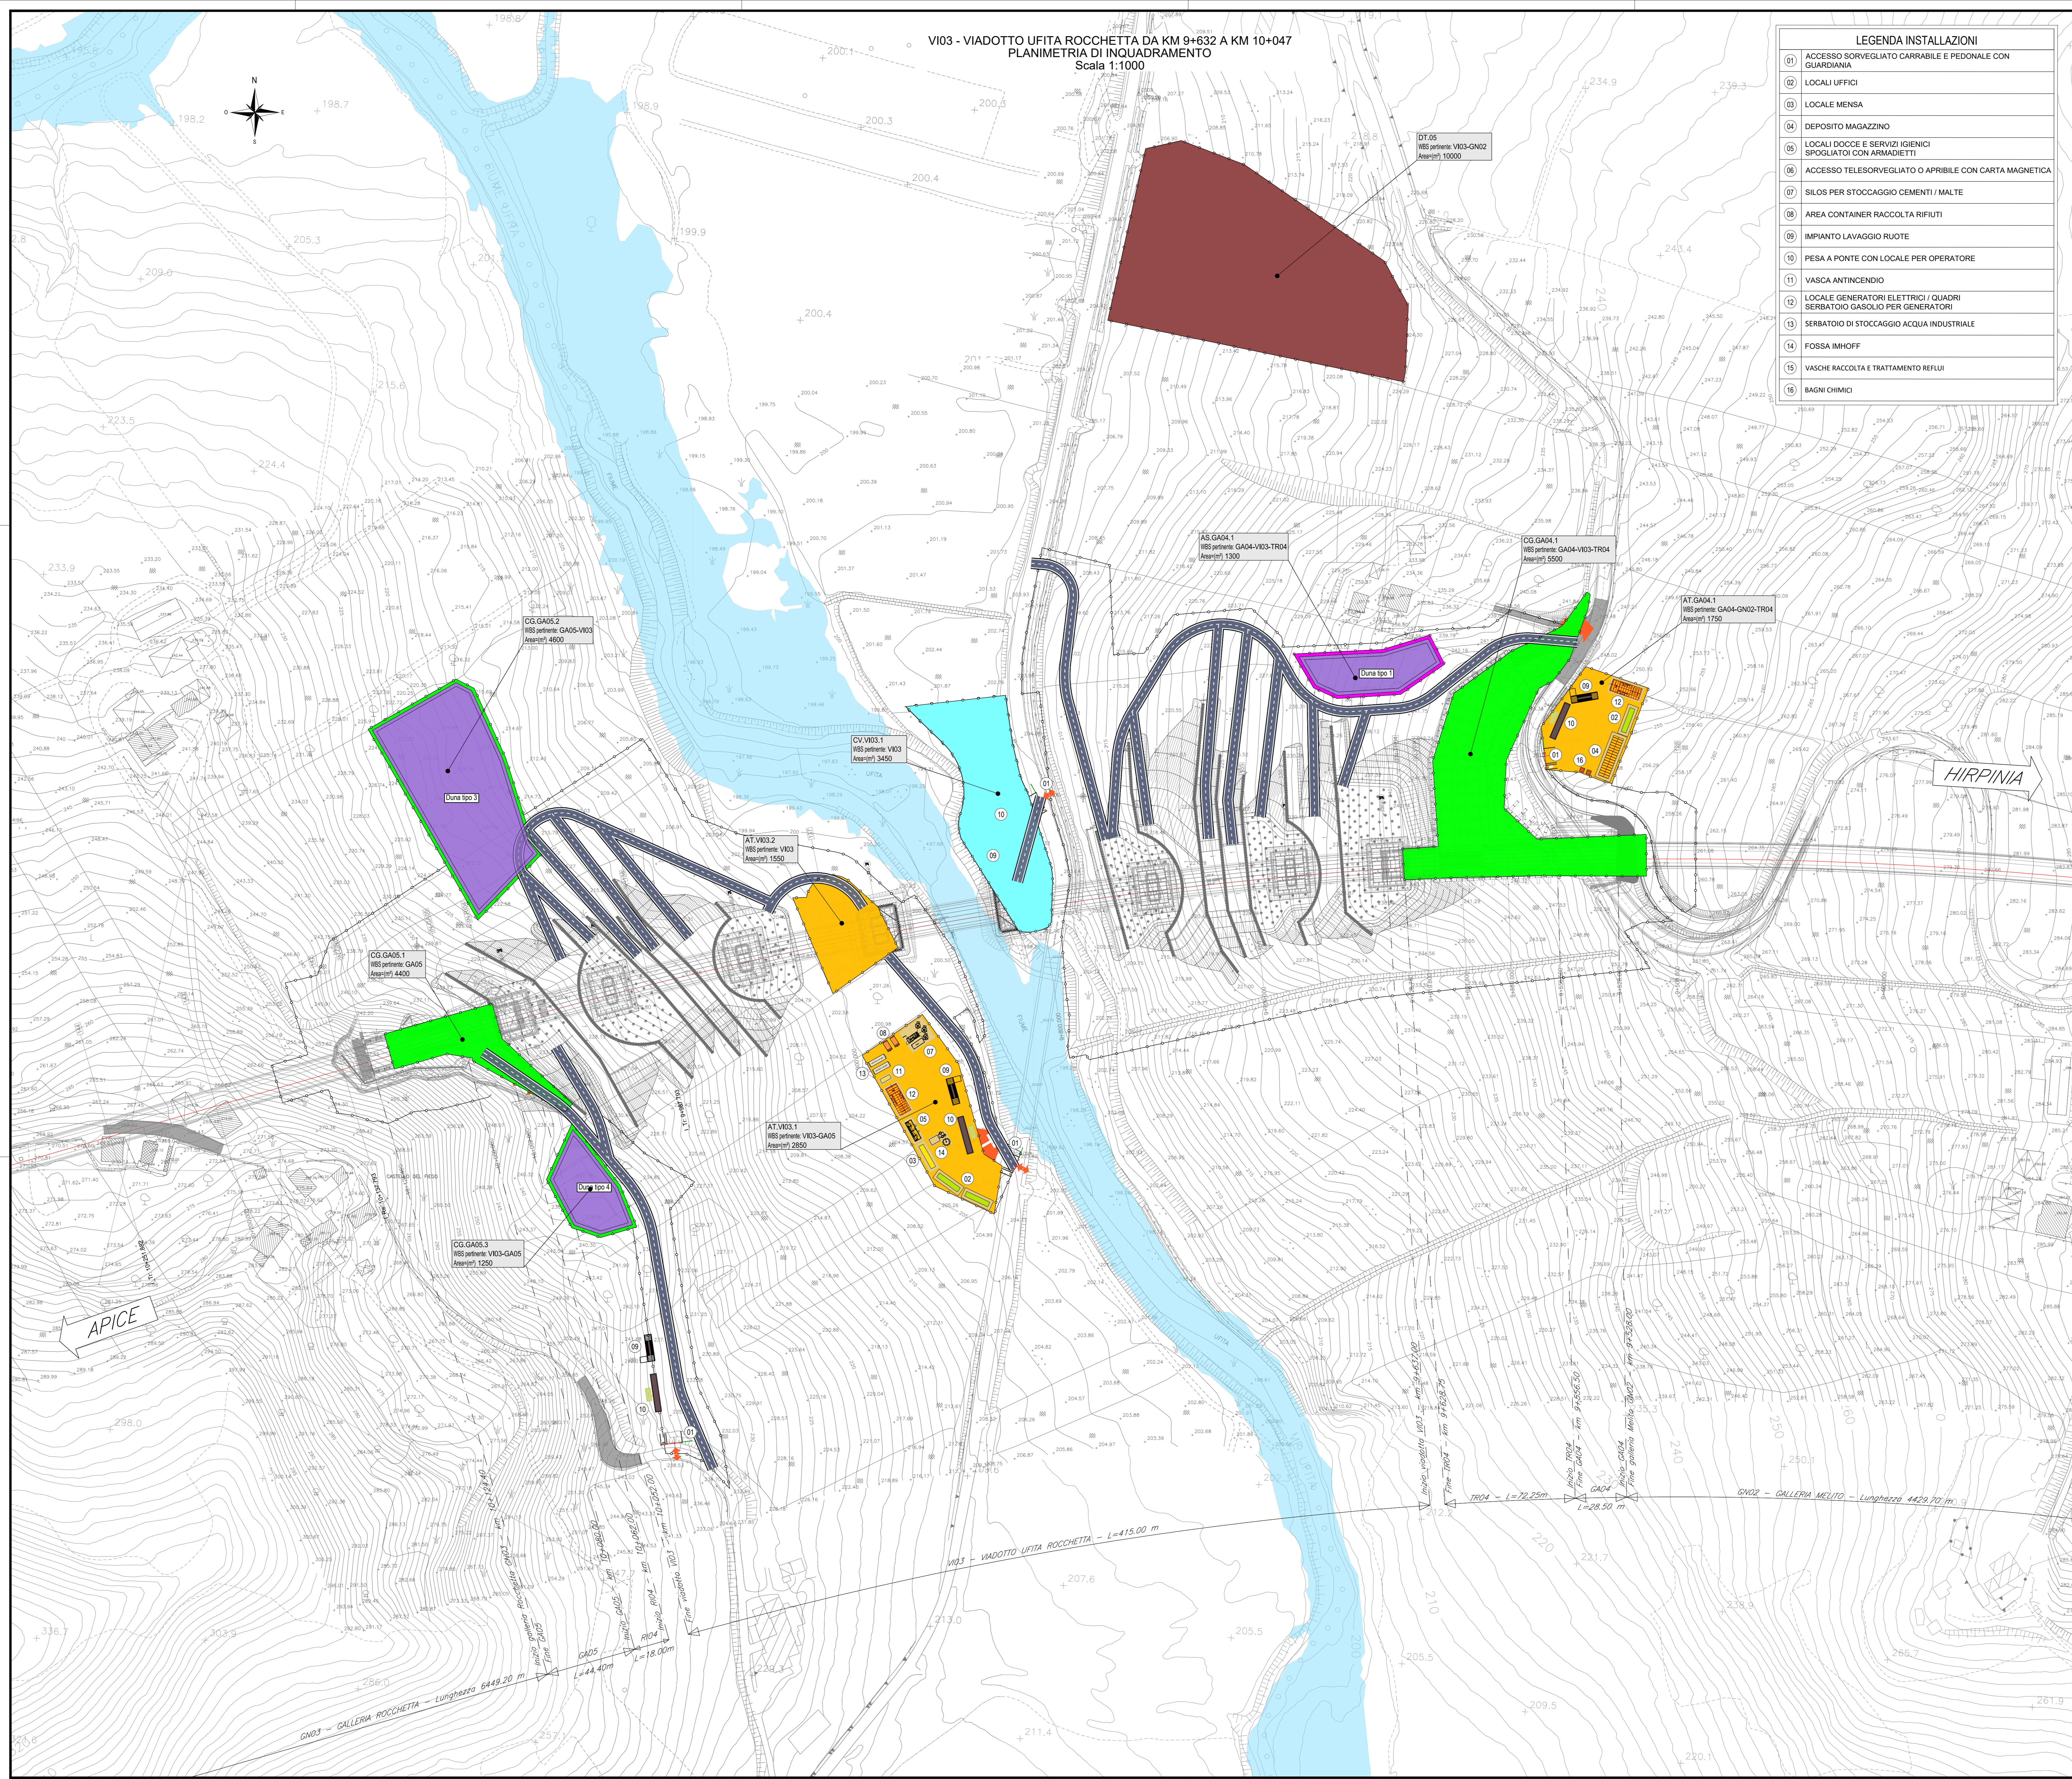

**COMMITTENTE:** RFI - GRUPPO FERROVIE DELLO STATO ITALIANE

**DIREZIONE LAVORI:** ITALFERR - GRUPPO FERROVIE DELLO STATO ITALIANE

**APPALTATORE:** HIRPINIA AV

**CONSORZIO:** salini impreglio, ASTALDI

**PROGETTAZIONE:** ROCKSOIL S.p.A., NETENGINEERING, Alpina S.p.A.

**MANDATARIA:** NETENGINEERING, Alpina S.p.A.

**PROGETTO ESECUTIVO**

**ITINERARIO NAPOLI - BARI**  
**RADDOPPIO TRATTA APICE - ORSARA**  
**I LOTTO FUNZIONALE APICE - HIRPINIA**  
**CANTIERIZZAZIONE**  
 VI03 - VIADOTTO UFITA ROCCHETTA DA KM 9+632 A KM 10+047  
 Planimetria di inquadramento

APPALTATORE Consorzio HIRPINIA AV Il Direttore Tecnico Ing. Vincenzo Morillo 10/06/2020	DIRETTORE DELLA PROGETTAZIONE Il Responsabile integrazione fra le varie prestazioni specialistiche Ing. G. Casiani	PROGETTISTA <b>Alpina S.p.A.</b> Dott. Ing. P. Galvani						
COMMESSA	LOTTO	FASE	ENTE	TIPO DOC.	OPER./DISCIPLINA	PROGR.	REV.	SCALA:
IF28	01	E	ZZ	P7	CAV300	000	B	1:1000
Rev.	Descrizione	Redatto	Data	Verificato	Data	Approvato	Data	Autorizzato Data
A	Emessa per consegna	P. Santilli	11/01/2020	A. Resta	11/01/2020	M. Veronesi	11/01/2020	P. Galvani
B	Regolazione sistema	P. Santilli	10/03/2020	A. Resta	10/03/2020	M. Veronesi	10/03/2020	