




FINESTRA PEDONALE F1: IMPIANTI FM-LUCE
PIANTA PIANO BANCHINA (SCALA 1:100)

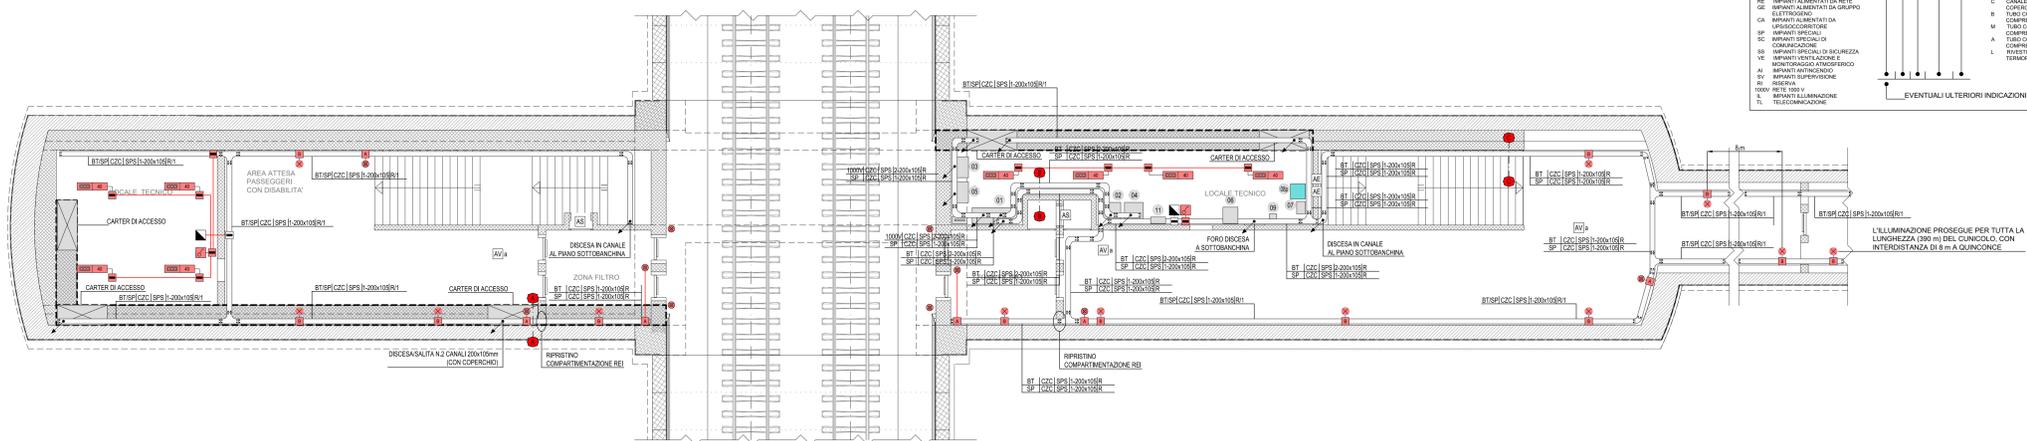

VERIFICA RIEMPIMENTO
SEZIONE B-B - SCALA 1:20

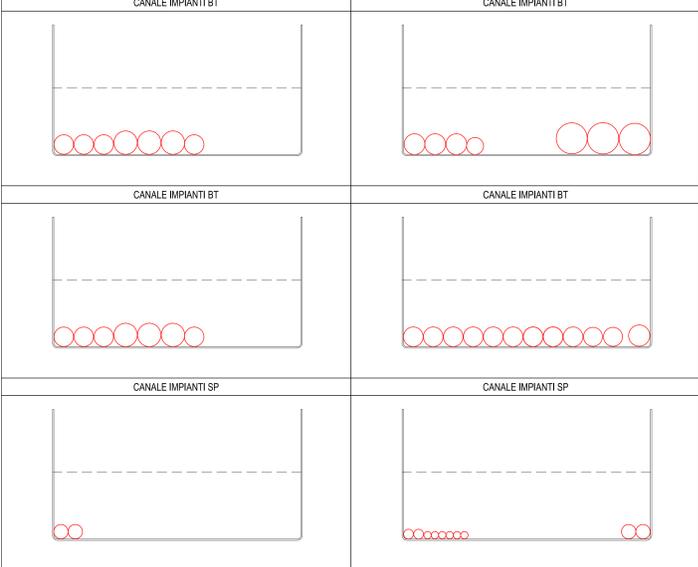

VERIFICA RIEMPIMENTO
SEZIONE C-C - SCALA 1:20

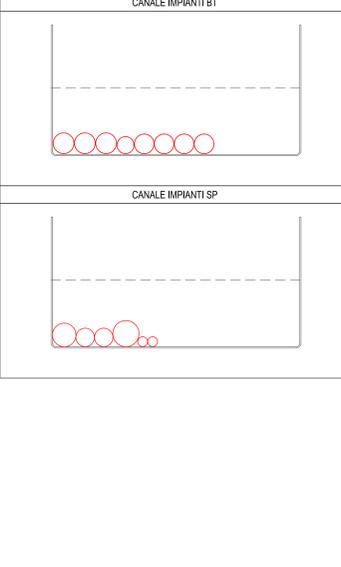

LEGENDA COLORI IMPIANTI FINESTRE

[Red]	IMPIANTI DI ILLUMINAZIONE ORDINARIA, ALIMENTATI DA RETE NORMALE 230 V/50 Hz
[Blue]	IMPIANTI DI ILLUMINAZIONE ORDINARIA ED EMERGENZA ALIMENTATI DA RETE "NO-BREAK" 230 V/50 Hz
[Green]	IMPIANTI DI FORZA MOTRICE E DISTRIBUZIONE
[Cyan]	IMPIANTI DI SUPERVISIONE

LEGENDA QUADRI ELETTRICI / APPARECCHIATURE


[Symbol]	QUADRO ELETTRICO QFN
[Symbol]	TRASFORMATORE a
[Symbol]	QUADRO ELETTRICO QdFa (1000V)
[Symbol]	TRASFORMATORE b
[Symbol]	QUADRO ELETTRICO QdFb (1000V)
[Symbol]	ARMADIO STES
[Symbol]	NODO DI RETE
[Symbol]	QUADRO CONTROLLO FINESTRA CARRABILE
[Symbol]	QUADRO CONTROLLO FINESTRA PEDONALE
[Symbol]	QUADRO CONTROLLO ESTRAZIONE GAS DI SCARICO
[Symbol]	CENTRALE RIVELAZIONE INCENDI E ANTINTRUSIONE
[Symbol]	QUADRO ELETTRICO QFNb
[Symbol]	QUADRO ELETTRICO QSERV

LEGENDA SIMBOLI

[Symbol]	APPARECCHIATURA QUADRO (XX VEDI LEGENDA QUADRI ELETTRICI / APPARECCHIATURE)
[Symbol]	QUADRO PRESI INTERLOCATE CON FUSIBILI IN SCATOLA IN LEGA DI ALLUMINIO PER INSTALLAZIONE A PARETE CON N. 1 SP.F. TA
[Symbol]	CASSETTA DI DERIVAZIONE IN ACCIAIO INOX IP65 CLASSE II
[Symbol]	CASSETTA P-MAE TIPO "A" PER LAMPADA DI ILLUMINAZIONE VIA DI ESODO E PULSANTE (REF. LF14)
[Symbol]	CASSETTA TIPO "B" DI DERIVAZIONE LAMPADA DI ILLUMINAZIONE VIA DI ESODO (REF. LF15)
[Symbol]	LAMPADA ILLUMINAZIONE VIA DI ESODO (REF. LF16)
[Symbol]	APPARECCHI ILLUMINANTI A LED 40W - 4800 lm CON CORPO IN ACCIAIO INOX IP65 - CLASSE II
[Symbol]	PULSANTE DI EMERGENZA A FUNGO CON MORSETTIERA E LAMPADINE LED (REF. LF14)
[Symbol]	INTERRUTTORE COMANDO LUCE A VISTA
[Symbol]	CONDUTTORI ASCENDENTE / DISCENDENTE
[Symbol]	DISTRIBUZIONE TERMINALE IN TUBO IN ACCIAIO Ø25 mm (DOVE NON DIVERSAMENTE INDICATO)
[Symbol]	STACCO PER LAMPADA IN CAVO FG180M16 2x2,5 mm ²
[Symbol]	PASSERELLE PORTACAVI IN ACCIAIO ZINCATO A CALDO COMPLETA DI STAFFE DI SOSTEGNO FISSATE TRAMITE TASSELLI ISOLANTI CON ANCORAGGIO CHIMICO
[Symbol]	COLLETORE DI TERRA PRINCIPALE
[Symbol]	ALIMENTAZIONE A VISTA ESTRATTORE CON TUBO IN ACCIAIO Ø 25 mm
[Symbol]	ALIMENTAZIONE A VISTA VENTILATORE CON TUBO IN ACCIAIO Ø 50 mm
[Symbol]	ALIMENTAZIONE A VISTA VENTILATORE CON N.2 PASSERELLE IN ACCIAIO 200x105 mm (BT-SP)
[Symbol]	ALIMENTAZIONE A VISTA SERRANDA MOTORIZZATA CON TUBO IN ACCIAIO Ø 32 mm
[Symbol]	ALIMENTAZIONE A VISTA CONDIZIONATORE CON TUBO IN ACCIAIO Ø 32 mm

INDICATORI CAVIDOTTI ELETTRICI

[Symbol]	LEGENDA TIPO
[Symbol]	LEGENDA POSA

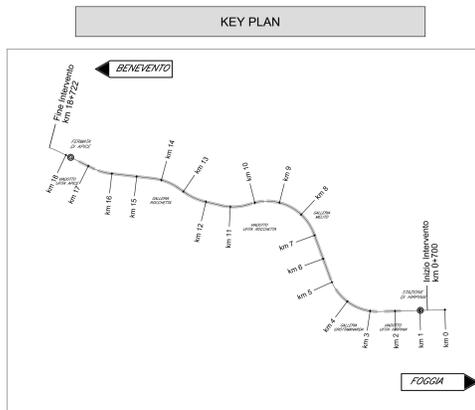

NOTE FINESTRE PLANIMETRIA

- I COLLEGAMENTI TERMINALI RAPPRESANTATI NEL PRESENTE ELABORATO HANNO SOLO CARATTERE SCHEMATICO E DEVONO ESSERE RIPETITO VERIFICATI CON I DATI IN FASE REALIZZATIVA.
- IL PRESENTE ELABORATO E' VALIDO PER I SOLI ASPETTI PLANIMETRICI PER GLI ASPETTI DI CARATTERE CIVILE SI RIFERISCE AGLI ELABORATI DI ALTRA SEZIONE DEL PROGETTO.

COMMITTEE:

DIREZIONE LAVORI:

APPALTA TORE:

CONSORZIO:

PROGETTAZIONE:

MANDATARIA:

PROGETTO ESECUTIVO

ITINERARIO NAPOLI - BARI RADDOPPIO TRATTA APICE - ORSARA I LOTTO FUNZIONALE APICE - HIRPINIA IMPIANTO LUCE E FORZA MOTRICE IMPIANTI LFM IN GALLERIA, IMBOCCHI E FINESTRE IMPIANTI LFM GALLERIA GROTTAMINARDA Planimetria con disposizione impianti LFM - Finestra Pedonale F1

APPALTA TORE: Consorzio HIRPINIA AV
DIRETTORE DELLA PROGETTAZIONE: Il Responsabile integrazione fra le varie prestazioni specialistiche
PROGETTISTA: NET ENGINEERING

COMMESSA: LOTTO FASE ENTE TIPO DOC. OPERA/DISCIPLINA PROGR. REV. SCALA:

IF28 01 E ZZ PA LFG100 001 B 1:100

Rev.	Descrizione	Redatto	Data	Verificato	Data	Approvato	Data	Autorizzato Data
A	Emissione per consegna	N. Di Stefano	21/03/2020	M. Casali	21/03/2020	S. Eandi	21/03/2020	Ing. S. Eandi
B	Emissione per attivazione	N. Di Stefano	10/06/2020	M. Casali	10/06/2020	S. Eandi	10/06/2020	

File: IF2801EZZPALFG10001B.dwg n. Elab. : -