



LEGENDA

POS.	DESCRIZIONE APPARECCHIATURA	FONDAZIONE
0	TERMINALE CAVO	A0 - A1
1	SCARICATORE DI SOVRATENSIONE AT	A1
1	SCARICATORE DI SOVRATENSIONE AT	A1
2	TRASFORMATORE DI TENSIONE TV	A2
3	SEZIONATORE 170KV CON LAME DI TERRA	A3
4	INTERRUTTORE 170KV	A5
5	TRASFORMATORE DI CORRENTE TA 170KV	A4
6	ISOLATORE C8	A6
7	ISOLATORE C4	A12
8	TRASFORMATORE 150 ±12X1.25%/30 KV 12/15MVA YNn11	A7
9	VASCA OLIO TRASFORMATORE	A11
10	SEZIONATORE NEUTRO TRASFORMATORE ES170-31.5	A8
13	SUPPORTO CAVI MT	A13

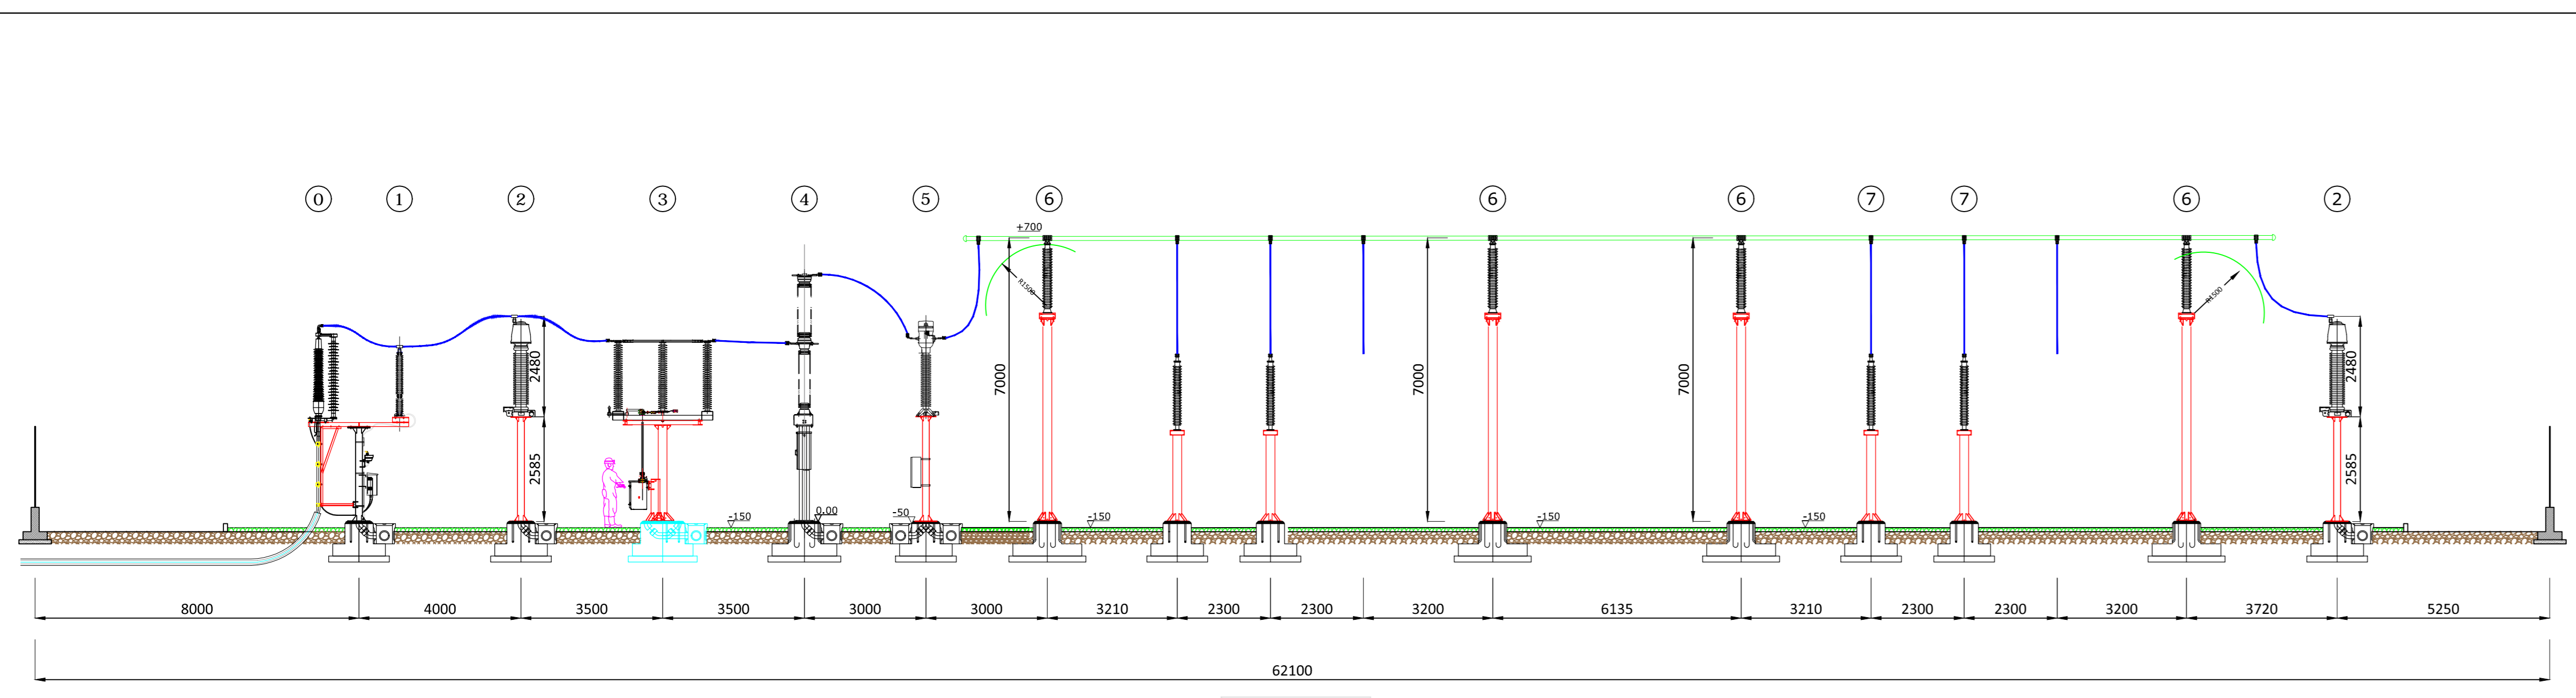

SEZIONE A-A

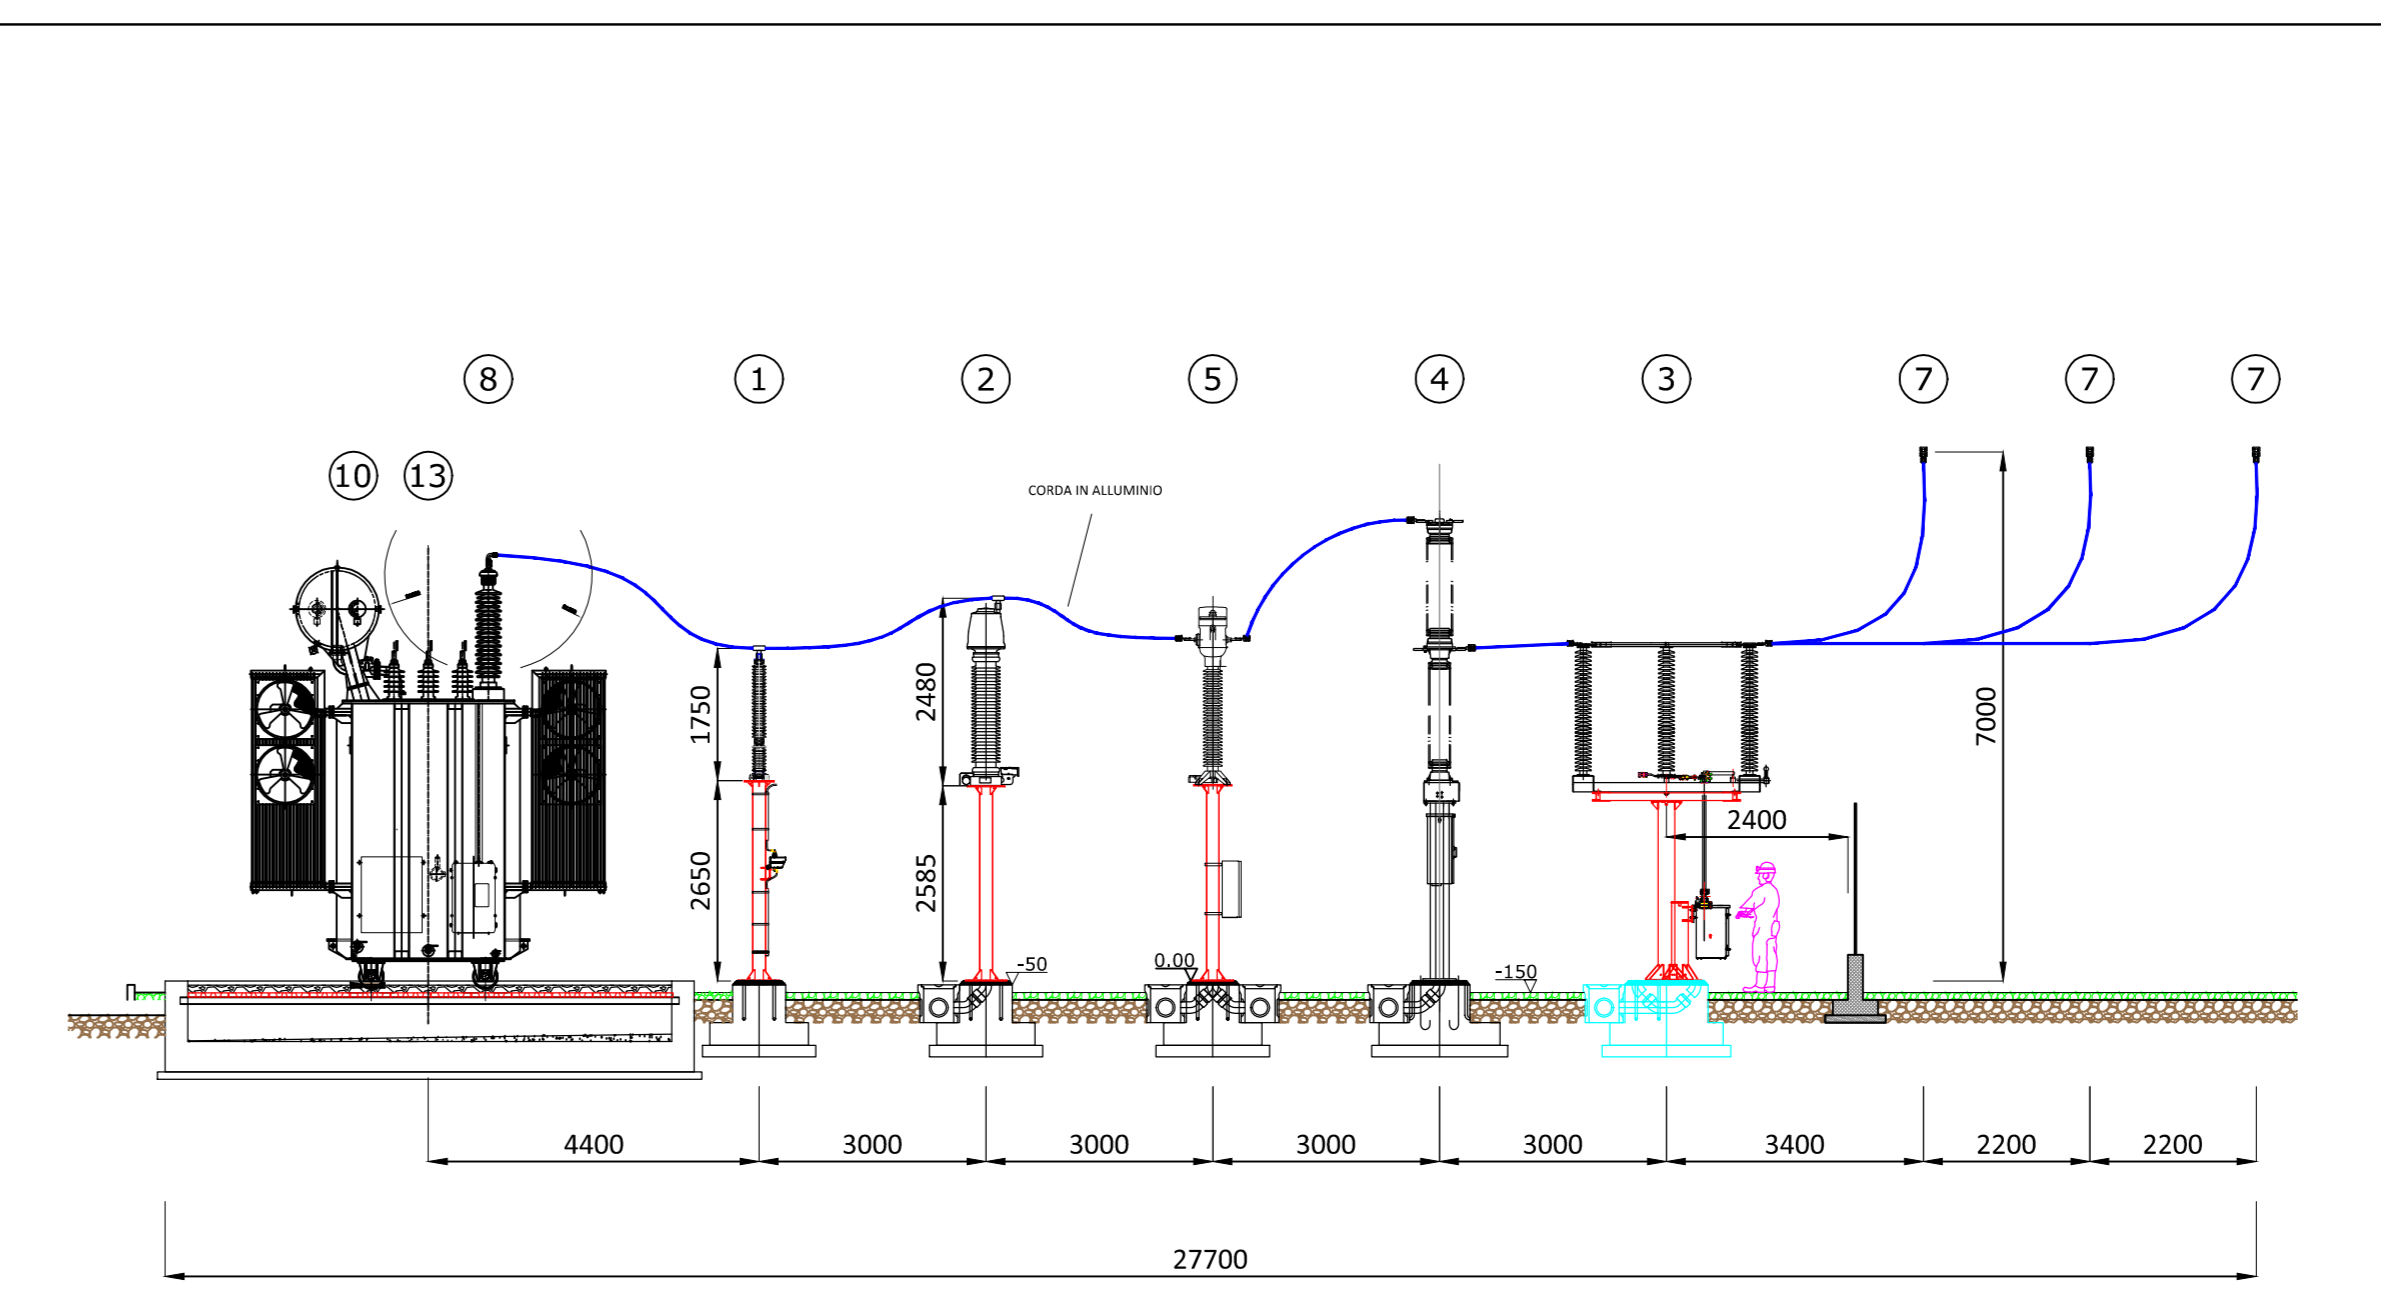

SEZIONE B-B

1	01/08/20	Adeguamento stazione di utenza per cond...	SE	WPD
0	14/01/20	PROGETTO	SE	WPD
Cliente: WPD Power & Water S.p.A. Via ... Via ...		Commessa: REALIZZAZIONE DI UN IMPIANTO ELETTRICO DA 50.4 MW IN LOCALITA' "MAMINE" - COMUNE DI BUTTI E ...	Scala: 1:100	Foglio: 1 di 1
Progettista: RE Ingegneria S.r.l.		Titolo: Stazione di utenza	Firmato: AO	
		Descrizione: Progettazione elettromeccanica - Sistemi elettromeccanici	Data: 03/01/2021	