


VISTA "A"

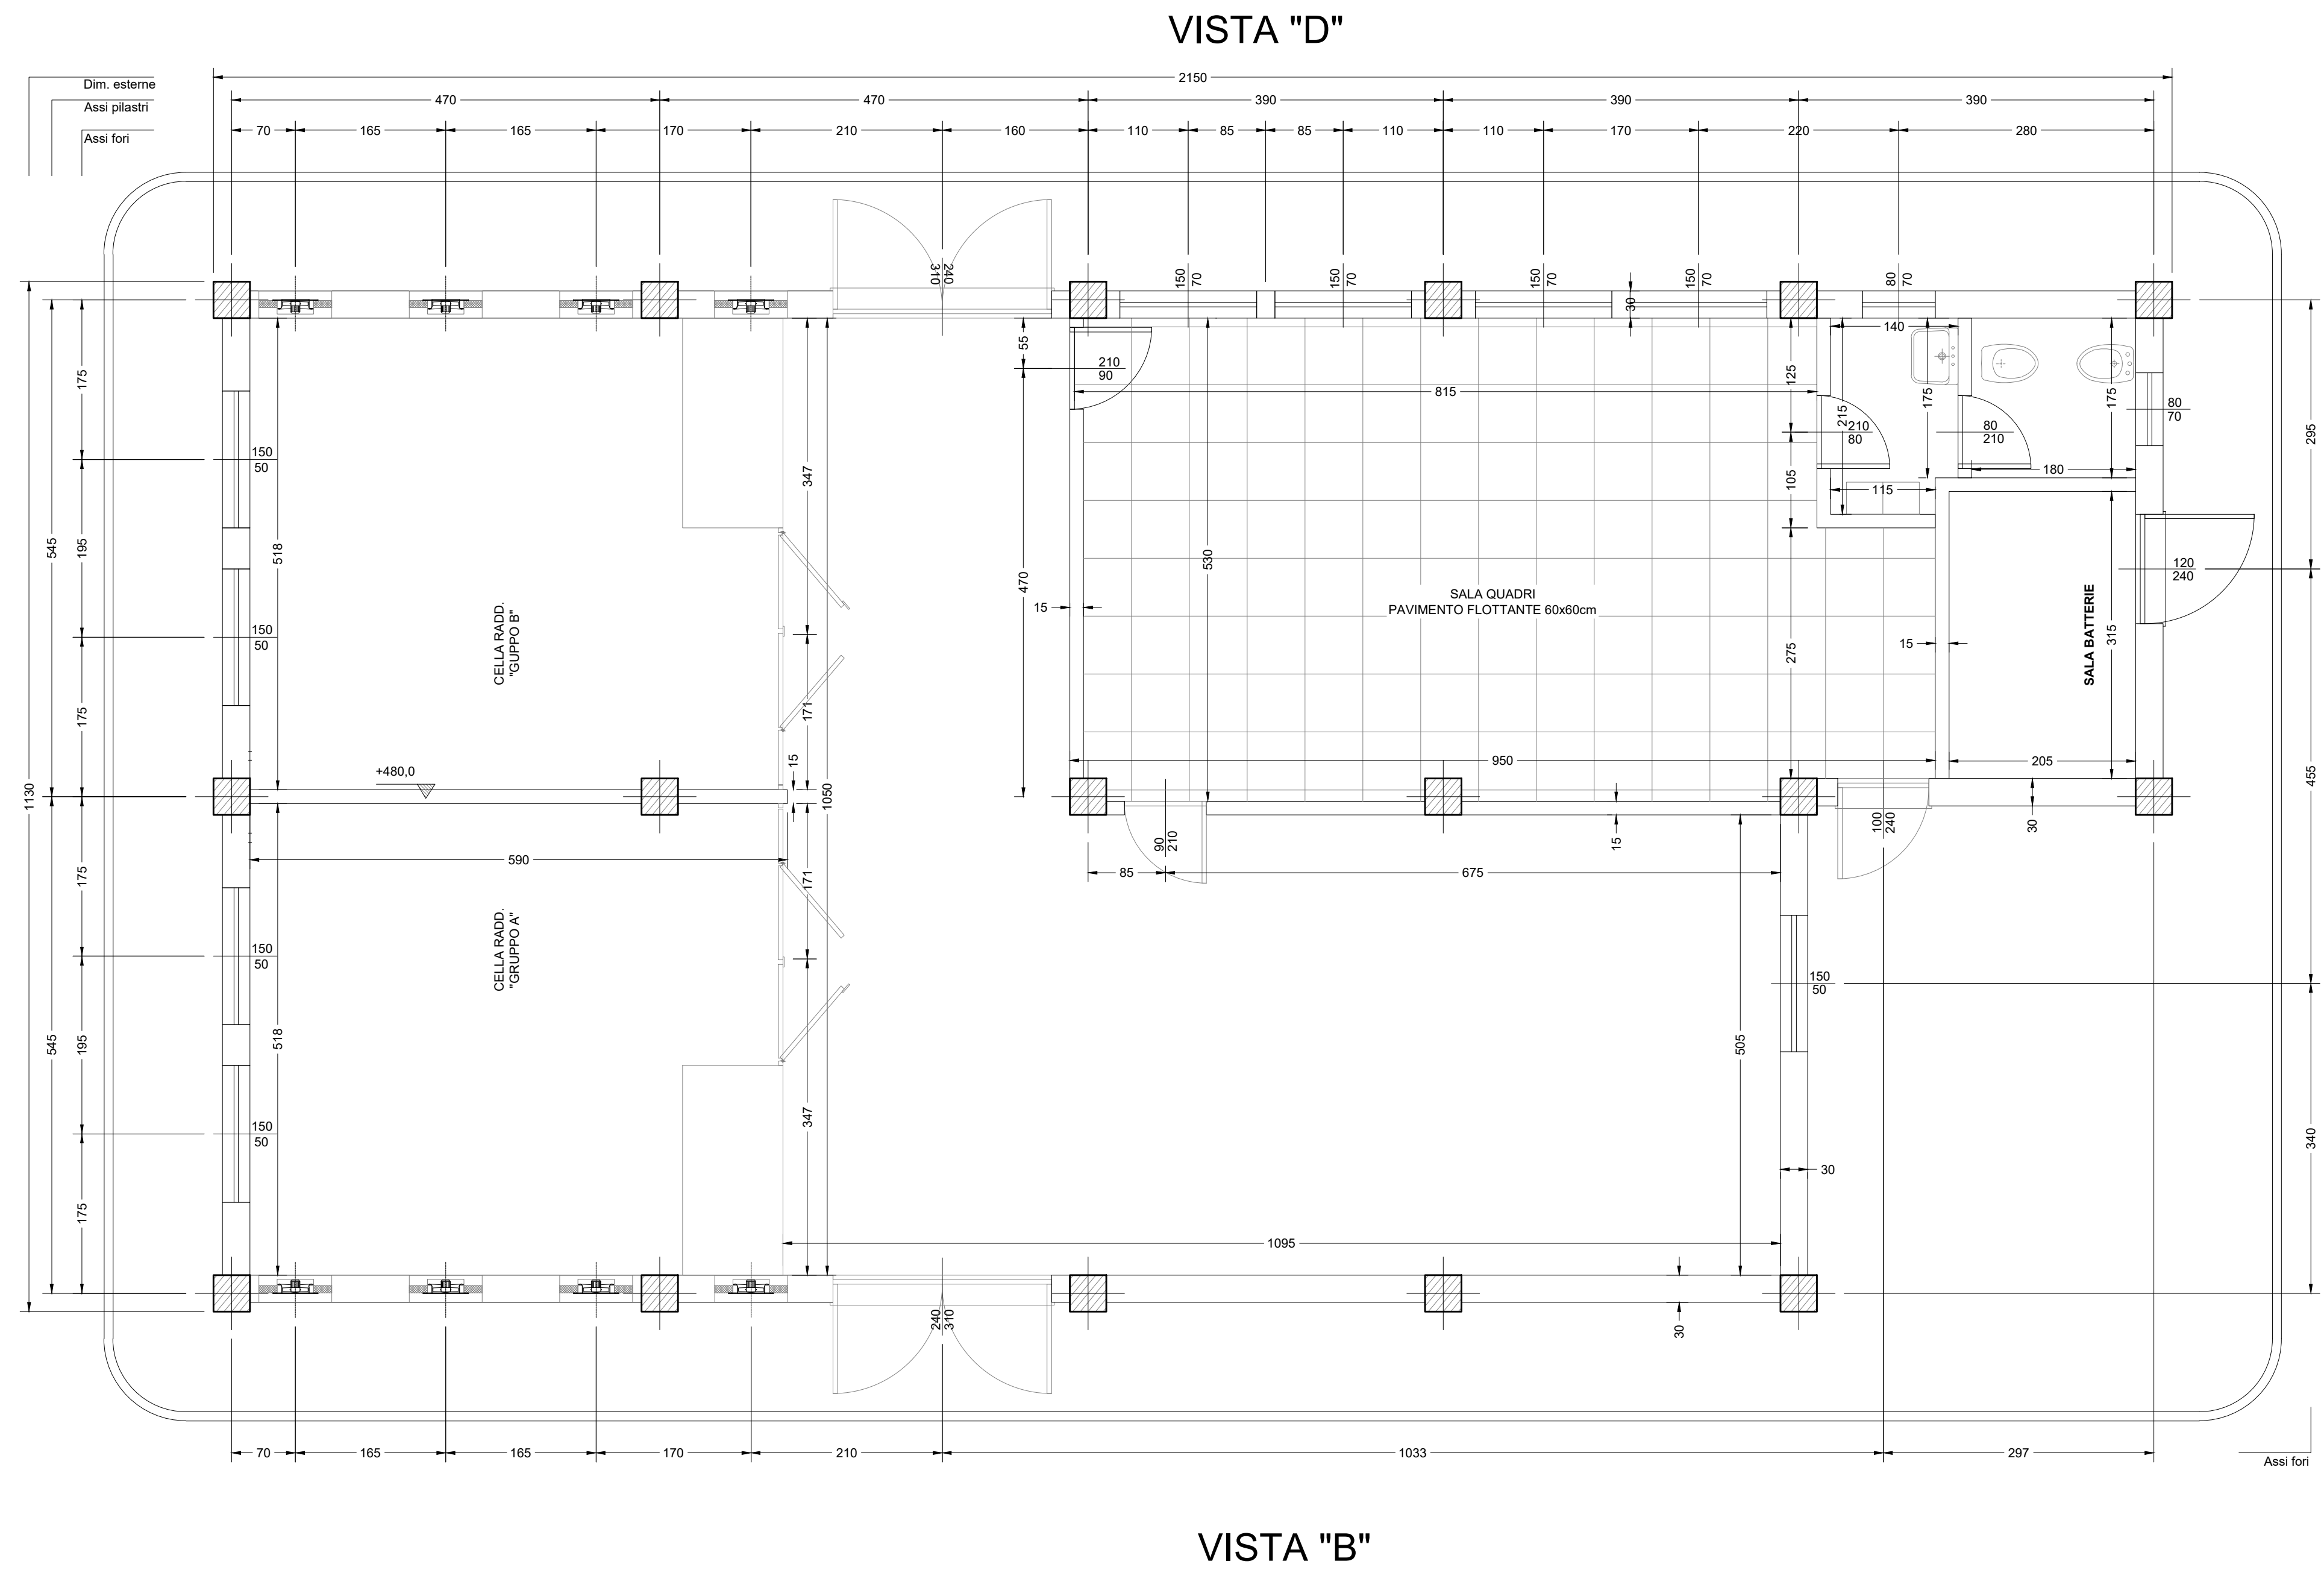

VISTA "C"

COMMITTENTE:



PROGETTAZIONE:



DIRETTRICE FERROVIARIA MESSINA - CATANIA - PALERMO
 NUOVO COLLEGAMENTO PALERMO - CATANIA

U.O. TECNOLOGIE SUD
 PROGETTO DEFINITIVO

TRATTA DITTAINO - CATENANUOVA
 IMPIANTI DI S.S.E. E CABINE T.E.

S.S.E. DI REGALBUTO - CATENANUOVA
 FABBRICATO S.S.E. PIANTA PIANO TERRA

SCALA:
 1 : 50

COMMESSA LOTTO FASE ENTE TIPO DOC. OPERA/DISCIPLINA PROGR. REV.
 RS3E 50 D 67 PB FA0600 001 A

Rev.	Descrizione	Redatto	Data	Verificato	Data	Approvato	Data	Autorizzato Data
A	Emissione esecutiva	G. Morla	11 / 2019	G. Morla	11 / 2019	F. Di Giacomo	11 / 2019	A. Presta 11 / 2019

