


LEGENDA SIMBOLI	
Simbolo	Descrizione
	Quadro elettrico
	Rack Dati
	Canale per distribuzione energia (dimensione indicata in pianta)
	Canale distribuzione impianti dati e speciali (dimensione indicata in pianta)
	Tubazione in PVC corrugato - Impianto FM
	Tubazione in PVC corrugato - Impianto Dati
	Discesa in tubazione / canale / passerella
	Punto Presa a parete composto da: n°1 Presa UNEL
	Punto Presa a parete composto da prese interbloccate tipo CEE IP65 n°1 Presa UNEL, n°1 Presa Bipasso 2P+T 10/16A, n°1 Presa RJ45
	Punto Presa a parete composto da prese interbloccate tipo CEE IP65 n°1 Presa monofase da 2P+T 16A, n°2 Prese trifase da 3P+N+T 32A
	Punto Presa a parete composto da prese interbloccate tipo CEE IP65 n°1 Presa monofase da 2P+T 16A, n°2 Prese trifase da 3P+N+T 16A
	Punto Presa a parete composto da prese interbloccate tipo CEE IP65 n°1 Presa monofase da 2P+T 16A, n°2 Prese trifase da 3P+N+T 32A
	Punto Presa a parete composto da: n°1 Presa TV/SAT, n°1 Presa RJ45
	Pulsante a tirante
	Pulsante sciacquazione
	Segnalazione ottico acustico allarme bagno disabili
	Testata di alimentazione blindo sbarna
	Blindo sbarna forza motrice 3P+N+T 125A
	Selettore a chiave per comando gruppo prese esterne
	Presse Dati a soffitto con alimentazione PoE
	Barriera antifiamma in sacchetti intumescenti
	Sonda ambiente impianto di climatizzazione
	Punto alimentazione
	Punto alimentazione impianti meccanici

LEGENDA PUNTI DI ALIMENTAZIONE			
P	Portone	AS	Asciugamani elettrico
CP	Campione	PH	Asciugacapelli
PA	Porta automatica	UE	UNITA' ESTERNA
		FC	UNITA' INTERNA
		FP	UNITA' INTERNA
		EA	ESTRATTORE
		LA	LAMA D'ARMA
		BO	BOLLER ELETTRICO

1 Piano Terra  
1:50

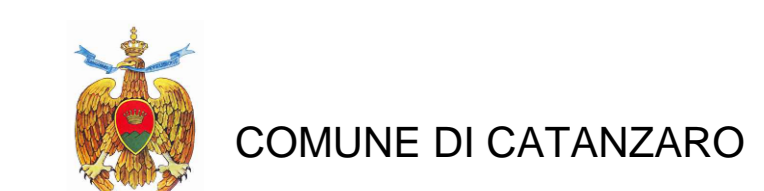

**PROGETTAZIONE**  
**FSM** Ingegneria  
 Via Salsola 8/10  
 89125 Catanzaro (CZ)  
 www.fsmingegneria.com  
 fsmin@fsmingegneria.com  
**SISPI**  
 Via Fregene, 11  
 89125 Catanzaro (CZ)  
 www.sispisystem.com  
**gla**  
 Via Salsola 8/10  
 89125 Catanzaro (CZ)  
 www.gla.com

PROGETTO  
**COMUNE DI CATANZARO**  
**LAVORI DI COMPLETAMENTO DELLE OPERE INTERNE DEL PORTO DI CATANZARO MARINA**

EMISSIONE  
**PROGETTO DEFINITIVO**

DISCIPLINA  
**IMPIANTI**

TITOLO  
**E - EDIFICI / RIMESSAGGIO**  
**Planimetria impianti FM e Dati**

REV.	DATA	FILE	OGGETTO	DIS.	APPR.
1	22/09/19	1259_E20_0.dwg	Planimetria impianti FM e Dati	FS	FS
2					
3					
4					
5					
6					
7					
8					

ELABORATO IN  
**E20**  
 DATA: 22/09/19 SCALA: 1:50 FILE: 1259\_E20\_0.dwg P/N: 1259/19  
 PROGETTO: M. Bassoletto DISEGNO: F. Bianchi COPIA: M. Bassoletto APPROVAZIONE: T. Tassi