



PIANTA PIANO TERRA

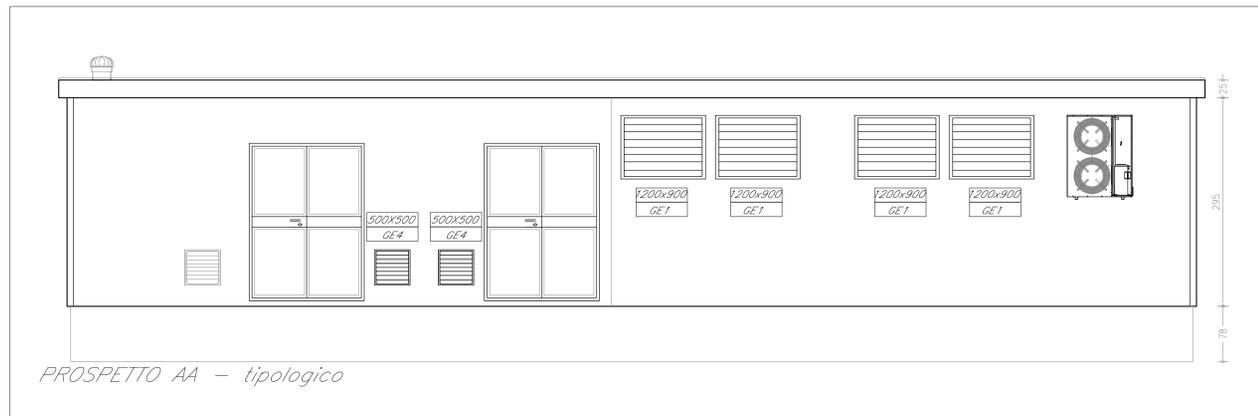

PROSPETTO AA - tipologico

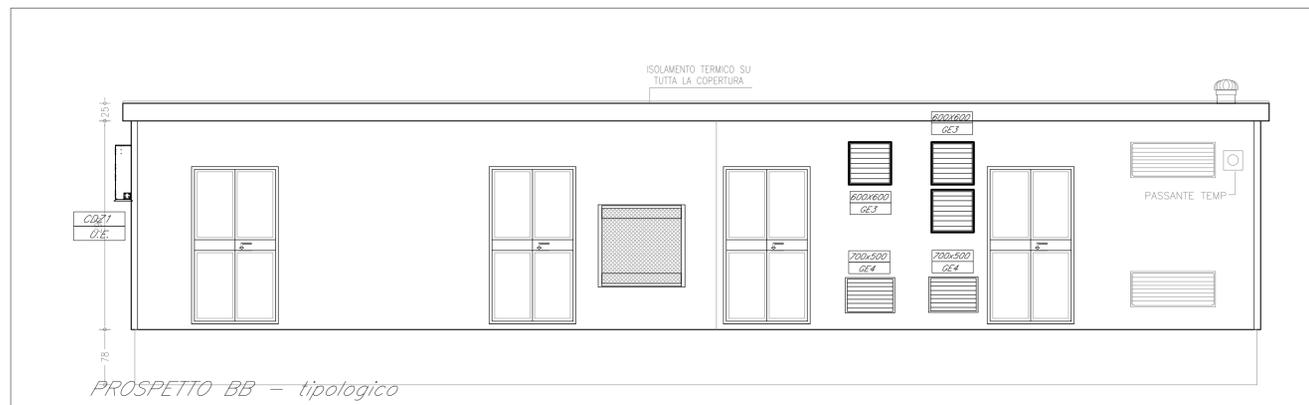

PROSPETTO BB - tipologico

ELEMENTO		DESCRIZIONE
	CDZ2 U.E.	Motocondensante esterna P <sub>frigiferia</sub> = 12 kW
	CDZ1 U.E.	Motocondensante esterna P <sub>frigiferia</sub> = 5 kW
	V7	Condizionatore split a espansione diretta; P <sub>frigiferia</sub> = 12 kW
	V8	Condizionatore split a espansione diretta; P <sub>frigiferia</sub> = 5 kW
	V7	Estrattore cassonato - Portata 11000 mc/h
	V7	Estrattore cassonato - Portata 8000 mc/h
	V8	Estrattore assiale a parete - Portata 2000 mc/h
	EXT1	Estrattore assiale a parete - Portata 500 mc/h
	GE1	Griglia di ripresa ad alette inclinate fisse passo 100 - 1200x900
	GE2	Griglia di ripresa ad alette inclinate fisse passo 100 - 1200x900
	GE3	Griglia di ripresa ad alette inclinate fisse passo 100 - 600x600
	GE4	Griglia di ripresa ad alette inclinate fisse passo 100 - 500x500
	G1	Bocchette di aspirazione aria da canale tipo industriale - dim. 650x600
	G2	Bocchette di aspirazione aria da canale tipo industriale - dim. 800x600 dotata di serranda motorizzata
	T	Termostato ambiente
	SM	Serranda motorizzata - dimensioni da canale (mm)
		Serranda di sovrappressione - dimensioni in pianta
TUBAZIONI		
		Tubazione di scarico condensa in P.V.C. (pendenza min. 1%)
		Tubazione in rame preisolata
NOTE:		
1. La posizione dei componenti dell'impianto HVAC, sarà definita più accuratamente nelle successive fasi di progetto compatibilmente con la disposizione delle altre apparecchiature.		
2. In corrispondenza di tutti i punti in cui le condutture attraversano pareti o solai compartimentati al fuoco, saranno installati setti tagliafuoco di tipo certificato atti a ripristinare la resistenza prescritta per il compartimento.		

COMMITTENTE:



PROGETTAZIONE:



CUP: J84H17000930009

U.O. IMPIANTI INDUSTRIALI E TECNOLOGICI

PROGETTO DEFINITIVO

RADDOPPIO LINEA CODOGNO - CREMONA - MANTOVA  
TRATTA PIADENA - MANTOVA

Cabina MT e SIAP di Piadena- Impianti meccanici  
Impianto HVAC - Layout impiantistico e disposizione apparecchiature

SCALA:

1:50

COMMESSA LOTTO FASE ENTE TIPO DOC. OPERA/DISCIPLINA PROGR. REV.

NM25 03 D 17 PB IT0103 001 A

Rev.	Descrizione	Redatto	Data	Verificato	Data	Approvato	Data	Autorizzato Data
A	EMISSIONE ESECUTIVA	F. Buticci	Aprile 2020	A. Marasco	Aprile 2020	M. Berlingieri	Aprile 2020	A. Falaschi Aprile 2020

File: NM25.0.3.D.17.PB.IT.01.0.3.001.A.DWG

n. Elab.: