


FABBRICATO - PPT

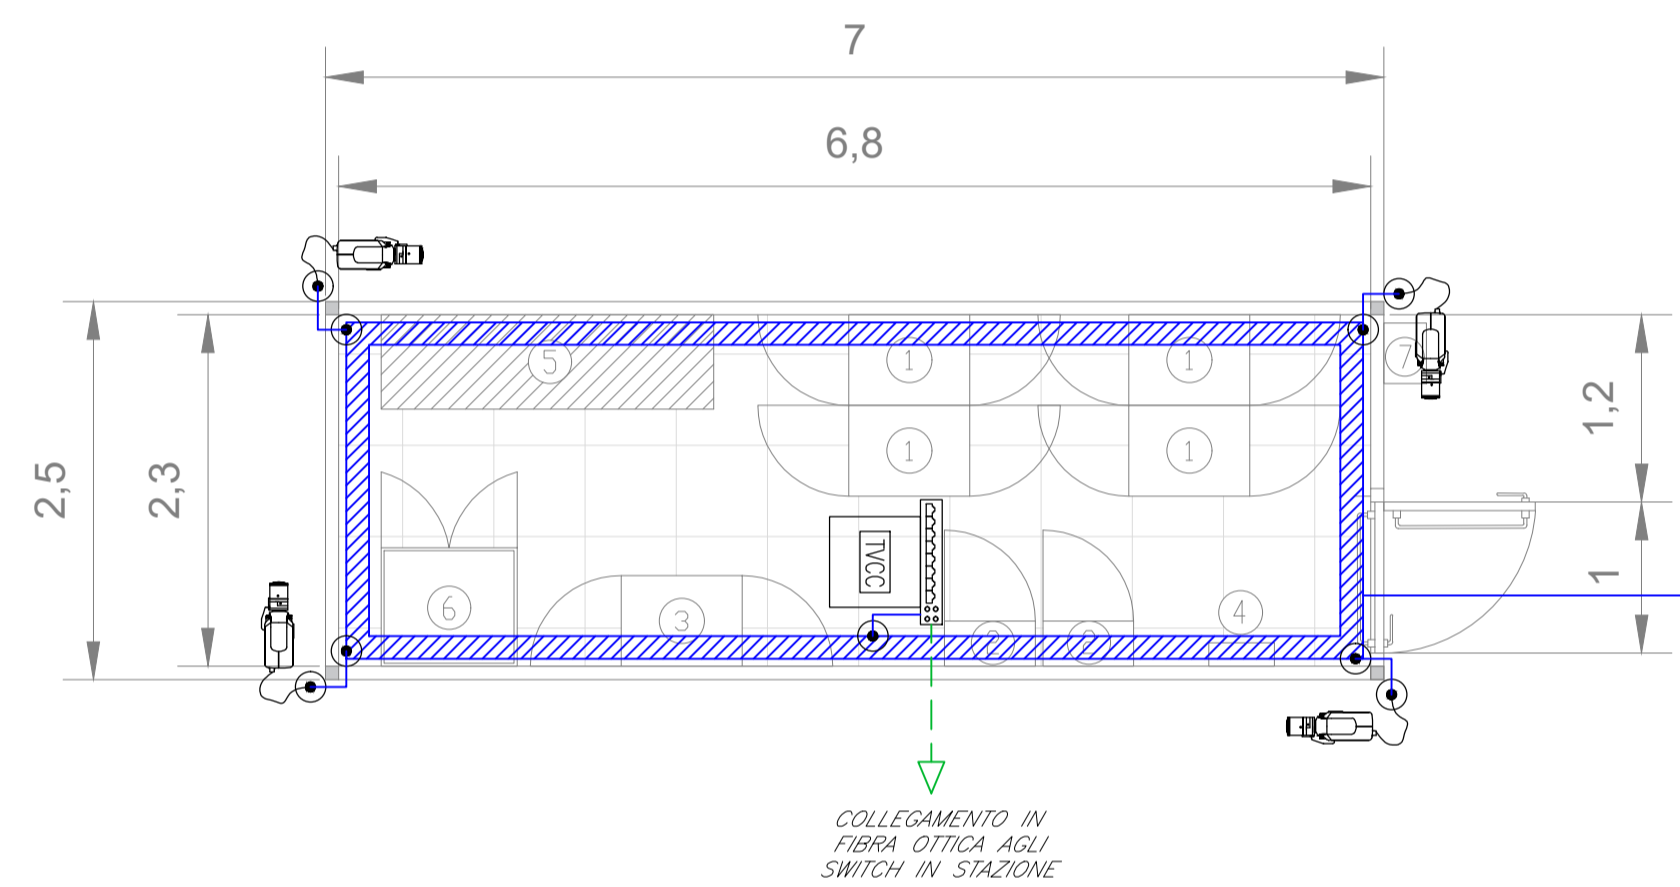

AL COLLEGAMENTO IN FIBRA (NON OGGETTO DEGLI IMPIANTI SECURITY) AI PPM LIMITROFI PT301 - PPM Bozzolo PT302 - PPT 303 - PPT 304 - PPM Marcaria

LEGENDA

- ① Armadio Enti IS (600x800x2200h)
- ② Armadio TLC N3 (600x300x2200h)
- ③ Concentratore Diagnostico (600x800x2200h)
- ④ Centralina Antintrusione (450x150x400h a muro)
- ⑤ Spazio per QD e apparecchiature di alimentazione
- ⑥ Quadro abbassatore 1000/400 Vac (900x785x2053h)
- ⑦ Chiuditore di Terra (400x280x500h)

PIANTA PIANO TERRA

LEGENDA	
Elemento	Descrizione
	Centrale TVCC
	Switch per alimentazione e segnale telecamera - Tecnologia PoE
	Telecamera fissa installata a parete con protezione antivandalo
	Scatola di derivazione

TABELLA ELEMENTI	
Elemento	Caratteristiche
	Tubo in PVC DN25
	Canala 100 x 60 mm LOOP Ambiente e Controsoffitto in comune con tutti gli impianti a correnti deboli

TABELLA CAVI		
Elemento	Tipologia	Servizio
	FTP Cat.6a-Sch. AWG 4x(2x24)	Alimentazione e Segnale
	Fibra Ottica Multimodale 4 fibre 50/125 micron	Segnale

NOTE

- I cavi di alimentazione delle telecamere saranno passati all'interno di una canala paracavi comune a tutti gli impianti a correnti deboli;
- In corrispondenza di tutti i punti in cui le condutture attraversano pareti o solai di locali compartimentati di fuoco, saranno installati setti tagliafuoco di tipo certificato atti a ripristinare la resistenza prescritta per il compartimento.

COMMITTENTE:

PROGETTAZIONE:

CUP: J84H17000930009

U.O. IMPIANTI INDUSTRIALI E TECNOLOGICI

PROGETTO DEFINITIVO

RADDOPPIO LINEA CODOGNO - CREMONA - MANTOVA
TRATTA PIADENA - MANTOVA

Shelter Lungolinea - Impianti Security
Impianto TVCC - Layout impiantistico e disposizione apparecchiature

SCALA: 1:50

COMMESSA LOTTO FASE ENTE TIPO DOC. OPERA/DISCIPLINA PROGR. REV.
NM25 03 D 17 PB AN0002 001 A

Rev.	Descrizione	Redatto	Data	Verificato	Data	Approvato	Data	Autorizzato Data
A	EMISSIONE ESECUTIVA	F. Buticci	Aprile 2020	A. Marasco	Aprile 2020	M. Berlingieri	Aprile 2020	A. Falaschi Aprile 2020

File: NM25.0.3.D.17.PB.AN.00.0.2.001.A.DWG n. Elab.: