 


PLANIMETRIA SISTEMA ANTINCENDIO






ZONA NORD

Scala 1:500



MAPPA CHIAVE

 Scala 1:2.000

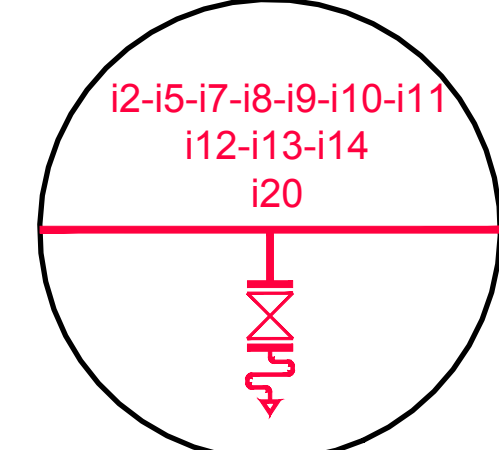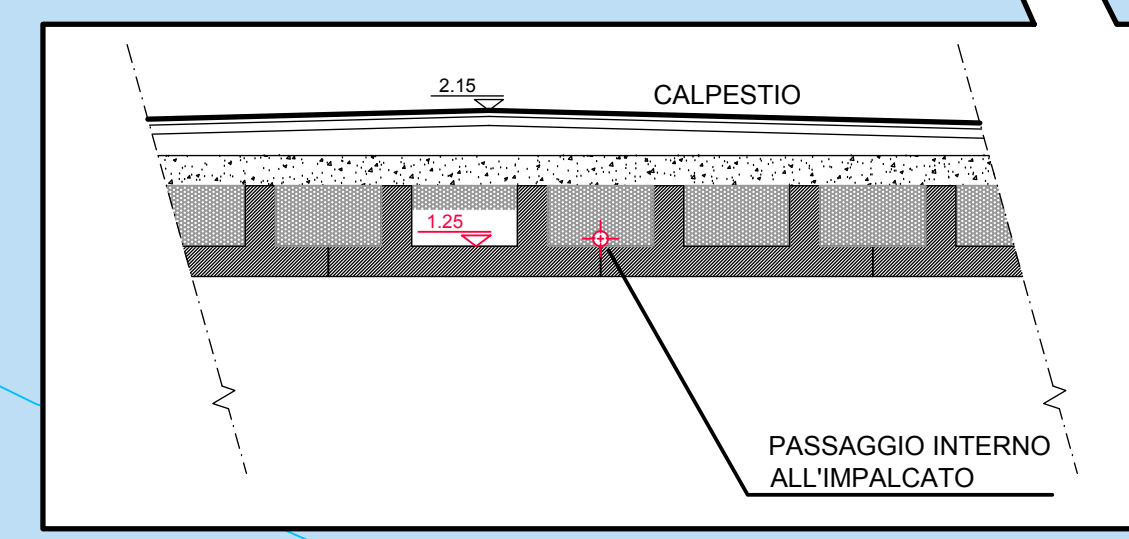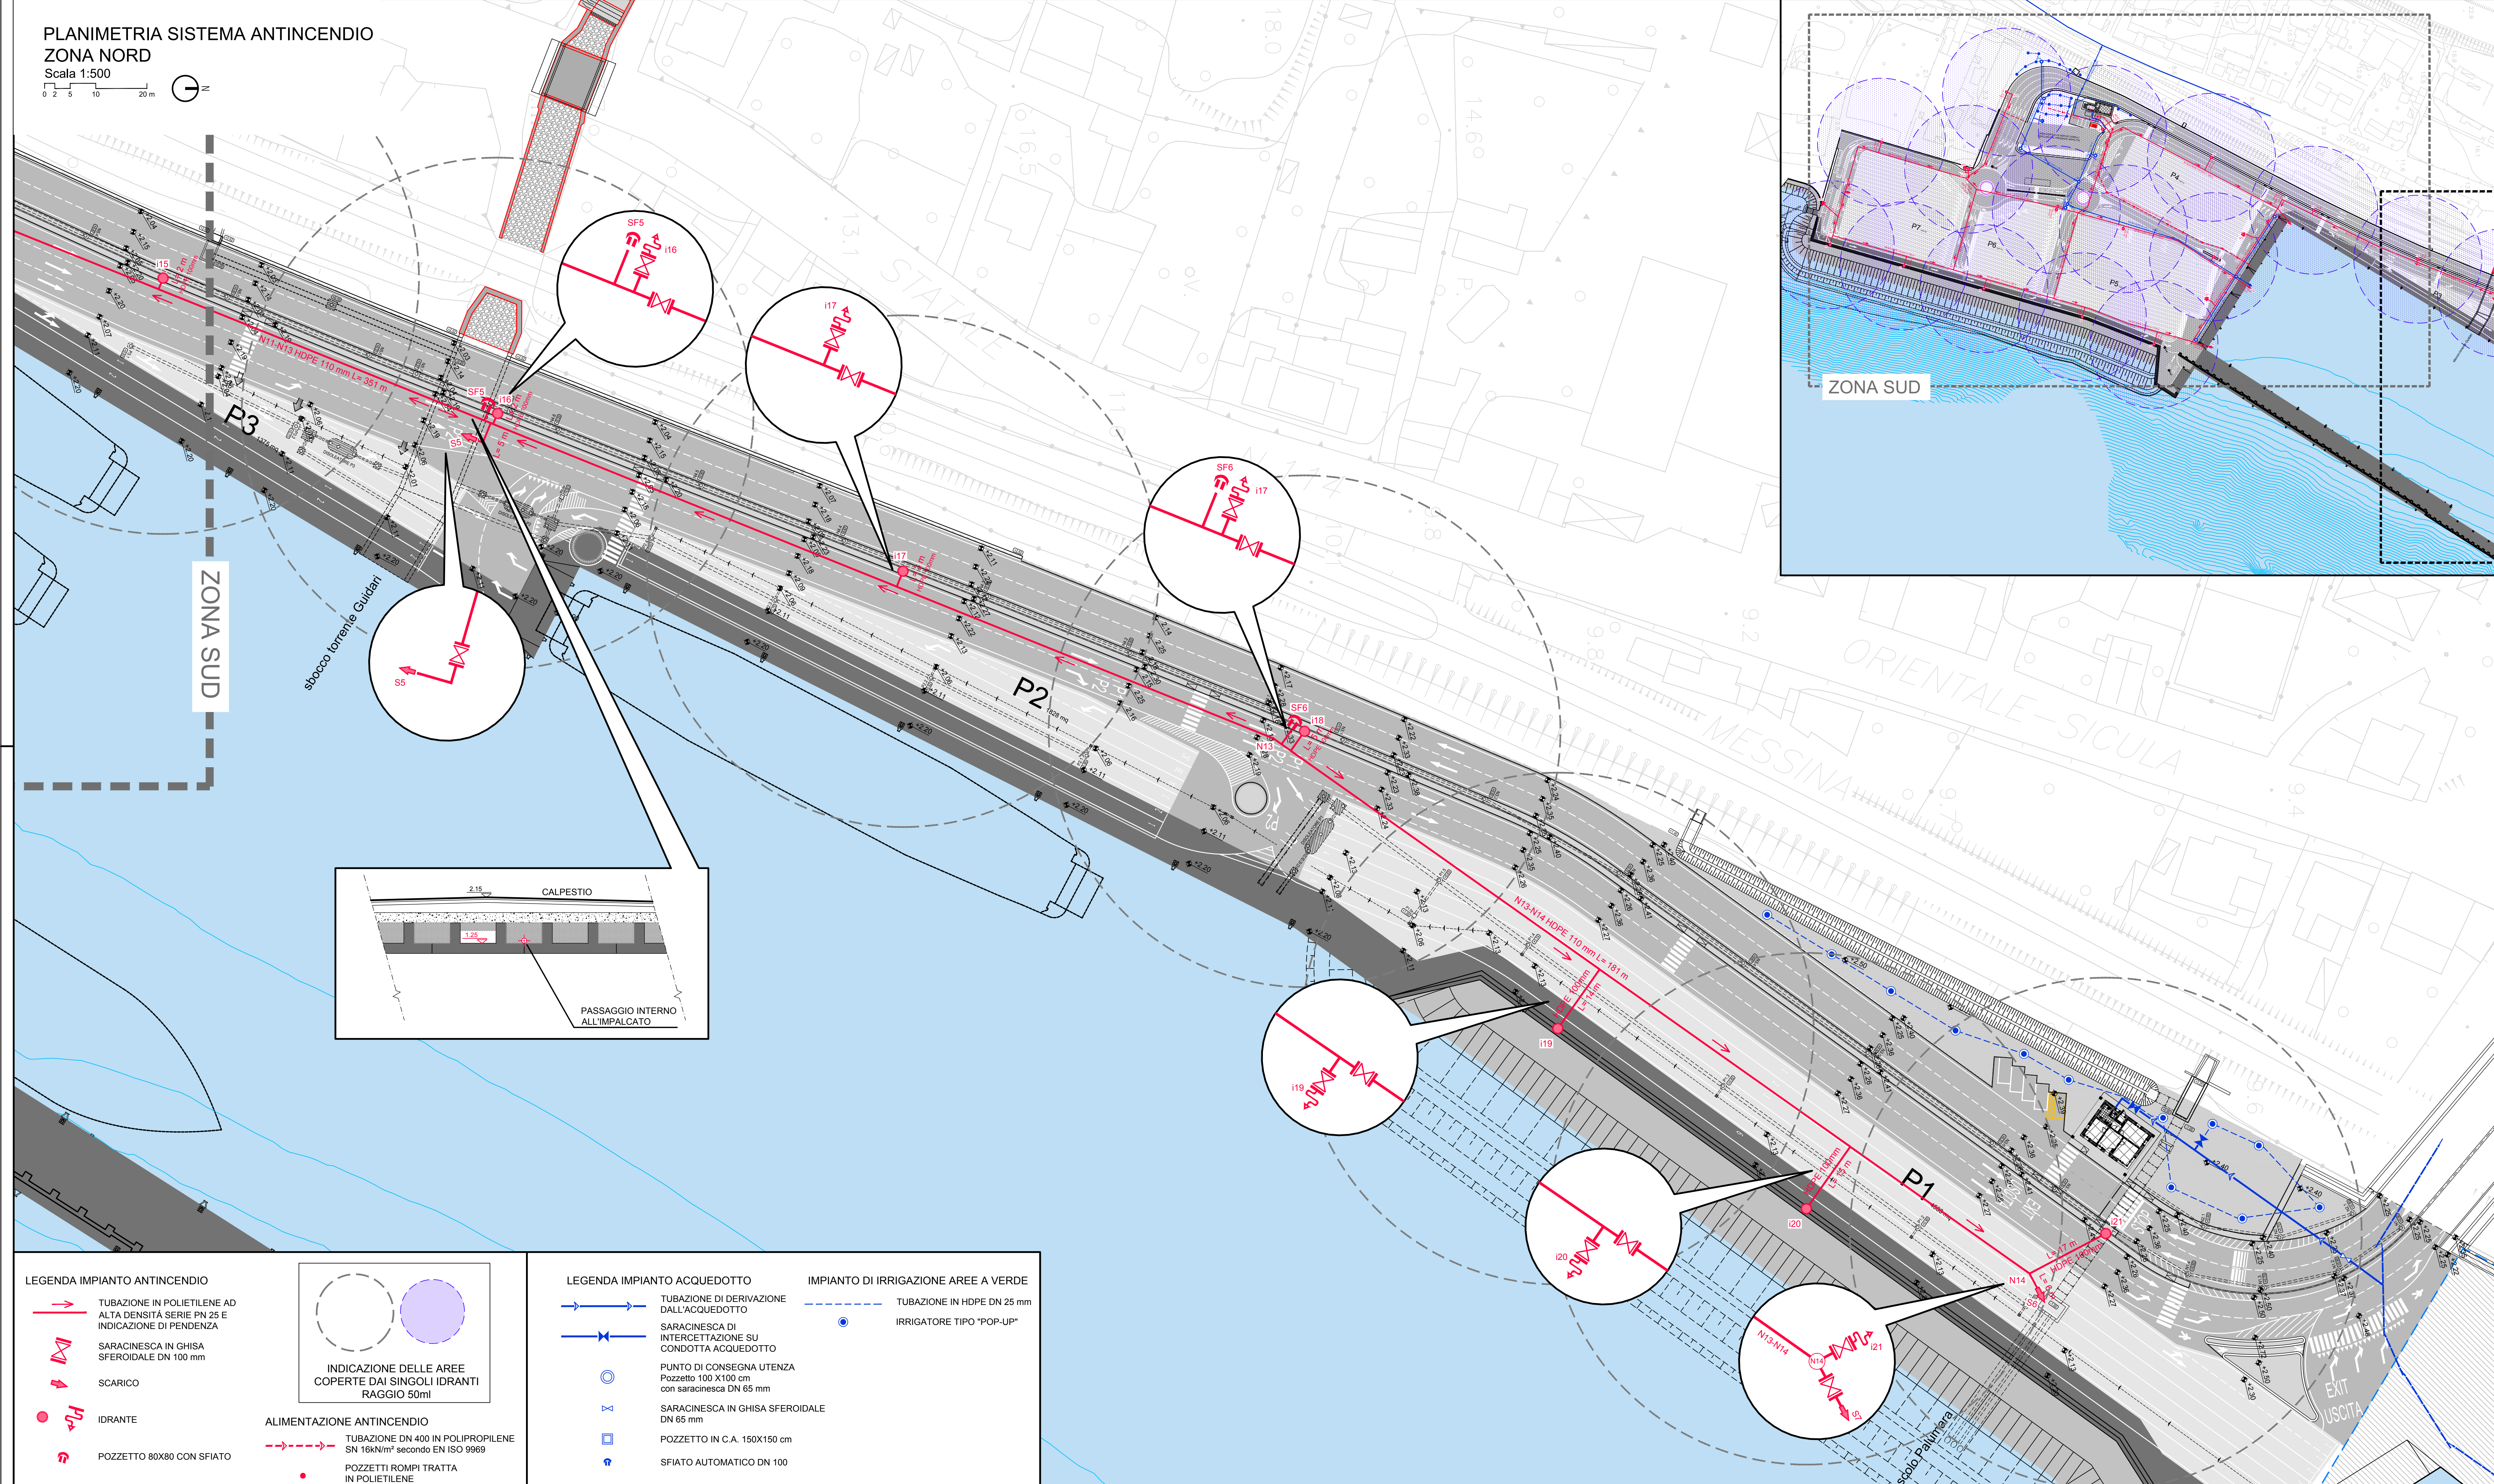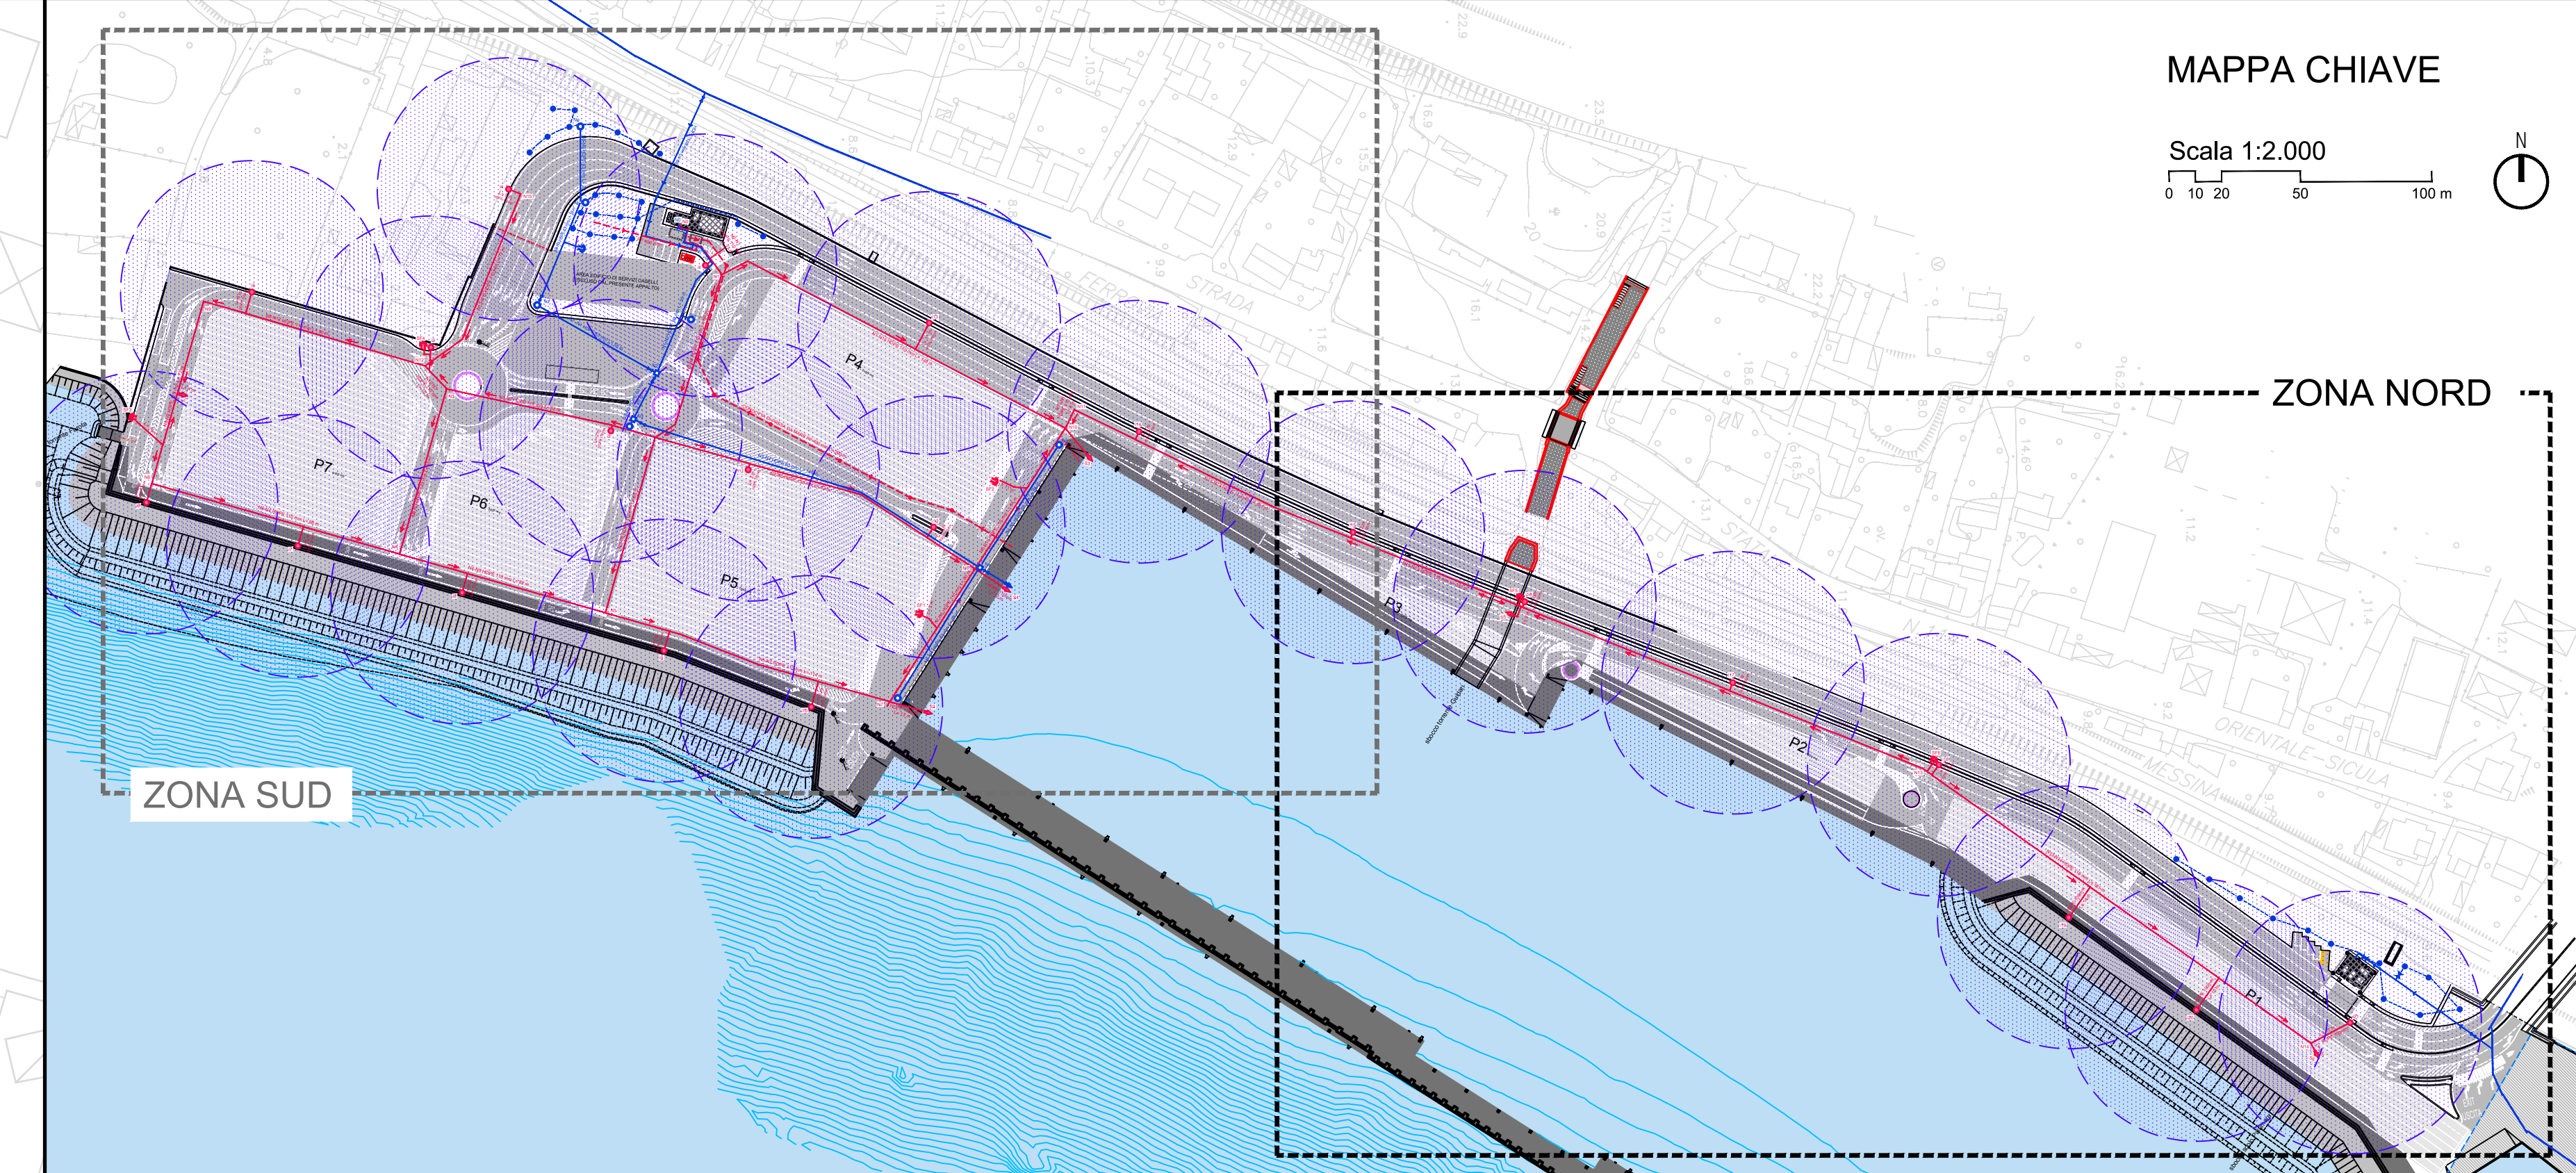

**LEGENDA IMPIANTO ANTINCENDIO**

- TUBAZIONE IN POLIETILENE AD ALTA DENSITA' SERIE PN 25 E INDICAZIONE DI PENDENZA
- SARACINESCA IN GHISA SFEROIDALE DN 100 mm
- SCARICO
- IDRANTE
- POZZETTO 80X80 CON SFIATO

**INDICAZIONE DELLE AREE COPERTE DAI SINGOLI IDRANTI RAGGIO 50m**

**ALIMENTAZIONE ANTINCENDIO**

- TUBAZIONE DN 400 IN POLIPROPILENE SN 16kN/m<sup>2</sup> secondo EN ISO 9969
- POZZETTI ROMPI TRATTA IN POLIETILENE

**LEGENDA IMPIANTO ACQUEDOTTO**

- TUBAZIONE DI DERIVAZIONE DALL'ACQUEDOTTO
- SARACINESCA DI INTERCETTAZIONE SU CONDOTTA ACQUEDOTTO
- PUNTO DI CONSEGNA UTENZA Pozzetto 100 X100 cm con saracinesca DN 65 mm
- SARACINESCA IN GHISA SFEROIDALE DN 65 mm
- POZZETTO IN C.A. 150X150 cm
- SFIATO AUTOMATICO DN 100

**IMPIANTO DI IRRIGAZIONE AREE A VERDE**

- TUBAZIONE IN HDPE DN 25 mm
- IRRIGATORE TIPO "POP-UP"

**Comune di Messina**

IMPRESA APPALTRICE  
**CO.E.D.MAR.**  
30015 Chigaglia (VE) Tel. +39 041 4807 905  
Benedetto F. - Via del Rio Fax +39 041 4807 914  
www.coedmar.it contat@coedmar.it

COOPERATA  
**INTEGRA**  
40122 Bologna Tel. +39 051 3181 300  
Via E. Mattei, 1022 Fax +39 051 3181 300  
www.integracoop.it int@integracoop.it

PROGETTAZIONE  
**F&M**  
Ingegneria  
30035 Milano (VE) Tel. +39 041 5785 711  
Via Mecenate, 81/10 Fax +39 041 4805 933  
www.fmgagnaria.com benedetto@fmgagnaria.com

**IDROTEC**  
20148 Milano Tel. +39 02 8942 2800  
Via Cassanese, 27 Fax +39 02 8942 2133  
mail@idrotec-ingegneria.it

Ing. Vincenzo Iacopino Via Regina Elena, 128 - Messina  
Studio Tecnico Falzea Via 1° Settembre, 37 - Messina  
Arch. Claudio Lucchesi Via Roma, 117 - Pace del Mare (ME)  
Ing. Marito Marino Via Piazza, 8 - Messina  
Dott. Geol. Sergio Duffin Via Marina, 4 - Torre Faro (ME)

PROGETTO  
**COMUNE DI MESSINA**  
LAVORI DI COSTRUZIONE DELLA PIATTAFORMA LOGISTICA INTERMODALE TREMESTIERI CON ANNESSO SCALO PORTUALE - PRIMO STRALCIO FUNZIONALE

EMMISSIONE  
**PROGETTO ESECUTIVO**

TITOLO  
L - IMPIANTI  
Impianto idrico e antincendio  
Planimetria 2/2

REV.	DATA	FILE	OGGETTO	DIS.	APPR.
1					
2					
3					
4					
5					

ELABORATO N. **L302**

DATA:	SCALA:	FILE:	LIN.
02/09/2017	1:500 / 1:2000	1044_L302_0.dwg	1044

PROGETTO: G. Carrella    DISEGNO: F. Diogo    VERIFICA: L. Massimo    APPROVAZIONE: T. Tassi