



PIANTA VASCHE ACCUMULO E
SOLLEVAMENTO IMPIANTI IDRICO
E ANTINCENDIO

Scala 1:50
0 0.2 0.5 1 2 m

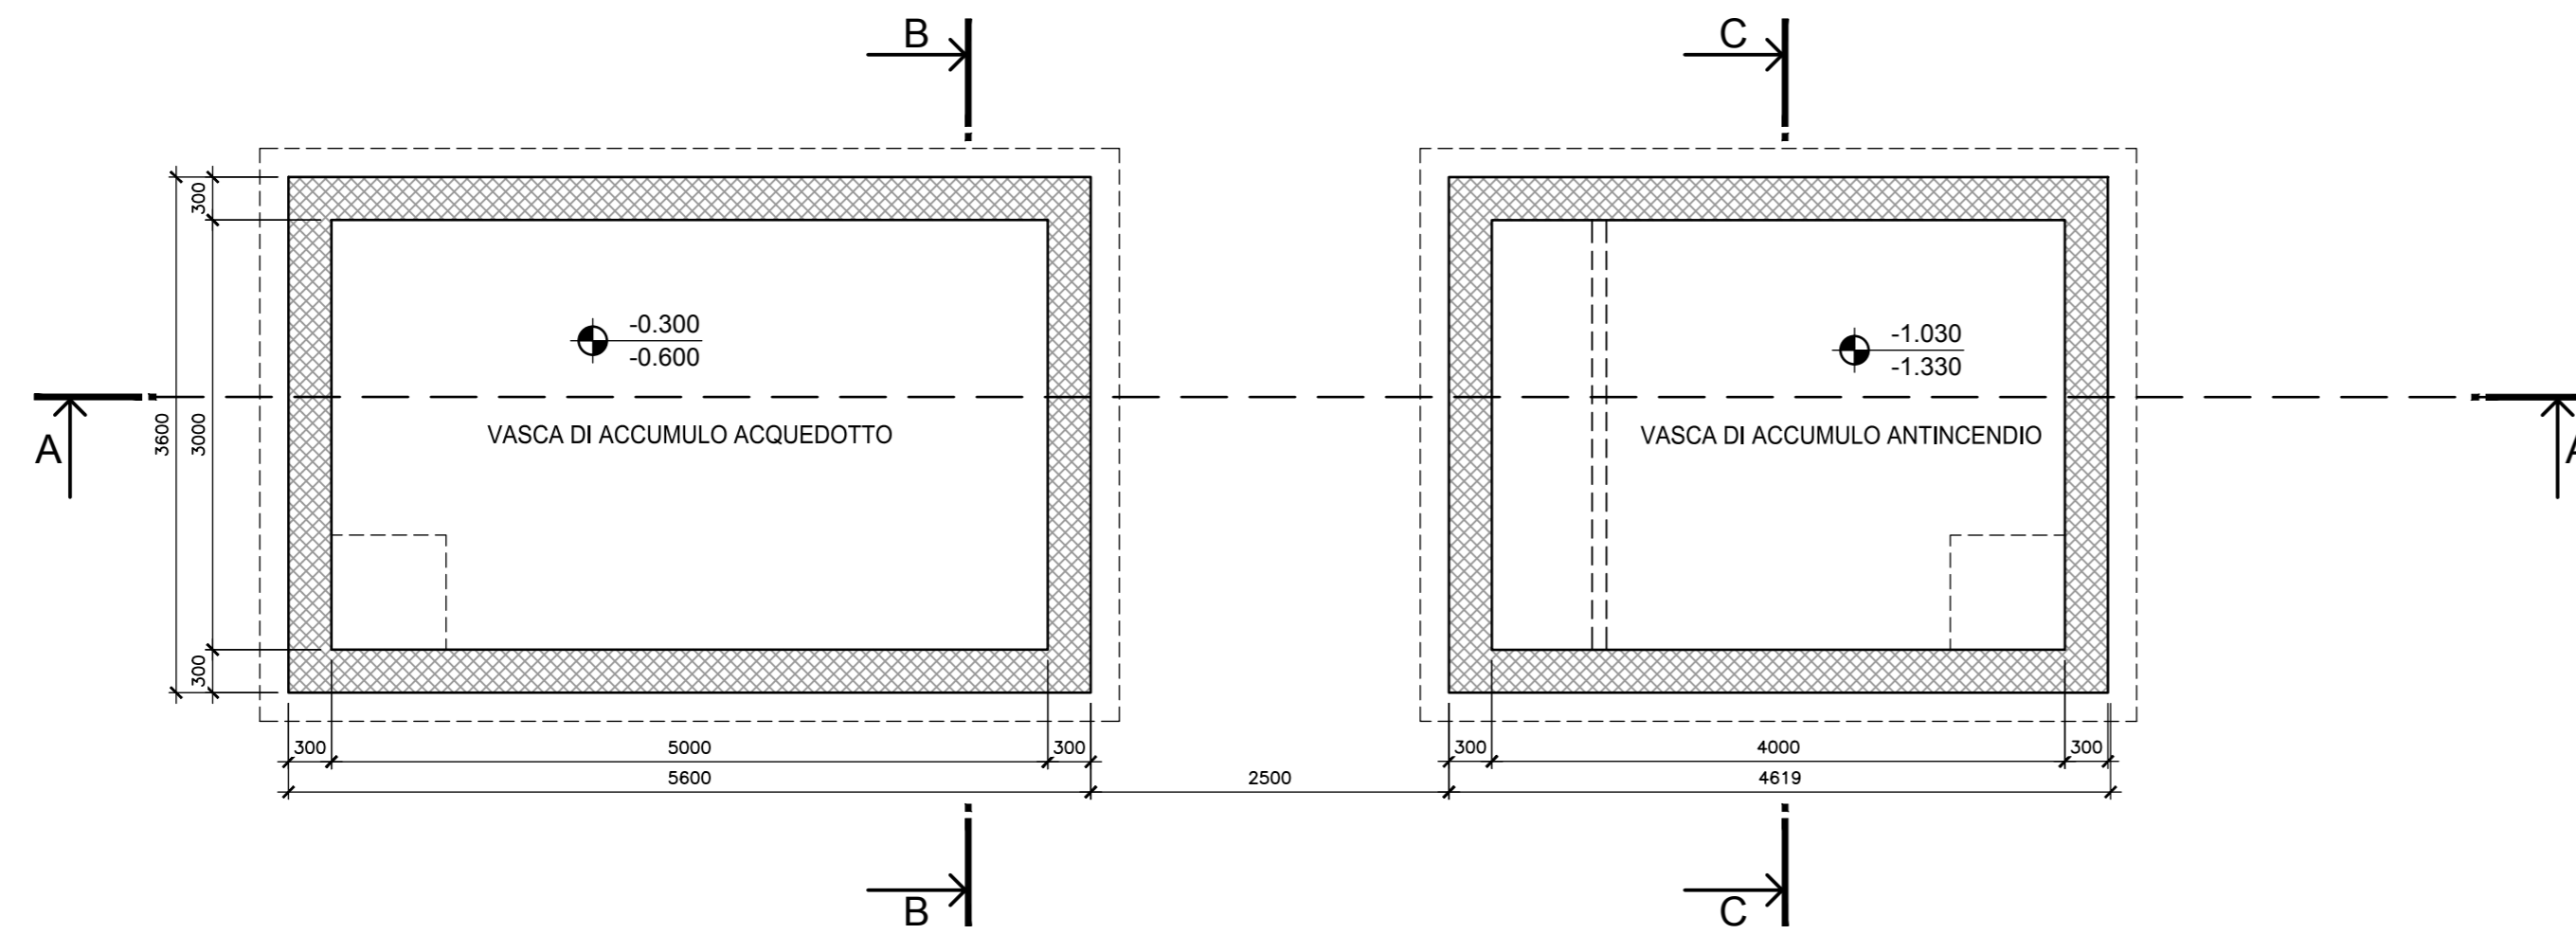


SEZIONE A-A

Scala 1:50
0 0.2 0.5 1 2 m

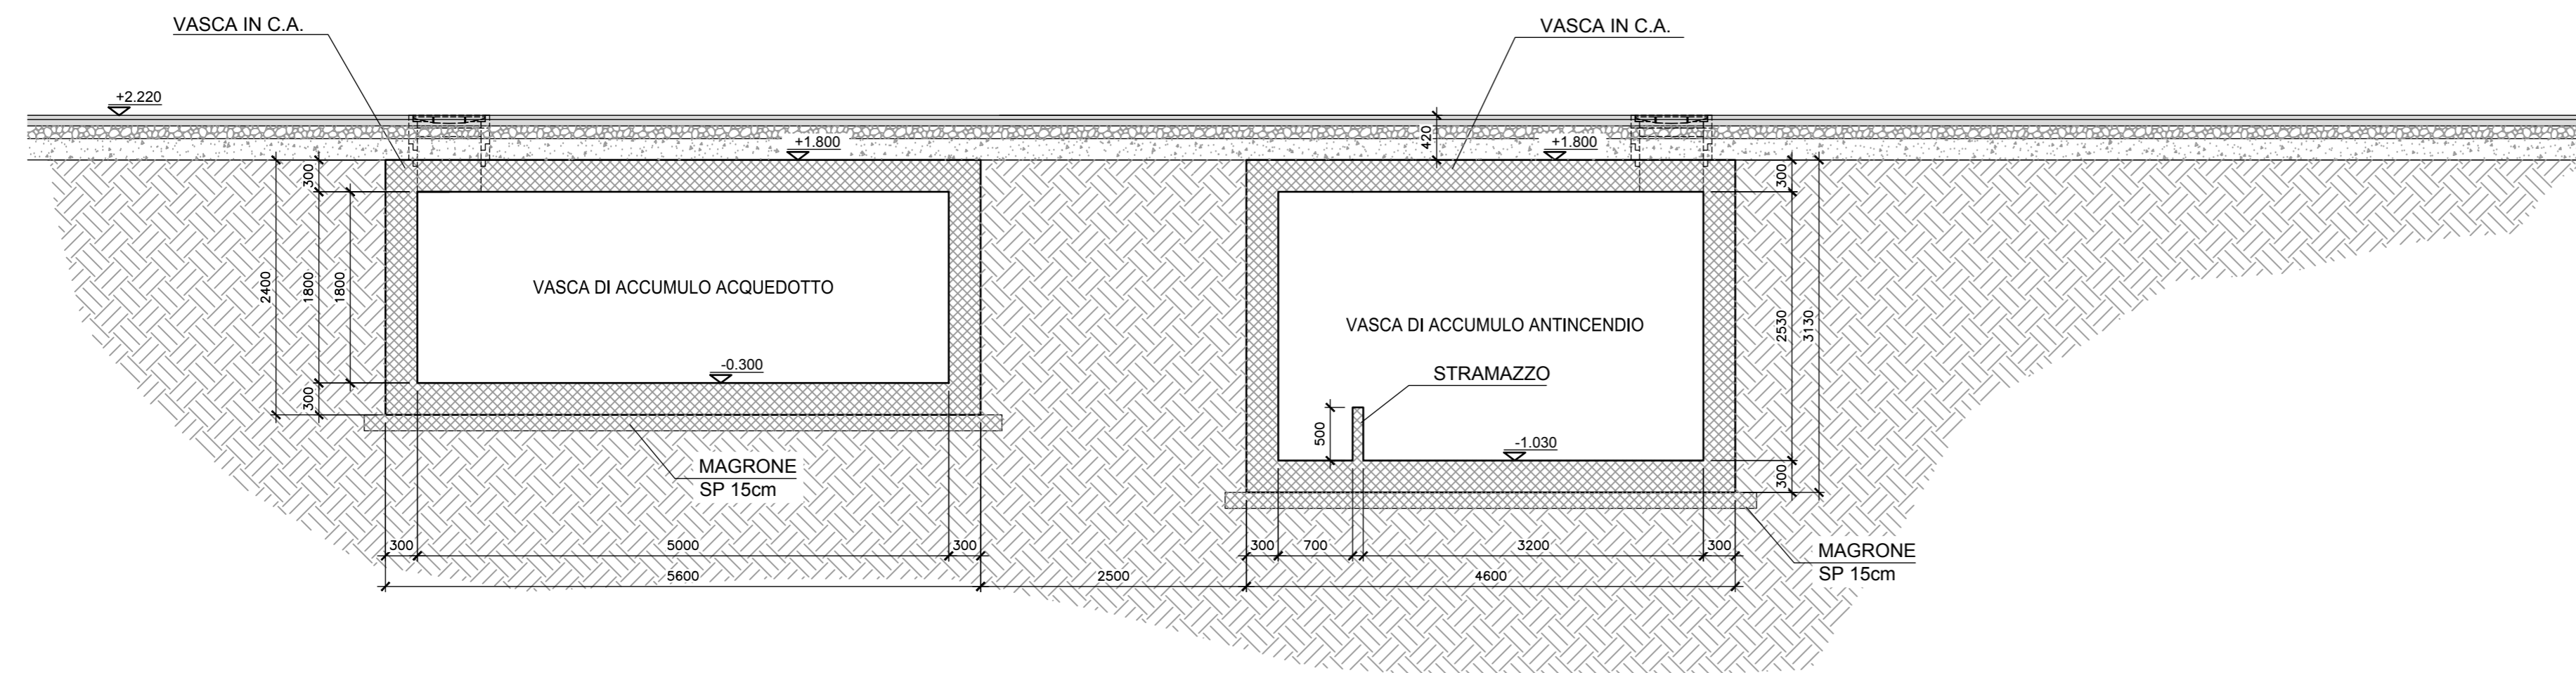


SEZIONE B-B

Scala 1:50
0 0.2 0.5 1 2 m

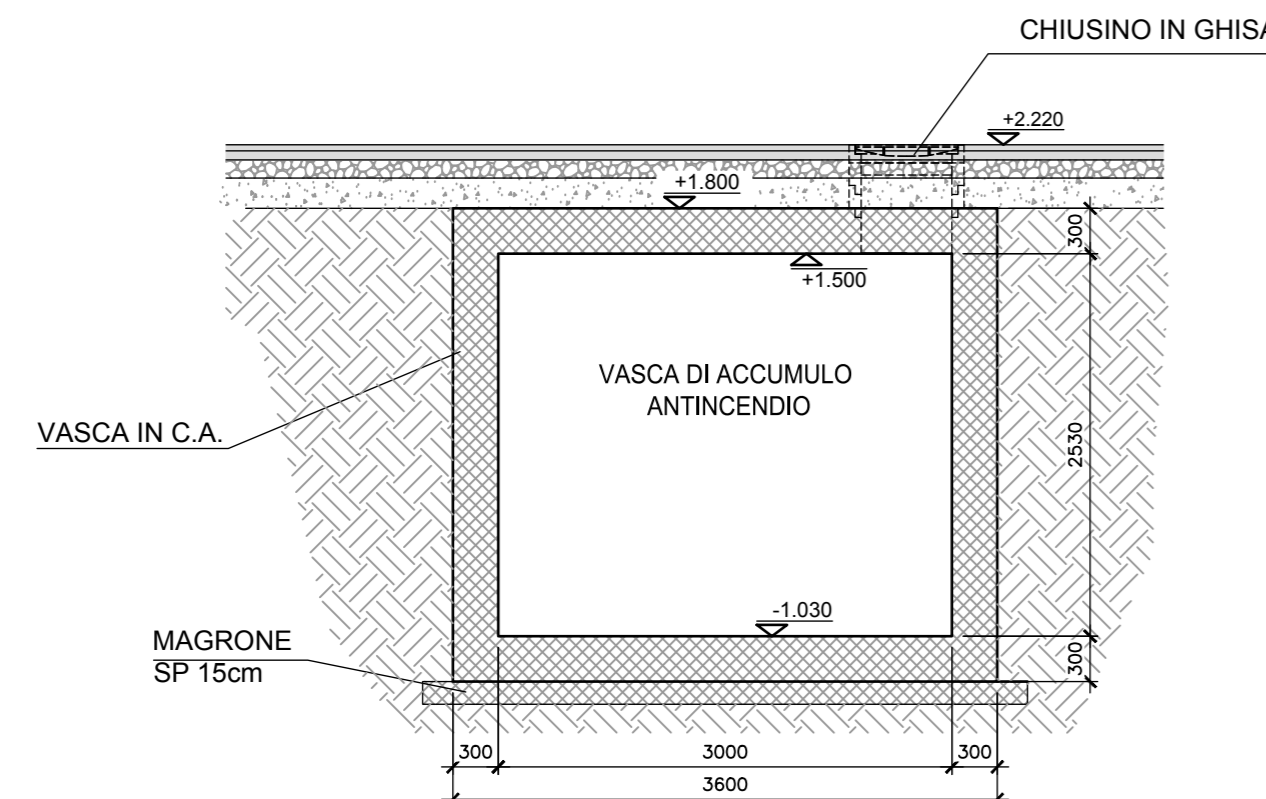

SEZIONE C-C

Scala 1:50
0 0.2 0.5 1 2 m

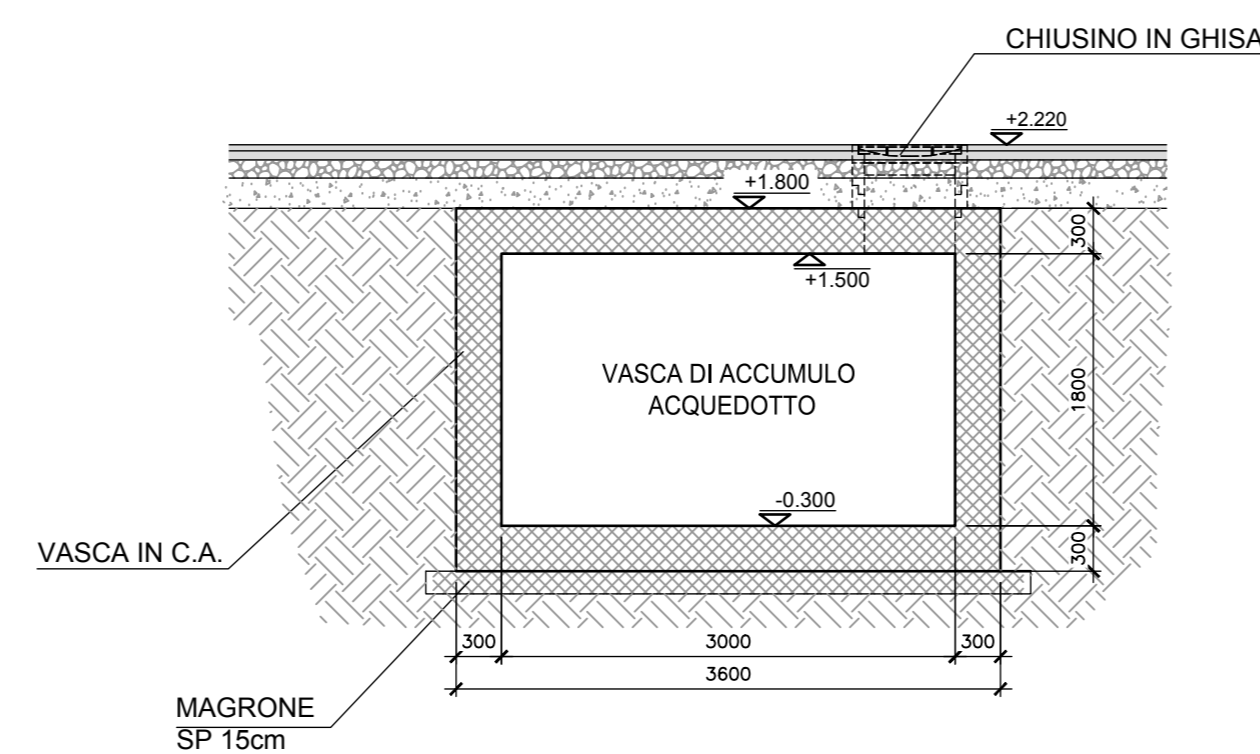

IMPRESA APPALTRICE
CO.E.D.MAR.
30015 Chioggia (VE) Tel. +39 041 4967 925
Bianchina 9 - Via da Rio Fax +39 041 4967 914
www.coedmar.it contratti@coedmar.it

COOPTATA
INTEGRA
40123 Bologna Tel. +39 051 3161 300
Via M. E. Lovato, 18/22 Fax +39 051 3161 300
www.integraingegneria.it intgra@integraingegneria.it

PROGETTAZIONE
F&M
ingegneria 30035 Milano (VE) Tel. +39 041 5785 711
Viale Belvedere, 8/10 Fax +39 041 4355 933
www.fim-ingegneria.com iremester@fim-ingegneria.com

IDROTEC
20149 Milano Tel. +39 02 8942 2885
Via Caccapuoti, 27 Fax +39 02 8942 9133
mail@idrotec-ingegneria.it

Ing. Vincenzo Iacopino Via Regina Elena, 125 - Messina
Studio Tecnico Falzea Via 1° Settembre, 37 - Messina
Arch. Claudio Lucchesi Via Roma, 117 - Pace del Mare (ME)
Ing. Manlio Marino Via Pissico, 6 - Messina
Dott. Geol. Sergio Dolfin Via Marina, 4 - Torre Faro (ME)

PROGETTO
COMUNE DI MESSINA
LAVORI DI COSTRUZIONE DELLA PIATTAFORMA
LOGISTICA INTERMODALE TREMESTIERI CON ANNESSO
SCALO PORTUALE - PRIMO STRALCIO FUNZIONALE

EMMISSIONE
PROGETTO ESECUTIVO

TITOLO
L - IMPIANTI
Impianto idrico e antincendio
Vasche di accumulo e pompaggio - Carpenterie

REV	DATA	FILE	OGGETTO	DIS.	APPR.
1					
2					
3					
4					
5					

ELABORATO N. **L306**

DATA:	SCALA:	FILE:	J.N.
10 ottobre 2017	1:50	1044_L306_0.dwg	1044
PROGETTO	DISEGNO	VERIFICA	APPROVAZIONE
G. Carretta	M. Granata	L. Masiero	T. Tassi