



PIANTA PIANO TERRA [# 1:100]

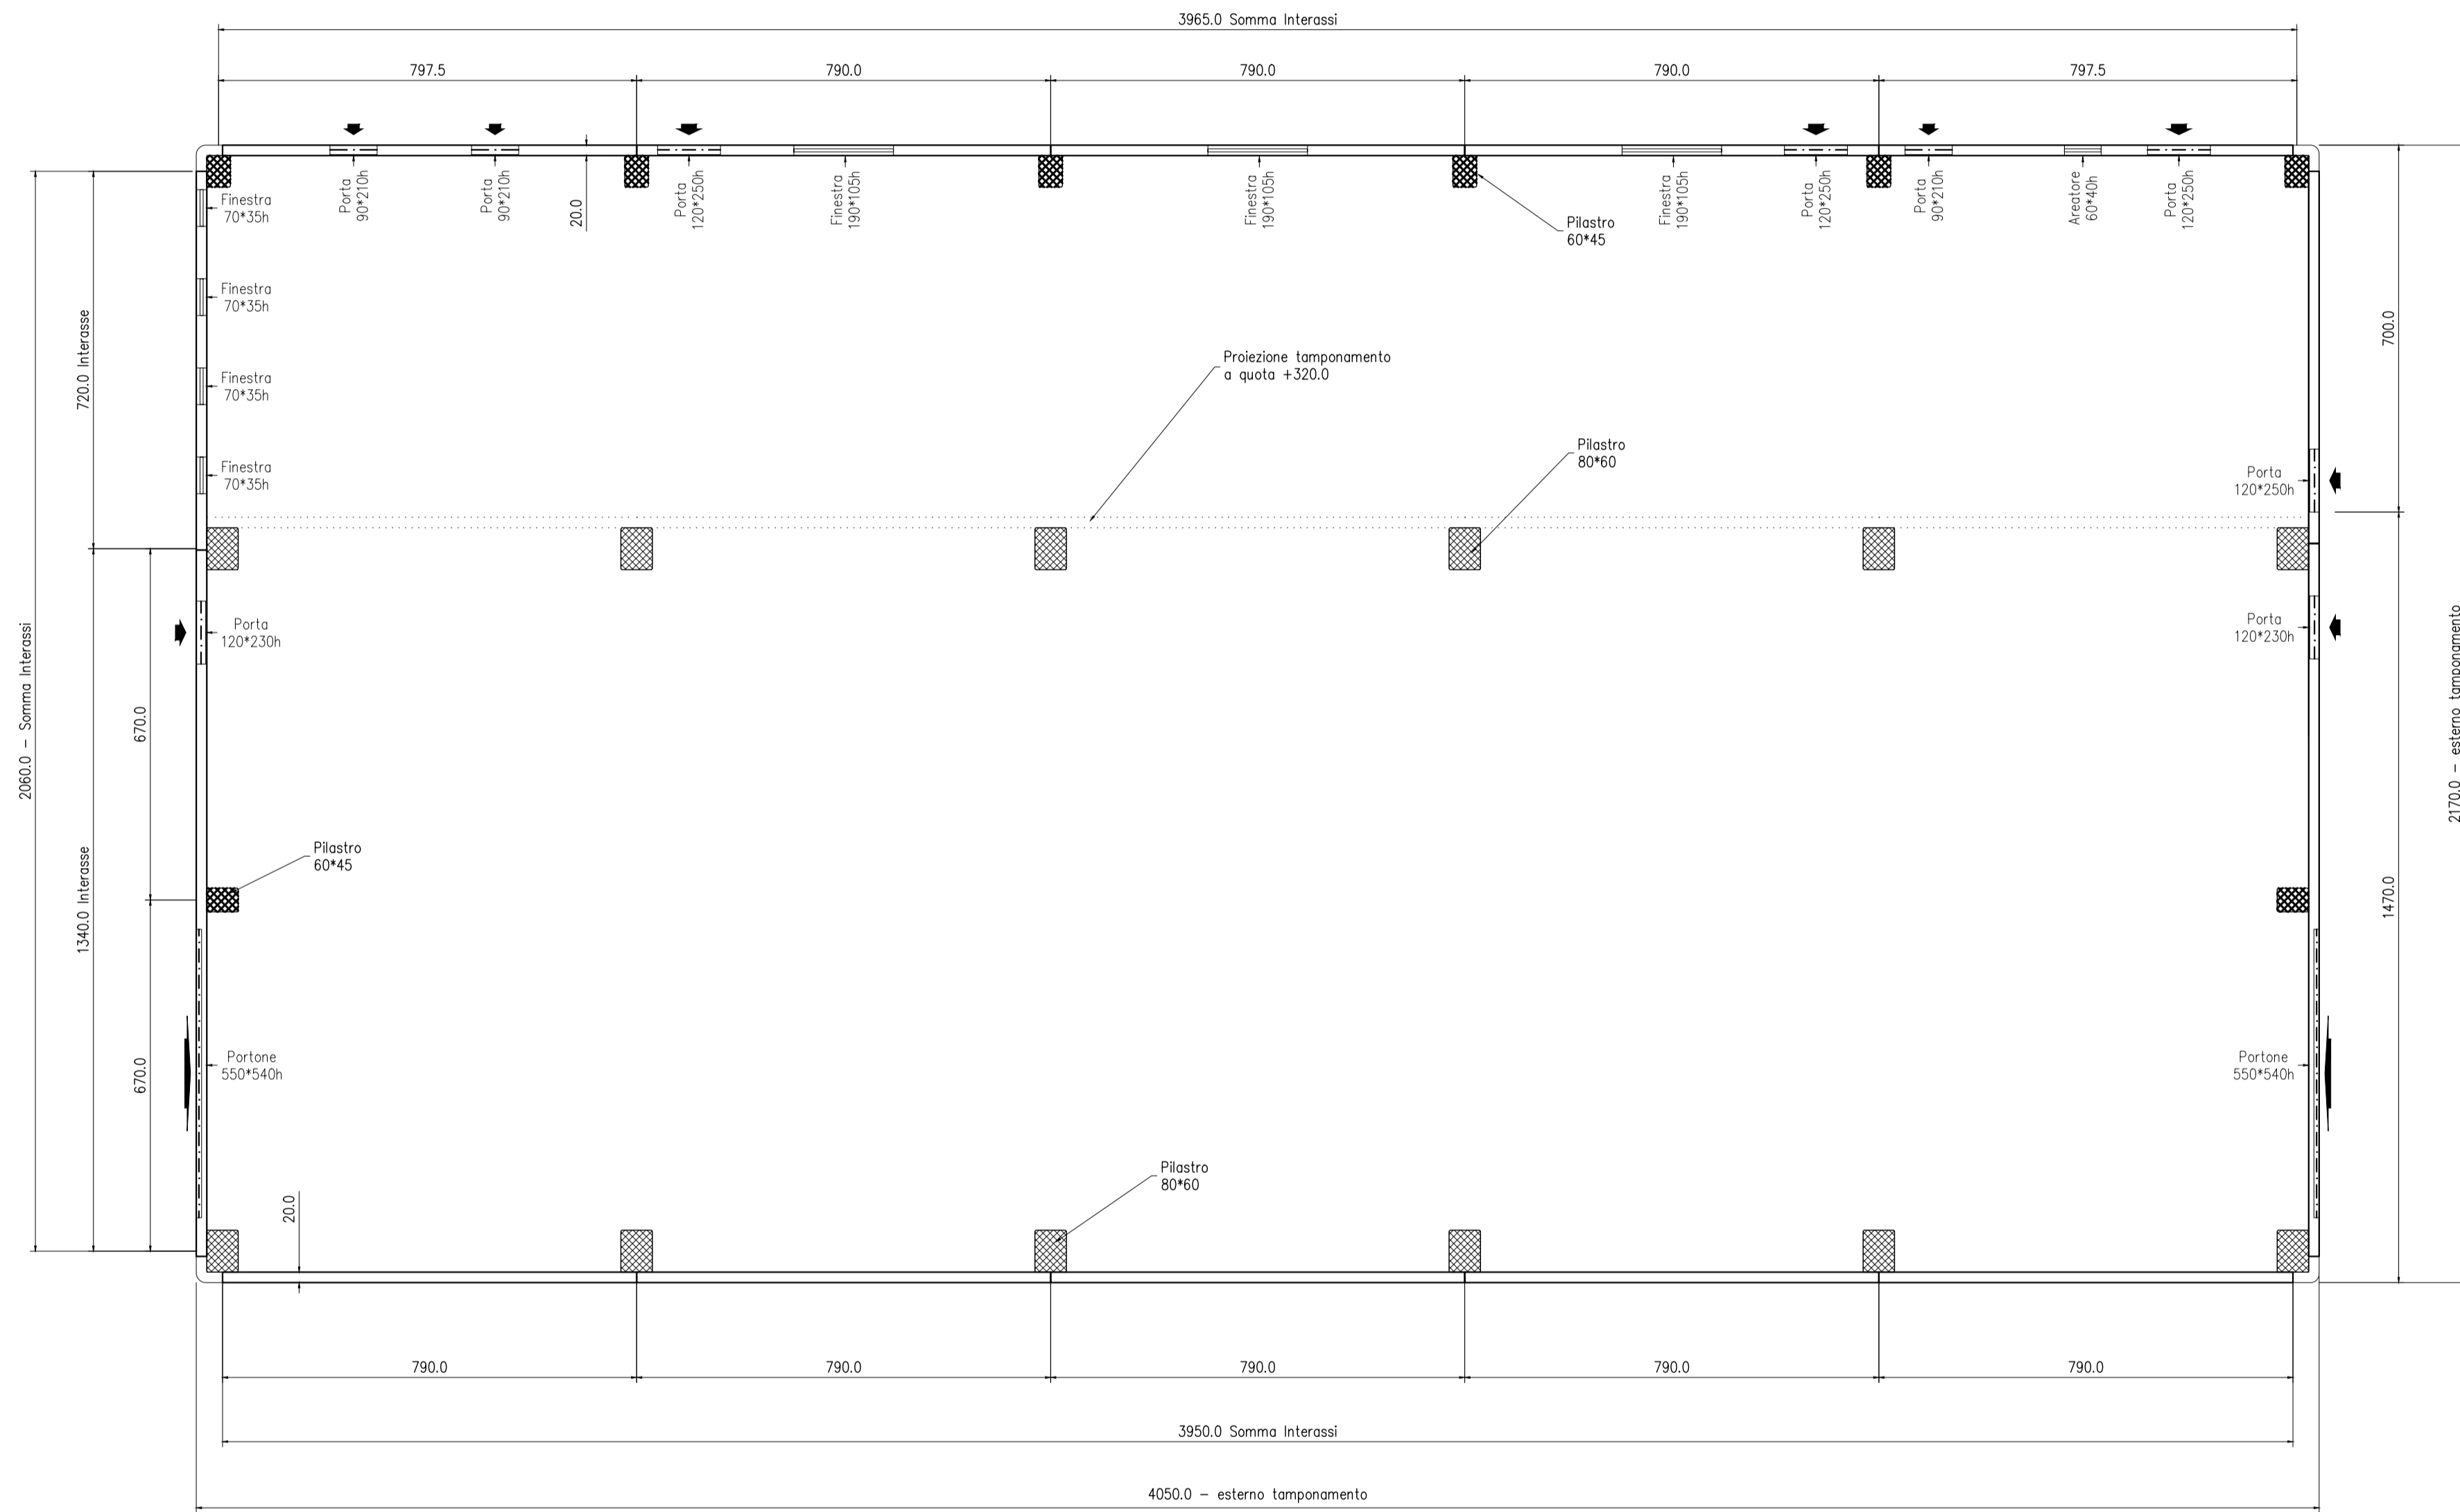

Ing. Omar Marco Retini
Ing. OMAR MARCO RETINI
 ORDINE INGEGNERI della Provincia di PISA
 N° 2234 Sezione A
 INGEGNERE CIVILE E AMBIENTALE
 INDUSTRIALE, DELL'INFORMAZIONE

PIANTA CHIAVE

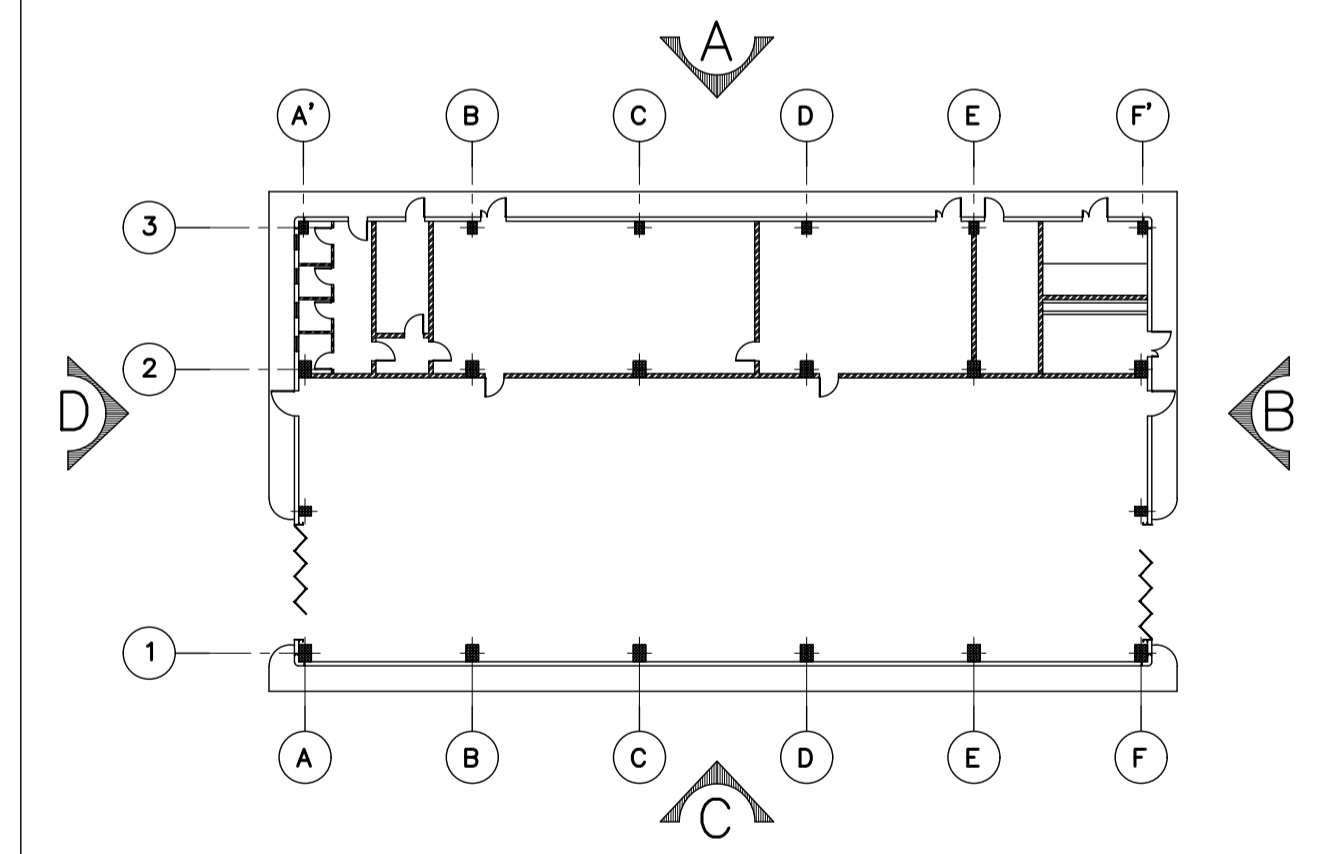

3						
2						
1						
0	FUS	EMESSO PER ITER AUTORIZZATIVO	01.09.2020	GUGLIOTTA	DARUSI/SCARLA	CRIPPA
REV.	STATO	DESCRIZIONE	DATA	ELABORATO	VERIFICATO	APPROVATO
Rev.	Status	Description	Date	Prepared	Checked	Approved
1	2	3	4	5	6	7

		COMMITENTE/Client POWER ASSET DIVISION	 B711AUEC003
CODIFICA DOC. / Doc. Code N° B711AUEC003		IMPIANTO/Plant Progetto di riforcimento per aggiornamento tecnologico della centrale termoelettrica di San Quirico	
SCALA/Scale 1:200	FOGLIO/Sheet A 1	TITOLO DOCUMENTO/Document Title STAZIONE ELETTRICA 380KV SAN GIOVANNI IN CROCE (CR) FABBRICATO ELETTRICO PIANTA A QUOTA +0.15 - ARCHITETTONICO	
<small>Tutti i diritti sono riservati. Questo documento è proprietà di Edison S.p.A. Lo stesso non potrà essere utilizzato per la realizzazione dell'oggetto rappresentato né essere riprodotto o trasmesso a soggetti terzi in assenza di un'autorizzazione scritta. All rights reserved. This document is owned and reserved to Edison S.p.A. It cannot be used for the construction of the object represented nor reproduced or communicated to third parties without a prior written authorization.</small>			