



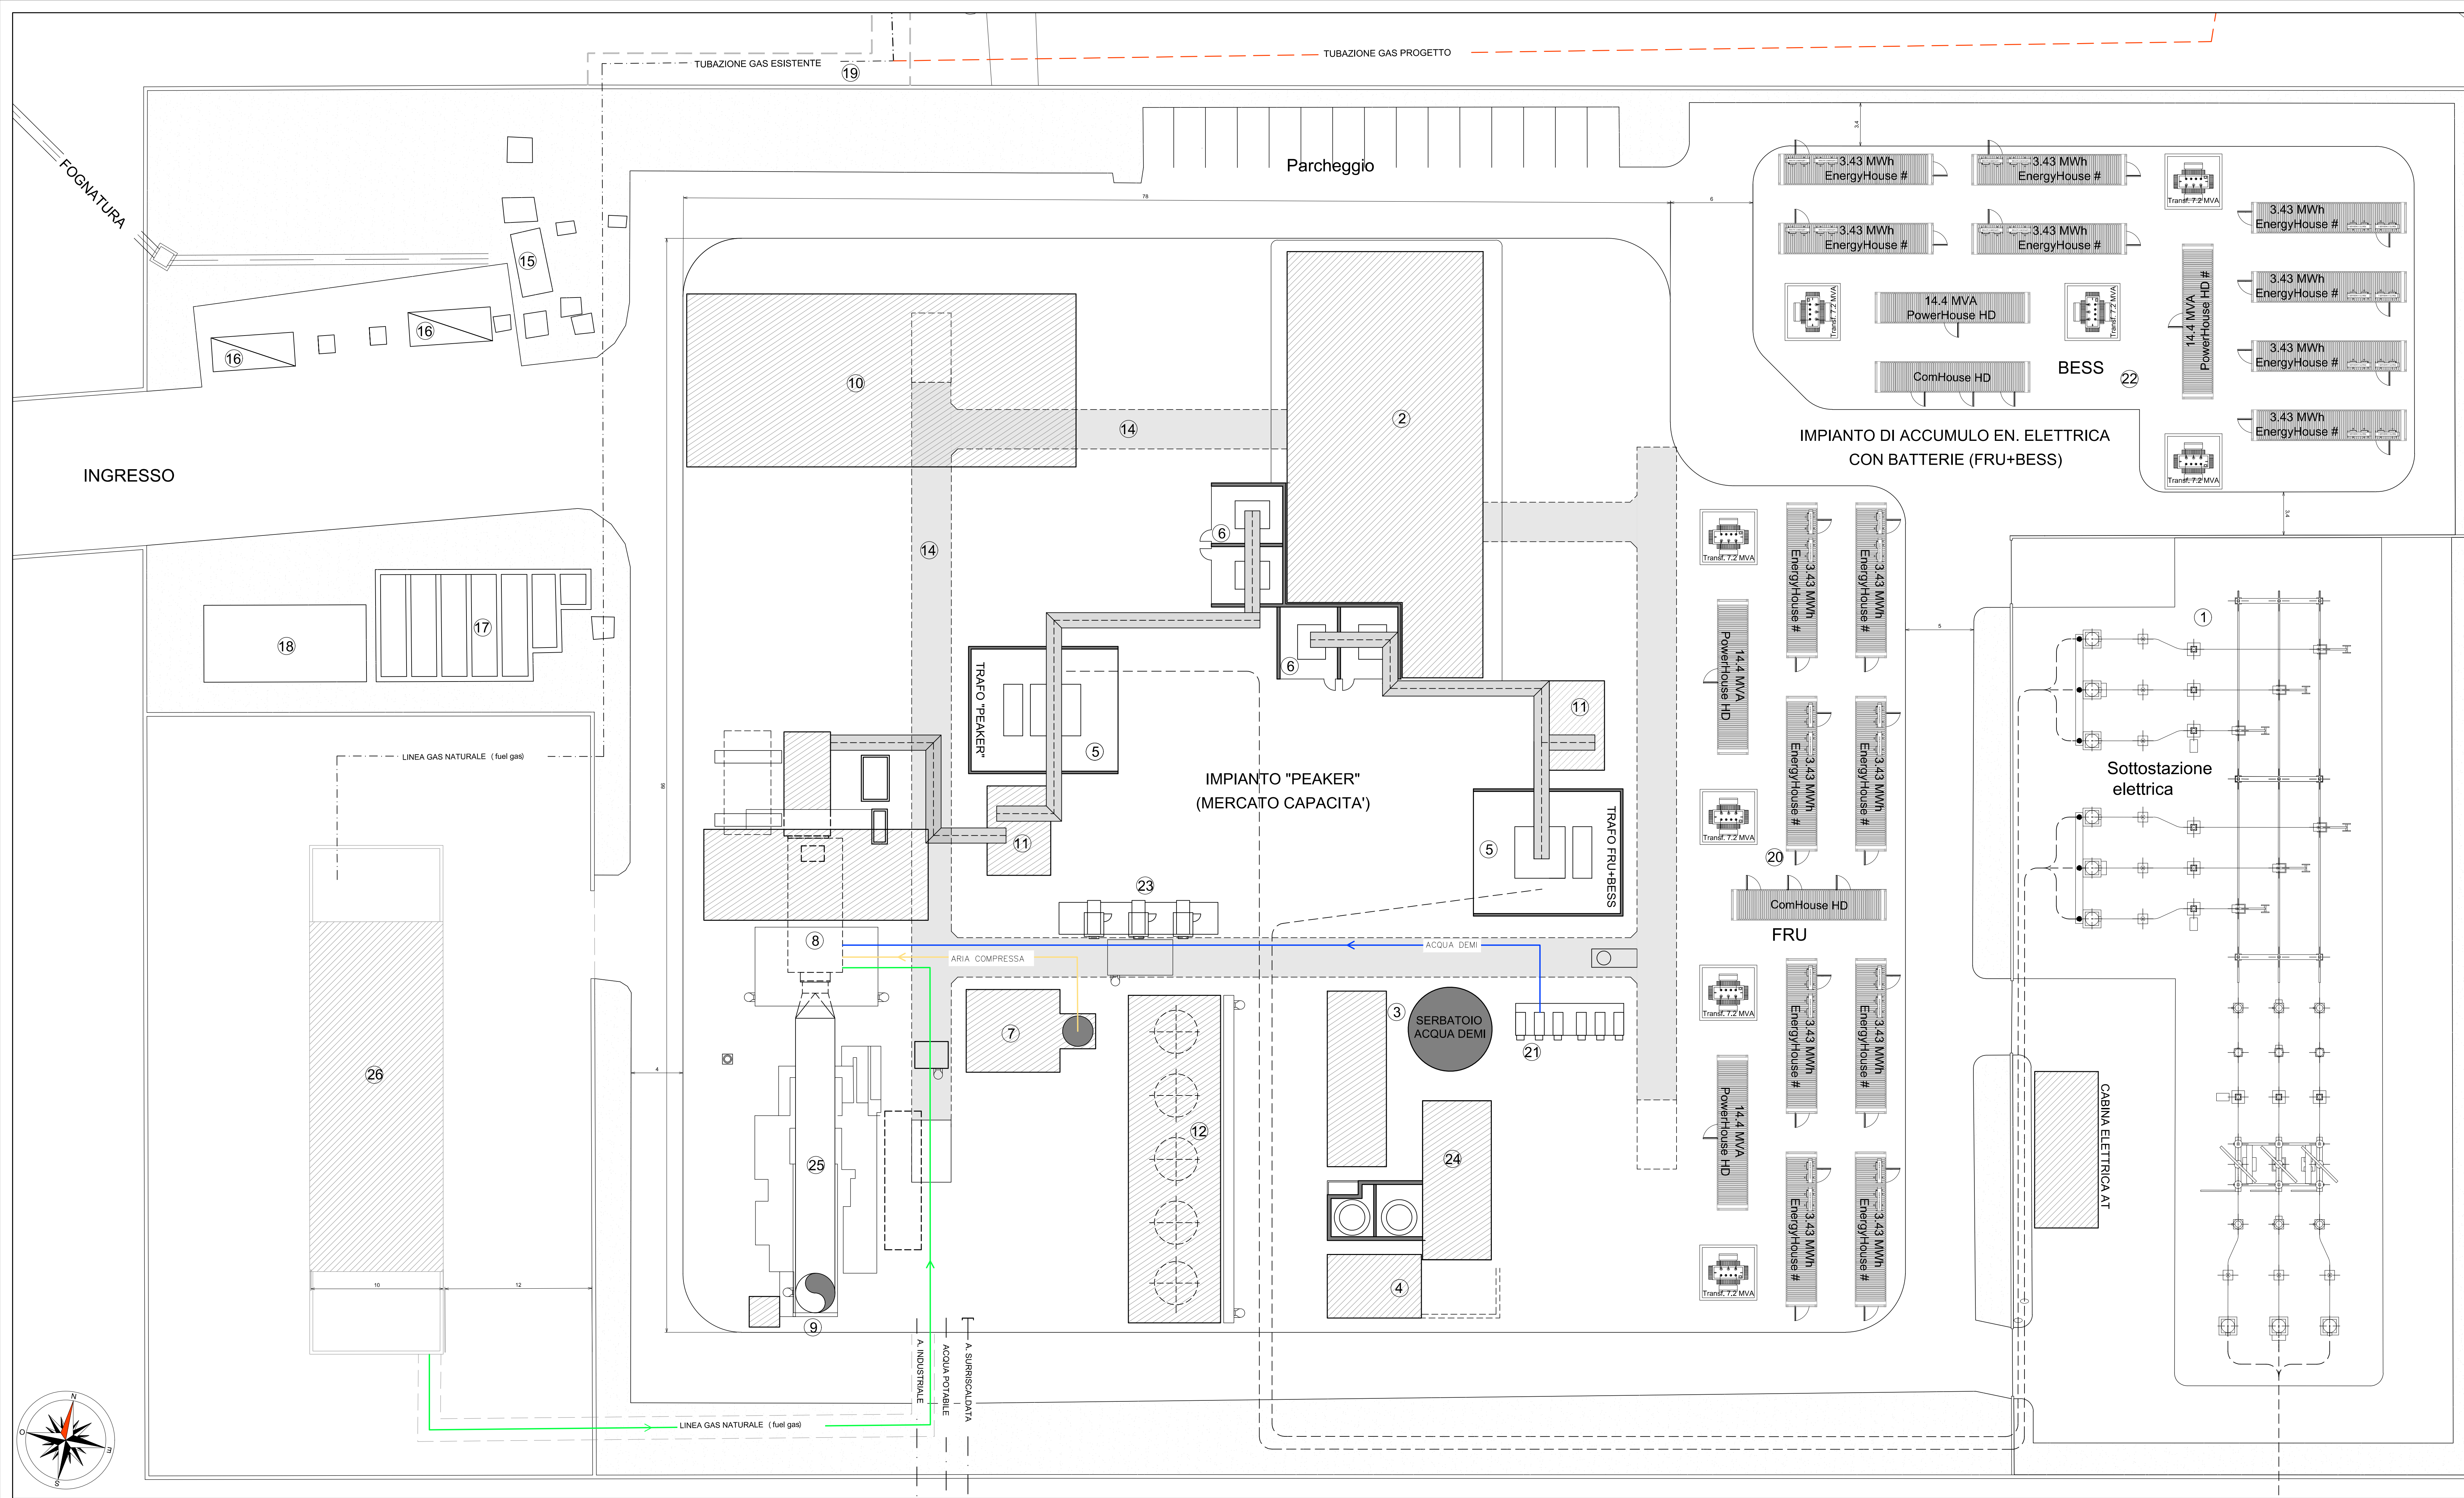

- LEGENDA**
- 1- Sottostazione elettrica
 - 2 - Fabbricato controllo
 - 3 - Impianto acqua DEMI e serbatoio
 - 4 - Locale pompe /vasca acqua antincendio
 - 5 - Trasformatore elevatore
 - 6 - Trasformatore d'unità
 - 7 - Tettolo sistema aria compressa
 - 8 - Cabinato TG +
 - 9- Alternatore impianto "PEAKER"
 - 10 - Cammino
 - 11 - Area magazzino
 - 12- Quadro media tensione
 - 13- Impianto di raffreddamento ad aria TG
 - 14 - Fabbricato quadri per sottostazione elettrica
 - 15 - Vasca di raccolta prima pioggia
 - 16 - Diesel di emergenza
 - 17 - Vasca raccolta reflui
 - 18 - Vasca acqua grezza e filtrazione
 - 19 - Tubazioni gas metano interrato
 - 20 - FRU - Fast reserve - fase 1
 - 21- Pompe iniezione acqua DEMI
 - 22 - BESS - Energy storage - fase 2
 - 23- Pompe sistema di raffreddamento
 - 24 - Vasca raccolta eluati
 - 25- Condotto scarico fumi
 - 26- Impianto di compressione gas naturale (fuel gas)
- Linea gas
Linea gas
Acqua DEMI

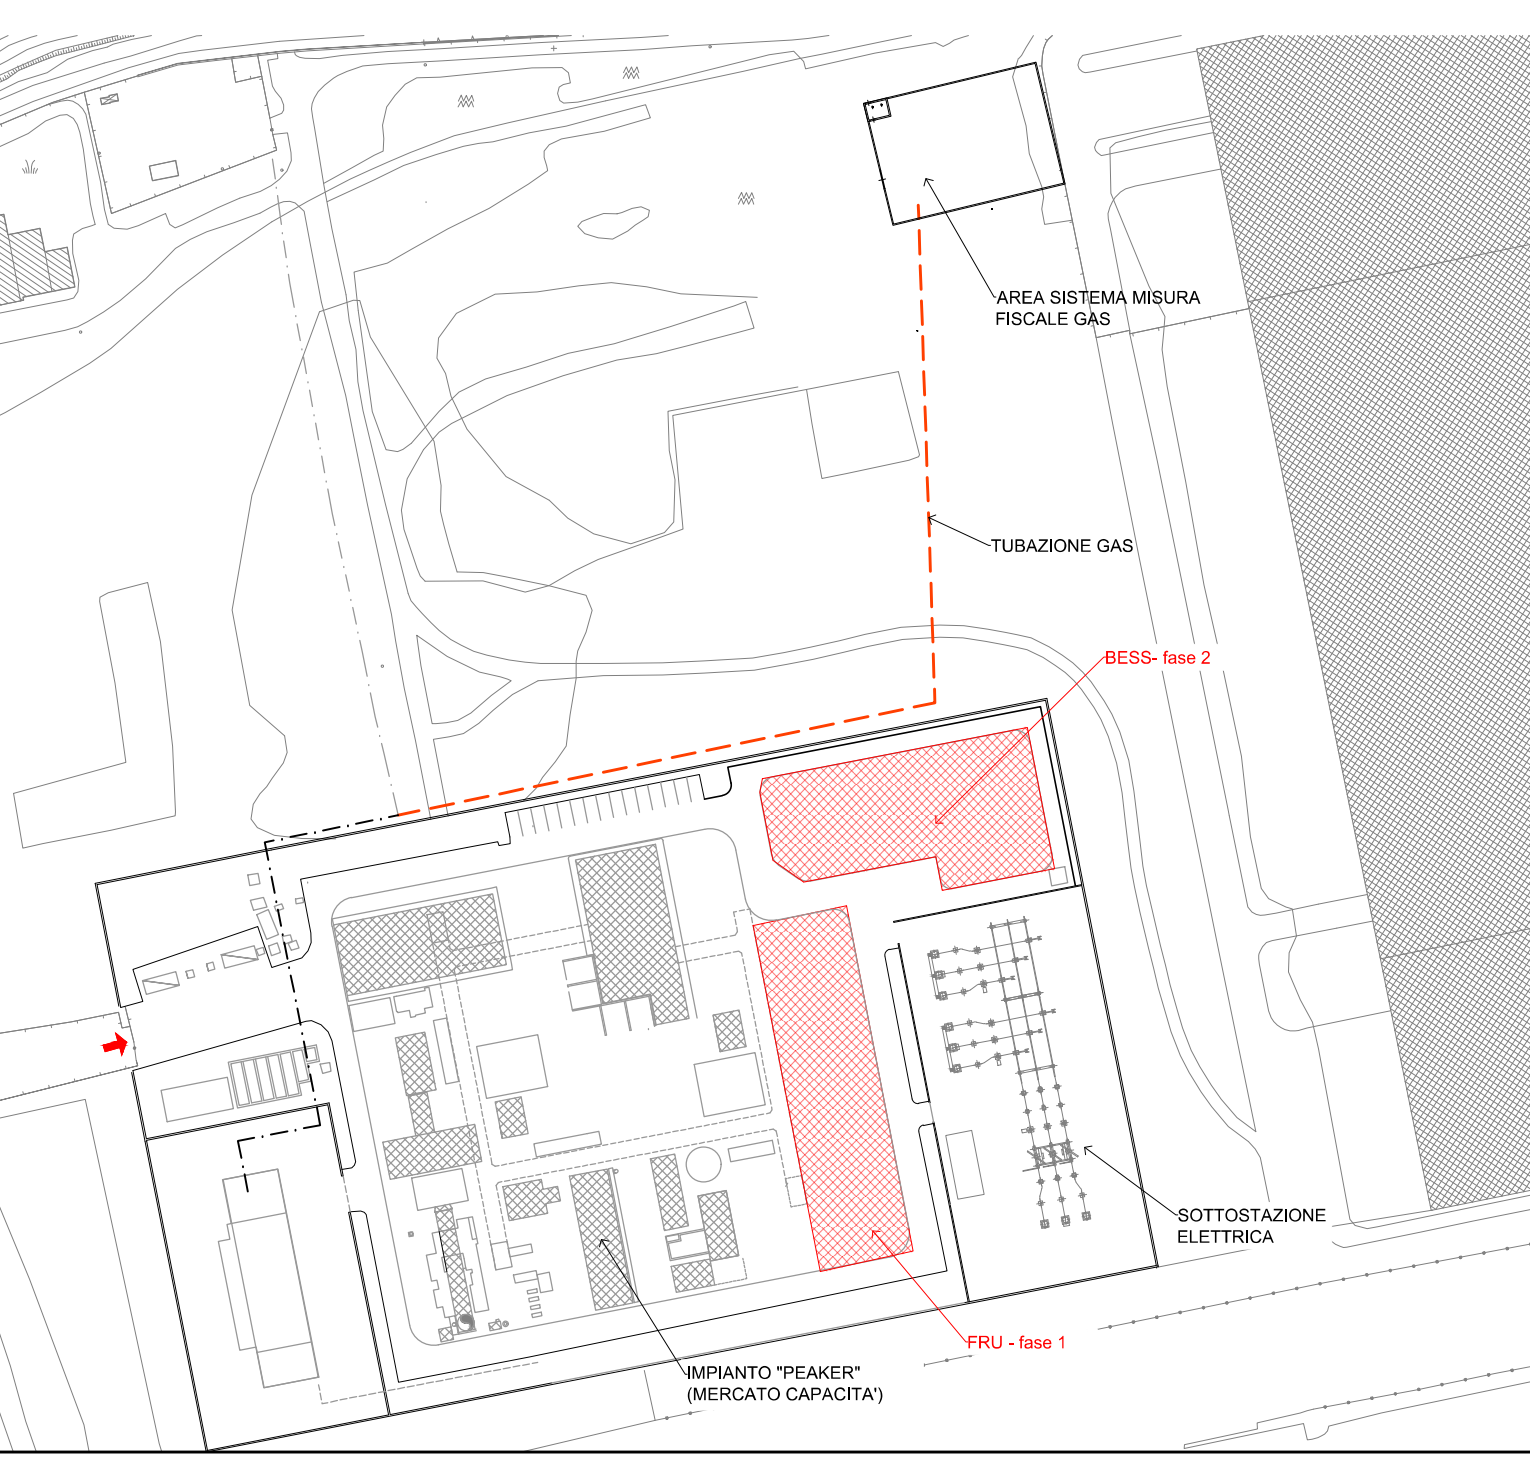

COMMITTENTE

ENGIE

PROGETTO DI RIQUALIFICAZIONE DELLA CENTRALE DI ACERRA NA

Società proponente: **ENGIE Servizi SpA** - Viale G.Ribotta, 31 - 00144 Roma

PROCEDURA DI VALUTAZIONE PRELIMINARE

Art.6. co.9 D.Lgs 3 aprile 2006, n.152 e s.m.l.

TITOLO

Layout stato di progetto

REV.	DATA	DESCRIZIONE	SCALA	1:200	TAVOLA	0108-GN-PL-002_R00
01	20.10.2020	Seconda emissione	M.G.	F.V./M.S.	C.P.	P.G.
00	15.10.2020	Prima emissione	M.G.	F.V.	C.P.	M.S.

SEZIONE

XXXX

SCALA

1:200

TAVOLA

0108-GN-PL-002_R00

LAYOUT FOGLIO

A1+

FOGLIO

1

1

DERIVATO DA

PROGETTISTA

COMMITTENTE

TRACTEBEL Tractebel Engineering S.r.l.
Via Avignone, 12 - 00144 Roma

ENGIE Engie Servizi S.p.A.
Via Chiese, 72 - 20126 Milano

Il presente disegno e' di esclusiva proprieta' di ENGIE SERVIZI S.p.A. La sua riproduzione, esibizione o terzi, l'uso non espressamente autorizzato, sono vietati a norma di legge.