

INGRESSO CENTRALE

MARCANZA


STRADA COMUNALE

GUARDIOLA

MURO DI CONFINI

MURO DI CONFINI


CAMERETTA SNAM

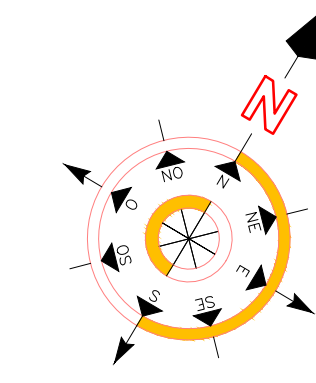

LISTA APPARECCHIATURE					
N°	CODICE	DESCRIZIONE	N°	CODICE	DESCRIPTION
01		TURBINA GAS - TT1	20		VASCA TRATTAMENTO REFLUI
02		TURBINA GAS - TT2	21		POZZO
03		CAMMINO MODULO TT1	22		VASCA ACQUA DI POZZO
04		CAMMINO MODULO TT2	23		PESA
05		AEROTERMO MODULO TT1	24		RAMPE DI SCARICO AUTOBOTTI
06		AEROTERMO MODULO TT2	25		SERBATOIO DIESEL AUSILIARI
07		TRASFORMATORE ELEVATORE MODULO TT1	26		SERBATOIO DIESEL SCARICO AUTOBOTTI
08		TRASFORMATORE ELEVATORE MODULO TT2	27		GRUPPO POMPE GASOLIO
09		DIESEL DI EMERGENZA	28		UFFICINA
10		SERBATOIO ACQUA ANTINCENDIO	29		SALA BATTERIE
11		SERBATOIO ACQUA ANTINCENDIO	30		VASCA IMHOFF
12		SERBATOIO DIESEL MOTORPOMPE ANTINCENDIO	31		SOTTOSTAZIONE ELETTRICA
13		MOTORPOMPE ANTINCENDIO 3000 COMPRESSORI ARIA	32		MAGAZZINO AUSILIARI
14		CALDAIE RISCALDAMENTO GN	33		TETTOIA RIFIUTI SPECIALI
15		STAZIONE GAS NATURALE	34		MAGAZZINO RICAMBI TIG
16		PUNTO DI CONSEGNA GN	35		SPOGLIATOIO DITTE
17		GASDOTTO DI CENTRALE	36		MAGAZZINO "COPRI SCOPRI"
18		SERBATOIO STOCCAGGIO GASOLIO N.1	37		PLATEA IN CALCESTRUZZO
19		SERBATOIO STOCCAGGIO GASOLIO N.2	38		TRACKER FOTOVOLTAICO

LEGENDA

- AREE PAVIMENTATE DA DEMOLIRE
- STRUTTURE E EDIFICI DA DEMOLIRE

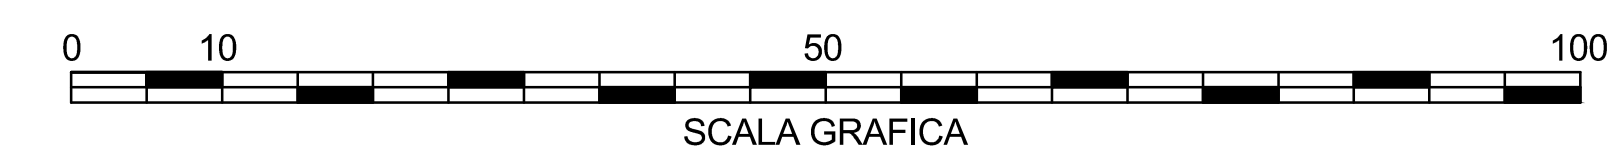

REV	DATA	DESCRIZIONE	PREPARATO DA	CONTROLLATO DA	APPROVATO DA
1	21-09-2020	EMMISSIONE FINALE	S.E.	SSA	AS
2	28-01-2021	PRIMA RIVEDIZIONE	S.E.	SSA	AS

CLIENTE: **EP PRODUZIONE**

COMMITTENTE: **EFFICIENTAMENTO DELLA CENTRALE DI TRAPANI CON INSTALLAZIONE DI NUOVI OCGT PER 220MWe**

TITOLO: **APPENDICE C PLANIMETRIA OPERE DA DEMOLIRE**

SISTEMA: _____ CONTRATTO No: _____

SCHEMATICA: _____

PREPARATO DA	S.E.	DATA	REVISIONE	IDENTIFICATIVO No:	FOGLIO
CONTROLLATO DA	SSA	21-09-2020	1	PP002116-PIP-D-003	1 di 1
APPROVATO DA	AS	21-09-2020		PP002116-PIP-D-003	SCALA: 1:500
					FORMATO: A3