

INGRESSO CENTRALE

MARCANZA


STRADA COMUNALE

GUARDIOLA

MURO DI CONFINI

MURO DI CONFINI

CAMERETTA SNAM

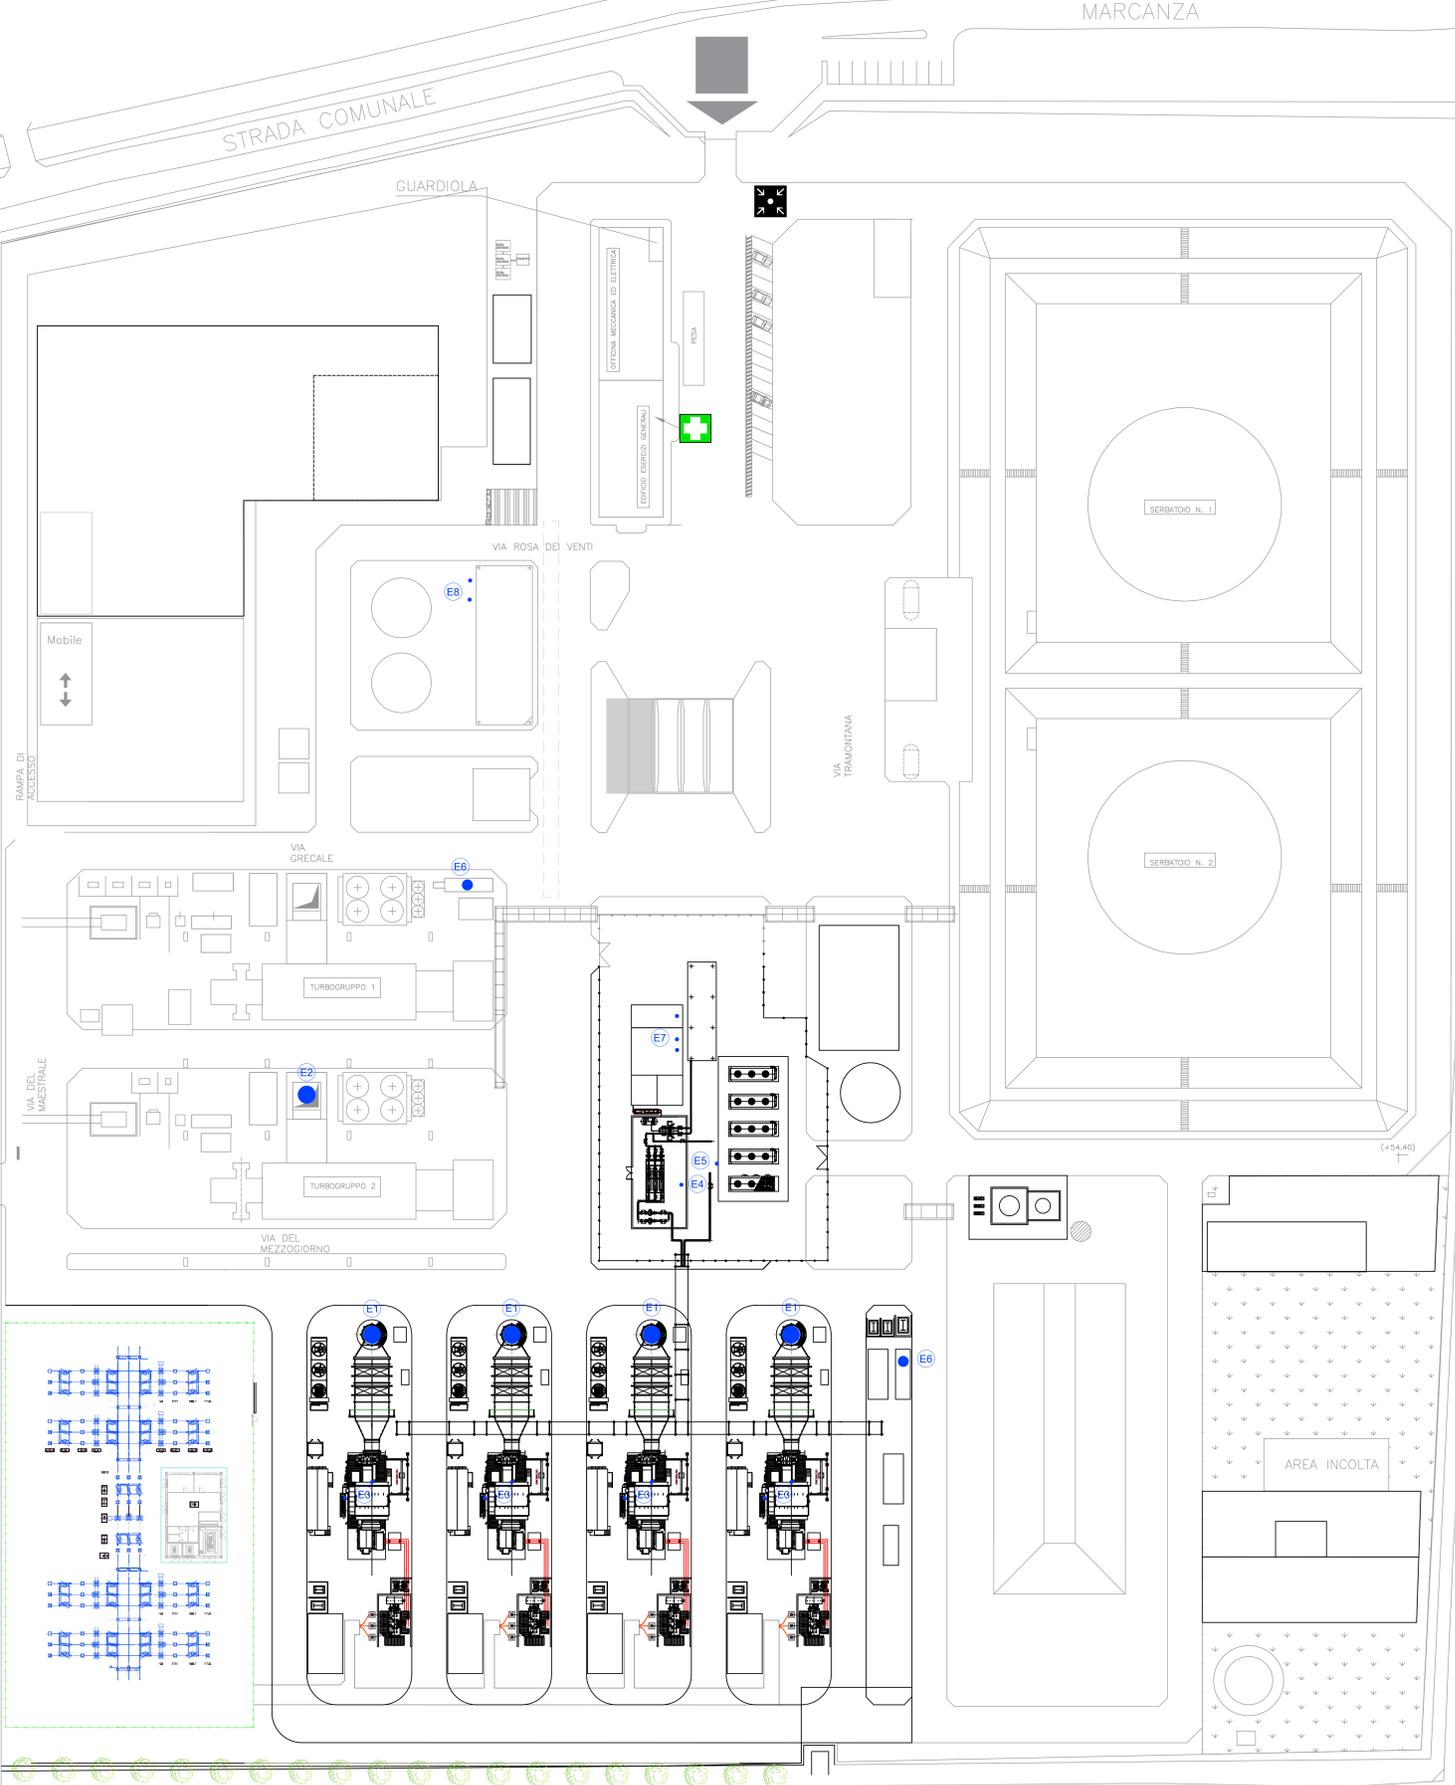

LEGENDA

- FONTI PRINCIPALI DI EMISSIONI IN ATMOSFERA
- E1 CAMMINO PRINCIPALE
- E2 CAMMINO LUNTA ESISTENTE IN RISERVA FREDDA
- E3 SFUGLI TURBINA GAS
- E4 SFUGLI STAZIONE TRATTAMENTO GAS
- E5 SFUGLI STAZIONE COMPRESIONE GAS
- E6 CAMMINO DIESEL DI EMERGENZA
- E7 CAMMINO CALDAIE AUSILIARIE ESISTENTI E RACCOLTA CALDAIA
- E8 CAMMINO GRUPPO MOTOPOMPE ESISTENTI SERVIZIO ANTINCENDIO

REV.	DATA	DESCRIZIONE	PREPAREDATO DA	CONTROLLATO DA	APPROVATO DA
2	21-09-2020	EMISIONE FINALE	SE	SSA	RL
1	12-09-2020	SECONDA EMISIONE	SE	SSA	PP
0	01-09-2020	PRIMA EMISIONE	SE	SSA	PP

	CLIENTE	COMMITTENTE
	EFFICIENTAMENTO DELLA CENTRALE DI TRAPANI CON INSTALLAZIONE DI NUOVI OCGT PER 220MW _e	
	TITOLO	APPENDICE G
	PLANIMETRIA PUNTI DI EMISSIONE IN ATMOSFERA	
SISTEMA		FOGLIO
SOTTOSISTEMA		1 di 1

REVISIONE	DATA	REVISIONE	IDENTIFICATIVO	FOGLIO
2	21-09-2020	2	PP002116-PIP-D-007	1 di 1
1	21-09-2020	1	PP002116-PIP-D-007	SCALA 1:500
0	21-09-2020	0	PP002116-PIP-D-007	FORMATO A3