




SEZIONE TIPO ARTIFICIALE SEZIONE ALLARGATA - SCALA 1:100

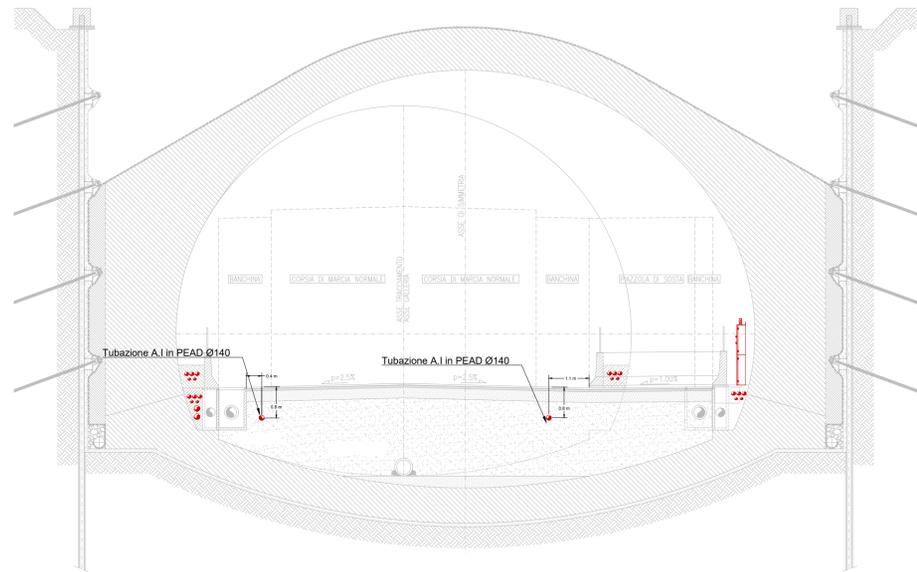


SEZIONE TIPO ARTIFICIALE USCITA DI SICUREZZA - SCALA 1:100

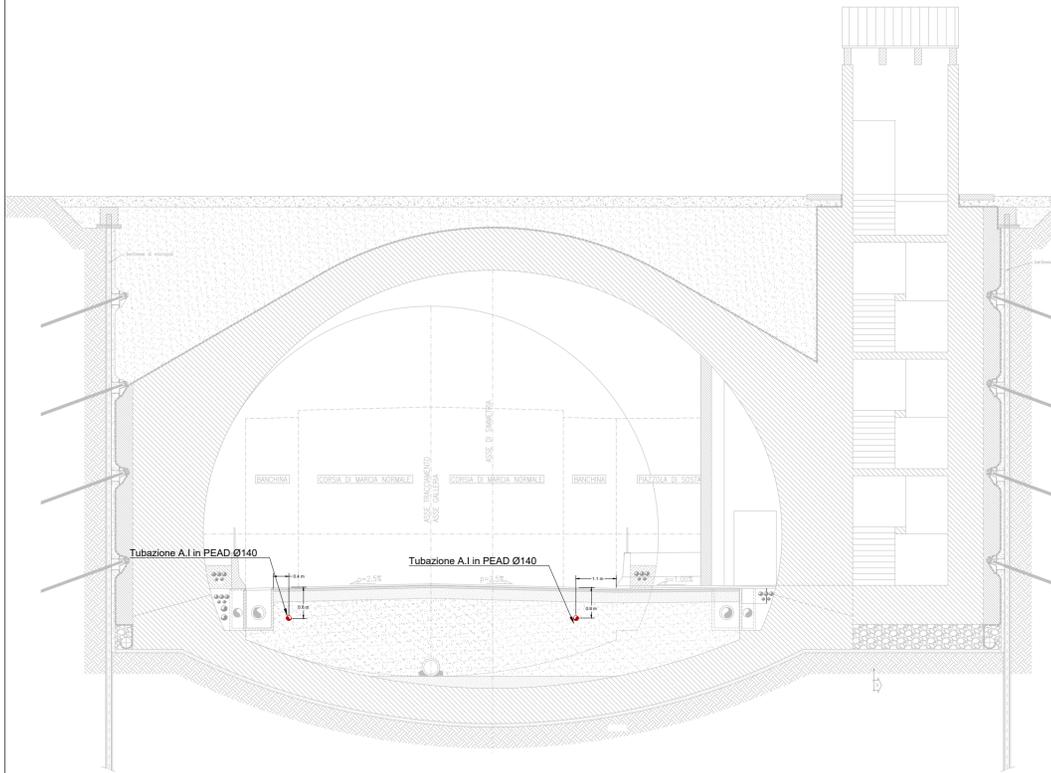

SEZIONE TIPO ARTIFICIALE CORRENTE - SCALA 1:100

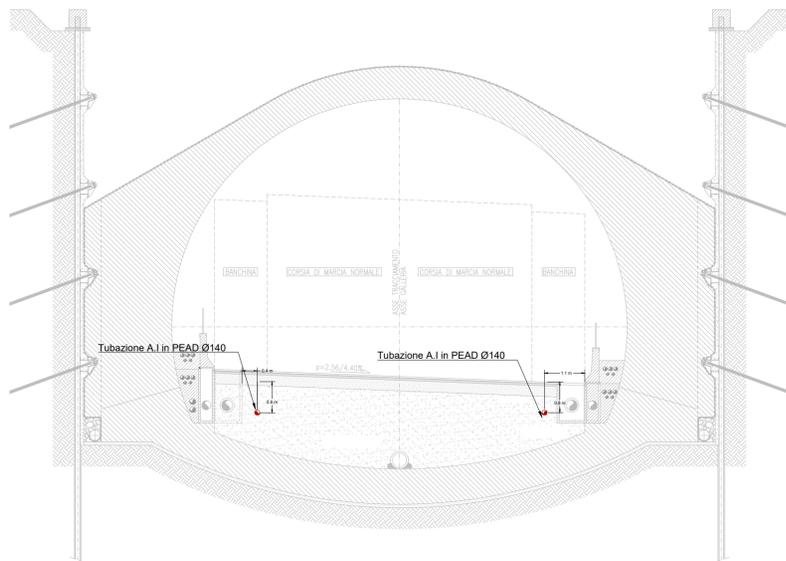

SEZIONE TIPO ARTIFICIALE CORRENTE NICCHIA - SCALA 1:100

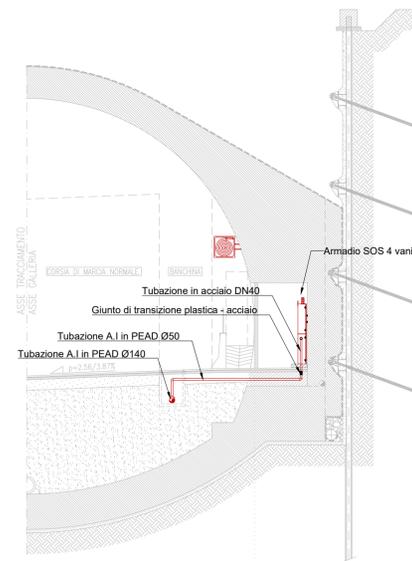

**KEYPLAN**

KEYPLAN - ZONA DI INQUADRAMENTO

VILLA TIRANO Rotatoria STAZZONA Prog. 4+240.000 - 4+885.000  
 Rotatoria Campone Prog. 5+075.000 - 6+160.000

KEYPLAN - DIVISIONE DOSSO 1

**LEGENDA DEI SIMBOLI**

N°	SIMBOLO	DESCRIZIONE
1		IDRANTE A MURØ UNI45 - ENTRO COLONNINA SOS
2		IDRANTE A COLONNINA SOPRASSUOLO - UNI 70
3		ATTACCO AUTOPOMPA VVF
4		VALVOLA DI INTERCETTAZIONE UNI EN 1074 SU ANELLO DI DISTRIBUZIONE DENTRO POZZETTO IN CLS CON CHIUSINO IN GHSA
5		ARMADIO SOS IN ACCIAIO INOX AISI 316L A 4 VANI IN ORIZZONTALE/VERTICALE

NOTA:  
PREVEDERE UN RIDUTTORE DI PRESSIONE IN OTTONE DIAMETRO 1/2 PER OGNI IDRANTE UNI 45

**ANAS S.p.A.**  
 Direzione Progettazione e Realizzazione Lavori

**S.S. 38 - LOTTO 4: VARIANTE DI TIRANO DALLO SVINCOLO DI STAZZONA (COMPRESO) ALLO SVINCOLO DI LORETO (CON COLLEGAMENTO ALLA DOGANA DI POSCHIAVO)**

**S.S. 38 - LOTTO 4: NODO DI TIRANO - TRATTA "A" (SVINCOLO DI BIANZONE - SVINCOLO LA GANDA) E TRATTA "B" (SVINCOLO LA GANDA - CAMPONE IN TIRANO), AI SENSI DEL PROTOCOLLO D'INTESA DEL 05/11/2007**

**PROGETTO ESECUTIVO**

<b>STUDIO CORONA</b> Ing. Renato Vaira Cof. Ing. Vaira Torrone & Pizzoni P. 040130	<b>UNING</b> Cof. Ing. Vaira Torrone & Pizzoni P. 040130	<b>GA&amp;M</b> Prof. Ing. Matteo Ranieri Cof. Ing. Ranieri P. 040130	<b>ING. RENATO DEL PRETE</b> Ing. Renato Del Prete Cof. Ing. Del Prete P. 040130	<b>ECOPLAN</b> Arch. Nicoletta Frattini Cof. Arch. Frattini P. 040130	<b>ARKE</b> INGEGNERIA S.R.L. Ing. Giacomo Angerano Cof. Ing. Angerano P. 040130	<b>ING. GABRIELE INCONCHI</b> Ing. Gabriele Inconchi Cof. Ing. Inconchi P. 040130	<b>DOTT. GEOL. DANILLO GALLO</b> Dott. Geol. Danilo Gallo Cof. Dott. Gallo P. 040130
--	---	--	---	--	--	--	---

VISTO: IL RESPONSABILE DEL PROCEDIMENTO  
 Dott. Ing. Giancarlo LUONGO

RESPONSABILE DELL'INTEGRAZIONE DELLE PRESTAZIONI SPECIALISTICHE  
 Ing. Valerio BAIETTI

INGEGNERE  
 Dott. Geol. DANILLO GALLO

IL COORDINATORE DELLA SICUREZZA IN FASE DI PROGETTAZIONE  
 Dott. Geol. DANILLO GALLO

**MA - IMPIANTI IN GALLERIA ARTIFICIALE DOSSO 1**  
 MA - 0 - GALLERIA ARTIFICIALE DOSSO 1 - IMPIANTO ANTINCENDIO IMPIANTI MECCANICI - SEZIONI TIPO IMPIANTISTICA IN GALLERIA

CODICE PROGETTO: MA903  
 NOME FILE: MA903\_P01M09IMPST01\_A.dwg  
 REVISIONE: A  
 SCALA: 1:100

PROGETTO	LIV. PROG.	N. PROG.	CODICE ELAB.
MI324	E	1801	P01M09IMPST01

REV.	DESCRIZIONE	DATA	REDATTO	VERIFICATO	APPROVATO
C					
B					
A	EMISSIONE	FEBBRAIO 2019	P. IND. ANTONIO DANESI	PROF. ING. VITTORIO RANIERI	ING. VALERIO BAIETTI