




SEZIONE A-A
SCALE 1:250

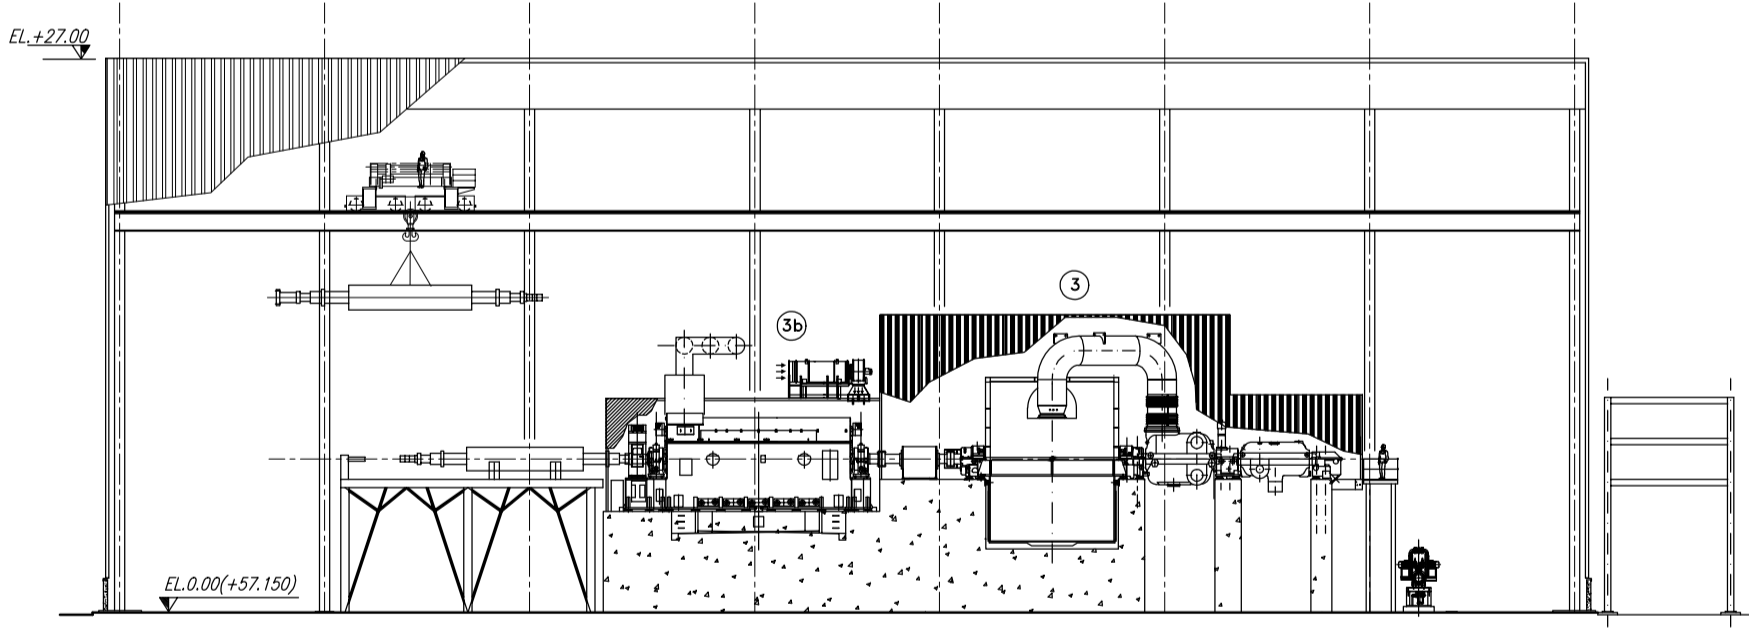


SEZIONE B-B
SCALE 1:250

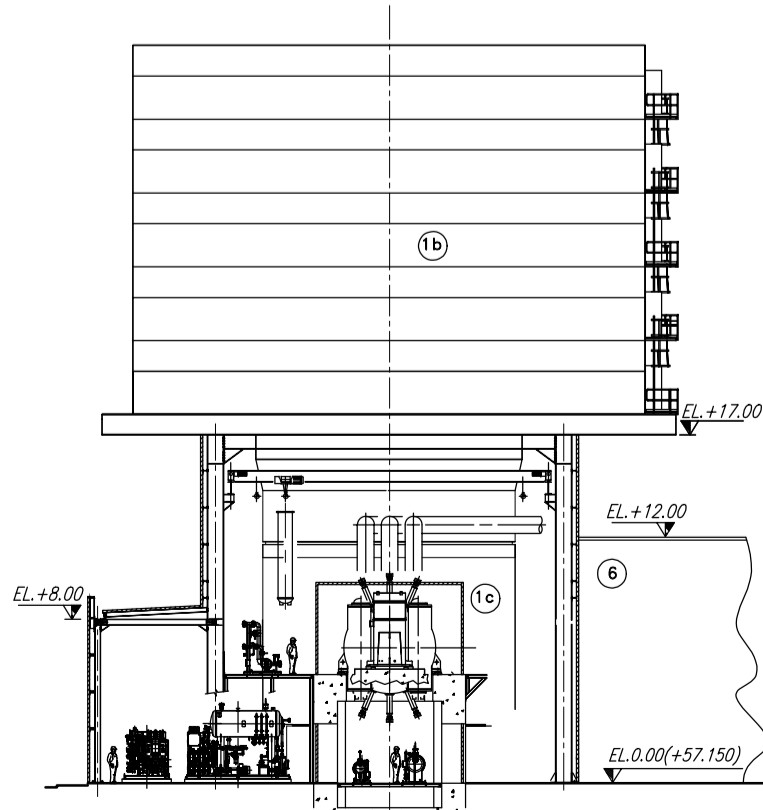

SEZIONE D-D
SCALE 1:250

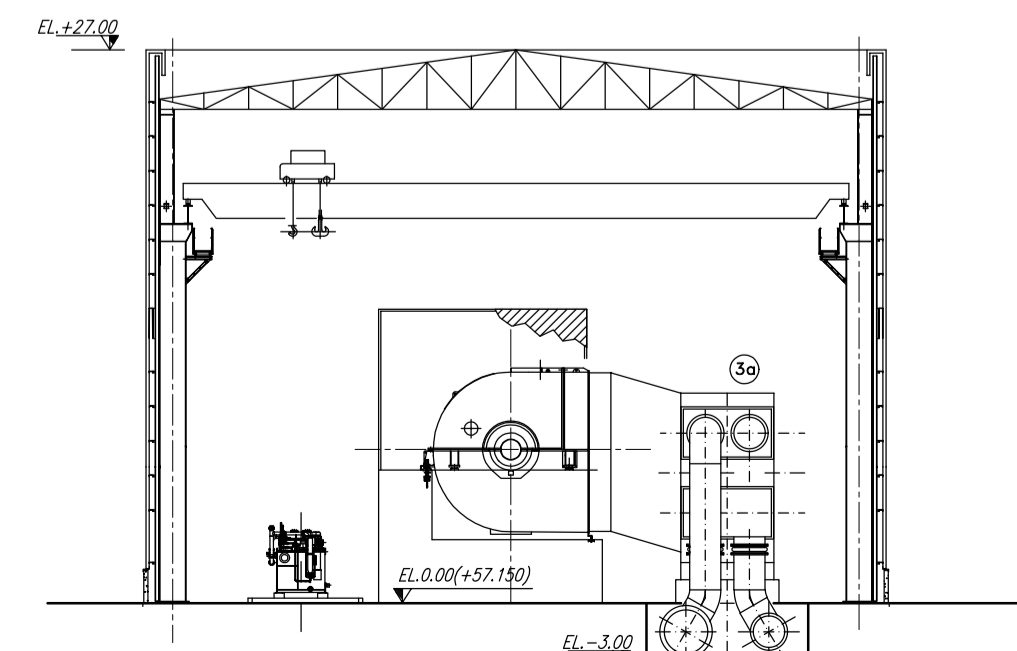

SEZIONE C-C
SCALE 1:250

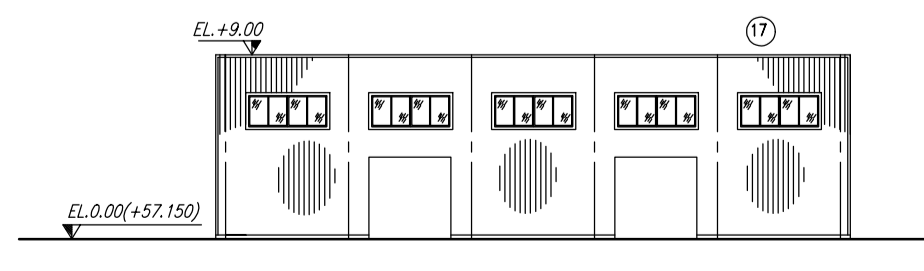

SEZIONE E-E
SCALE 1:250

POS.	DENOMINAZIONE IMPIANTO
1	EDIFICIO TURBINA A GAS
1a	TURBINA A GAS
1b	FILTRO ARIA COMBURENTE
1c	GENERATORE
1d	AREA SISTEMA CCWW
1e	AIR COOLER AUX
2	CALDAIA A RECUPERO E CAMINO
3	EDIFICIO TURBINA A VAPORE
3a	CONDENSATORE
3b	GENERATORE
4	AREA TRASFORMATORI
6	EDIFICIO ELETTRICO
7	CAMINO DI BY-PASS
8b	CONDOTTE DI ADDIZIONE GAS NATURALE
11	AREA DI STOCCAGGIO BOMBOLE CO2 - H2
12	VASCA PRIMA PIOGGIA
15	GENERATORE DIESEL EMERGENZA
17	NUOVI MAGAZZINI
18	NUOVE TETTOIE AUTOMEZZI (PARCHEGGIO)

00	22-09-20	LC	RICHIESTA NOF WF PRO	PRO	PRO	PRL	PRO	PE
REV. PRO.	DATE	SCOPE	REVISION DESCRIPTION	REMOVED BY	COOPERATIONS	APPROVED BY	ISSUED BY	
			Descrizione della revisione	Approvato	Contributore	Approvato	Emesso	
CLIENTE				ENEL PRODUZIONE S.p.A.				
CLIENTE				ENEL				
JOB No.				DOC No.				
PROJECT				CAPACITY MARKET ITALY				
PROGETTO				ENEL				
TITLE				LA CASSELLA				
TITOLO				PROGETTO PRELIMINARE ANTINCENDIO				
				PIANTA E SEZIONI-AREA ISOLA PRODUTTIVA				
SCALE				DWG No.				
Scale 1:500				PBITC00728				
REV. No.				REVISIONE No.				
PBITC0072800.dwg				Sostituito da				
				AD				
				D				
				B				
				I				
				T				