



Pianta piano terra

H<sub>L</sub>= 3.30

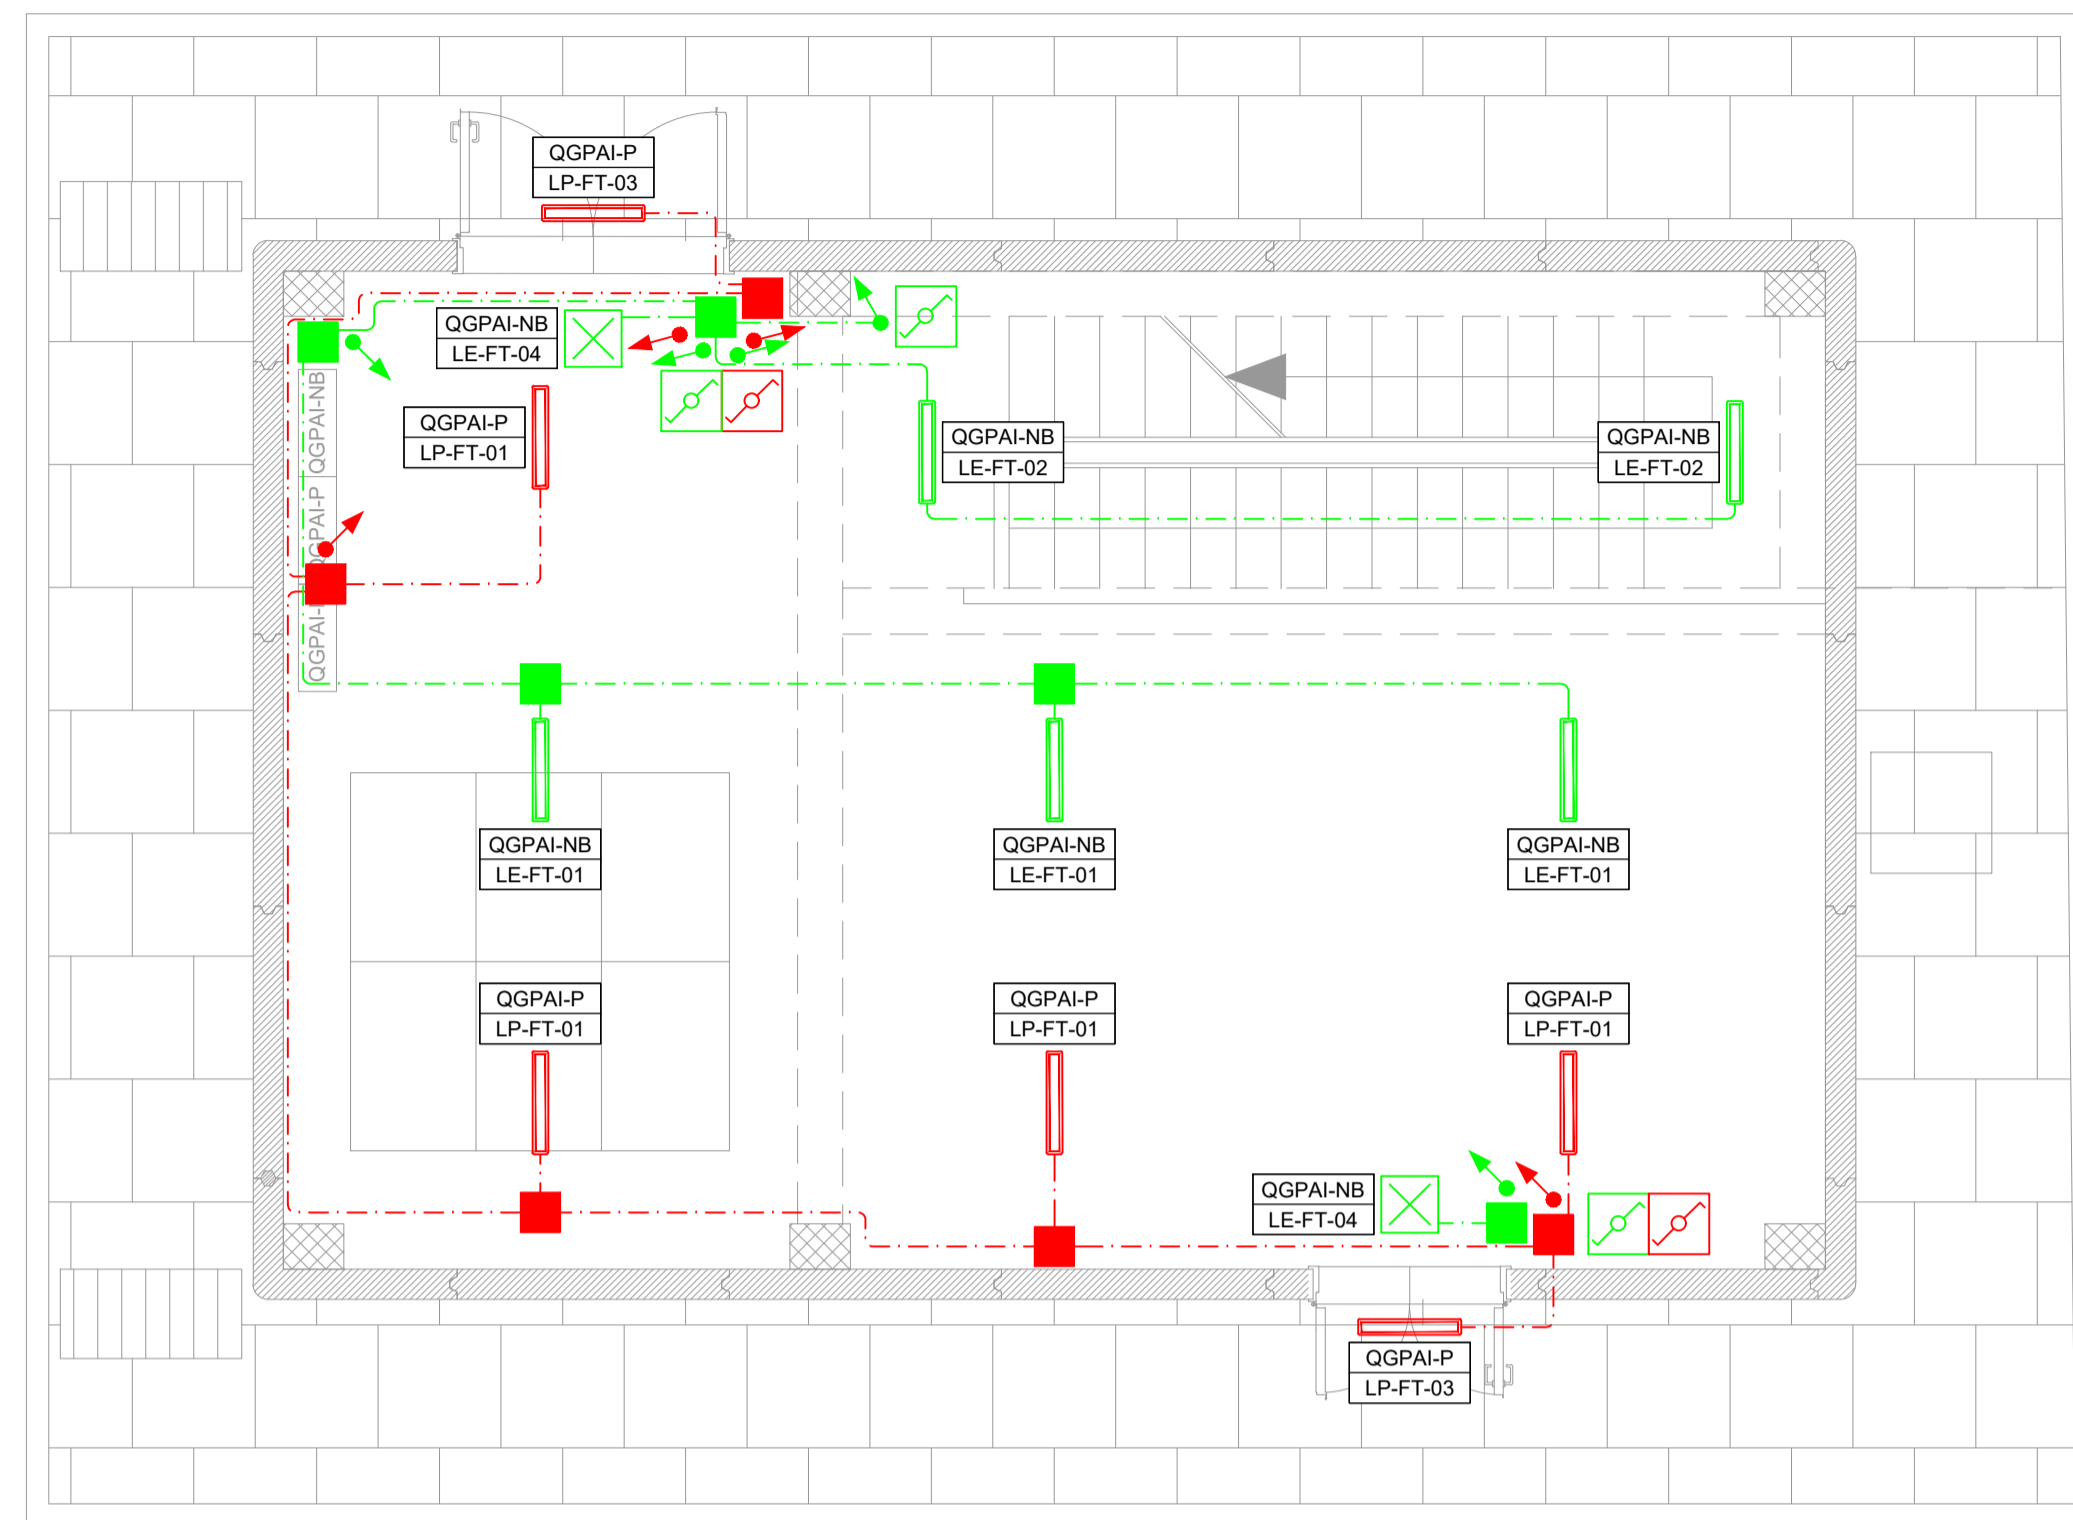

Pianta piano terra

H<sub>L</sub>= 3.30

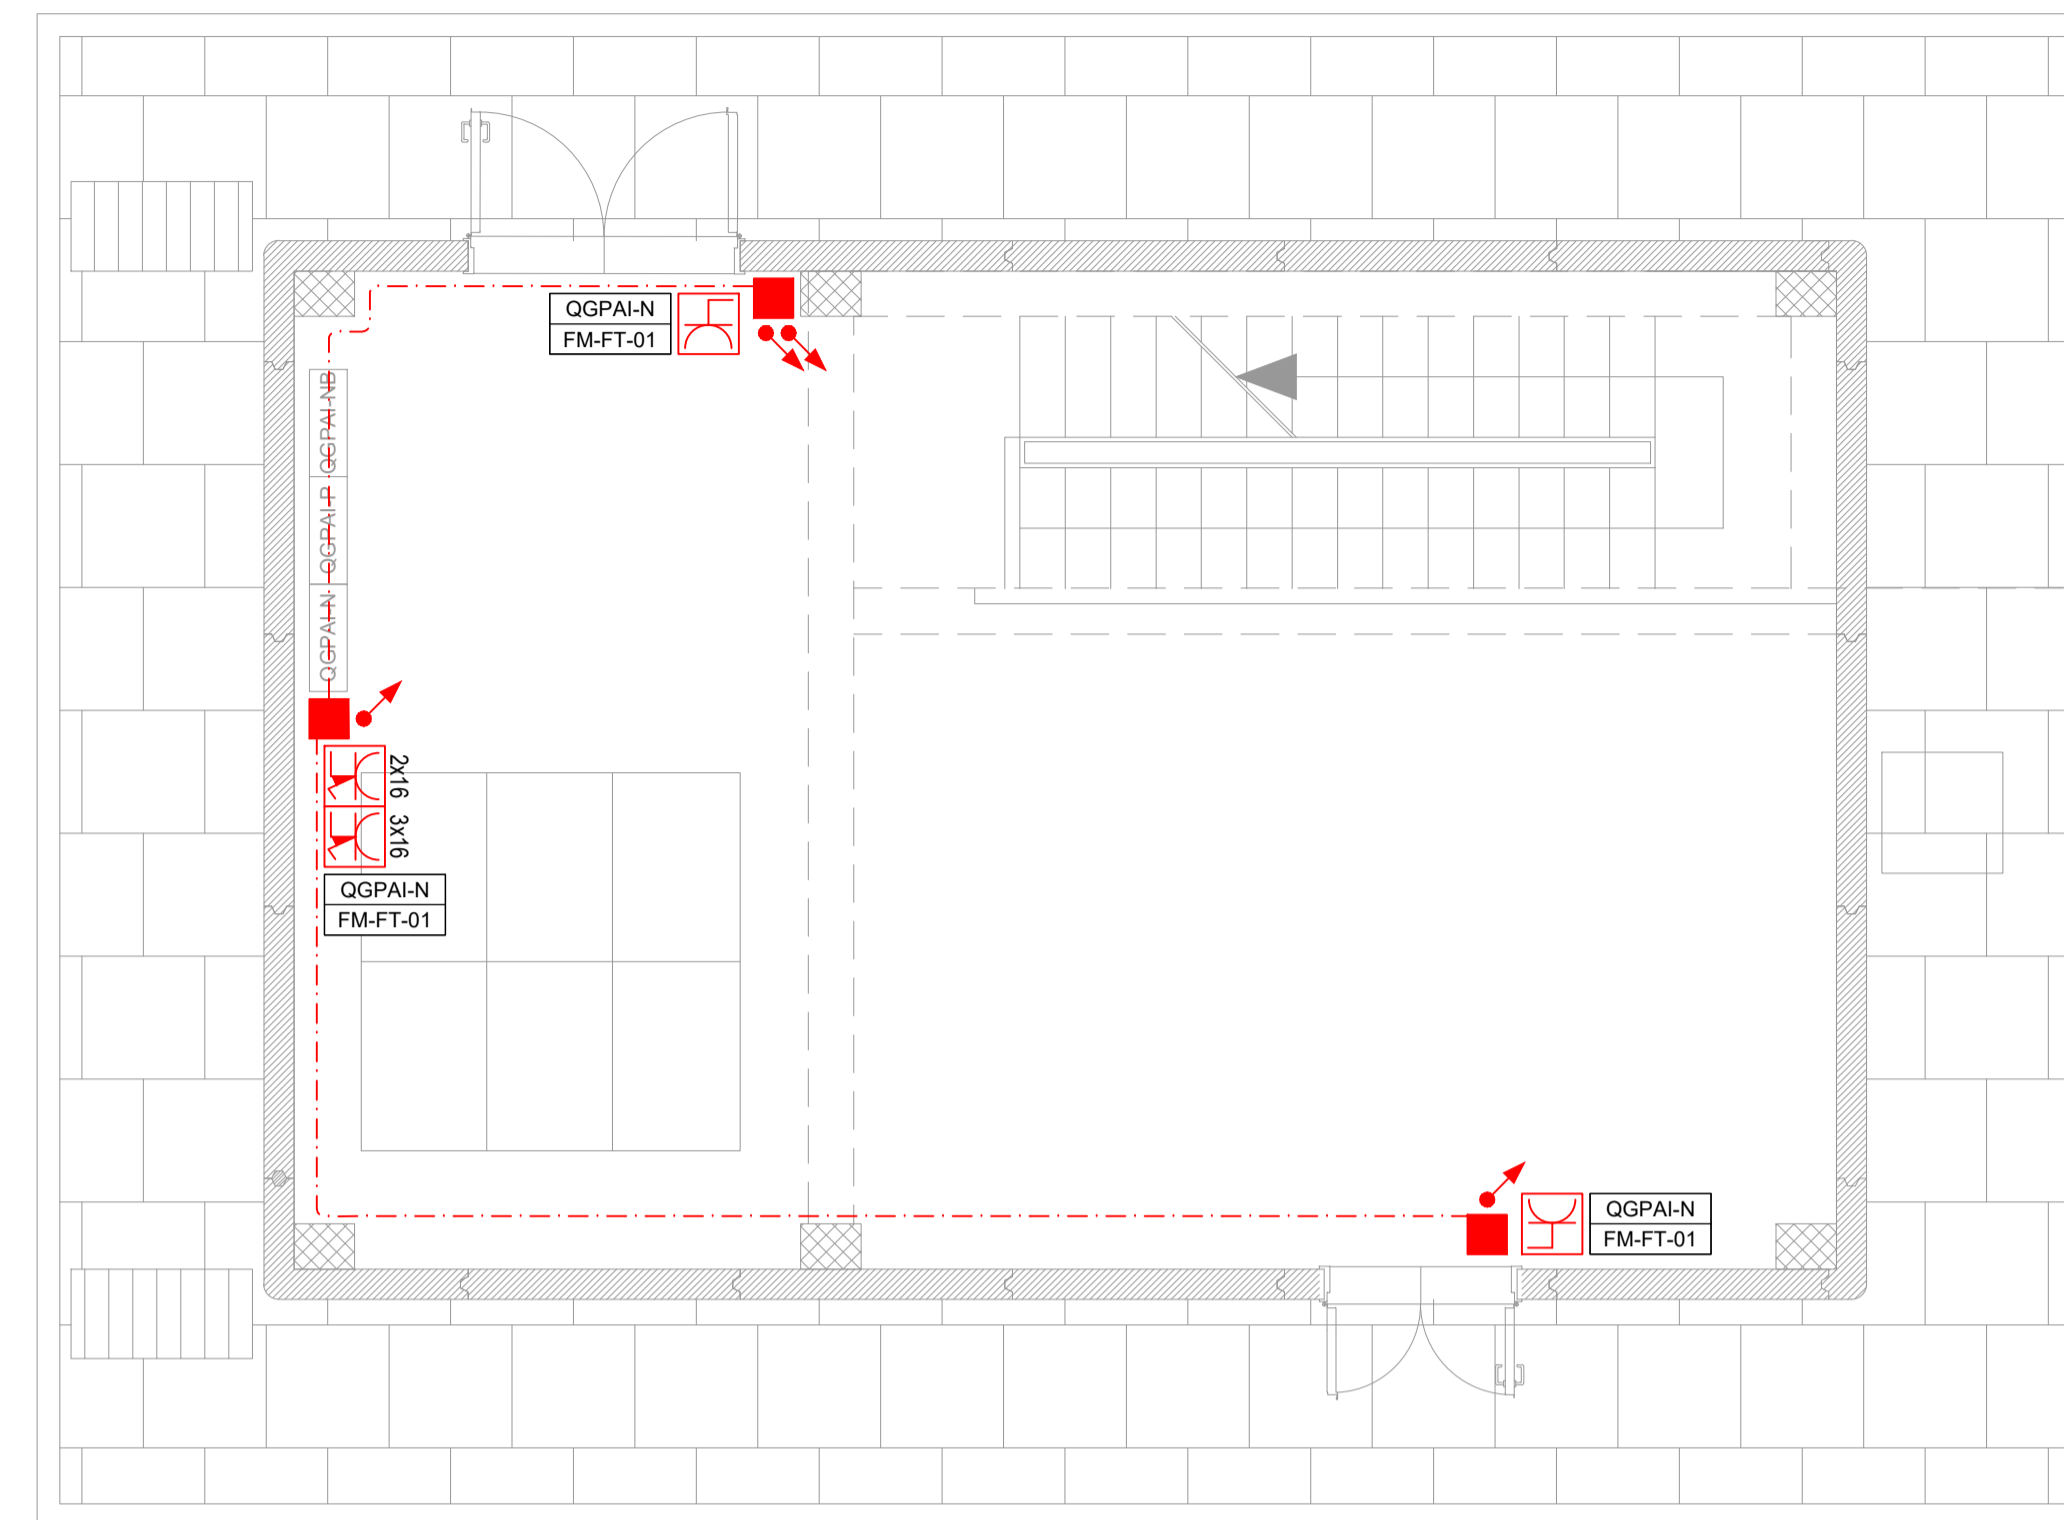

| LEGENDA SIMBOLI IMPIANTI LFM |       |   |
|------------------------------|-------|---|
| Simbolo                      | Quan. | Descrizione   |
|                              | 18    | Apparecchio illuminante per installazione tipo prevista da RFI DTC STS ENE SP IFS LF 163A, lampade LED 29W, grado di protezione IP65, IK08, classe di isolamento II, flusso luminoso 3193 lm, sistema di controllo ad onde convogliate, alimentate da generatore. |
|                              | 3     | Plafoniera di emergenza 12W a LED   |
|                              | 2     | Interruttore unipolare per installazione in scatola porta frutto in resina IP 40 fissata a parete   |
|                              | 6     | Deviatore unipolare per installazione in scatola porta frutto in resina IP 40 fissata a parete  |
|                              | 3     | Presse 2P+T 16A 230V tipo P40 - Frutto in resina per installazione in scatola in resina IP40 da parete  |
|                              | 2     | Gruppo prese industriali in materiale termoplastico per montaggio a parete composto da:<br>1 presa IP44 interbloccata CEE17 2P+T 16A 230V<br>1 presa IP44 interbloccata CEE17 3P+T 16A 400V   |
|                              | 50m   | Montante salita/discesa   |
|                              | 18    | Scatola di derivazione in lega leggera 100x100x50mm - grado di protezione IP55 - morsetteria classe II  |
|                              | 120m  | Tubo in PVC Ø32mm per distribuzione secondaria circuiti di alimentazione  |


  

| ETICHETTA D'IDENTIFICAZIONE DELLE APPARECCHIATURE |  |
|---|--|
|   | A: NOME QUADRO<br>B: SEZIONE QUADRO<br>C: TIPO DI APPARATO<br>D: TIPO DI EDIFICIO/STRUTTURA<br>E: PROGRESSIVO CIRCUITO |

NOTA: in rosso gli apparati a servizio dei circuiti "Normale/Preferenziale"  
in verde gli apparati a servizio dei circuiti "No-break"


Pianta piano interrato

H<sub>L</sub>= 4.20

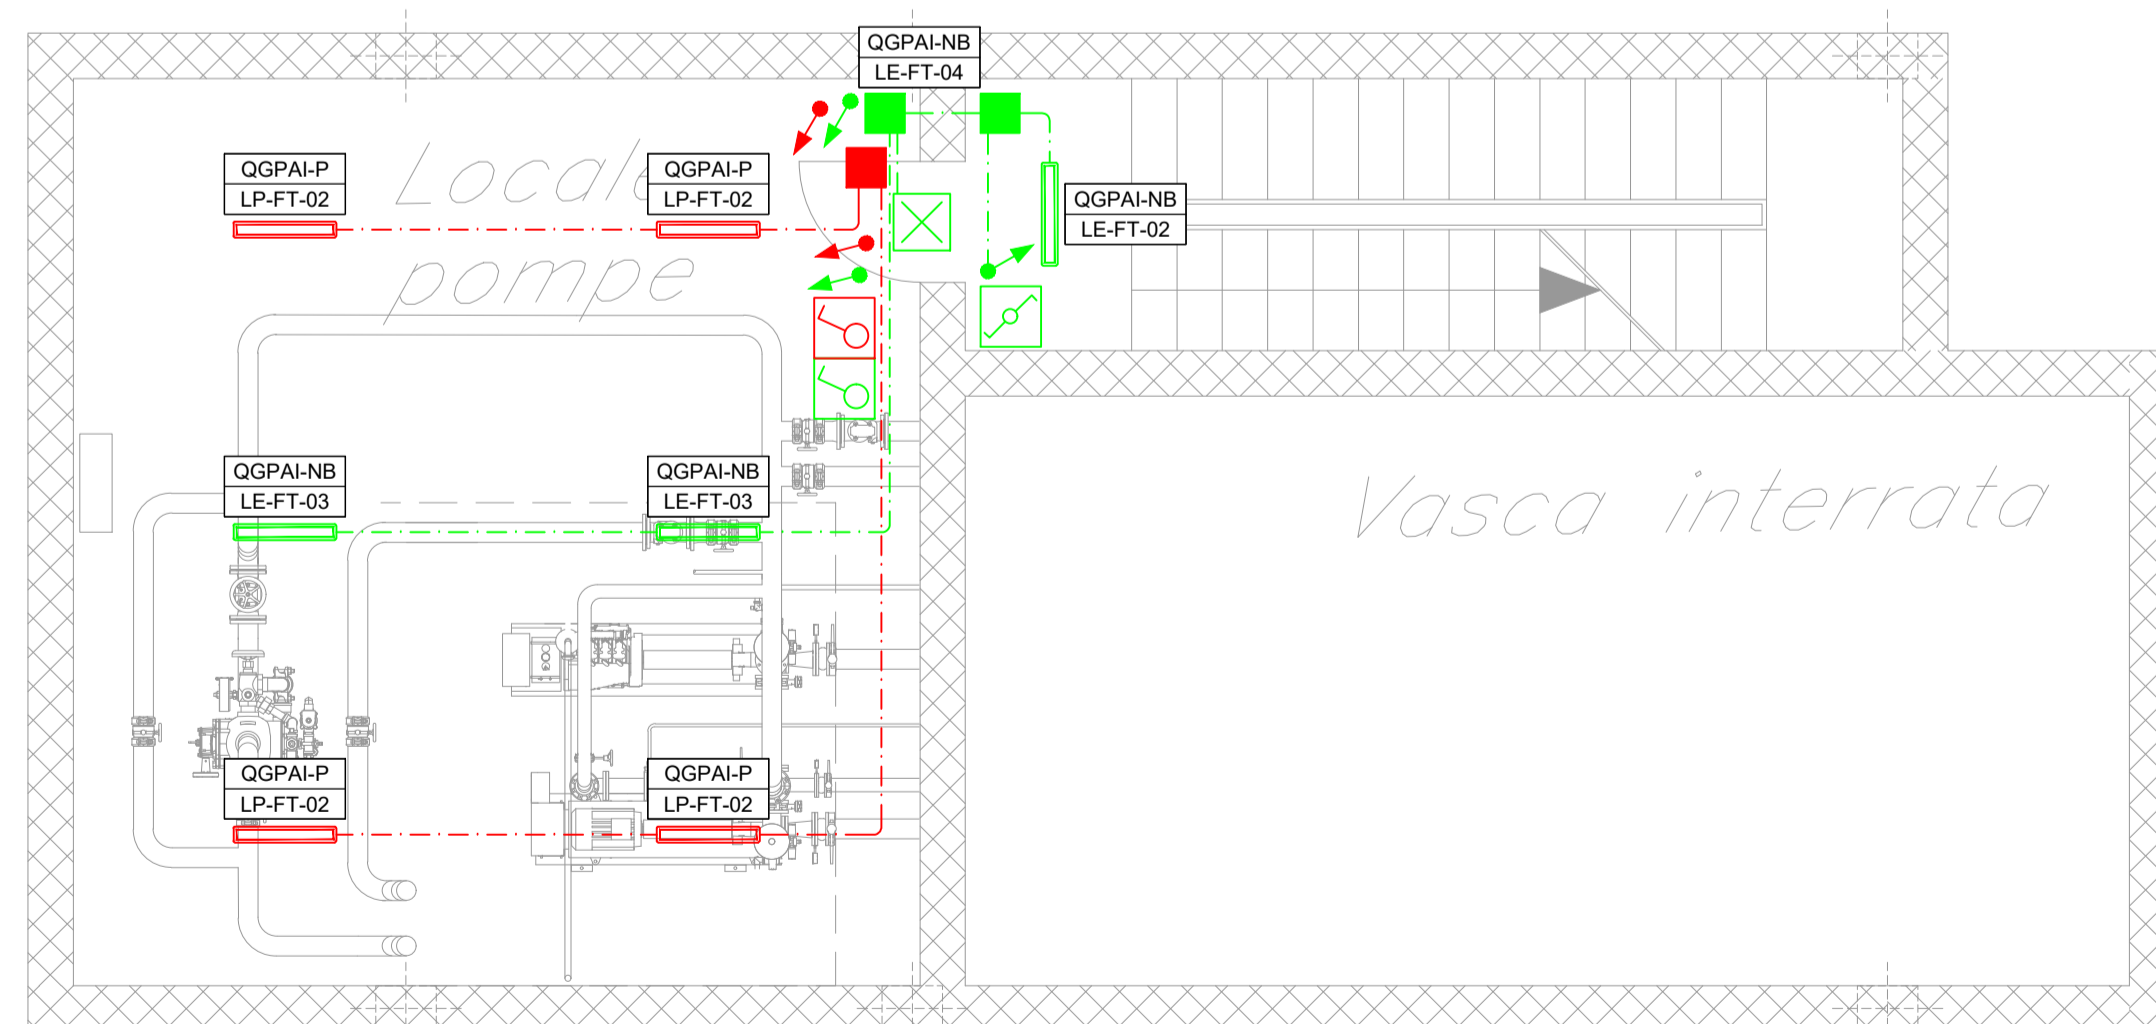

Pianta piano interrato

H<sub>L</sub>= 4.20

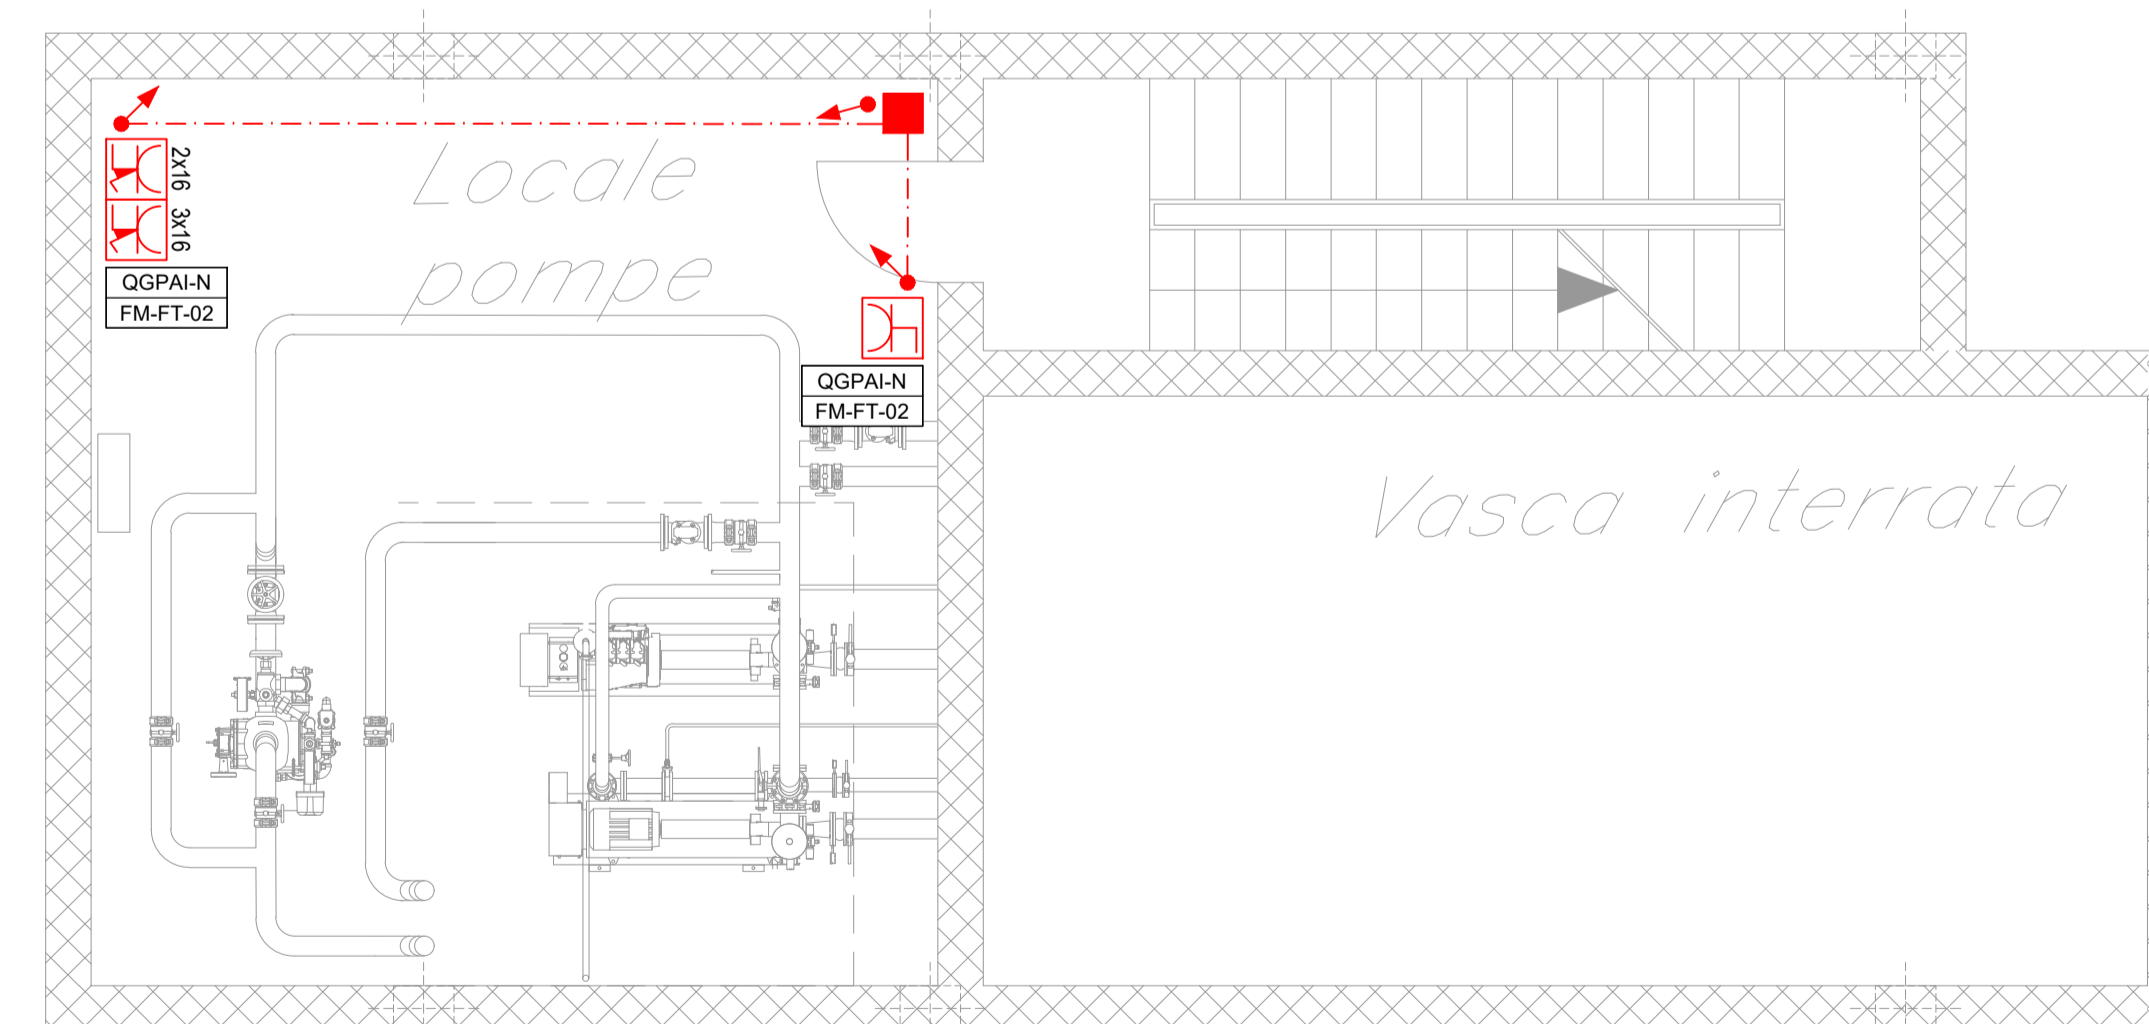

COMMITTENTE:

PROGETTAZIONE:

DIRETTRICE FERROVIARIA MESSINA - CATANIA - PALERMO  
 NUOVO COLLEGAMENTO PALERMO - CATANIA

U.O. TECNOLOGIE SUD  
 PROGETTO DEFINITIVO  
 TRATTA NUOVA ENNA - DITTAINO (LOTTO 4B)  
 IMPIANTI LFM  
 GALLERIE  
 Galleria Dittaino  
 Piazzale di Emergenza - lato PA  
 Pianta e Sezione Fabbricato Pompe con disposizione cavidotti ed apparecchiature

SCALA: 1:50

COMMESSA LOTTO FASE ENTE TIPO DOC. OPERA/DISCIPLINA PROGR. REV.  
 RS3V 40 D 67 PB LF02B3 005 A

| Rev. | Descrizione         | Redatto    | Data     | Verificato | Data     | Approvato | Data     | Autorizzato Data      |
|------|---------------------|------------|----------|------------|----------|-----------|----------|-----------------------|
| A    | Emissione esecutiva | G. Disalvi | dic 2019 | G. Leggio  | dic 2019 | F. ...    | dic 2019 | A. Presta<br>dic 2019 |

File: RS3V40D67PBLF02B3005A.dwg n. Etab.: 1144