


IMB  
TELE


AMOROSI

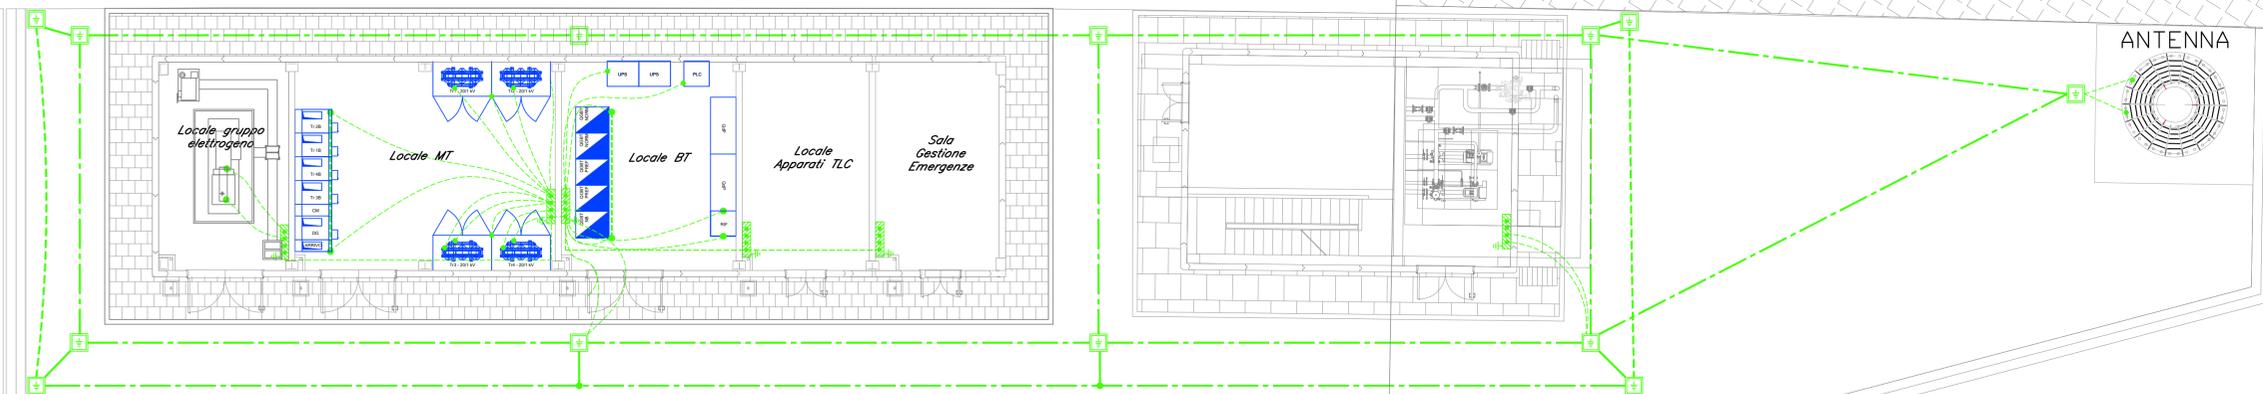

PARTICOLARE POZZETTO CON DISPENSORE (Fuori scala)

Cavo 120mm<sup>2</sup> alla barra colletttrice di terra in  
piatto di rame installata all'interno del fabbricato

Corda nuda Cu 120mm<sup>2</sup>

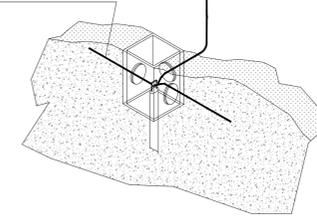

LEGENDA SIMBOLI IMPIANTO DI TERRA	
	Corda di rame nudo interrata a 120 cm di profondità - sez. 120mm <sup>2</sup>
	Corda di rame nudo interrata a 60 cm di profondità - sez. 120mm <sup>2</sup>
	Conduttore di terra in cavo unipolare FG17 450/750 V sez. 120mm <sup>2</sup>
	Pozzetto 45x45cm con dispersore verticale di terra L=6 m costituito da paline componibili (n=1.5m) in acciaio ramato
	Nodo equipotenziale in piatto di rame
	Morsetto di collegamento di terra
	Barra di terra di quadro

DOCUMENTI DI RIFERIMENTO	
IF2612EZZPALF0100001A	Galleria Telese - Pplanimetria con disposizione apparecchi LFM_Piazzale imbocco Galleria Telese lato Nord
IF2612EZZPALF0100004A	Galleria Telese - Planimetria percorsi cavidotti_Piazzale imbocco Galleria Telese lato Nord
IF2612EZZDXLF0100001A	Galleria Telese - Schema elettrico unifilare e fronte quadro MT_Piazzale imbocco Galleria Telese lato Nord
IF2612EZZCLLF0100001A	Galleria Telese - Relazione di calcolo dell'impianto di terra
IF2612EZZROLF0100001A	Galleria Telese - Relazione tecnica descrittiva impianti LFM
IF2612EZZCLLF0300003A	Galleria Telese - Studio illuminotecnico Piazzale imbocco lato Nord, Sud, FFP

COMMITTENTE:

DIREZIONE LAVORI:

APPALTATORE:

PROGETTAZIONE:	PROGETTISTA:	DIRETTORE DELLA PROGETTAZIONE:
RAGGRUPPAMENTO TEMPORANEO PROGETTISTI	Ing. Natale Lanza	Ing. PIERFRANCESCO GRASSO

PROGETTO ESECUTIVO

ITINERARIO NAPOLI-BARI  
RADDOPPIO TRATTA CANCELLO - BENEVENTO  
II LOTTO FUNZIONALE FRASSO TELESINO - VITULANO  
1° LOTTO FUNZIONALE FRASSO TELESINO - TELESE

LUCE E FORZA MOTRICE  
Galleria Telese  
Planimetria rete di terra\_Piazzale imbocco Galleria Telese lato Nord

APPALTATORE

IMPRESA PIZZAROTTI & C. s.p.a.  
Dott. Ing. Salvatore De' Dato

SCALA: 1:100

COMMESSA	LOTTO	FASE	ENTE	TIPO DOC.	OPERA/DISCIPLINA	PROGR.	REV.
IF26	12	E	ZZ	PA	LF0100	004	B

Rev.	Descrizione	Redatto	Data	Verificato	Data	Approvato	Data	Autorizzato Data
A	EMMISSIONE	F. Morelli	24/02/2020	G. Roselli	24/02/2020	P. Grasso	24/02/2020	Ing. N. Lanza
A	REVISIONE PER ISTRUTTORIA	F. Morelli	23/05/2020	G. Roselli	23/05/2020	P. Grasso	23/05/2020	