


LEGENDA SIMBOLI	
	Pozzetto in cls dim. 45x45cm - Coperchio in cls, cementato per prevenzione da atti vandalici
	Canalizzazione interrata in tubi PVC serie pesante protetta superiormente con magrone per prevenzione contro atti vandalici.
NOTE	
L'alimentazione elettrica dell'impianto di illuminazione di piazzale è fornita dal quadro "QFIN" disposto all'imbocco della finestra lato galleria	
DOCUMENTI DI RIFERIMENTO	
IF2612EZZPALF0100008B	Galleria Telesina - Planimetria con disposizione apparecchiature LFM_Piazzale di finestra lato Nord
IF2612EZZPALF0100007B	Galleria Telesina - Planimetria rete di terra_Piazzale imbocco Galleria Telesina lato Sud
IF2612EZZDXLF0100005B	Galleria Telesina - Schema elettrico unifilare tipo quadro di tratta e di finestra
IF2612EZZCLLF0100001B	Galleria Telesina - Relazione di calcolo dell'impianto di terra
IF2612EZZROLF0100001B	Galleria Telesina - Relazione tecnica descrittiva impianti LFM
IF2612EZZCLLF0300002B	Galleria Telesina - Studio illuminotecnico Galleria ferroviaria, e finestre di galleria, scale e sottopassi

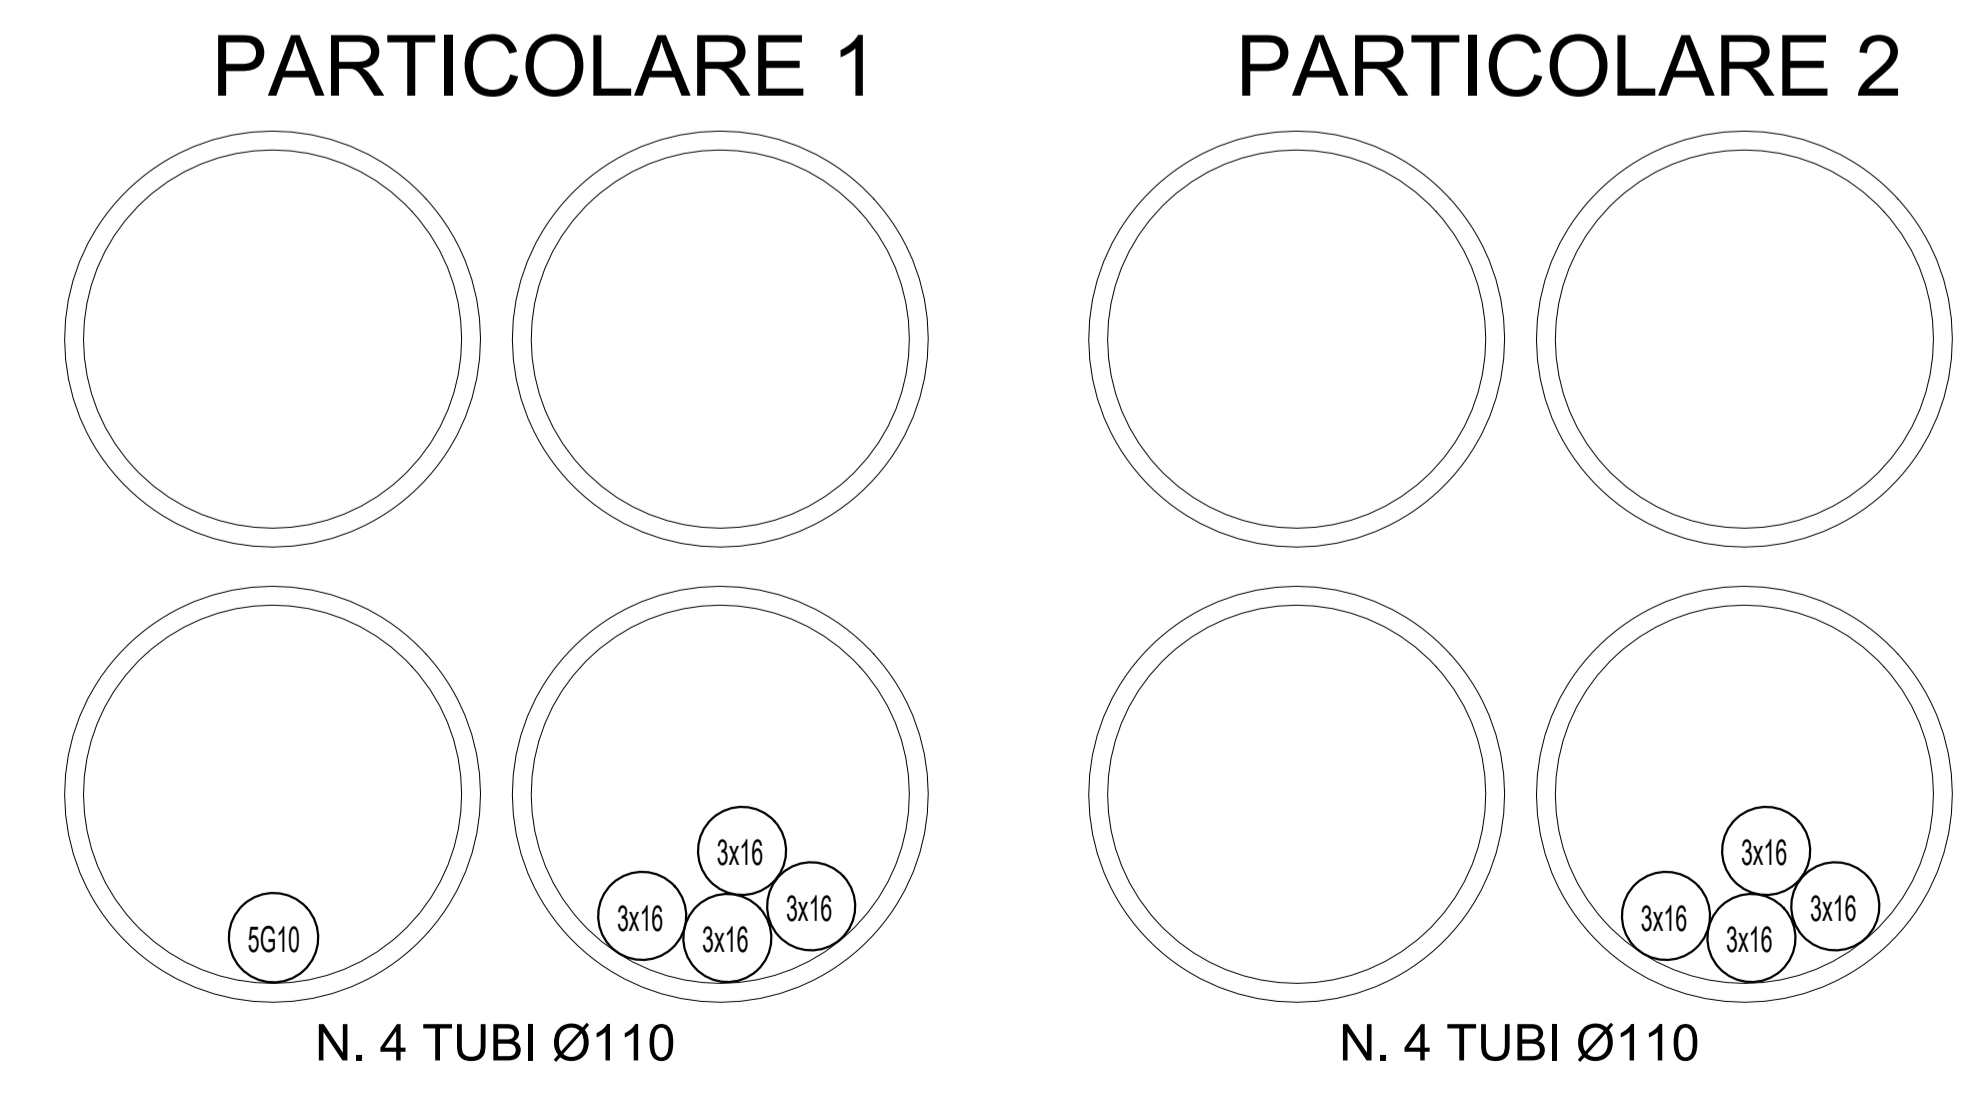

COMMITTENTE: **RFI** RETE FERROVIARIA ITALIANA GRUPPO FERROVIE DELLO STATO ITALIANE

DIREZIONE LAVORI: **ITALFERR** GRUPPO FERROVIE DELLO STATO ITALIANE

APPALTATORE: **PIZZAROTTI**, **Ghella**, **ITINERA**, **SALCEF**, **JEDS INFRASTRUTTURE**

PROGETTAZIONE: **GEO DATA ENGINEERING**, **INTEGRA**, **RIR**

PROGETTISTA: Ing. Natale Lanza

DIRETTORE DELLA PROGETTAZIONE: Ing. PIERGIORGIO GRASSO

PROGETTO ESECUTIVO

ITINERARIO NAPOLI-BARI
RADDOPPIO TRATTA CANCELLO - BENEVENTO
II LOTTO FUNZIONALE FRASSO TELESINO - VITULANO
1° LOTTO FUNZIONALE FRASSO TELESINO - TELESINA

LUCE E FORZA MOTRICE
 Galleria Telesina
 Planimetria con percorsi cavidotti_Piazzale di finestra lato Nord

APPALTAZIONE IMPRESA PIZZAROTTI & C. S.p.A. Dott. Ing. Salvo Del Balzo Via S. Maria del Balzo 23/06/2020	SCALA: 1:100
---	------------------------

COMMESSA	LOTTO	FASE	ENTE	TIPO DOC.	OPERA/DISCIPLINA	PROGR.	REV.
IF26	12	E	ZZ	PA	LF0100	009	B

Rev.	Descrizione	Redatto	Data	Verificato	Data	Approvato	Data	Autorizzato Data
A	EMMISSIONE	F. Mantelli	24/02/2020	G. Rossetti	24/02/2020	P. Grasso	24/02/2020	Ing. N. Lanza
B	REVISIONE PER ISTRUTTORIA	F. Mantelli	23/06/2020	G. Rossetti	23/06/2020	P. Grasso	23/06/2020	