


LEGENDA SIMBOLI	
	Pozzetto in cls dim. 45x45cm - Coperchio in cls, cementato per prevenzione da atti vandalici
	Canalizzazione interrata in tubi PVC serie pesante protetta superiormente con magrone per prevenzione contro atti vandalici.
NOTE	
L'alimentazione elettrica dell'impianto di illuminazione di piazzale è fornita dal quadro "QFIN" disposto all'imbocco della finestra lato galleria	
DOCUMENTI DI RIFERIMENTO	
IF2612EZZPALF0100010B	Galleria Telese - Planimetria con disposizione apparecchiature LFM_Piazzale di finestra lato Sud
IF2612EZZDXLF0100005B	Galleria Telese - Schema elettrico unifilare tipo quadro di tratta e di finestra
IF2612EZZCLLF0100001B	Galleria Telese - Relazione di calcolo dell'impianto di terra
IF2612EZZROLF0100001B	Galleria Telese - Relazione tecnica descrittiva impianti LFM
IF2612EZZCLLF0300002B	Galleria Telese - Studio illuminotecnico Galleria ferroviaria, e finestre di galleria, scale e sottopassi

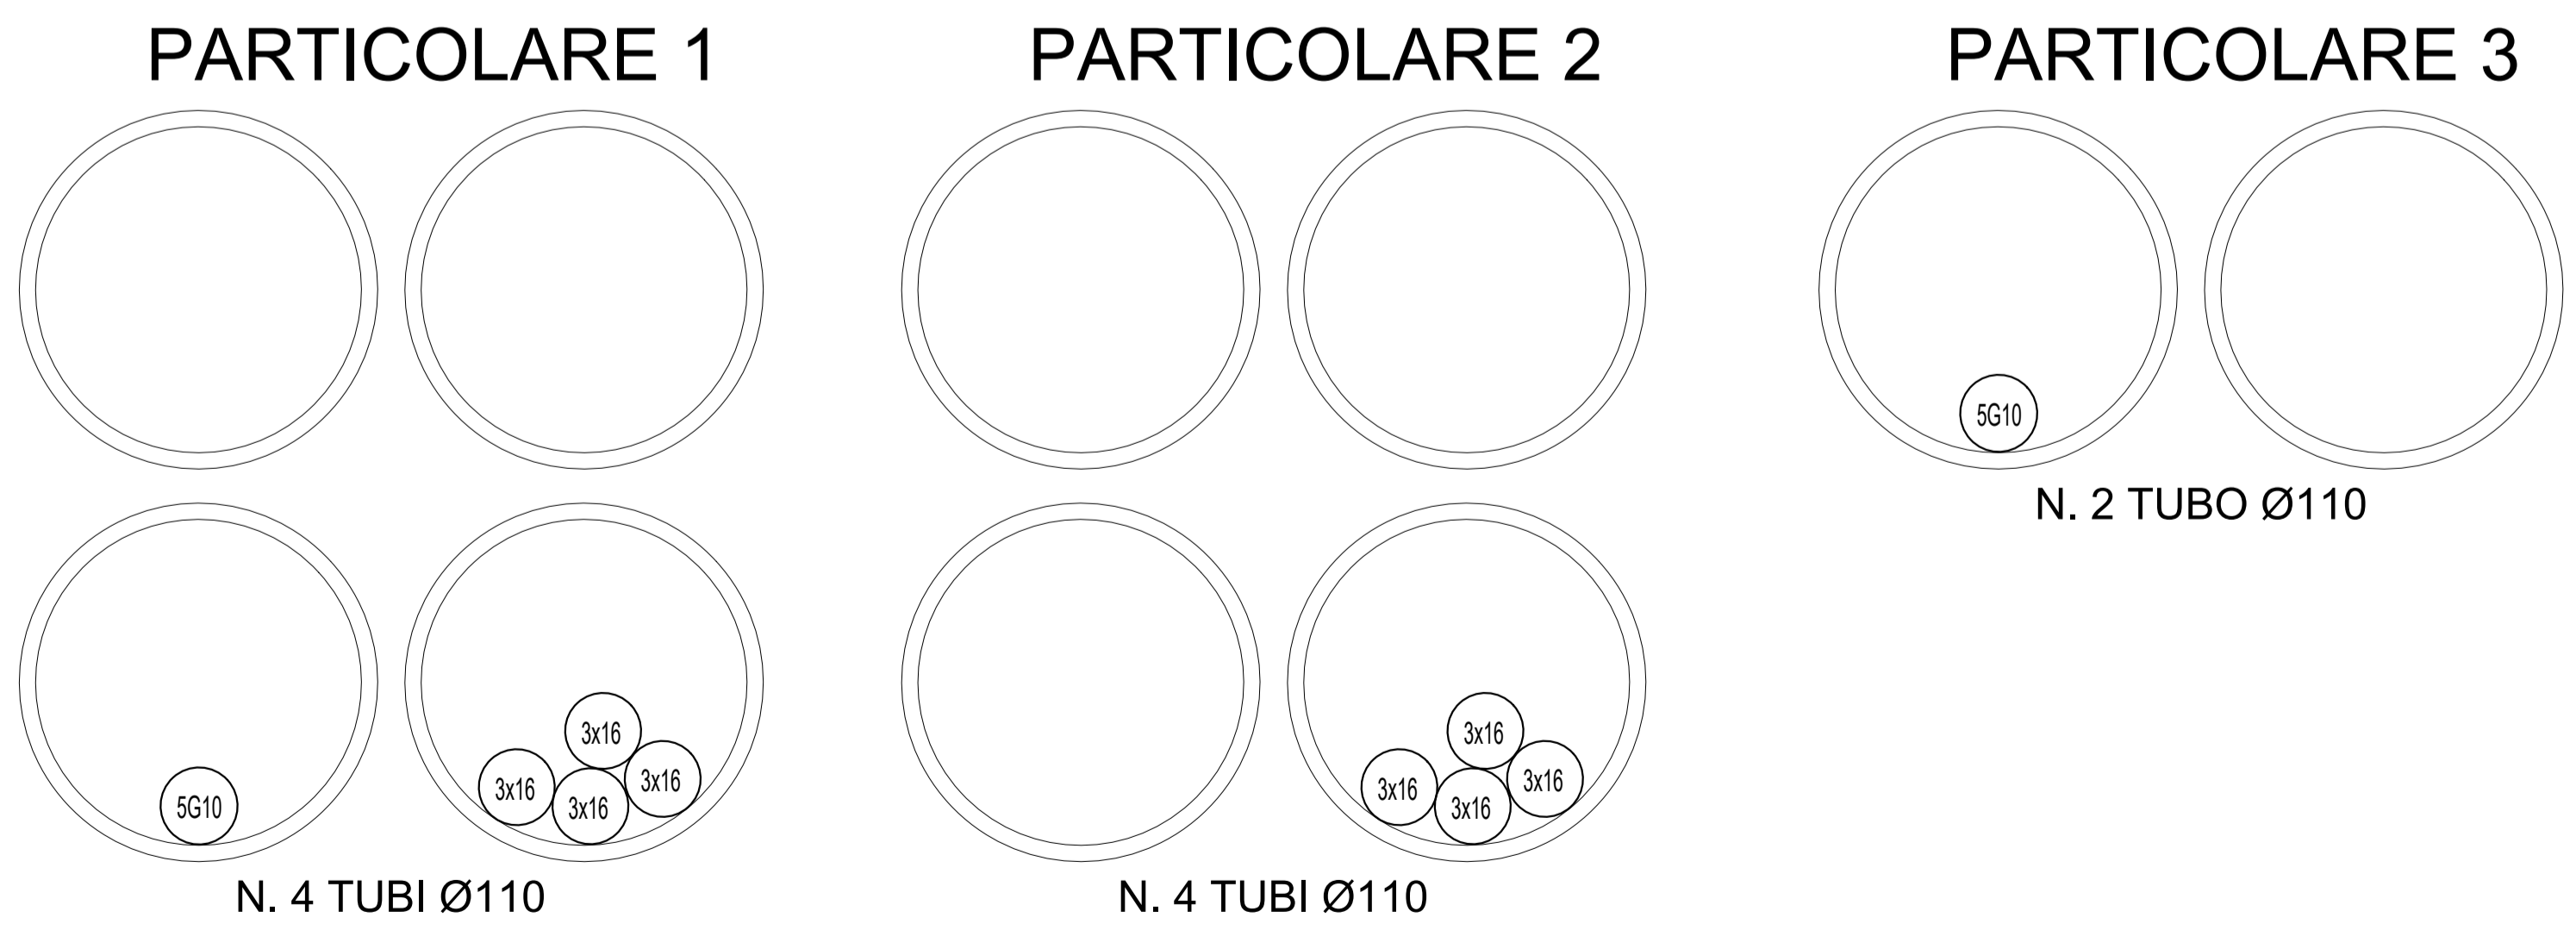

COMMITTENTE:  
**RFI**  
 RETE FERROVIARIA ITALIANA  
 GRUPPO FERROVIE DELLO STATO ITALIANE

DIREZIONE LAVORI:  
**ITALFERR**  
 GRUPPO FERROVIE DELLO STATO ITALIANE

APPALTATORE:  
**PIZZAROTTI**  
 FONDATA NEL 1916  
**Ghella**  
**ITINERA**  
**SALCEF**  
 COSTRUTTORI  
**JEDS INFRASTRUTTURE**  
 Engineering & Contractor

PROGETTAZIONE: RAGGRUPPAMENTO TEMPORANEO PROGETTISTI <b>GEO DATA</b> ENGINEERING	PROGETTISTA: Ing. Natale Lanza	DIRETTORE DELLA PROGETTAZIONE: Ing. PIERGIORGIO GRASSO Responsabile integrazione in le varie prestazioni specialistiche
---	-----------------------------------	---

**PROGETTO ESECUTIVO**  
**ITINERARIO NAPOLI-BARI**  
**RADDOPPIO TRATTA CANCELLO - BENEVENTO**  
**II LOTTO FUNZIONALE FRASSO TELESINO - VITULANO**  
**1° LOTTO FUNZIONALE FRASSO TELESINO - TELESE**

**LUCE E FORZA MOTRICE**  
 Galleria Telese  
 Planimetria con percorsi cavidotti\_Piazzale di finestra lato Sud

ADIPAL TAVOIRE  
**IMPRESA PIZZAROTTI & C. S.p.A.**  
 Dott. Ing. Salvo Del Balzo  
 Via S. Maria DEL BALZO  
 23/06/2020  
 SCALA:  
 1:100

COMMESSA	LOTTO	FASE	ENTE	TIPO DOC.	OPERA/DISCIPLINA	PROGR.	REV.
IF26	12	E	ZZ	PA	LF0100	011	B

Rev.	Descrizione	Redatto	Data	Verificato	Data	Approvato	Data	Autorizzato Data
A	EMMISSIONE	F. Mantelli	24/02/2020	G. Rossetti	24/02/2020	P. Grasso	24/02/2020	Ing. N. Lanza
A	REVISIONE PER ISTRUTTORIA	F. Mantelli	23/06/2020	G. Rossetti	23/06/2020	P. Grasso	23/06/2020	