



PARTICOLARE 1

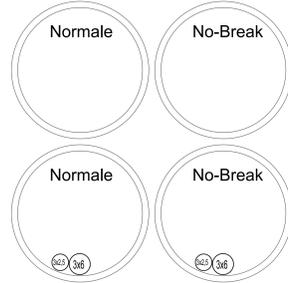


N. 4 TUBI Ø110

PARTICOLARE 2

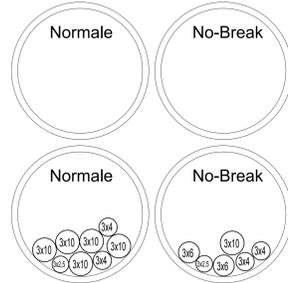


N. 4 TUBI Ø110

PARTICOLARE 3

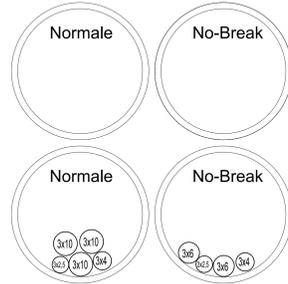


N. 4 TUBI Ø110

PARTICOLARE 4

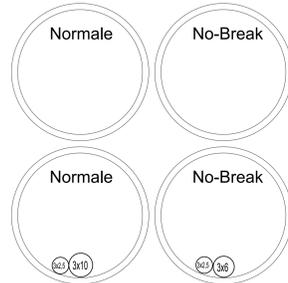

N. 4 TUBI Ø110

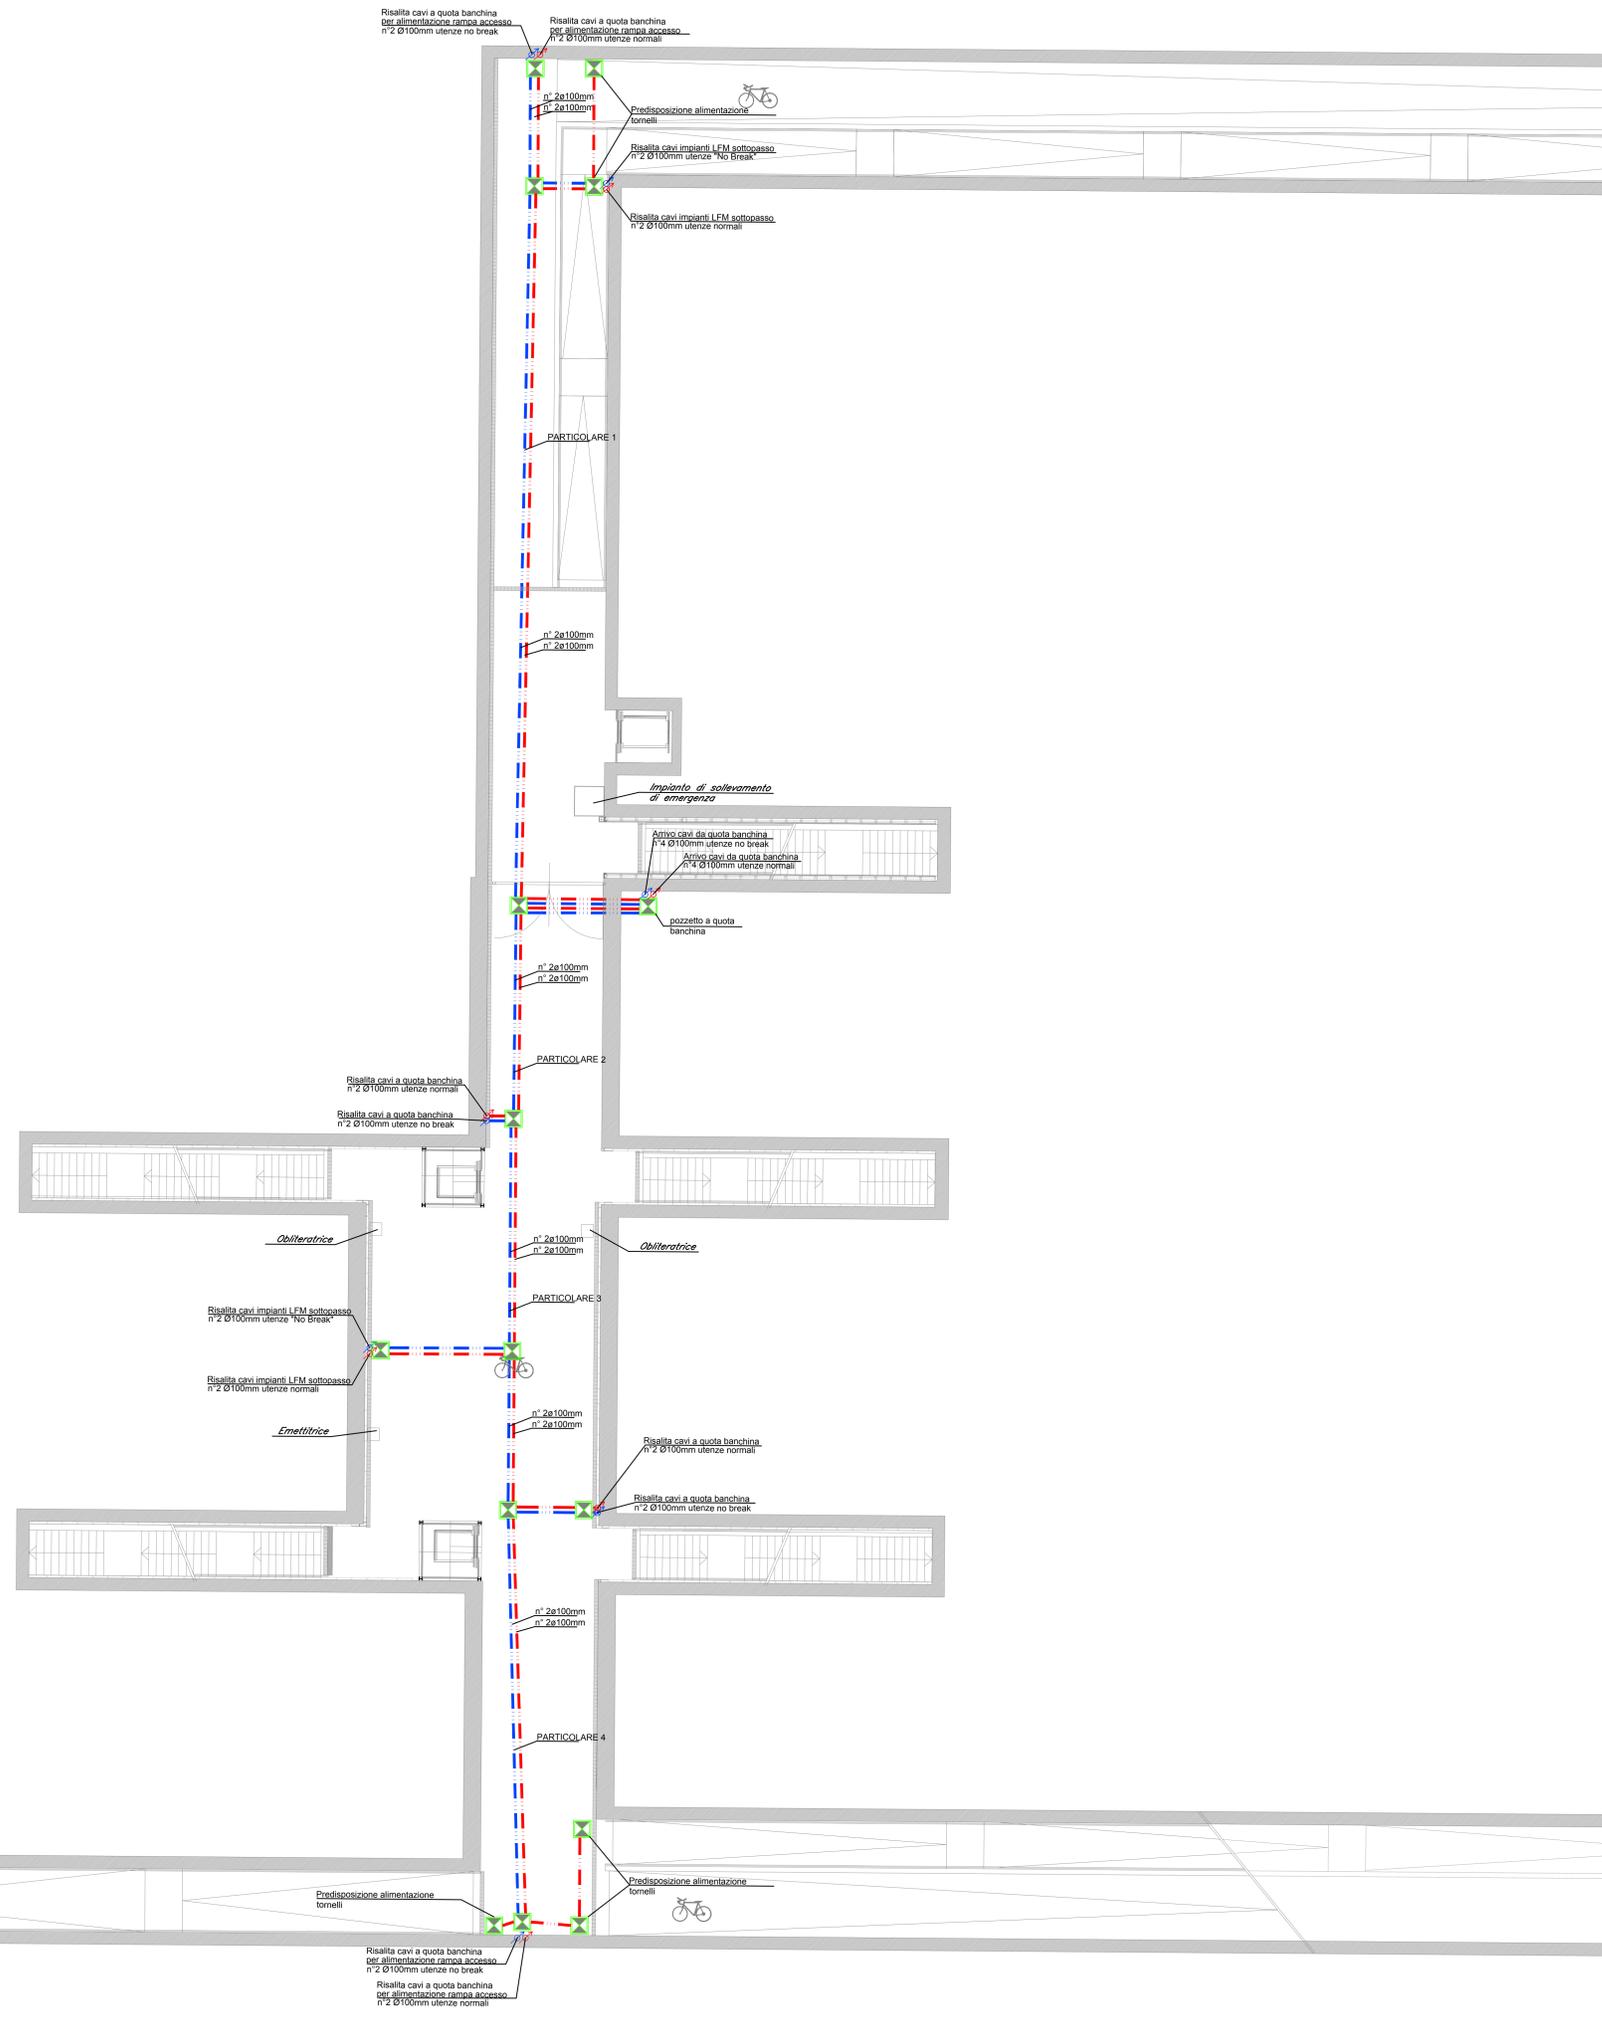

| LEGGENDA | |
|--------------------------|---|
| SIMBOLO | DESCRIZIONE |
| | Canalizzazione in doppio tubo PVC Ø100mm - Impianti linea "Normale" |
| | Canalizzazione in doppio tubo PVC Ø100mm - Impianti linea "No-Break" |
| | Pozzetto in c.a. 60x60x60cm per risalita cavi dal sottopasso - Complesso di setto in c.a. per separazione linee Normale/NB - Chiusino zincato da riempimento porta pavimentazione |
| | Montanti risalita cavi in tubazione PVC linea normale/"No-Break" |
| DOCUMENTI DI RIFERIMENTO | |
| IF2612EZZPALF0300002A | Stazione Telese - Planimetria sottopassi con disposizione apparecchi illuminazione |
| IF2612EZZPALF0300003A | Stazione Telese - Planimetria sottopassi con disposizione apparecchi F.M. |
| IF2612EZZDLF0300004A | Stazione Telese - Raccolta schemi unifilari e fronti quadro BT |
| IF2612EZZROLF0300001A | Stazione Telese - Relazione tecnica descrittiva impianti LFM |
| IF2612EZZCLLF0300001A | Stazione Telese - Relazione di calcolo e dimensionamento linee e protezioni |
| IF2612EZZCLLF0300001A | Stazione Telese - Studio illuminotecnico |

COMMITTENTE:

DIREZIONE LAVORI:

APPALTATORE:

PROGETTAZIONE:

PROGETTISTA: Ing. Natale Lanza

DIRETTORE DELLA PROGETTAZIONE: Ing.

PROGETTO ESECUTIVO

**ITINERARIO NAPOLI-BARI
RADDOPPIO TRATTA CANCELLO - BENEVENTO
II LOTTO FUNZIONALE FRASSO TELESINO - VITULANO
1° LOTTO FUNZIONALE FRASSO TELESINO - TELESE**

LUCE E FORZA MOTRICE
Stazione Telese
Planimetria sottopassi con percorso caviddotti

SCALA: 1:100

COMMESSA: **IF26** LOTTO: **12** FASE: **E** ENTE: **ZZ** TIPO DOC.: **PA** OPERA/DISCIPLINA: **LF0300** PROGR.: **001** REV.: **B**

| Rev. | Descrizione | Redatto | Data | Verificato | Data | Approvato | Data | Autorizzato Data |
|------|--------------------------|-----------|------------|------------|------------|-----------|------------|------------------|
| A | EMMISSIONE | F. Marini | 24/03/2020 | C. Roselli | 24/03/2020 | P. Greco | 24/03/2020 | Ing. N. Lanza |
| B | REVISIONE PER ESECUZIONE | F. Marini | 22/09/2020 | C. Roselli | 22/09/2020 | P. Greco | 22/09/2020 | Ing. N. Lanza |

File: IF26.1.2.E.ZZ.PA.LF.03.0.0.001.B.dwg n. Elab.: -