



LEGENDA


	Linea di carico acqua calda sanitaria
	Linea di carico acqua fredda sanitaria
	Linea di carico sciacquoni WC
	Linea di scarico lavabo/doccia/cucine PEHD Ø50
	Linea di scarico wc PEHD Ø110
	Linea di raccolta acque
	Pozzetto raccolta acque
	Pozzetto con caditoia
	Rate impianto antincendio e cassetta tipo UNI45 per protezione interna
	Linea acqua antincendio in acciaio zincato

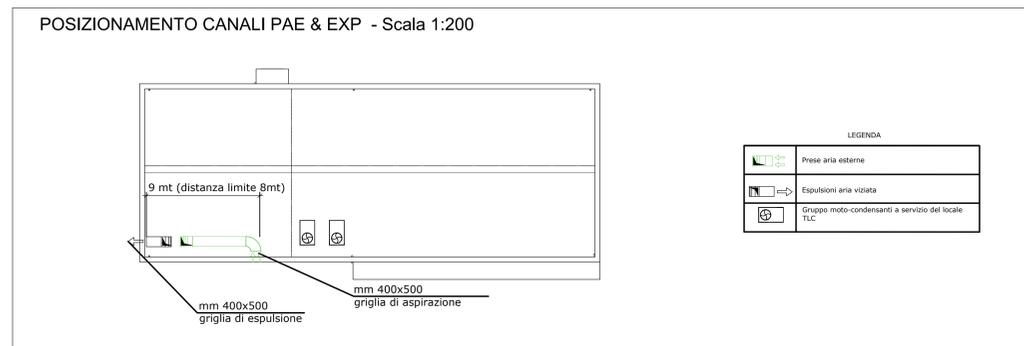


PARTICOLARE C: SIFONE E COLLEGAMENTI ESTERNI ALL'EDIFICIO

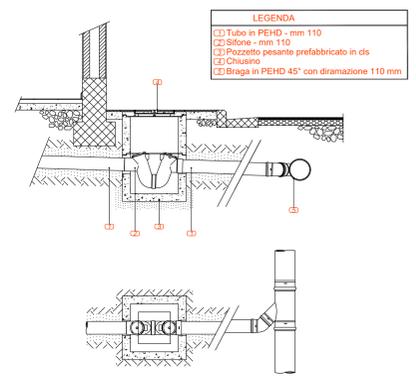

DETTAGLIO PLANIMETRIA BAGNO DISABILI

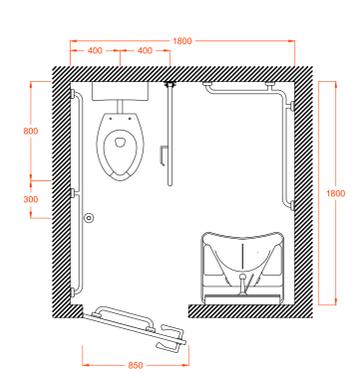

ASSONOMETRIA BAGNO DISABILI

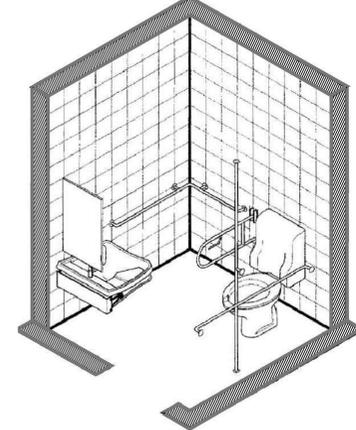

IL CONCESSIONARIO

Regione Emilia-Romagna

ARC

AUTOSTRADA REGIONALE CISPADANA
DAL CASELLO DI REGGIOLO-ROLO SULLA A22
AL CASELLO DI FERRARA SUD SULLA A13
CODICE C.U.P. E8180800000009

PROGETTO DEFINITIVO

IMPIANTI TECNICI
EDIFICI E BARRIERE DI ESAGIONE
SAN FELICE SUL PANARO - FINALE EMILIA
PLANIMETRIA IMPIANTO IDRICO-SANITARIO CENTRO ASSISTENZA UTENTI

IL PROGETTISTA
Ing. Andrea Lucarelli
Albo Ingeg. Bologna n° 6669

RESPONSABILE INTEGRAZIONE
PRESTAZIONI SPECIALISTICHE
Ing. Antonio Anania
Albo Ing. Perugia n° A2574

IL CONCESSIONARIO
Autosole Regionale
Cispadana S.p.A.
& consorzio
Gruppo Fimati

DOF: Ing. Antonio Anania
IMPRESA ESZAROTTI S.p.A.
Via di S. Maria del Piano 4 - CASALE

G					
F					
E					
D					
C	15.01.2020	EMISSIONE PER RECEPIMENTO NOTE VALIDATORE	Frassinetti Lucarelli Anania		
B	01.08.2019	EMISSIONE PER OTTEMPERANZA DECRETO VIA DEL 25.07.2017	Frassinetti Lucarelli Anania		
A	17.04.2012	EMISSIONE	Frassinetti De Fazio Salvi		

IDENTIFICAZIONE ELABORATO

NUM. PROSP.	FOGLI	GRUPPI	OGGETTO OPERA	STATO OPERA	MODI	INFO CARICATO	PROCESSIONE	REV.	DATA
4507	0	0	SIFONI	SIFONI	0	IM	07	C	15/08/2019

AGOSTO 2019
SCALA 1:50