


LEGENDA APPARECCHIATURE ESISTENTI:


- 1 TURBOCOMPRESSORI TC - 3/4
- 2 REFRIGERANTI OLIO DI LUBBRICAZIONE PER TC-3/4
- 3 ANTENNA PONTE RADIO
- 4 FABBRICATO UFFICI, OFFICINA, AUTORMESSA
- 5 CABINA ELETTRICA E GRUPPO ELETTROGENO
- 6 VASCA ANTINCENDIO
- 7 SERBATOIO GASOLIO GRUPPO ELETTROGENO
- 8 CABINA ENEL
- 9 PALAZZINA ANALISI GAS
- 10 FABBRICATO OFFICINA E MAGAZZINO
- 11 DEPOSITO FUSTI OLIO
- 12 PACKAGE AVVIAMENTO IDRAULICO
- 13 MOTOROPA CARRELLATA
- 14 SERBATOIO RACCOLTA ACQUE REFLUE INDUSTRIALI
- 15 SKID ANTINCENDIO TC3 E TC4
- 16 FILTRI GAS STAZIONE
- 17 TURBOCOMPRESSORE TC-5
- 18 FILTRI GAS PRINCIPALE
- 19 LOCALE CO2
- 20 LOCALE CALDAIE
- 21 LOCALE COMPRESSORE ARIA SERVIZI "M-2"
- 22 SKID ANTINCENDIO TCS
- 23 REFRIGERANTE OLIO TCS
- 24 PACKAGE PER GAS CROMATOGRFO
- 25 MAGAZZINO
- 26 CAPANNONE METALLICO USO MAGAZZINO
- 27 CABINA ANALISI FUMI (CEMS)
- 28 CABINA ANALISI FUMI (CEMS)
- 29 TERMINALI SFIAI
- 30 SKID RIDUZIONE GAS CALDAIE
- 31 REGOLAZIONE
- 32 CAPANNONE ISOLA ECOLOGICA

LEGENDA NUOVE OPERE:


- 33 FABBRICATO MISURE FISCALI
- 34 CALDAIA FUEL GAS TC-1 E TC-2 (RILOCATA) (E-24)
- 35 SISTEMA ARIA STRUMENTI (K-5A/K-5B) (ESTENSIONE FABBRICATO ESISTENTE)
- 36 FILTRI GAS STAZIONE S-18/S-28
- 37 FILTRI GAS ATTUATORI (RIPROZIONATI)
- 38 GUARDIOLA
- 39 FABBRICATO COMPRESSORI ELCO EC-6/EC-7
- 40 FABBRICATO VSD SOTTOSTAZIONE ELCO
- 41 COOLER RAFFREDDAMENTO VSD
- 42 FABBRICATO MEDIA TENSIONE
- 43 FILTRO GAS STAZIONE S-38
- 44 COMPRESSORE RECUPERO GAS K-1A
- 45 FABBRICATO HVAC PER SOTTOSTAZIONE ELCO

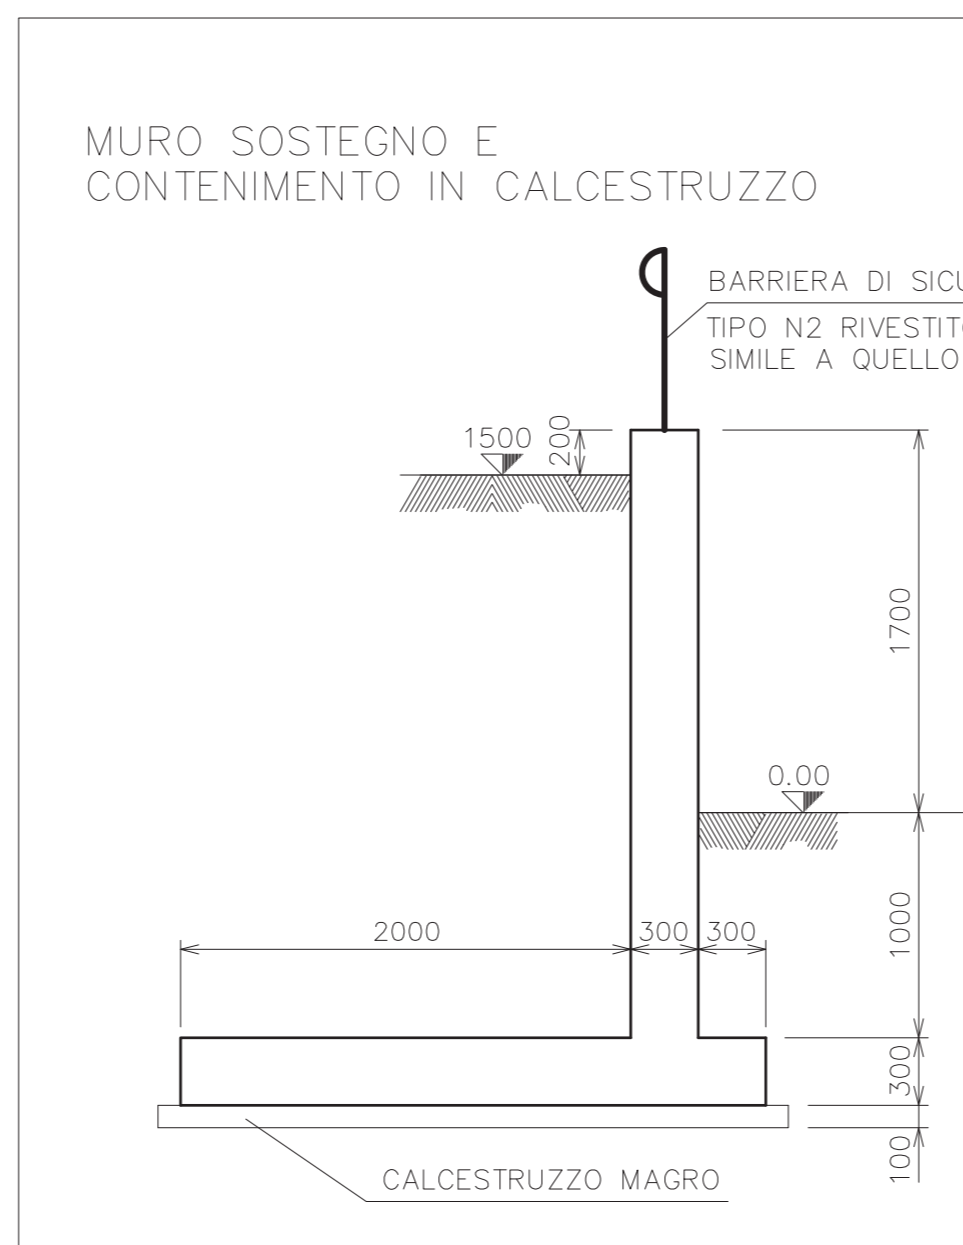

DETTAGLIO MURO 11  
PIANTA CHIAVE

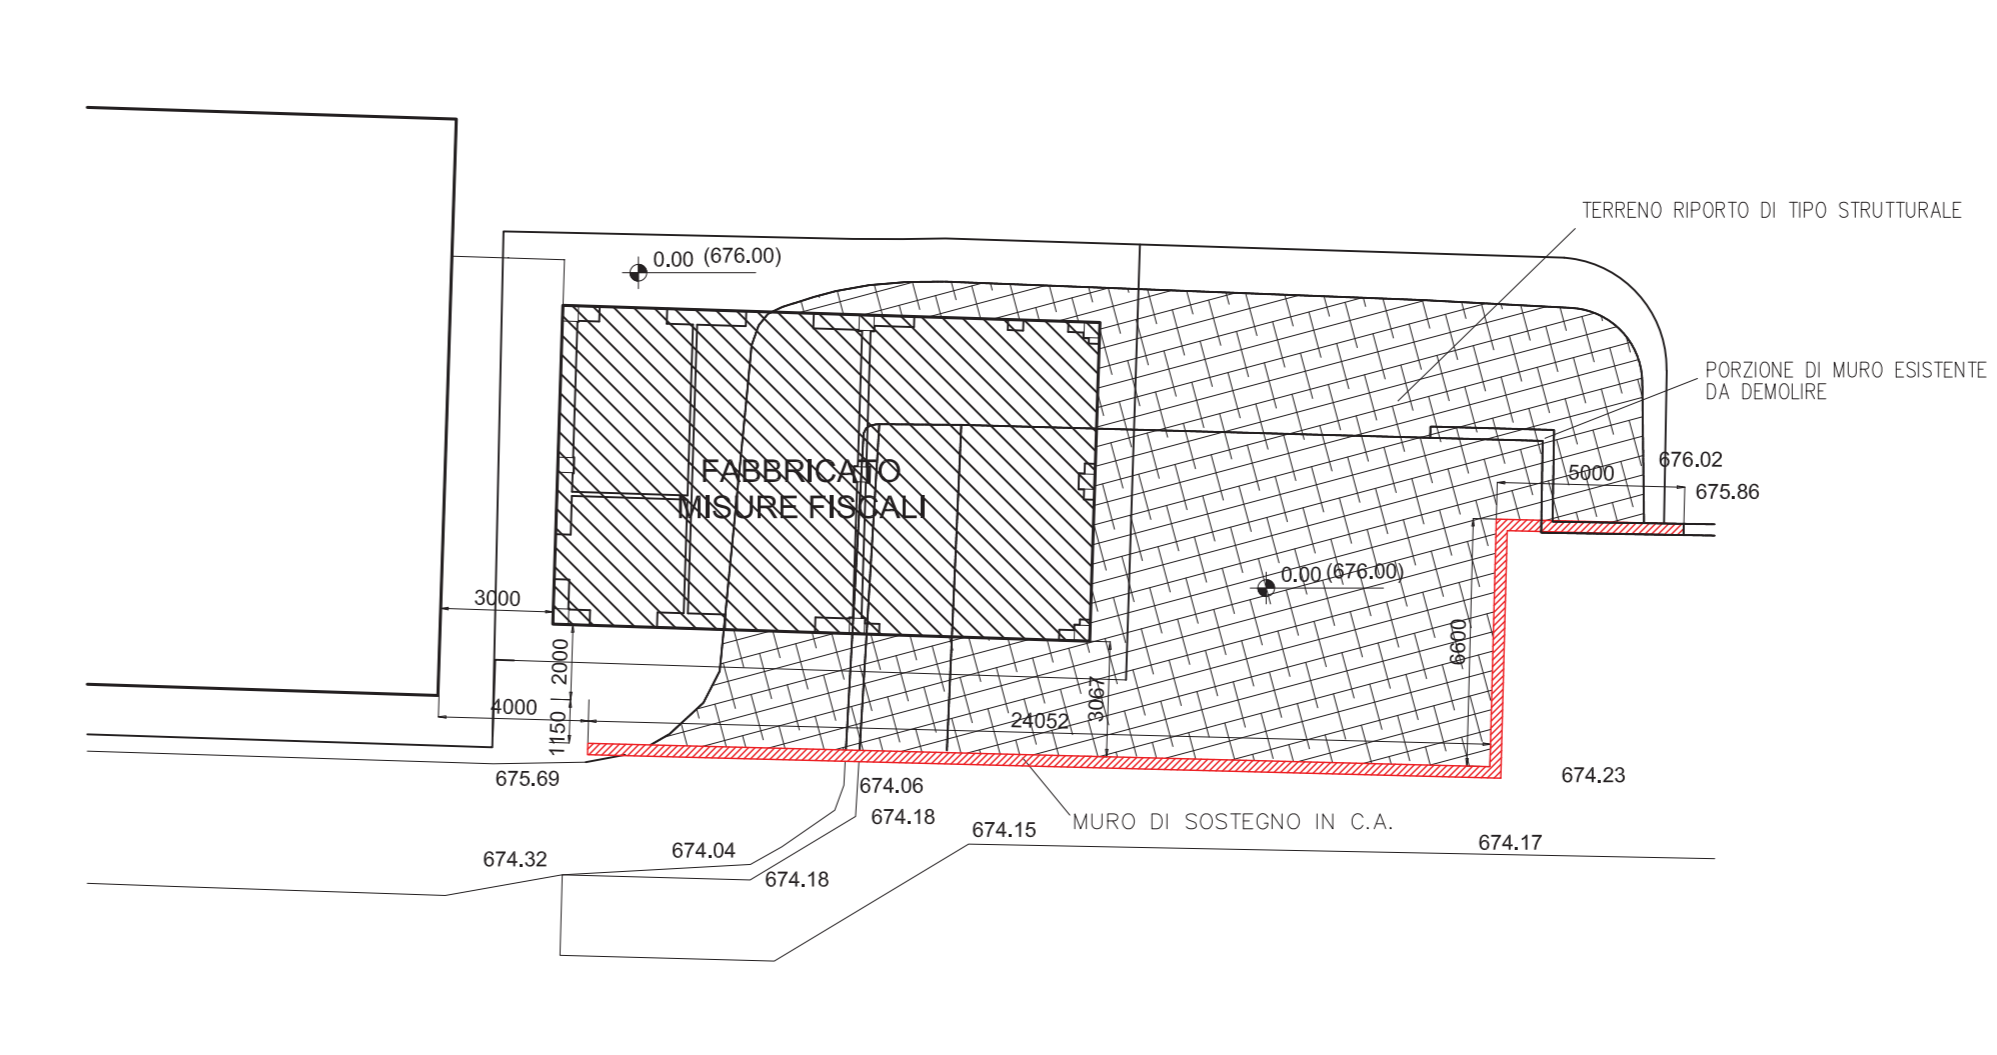

- NOTE:
- 1 - TUTTE LE DIMENSIONI E TUTTE LE ELEVAZIONI SONO IN MILLIMETRI (mm)
  - 2 - TUTTE LE ELEVAZIONI SONO RIFERITE ALLA QUOTA 0.00 DELL'IMPIANTO CORRISPONDENTE A m 674.50 S.L.M.M.
  - 3 - NUOVE OPERE
  - 4 - OPERE ESISTENTI
  - 5 - POZZETTI INTERRATI
  - 6 - NUOVO IDRANTE
  - 7 - PORZIONE DI STRADA COPERTA

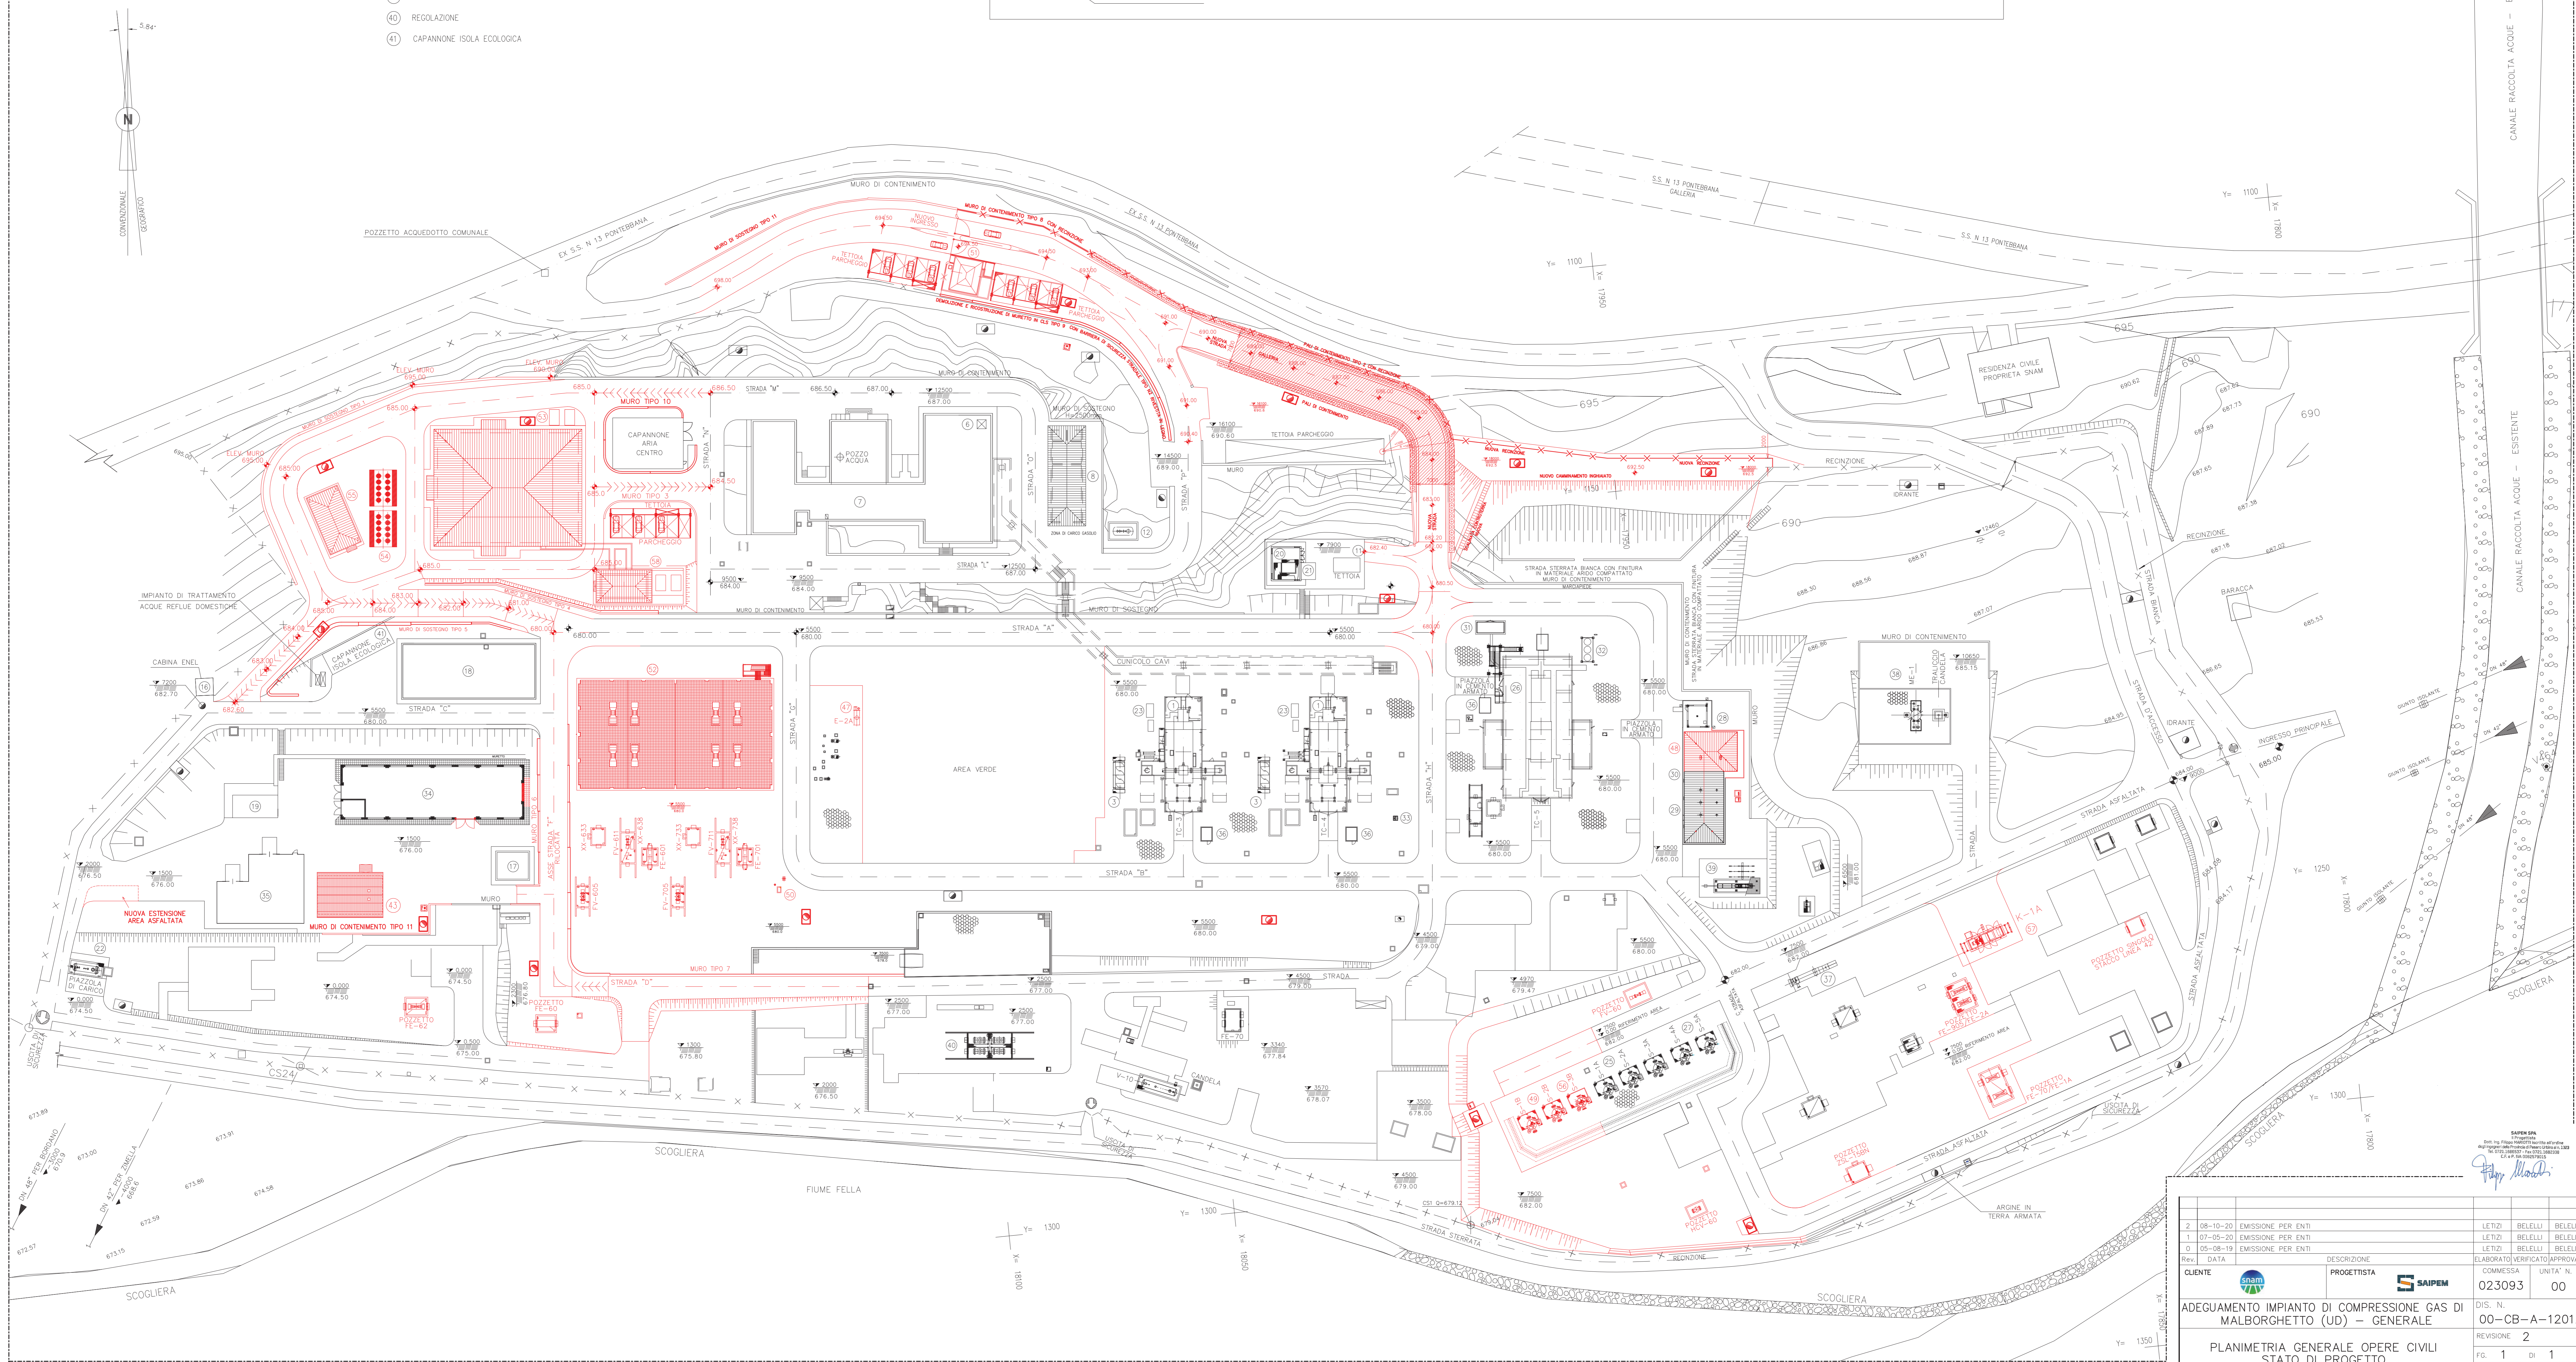

2	08-10-20	EMISSIONE PER ENTI	LETTI	BELELLI	BELELLI
1	07-05-20	EMISSIONE PER ENTI	LETTI	BELELLI	BELELLI
0	05-08-19	EMISSIONE PER ENTI	LETTI	BELELLI	BELELLI
Rev.	DATA	DESCRIZIONE	ELABORATO	ELABORATO	ELABORATO
CLIENTE	DATA	DESCRIZIONE	COMMESSA	UNITA'	N.
SAIPM		PROGETTISTA	SAIPM	023093	00
ADEGUAMENTO IMPIANTO DI COMPRESSIONE GAS DI MALBORGHETTO (UD) - GENERALE			DIS. N. 00-CB-A-12012		
PLANIMETRIA GENERALE OPERE CIVILI STATO DI PROGETTO			REVISIONE 2		
			FG. 1 DI 1		
			SCALA 1:500		