

LEGENDA APPARECCHIATURE ESISTENTI:


- 1 TURBOCOMPRESSORI TC - 3/4
- 2 REFRIGERANTI OLIO DI LUBRIFICAZIONE PER TC-3/4
- 3 ANTENNA PONTE RADIO
- 4 FABBRICATO UFFICIO, OFFICINA, AUTORMESSA
- 5 CABINA ELETTRICA E GRUPPO ELETTROGENO
- 11 VASCA ANTINCENDIO
- 12 SERBATOIO GASOLIO GRUPPO ELETTROGENO
- 16 CABINA ENEL
- 17 PALAZZINA ANALISI GAS
- 18 FABBRICATO OFFICINA E MAGAZZINO
- 19 DEPOSITO FUSTI OLIO
- 20 PACKAGE AVVIAMENTO IDRAULICO
- 21 MOTOPOMPA CARRELLATA
- 22 SERBATOIO RACCOLTA ACQUE REFLUE INDUSTRIALI
- 23 SKID ANTINCENDIO TC3 E TC4
- 24 FILTRI GAS STAZIONE
- 25 TURBOCOMPRESSORE TC-5
- 27 FILTRI GAS PRINCIPALE
- 28 LOCALE CO2
- 29 LOCALE CALDAIE
- 30 LOCALE COMPRESSORE ARIA SERVIZI "W-2"
- 31 SKID ANTINCENDIO TC5
- 32 REFRIGERANTE OLIO TC5
- 33 PACKAGE PER GAS CROMATOGRFO
- 34 MAGAZZINO
- 35 CAPANNONE METALLICO USO MAGAZZINO
- 36 CABINA ANALISI FUMI (CEMS)
- 37 CABINA ANALISI FUMI (CEMS)
- 38 TERMINALI SFATI
- 39 SKID RIDUZIONE GAS CALDAIE
- 40 RECGLAZIONE
- 41 CAPANNONE ISOLA ECOLOGICA

LEGENDA NUOVE OPERE:

- 43 FABBRICATO MISURE FISCALI
- 44 CALDAIA FUEL GAS TC-1 E TC-2 (RILOCATA) (E-2A)
- 45 SISTEMA ARIA STRUMENTI (K-5A/K-5B) (ESTENSIONE FABBRICATO ESISTENTE)
- 46 FILTRI GAS STAZIONE S-1B/S-2B
- 47 FILTRI GAS ATTUATORI (RIPROZIONATI)
- 51 GUARDIOLA
- 52 FABBRICATO COMPRESSORI ELCO EC-6/EC-7
- 53 FABBRICATO VSD SOTTOSTAZIONE ELCO
- 54 COOLER RAFFREDDAMENTO VSD
- 55 FABBRICATO MEDIA TENSIONE
- 56 FILTRO GAS STAZIONE S-3B
- 57 COMPRESSORE RECUPERO GAS K-1A
- 58 FABBRICATO HVAC PER SOTTOSTAZIONE ELCO

NOTE:

- 1 - TUTTE LE DIMENSIONI E TUTTE LE ELEVAZIONI SONO IN MILLIMETRI (mm)
- 2 - TUTTE LE ELEVAZIONI SONO RIFERITE ALLA QUOTA 0.000 DELL'IMPIANTO CORRISPONDENTE A m 674.50 S.L.M.M.
- 3 - — MURI DI SOSTEGNO OGGETTO D'INTERVENTO

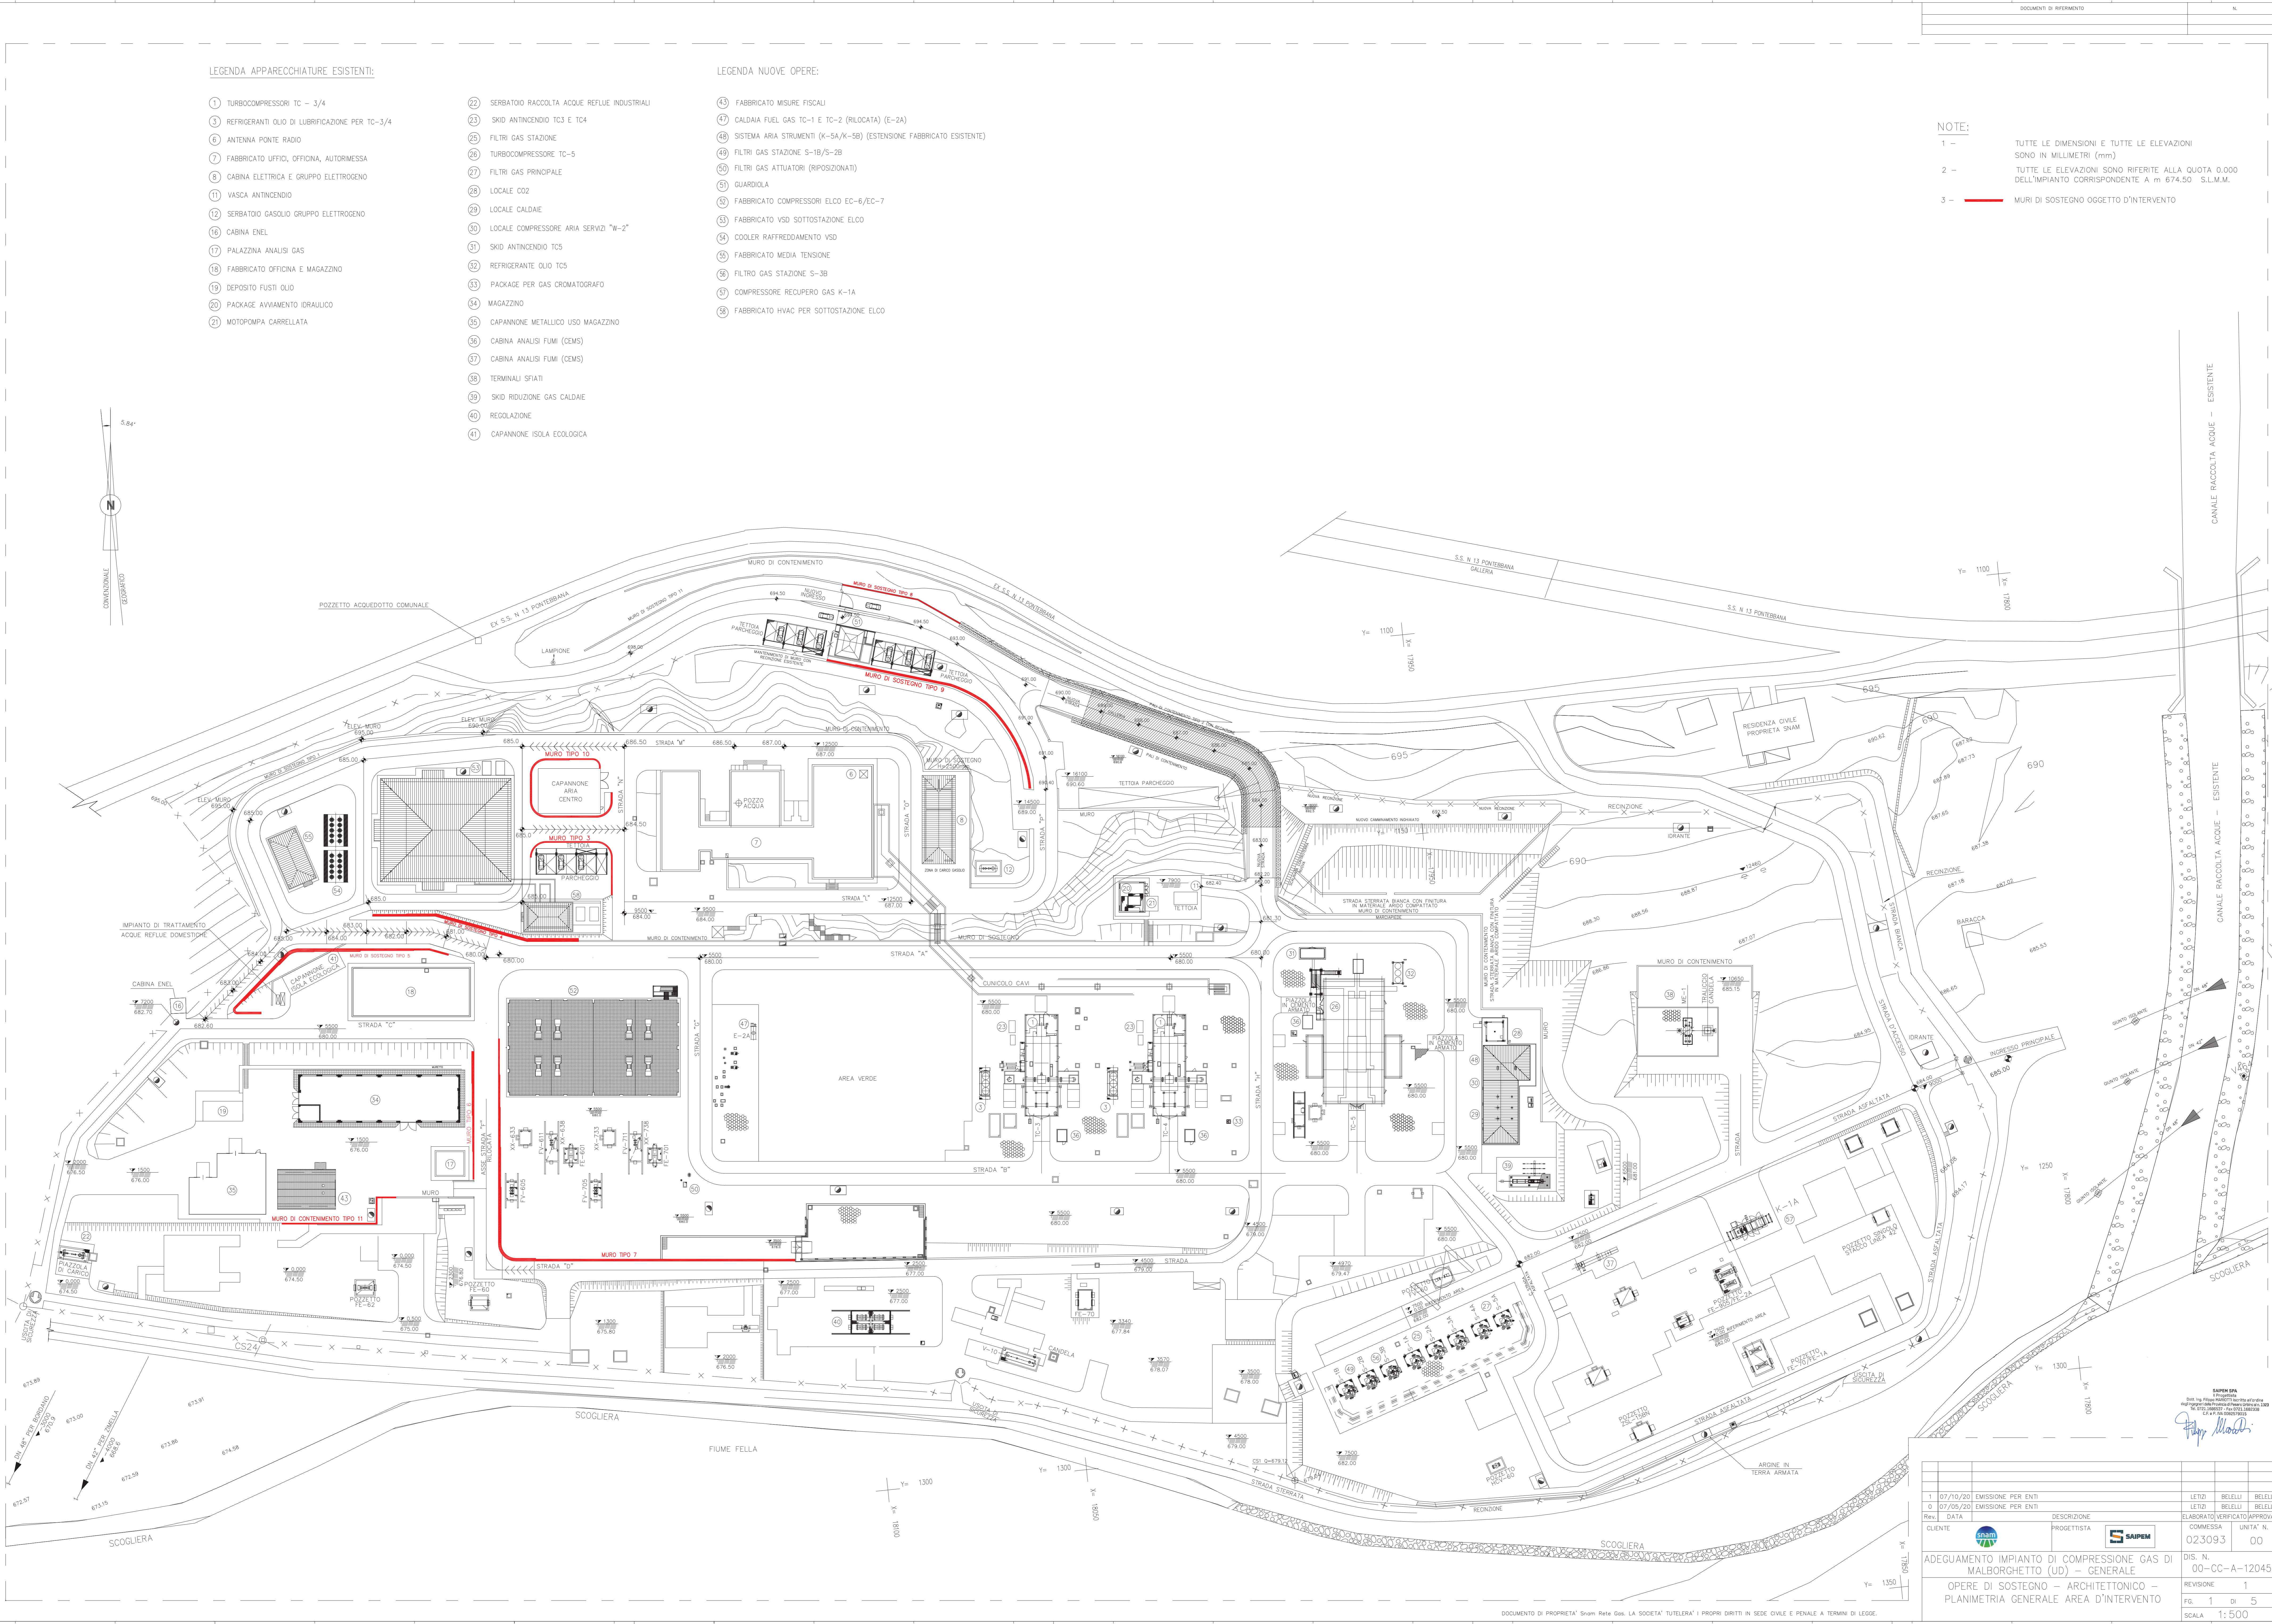

1	07/10/20	EMISSIONE PER ENTI	LETTI	BELELLI	BELELLI
0	07/05/20	EMISSIONE PER ENTI	LETTI	BELELLI	BELELLI
Rev.	DATA	DESCRIZIONE	ELABORATO	REVISIONATO	APPROVATO
CLIENTE	DATA	PROGETTISTA	COMMESSA	UNITA' N°	
			02.3093	00	
ADEGUAMENTO IMPIANTO DI COMPRESIONE GAS DI MALBORGHETTO (UD) - GENERALE			DIS. N° 00-CC-A-12045		
OPERE DI SOSTEGNO - ARCHITETTONICO - PLANIMETRIA GENERALE AREA D'INTERVENTO			REVISIONE 1		
			FG. 1 di 5		
			SCALA 1:500		