

LEGENDA:



- 1 TURBOCOMPRESSORI TC-1/2/3/4
- 2 SERBATOIO OLIO DI LUBRIFICAZIONE
- 3 REFRIGERANTI OLIO DI LUBRIFICAZIONE PER TC-1/2/3/4
- 4 FILTRI GAS DI STAZIONE
- 5 DEPOSITO BOMBOLE CO2
- 6 ANTENNA PONTE RADIO
- 7 FABBRICATO UFFICI, OFFICINA, AUTORIMESSA
- 8 CABINA ELETTRICA E GRUPPO ELETTROGENO
- 9 SISTEMA RECUPERO GAS W-4
- 10 CALDAIA FUEL GAS E STARTING GAS TC-1 E TC-2
- 11 VASCA ANTINCENDIO
- 12 SERBATOIO GASOLIO GRUPPO ELETTROGENO
- 13 TRAPPOLA DI ARRIVO TARVISIO-MALBORGHETTO DN 42
- 14 TRAPPOLA DI LANCIO PER ZIMELLA DN 42
- 15 TRAPPOLA DI LANCIO DN 42 PER BORDANO
- 16 CABINA EMEL
- 17 PALAZZINA ANALISI GAS
- 18 FABBRICATO OFFICINA E MAGAZZINO
- 19 DEPOSITO FUSTI OLIO
- 20 PACKAGE AVVIAMENTO IDRAULICO
- 21 MOTOPOMPA CARRELLATA
- 22 SERBATOIO RACCOLTA ACQUE REFLUE INDUSTRIALI
- 23 SKID ANTINCENDIO TC3 E TC4
- 24 TRAPPOLA DI ARRIVO DN 48 TARVISIO-MALBORGHETTO
- 25 FILTRI GAS STAZIONE
- 26 TURBOCOMPRESSORE TC-5
- 27 FILTRI GAS PRINCIPALE
- 28 LOCALE CO2
- 29 LOCALE CALDAIE
- 30 LOCALE COMPRESSORE ARIA SERVIZI "W-2"
- 31 SKID ANTINCENDIO TC5
- 32 REFRIGERANTE OLIO TC5
- 33 PACKAGE PER GAS CROMATOGRFO
- 34 NUOVO MAGAZZINO
- 35 CAPANNONE METALLICO UDD MAGAZZINO
- 36 CABINA ANALISI FUMI (CEMS)
- 37 TRAPPOLA DN 48 DA TARVISIO
- 38 TERMINALI SFJATI
- 39 SKID RIDUZIONE GAS CALDAIE
- 40 REGOLAZIONE
- 41 CAPANNONE ISOLA ECOLOGICA
- 42 CABINATO MISURE FISCALI - (INSTALLAZIONE 2015)

APPARECCHIATURE COME COSTRUITE NELL'ANNO 2010 COMM. 666800

- TC5 TURBOCOMPRESSORE
- S-4A/5A FILTRI GAS PRINCIPALE
- S-503 FILTRO GAS COMBUSTIBILE
- E-503 SCAMBIATORE GAS COMBUSTIBILE
- E-3 RISCALDATORE AD OLIO DIATERMICO
- A-501 FILTRO GAS ATTUATORI
- ME-1 TERMINALE SFJATO UNITA'/CENTRALE
- ME-2 TERMINALE SFJATO PER LANCIO TC-1/2
- DG-1 GRUPPO ELETTROGENO
- B-1/B-2/B-3 CALDAIE
- V-1 SERBATOIO GASOLIO
- V-2 SERBATOIO OLIO NUOVO
- V-3 SERBATOIO OLIO DI RECUPERO

NOTE:

- 1- TUTTE LE DIMENSIONI E TUTTE LE ELEVAZIONI SONO I MILLIMETRI (mm)
- 2- QUOTA FONDO TUBO O ELEVAZIONE GENERICAMENTE
- 3- QUOTA ASSE TUBO
- 4- TUTTE LE ELEVAZIONI SONO RIFERITE ALLA QUOTA 0,000 DELL'IMPIANTO CORRISPONDENTE A m 674,50 S.L.M.M.
- 5- DELETED
- 6- DELETED
- 7- DELETED
- 8- INSTALLAZIONI ESISTENTI

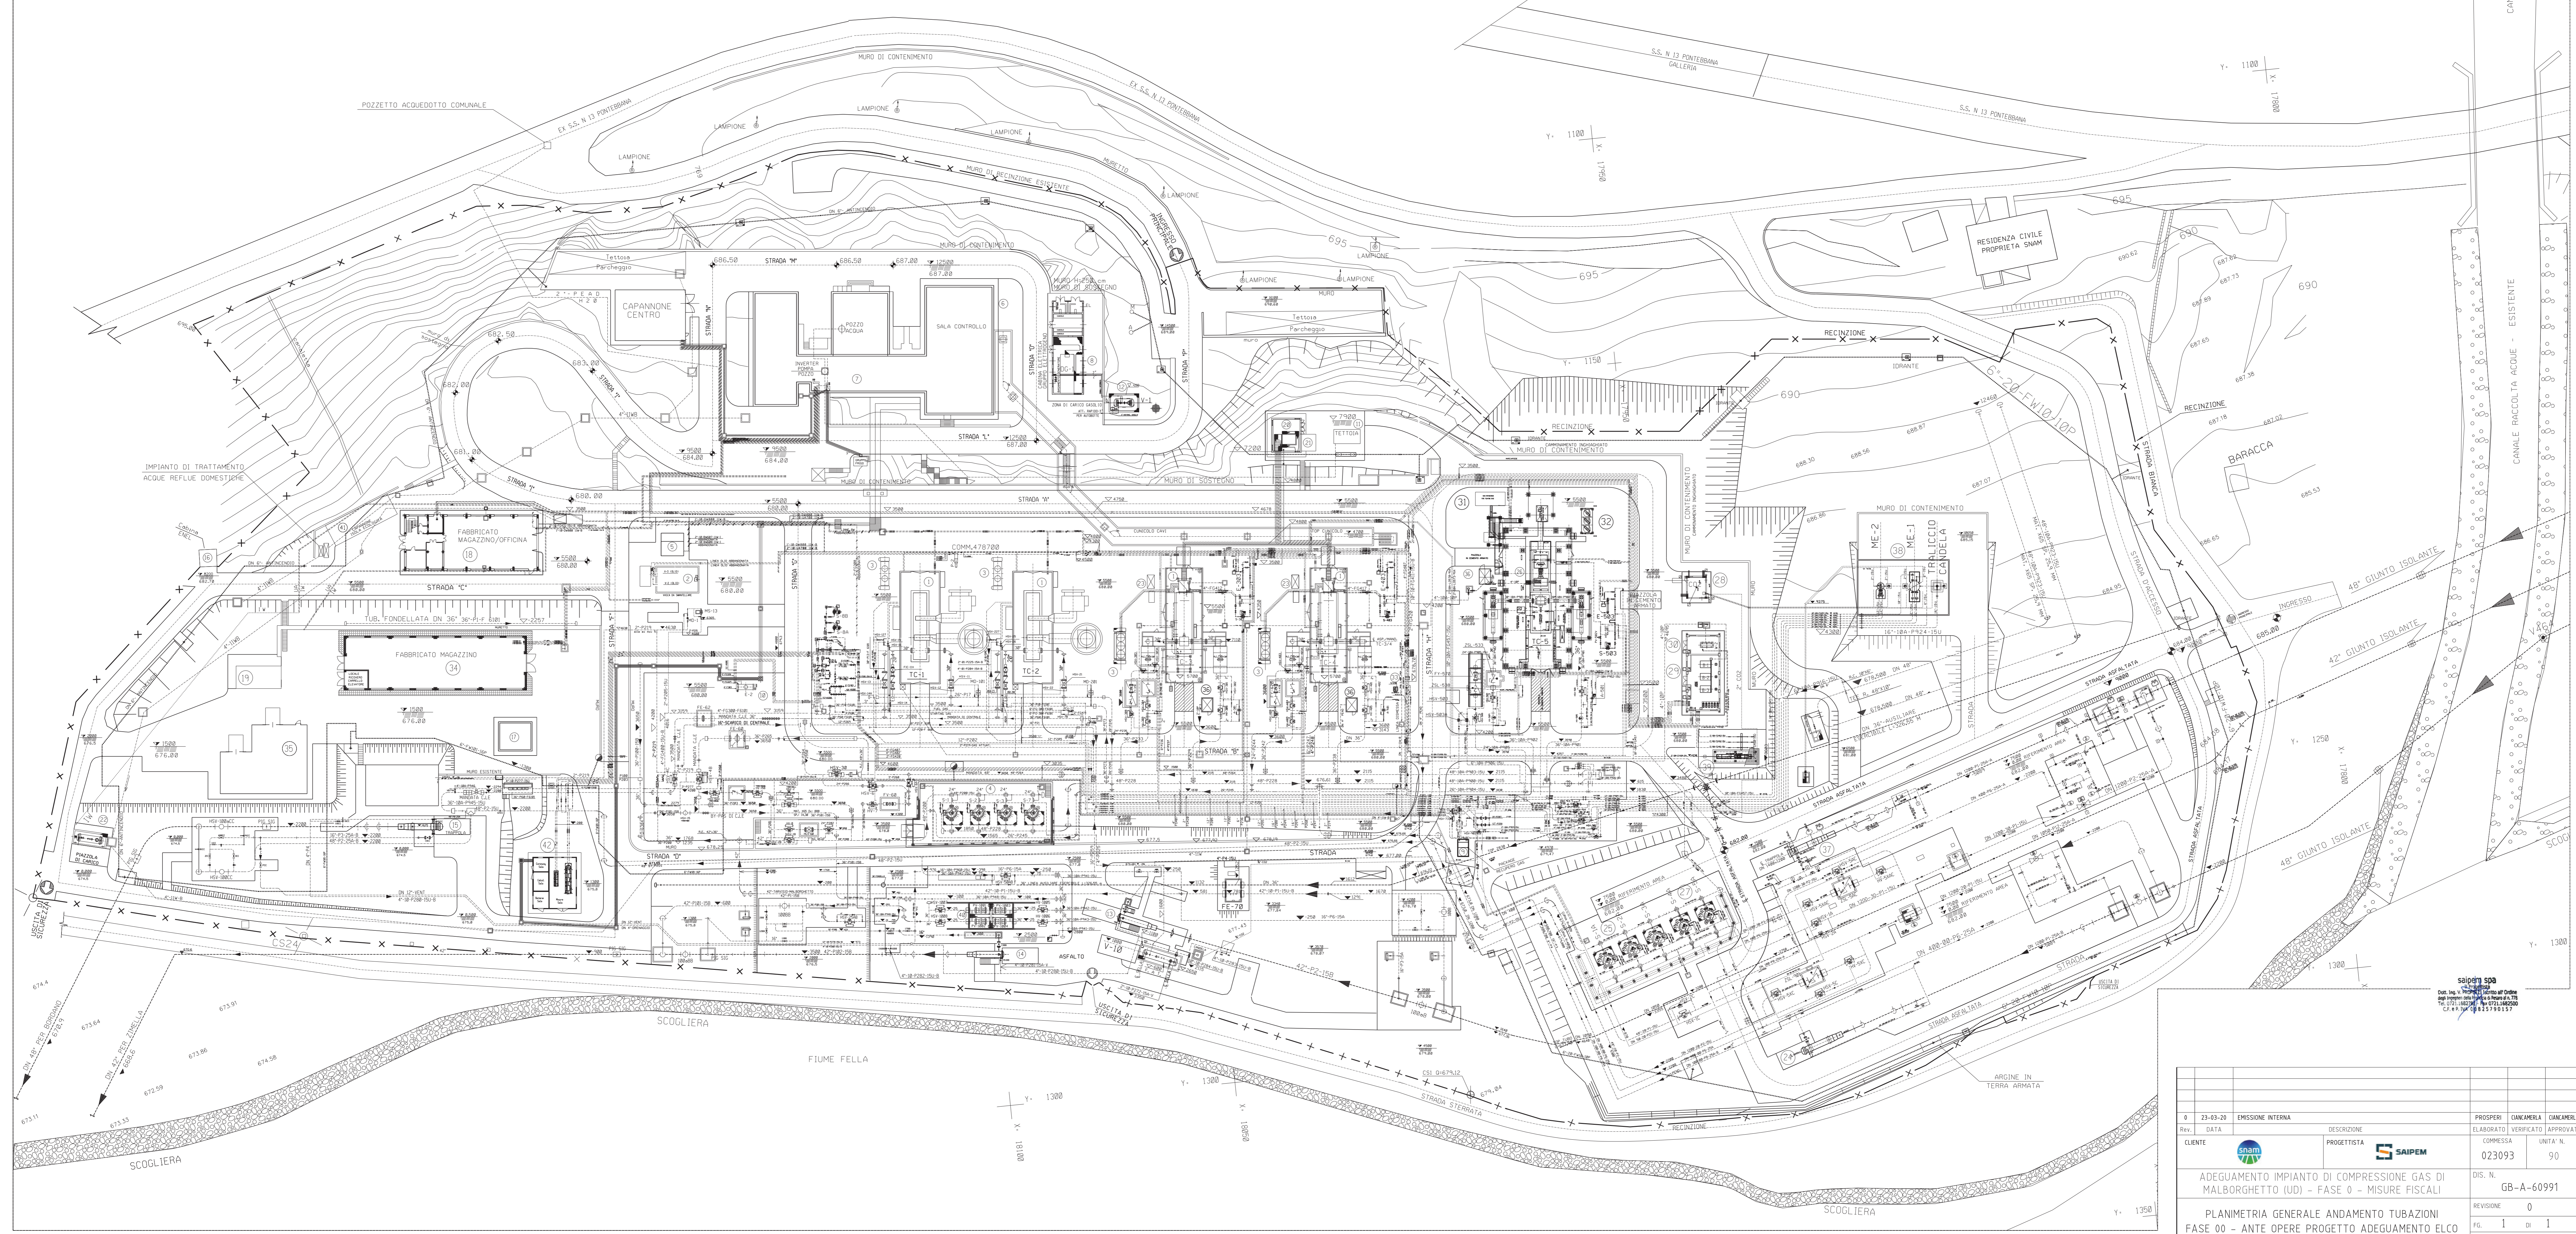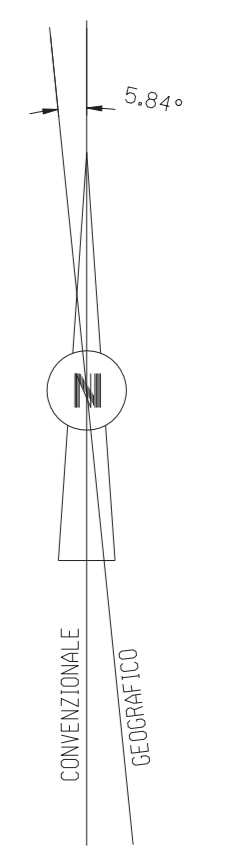

Rev.	DATA	DESCRIZIONE	PROSPER	GIANMERA	GIANMERA
0	23-03-20	EMISSIONE INTERNA	ELABORATO	VERIFICATO	APPROVATO
CLIENTE	PROGETTISTA	COMPRESA	UNITA' N.		
		023093	90		
ADEGUAMENTO IMPIANTO DI COMPRESIONE GAS DI MALBORGHETTO (UD) - FASE 0 - MISURE FISCALI			DIS. N. GB-A-60991		
PLANIMETRIA GENERALE ANDAMENTO TUBAZIONI FASE 00 - ANTE OPERE PROGETTO ADEGUAMENTO ELCO			REVISIONE 0		
			FG. 1		
			SCALA 1:500		