

LEGENDA APPARECCHIATURE ESISTENTI:

- ① TURBOCOMPRESSORI TC-1/2/3/4 (VIT-1/TC-2 SMANTELLATI IN FASE 5) (VEDI NOTA 10)
- ② SERBATOI OLIO DI LUBRIFICAZIONE (SMANTELLATI IN FASE 1)
- ③ REFRIGERANTI OLIO DI LUBRIFICAZIONE PER TC-1/2/3/4
- ④ FILTRI GAS DI STAZIONE (SMANTELLATI IN FASE 1 - FASE 3)
- ⑤ DEPOSITO BOMBOLE CO2 (SMANTELLATI IN FASE 1)
- ⑥ ANTENNA PONTE RADIO
- ⑦ FABBRICATO UFFICIO, OFFICINA, AUTORMESSA
- ⑧ CABINA ELETTRICA E GRUPPO ELETTROGENO
- ⑨ SISTEMA RECUPERO GAS W-4 (SMANTELLATI IN FASE 5)
- ⑩ CALDAIA FUEL GAS E STARTING GAS TC-1 E TC-2
- ⑪ VASCA ANTINCENDIO
- ⑫ SERBATOIO GASOLIO GRUPPO ELETTROGENO
- ⑬ TRAPPOLA DI ARRIVO TARVISIO-MALBORGHETTO DN 42" (SMANTELLATA IN FASE 1)
- ⑭ TRAPPOLA DI LANCIO PER ZANELLA DN 42" (SMANTELLATA IN FASE 1)
- ⑮ TRAPPOLA DI LANCIO DN 48" PER BORDANO (SMANTELLATA IN FASE 1)
- ⑯ CABINA ENEL
- ⑰ PALAZZINA ANALISI GAS
- ⑱ FABBRICATO OFFICINA E MAGAZZINO
- ⑲ DEPOSITO FUSTI OLIO
- ⑳ PACKAGE AVVIAMENTO IDRAULICO
- ㉑ MOTOPOMPA CARRELLATA
- ㉒ SERBATOIO RACCOLTA ACQUE REFLUE INDUSTRIALI
- ㉓ SKID ANTINCENDIO TC3 E TC4
- ㉔ TRAPPOLA DI ARRIVO DN 48 TARVISIO-MALBORGHETTO (SMANTELLATA IN FASE 1)
- ㉕ FILTRI GAS STAZIONE
- ㉖ TURBOCOMPRESSORE TC-5
- ㉗ FILTRI GAS PRINCIPALE
- ㉘ LOCALE CO2
- ㉙ LOCALE CALDAIE
- ㉚ LOCALE COMPRESSORE ARIA SERVIZI "W-2"
- ㉛ SKID ANTINCENDIO TCS
- ㉜ REFRIGERANTE OLIO TCS
- ㉝ PACKAGE PER GAS CROMATOGRFO
- ㉞ MAGAZZINO
- ㉟ CAPANNONE METALLICO USO MAGAZZINO
- ㊱ CABINA ANALISI FUMI (CEMS)
- ㊲ TRAPPOLA DN 48" DA TARVISIO
- ㊳ TERMINALI SFIATI (TERMINALE DI SCARICO ME-2 SMANTELLATO IN FASE 5) (VEDI NOTA 9)
- ㊴ SKID RIDUZIONE GAS CALDAIE
- ㊵ REGOLAZIONE
- ㊶ CAPANNONE ISOLA ECOLOGICA
- ㊷ VECCHIO CABINATO MISURE FISCALI SMANTELLATO IN FASE 00

LEGENDA NUOVI INTERVENTI FASE 1:

- ④ ANNULLATO
- ⑤ ANNULLATO
- ⑥ ANNULLATO
- ⑦ NUOVA CALDAIA FUEL GAS TC-1 E TC-2 (RILOCATA) (E-2A) (SMANTELLATA IN FASE 5)
- ⑧ NUOVO SISTEMA ARIA STRUMENTI (K-SA/K-SB) (ESTENSIONE FABBRICATO ESISTENTE)
- ⑨ NUOVI FILTRI GAS STAZIONE (S-1B/S-2B)
- ⑩ NUOVI FILTRI GAS ATTUATORI (SMANTELLATI IN FASE 5)
- ⑪ NUOVA GUARDIOLA

LEGENDA NUOVI INTERVENTI FASE 00:

- ④ NUOVO FABBRICATO MISURE FISCALI


LEGENDA NUOVI INTERVENTI FASE 3:

- ⑫ NUOVO FABBRICATO COMPRESSORI ELCO EC6/EC7
- ⑬ NUOVO FABBRICATO VSD SOTTOSTAZIONE ELCO
- ⑭ NUOVO COOLER RAFFREDDAMENTO VSD
- ⑮ NUOVO FABBRICATO MEDIA TENSIONE
- ⑯ NUOVO FILTRO GAS STAZIONE S-3B
- ⑰ NUOVO COMPRESSORE RECUPERO GAS K-1A
- ⑱ NUOVO FABBRICATO HVAC PER SOTTOSTAZIONE ELCO

NOTE:

- 1- TUTTE LE DIMENSIONI E TUTTE LE ELEVAZIONI SONO IN MILLIMETRI (mm)
- 2- QUOTA FONDO TUBO O ELEVAZIONE GENERICA
- 3- QUOTA ASSE TUBO
- 4- TUTTE LE ELEVAZIONI SONO RIFERITE ALLA QUOTA 0,000 DELL'IMPIANTO CORRISPONDENTE A m 674,50 S.L.M.M.
- 5- INSTALLAZIONI DA REALIZZARE IN QUESTA FASE
- 6- INSTALLAZIONI DA SMANTELLARE IN QUESTA FASE
- 7- INSTALLAZIONI ESISTENTI
- 8- INSTALLAZIONI REALIZZATE - RIASSUNTIVO DI TUTTE LE FASI
- 9- NUOVO MURO DI CONTENIMENTO TIPO 11 DARELLIZZARE A SEGUITO ANALISI GEOMORFOLOGICA

Euro Buongarzone

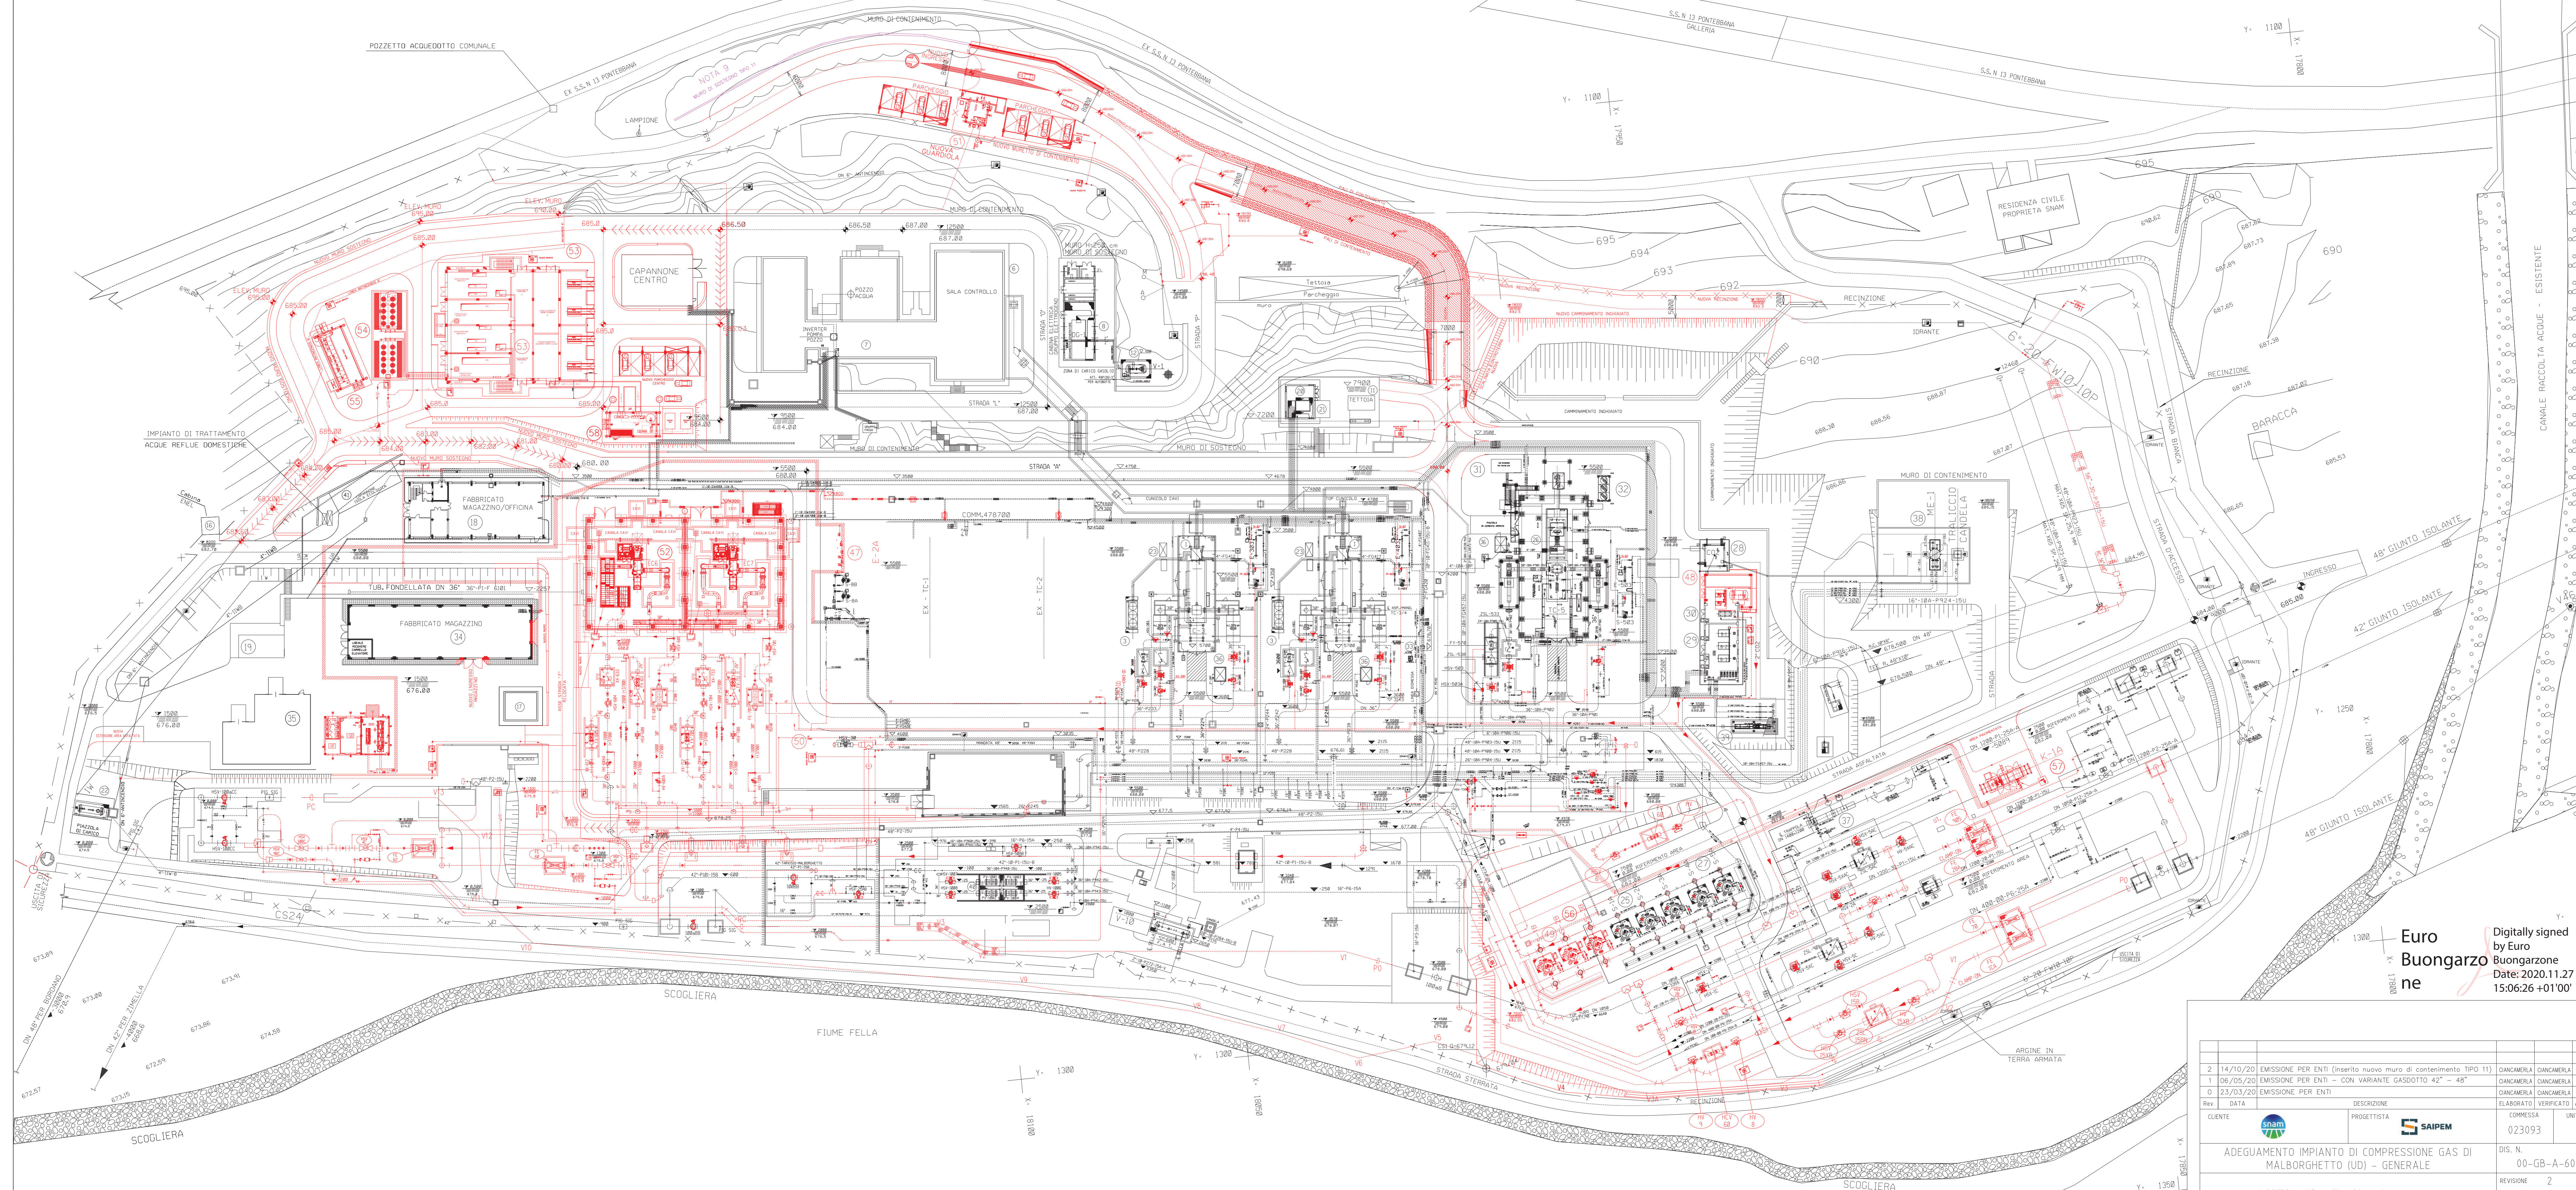

Euro Buongarzone  
 Digitally signed by Euro Buongarzone  
 Date: 2020.11.27 15:06:26 +01'00'

2	14/10/20	EMISSIONE PER ENTI (Disesto nuovo muro di contenimento TIPO 11)	CANCAMERA	CANCAMERA	BETONATO
1	06/05/20	EMISSIONE PER ENTI - CON VARIANTE GASDOTTO 42" - 48"	CANCAMERA	CANCAMERA	BETONATO
0	23/03/20	EMISSIONE PER ENTI	CANCAMERA	CANCAMERA	BETONATO
Rev.	DATA	DESCRIZIONE	ELABORATO	VERIFICATO	APPROVATO
CLIENTE		PROGETTISTA		COMPRESA	UNITA' N.
				023093	00
ADEGUAMENTO IMPIANTO DI COMPRESIONE GAS DI MALBORGHETTO (UDI) - GENERALE			DIS. N. 00-GS-A-60997		
PLANIMETRIA GENERALE DI PROGETTO FINALE - NUOVE INSTALLAZIONI			REVISIONE 2		
			F0 1 0 1		
			SCALA 1:500		