




PLANIMETRIA QUOTA BANCHINA scala 1:200

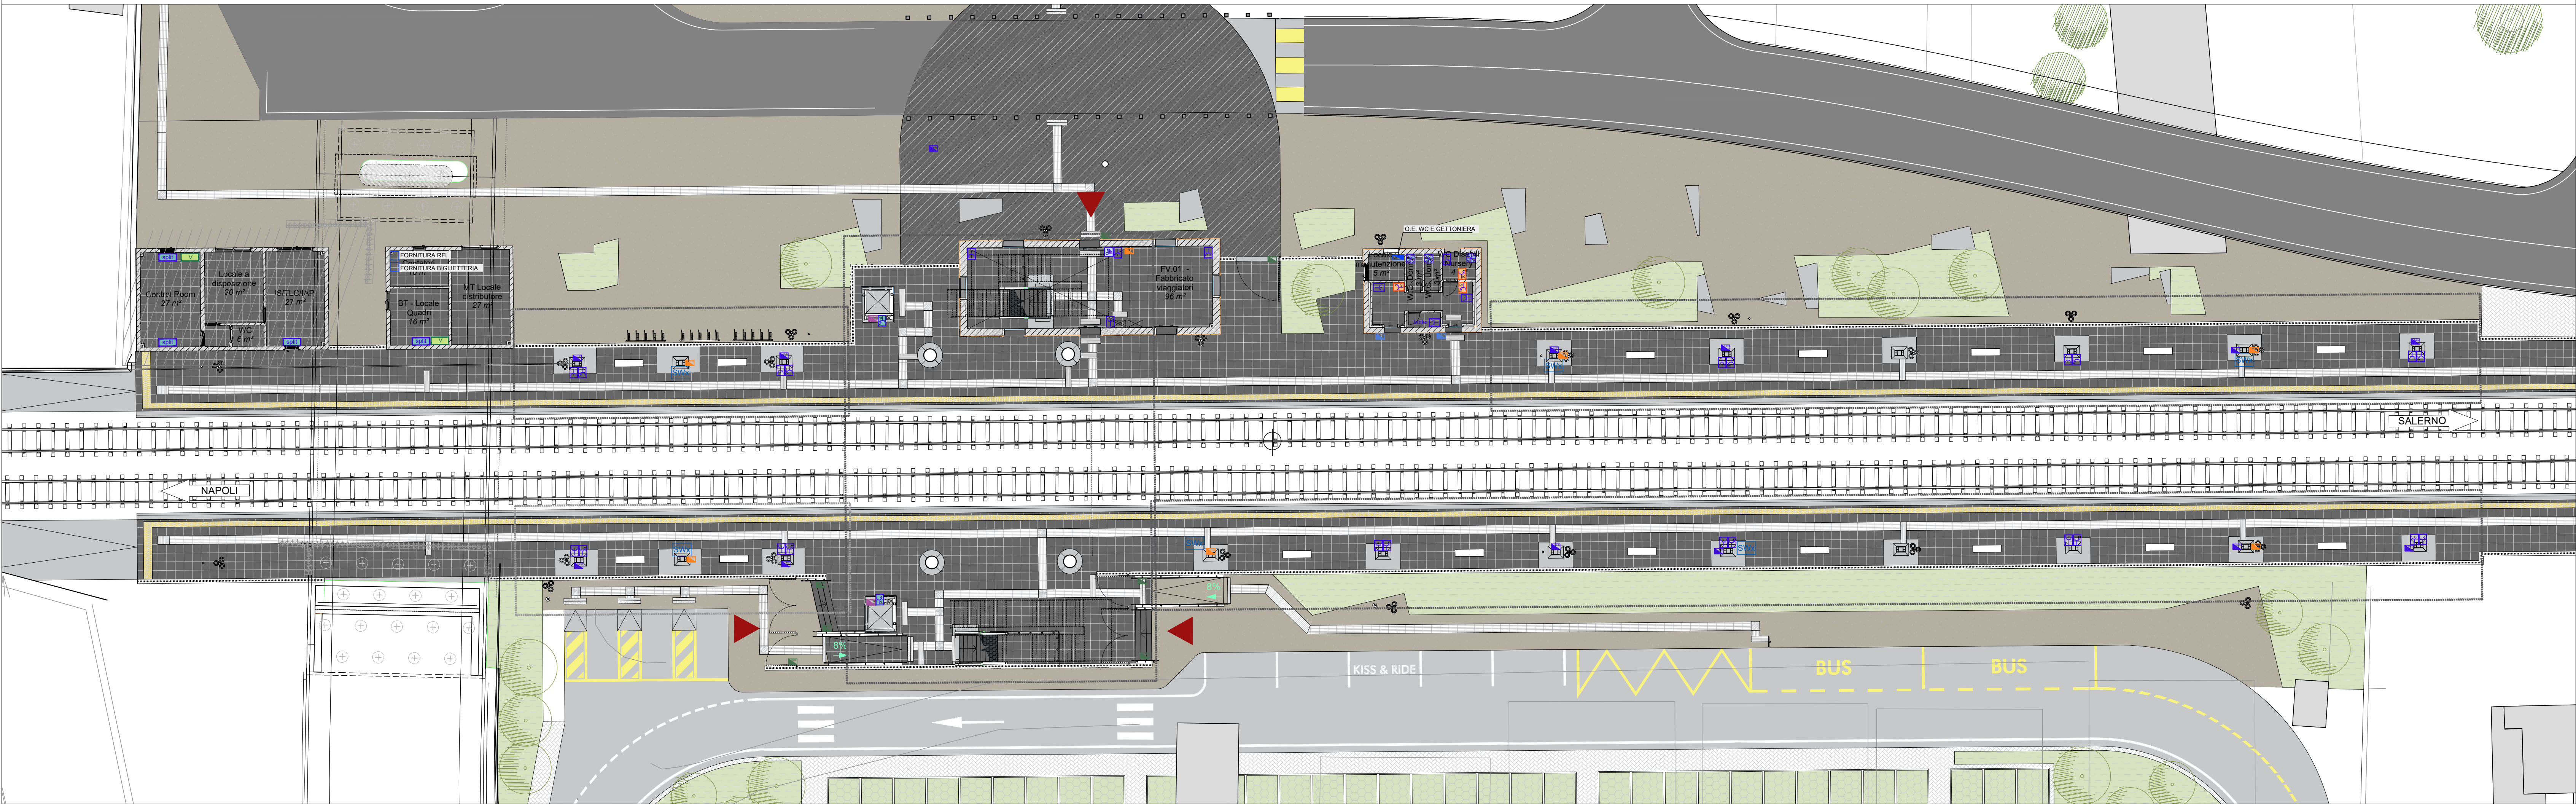

PLANIMETRIA QUOTA PERISTILIO scala 1:200

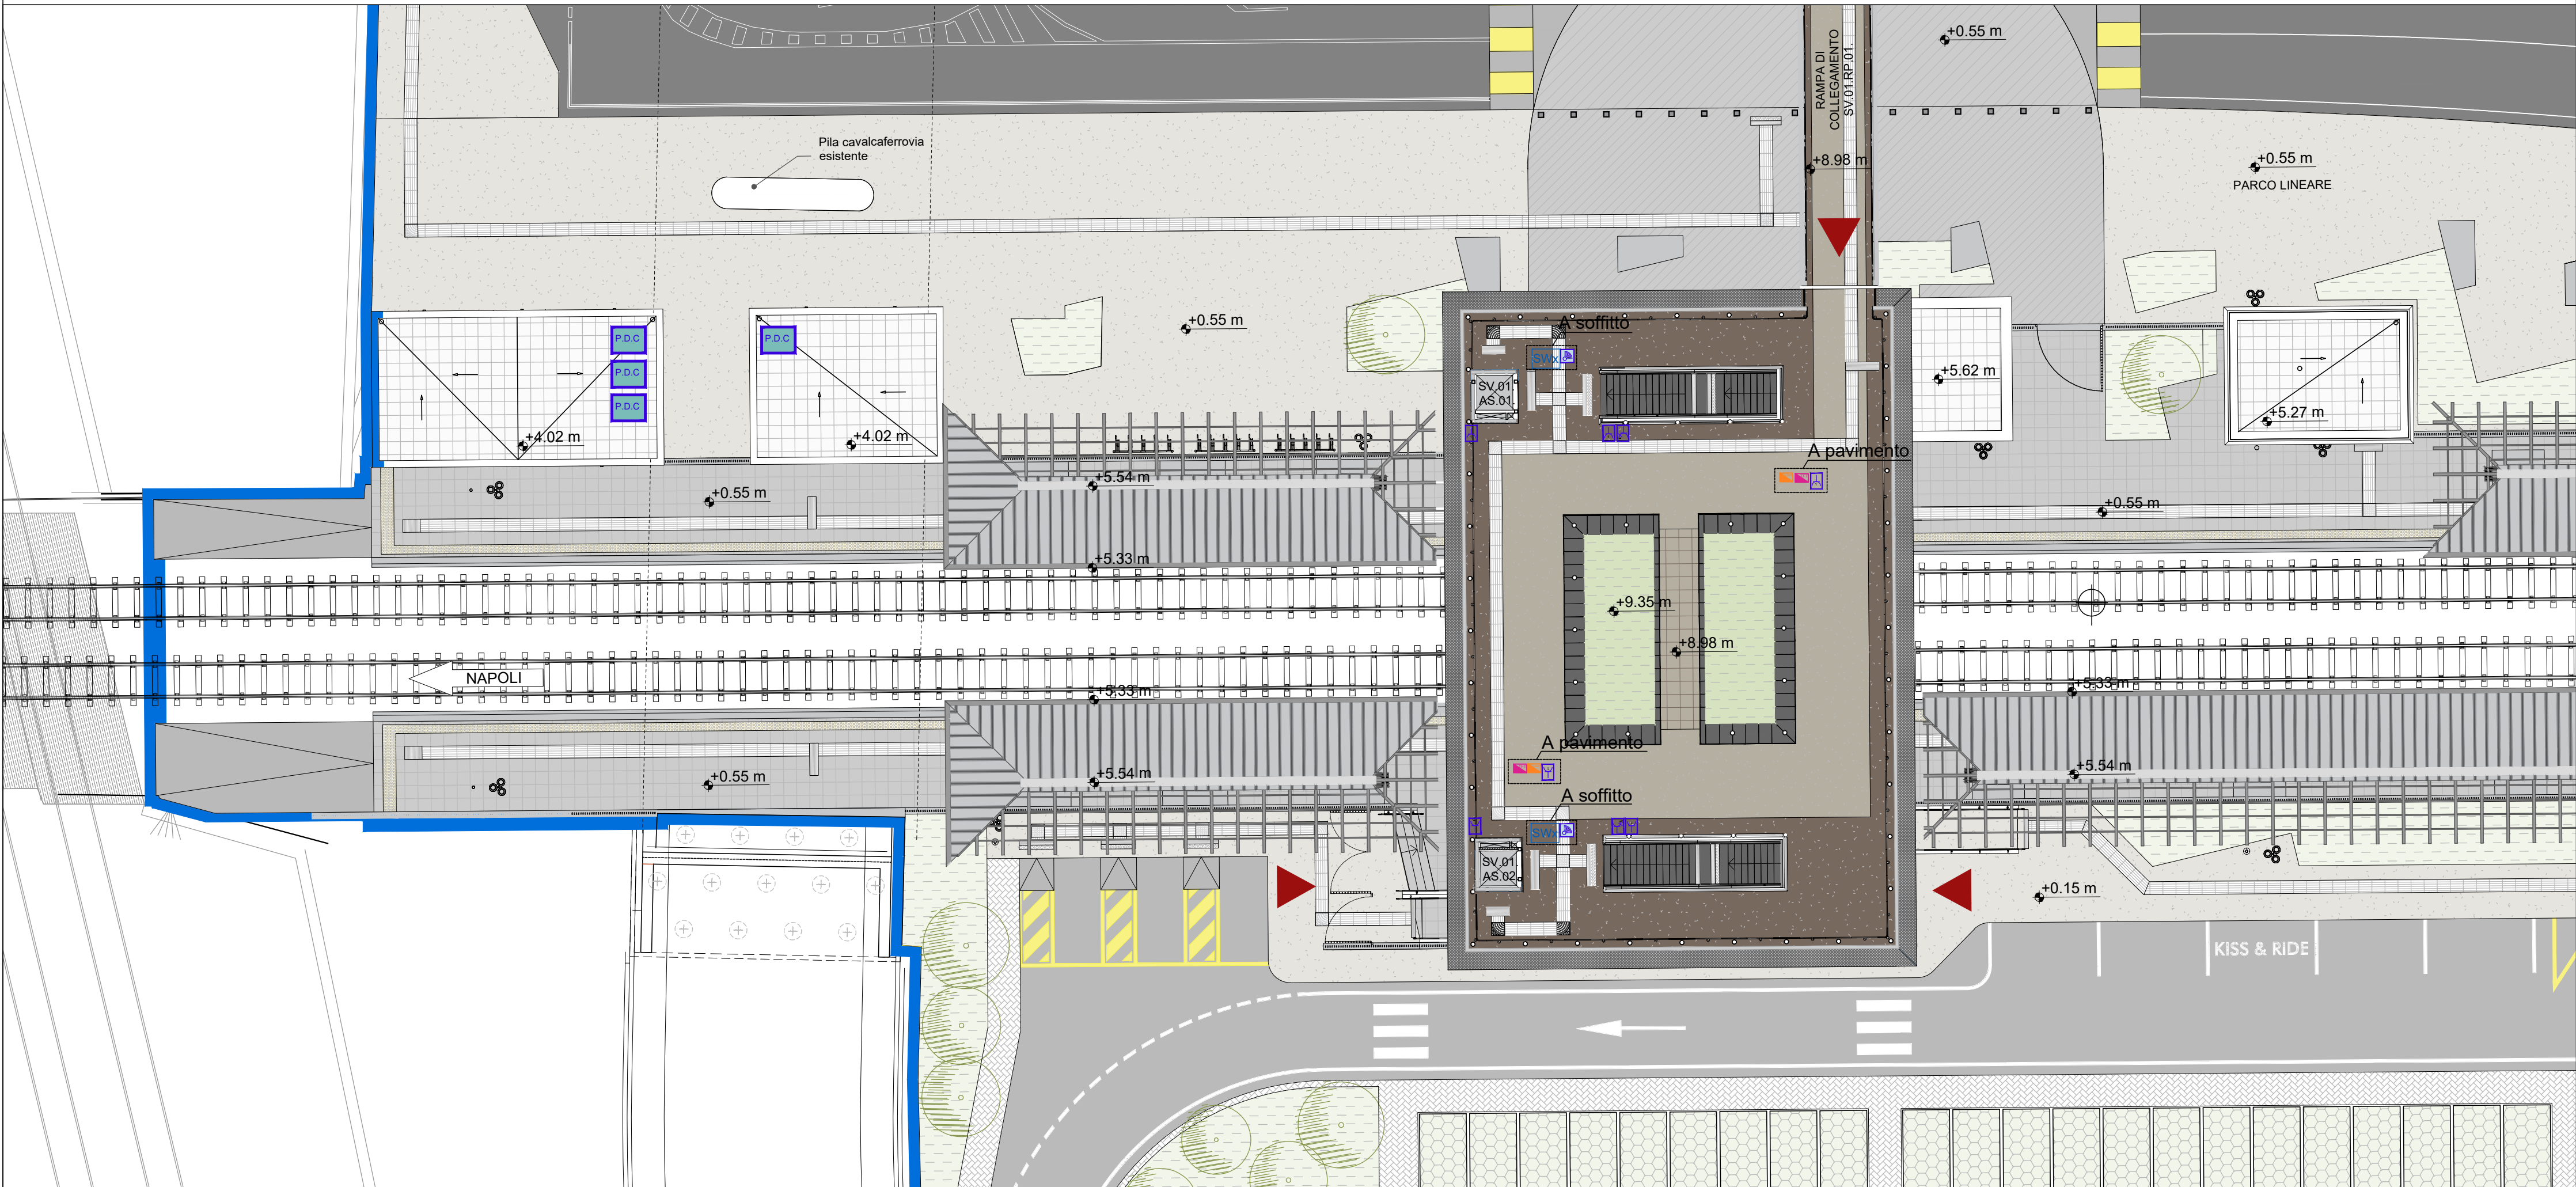


PLANIMETRIA QUOTA COPERTURA scala 1:200

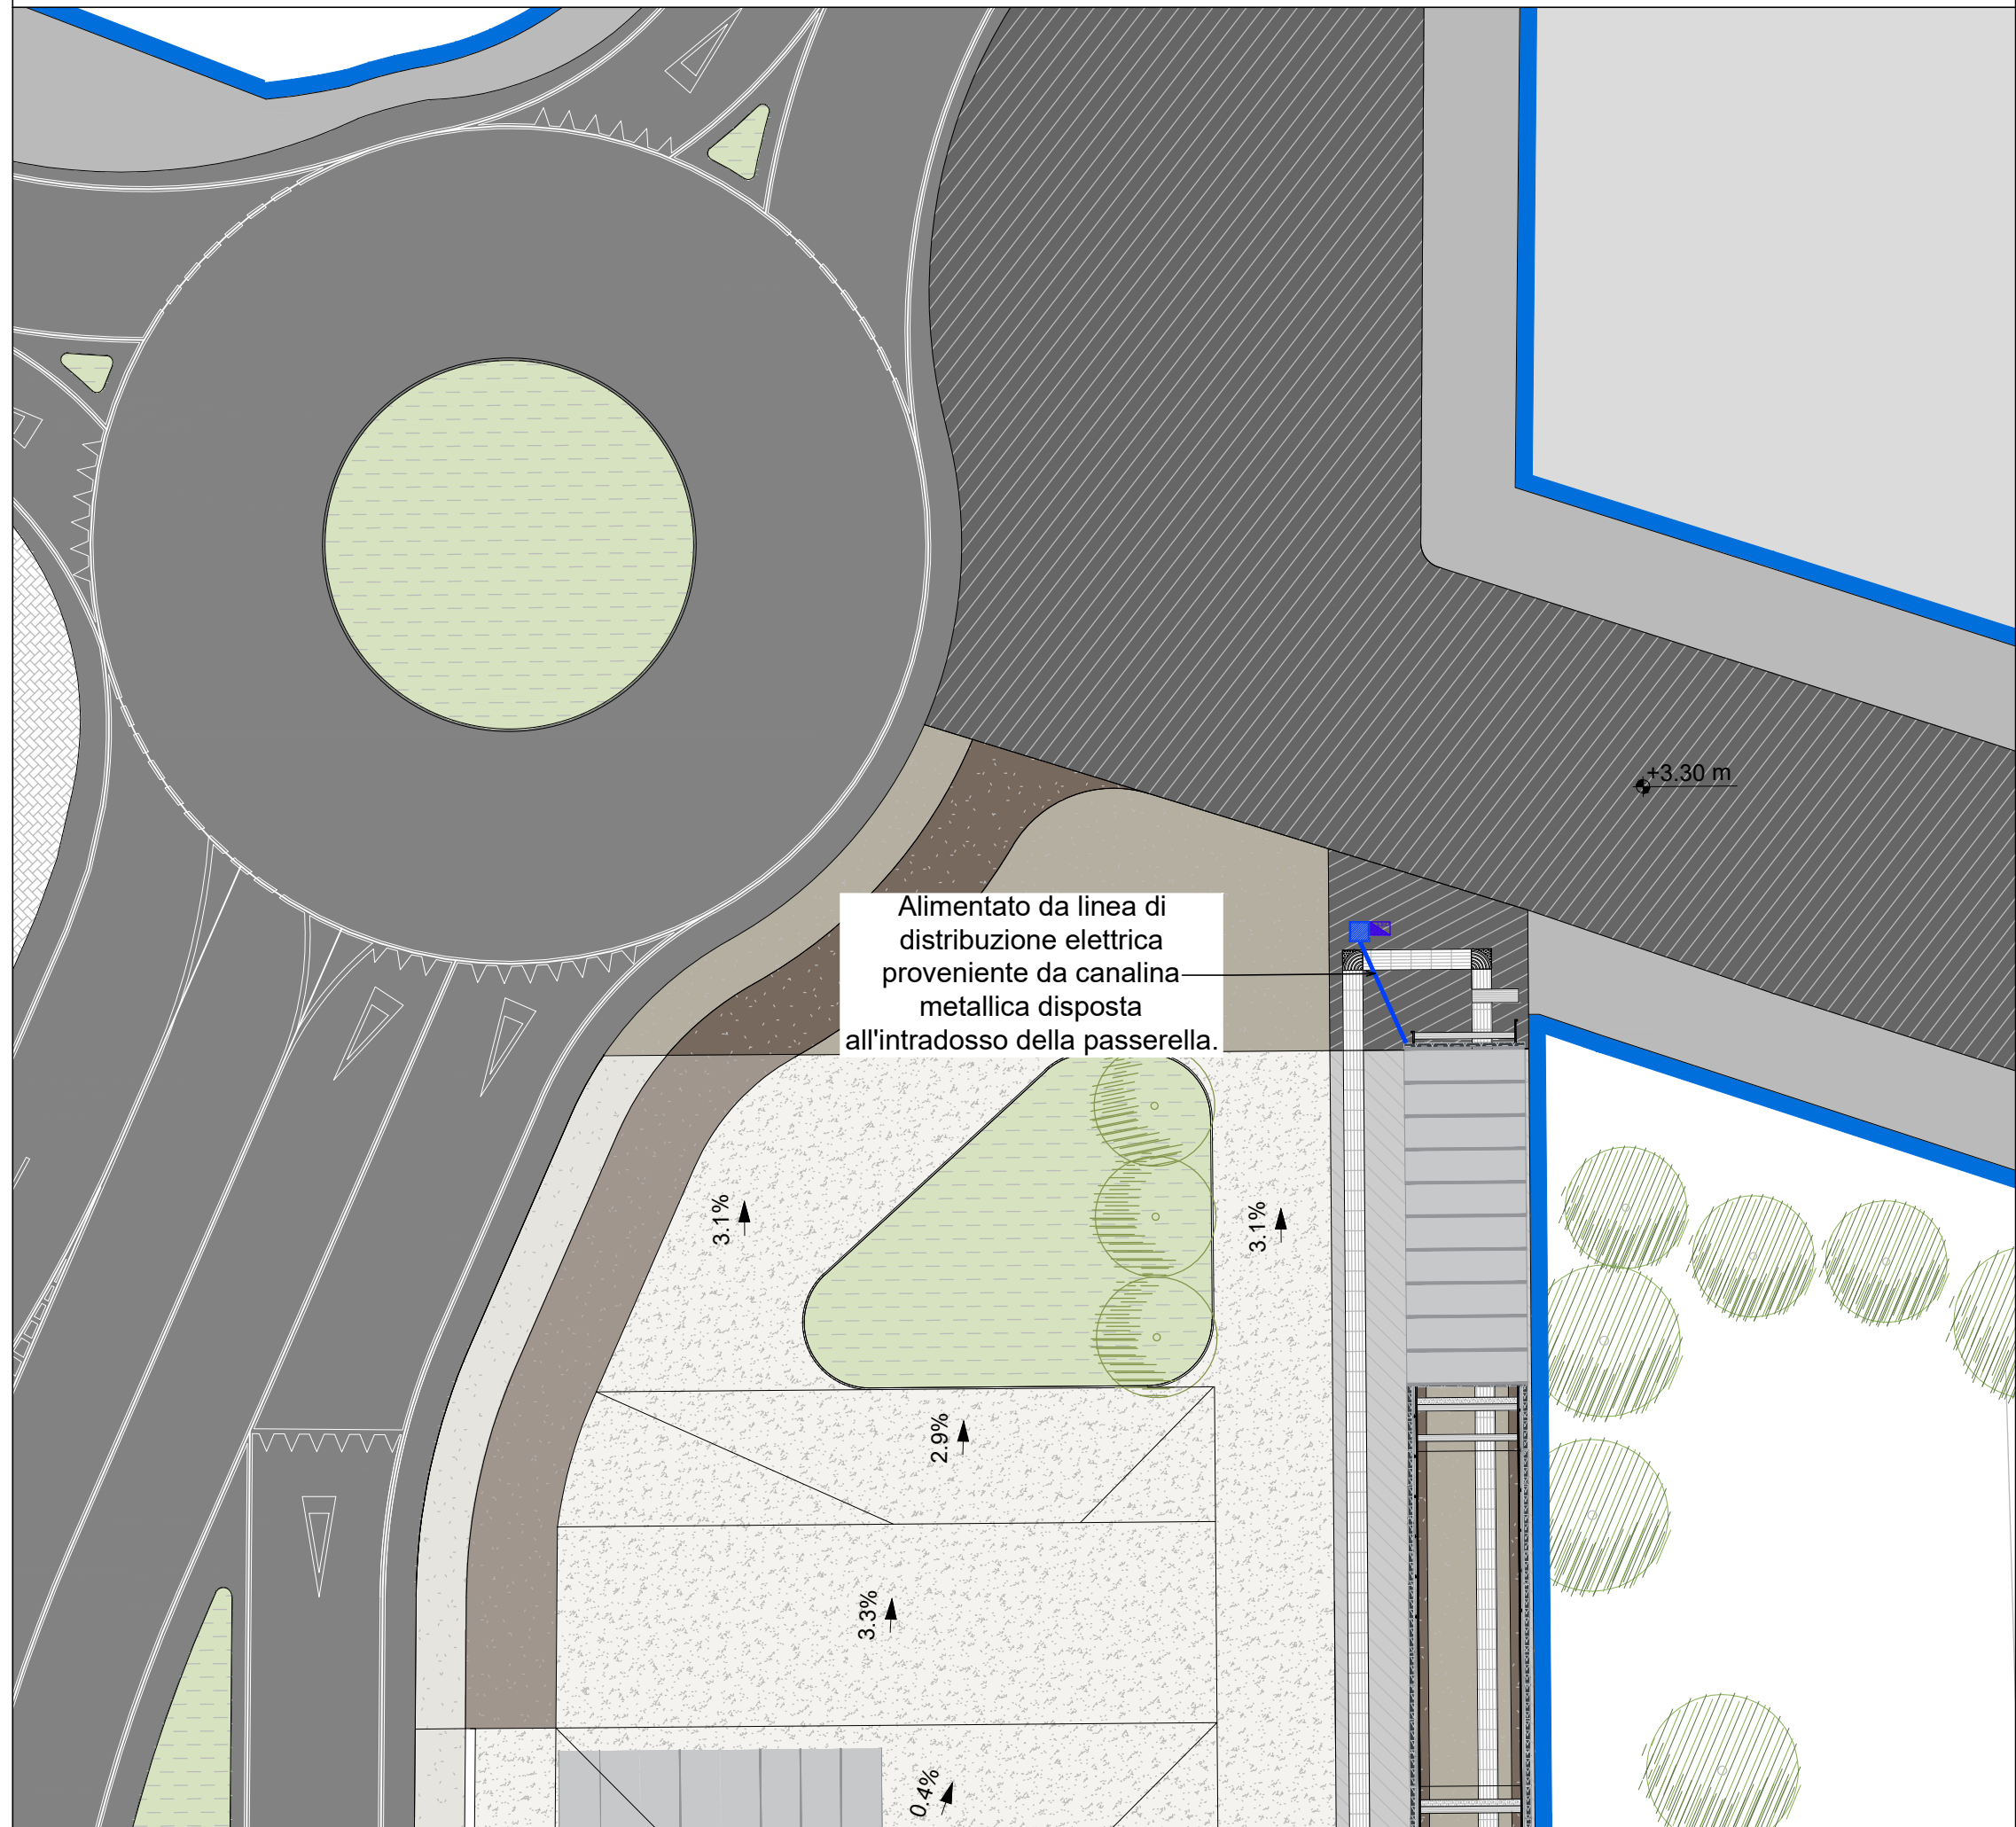

LEGENDA

	Allaccio MONITOR A LED. Allaccio elettrico 16 A + connettore ottico	
	Allaccio MONITOR TFT. Allaccio elettrico 16 A + connettore ottico.	
	Allaccio elettrico obliteratrice con alimentazione e fornitura separate da quelle di stazione. Presa IEC309 16 A interbloccata in quadretto IP66.	
	Allaccio elettrico ascensore	
	Alimentazione gettoniera apriporta	
	Alimentazione motorizzazione cancello	
	Allaccio elettrico Switch POE	
	Alimentazione pompe di sollevamento acque reflue	
	Alimentazione scaldasalviette elettrico	
	Pres a elettrica interbloccata trifase IEC309 3P+T 16A	Si specifica che lungo la banchina le prese saranno integrate all'interno del carter di rivestimento pilastro e inserite in cassetta chiusa a chiave.
	Pres a elettrica monofase 16A standard tedesco	
	Quadro elettrico	
 boiler	Alimentazione elettrica boiler per produzione acqua calda sanitaria	
	Predisposizione connessione wireless alimentazione elettrica + connessione ottica	
	Alimentazione per aspirazione aria wc	
	Alimentazione per climatizzazione ambiente.	
	Alimentazione per ventilatore.	
	POMPE DI CALORE _ n. 3 macchine esterne.	

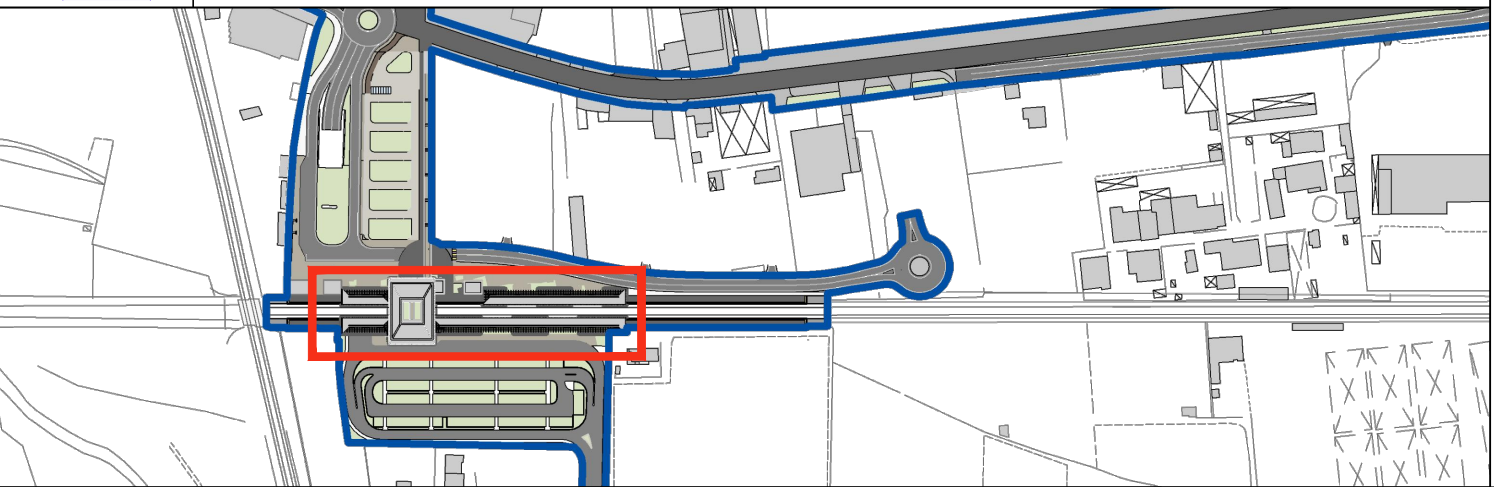

COMMITTENTE

SOGGETTO TECNICO

DIREZIONE STAZIONI - INGEGNERIA E INVESTIMENTI

PROGETTAZIONE

CODING
GENERAL ENGINEERING & PLANNING

CODING S.R.L.

MANDANTE

POLITECNICA
BUILDING FOR HUMANS

POLITECNICA SOC. COOP.

SWS

SWS ENGINEERING S.P.A.

HUB DI INTERSCAMBIO FERROVIARIO DI POMPEI

PROGETTO DEFINITIVO

IMPIANTO LUCE E FORZA MOTRICE
QUOTA PENSILINA, BANCHINA QUOTA PERISTILIO

DISPOSIZIONE APPARECCHIATURE F.M.

SCALA

1:100

PROGETTO	ANNO	SOTTOPR.	LIVELLO	NOME DOC.	TIPO DOC.	SCALA	NUM.	REV.
3205	20	S01	PD	PMIF	PM	SV	E02A	

Rev.	Descrizione	Redatto	Verificato	Approvato	Data	Autoreizzato il progettista	Data
A	Emissione	V. Averno	A. Giusti	P. Luciani	dic - 2020	G. Caputo	dic - 2020

Controllo Qualità

QA & QC	Verificato	Approvato	Autoreizzato
	G. Cipolito	P. Luciani	R. Vangelini

Soggetto Tecnico	Data	Referente di Progetto	Data
P. Luciani	dic - 2020	A. Martino	

POSIZIONE ARCHIVIO

LINEA

= = = =

SEDE TECNICA

= = = =

NOME DOC.

= = = =

NUMERAZIONE

= = = =

Verificato e
Trasmesso

Data

Consolidato

Data

Archiviato

Data

TAV_638_609_638_638_F_M_ALIMENTAZIONE E COMPONENTI.dwg