



PLANIMETRIA QUOTA PERISTILIO scala 1:100

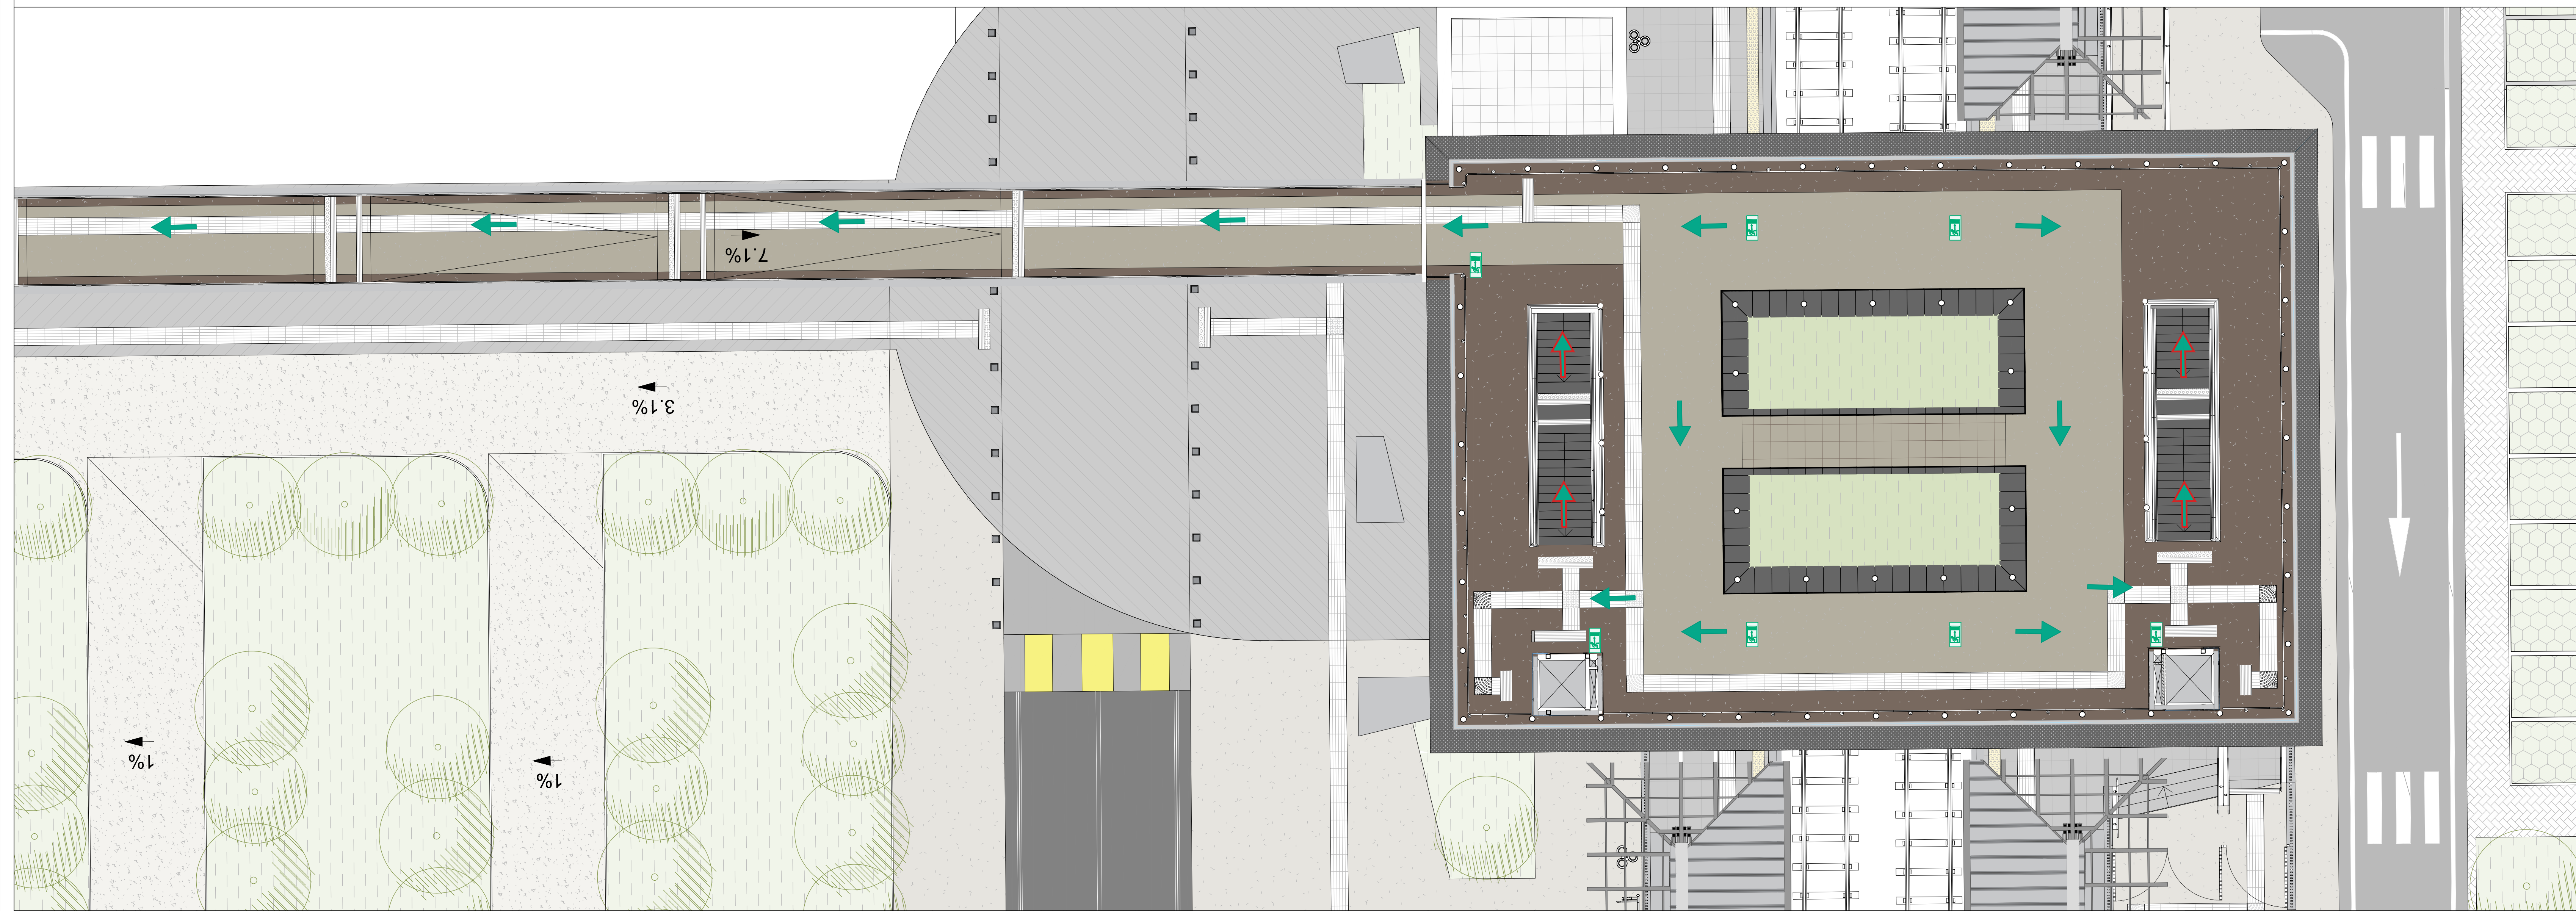


PLANIMETRIA QUOTA PERISTILIO - PASSERELLA scala 1:100

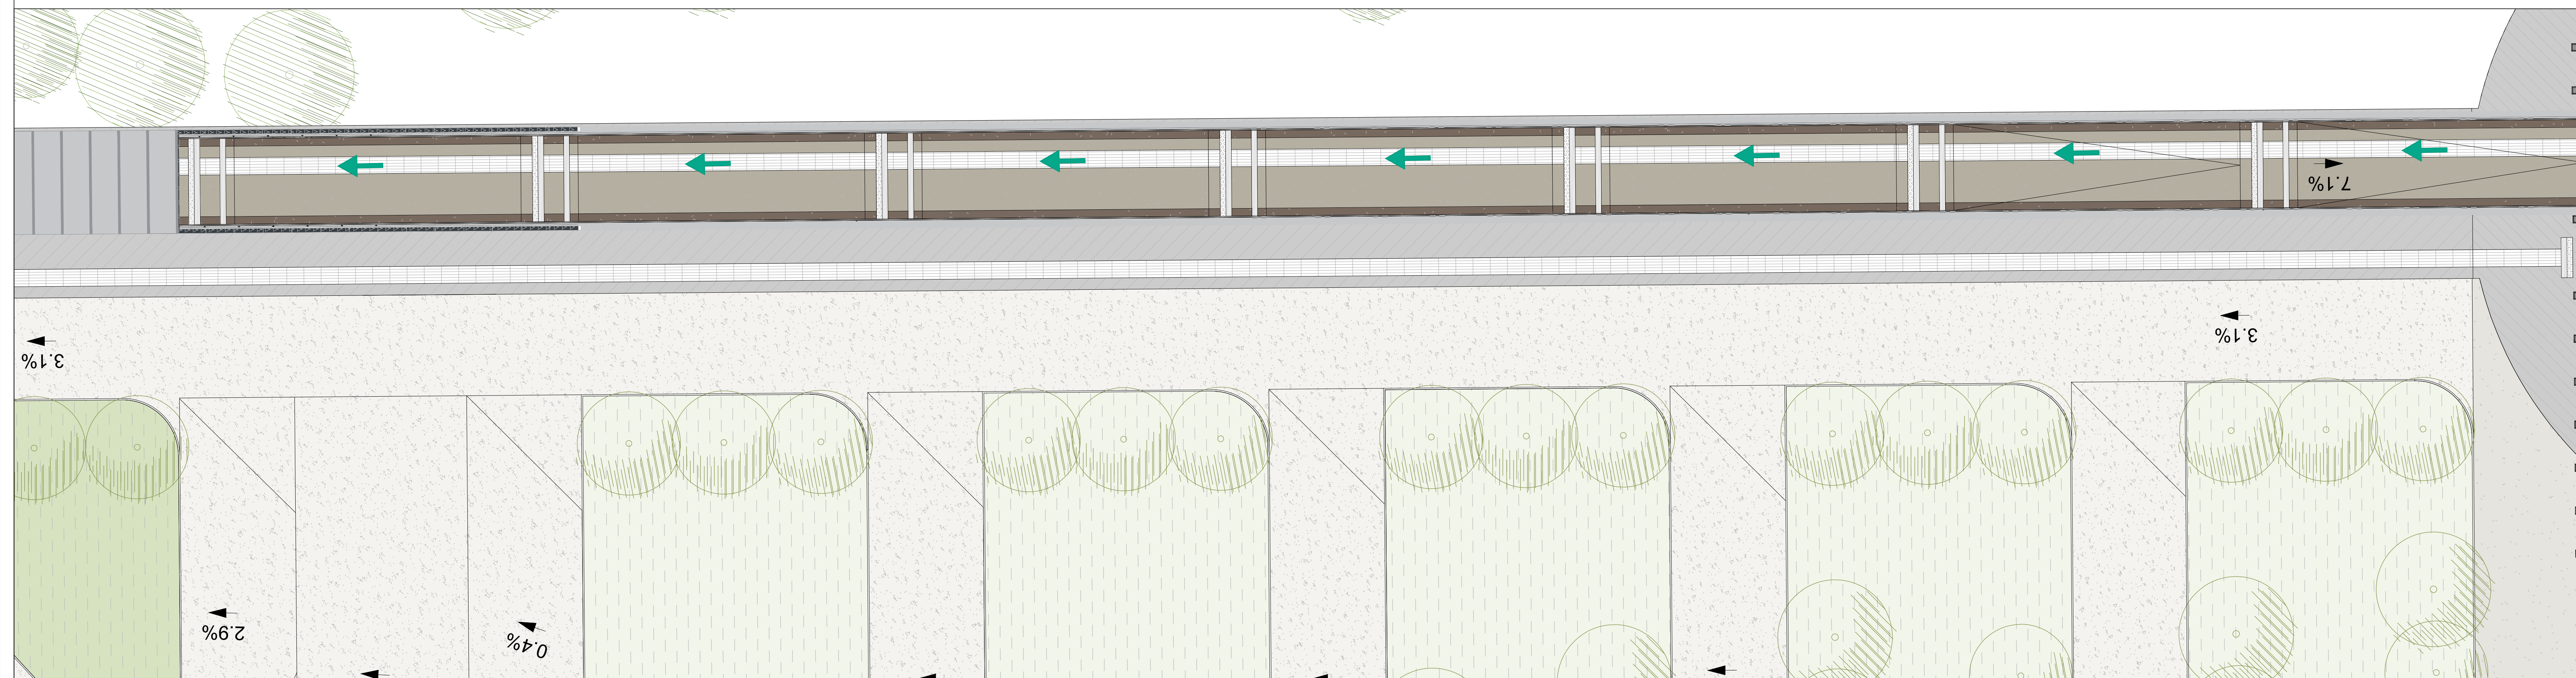

LEGENDA

- Pittogramma con indicazione del percorso di esodo da installarsi a parete / soffitto / bandiera
- Via di esodo percorso su scala
- Via di esodo

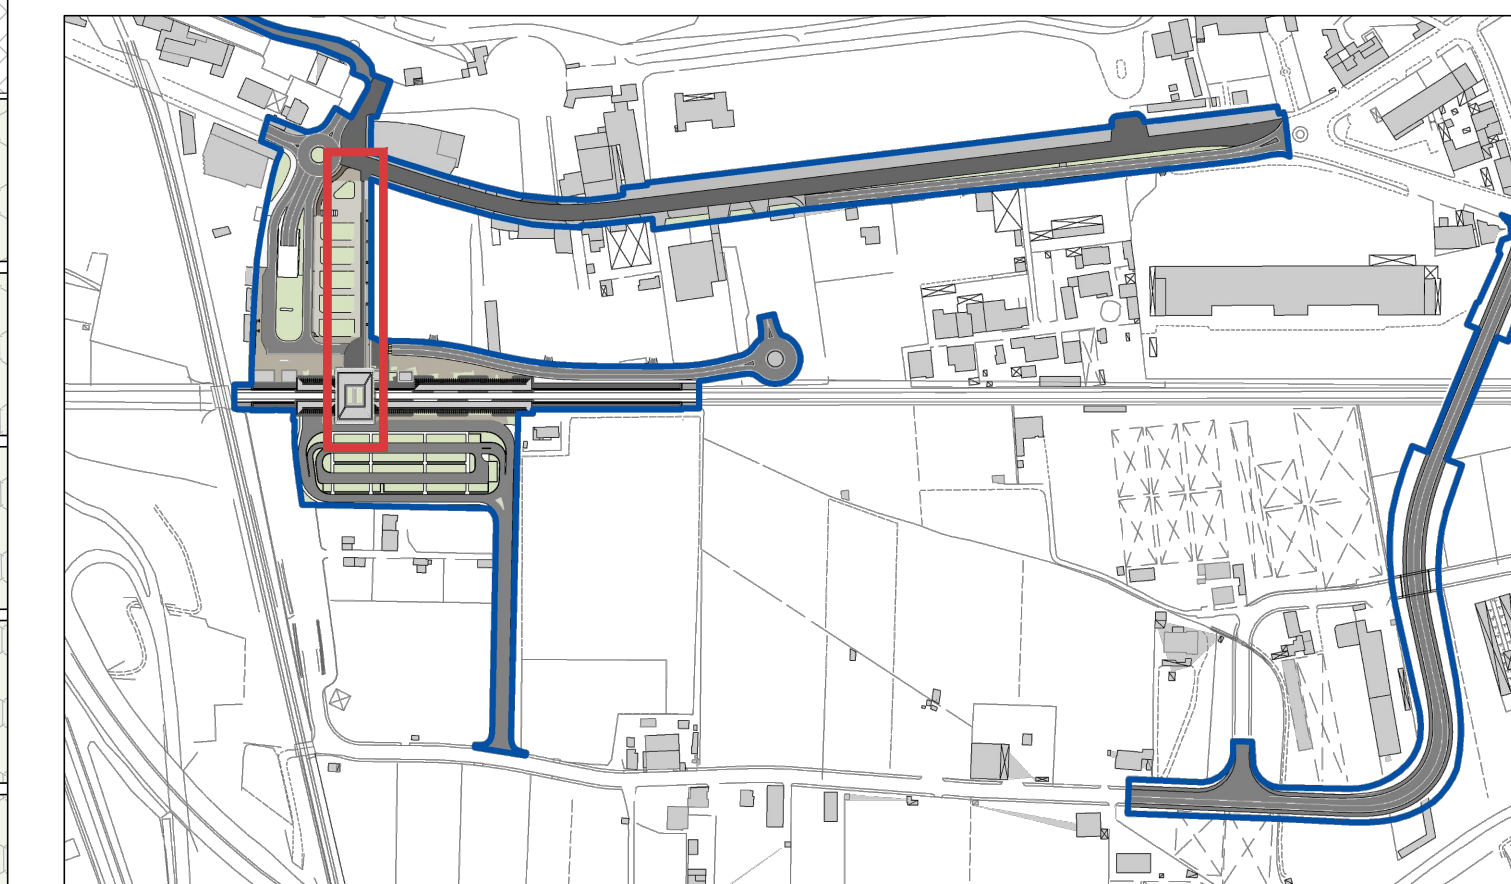

COMMITTENTE
RFI
RETE FERROVIARIA ITALIANA

SOGGETTO TECNICO
DIREZIONE STAZIONI - INGEGNERIA E INVESTIMENTI

PROGETTAZIONE
MANDATARIA
EDINB
GENERAL ENGINEERING & PLANNING

MANDANTE
POLITECNICA
EDILING OF PAVANI

SWS
SWS ENGINEERING S.P.A.

HUB DI INTERSCAMBIO FERROVIARIO DI POMPEI
PROGETTO DEFINITIVO

SICUREZZA ANTINCENDIO
PLANIMETRIA QUOTA PERISTILIO
VIE DI ESODO

SCALA
1:100

PROGETTO	ANNO	SOTTOPL.	LIVELLO	NOME DOC.	TIPO DOC.	SCALA	NUM.	REV.
3205	20	S01	PD	PMSC	PL	SA	E11A	

Rev.	Descrizione	Redatto	Verificato	Approvato	Data	Autorizzato il progettista	Data
A	Emissione	V. Arremo	A. Giusti	P. Luciani	dic - 2020	G. Coppo	dic - 2020

Controllo Qualità			Soggetto Tecnico			Data		Referente di Progetto		Data
QA & QC	Verificato	Approvato	Autorizzato	Verificato	Approvato	Data	Referente di Progetto	Data		
	G. Gijolito	P. Luciani	R. Vangelis	P. Luciani	P. Luciani	dic - 2020	A. Martino			

POSIZIONE ARCHIVIO		LINEA		SEDE TECNICA		NOME DOC.		NUMERAZIONE	
Verificato e Trasmissio	Data	Convalidato	Data	Archiviato	Data				