





PIANTA PIANO TERRA – QUOTA+6.70
Scala 1:100

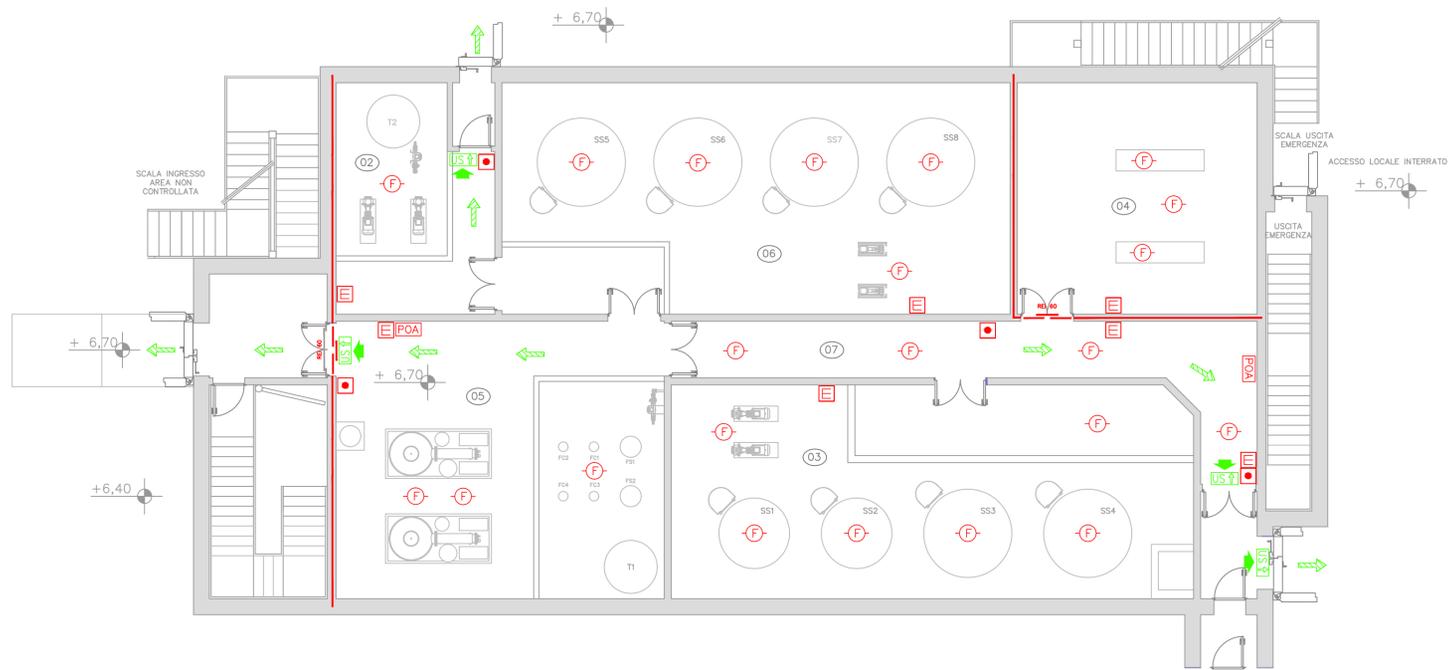

PIANTA PIANO INTERRATO – QUOTA+2.55
Scala 1:100

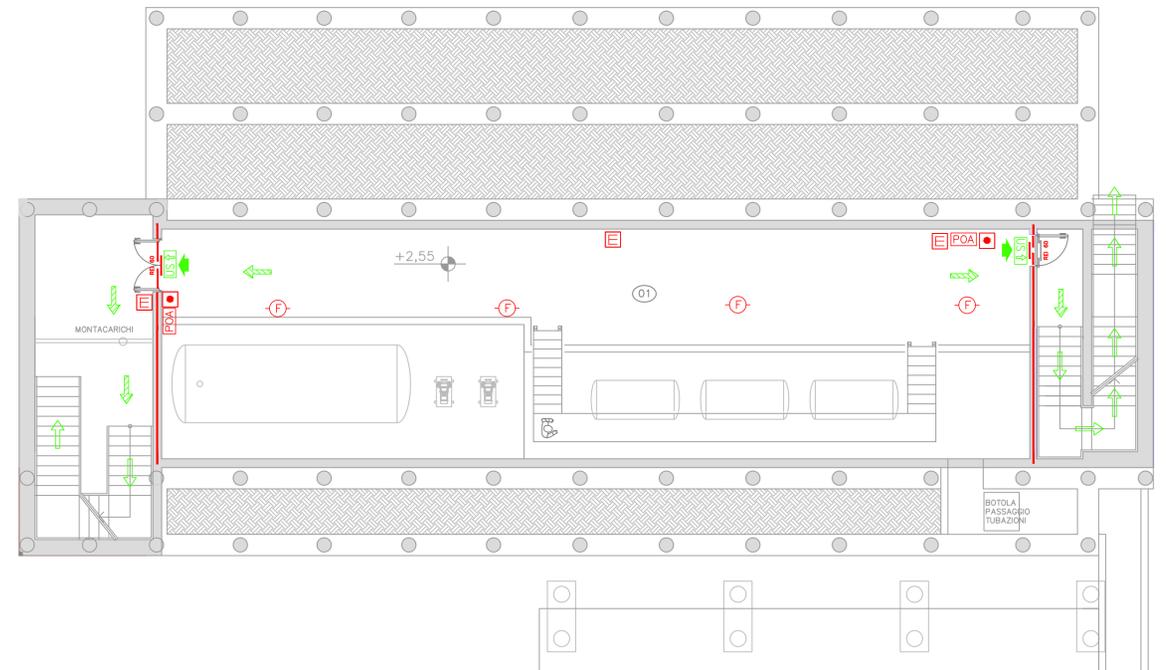

PIANTA PIANO PRIMO – QUOTA + 10.70
Scala 1:100

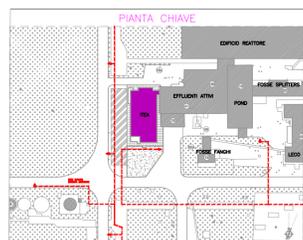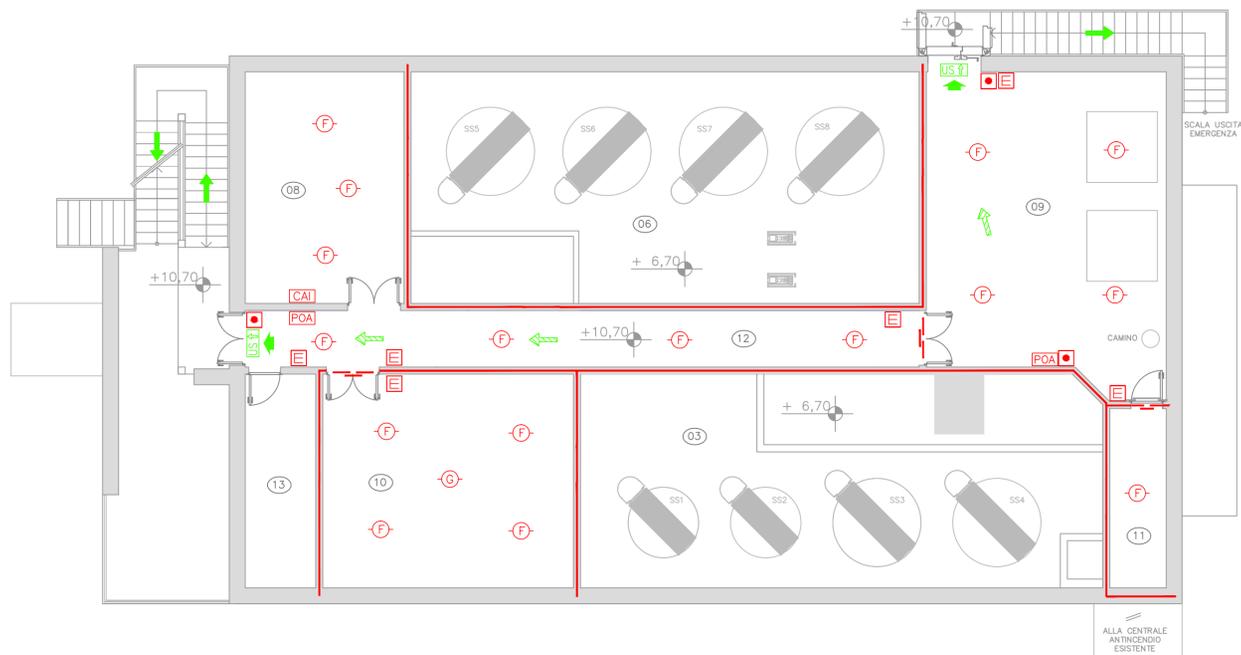

LEGENDA LOCALI ED AREE FUNZIONALI	
01	– LOCALE SERBATOI INTERRATI
02	– LOCALE ACCUMULO DISTILLATO
03	– LOCALE SERBATOI DI ACCUMULO INIZIALE
04	– LOCALE FILTRI SISTEMA DI VENTILAZIONE
05	– LOCALE E FILTRAZIONE MECCANICA ED EVAPORAZIONE
06	– LOCALE SERBATOI DI ACCUMULO FINALE
07	– LOCALE CORRIDOIO DI TRANSITO A QUOTA 6.70 M
08	– LOCALE SALA CONTROLLO
09	– LOCALE VENTILATORI
10	– LOCALE QUADRI ELETTRICI
11	– LOCALE MAGAZZINO
12	– LOCALE CORRIDOIO DI TRANSITO A QUOTA 10.70 M
13	– LOCALE SERVIZI

LEGENDA SIMBOLOGIA ANTINCENDIO	
POA	PANNELLO OTTICO-ACUSTICO DI ALLARME INCENDIO
■	PULSANTE DI ALLARME MANUALE
⊕	AREA PROTETTA DA RIVELATORI DI GAS
■	ESTINTORE
⊕	AREA PROTETTA DA RIVELATORI D'INCENDIO
CAI	CENTRALE DI ALLARME INCENDIO
●	IDRANTE A COLONNA SOPRASUOLO DN 70
—	COMPARTIMENTAZIONE ANTINCENDIO REI 60
—	PORTA CON LE STESSA PRESTAZIONI EI DEL COMPARTIMENTO
---	RETE ANTINCENDIO ESTERNA ESISTENTE
→	USCITA DI EMERGENZA
→	VIA DI FUGA ORIZZONTALE
→	VIA DI FUGA VERSO L'ALTO
→	VIA DI FUGA VERSO IL BASSO
US	CORPO ILLUMINANTE STAGNO PER ILLUMINAZIONE DI SICUREZZA COMPLETO DI PITTGRAMMA INDICANTE LA DIREZIONE DELLA VIA DI FUGA (EXIT)

- TUTTE LE DIMENSIONI IN QUESTO ELABORATO, SE NON ALTRIMENTI SPECIFICATO SONO IN MILLIMETRI
- TUTTE LE QUOTE ALTIMETRICHE SONO ESPRESSE IN METRI

DOCUMENTI DI RIFERIMENTO:

N°	TITOLO
LT TE 00195	PROGETTO PARTICOLAREGGIATO RELATIVO ALL'INTERVENTO DI REALIZZAZIONE DI UN NUOVO IMPIANTO DI TRATTAMENTO DEGLI EFFLUENTI ATTIVI(ITEA)
LT TE 00195 ALLEGATO 8	FIRE HAZARD ANALYSIS

LT TE 00195 ALLEGATO N°9
PLANIMETRIA ANTINCENDIO

FORMATO
Size

A1

SCALA
Scale

1:100