
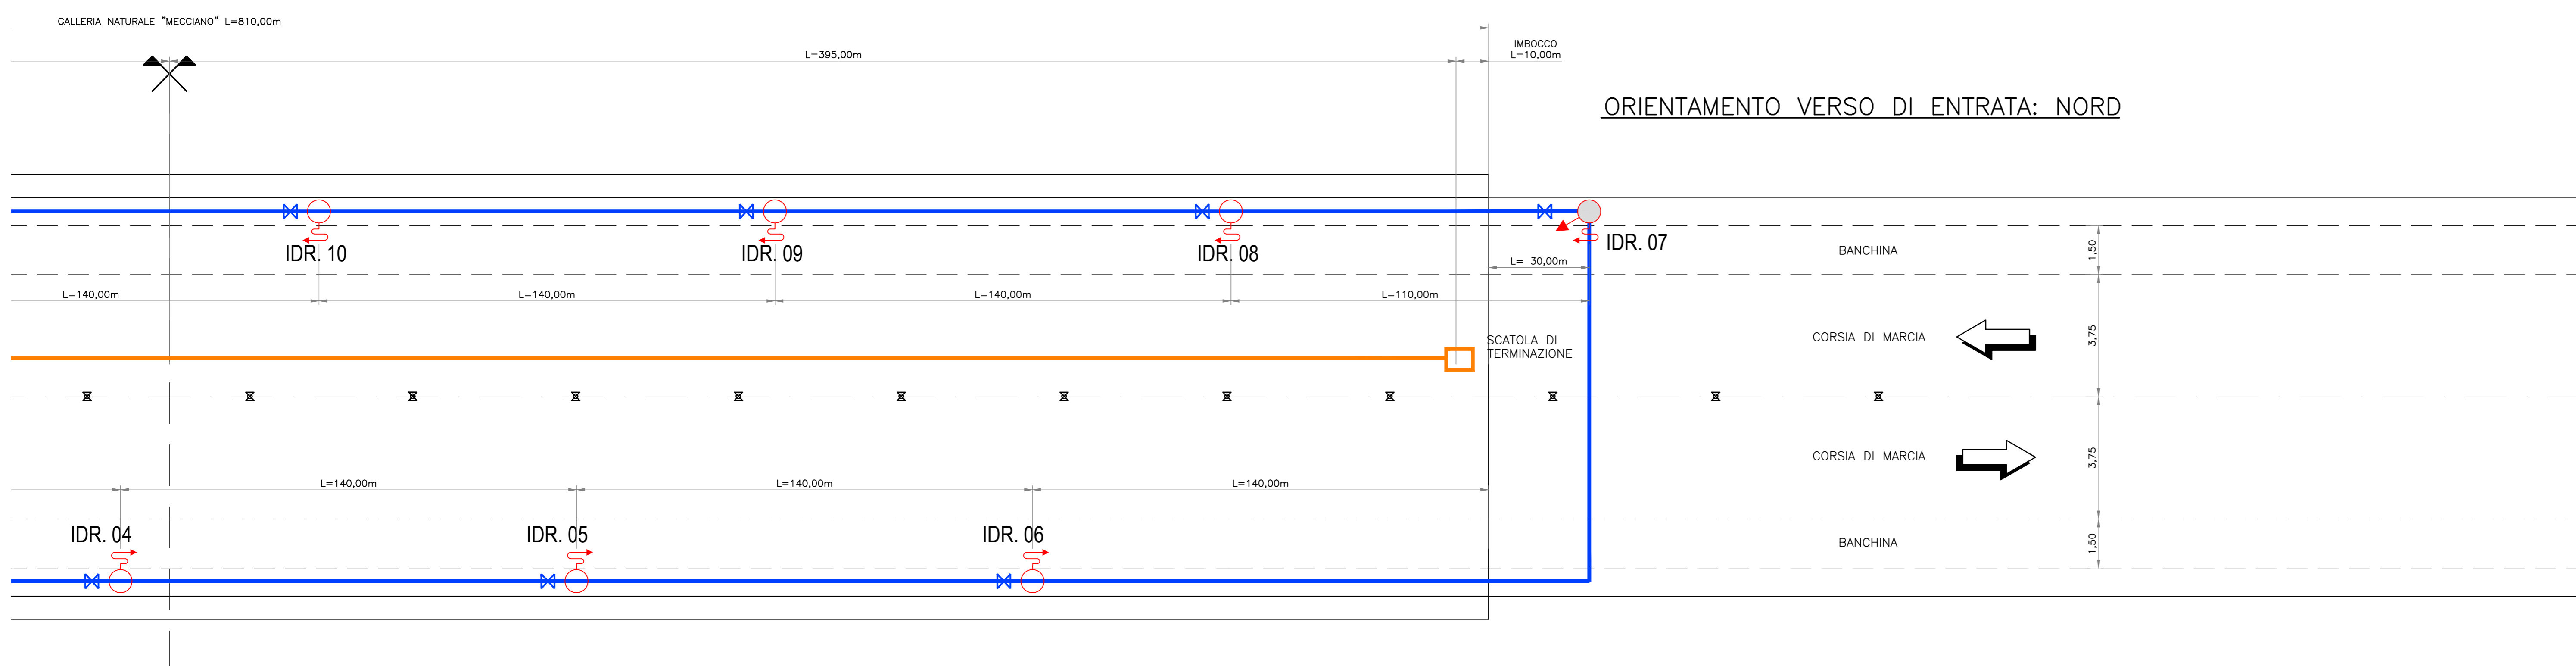
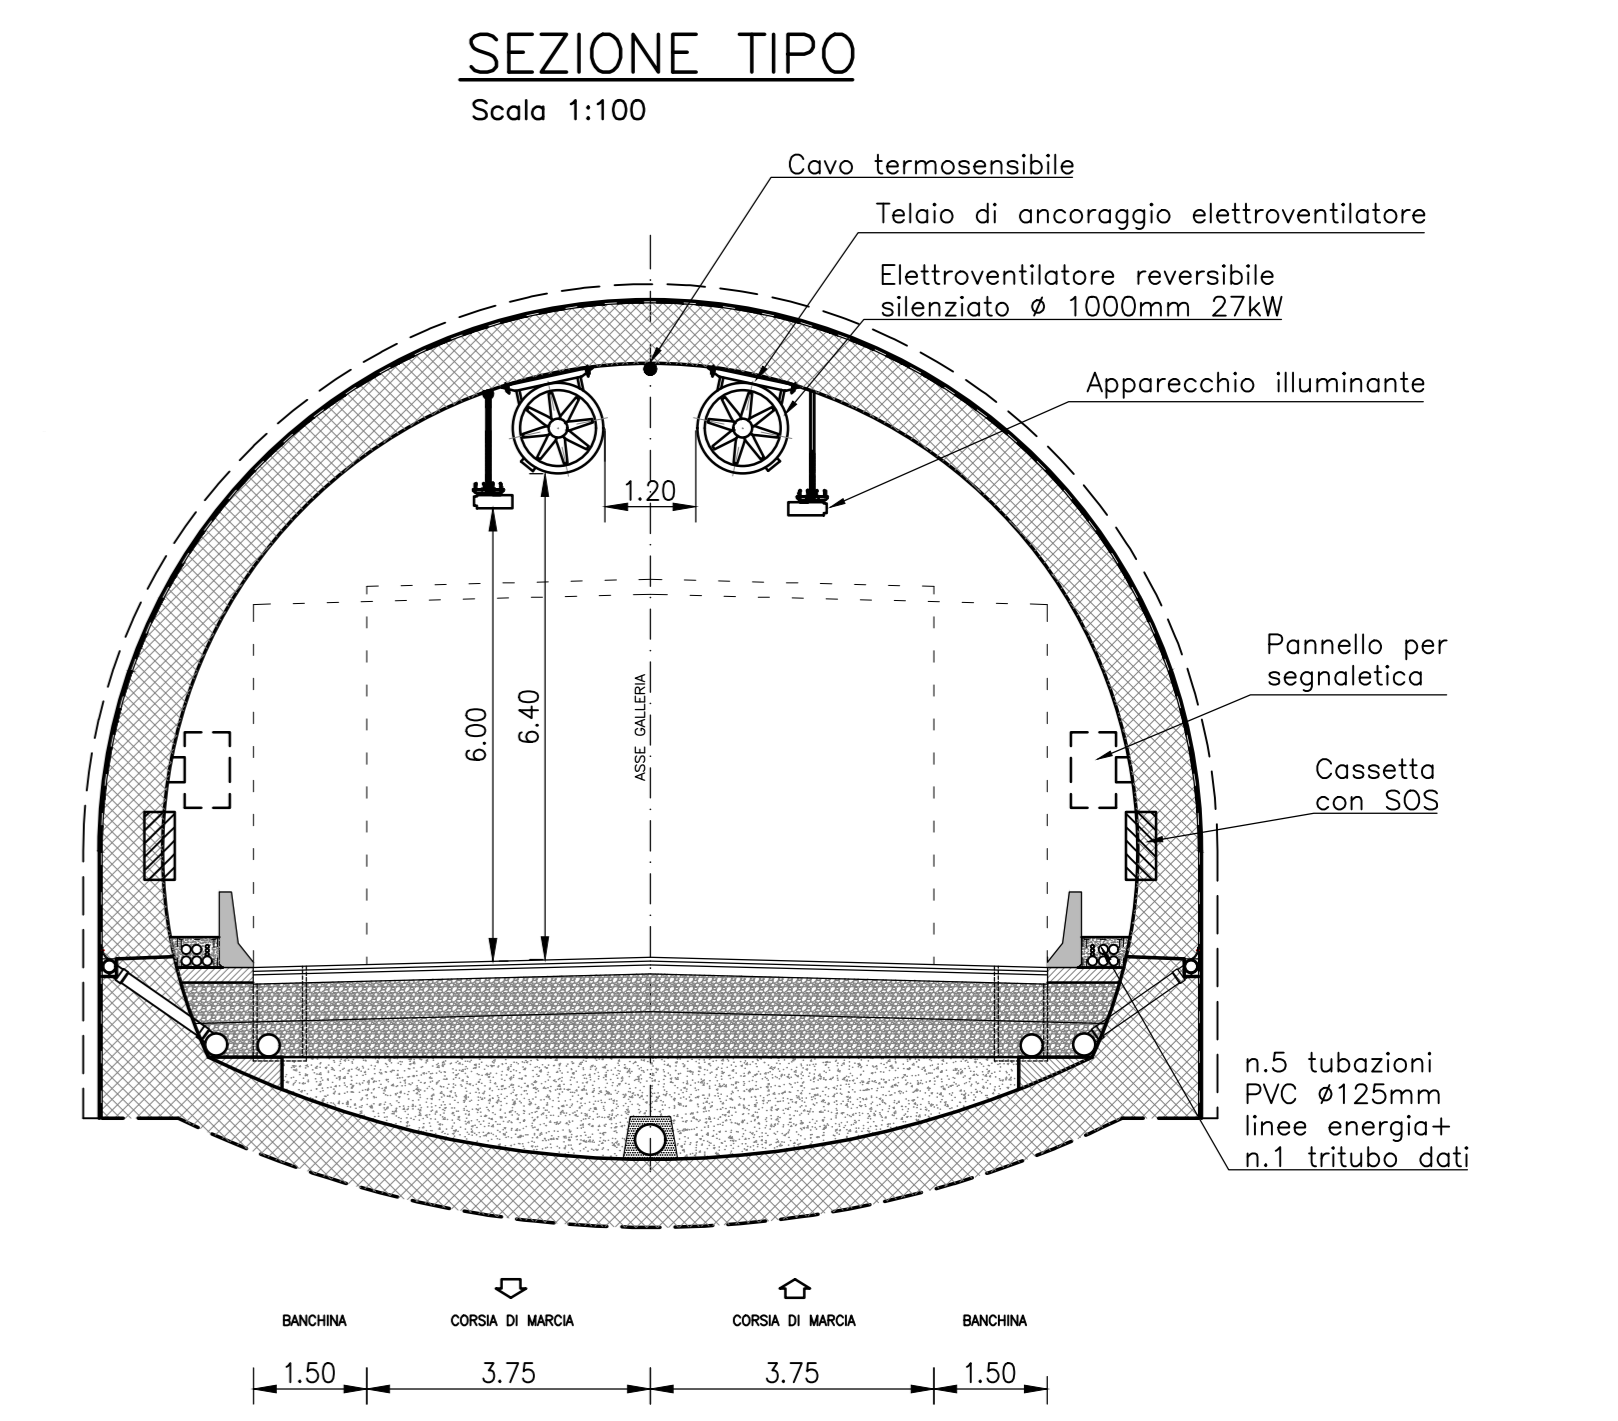


LEGENDA TRACCIATO	
---	LIMITI CARREGGATE
---	ASSE MEZZERIA GALLERIA
✕	SEM-ETOMETRICHE

LEGENDA	
✕	Valvola di intercettazione
⊕	Idrante a muro uni 45 con manichetta e lancia alloggiato all'interno della colonnina sos e dotato di riduttore di pressione
⊕	Idrante soprassuolo uni 70 dotato di attacco autopompa VV.FF.
□	Vasca di accumulo a servizio della galleria
□	Scatola di terminazione per fibra ottica
—	Sensore lineare di temperatura con fibra ottica per rivelazione incendi
—	Tubazione in polietilene ad alta densità per fluidi in pressione secondo norme UNI EN 12201, serie PE100 PN16 - ϕ 160 mm

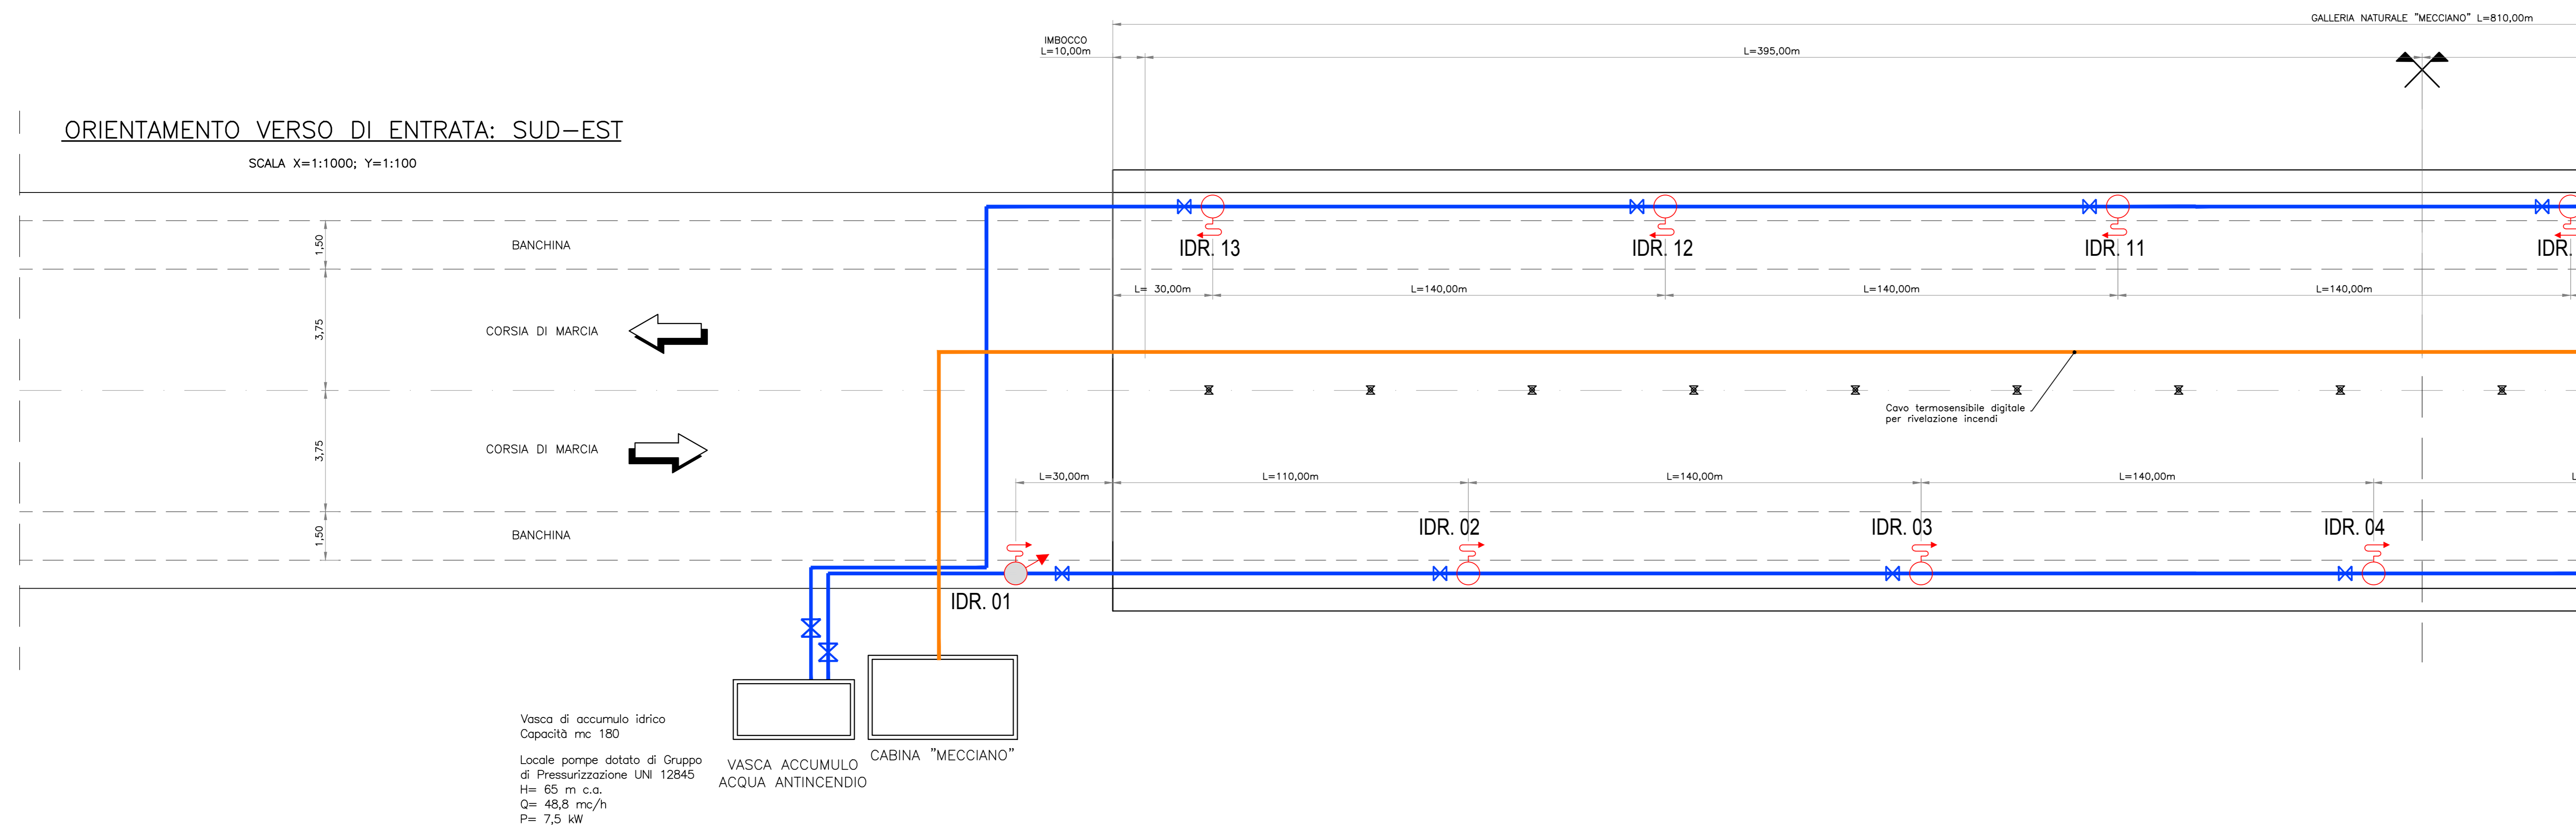

QUADRILATERO
Marche Umbria S.p.A.

**ASSE VIARIO MARCHE-UMBRIA
E QUADRILATERO DI PENETRAZIONE INTERNA
MAXI LOTTO 2**

LAVORI DI COMPLETAMENTO DELLA DIRETTRICE PERUGIA ANCONA:
SS. 318 DI "VALFABBRICA", TRATTO PIANELLO-VALFABBRICA
SS. 76 "VAL PESINO", TRATTI FOSSATO VICO - CANCELLI E ALBACINA - SERRA SAN QUIRICO
"PEDEMONTANA DELLE MARCHE", TRATTO FABRIANO-MUCCIA-SFERCIA.

PROGETTO ESECUTIVO

CONTRAENTE GENERALE:
DIRPA 2
S.C.A.R.L.

Il responsabile del Contratto Generale:
Ing. Federico Montanari

Il responsabile Integrazioni delle Prestazioni Specialistiche:
Ing. Salvatore Lieto

Mandatario: **PROGIN** **LOMBARDI SA** **LOMBARDI-REICO** **SGAI s.r.l.**

RESPONSABILE DELLA PROGETTAZIONE:
PER C.A.T.I.
Prof. Ing. Antonio Grimaldi
GEOLOGO
Dott. Geol. Fabrizio Pontoni
COORDINATORE DELLA SICUREZZA IN FASE DI PROGETTAZIONE
Ing. Michele Curiale

IL RESPONSABILE DEL PROCEDIMENTO:
Ing. Iginio Farotti

2.1.3 - PEDEMONTANA DELLE MARCHE
3° stralcio funzionale: Castelraimondo nord - Castelraimondo sud
4° stralcio funzionale: Castelraimondo sud - innesto S.S.77 a Muccia
IMPIANTI TECNOLOGICI
Impianti galleria naturale Mecciano
Impianto idrico antincendio

SCALA:
1:1000/100
DATA:
Settembre 2020

Codice Unico di Progetto (CUP): **F12C03000050021**

Codice elaborato: [L][0][7][0][3][2][7][3][E][2][7][1][M][6][6][0][6][7][V][7][0][2][8]

REV.	DATA	DISCRIZIONE	Redatto	Consigliato	Approvato
A	Marzo 2020	Emissione PE	PROGIN	M. De Iorio	S. Lieto
B	09/2020	Emissione per Istruttoria	PROGIN	M. De Iorio	S. Lieto
C					