




LEGENDA TRACCIATO	
---	LIMITI CARREGGIAE
---	ASSE MEZZERIA GALLERIA
⊗	SEMI-ETOMETRICHE

LEGENDA	
⊗	Valvola di intercettazione
⊗	Idrante a muro uni 45 con manichetta e lancia alloggiato all'interno della colonnina sos e dotato di riduttore di pressione
⊗	Idrante soprassuolo uni 70 dotato di attacco autopompa W.F.F.
□	Vasca di accumulo a servizio della galleria
□	Scatola di terminazione per fibra ottica
—	Sensore lineare di temperatura con fibra ottica per rivelazione incendi
—	Tubazione in polietilene ad alta densità per fluidi in pressione secondo norme UNI EN 12201, serie PE100 PN16 - Ø 160 mm

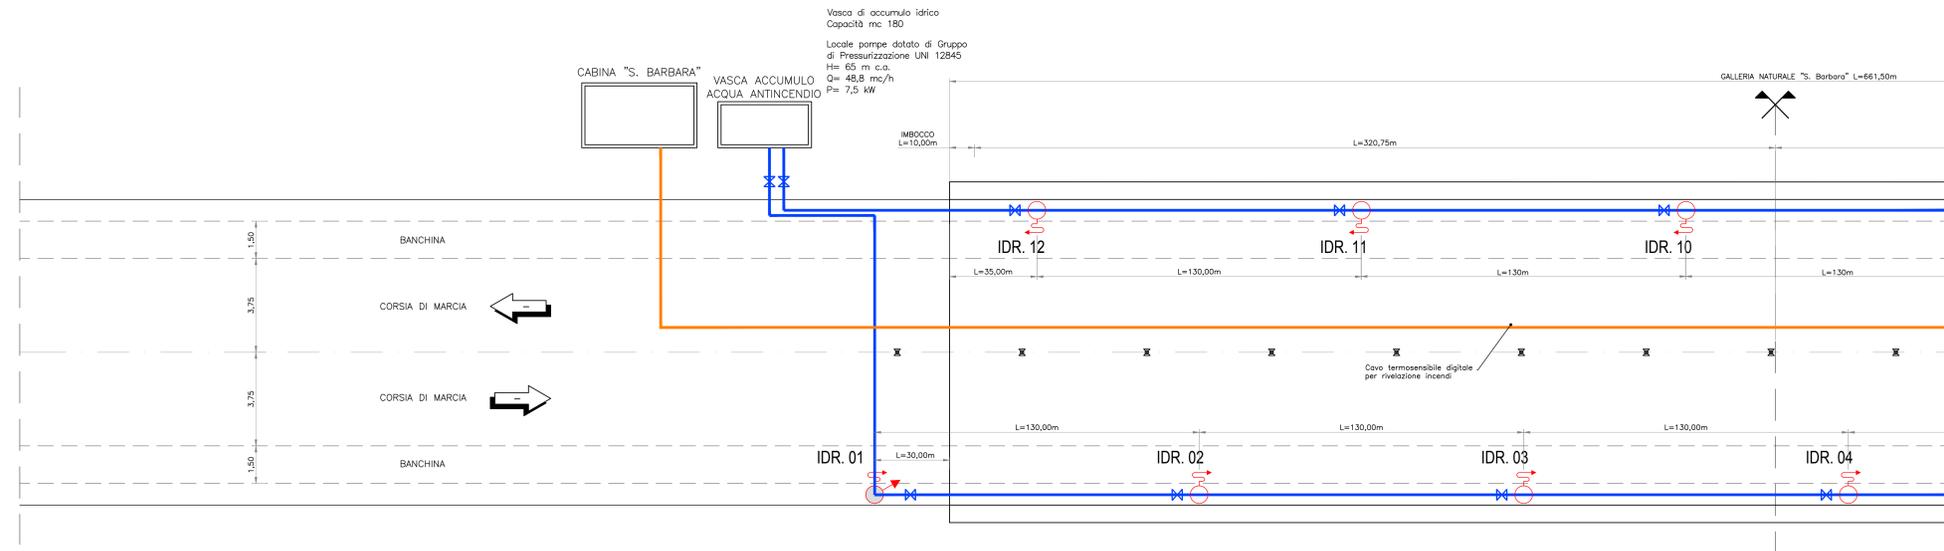

ORIENTAMENTO VERSO DI ENTRATA: SUD
 SCALA X=1:1000; Y=1:100

SEZIONE TIPO
 Scala 1:100

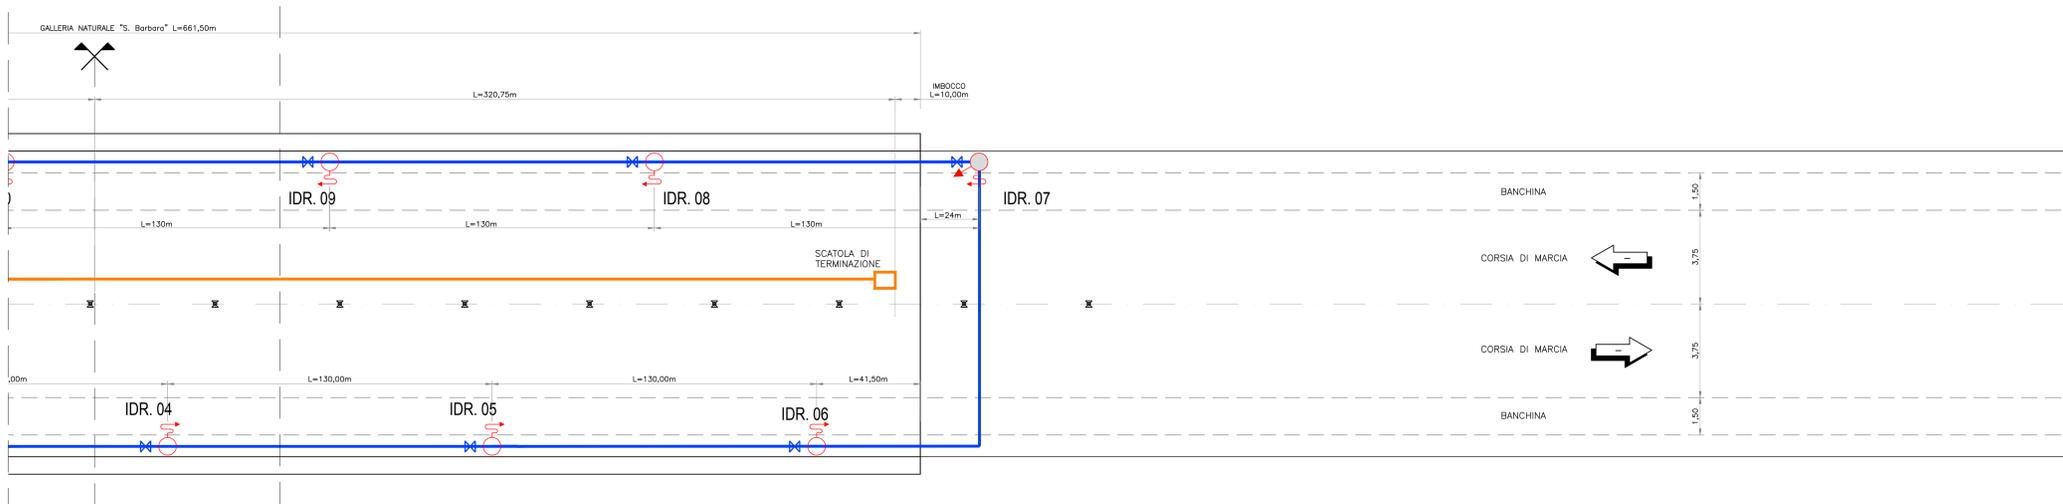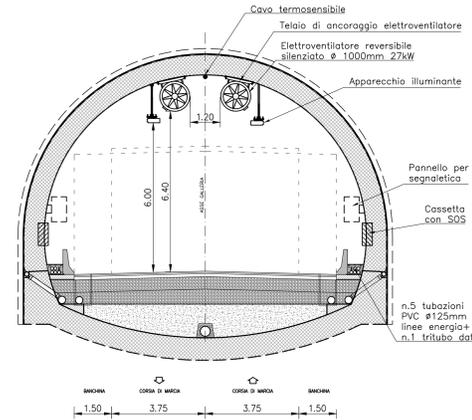

ORIENTAMENTO VERSO DI ENTRATA: NORD-OVEST

**ASSE VIARIO MARCHE-UMBRIA
 E QUADRILATERO DI PENETRAZIONE INTERNA
 MAXI LOTTO 2**

LAVORI DI COMPLETAMENTO DELLA DIRETTRICE PERUGIA ANCONA:
 SS. 318 DI "VALFABBRICA", TRATTO PIANELLO-VALFABBRICA
 SS. 76 "VAL DESINO", TRATTI FOSSATO VICO - CANCELLI E ALBACINA - SERRA SAN QUIRICO
 "PEDEMONTANA DELLE MARCHE", TRATTO FABRIANO-MUCCIA-SFERCIA.

PROGETTO ESECUTIVO

CONTRAENTE GENERALE: DIRPA 2 s.c.a.r.l.	Il responsabile del Contratto Generale: Ing. Federico Montanari	Il responsabile Integratori delle Proiezioni Specialistiche: Ing. Salvatore Lieto
---	---	---

PROGETTAZIONE: Associazione Temporanea di Imprese

Mandatario: Mandatari:

SGAI s.r.l.
 Studio di Progettazione e Gestione Appalti
 www.sgai.com

RESPONSABILE DELLA PROGETTAZIONE: PER C.A.T. Prof. Ing. Antonio Grimaldi GEOLOGO Dott. Geol. Fabrizio Pontoni COORDINATORE DELLA SICUREZZA IN FASE DI PROGETTAZIONE Ing. Michele Curiale		
IL RESPONSABILE DEL PROCEDIMENTO: Ing. Iginio Farotti		

2.1.3 - PEDEMONTANA DELLE MARCHE 3° stralcio funzionale: Castelraimondo nord - Castelraimondo sud 4° stralcio funzionale: Castelraimondo sud - innesto S.S.77 a Muccia IMPIANTI TECNOLOGICI Impianti galleria naturale S. Barbara Impianto idrico antincendio	SCALA: 1:1000/100 DATA: Settembre 2020
--	---

Codice Unico di Progetto (CUP): **F12C03000050021**

Codice elaborato: [0]

REV.	DATA	DESCRIZIONE	Redatto	Controllato	Approvato
A	Marzo 2020	Emissione PE	PROGIN	M. De Iorio	S. Lieto
B	09/2020	Emissione per Istruttoria	PROGIN	M. De Iorio	S. Lieto
C					