



AREA DI IMPIANTO

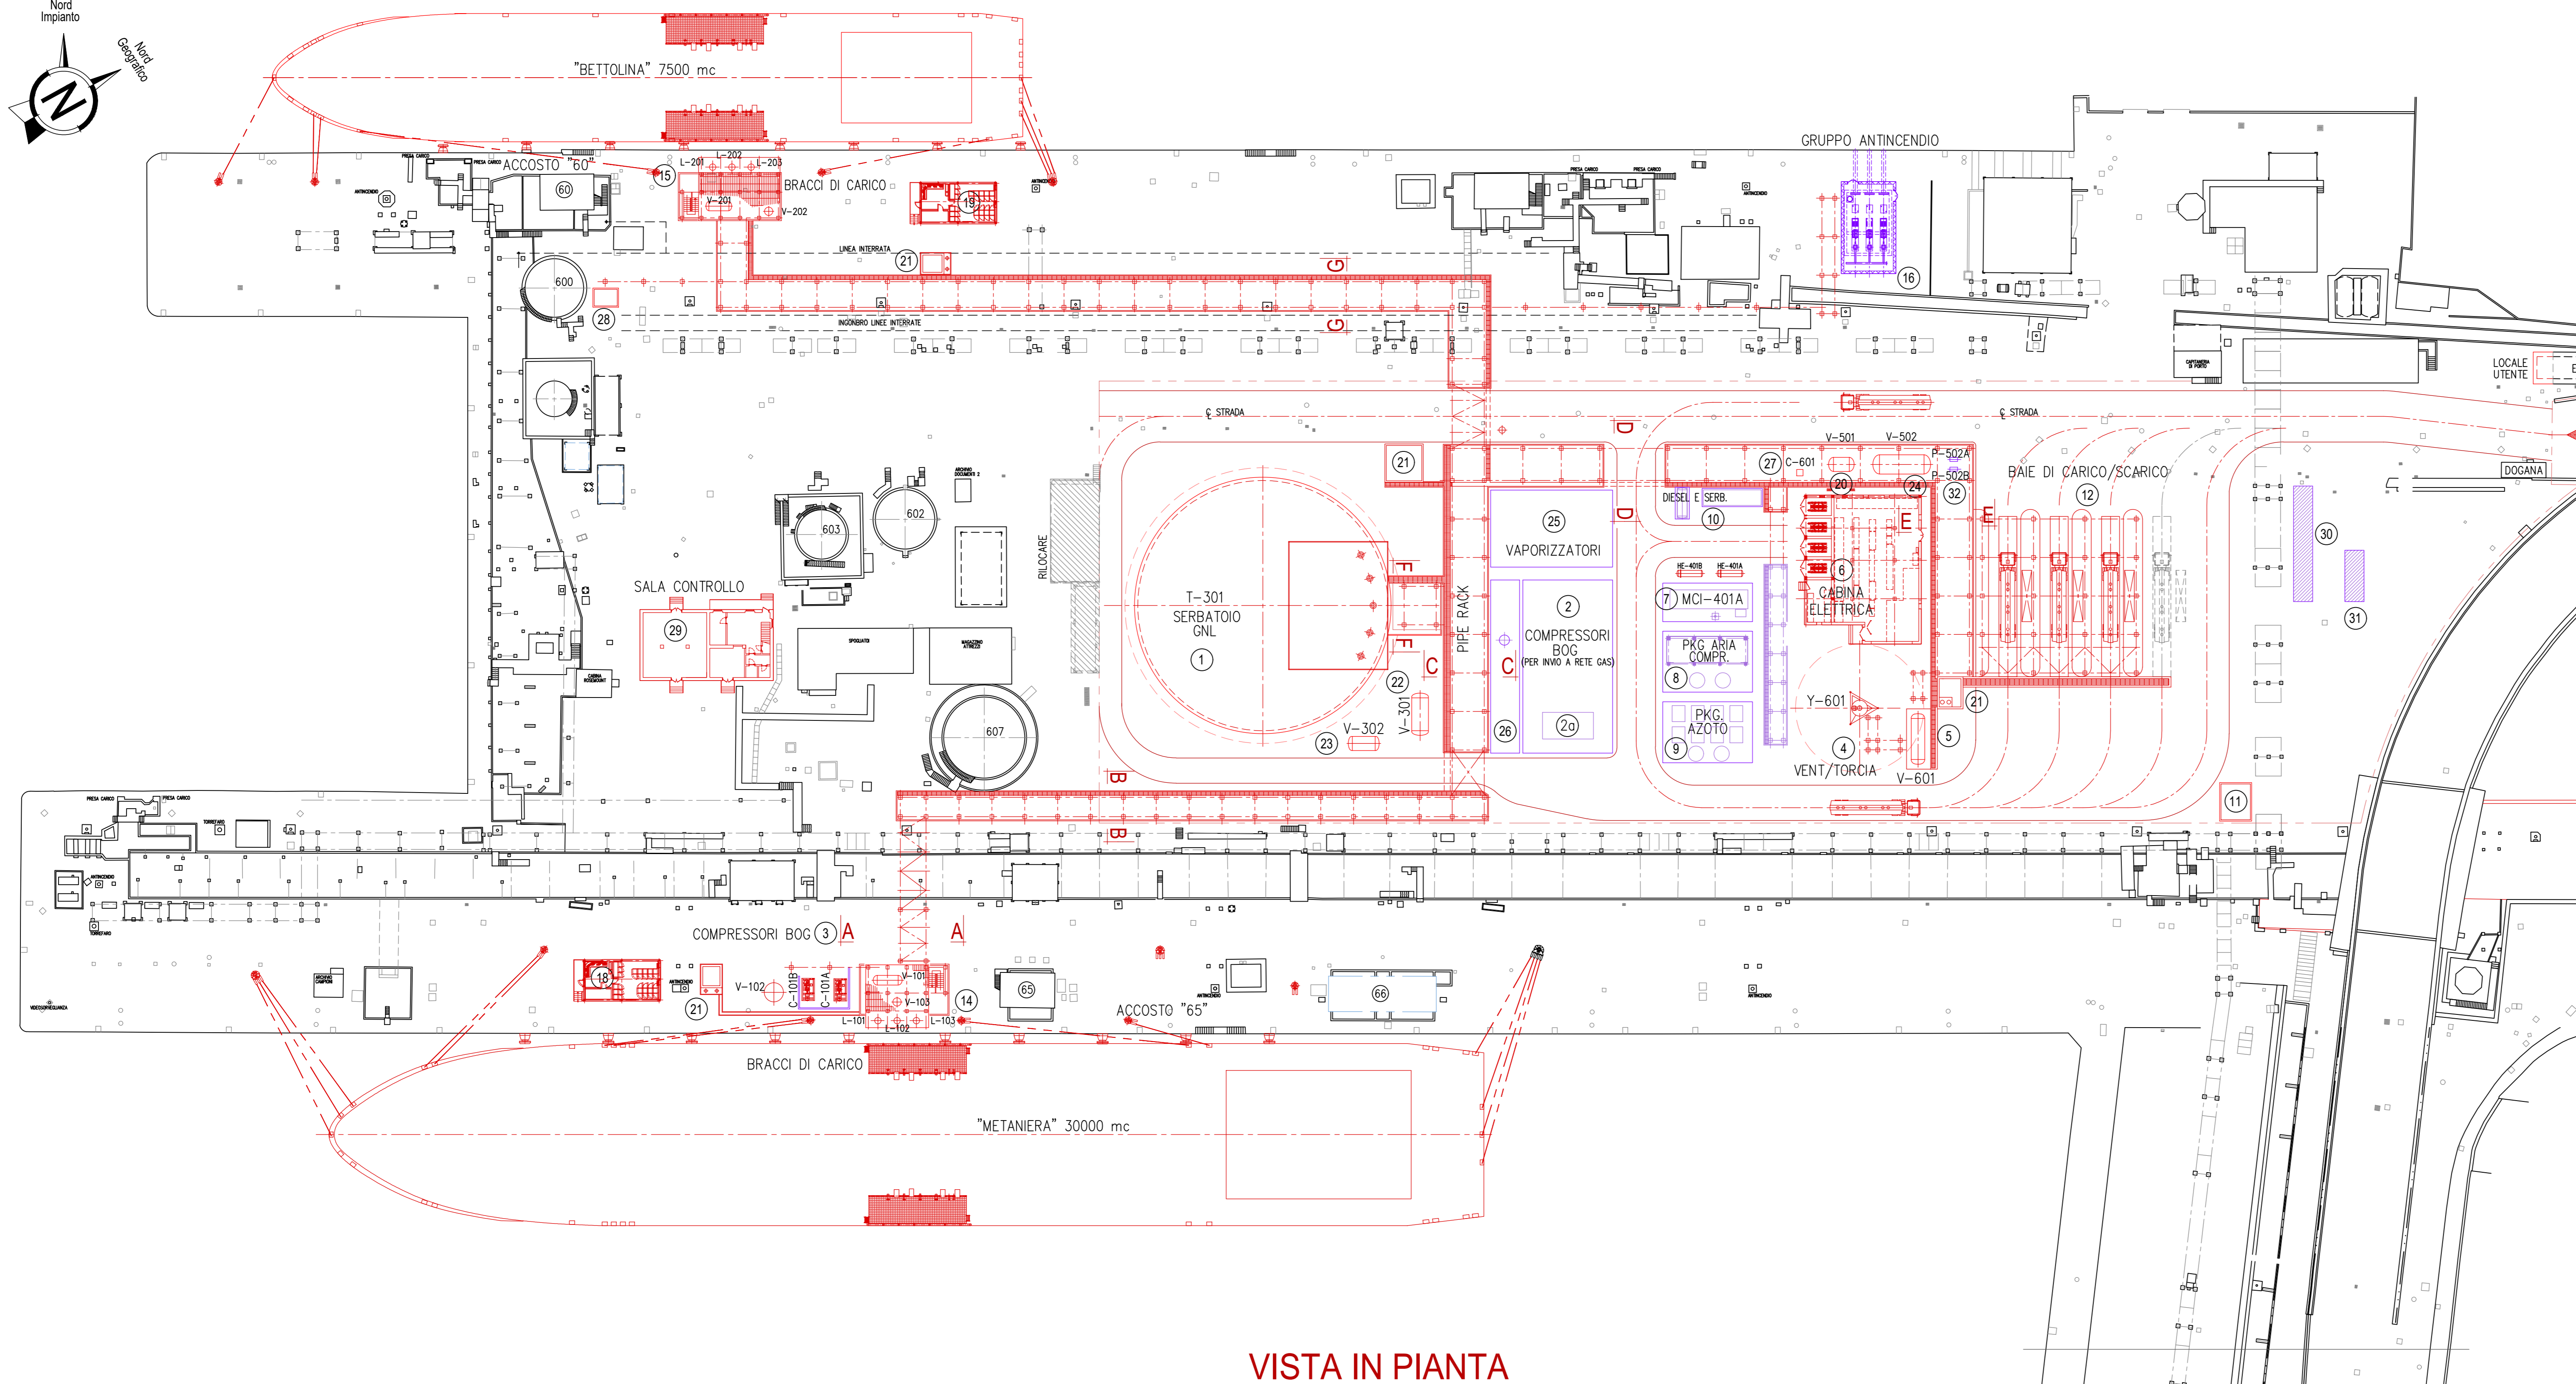

VISTA IN PIANTA

PARCHEGGIO DI ATTESA

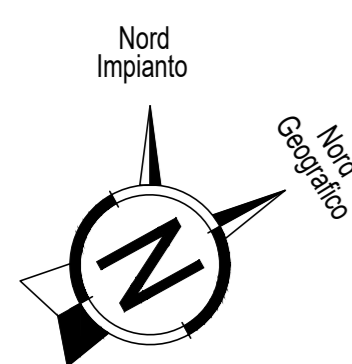

**LEGENDA :**

- ▼ Elevazione asse tubo
- ▽ Elevazione fondo tubo
- ▽ Elevazione generica
- Indica nuove Costruzioni.
- Indica Costruzioni Aggiornate.
- Indica Costruzioni esistenti.

POS.	DESCRIZIONE
1	SERBATOIO CRIOGENICO STOCCAGGIO GNL
2	COMPRESSORI BOG PER INVIO A RETE GAS
3	ZONA PER COMPRESSORI BOG *
4	PACKAGE TORCIA
5	KO DRUM DI TORCIA
6	CABINA ELETTRICA
7	MOTORE A COMBUSTIONE INTERNA ALIMENTATO A BOG
8	PACKAGE ARIA COMPRESSA
9	PACKAGE AZOTO
10	SERBATOIO GASOLIO GENERATORE DI EMERGENZA
11	STAZIONE PIAZZALISTA (5x6)
12	BAIE DI CARICO AUTOCISTERNE
13	STAZIONE DI ATTESA
14	BRACCI DI CARICO/SCARICO ACCOSTO "65"
15	BRACCI DI CARICO ACCOSTO "60"
16	GRUPPO ANTINCENDIO
17	PARCHEGGIO ESTERNO AUTOCISTERNE
18	JETTY 65 OPERATOR ROOM (12x6.5)
19	JETTY 60 OPERATOR ROOM (12x6.5)
20	KO DRUM BAIE DI CARICO
21	IMPONDING BASIN
22	V-301 SERBATOIO DRENAGGI
23	V-302 SERBATOIO RACCOLTA SCARICHI TSV D'IMPIANTO
24	V-502 SERB. ACCUMULO BIOGNL IN SCARICO DA BAI 50-51
25	VAPORIZZATORI
26	ZONA PER DESURRISCALDATORE E SEPARATORE
27	C-601 FUEL GAS DI TORCIA
28	CABINATO PER POMPE JOCKEY
29	SALA CONTROLLO
30	SISTEMA REGOLAZIONE/MISURA/ANALISI GAS
31	LOCALE MISURA GAS IN RETE
32	POMPE RILANCIO BIO-GNL



**NOTE GENERALI :**

- Tutte le quote sono espresse in millimetri.
- Per eventuali interferenze con pozzi esistenti (per es. Accosto 60), si raccomanda di eseguire una verifica e relativo rilievo con adeguata strumentazione nelle zone interessate.
- \* L'effettiva necessità di misure di abbattimento del rumore sarà verificata nelle fasi successive di progettazione.

REV.	STATO	DESCRIZIONE	DATA	VERIFICATO	APPROVATO
9	FUS	EMISSIONE FINALE / FINAL ISSUE	18/12/2020	G.Pirelli	C.Crescenzi
8	FUS	EMISSIONE FINALE / FINAL ISSUE	06/11/2020	G.Pirelli	C.Crescenzi
7	FAC	COMMENTI CLIENTE / CLIENT'S COMMENTS	25/10/2020	G.Pirelli	C.Crescenzi
6	FAC	AGGIORNAMENTO INGEGNERIA / DESIGN UPDATE	25/09/2020	G.Pirelli	C.Crescenzi
5	FUS	QUINTA EMISSIONE / FIFTH ISSUE	04/08/2020	G.Pirelli	C.Crescenzi
4	FUS	QUARTA EMISSIONE / FOURTH ISSUE	21/07/2020	G.Pirelli	C.Crescenzi
3	FUS	TERZA EMISSIONE / THIRD ISSUE	02/03/2020	G.Pirelli	C.Crescenzi
2	FUS	EMISSIONE FINALE / FINAL ISSUE	12/02/2020	G.Pirelli	C.Crescenzi
1	FAC	SECONDA EMISSIONE / SECOND ISSUE	05/12/2019	G.Pirelli	C.Crescenzi
0	FAC	PRIMA EMISSIONE / FIRST ISSUE	19/11/2019	G.Pirelli	C.Crescenzi

EDISON EDF GROUP

COMMITTEES/CHIEF

Q8

PA90PLKM100

DEPOSITO COSTIERO GNL - NAPOLI

REV.	DATA	DESCRIZIONE	PREPARATO	CONTROLLATO	APPROVATO
9	18/12/2020	EMISSIONE FINALE	M. Bortolozzo	A. Sola	C. Mordini
8	06/11/2020	EMISSIONE FINALE	M. Bortolozzo	A. Sola	C. Mordini
7	25/10/2020	COMMENTI CLIENTE	M. Bortolozzo	A. Sola	C. Mordini
6	25/09/2020	AGGIORNAMENTO INGEGNERIA	M. Bortolozzo	A. Sola	C. Mordini
5	04/08/2020	QUINTA EMISSIONE	M. Bortolozzo	A. Sola	C. Mordini
4	21/07/2020	QUARTA EMISSIONE	M. Bortolozzo	A. Sola	C. Mordini
3	02/03/2020	TERZA EMISSIONE	M. Bortolozzo	A. Sola	C. Mordini
2	12/02/2020	EMISSIONE FINALE	M. Bortolozzo	A. Sola	C. Mordini

PROGETTO

DEPOSITO COSTIERO GNL - NAPOLI

CLIENTE

EDISON EDF GROUP

TITOLO

PLANIMETRIA GENERALE IMPIANTO

PREPARATO	FIRMA	DATE	No. Doc. INTERNO:	FOGLIO
C. Pirelli	C. Pirelli	18/12/2020	PO017107-1-M21	-
A. Sola	A. Sola	18/12/2020	PA90-PLKM-100	SCALA 1:500
C. Mordini	C. Mordini	18/12/2020	FORMATO A0	REVISIONE 9