



PIANTA PIANO TERRA

SCALA 1:50

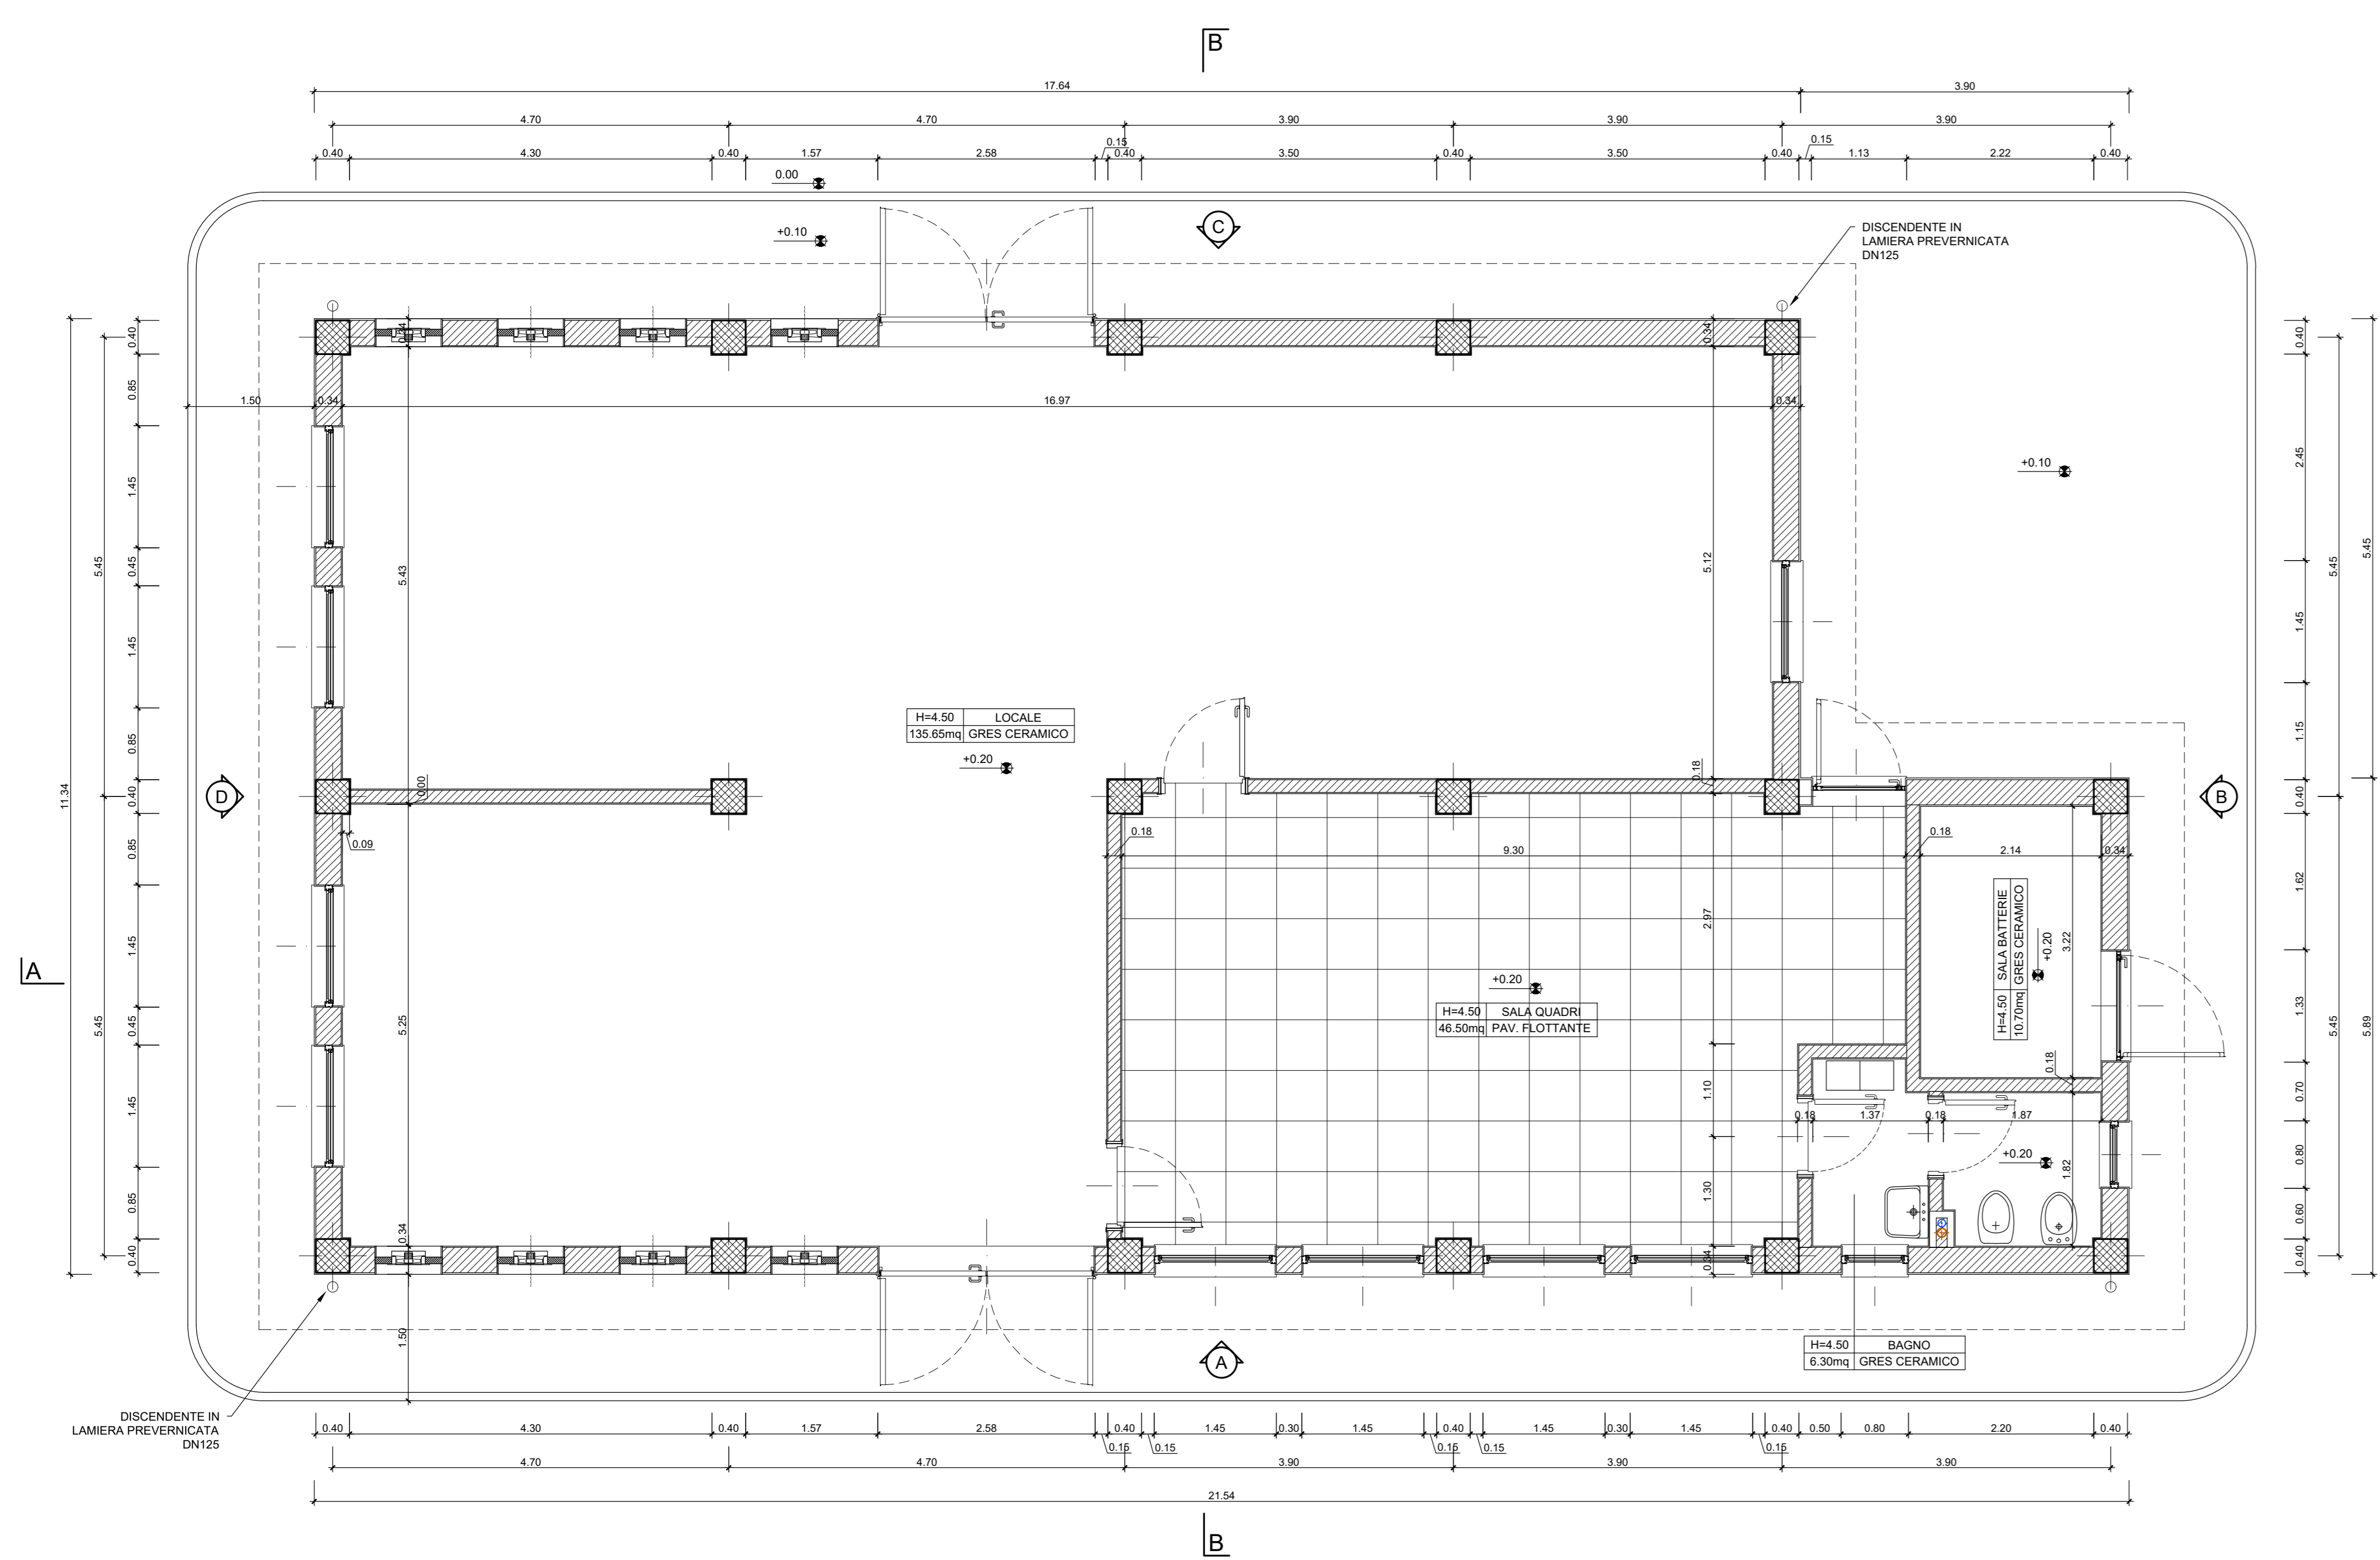


PIANTA PIANO TERRA

SCALA 1:50

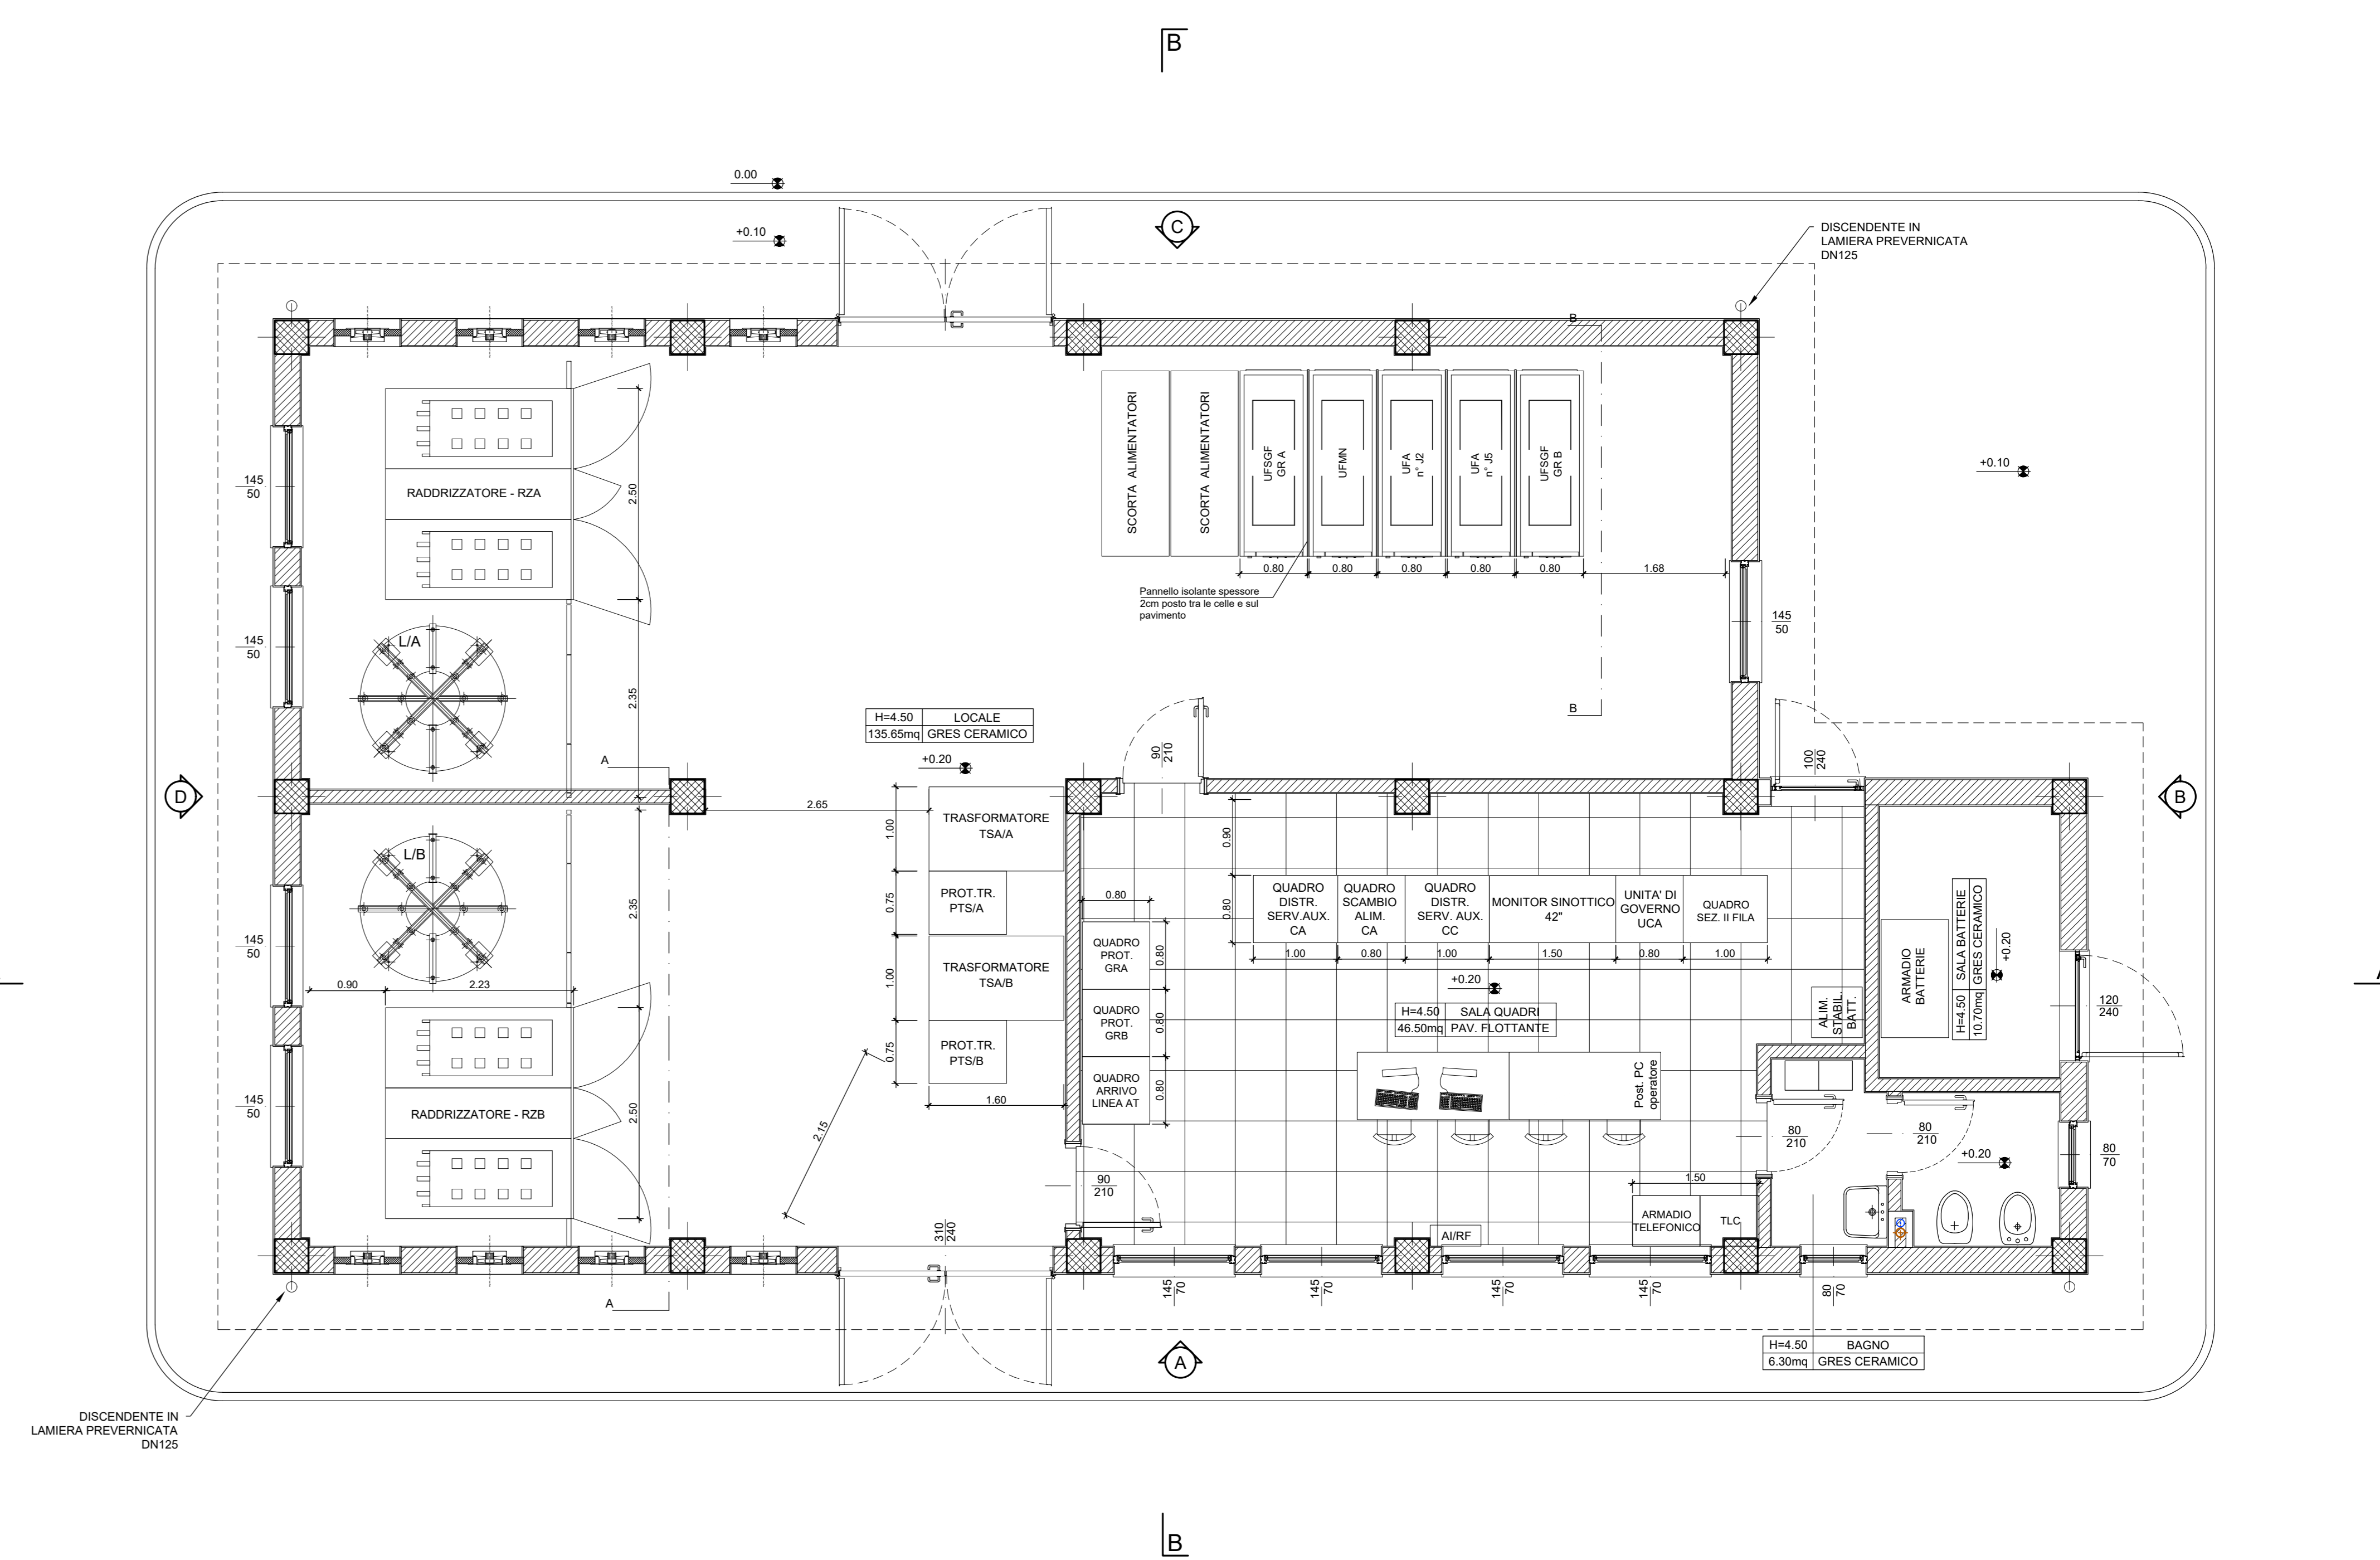

PIANTA DELLA COPERTURA

SCALA 1:50

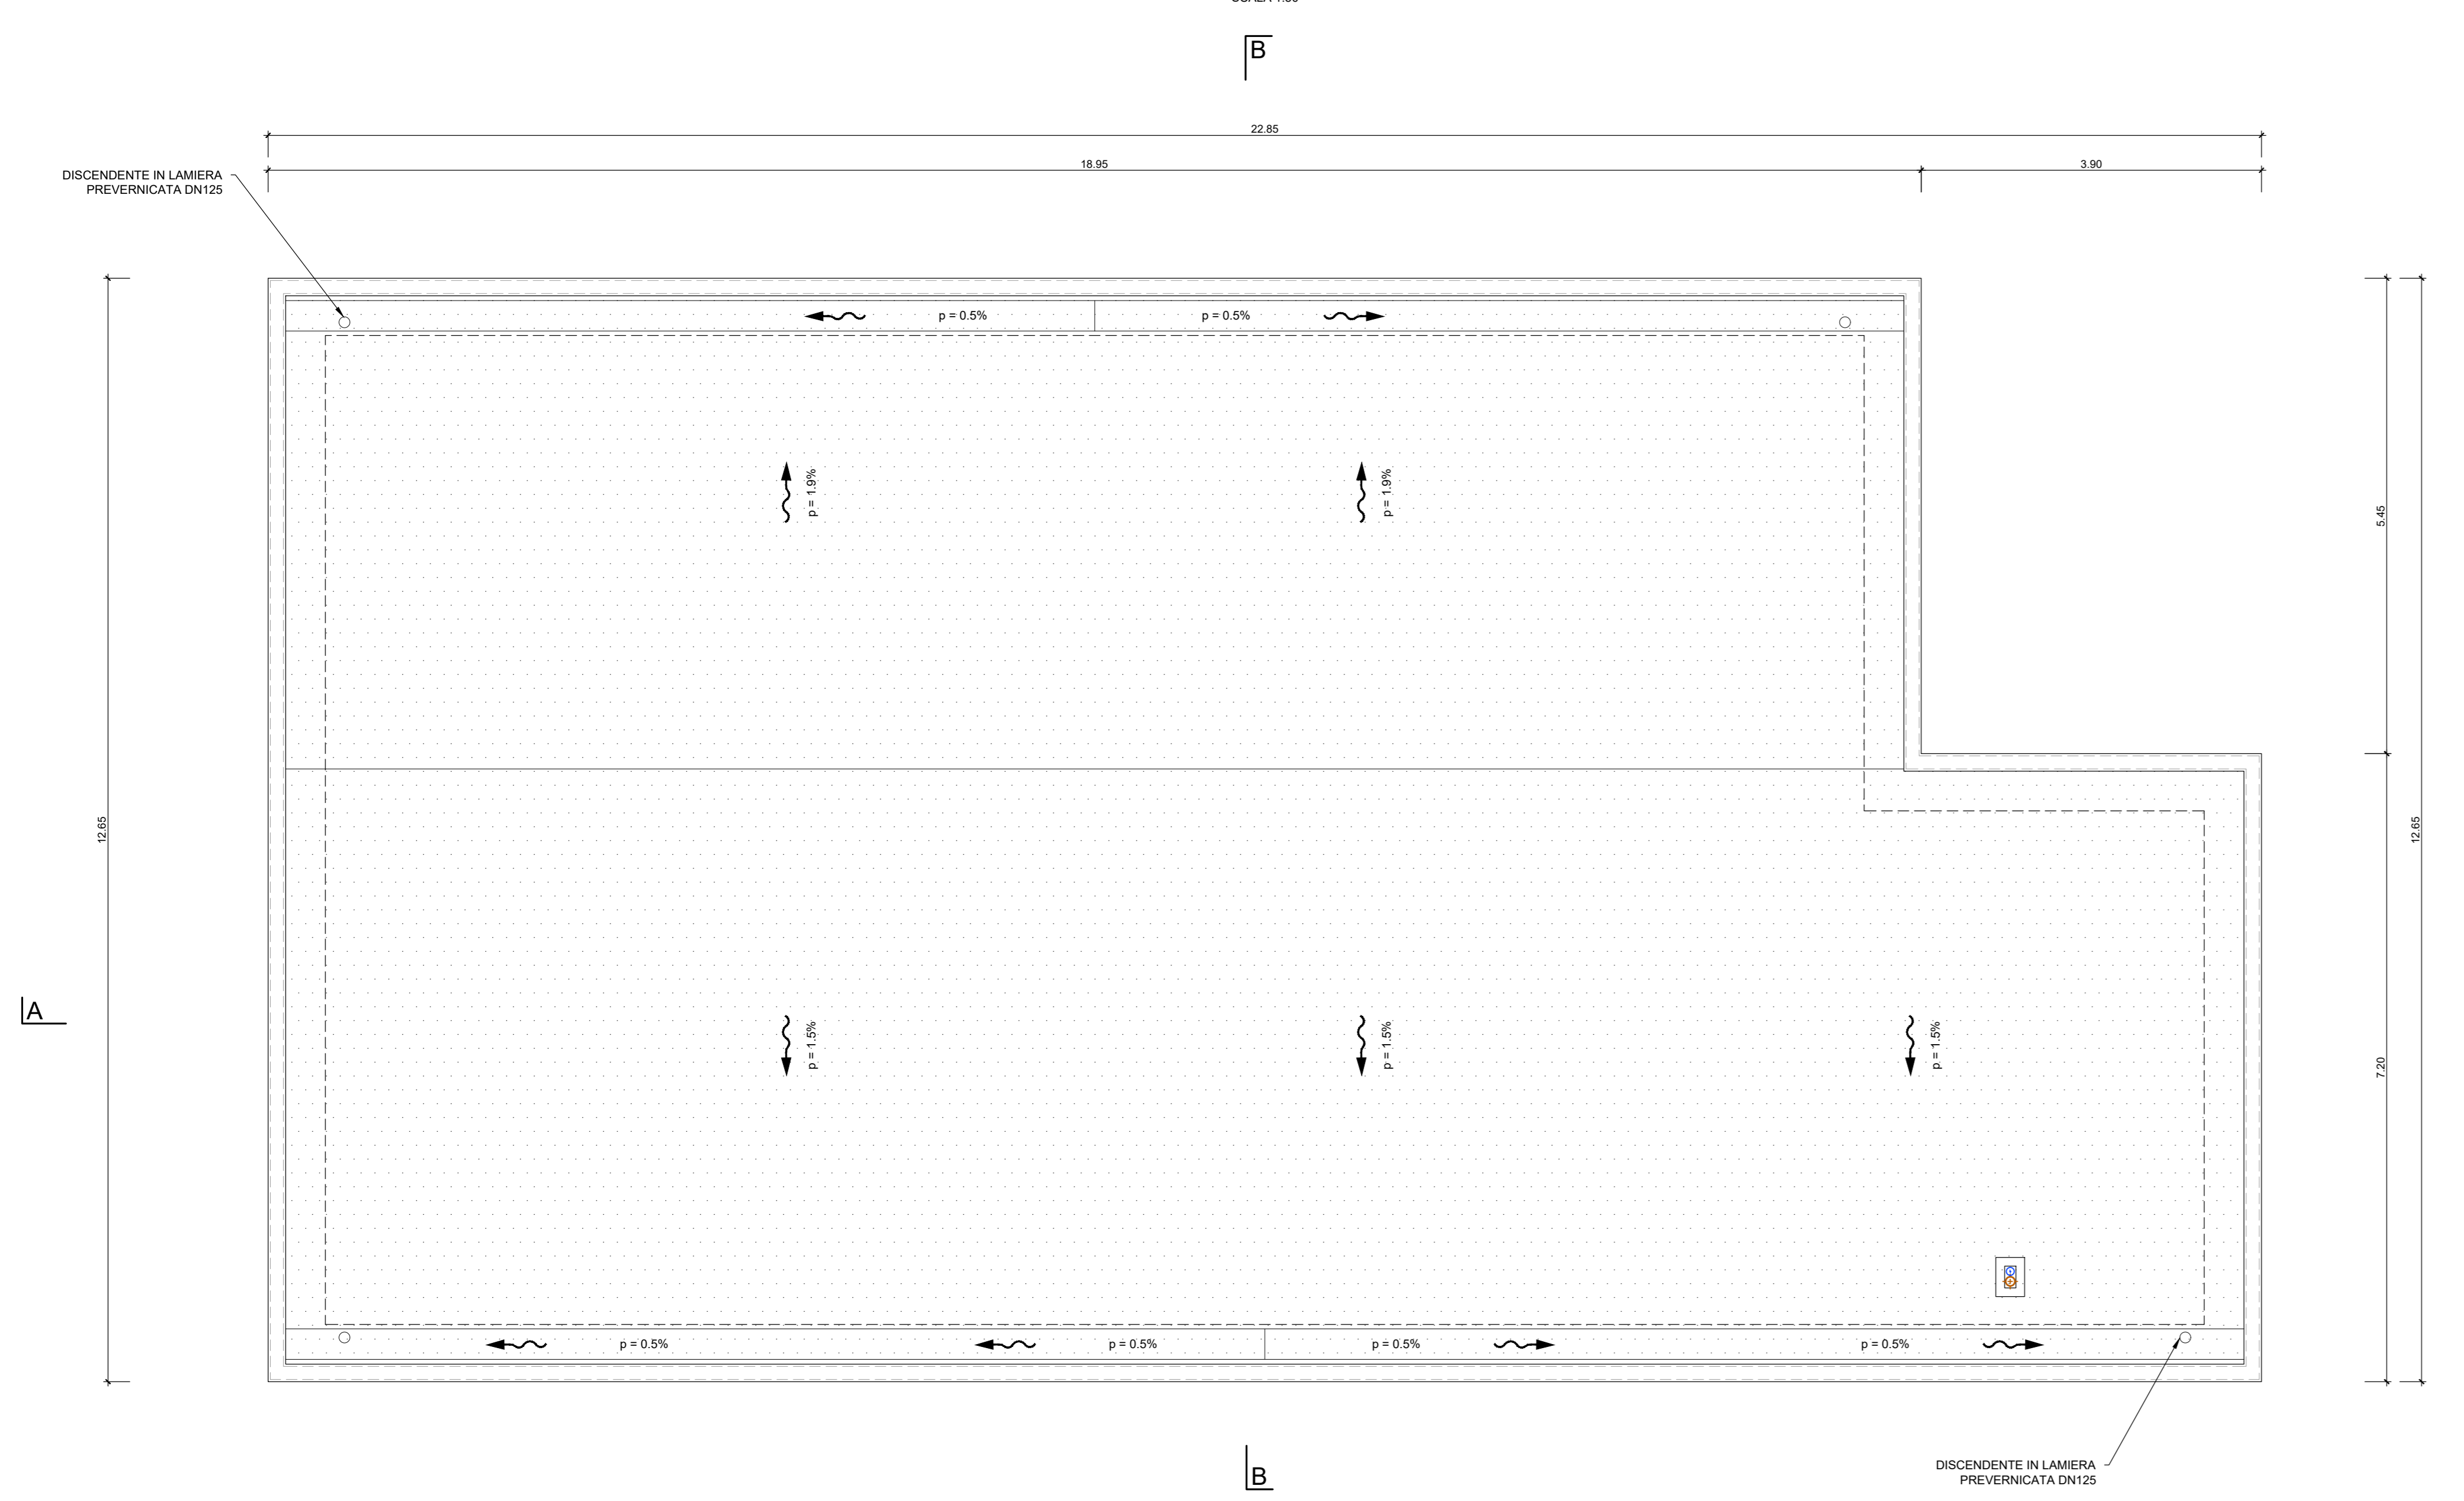

COMMITTENTE:  DIREZIONE INVESTIMENTI PROGETTI PALERMO

SOGGETTO TECNICO:  DIREZIONE TERRITORIALE PRODUZIONE DI PALERMO S.O. INGEGNERIA

PROGETTAZIONE: SINTAGMA S.r.l. - ITALIANA SISTEMI S.r.l. 

PROGETTO DEFINITIVO

ELETTRIFICAZIONE LINEA: PALERMO - TRAPANI (Via Milo)
TRATTA: ALCAMO DIRAMAZIONE(c) - TRAPANI(i)

SOTTOSTAZIONE ELETTRICA (SSE) DI MILO
Fabbricato di SSE - Architettonici
Pianta piano terra

SCALA: 1:50
Foglio: - di -

PROGETTO/ANNO	SOTTOPR.	LIVELLO	NOME DOC.	PROGR. OP.	FASE FUNZ.	NUMERAZ.
S 0 4 8 1 7	S 0 1	P 1 D	T T S S	4 8	0 1	E F 2 0 1

Rev.	Descrizione	Progettato	Data	Verificato	Data	Approvato	Data	Autore	Data
A	Emissione	Ing. Civitani	M.M.	11					

LINEA: [] SEDI TECH: [] NOME DOC.: [] NUMERAZ.: []

Verificato e trasmesso: [] Data: [] Convalidato: [] Data: [] Archiviato: [] Data: []

Nome File: \\4817_S01_PD_TDS_46_001_EF201