



PIANTA PIANO TERRA

SCALA 1:50

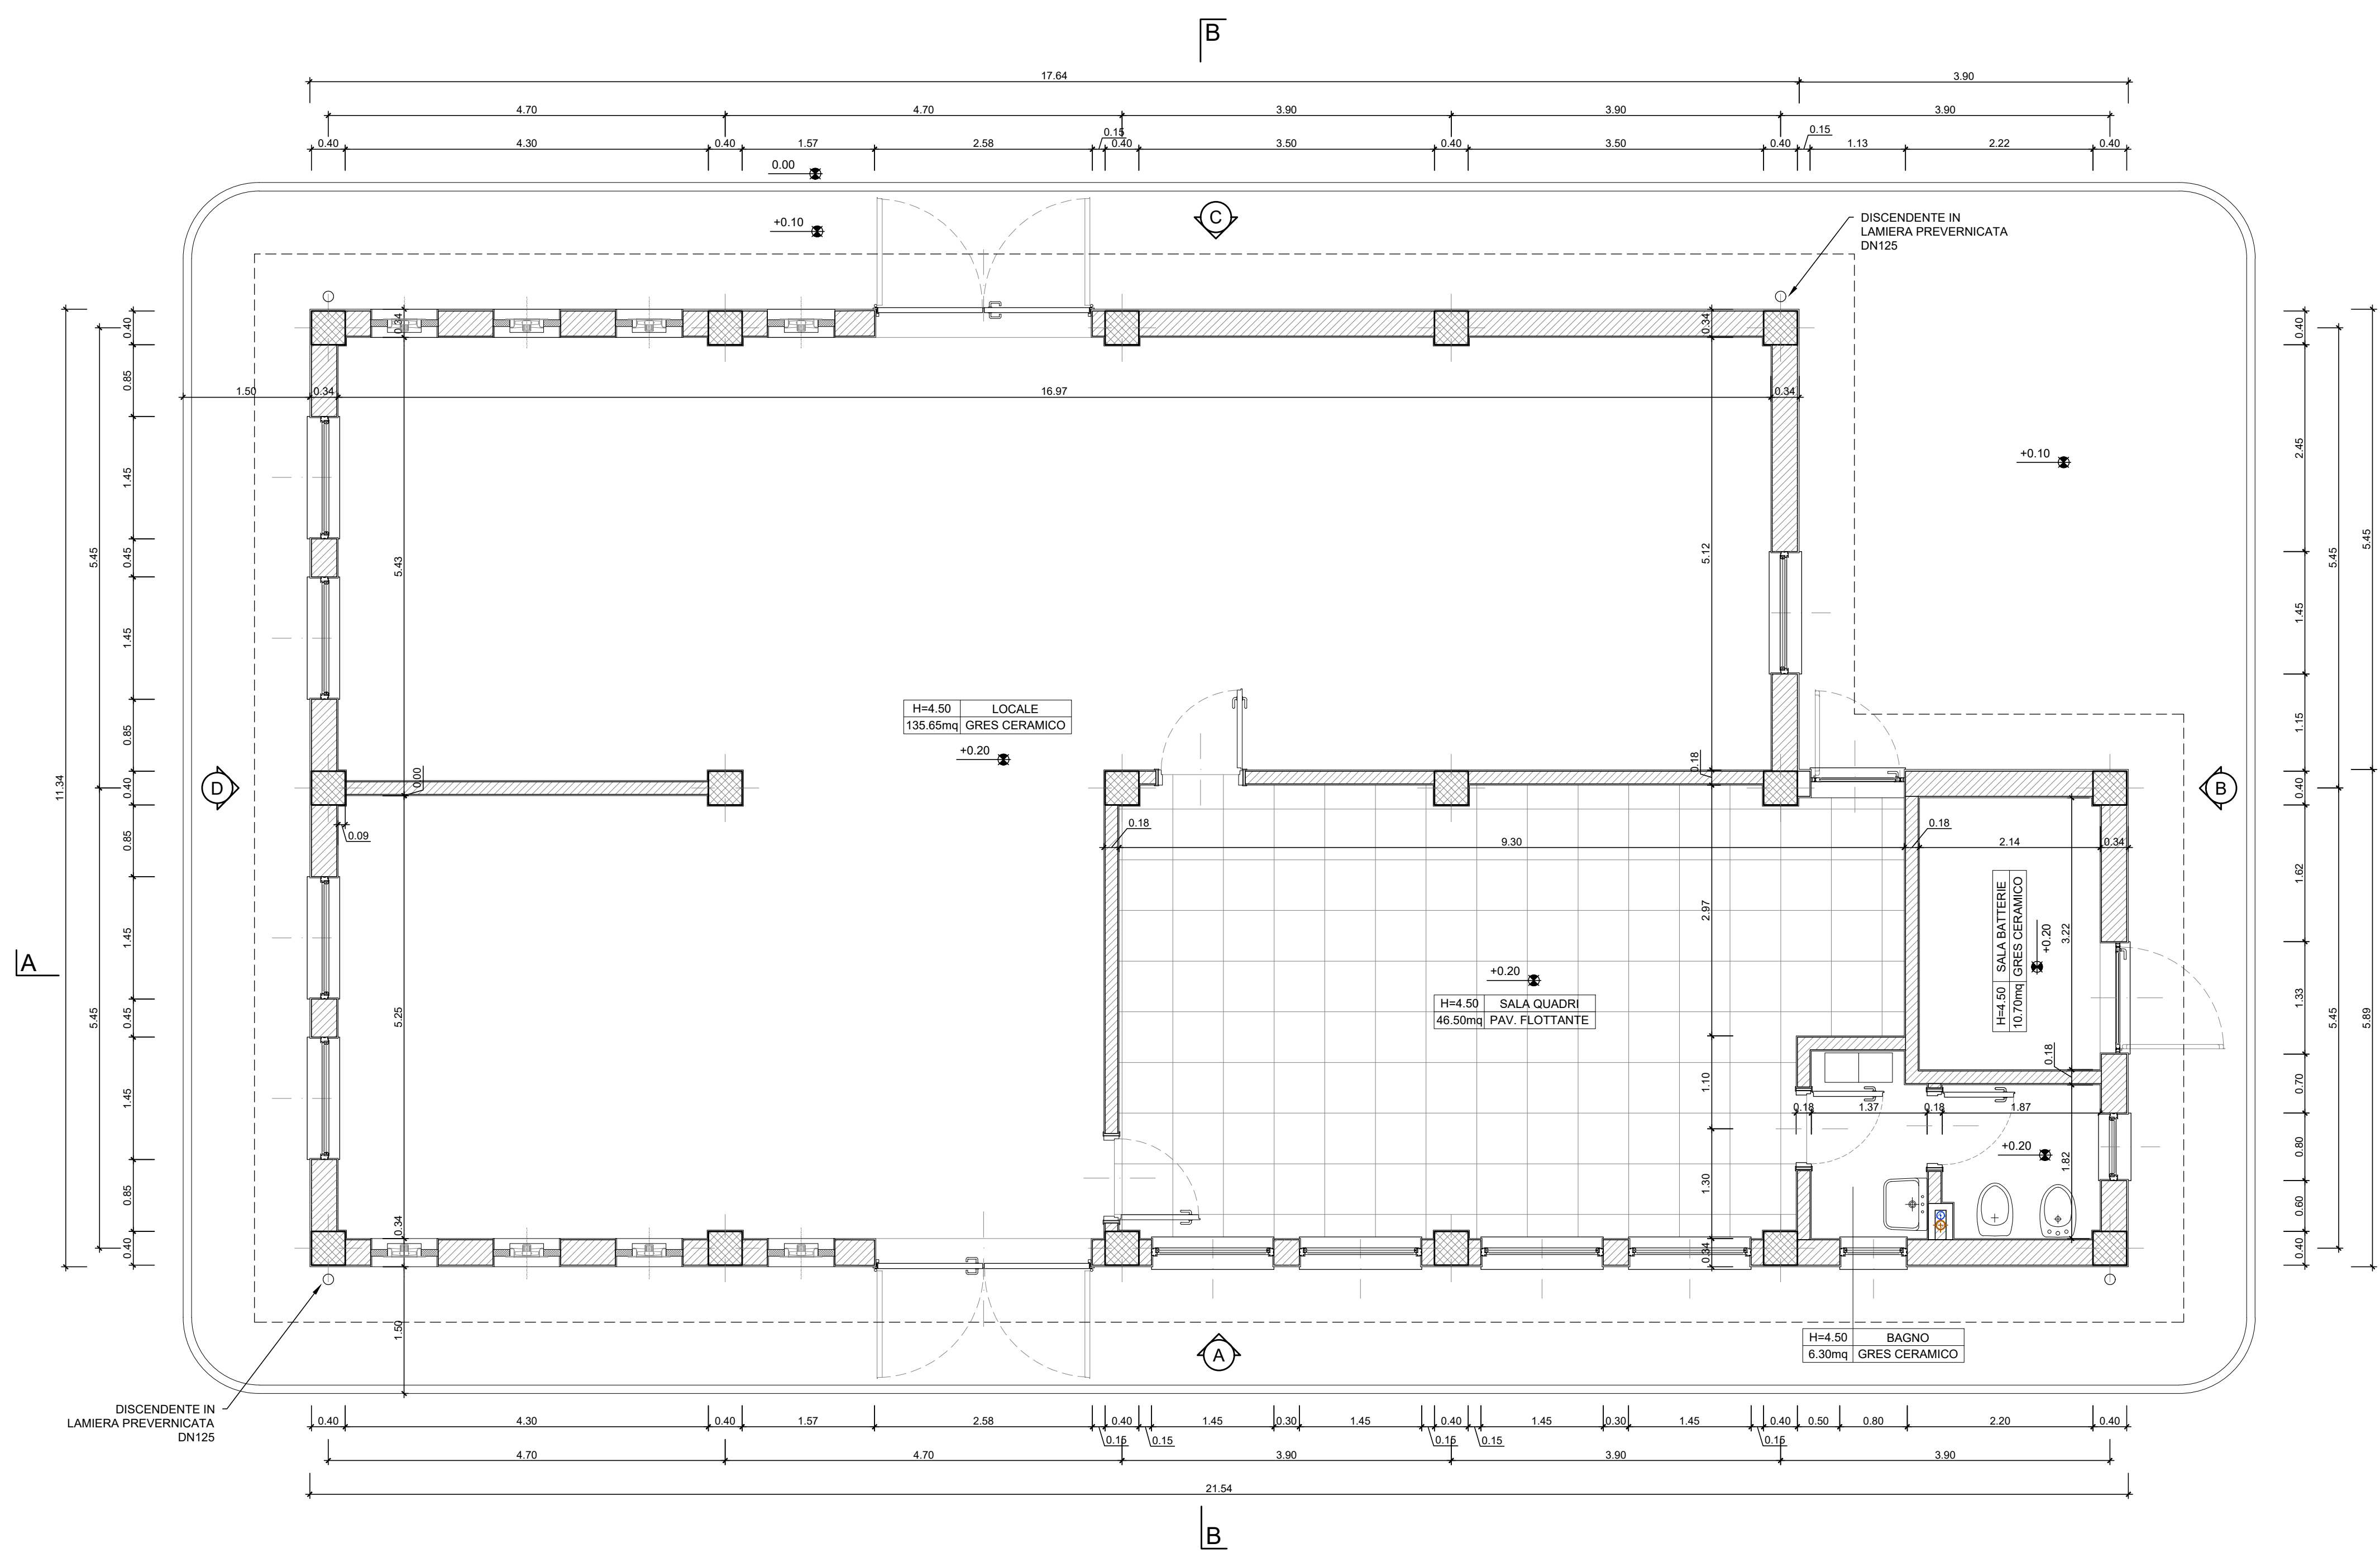


PIANTA PIANO TERRA

SCALA 1:50

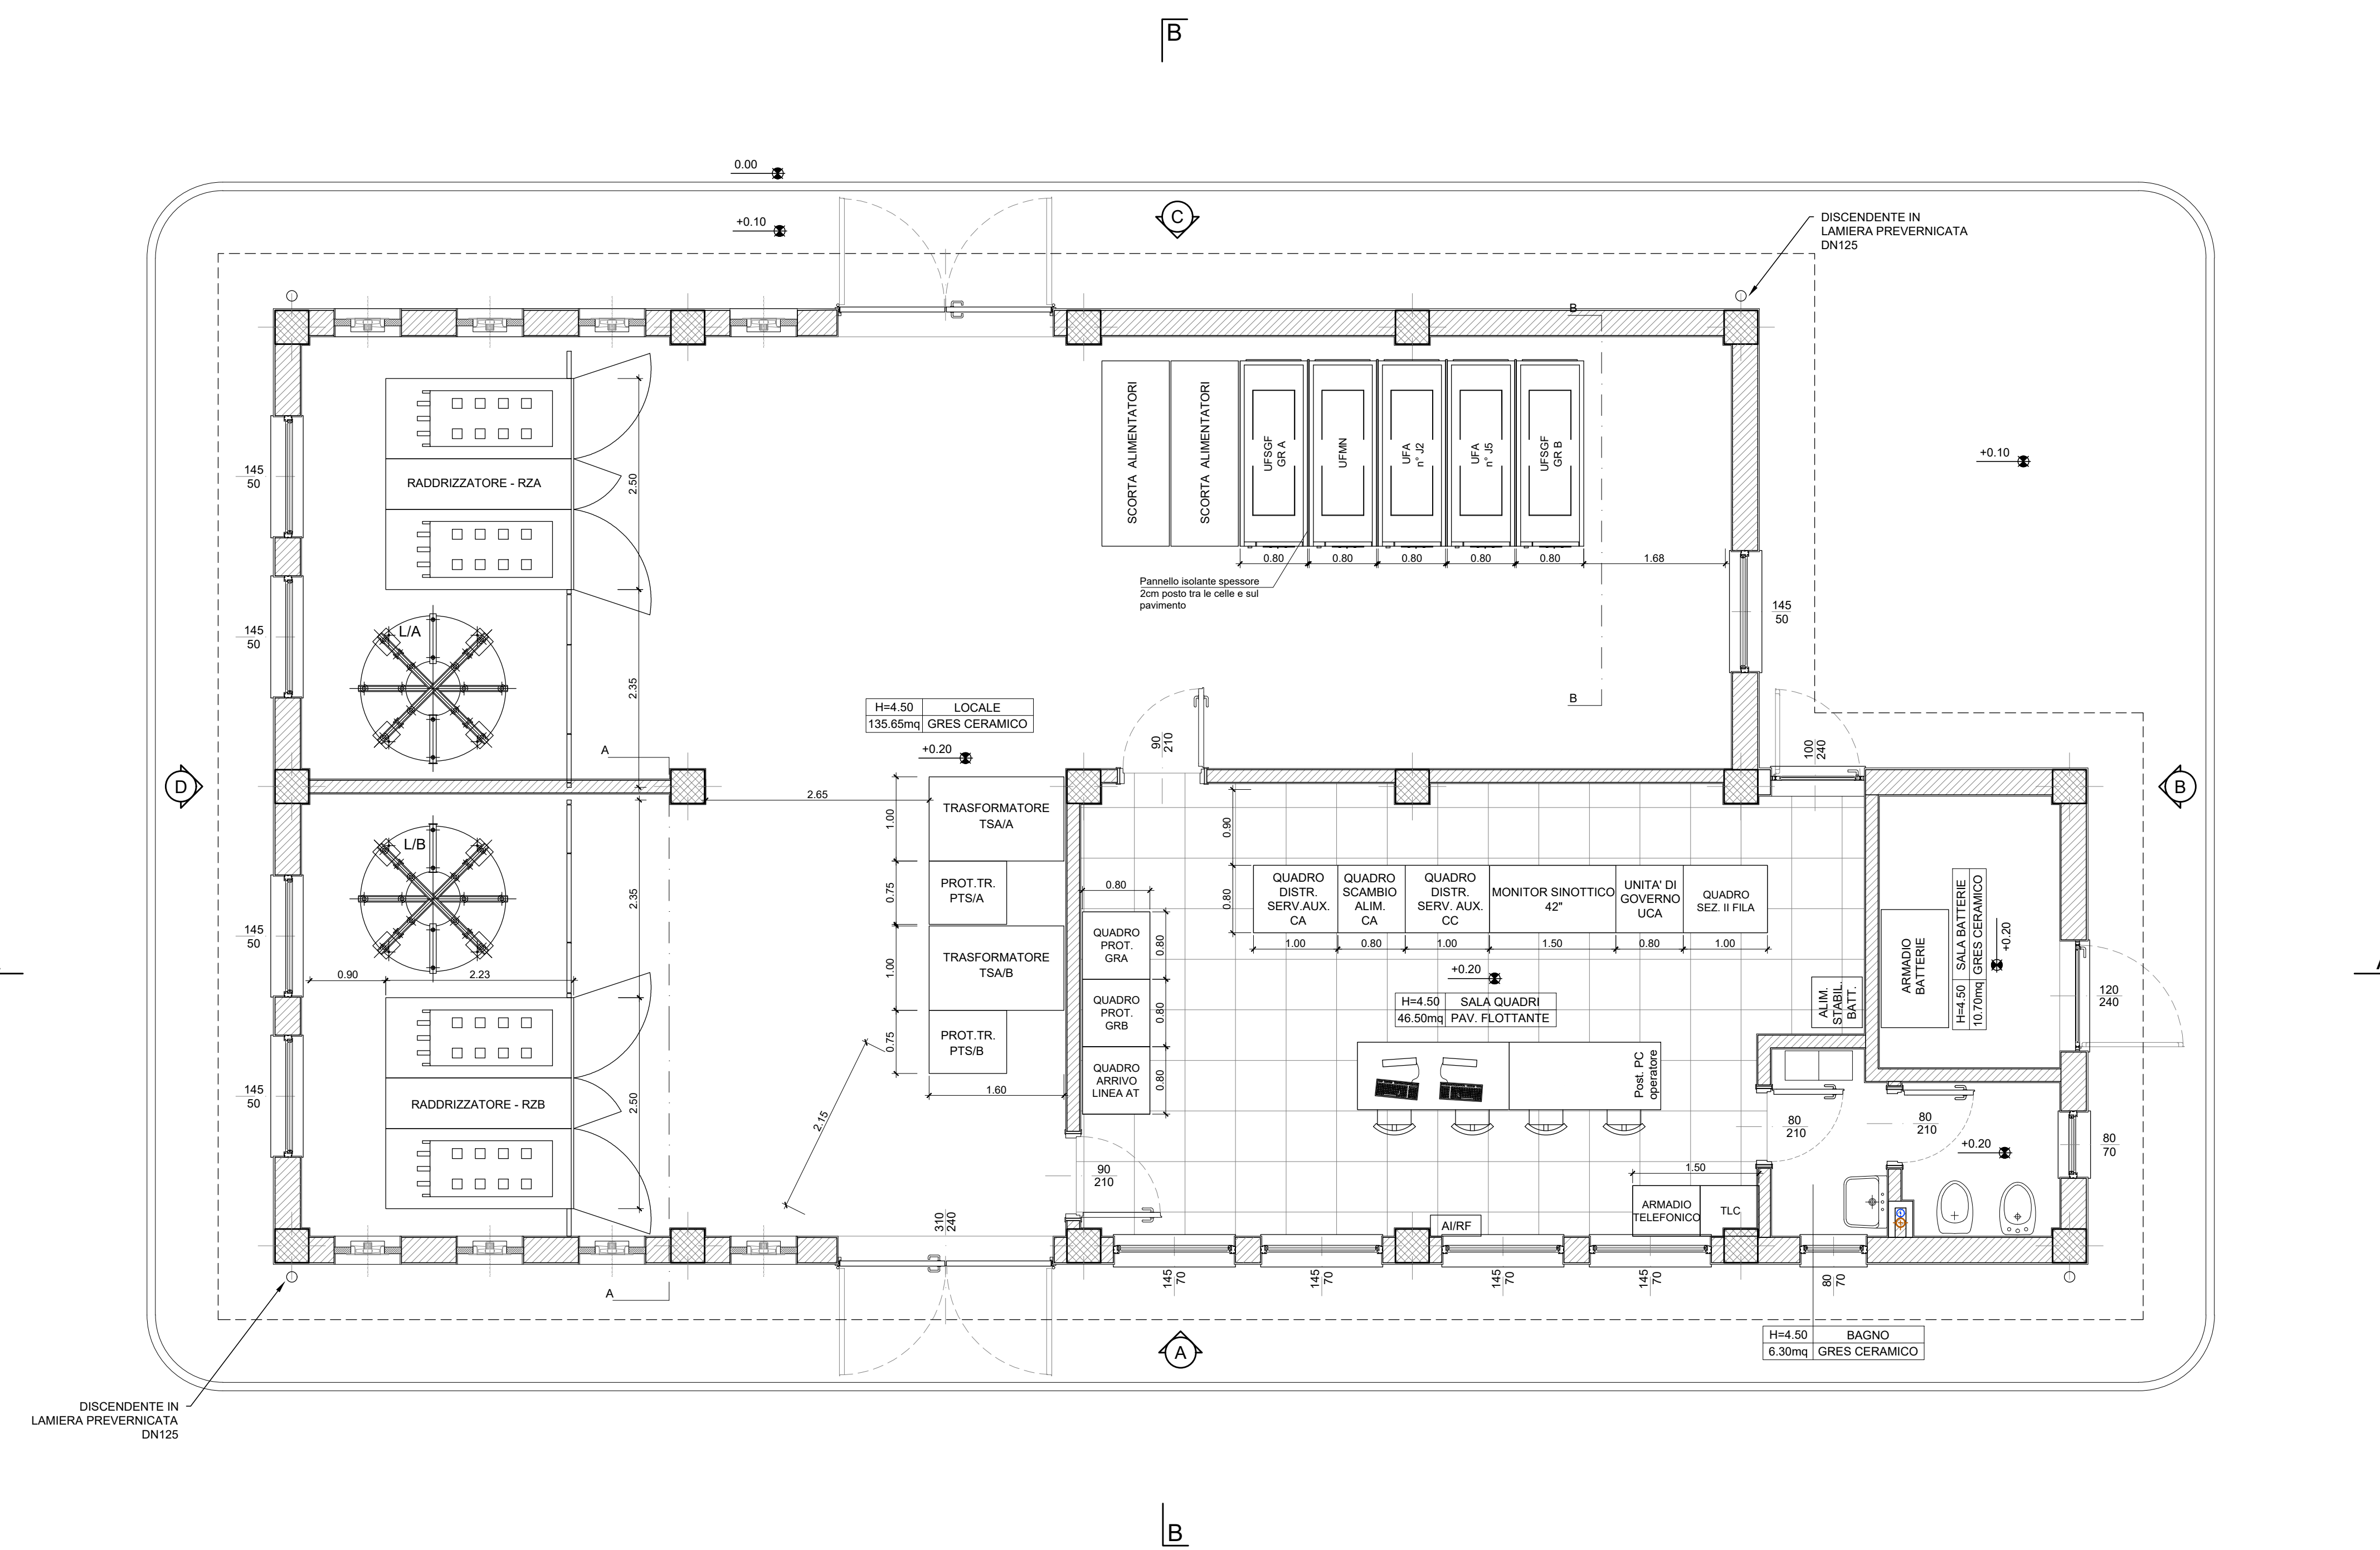

PIANTA DELLA COPERTURA

SCALA 1:50

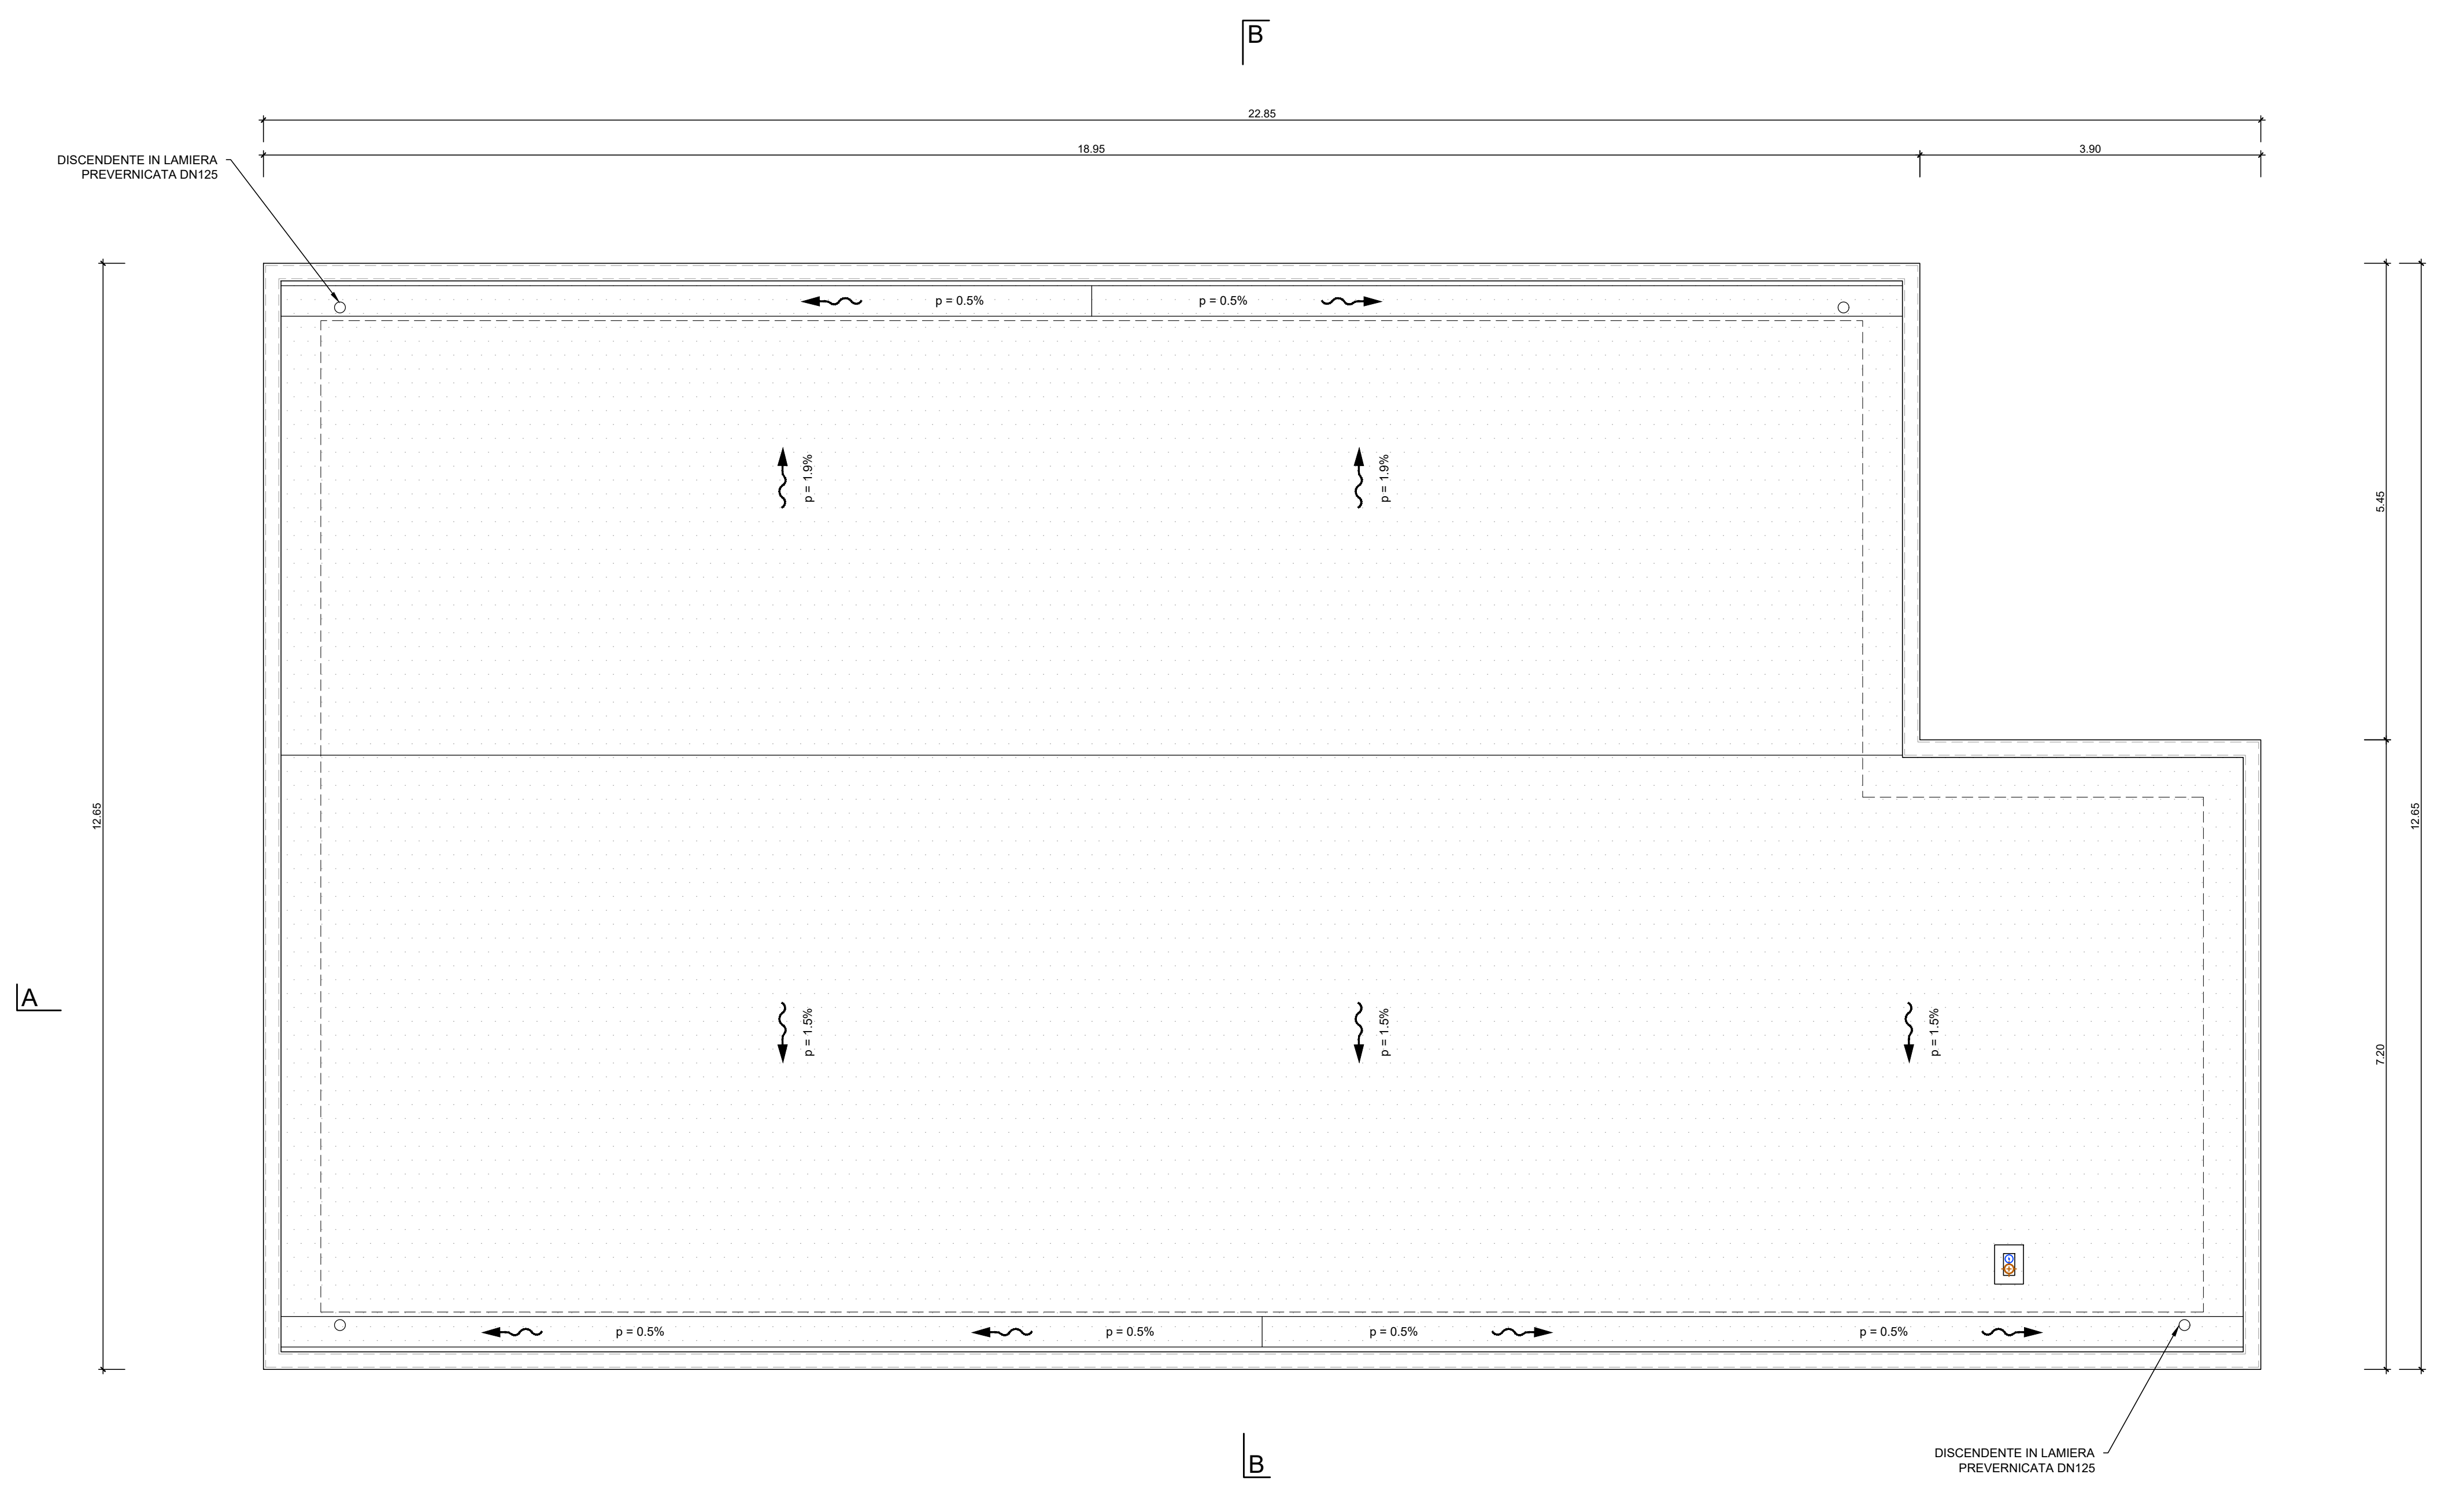

COMMITTENTE: DIREZIONE INVESTIMENTI PROGETTI PALERMO

SOGGETTO TECNICO: DIREZIONE TERRITORIALE PRODUZIONE DI PALERMO S.O. INGEGNERIA

PROGETTAZIONE: SINTAGMA S.r.l. - ITALIANA SISTEMI S.r.l.

PROGETTO DEFINITIVO

ELETTRIFICAZIONE LINEA: PALERMO - TRAPANI (Via Milo)
TRAITTA: CINISI(c) - ALCAMO DIRAMAZIONE(6)

SOTTOSTAZIONE ELETTRICA (SSE) DI PARTINICO
Fabbricato di SSE - Architettonico
Planimetrico

SCALA: 1:50

PROGETTO/ANNO	SOTTOPR.	LIVELLO	NOME DOC.	PROGR. OP.	FASE FUNZ.	NUMERAZ.
S 0 4 8 1 7	S 0 1	P 1 D	T T S S	4 8	0 1	E B 2 0 1

Rev.	Descrizione	Progettista	Data	Verificato	Data	Approvato	Data	Autore	Data
A	Emissione	Ing. Ciarra	M.M. 11						

LINEA: _____ SEDE TECH: _____ NOME DOC.: _____ NUMERAZ.: _____

Verificato e trasmesso: _____ Data: _____

Consolidato: _____ Data: _____

Archiviato: _____ Data: _____

Nome File: \\4817_S01_PD_TSS_48_001_FB201