




SEZIONE A-A  
SCALA 1:50

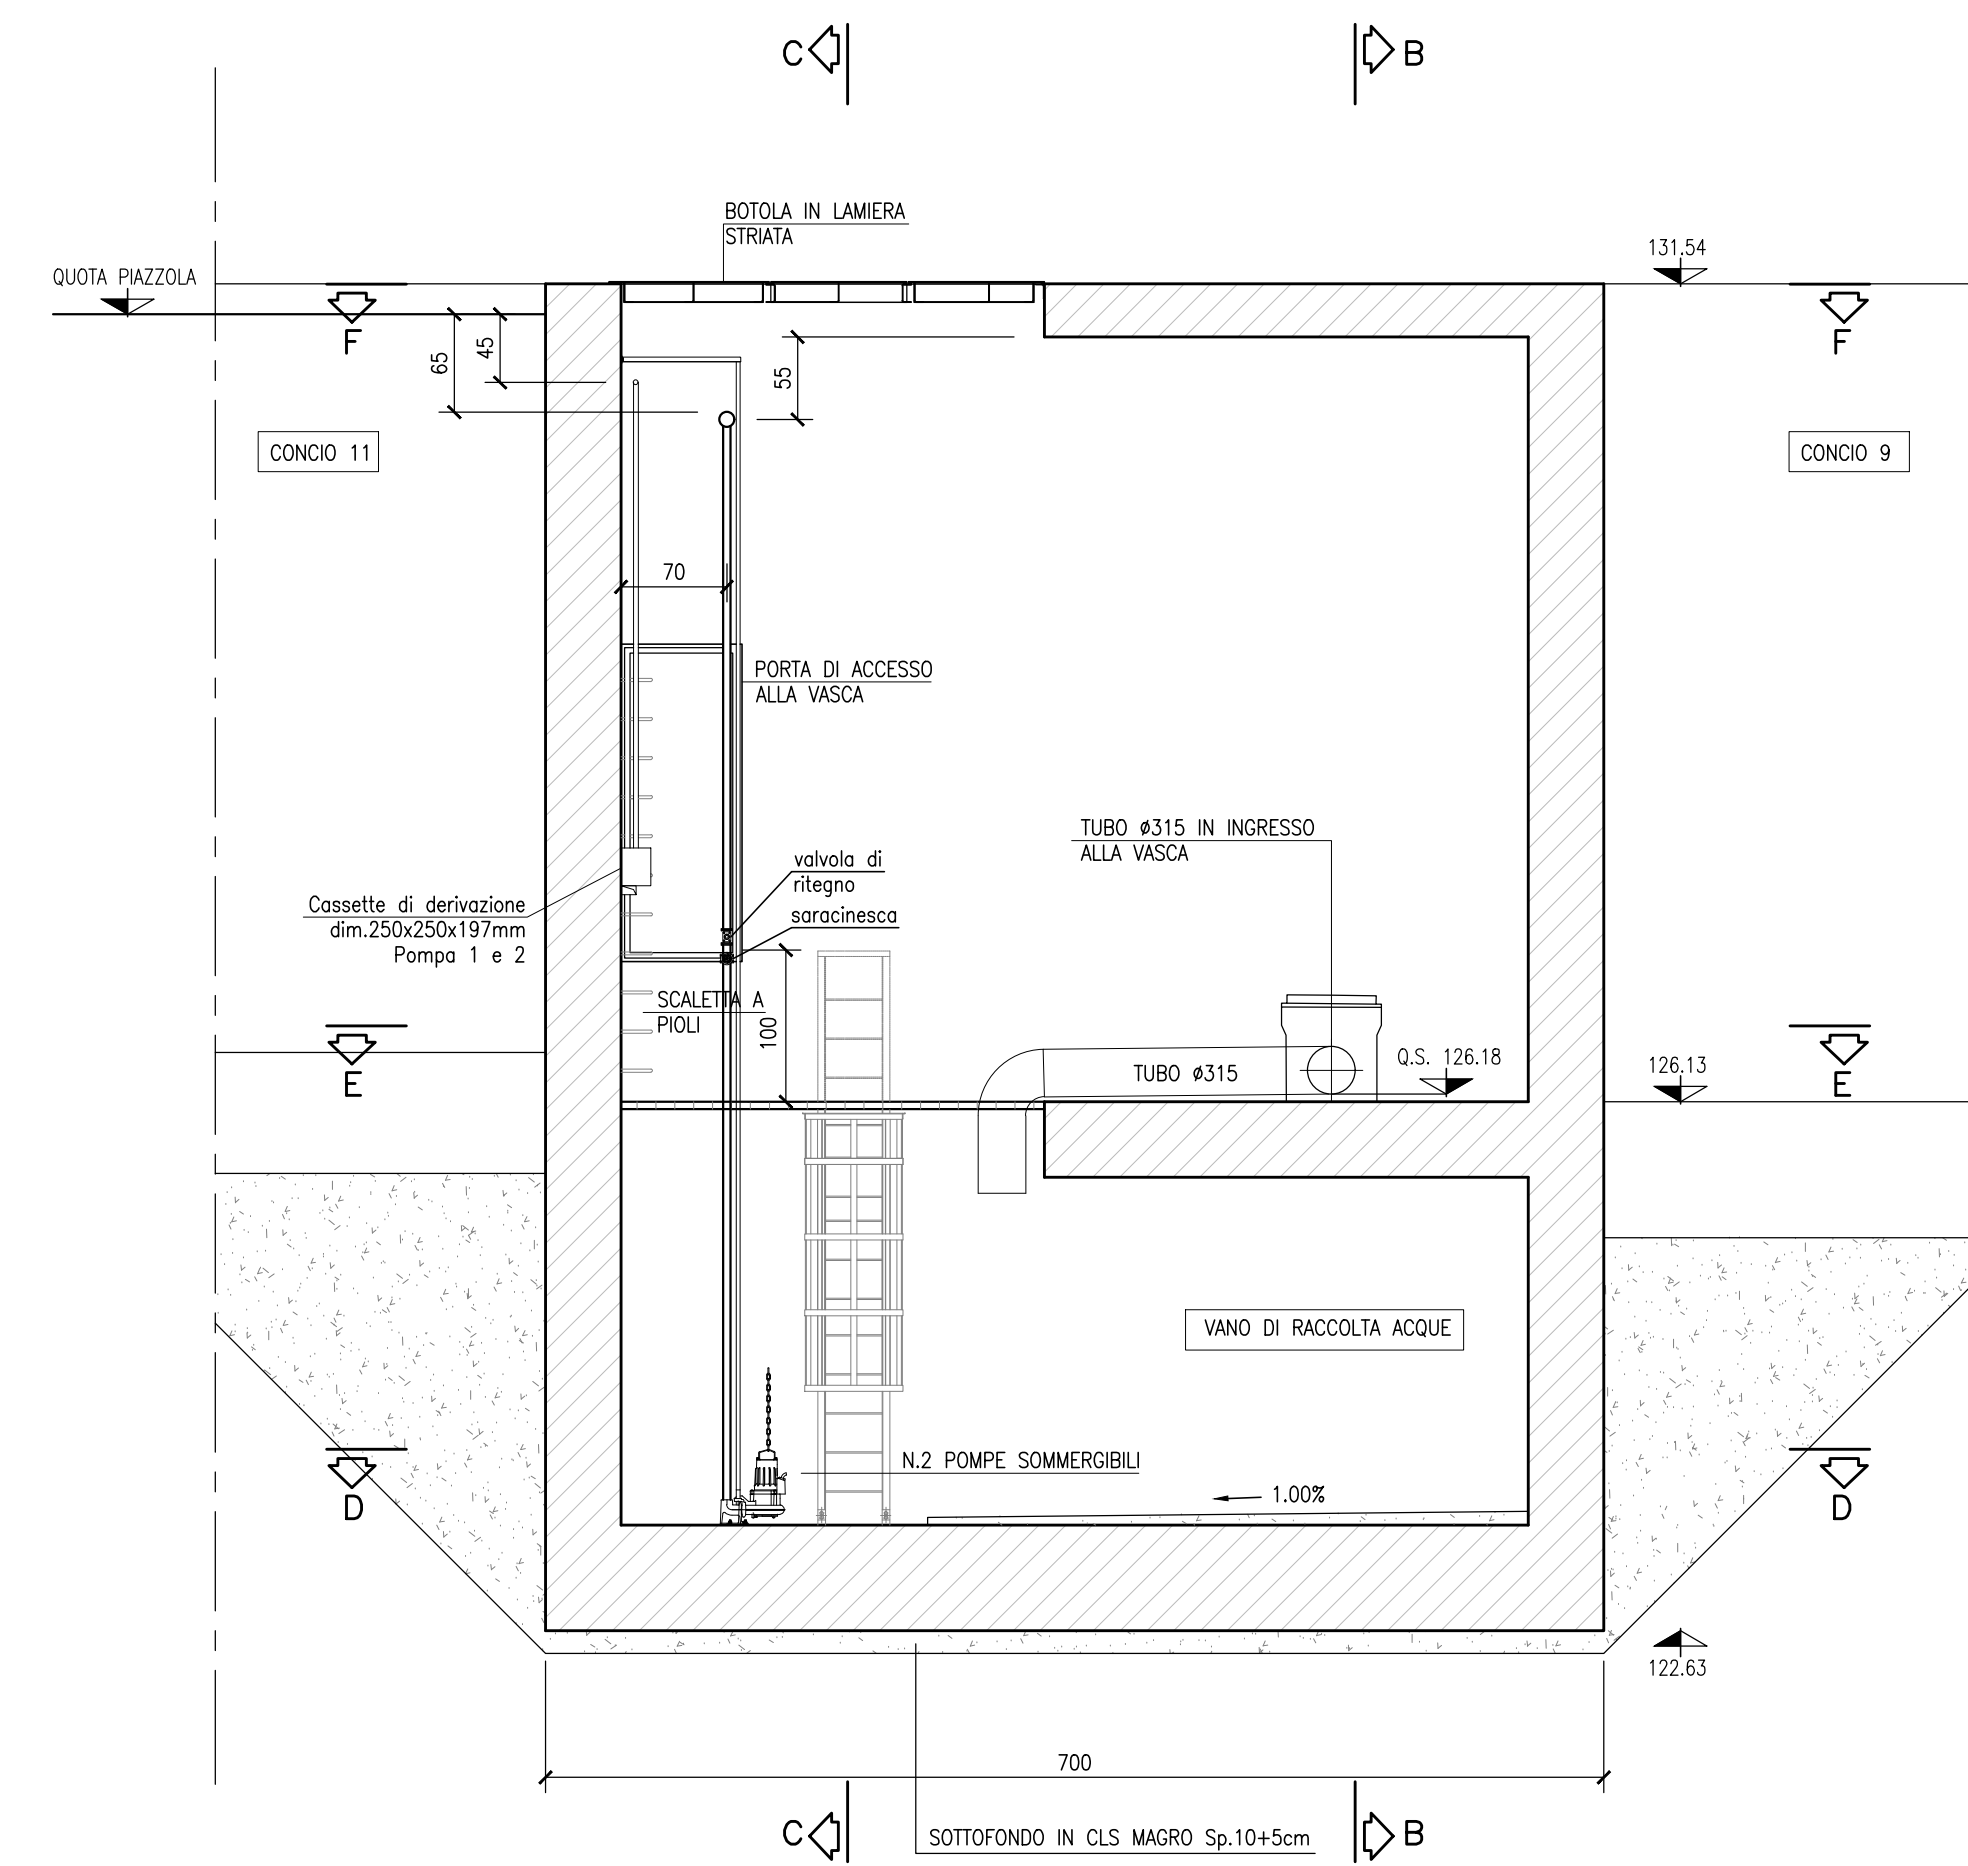


SEZIONE C-C  
SCALA 1:50

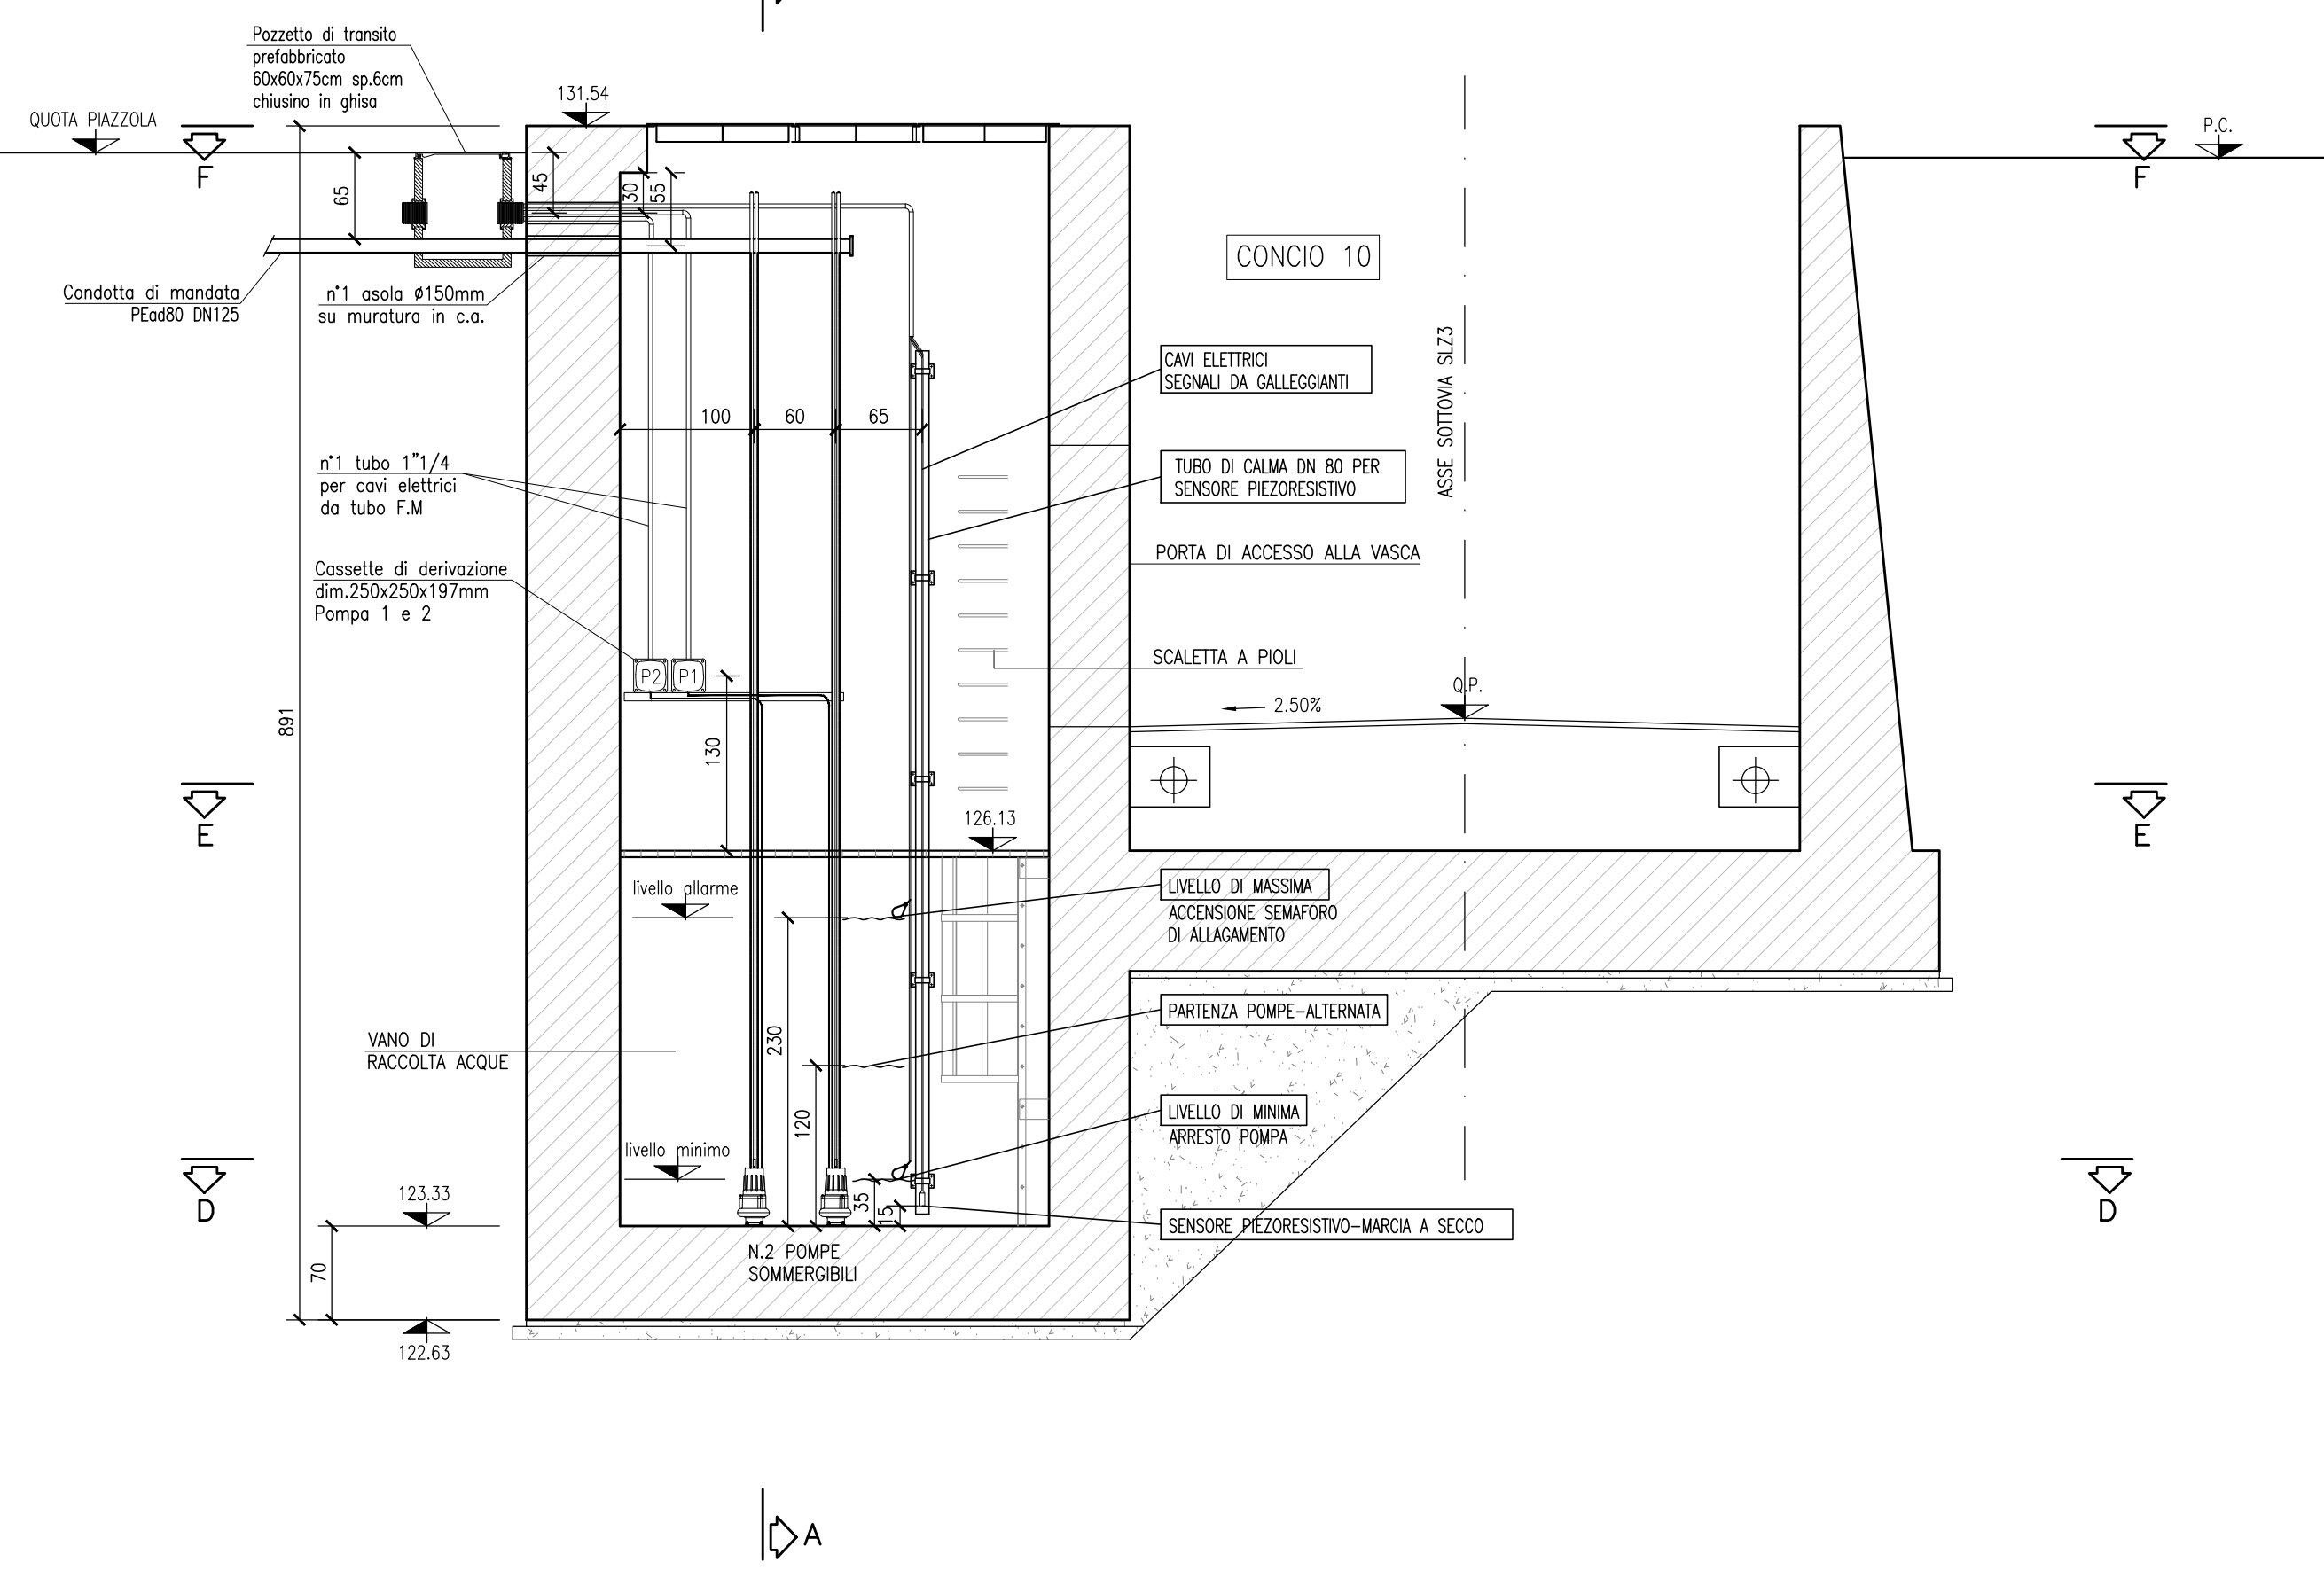


SEZIONE E-E  
SCALA 1:50

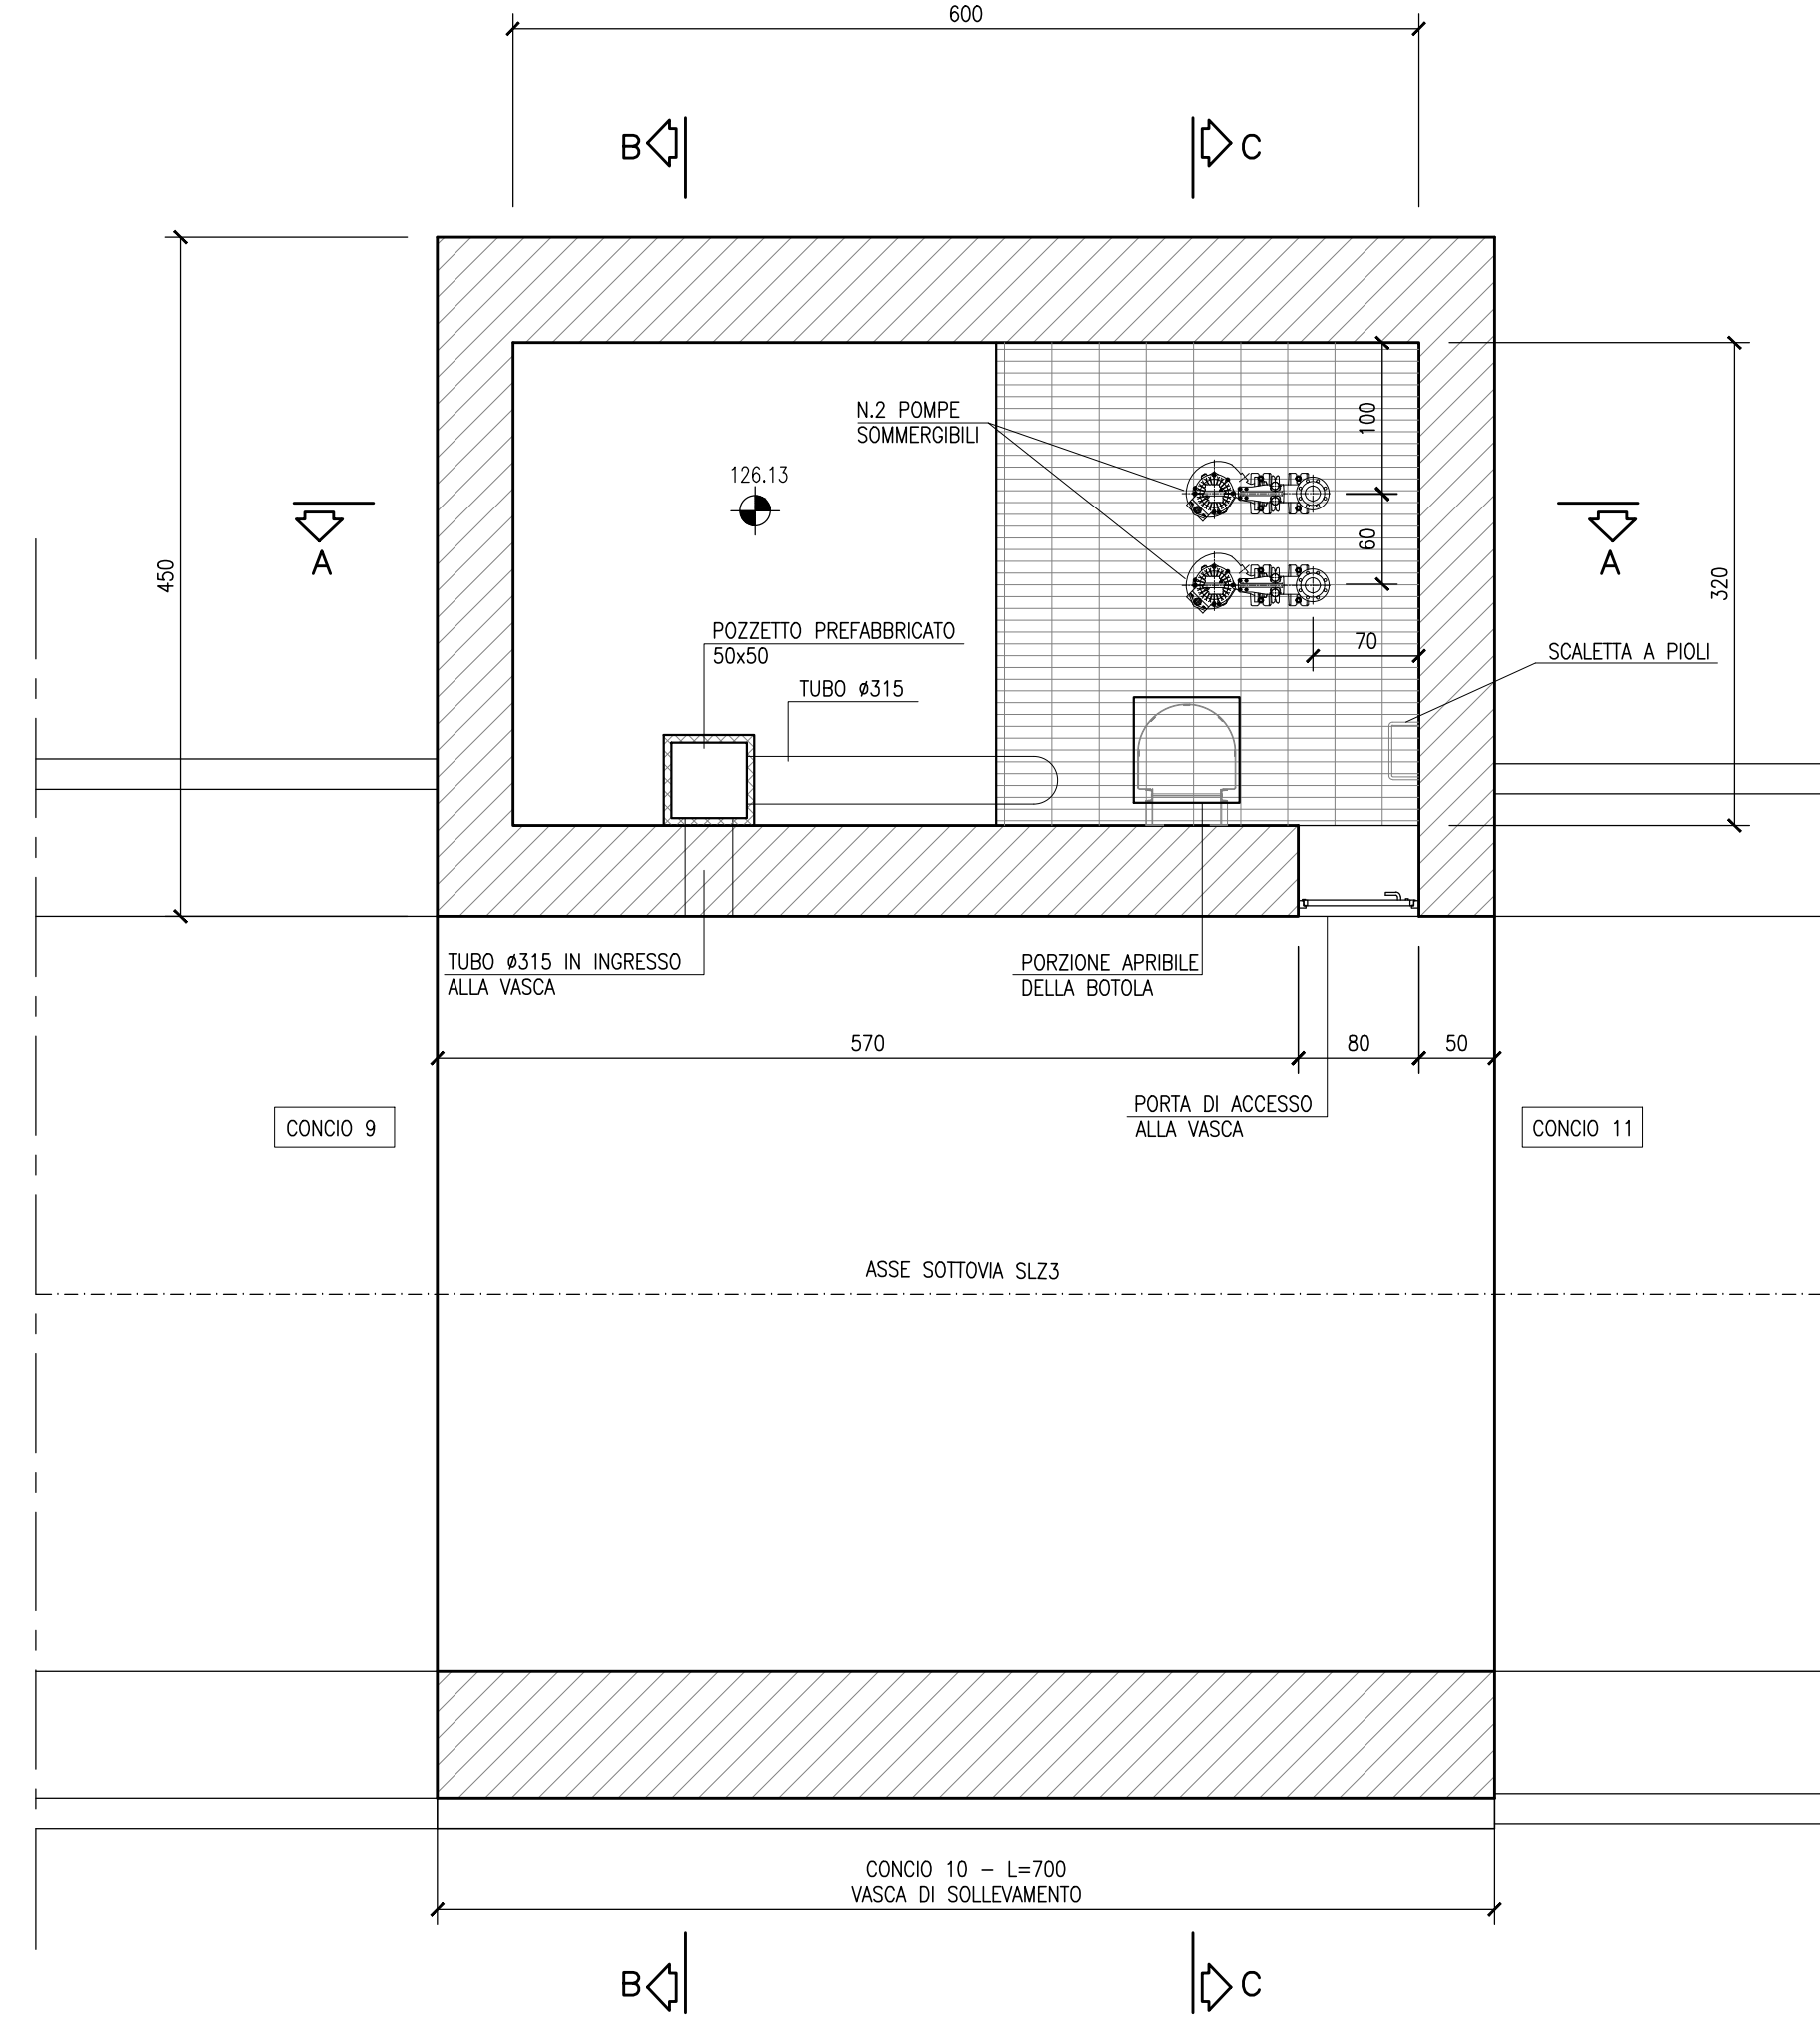

SEZIONE F-F  
SCALA 1:50

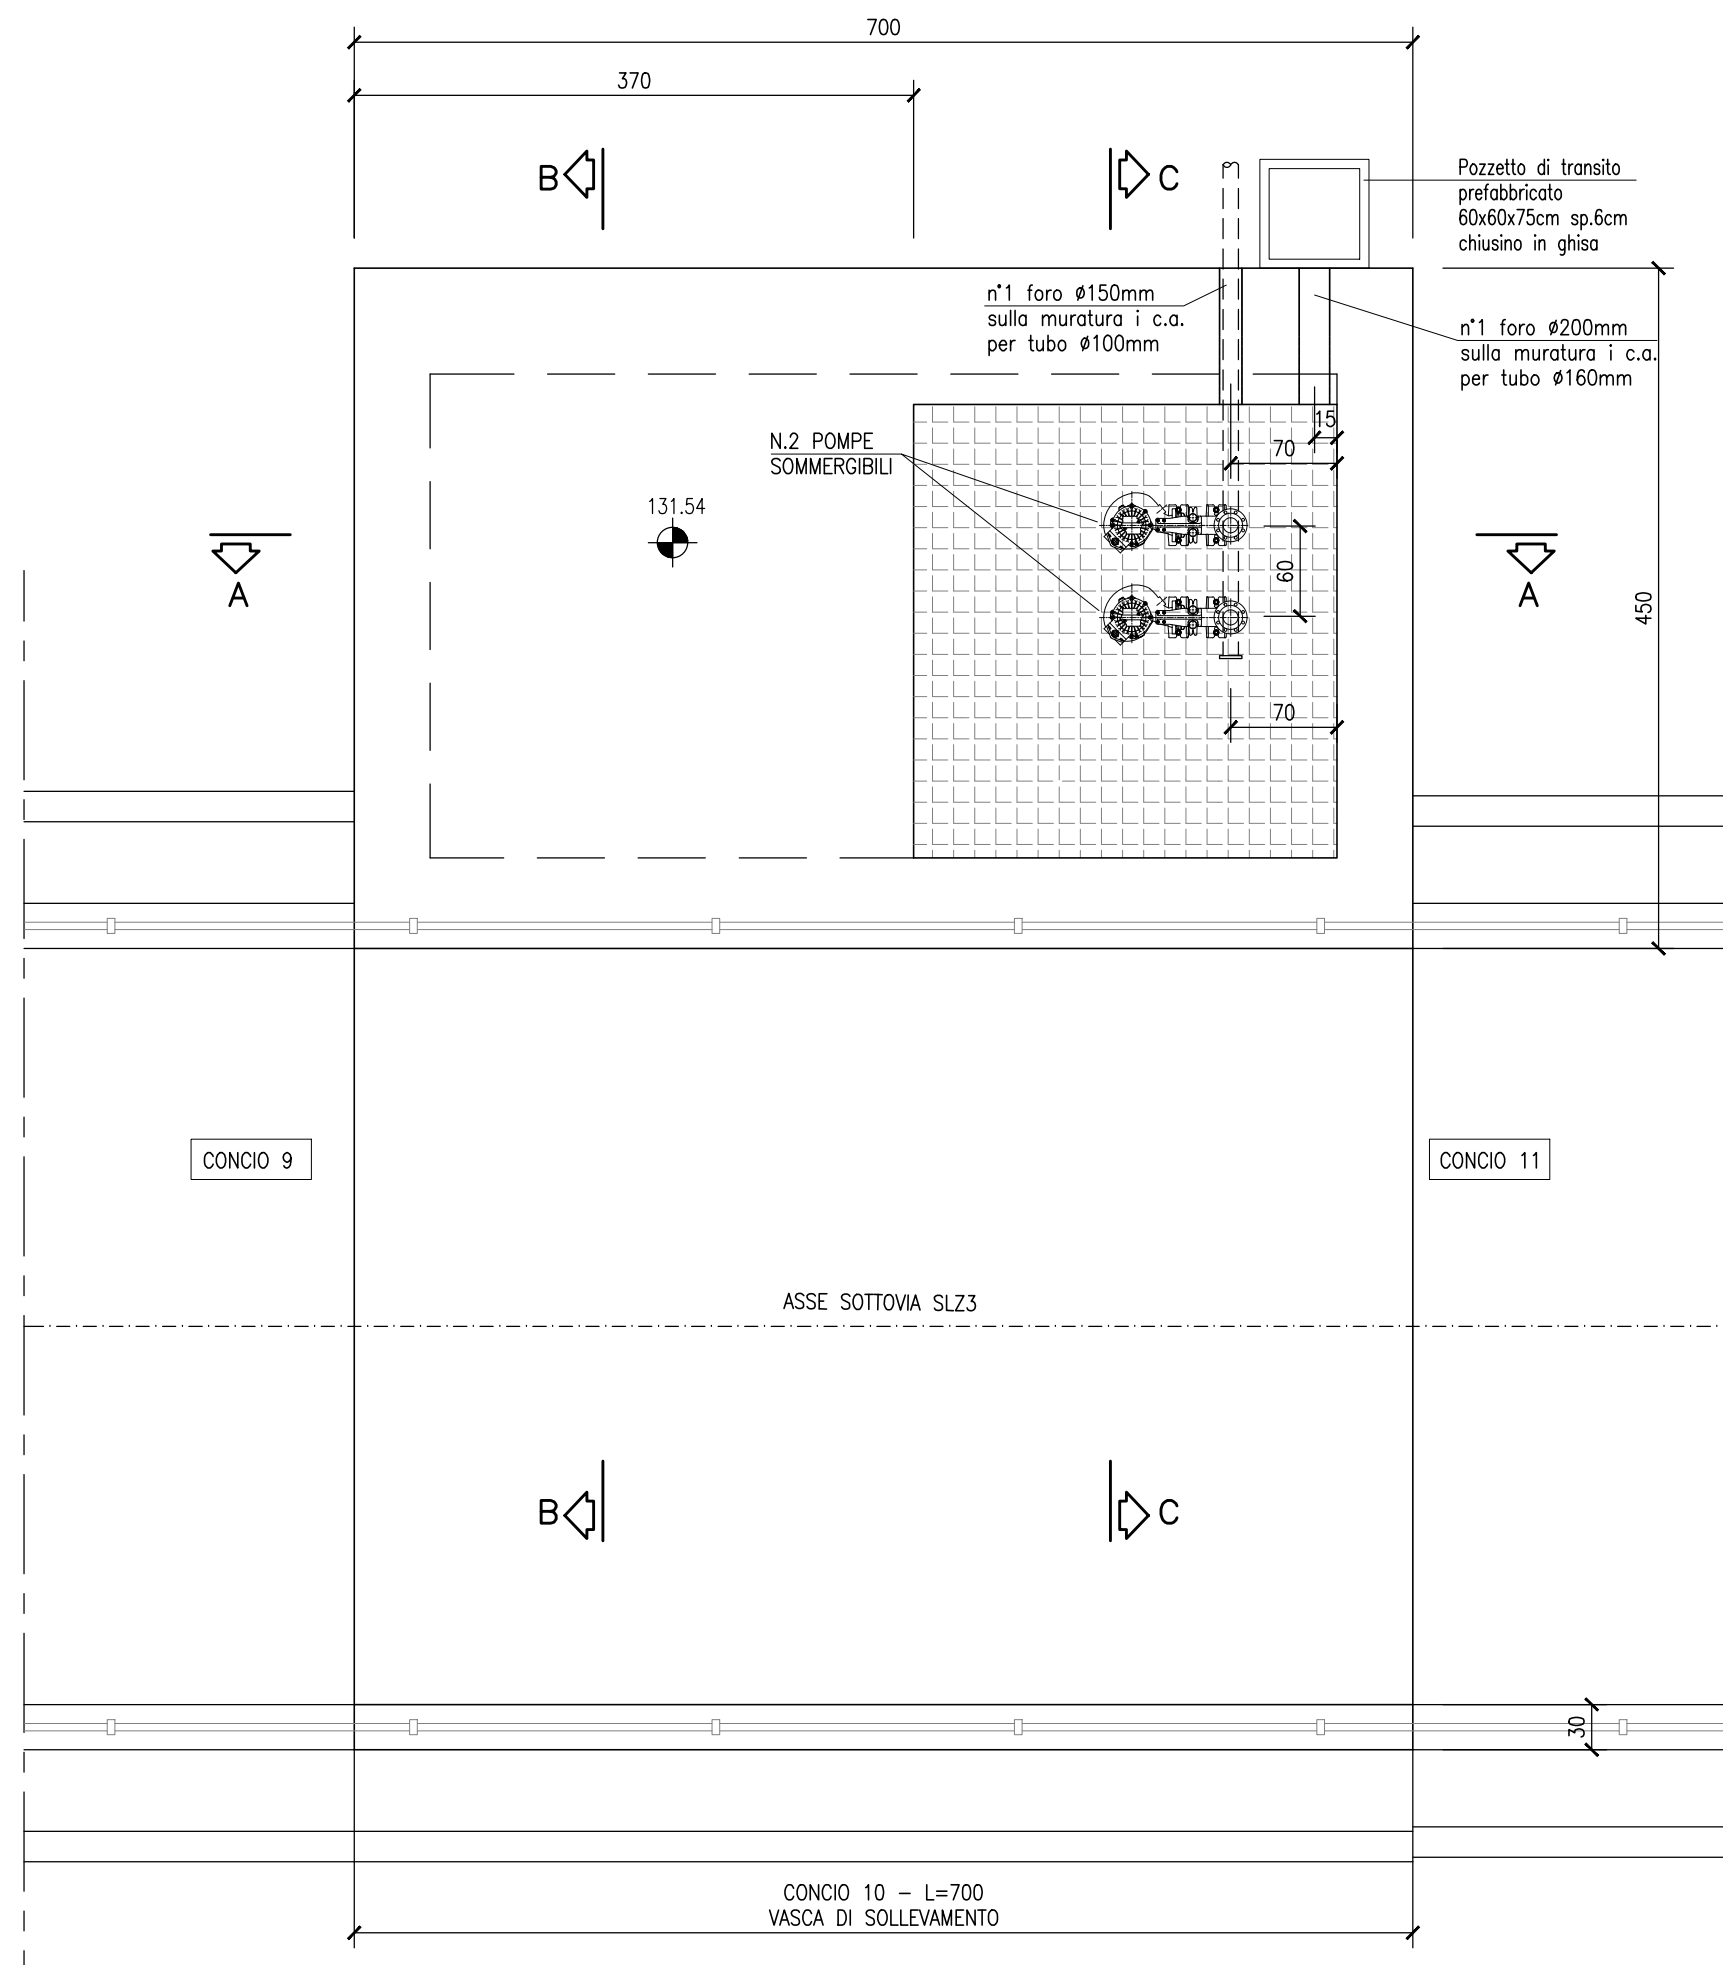

PARTICOLARE RECAPITO VASCA  
SCALA 1:50

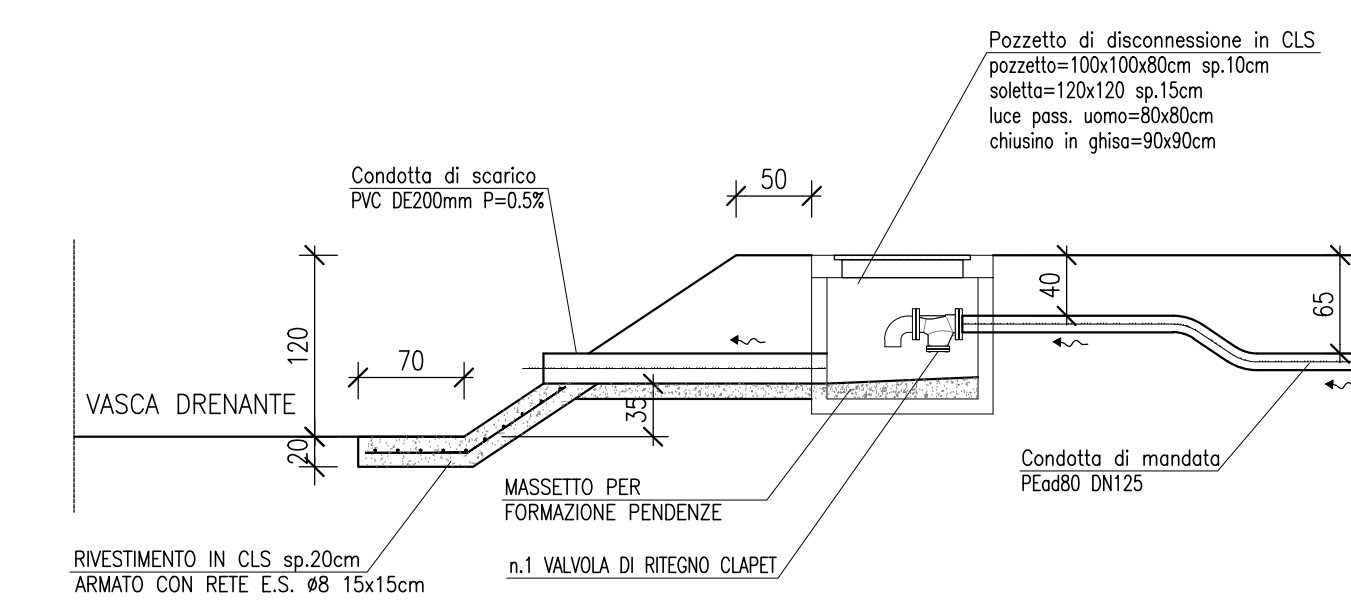

DISEGNI DI RIFERIMENTO

DESCRIZIONE	CODICE
- SLZ3 - RELAZIONE TECNICA GENERALE	INR12EE2B9SLZ300001
- SLZ3 - PLANIMETRIA DI PROGETTO	INR12EE2B9SLZ300002
- SLZ3 - PLANIMETRIA DI TRACCIAMENTO	INR12EE2B9SLZ300003
- SLZ3 - PROFILO LONGITUDINALE	INR12EE2B9SLZ300004
- SLZ3 - PLANIMETRIA DI DRENAGGIO ACQUE DI PIATTAFORMA	INR12EE2B9SLZ300005
- SLZ3 - RELAZIONE IDRAULICA	INR12EE2B9SLZ300006
- SLZ3 - SEZIONI TRASVERSALI - TAV. 1	INR12EE2B9SLZ300007
- SLZ3 - SEZIONI TRASVERSALI - TAV. 2	INR12EE2B9SLZ300008
- SLZ3 - SEZIONI TRASVERSALI - TAV. 3	INR12EE2B9SLZ300009
- SLZ3 - SEZIONI TRASVERSALI - TAV. 4	INR12EE2B9SLZ300010
- SLZ3 - SEZIONI TRASVERSALI - TAV. 5	INR12EE2B9SLZ300011
- SLZ3 - SEZIONI TRASVERSALI - TAV. 6	INR12EE2B9SLZ300012
- SLZ3 - SEZIONI TRASVERSALI - TAV. 7	INR12EE2B9SLZ300013
- SLZ3 - SEZIONI TRASVERSALI - TAV. 8	INR12EE2B9SLZ300014
- SLZ3 - SEZIONI TRASVERSALI - TAV. 9	INR12EE2B9SLZ300015
- SLZ3 - CARPENTERIA - PIANTE TRACCIAMENTO	INR12EE2B9SLZ300016
- SLZ3 - CARPENTERIA - SEZIONI LONGITUDINALI SUI CIGLI	INR12EE2B9SLZ300017
- SLZ3 - CARPENTERIA - PIANTE E SEZIONI LONGITUDINALI IN ASSE - TAV. 1	INR12EE2B9SLZ300018
- SLZ3 - CARPENTERIA - PIANTE E SEZIONI LONGITUDINALI IN ASSE - TAV. 2	INR12EE2B9SLZ300019
- SLZ3 - CARPENTERIA - PIANTE E SEZIONI LONGITUDINALI IN ASSE - TAV. 3	INR12EE2B9SLZ300020
- SLZ3 - CARPENTERIA - SEZIONI TRASVERSALI - TAV.1	INR12EE2B9SLZ300021
- SLZ3 - CARPENTERIA - SEZIONI TRASVERSALI - TAV.2	INR12EE2B9SLZ300022
- SLZ3 - CARPENTERIA - SEZIONI TRASVERSALI - TAV.3	INR12EE2B9SLZ300023
- SLZ3 - CARPENTERIA - VASCA DI SOLLEVAMENTO ACQUE	INR12EE2B9SLZ300024
- SLZ3 - CARPENTERIA - PARTICOLARE GIUNTI	INR12EE2B9SLZ300025
- SLZ3 - CARPENTERIA - PIANTE MONTANTI PARAPETTI E BARRIERE ANTIRUMORE SOTTOVIA	INR12EE2B9SLZ300026
- SLZ3 - PARTICOLARI COSTRUTTIVI BASTOLE DI CHIUSURA	INR12EE2B9SLZ300027
- SLZ3 - PIANTE PUNTI LUCE, CAVIOTTI E IMPIANTO SEMAFORICO	INR12EE2B9SLZ300028
- SLZ3 - PIANTE PIAZZOLA INVIANTI	INR12EE2B9SLZ300029
- SLZ3 - RELAZIONE DIMENSIONAMENTO ILLUMINOTECNICO	INR12EE2B9SLZ300030
- SLZ3 - RELAZIONE DIMENSIONAMENTO DELLE LINEE E DELLE APPARECCHIATURE ELETTRICHE	INR12EE2B9SLZ300031
- SLZ3 - SCHEMA UNIFILARE QUADRO GENERALE UTENZE	INR12EE2B9SLZ300032
- SLZ3 - SCHEMA UNIFILARE QUADRO COMANDO GRUPPO POMPE	INR12EE2B9SLZ300033
- SLZ3 - SCHEMA UNIFILARE QUADRO ILLUMINAZIONE	INR12EE2B9SLZ300034

NOTE GENERALI

LEGENDA

- VALVOLA DI RETENO A SFERA, CORPO IN GHISA, STERA IN ALLUMINIO PASTIGLIA IN GOMMA E GUARNIZIONE IN GOMMA NATURALE. SPORTELLO D'ISPEZIONE PER INTERVENTI E MANUTENZIONE.
- SARACINESCA CON CORPO, CILINDRO, CARTELLI, PREMISTOPPA E VOLANTINO IN GHISA, ANELLO DI TENUTA E NEL CORPO INTERNO IN BRONZO.
- SENSORE DI LIVELLO PIEZORESISTIVO A PRESSIONE IDROSTATICA
- CENTRALINA DI MONITORAGGIO E PROTEZIONE POMPE ALL'INTERNO DEL QUADRO POMPE IMPOSTAZIONE DELLE SOGLIE DI LIVELLO ALLARME E ARRESTO DELLE POMPE.
- POMPA SOMMERGIBILE PER SOLLEVAMENTO ACQUE DA SOTTOPASSO. Q=1.75 (V) H=9.80m PotNom=1.20 kW, Isolazione P
- TUBAZIONE DI MANDATA INTERNO VASCA - Pex
- SCALTELLA DI DERIVAZIONE POMPE 1-2 CON CARMINA ELETTRICA PER PASSAGGIO CAVI DA SENSORE DI LIVELLO E GALLIGIANI.
- REGOLATORE DI LIVELLO A TRIPLA CAMERA STAGNA IN POLIPROPILENE. FUNZIONAMENTO DI EMERGENZA LIVELLO DI MIN-MAX NEL CASO DI GUASTO DEL SENSORE PIEZORESISTIVO.

COMMITTENTE:  
 **RFI**  
RETE FERROVIARIA ITALIANA  
GRUPPO FERROVIE DELLO STATO

ALTA SORVEGLIANZA:  
 **ITAFERR**  
GRUPPO FERROVIE DELLO STATO

GENERAL CONTRACTOR:  
 **Cepav due**  
Consorzio ENI per l'Alta Velocità

INFRASTRUTTURE FERROVIARIE STRATEGICHE DEFINITE DALLA LEGGE OBIETTIVO N. 443/01  
LINEA A.V. I.A.C. TORINO - VENEZIA Tratta MILANO - VERONA  
Lotto funzionale Brescia-Verona  
PROGETTO ESECUTIVO  
SLZ3 - SOTTOPASSO PODERALE PK 110+046,622  
PARTICOLARI IMPIANTO DI SOLLEVAMENTO ACQUE

GENERAL CONTRACTOR: **Cepav due**  
DIRETTORE LAVORI: \_\_\_\_\_  
SCALA: **1:50**

COMMESSA	LOTTO	FASE	ENTE	TIPO DOC.	OPERA/DISCIPLINA	PROGR.	REV.
INOR	12	E	E2	BB	SLZ3C9	001	A

PROGETTAZIONE

Rev.	Descrizione	Autore	Data	Verifica	Data	Progetto	Data
A	EMISSIONE	Stefano	11/10/19	Avello	11/10/19	Libera	11/10/19
B							
C							