


- LEGENDA**
- █ Galleria di sfollamento
 - █ By pass pedonale / fumi
 - █ By pass per raccolta liquidi Pericolosi
 - █ Realizzato
 - █ Nuova Realizzazione
 - Sezione Variante
 - Viabilità esistente SP51
- LEGENDA LOCALI TECNICI**
- ① Pozzo di Ventilazione + Camerone
 - ② Camerone Tecnologico
 - ③ Centrale Mandata Aria
 - ④ Cabina MT/BT
 - ⑤ Centrali Antincendio
 - ⑥ Cabina TE

STRALCIO PLANIMETRICO P.F. AREA DI SICUREZZA VALLEMME
SCHEMA FUNZIONALE LOCLI E PERCORSI - scala 1:300

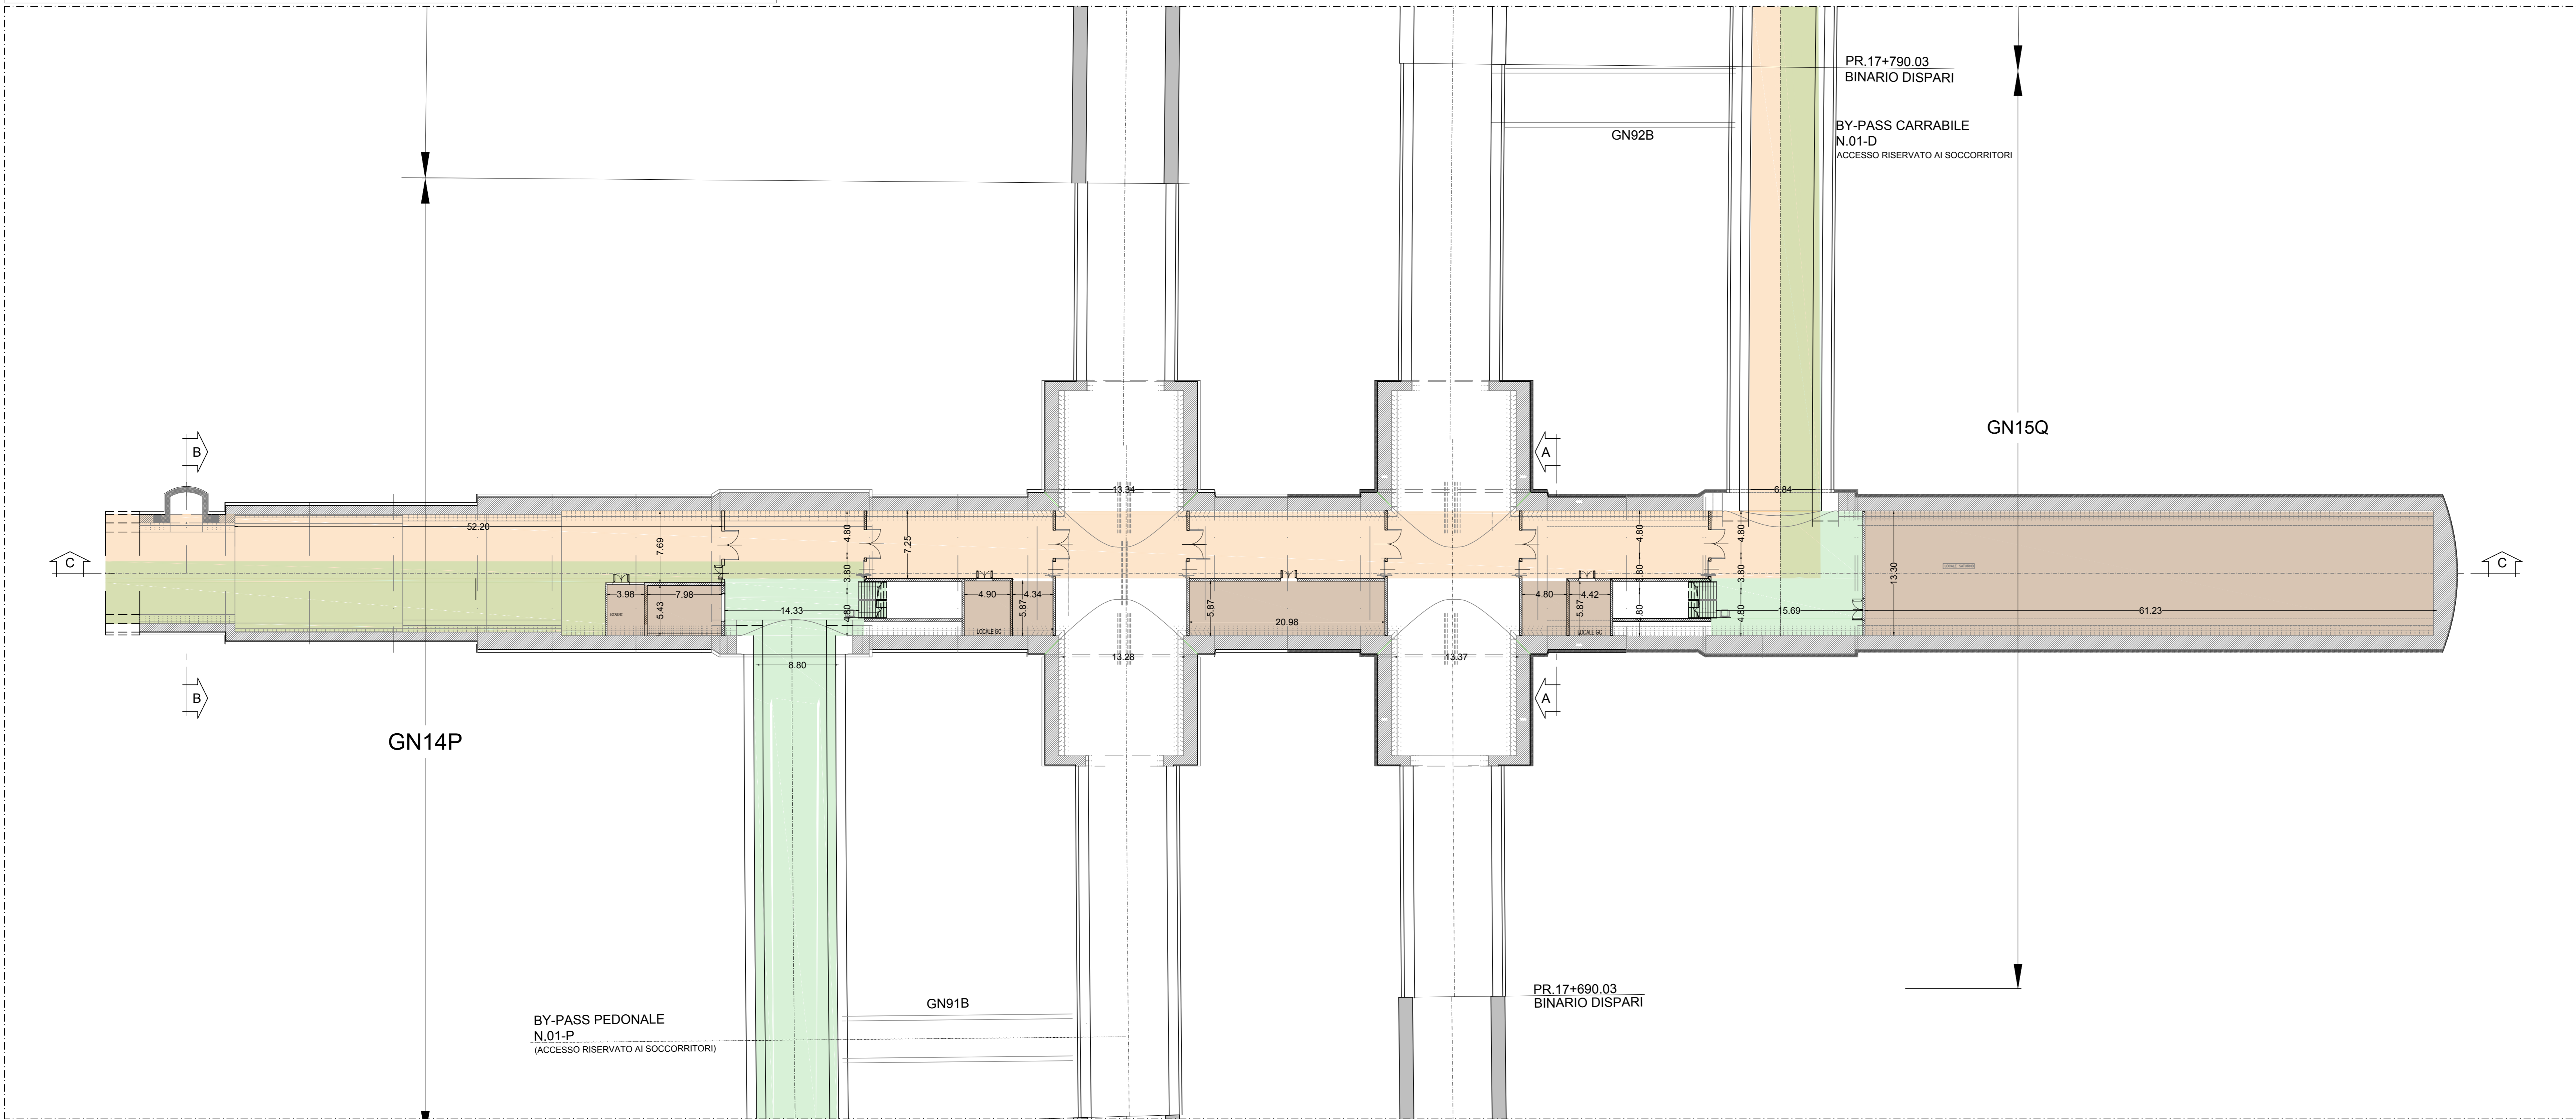

- LEGENDA COLORI DESTINAZIONE FUNZIONALE LOCALI**
- SPAZI DESTINATI AI MEZZI DI SOCCORSO (118-VVF)
 - SPAZI DESTINATI ALL'ESODO DEGLI UTENTI
 - SPAZI DESTINATI ALL'ESTRAZIONE FUMI
 - SPAZI DESTINATI ALL'IMMISSIONE ARIA FRESCA
 - SPAZI DESTINATI A LOCALI TECNICI SATURNO
 - SPAZI DESTINATI ALLA CENTRALE ANTINCENDIO

NOTA GENERALE
Per ulteriori dettagli circa le distanze, interdistanze e dimensioni dei locali si faccia riferimento al "Layout funzionale" e ai layout specifici dedicati ai locali tecnici.

COMMITTENTE:
RFI
RETE FERROVIARIA ITALIANA
GRUPPO FERROVIE DELLO STATO ITALIANE

ALTA SORVEGLIANZA:
ITALFERR
GRUPPO FERROVIE DELLO STATO ITALIANE

GENERAL CONTRACTOR:
COCI
Consorzio Costruzioni Italiane

INFRASTRUTTURE FERROVIARIE STRATEGICHE DEFINITE DALLA LEGGE OBIETTIVO N.443/01
TRATTA A.V./A.C. TERZO VALICO DEI GIOVI
PROGETTO DEFINITIVO
VAR0008 - Specifiche tecniche interoperabilità
OC00 - Opere civili

Area Vallemme
Schema Funzionale

GENERAL CONTRACTOR: **CoCiv** (Ing. M. Mezzio) DIRETTORE LAVORI: SCALA:

COMMESSA	LOTTO	FASE	ENTE	TIPO DOC.	OPERADISCIPLINA	PROGR.	REV.
A301	0X	D	CV	DZ	OC0000	005	A

PROGETTAZIONE

Rev.	Descrizione emissione	Redatto	Data	Verificato	Data	Progettista	Data	IL PROGETTISTA
AD0	Prima emissione	[Signature]	27/07/2020	COCI	27/07/2020	A. Mancarella	27/07/2020	[Signature]

Nome File: J:\01-00-COCV\02-OC00-00-005-A00
CUP: F51H0000000000