




SEZIONE TRASVERSALE
Scala 1:50

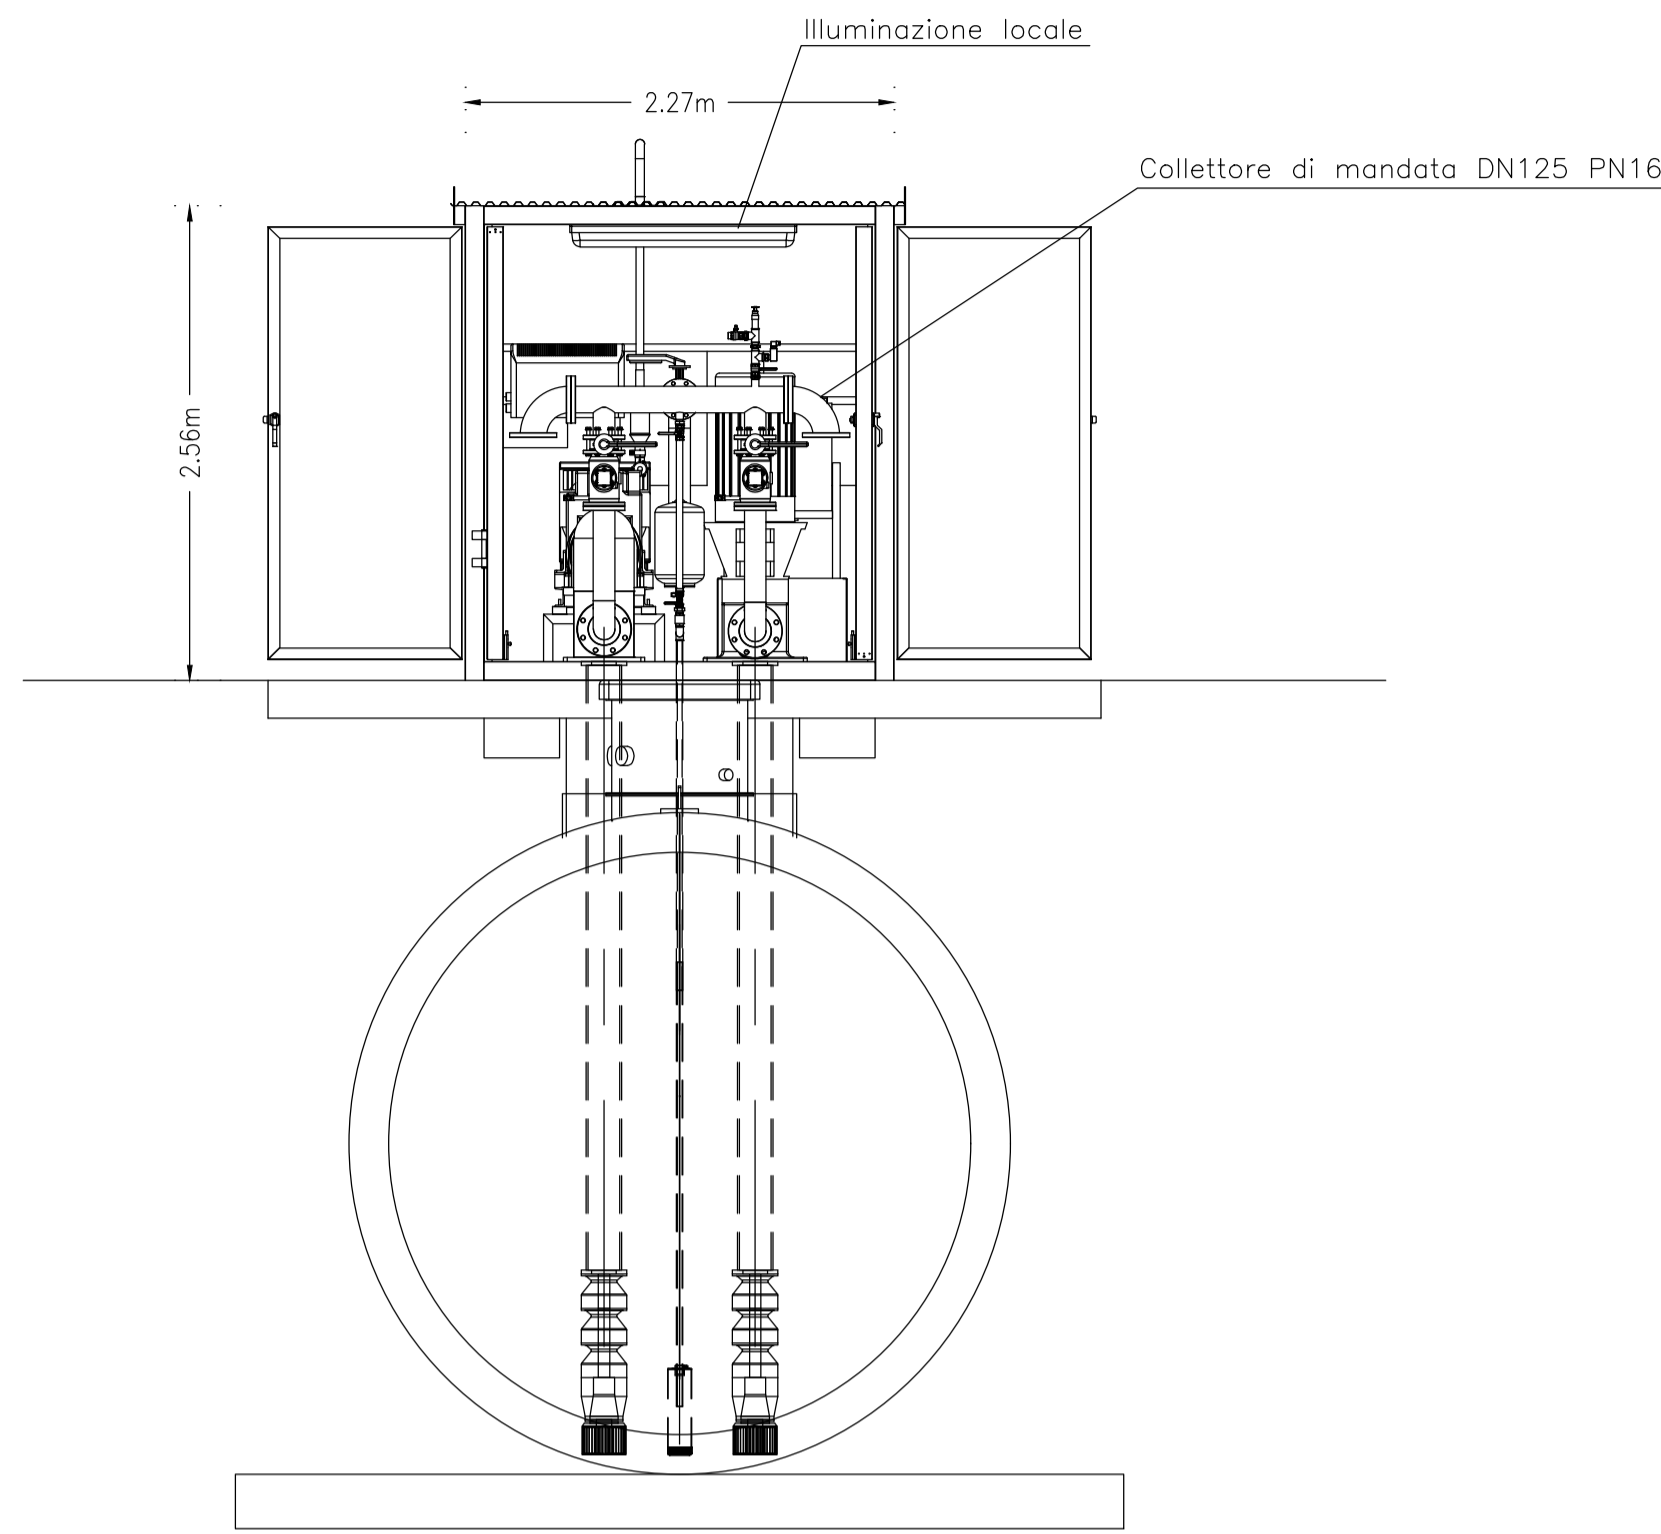


SEZIONE LONGITUDINALE
Scala 1:50

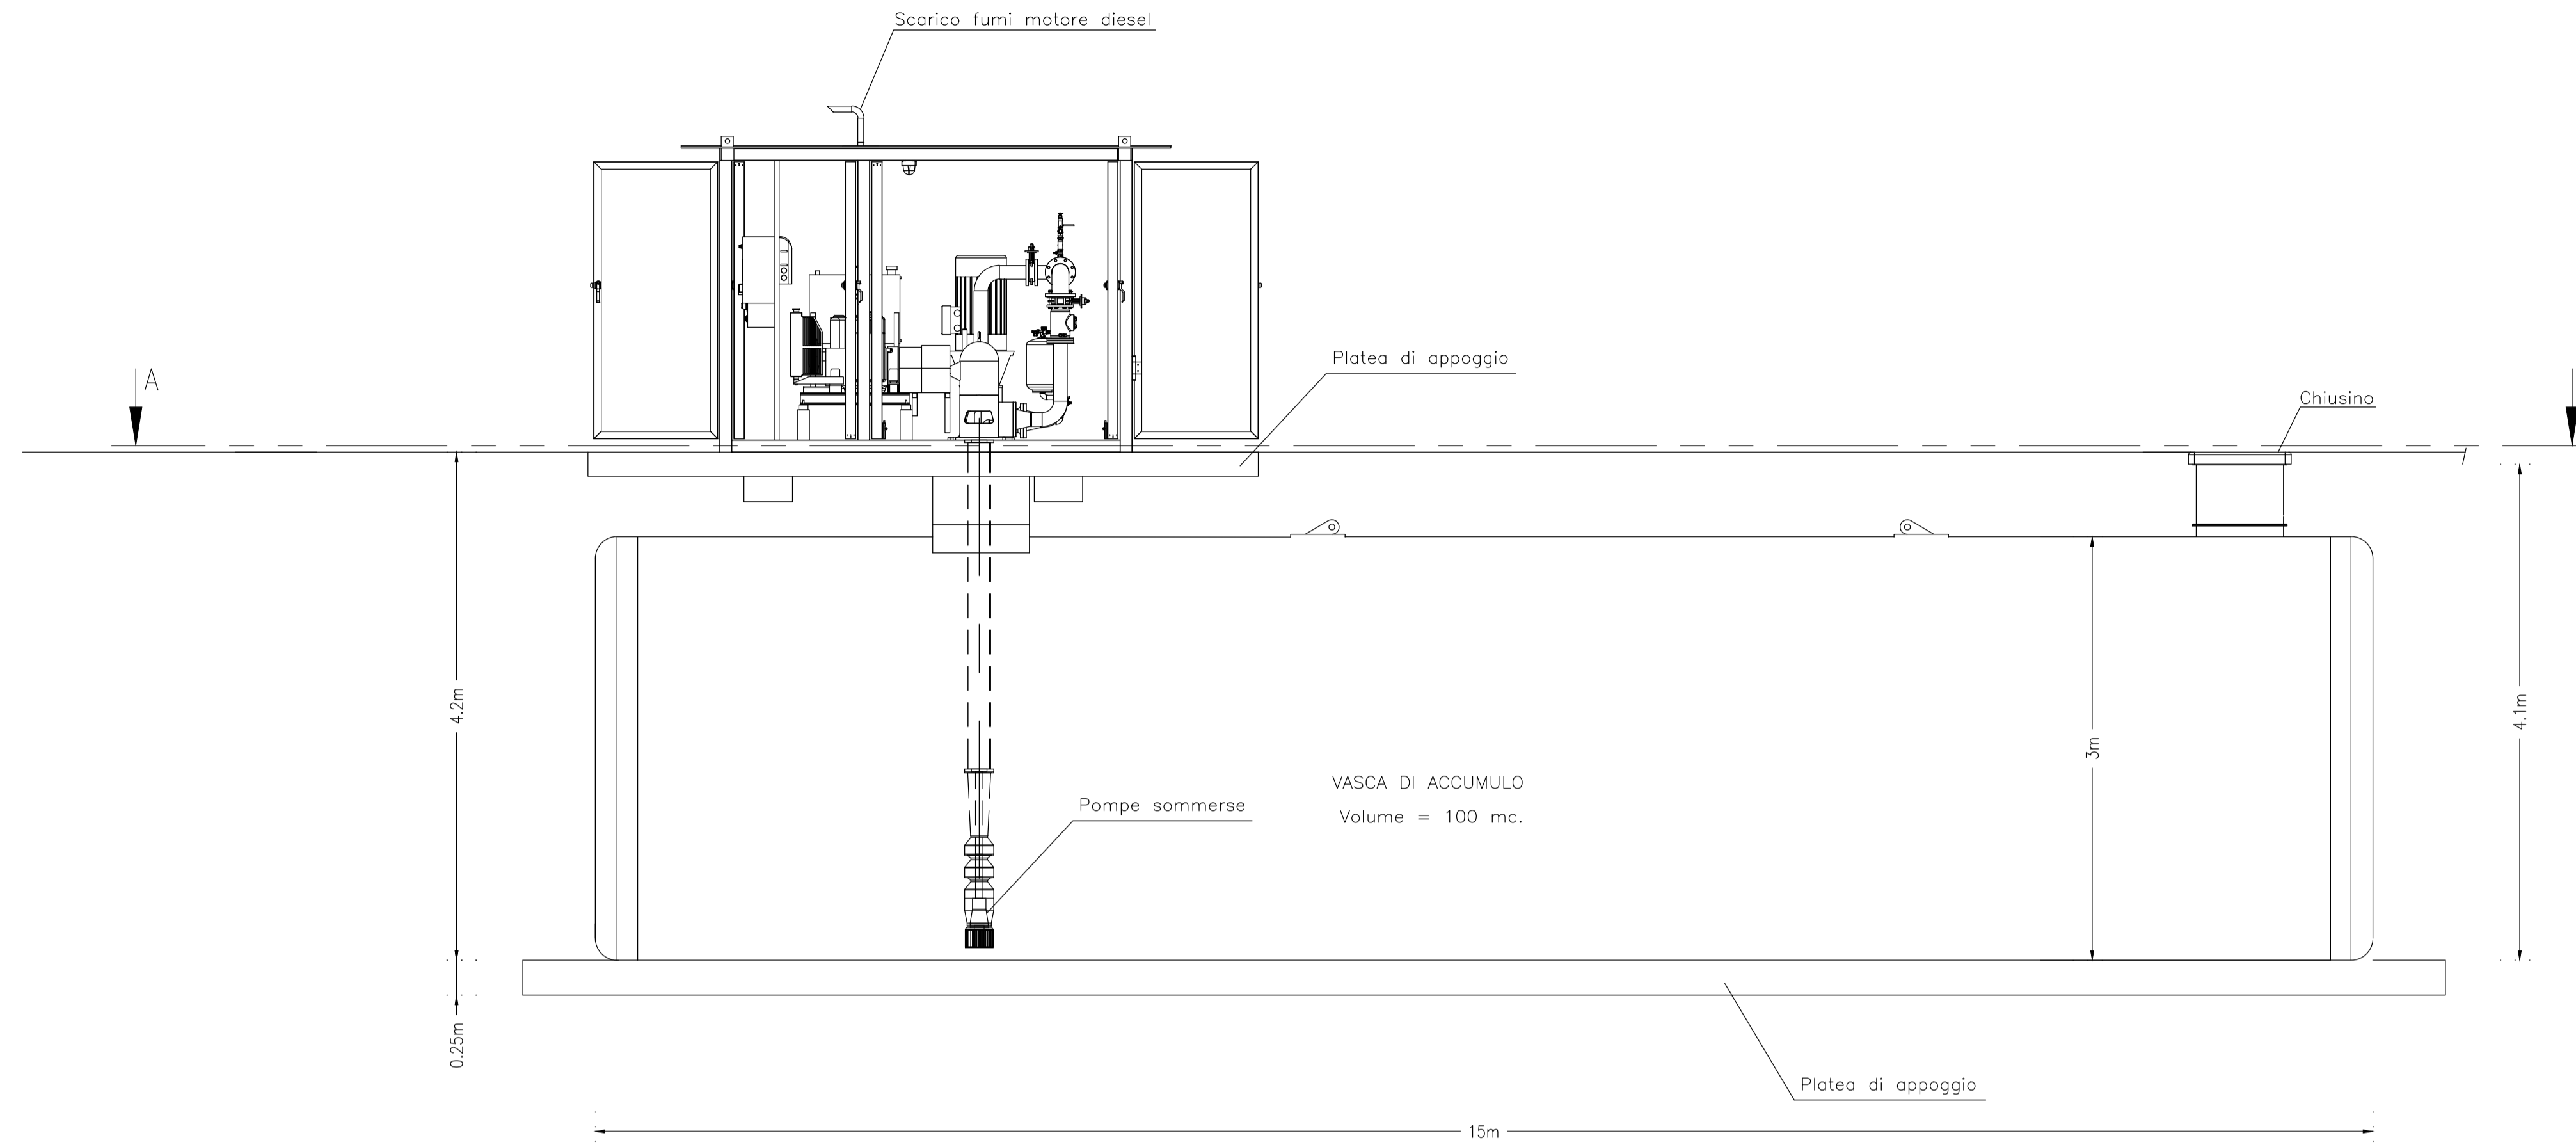

VISTA DALL'ALTO LOCALE TECNICO
Scala 1:50

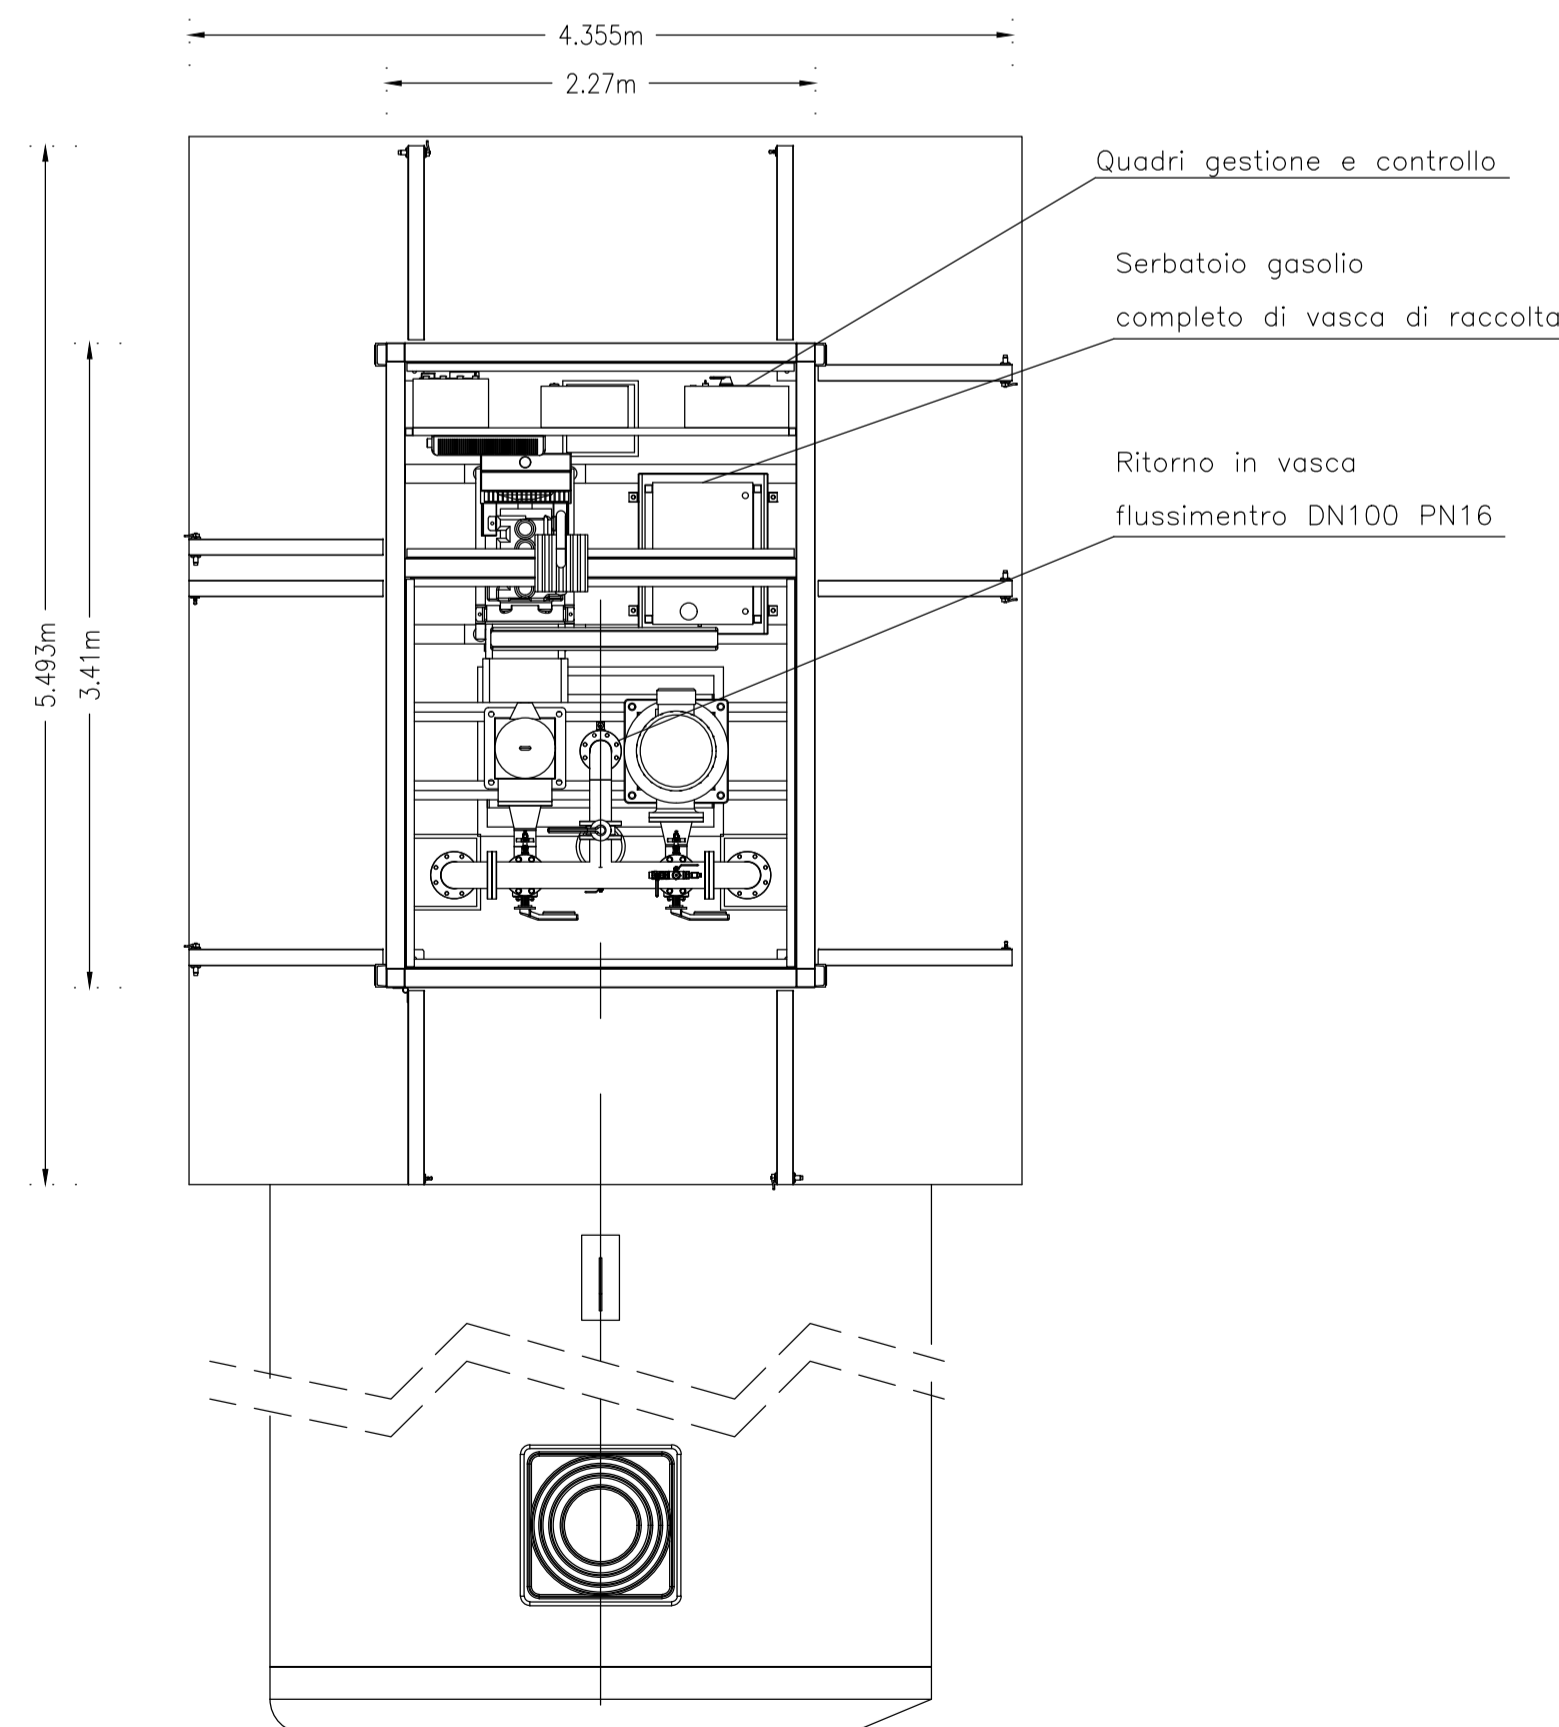

VISTA DALL'ALTO
Scala 1:50

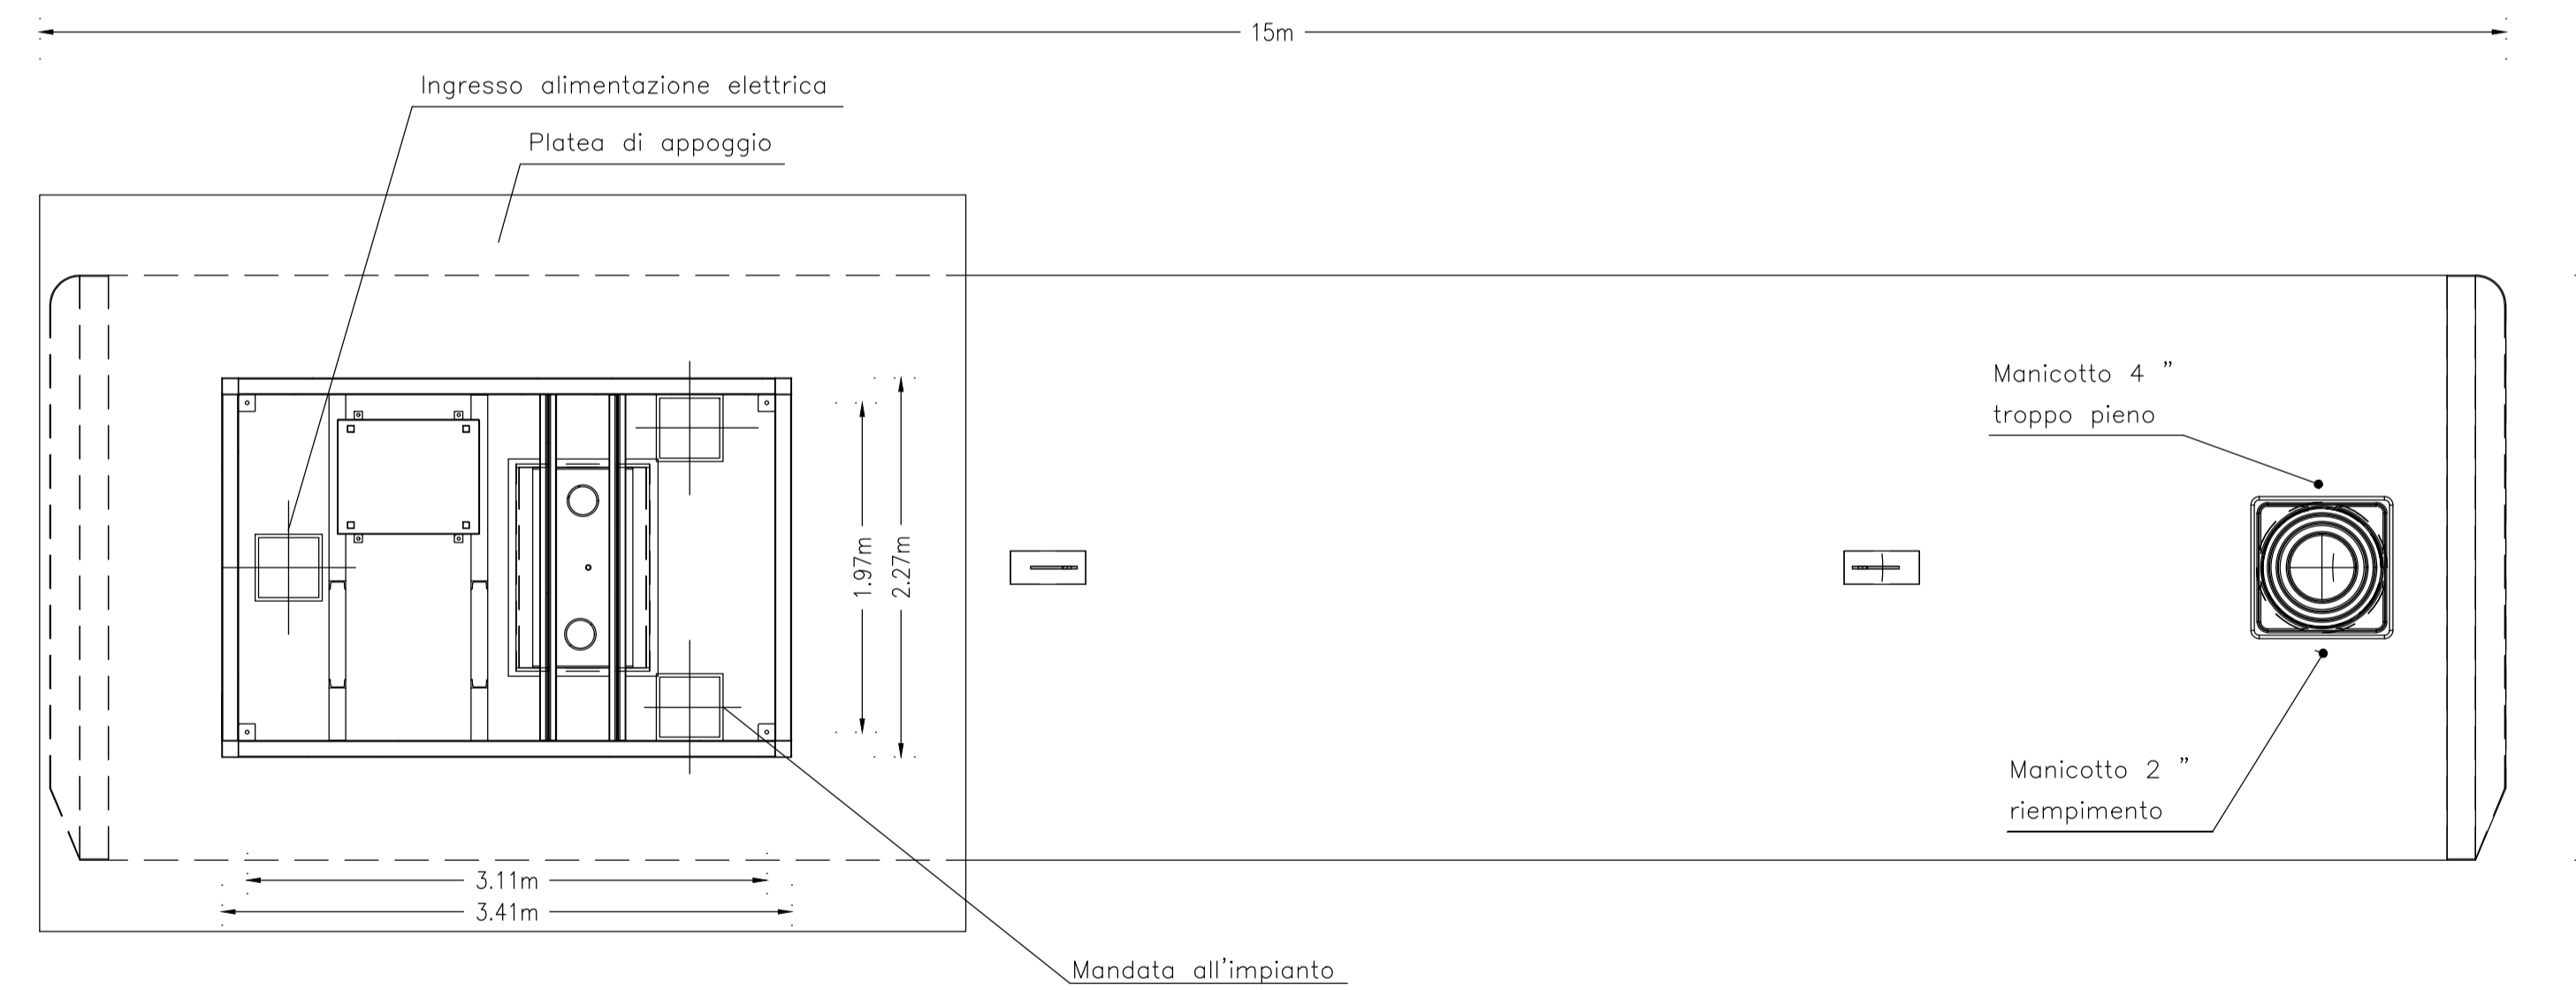

LEGENDA	
	LOCALE GE
	LOCALE GRUPPO DI POMPAGGIO
	PARETE REI 120
	ESTINTORE PORTATILE A POLVERE DA 6 Kg
	ESTINTORE PORTATILE A CO ₂ DA 5 Kg
	TUBAZIONE DI ALIMENTAZIONE GE
	TUBAZIONE DI RITORNO DAL GE
	TUBAZIONE DI SFIATO DEL SERBATOIO
	PULSANTE LUMINOSO DI EMERGENZA AD ACCESSO PROTETTO
	RILEVATORE OTTICO DI FUMO DI TIPO INDIRIZZATO POSATO A VISTA
	PULSANTE MANUALE ATTIVAZIONE ALLARME INCENDIO
	PANNELLO OTTICO LAMPEGGIANTE PER ALLARME INCENDIO
	SIRENA ESTERNA ALLARME INCENDIO

Sanas
GRUPPO FS ITALIANE
Direzione Progettazione e Realizzazione Lavori

Provincia di Cuneo
S.S. 28 del Colle di Nava
Lavori di realizzazione della Tangenziale di Mondovì con collegamento alla S.S. 28 Dir - 564 e al casello A6 "Torino-Savona" - III Lotto (Variante di Mondovì)

PROGETTO DEFINITIVO cod. TO08

PROGETTAZIONE: RAGGRUPPAMENTO TEMPORANEO PROGETTISTI SPECIALISTICHE:	MANDATARIA: PSIPIPIPI	MANDANTI: POLITECNICA MATILDI+PARTNERS
IL RESPONSABILE DELL'INTEGRAZIONE DELLE PRESTAZIONI SPECIALISTICHE:	IL PROGETTISTA: Ing. Andrea Rizzo Ordine Ingegneri Verona n. A2413	GRUPPO DI PROGETTAZIONE: COORDINAMENTO PROGETTAZIONE E PROGETTAZIONE STRADALE: Ing. Carlo Vittorio Molitè - MATILDI + PARTNERS
IL GEOLOGO: Geol. Emanuele Fresta - TECHNITAL Ordine Geologi Veneto n. AS01	IL COORDINATORE PER LA SICUREZZA IN FASE DI PROGETTAZIONE: Ing. Paolo Barasso - MATILDI + PARTNERS Ordine Ingegneri Provincia di Bologna n. A813	COORDINAMENTO PROGETTAZIONE E PROGETTAZIONE STRADALE: Ing. Edoardo Piccoli - TECHNITAL Ordine Ingegneri Provincia di Verona n. A3381
VISTO: IL RESP. DEL PROCEDIMENTO: Ing. Giuseppe Danilo Malgeri	IL COORDINATORE PER LA SICUREZZA IN FASE DI PROGETTAZIONE: Ing. Stefano Ivani - MATILDI + PARTNERS Ordine Ingegneri Provincia di Bologna n. A4550	OPERE D'ARTE MAGGIORI PONTI E MINORI: Ing. Corrado Pesce - TECHNITAL Ordine Ingegneri Provincia di Verona n. A1984
PROTOCOLLO:	DATA:	GEOTECNICA: Ing. Alessandro Rizzo - TECHNITAL Ordine Ingegneri Provincia di Milano n. A19598
IDROLOGIA ED IDRAULICA: Ing. Simone Venturini - TECHNITAL Ordine Ingegneri Provincia di Verona n. A2515		

19 - IMPIANTI TECNOLOGICI
19.11 - Pratica antincendio
Gruppo di pressurizzazione

CODICE PROGETTO	NOME FILE	PROGR. ELAB.	REV.	SCALA:
DPT00008D16	19.06_P00_IM11_VVF_P102_D	19.06		1:50
	CODICE ELAB.			
	P00IM11VVFPT102			

D	ISTRUTTORE CSLPP e VA	Apr. 2021	Techbit	Assescom	Parati	Rizzo
REV.	DESCRIZIONE	DATA	SOCIETA'	REDATTO	VERIFICATO	APPROVATO

Gruppo di pressurizzazione con locale tecnico fuori terra e vasca di accumulo acqua carrabile
Pianta con ubicazione attrezzature antincendio
Scala 1:50