



GALLERIA DEI CICLOPI - CAVIDOTTI E CANALIZZAZIONI  
(Scala longitudinale 1:2000 / trasversale 1:200)

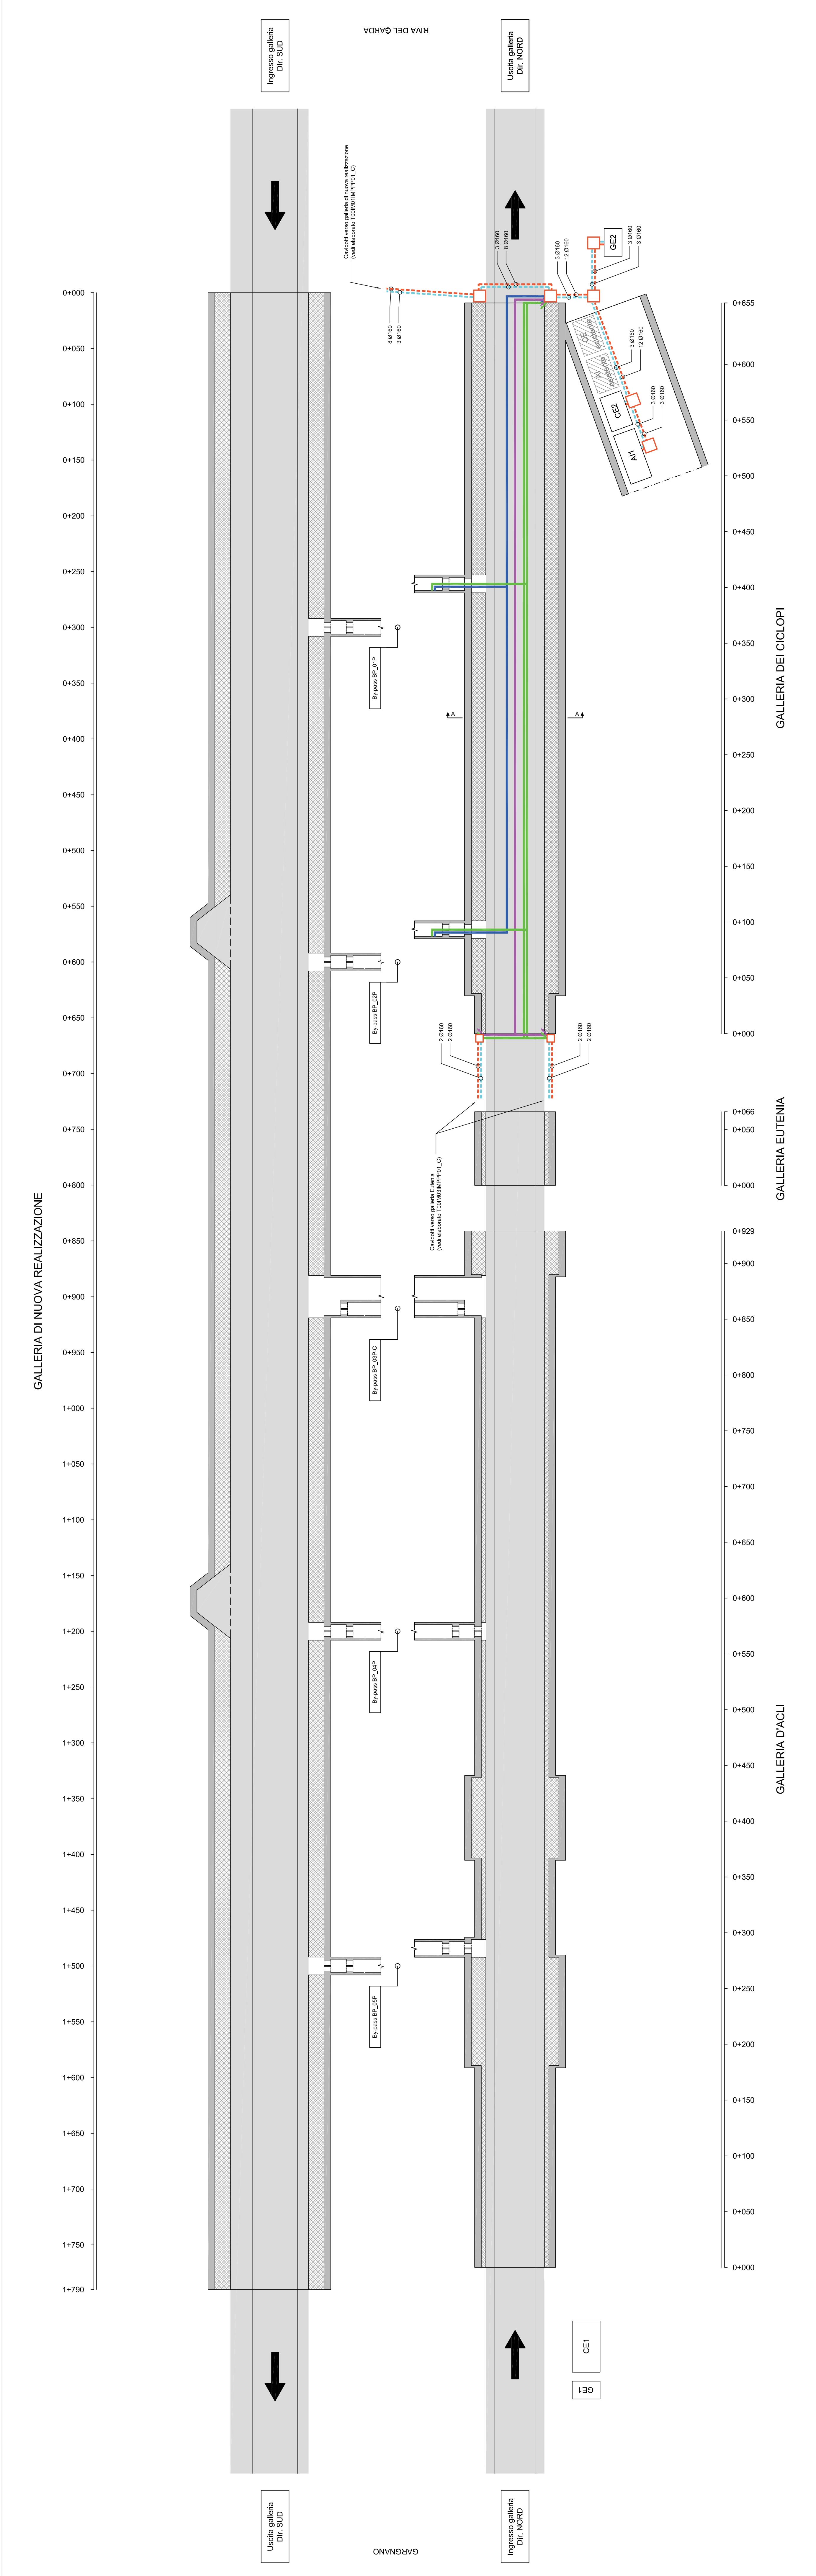

SEZIONE A-A  
(Scala 1:50)

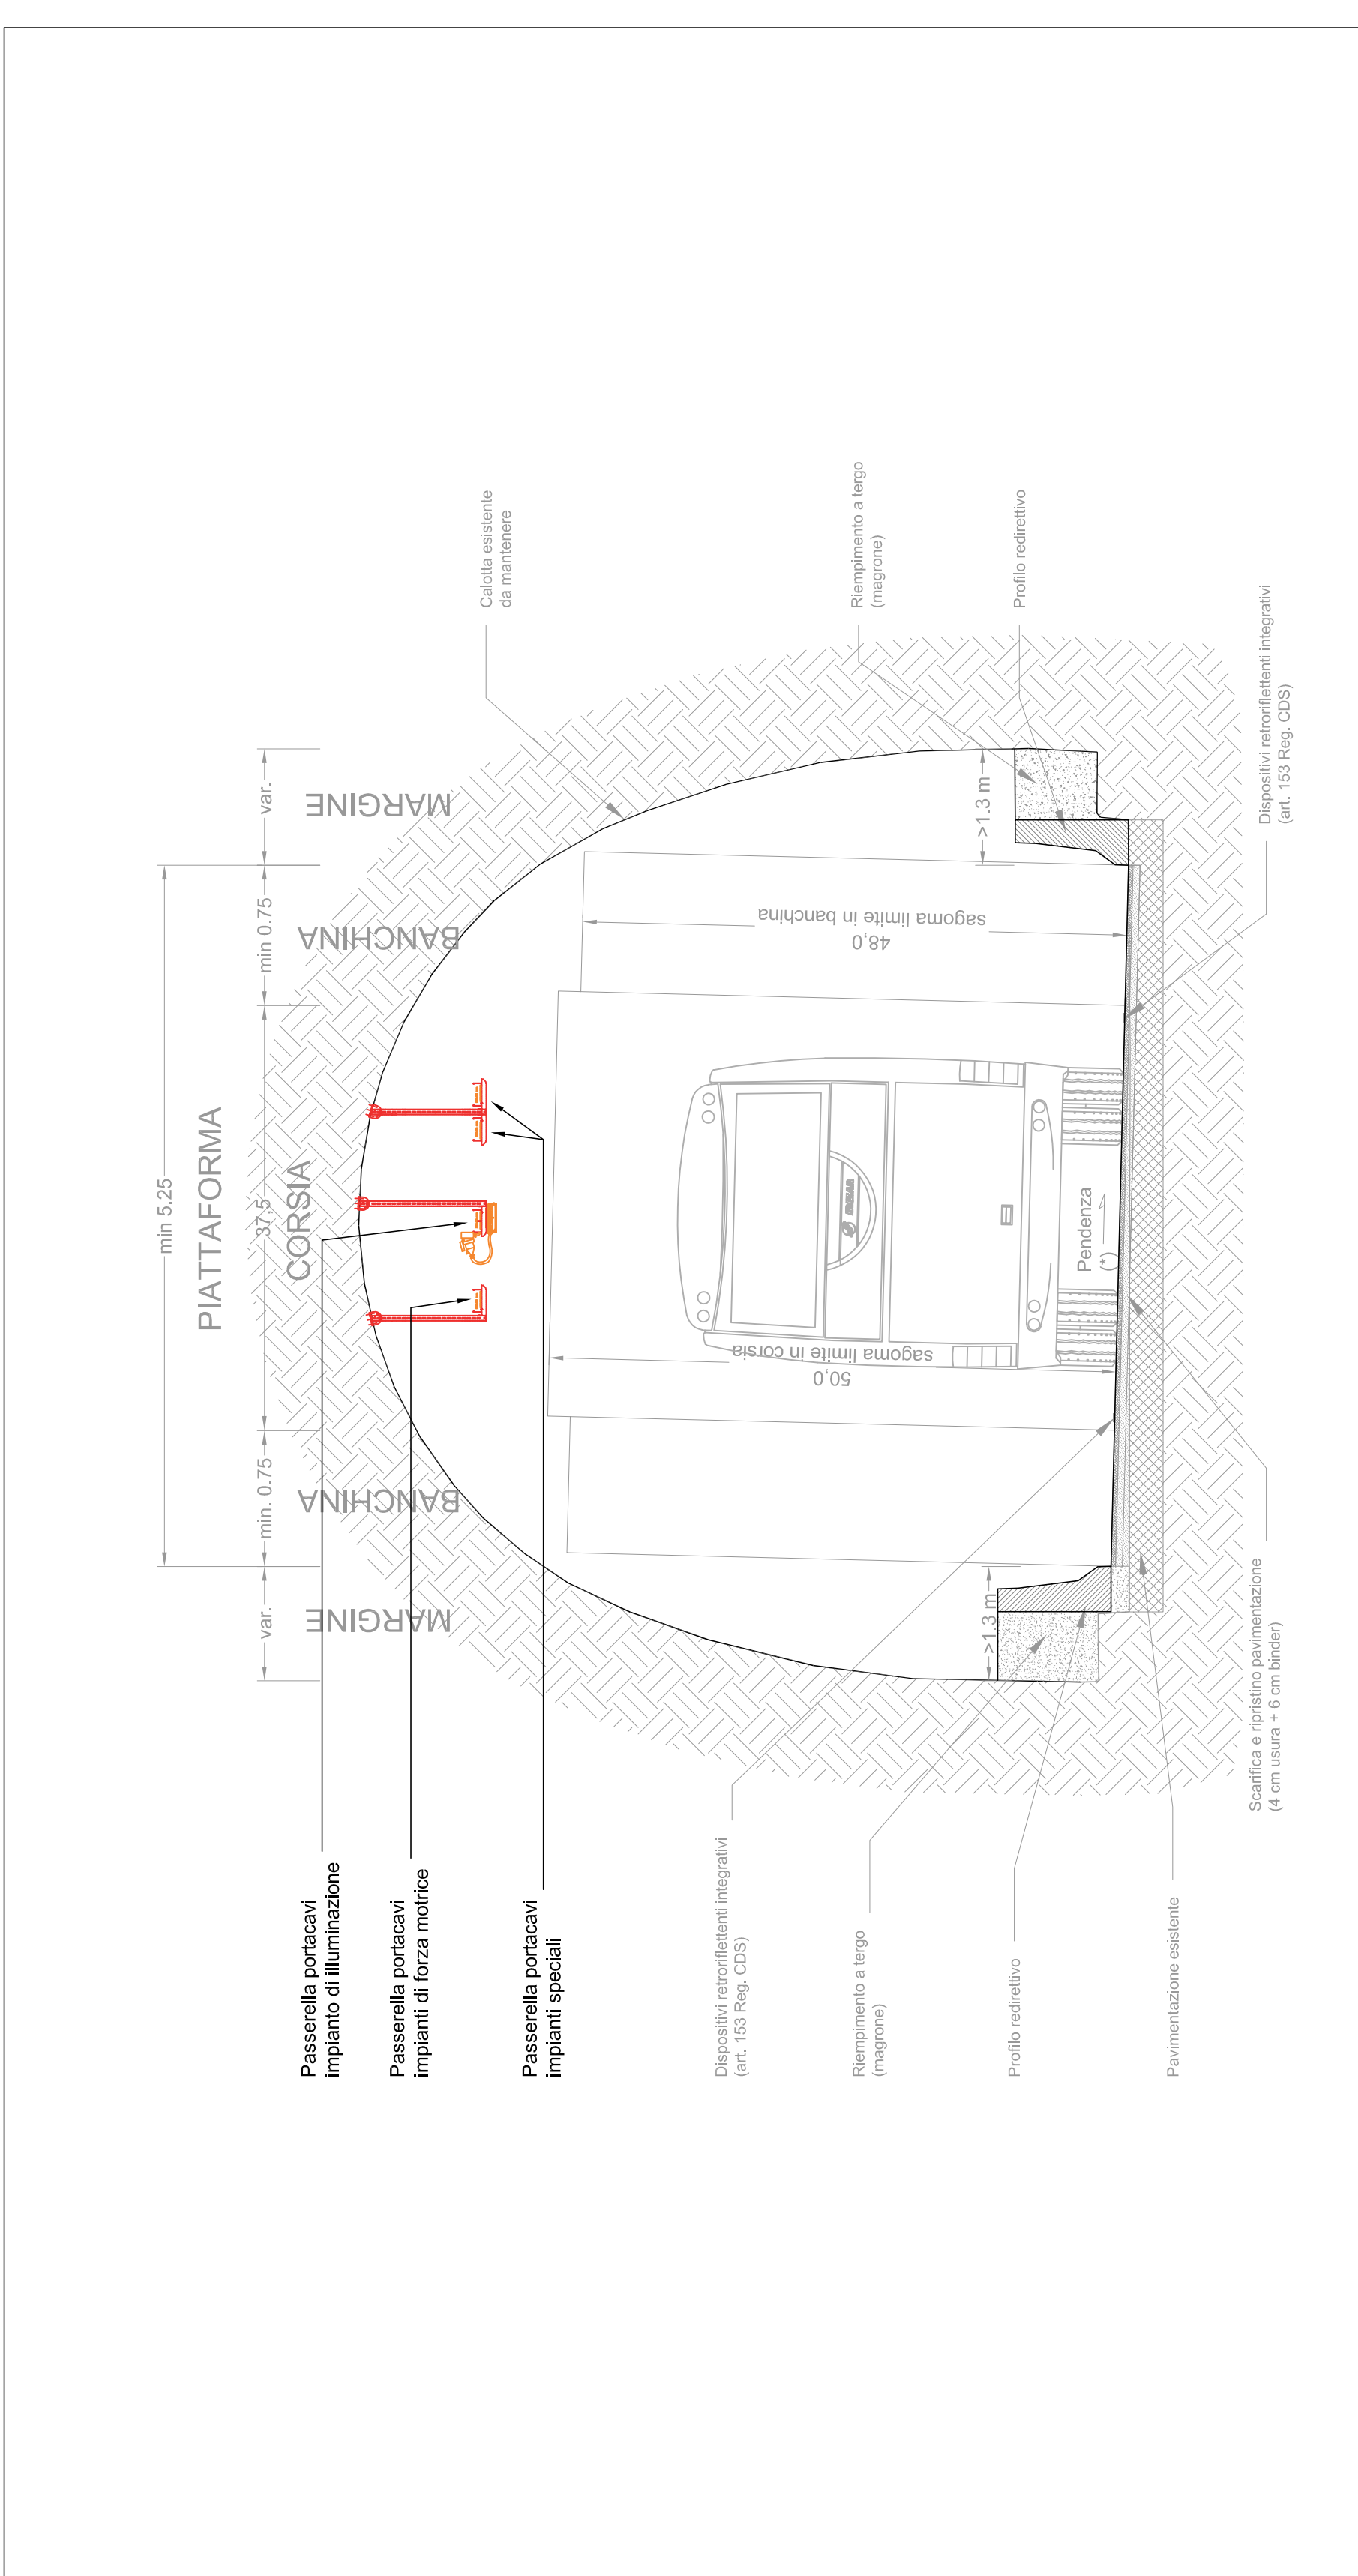

IMPIANTO DI DISTRIBUZIONE IMPIANTI ELETTRICI	
-	CAVIDOTTO INTERRATO PER PASSAGGIO CAVI IMPIANTI ENERGIA
-	CAVIDOTTO INTERRATO PER PASSAGGIO CAVI IMPIANTI SPECIALI
-	PASSERELLA PORTACAVI IMPIANTO DI ILLUMINAZIONE E IMPIANTI SPECIALI IN ACCIAIO INOX. DI CARATTERISTICA AISI 304. DIM. 200x200mm
-	PASSERELLA PORTACAVI IMPIANTI SPECIALI CON BETTO SEPARATORE. ACCIAIO INOX. DI CARATTERISTICA AISI 304. DIM. 200x200mm
-	PASSERELLA PORTACAVI IMPIANTI SPECIALI IN ACCIAIO INOX. DI CARATTERISTICA AISI 304. DIM. 200x200mm
-	PASSERELLA PORTACAVI IMPIANTI SPECIALI IN ACCIAIO INOX. DI CARATTERISTICA AISI 304. DIM. 200x200mm
-	PASSERELLA PORTACAVI IMPIANTI SPECIALI IN ACCIAIO INOX. DI CARATTERISTICA AISI 304. DIM. 200x200mm
-	POZZETTO 1000x1000x100mm CON CHIUSINO CARRABILE
-	POZZETTO 600x600x100mm CON CHIUSINO CARRABILE
-	PUNTO DI RISALITA DISCESA

OPERE CIVILI	
-	PIZZOLA DI SOSTA - DIMENSIONI MINIME PARI A 45m x 3m E REALIZZATE AD UN'INTERDISTANZA DI 600m
-	PARAMEGNO
-	NEW JERSEY
-	PIATTAFORMA STRADALE
-	BYPASS PEDONALE
-	BYPASS PEDONALE E CARRABILE
-	CABINA ELETTRICA
-	CENTRALE IMPIANTO ERICO ANTINCENDIO
-	GRUPPO ELETTROGENO



S.S. 45bis - Gardesana Occidentale  
Opere di costruzione della galleria in variante tra il km 86+567 e il km 88+800 finalizzata a sottendere le attuali gallerie ogivali a sezione ristretta

PROGETTO DEFINITIVO  
cod. M92

PROGETTAZIONE: ANAS - DIREZIONE PROGETTAZIONE E REALIZZAZIONE LAVORI  
AUTORE: ANAS - Direzione Progettazione e Realizzazione Lavori  
IL RESPONSABILE DELLA PROGETTAZIONE: ANAS - Direzione Progettazione e Realizzazione Lavori  
IL RESPONSABILE DELL'OPERA: ANAS - Direzione Progettazione e Realizzazione Lavori  
CORPORATORE DELLA SPREZZA IN CASO DI PROGETTAZIONE: ANAS - Direzione Progettazione e Realizzazione Lavori  
ALTRA SOCIETA' PER IL PROCESSIONAMENTO: ANAS - Direzione Progettazione e Realizzazione Lavori  
PROTOCOLLO: ANAS - Direzione Progettazione e Realizzazione Lavori

REVISIONE	DATA	REDAZIONE	VERIFICAZIONE	APPROVATO
A				
B				
C				
D				