



REGIONE CALABRIA

COMUNE DI TROPEA

PROVINCIA DI VIBO VALENTIA



P.O.R. Calabria FERS - FSE 2014/2020. Asse prioritario 7 - Obiettivo specifico 7.2 - Azione 7.2.2.

Potenziamento, riqualificazione e messa in sicurezza del porto di Tropea

PROGETTO DEFINITIVO

TAV. B.4.3

TITOLO

IMPIANTO ANTINCENDIO: PLANIMETRIA STATO DI FATTO

SCALA 1:1000

Progettazione, Direzione dei lavori e geologia

R.T.P. **TECMED S.r.l.**

Il Responsabile Unico del Procedimento
Arch. Gabriele CRISAFIO

Tec Med s.r.l.

Ing. Stefano Ponti

Ing. Giovanni Oggiano

Ing. Maurizio Sassu

E3 società cooperativa

Ing. Giuseppe Maraceli

dott.ssa Paola Angela Basta

Consultec società cooperativa

Ing. Simone Bassani


Ing. Rosario Bruzzaniti

Ing. Francesco Bagnato

Arch. Maria Carmela Giuditta

Responsabile della sicurezza: Ing. Rosatto Bruzzaniti

PLANIMETRIA STATO DI FATTO

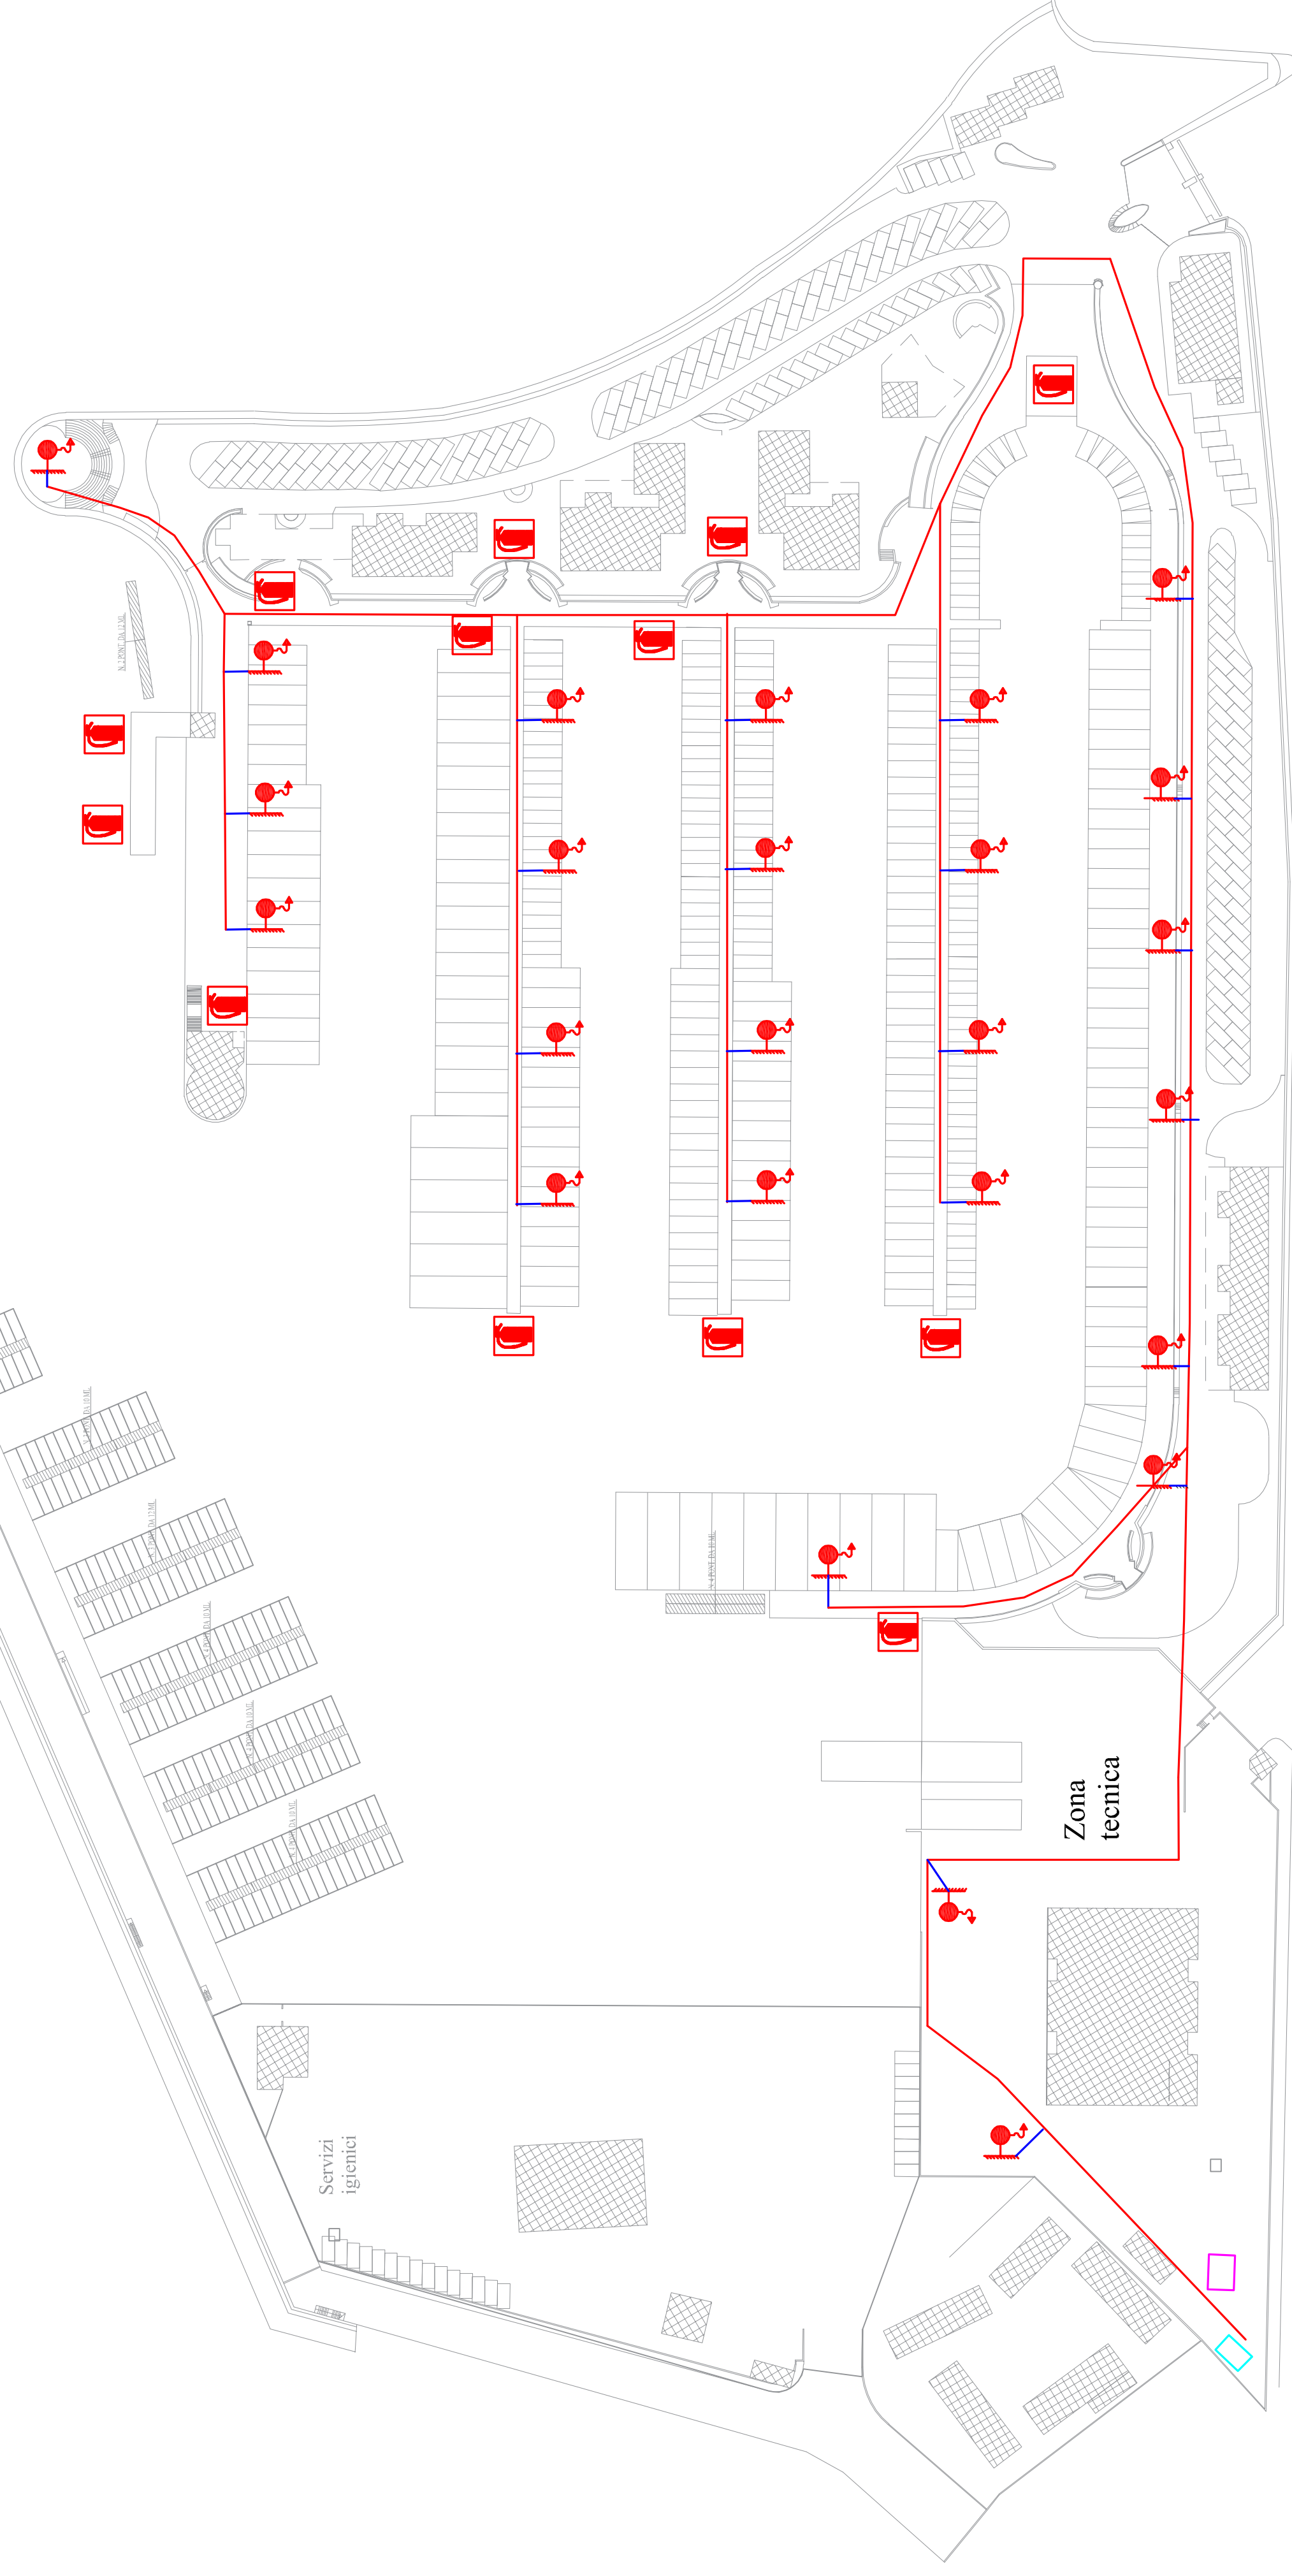

LEGENDA

	LINIA ANTINCENDIO - CONDOTTA INTERRATA CON TUBO IN POLITILENE
	ESTINTORE PORTATILE A POLVERE
	IDRANTE UNI 45 A PARETE (CON FLESSIBILE E LANCIA)
	SERBATOIO IN C.A. ESISTENTE
	LOCALE POMPE ANTINCENDIO ESISTENTE