



REGIONE CALABRIA

COMUNE DI TROPEA

PROVINCIA DI VIBO VALENTIA



P.O.R. Calabria FERS - FSE 2014/2020. Asse prioritario 7 - Obiettivo specifico 7.2 - Azione 7.2.2.

Potenziamento, riqualificazione e messa in sicurezza del porto di Tropea

PROGETTO DEFINITIVO

TAV. B.4.4 rev3_21

TITOLO

IMPIANTO ANTINCENDIO: PLANIMETRIA STATO DI PROGETTO

SCALA 1:1000

Progettazione, Direzione dei lavori e geologia

R.T.P. **TECMED s.r.l.**

Tec Med s.r.l.

Ing. Stefano Ponti

Ing. Giovanni Oggiano

Ing. Maurizio Sassu

E3 società cooperativa

Ing. Giuseppe Maradeli

dott.ssa Paola Angela Basta

Consultec società cooperativa

Ing. Giuseppe Maradeli

Ing. Maurizio Sassu

Ing. Rosario Bruzzaniti

Ing. Francesco Bagnato


Arch. Maria Carmela Giuditta

Responsabile della sicurezza: Ing. Rosario Bruzzaniti

Il Responsabile Unico del Procedimento

Arch. Gabriele CRISAFIO

PLANIMETRIA STATO DI PROGETTO

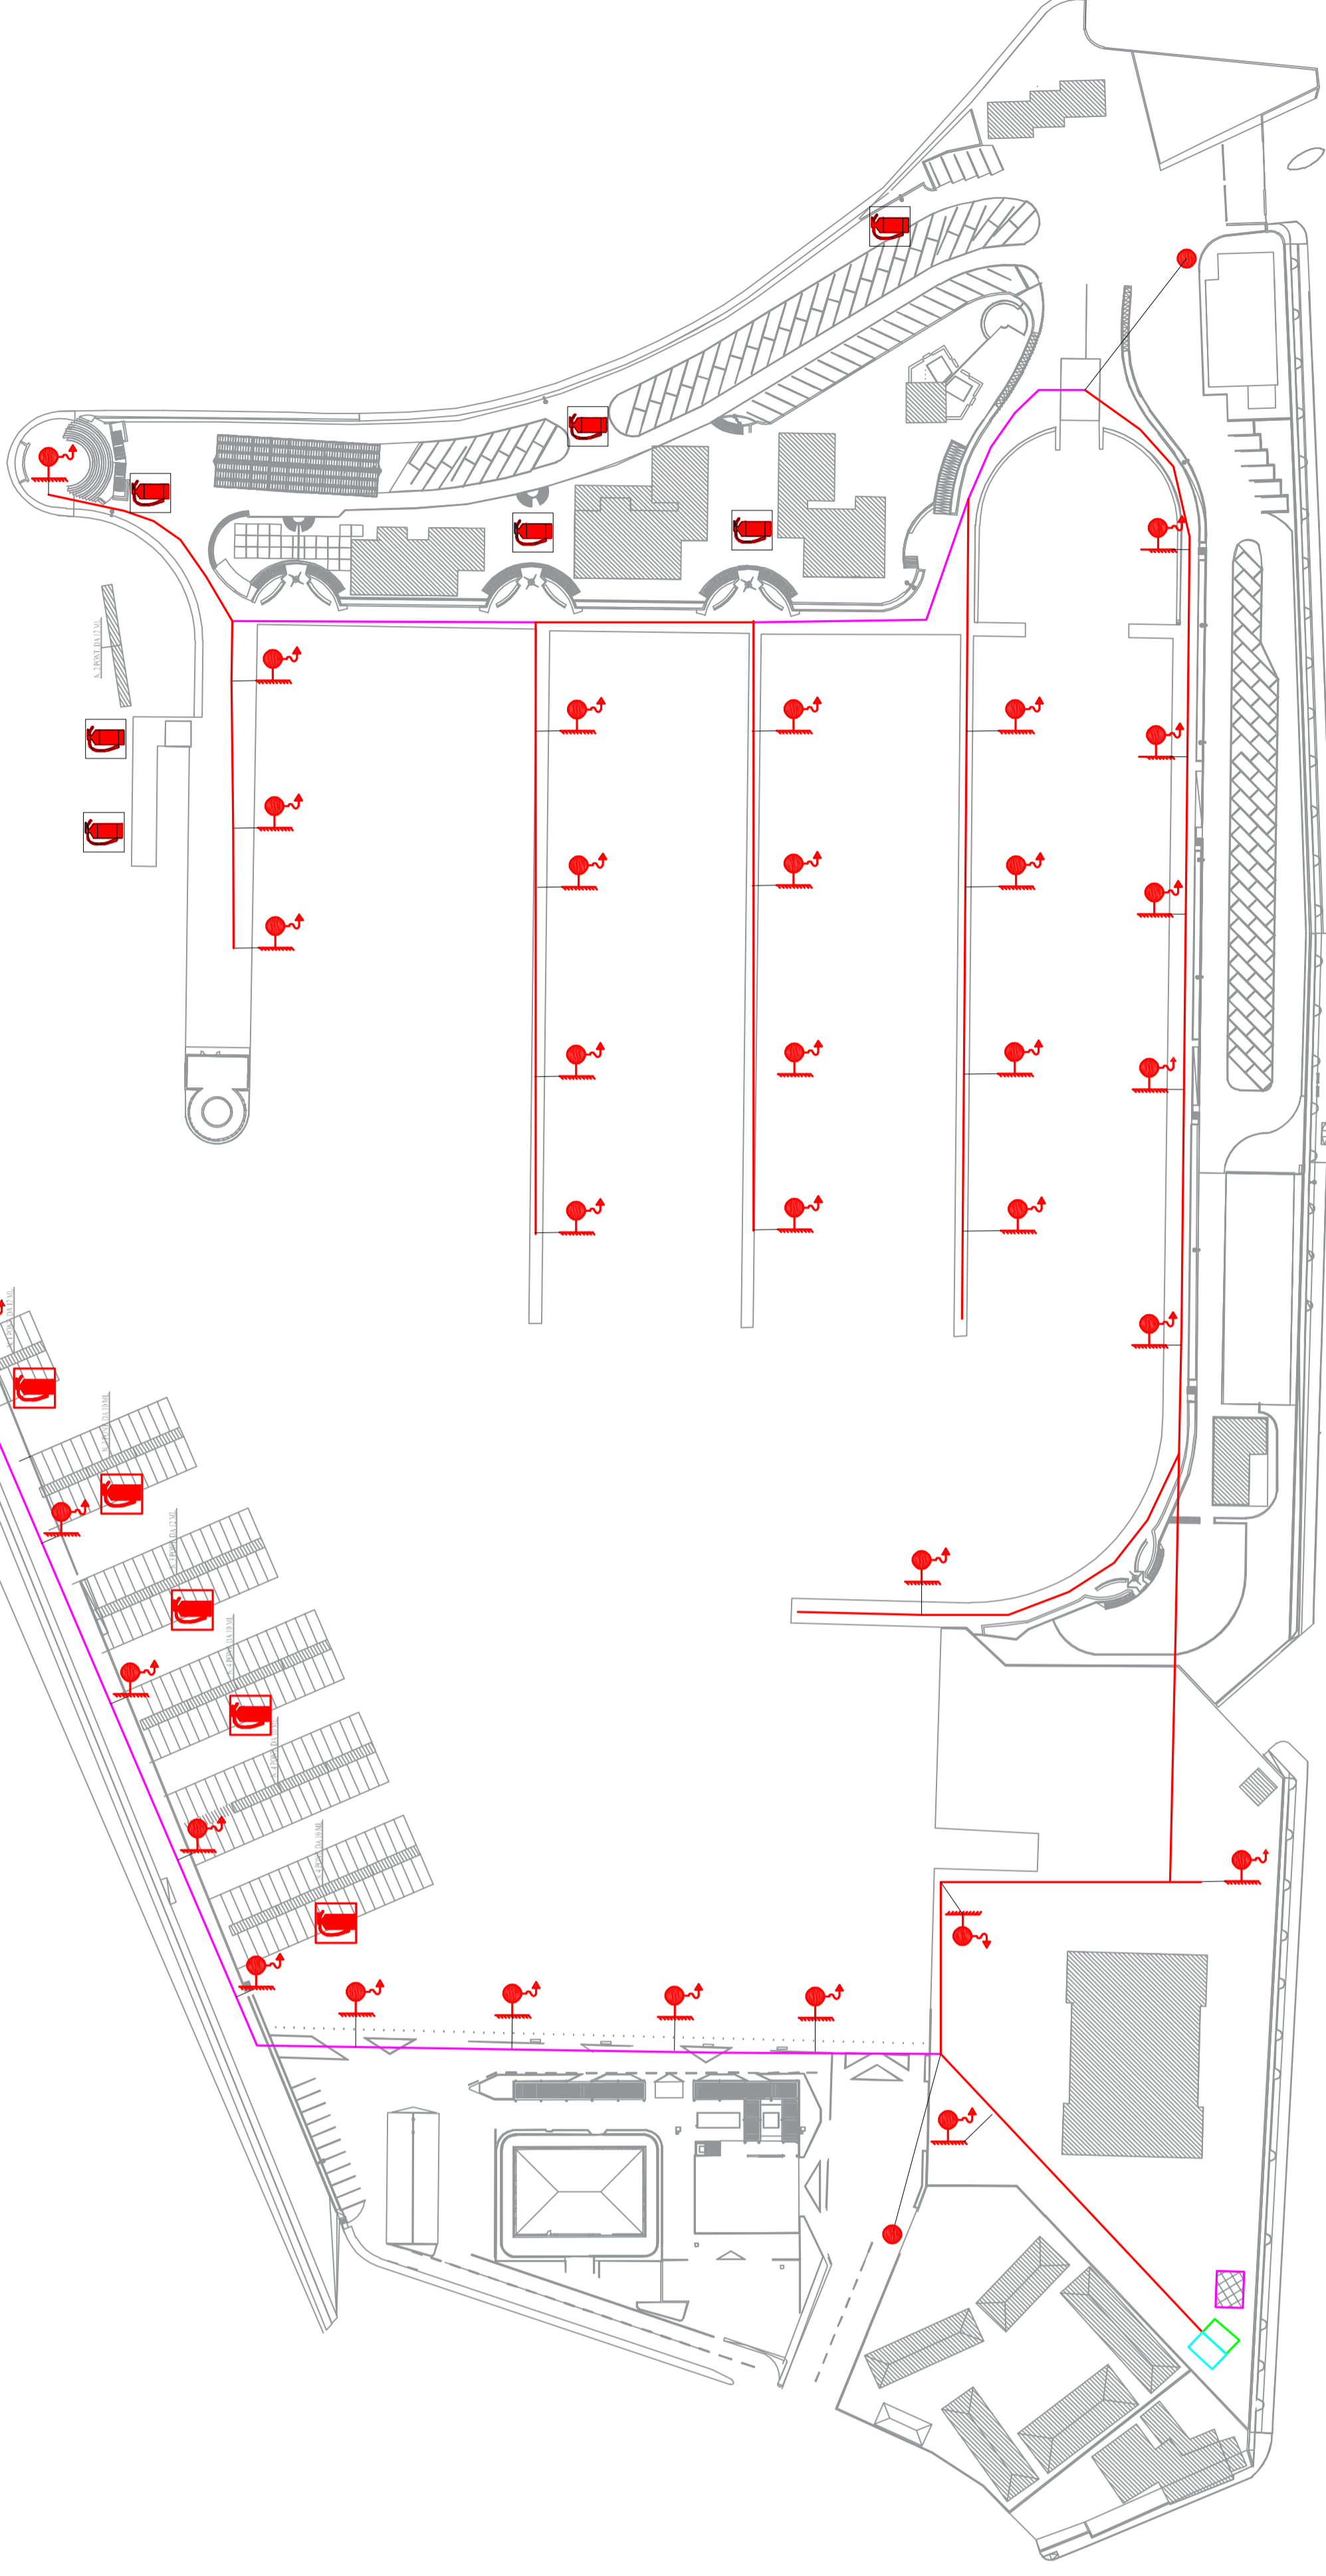

LEGENDA

	LINEA ANTINCENDIO - CONDOTTA INTERRATA CON TUBO IN POLITILENE
	LINEA ANTINCENDIO - CONDOTTA INTERRATA DA SOSTITUIRE
	ATTACCO PER AUTOPOMPA
	ESTINTORE PORTATILE A POLVERE
	IDRANTE UNI 45 A. PARETE (CON FLESSIBILE E LANCIA)
	SERBATOIO IN C.A. ESISTENTE
	NUOVO SERBATOIO IN C.A.
	LOCALE POMPE ANTINCENDIO DA RISTRUTTURARE