


PLANIMETRIA QUOTA BANCHINA 1/2
scala 1:100

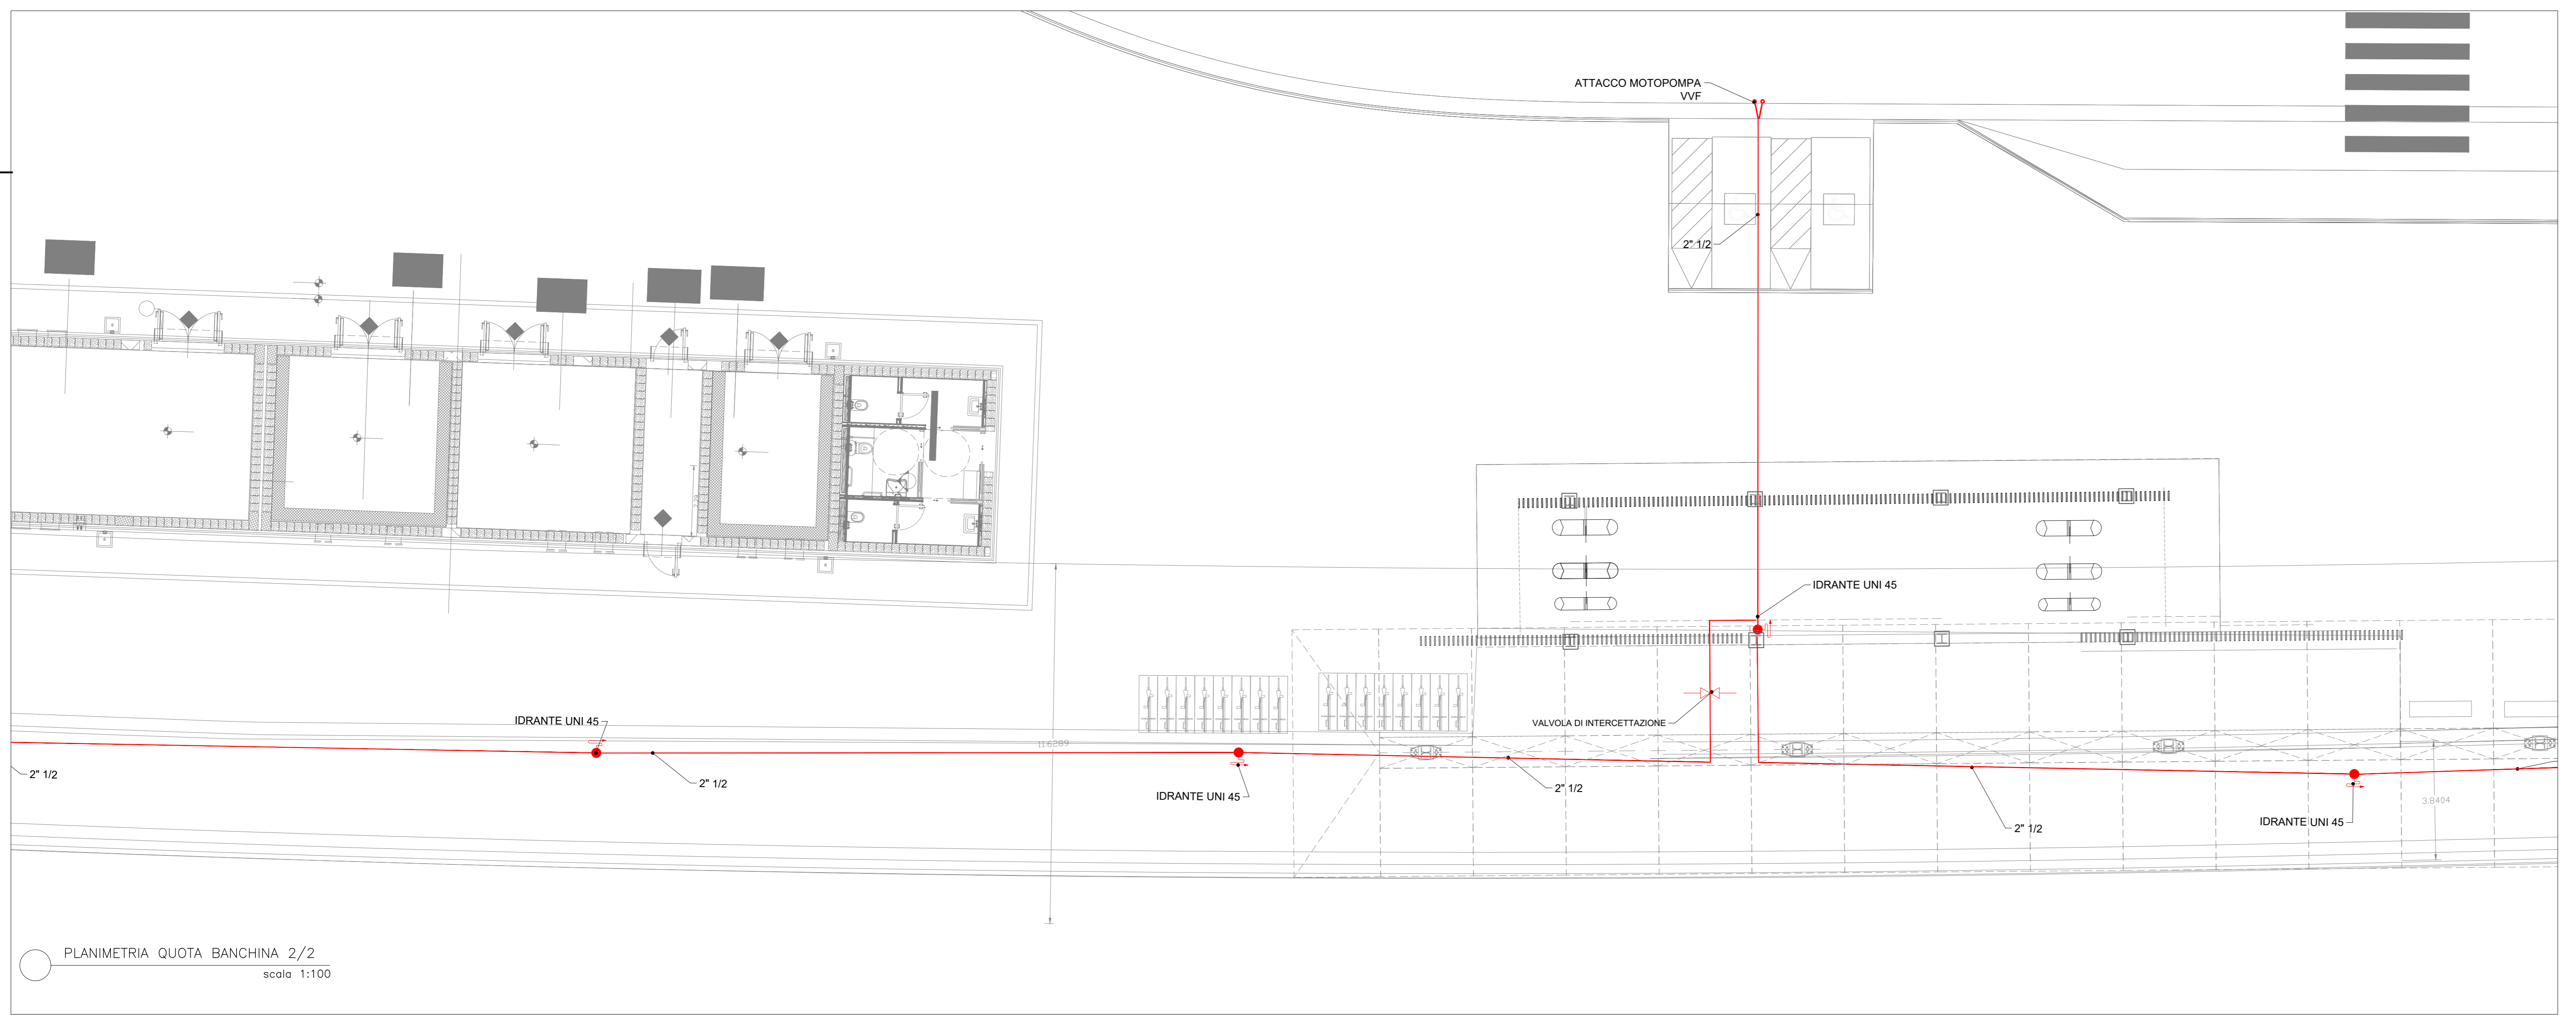

PLANIMETRIA QUOTA BANCHINA 2/2
scala 1:100

LEGENDA	
Elemento	Descrizione
	Attacco per idrante UNI 45
	Gruppo attacco autpompa VVF UNI 70 da 2" 1/2" con 2 attacchi laterali in ottone, completo di rubinetto idrante UNI70, spagnolesca in ottone, valvola di ritegno a clapet e valvola di sicurezza.
	Tubazione in PEAD con estremità scanalate per impianti antincendio UNI EN 10225 e 10218 - serie media e pesante, passaggio ad incasso a pavimento.
	Tubazione in acciaio inox SS, preverniciata rossa, con estremità scanalate per impianti antincendio UNI EN 10225 e 10218 - serie media e pesante, passaggio a soffitto (a incasso nel controsoffitto).
	Valvola di intercettazione
	Dilatazione tubazione
	Salto tubazione

COMMITTENTE:

PROGETTAZIONE:

U.O. IMPIANTI INDUSTRIALI E TECNOLOGICI

PROGETTO DEFINITIVO

LINEA SALERNO - PONTECAGNANO AEROPORTO
COMPLETAMENTO METROPOLITANA DI SALERNO
TRATTA ARECHI - PONTECAGNANO AEROPORTO

Fermata Ospedale M9 - Impianto TVCC
 Fermata Ospedale - Layout impiantistico e disposizione apparecchiature

SCALA: 1:200

COMMESSA	LOTTO	FASE	ENTE	TIPO DOC.	OPERA/DISCIPLINA	PROGR.	REV.
NN1X	20	D	17	PA	A10902	001	A

Rev.	Descrizione	Redatto	Data	Verificato	Data	Approvato	Data	Autorizzato Data
A	Emissione esecutiva		Settembre 2020		Settembre 2020		Settembre 2020	

File: NN1X20D17PAAI0902001A.DWG (n. Elab.: 31)