



PLANIMETRIA QUOTA BANCHINA
scala 1:200

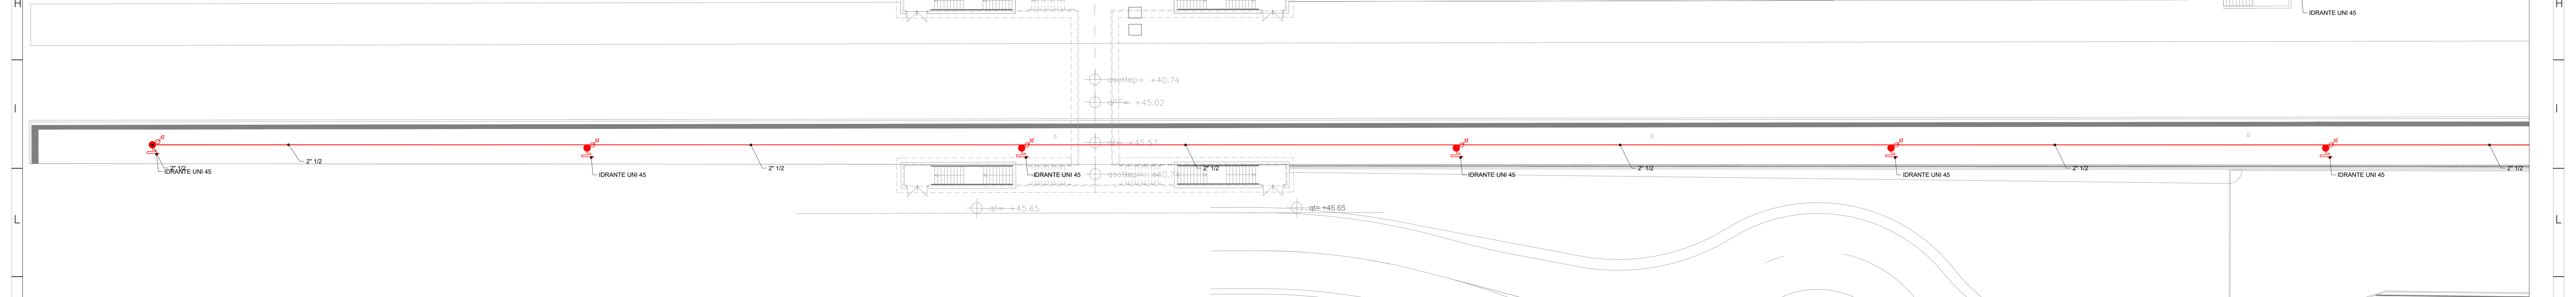

PLANIMETRIA QUOTA BANCHINA
scala 1:200

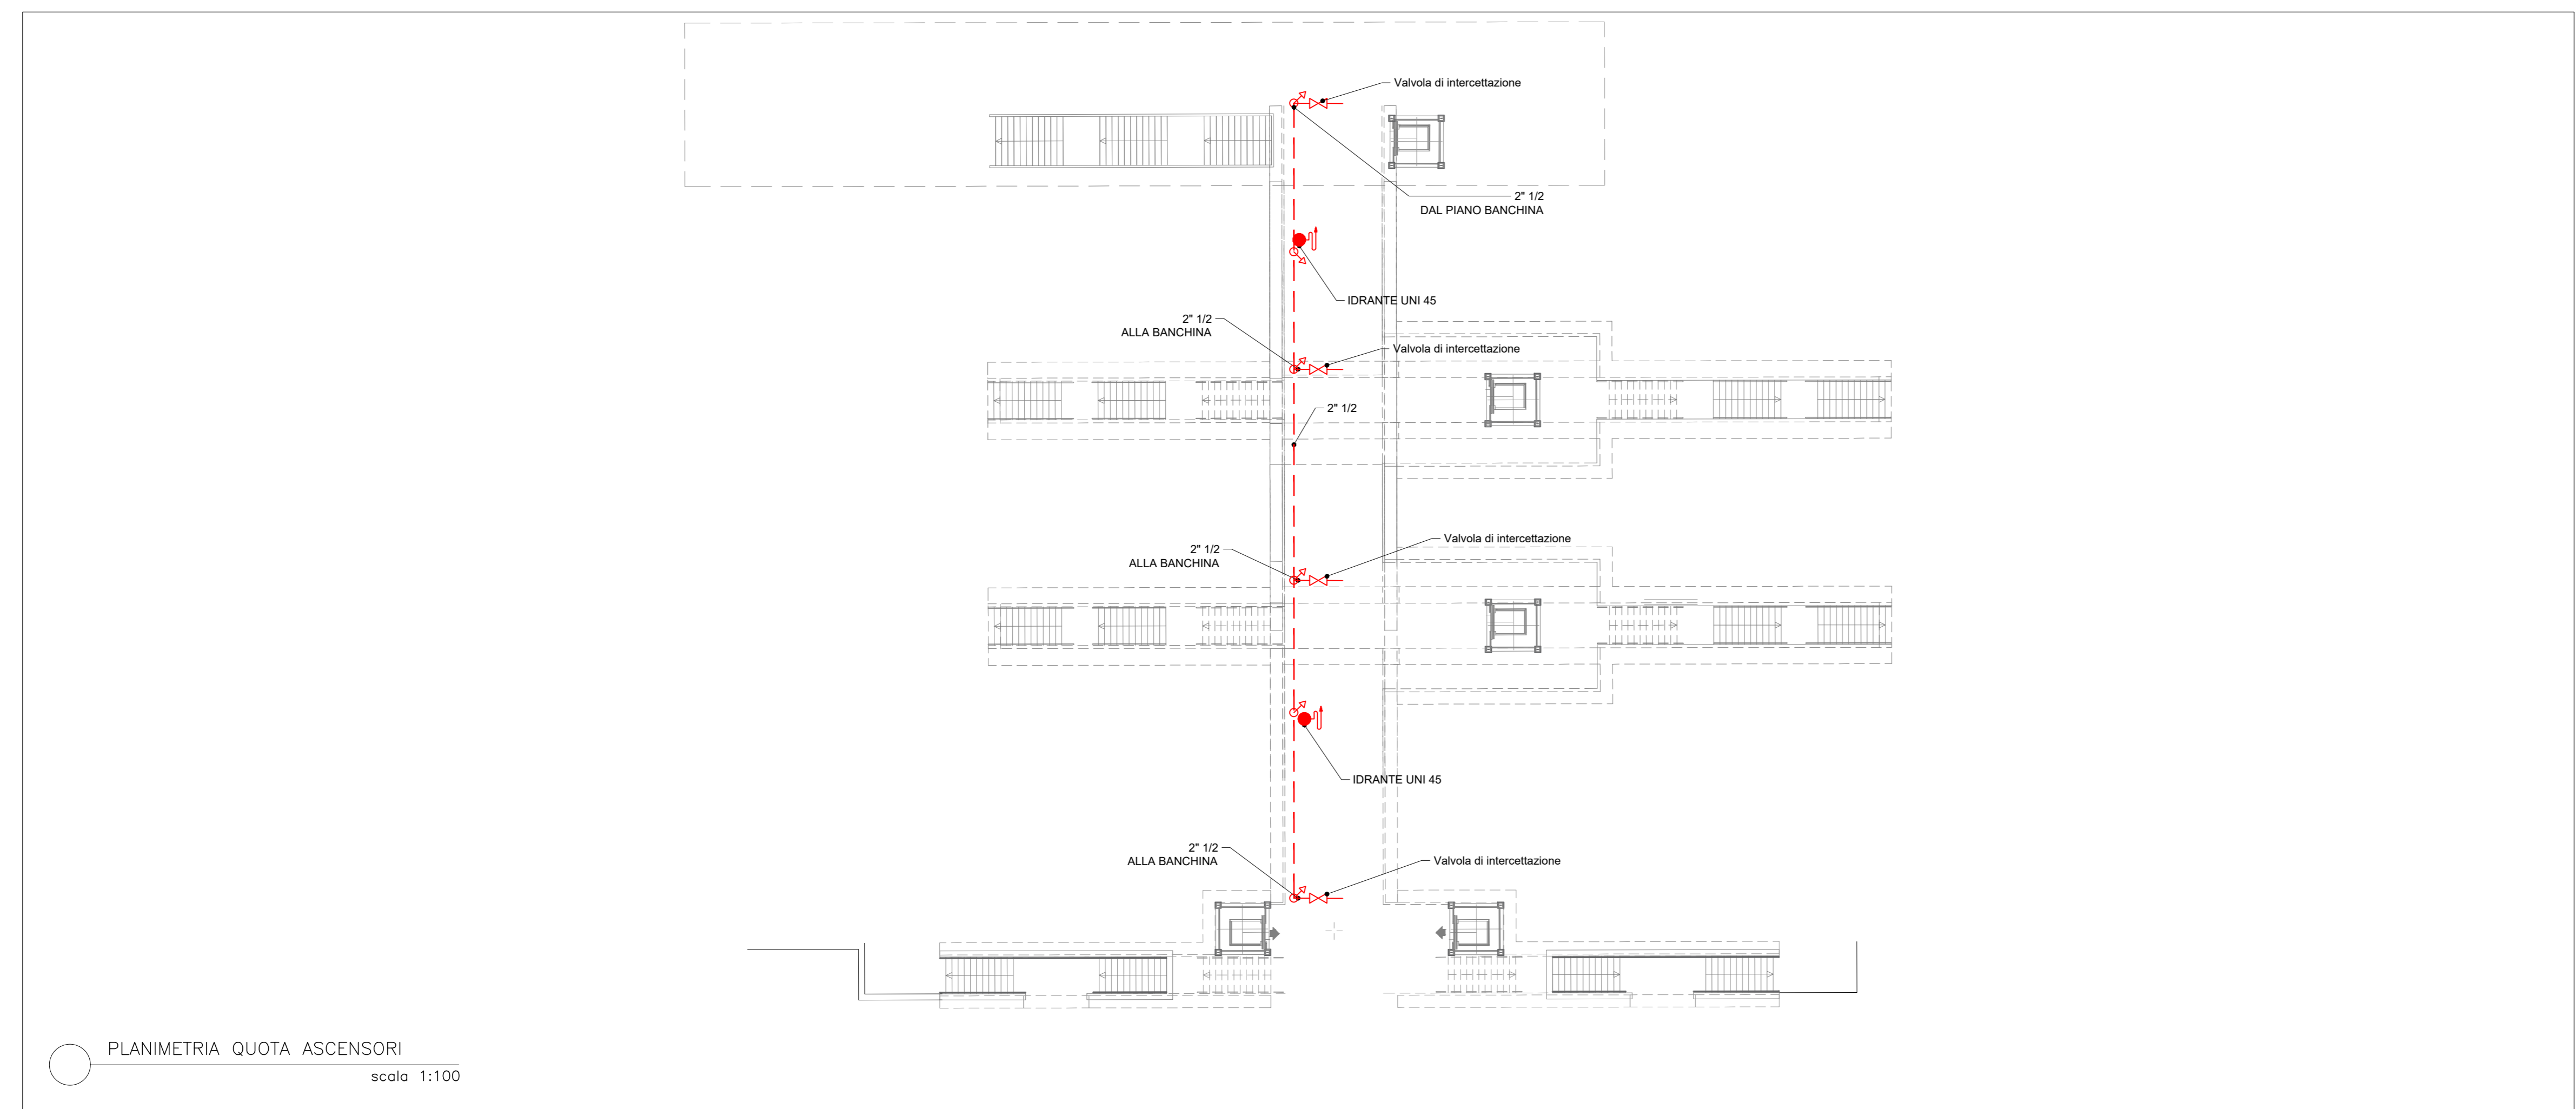

PLANIMETRIA QUOTA ASCENSORI
scala 1:100

LEGENDA

Elemento	Descrizione
	Attacco per idrante UNI 45
	Gruppo attacco autopompa VV UNI 70 da 2 1/2" con 2 attacchi (attacco in ottone, completa di rubinetto a sfera UNI70, scaricatore in ottone, valvola di alleggerimento a clapet e valvola di sicurezza).
	Tubazione in PEAD, con estremità sconnesse per impianti antincendio UNI EN 10225 e 10216 - serie media e pesante, passaggio ad incasso a pavimento.
	Tubazione in acciaio nero S5, preverniciata rossa, con estremità sconnesse per impianti antincendio UNI EN 10225 e 10216 - serie medio e pesante, passaggio a soffitto (a incasso nel controsoffitto).
	Valvola di intercettazione
	Dilatazione tubazione
	Salita tubazione

COMMITTENTE:
RFI
RIST. FERROVIARIA ITALIANA
GRUPPO FERROVIE DELLO STATO ITALIANE

PROGETTAZIONE:
ITALFERR
GRUPPO FERROVIE DELLO STATO ITALIANE

U.O. IMPIANTI INDUSTRIALI E TECNOLOGICI

PROGETTO DEFINITIVO

LINEA SALERNO - PONTECAGNANO AEROPORTO
COMPLETAMENTO METROPOLITANA DI SALERNO
TRATTA ARECHI - PONTECAGNANO AEROPORTO

Stazione Aeroporto di Salerno MIT - Rete Irsati
Stazione Aeroporto - Lavori impiantistici e disposizione apparecchiature

SCALA:
1:100

COMMESSA	LOTTO	FASE	ENTE	TIPO DOC.	OPERA/DISCIPLINA	PROGR.	REV.
NN1X	20	D	17	PA	A11202	001	B

Rev.	Descrizione	Redatto	Data	Verificato	Data	Approvato	Data	Autorizzato Data
A	Emissione esecutiva	E. Biondi	Settembre 2021	A. Mannoia	Settembre 2021	M. Di Stefano	Settembre 2021	4. Falcucci Gennaio 2021
B	Emissione esecutiva	E. Biondi	Gennaio 2021	A. Mannoia	Gennaio 2021	M. Di Stefano	Gennaio 2021	4. Falcucci Gennaio 2021

File: NN1X20D17PAA11202001B.DWG
n. Elab.: