

NOTE :


TUTTE LE DIMENSIONI E TUTTE LE ELEVAZIONI SONO IN MILLIMETRI (mm)
 TUTTE LE QUOTE IN ELEVAZIONE SONO RIFERITE ALLA QUOTA 0.00 DELL' IMPIANTO CORRISPONDENTE A 287 m S.L.M

LEGENDA:

- RECINZIONE
- OPERE ESISTENTI
- NUOVE OPERE
- - - - TUBAZIONI INTERRATE DI NUOVA INSTALLAZIONE
- TUBAZIONI FUORI TERRA DI NUOVA INSTALLAZIONE
- ☼ IDRANTE ANTINCENDIO

ELENCO APPARECCHIATURE

- PK-2 ELETTROCOMPRESSORE RECUPERO GAS
- PK-6 PACKAGE PRODUZIONE ARIA COMPRESA
- V-15 SERBATOIO ARIA STRUMENTI
- V-16 SERBATOIO ARIA SERVIZI
- E-1 REFRIGERANTE GAS
- TC-1 TURBOCOMPRESSORE
- TC-2 TURBOCOMPRESSORE
- TC-3 TURBOCOMPRESSORE
- S-102 FILTRO GAS COMBUSTIBILE TC-1
- S-202 FILTRO GAS COMBUSTIBILE TC-2
- S-302 FILTRO GAS COMBUSTIBILE TC-3
- ME-1 SILENZIATORE UNITA/CENTRALE
- S-6 FILTRI GAS COMBUSTIBILE
- S-7 FILTRO GAS COMBUSTIBILE
- S-8 FILTRO GAS SERVIZI
- E-2 RISCALDATORE GAS COMBUSTIBILE
- E-3 RISCALDATORE GAS COMBUSTIBILE
- E-4 RISCALDATORE GAS COMBUSTIBILE
- E-5 RISCALDATORE GAS SERVIZI
- B-1 CALDAIA RISCALDAMENTO GAS COMBUSTIBILE
- B-2 CALDAIA RISCALDAMENTO FABBRICATO UNITA
- B-3 CALDAIA RISCALDAMENTO FABBRICATO PRINCIPALE
- V-2 SERBATOIO OLIO NUOVO DI LUBRIFICAZIONE
- V-3A/3B SERBATOIO OLIO DI RECUPERO
- V-4 SERBATOIO OLIO DI SCARTO
- V-12 SERBATOIO GASOLIO PER DG-1
- W-7 IMPIANTO DI DISOLEAZIONE
- P-2A POMPA CARICAMENTO OLIO
- P-2B POMPA TRASFERIMENTO OLIO RECUPERO
- P-4 POMPA SCARICO AUTOBOTTI
- P-6 POMPA CARICAMENTO AUTOBOTTI
- P-13 MOTOPOMPA ANTINCENDIO
- S-1 FILTRO PRINCIPALE
- S-2 FILTRO PRINCIPALE
- S-3 FILTRO PRINCIPALE
- S-4 FILTRO PRINCIPALE
- S-5 FILTRO PRINCIPALE
- S-6 FILTRO PRINCIPALE
- V-1 SERBATOIO SLOP
- P-1 POMPA SLOP
- P-11 POMPA ANTINCENDIO
- P-12 ELETTROPOMPA SOMMERGIBILE
- P-15 POMPA IRRIGAZIONE
- T-10 VASCA STOCCAGGIO ACQUA IRRIGAZIONE
- T-11 VASCA STOCCAGGIO ACQUA ANTINCENDIO
- P-3 POMPA CARICAMENTO AUTOBOTTI

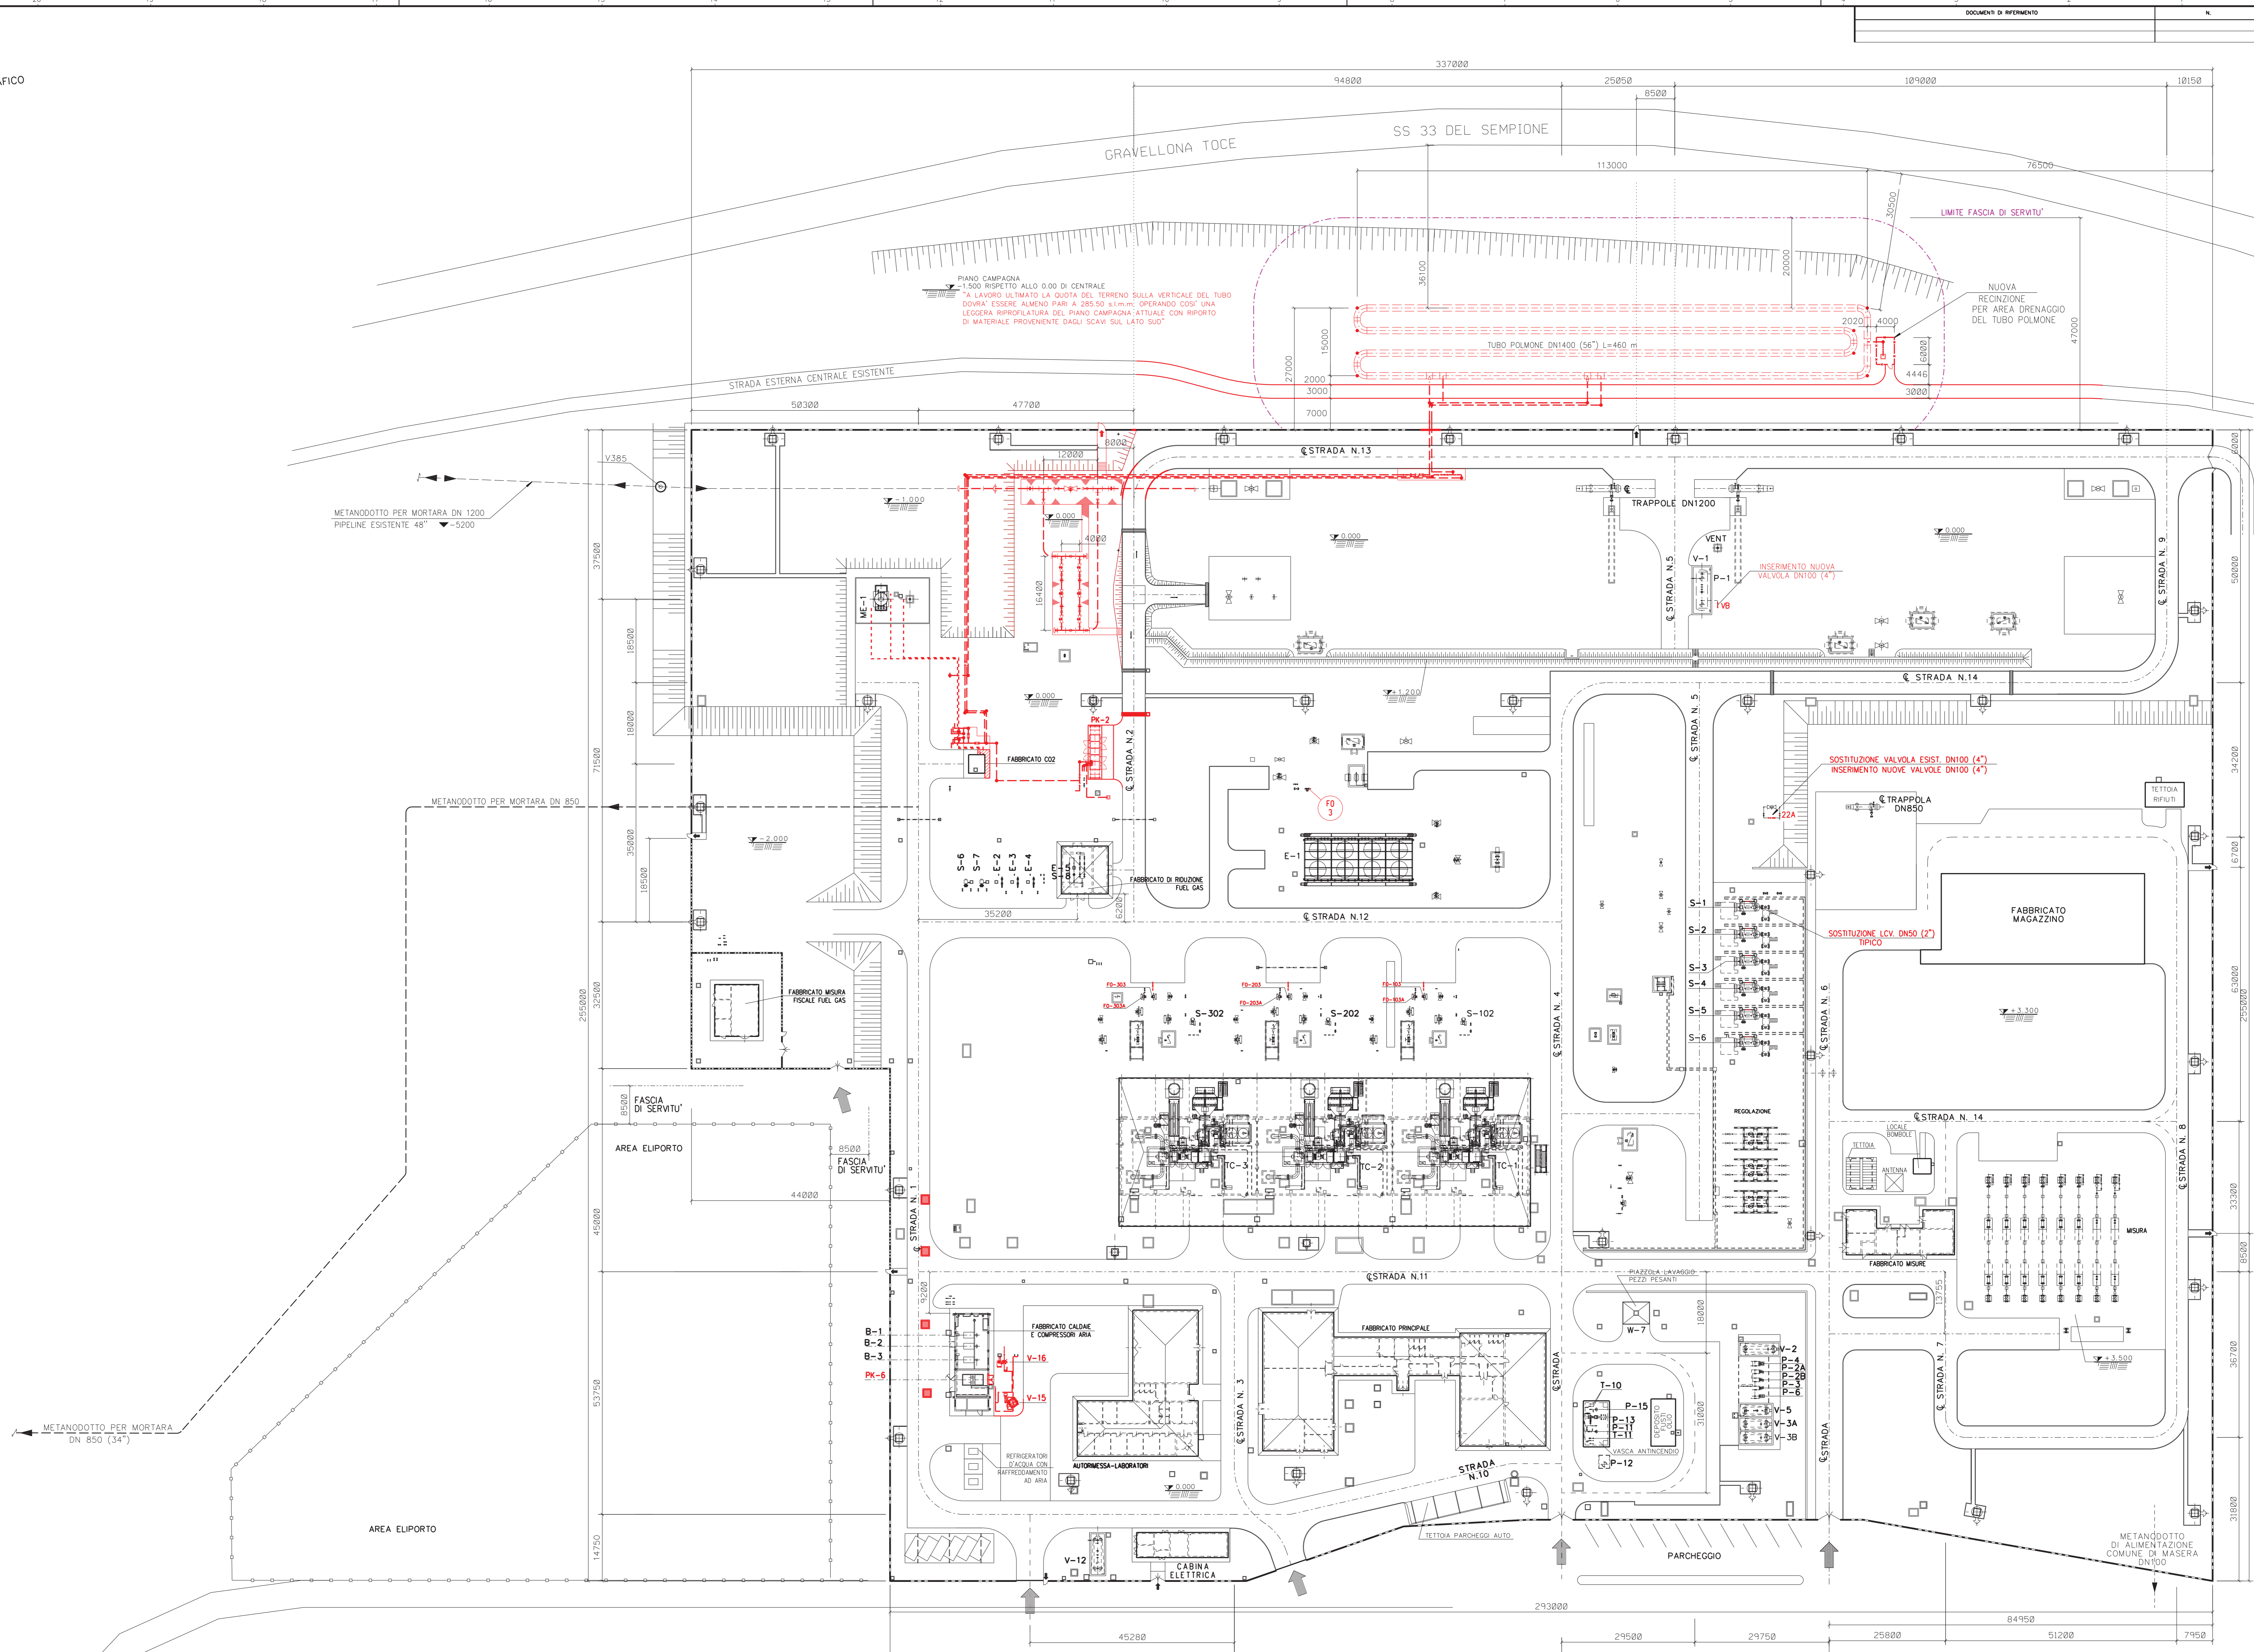

0	26-02-21	EMISSIONE PER ENTI		BELELLI	LETO	BELELLI
Rev.	DATA	DESCRIZIONE		ELABORATO	VERIFICATO	APPROVATO
CLIENTE		PROGETTISTA		COMMESSA	UNITA' N.	
				023087-10	000	
ADEGUAMENTO CENTRALE DI COMPRESIONE DI MASERA (VB)				DIS. N. 000-CB-A-12204		
PLANIMETRIA GENERALE OPERE CIVILI STATO DI PROGETTO				REVISIONE 0		
				FG. 1 di 1		
				SCALA 1:500		