
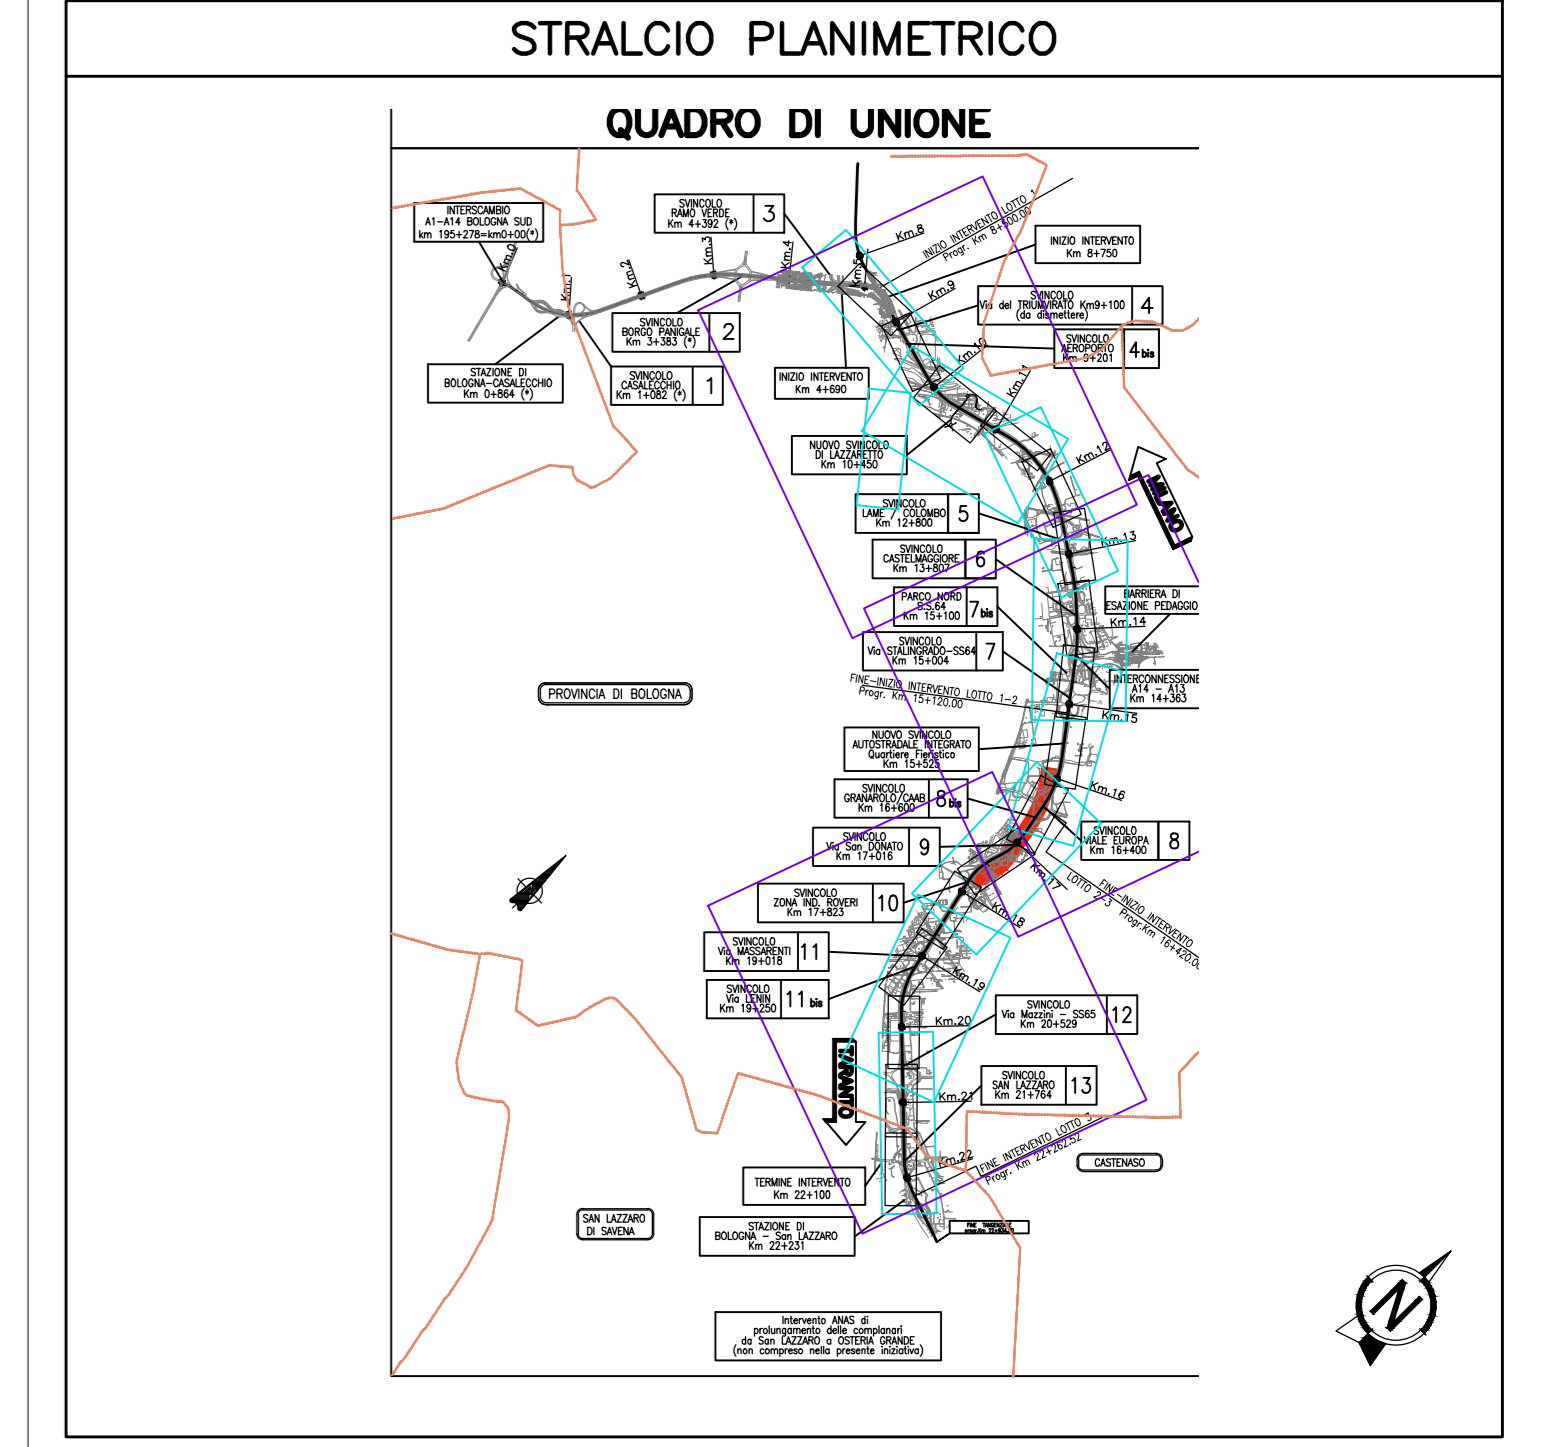



GALLERIA ARTIFICIALE FONICA – SAN DONNINO
SCALA 1:1000

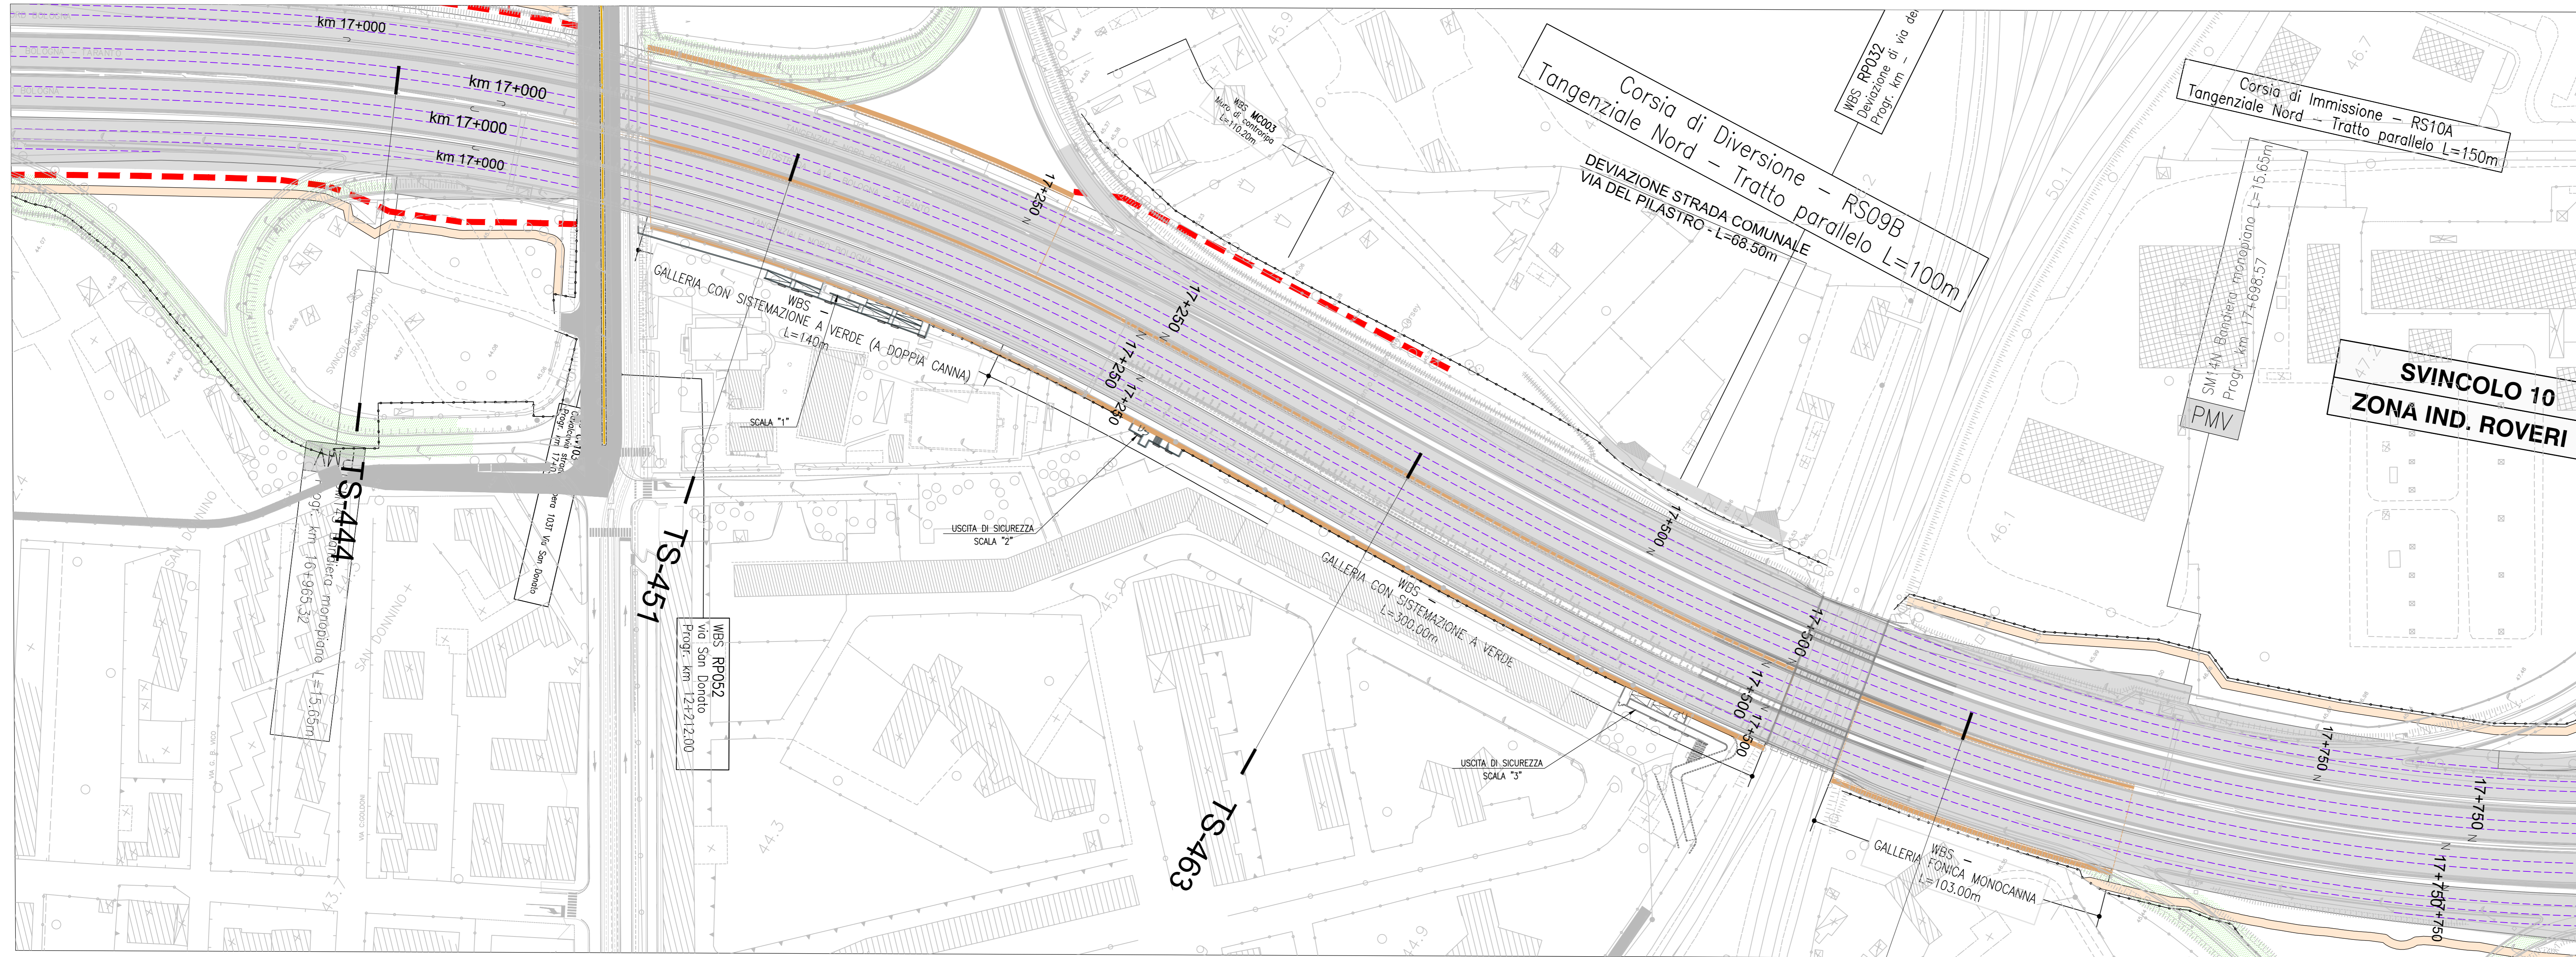


LEGENDA

	PULSANTE PER PARTENZA SECONDA VELOCITA' VENTILATORE E CREAZIONE EFFETTO "BOLLA" PER INTERVENTO SQUADRA DI SOCCORSO
	VENTILATORI DI PRESSURIZZAZIONE COMPLETI DI SERRANDA TAGLIAFUOCO
	SERRANDA DI SOVRAPRESSIONE CONIUGATA A SERRANDA TAGLIAFUOCO

USCITA DI SICUREZZA – SCALA "2"
PIANTA E SEZIONE SCALA 1:100

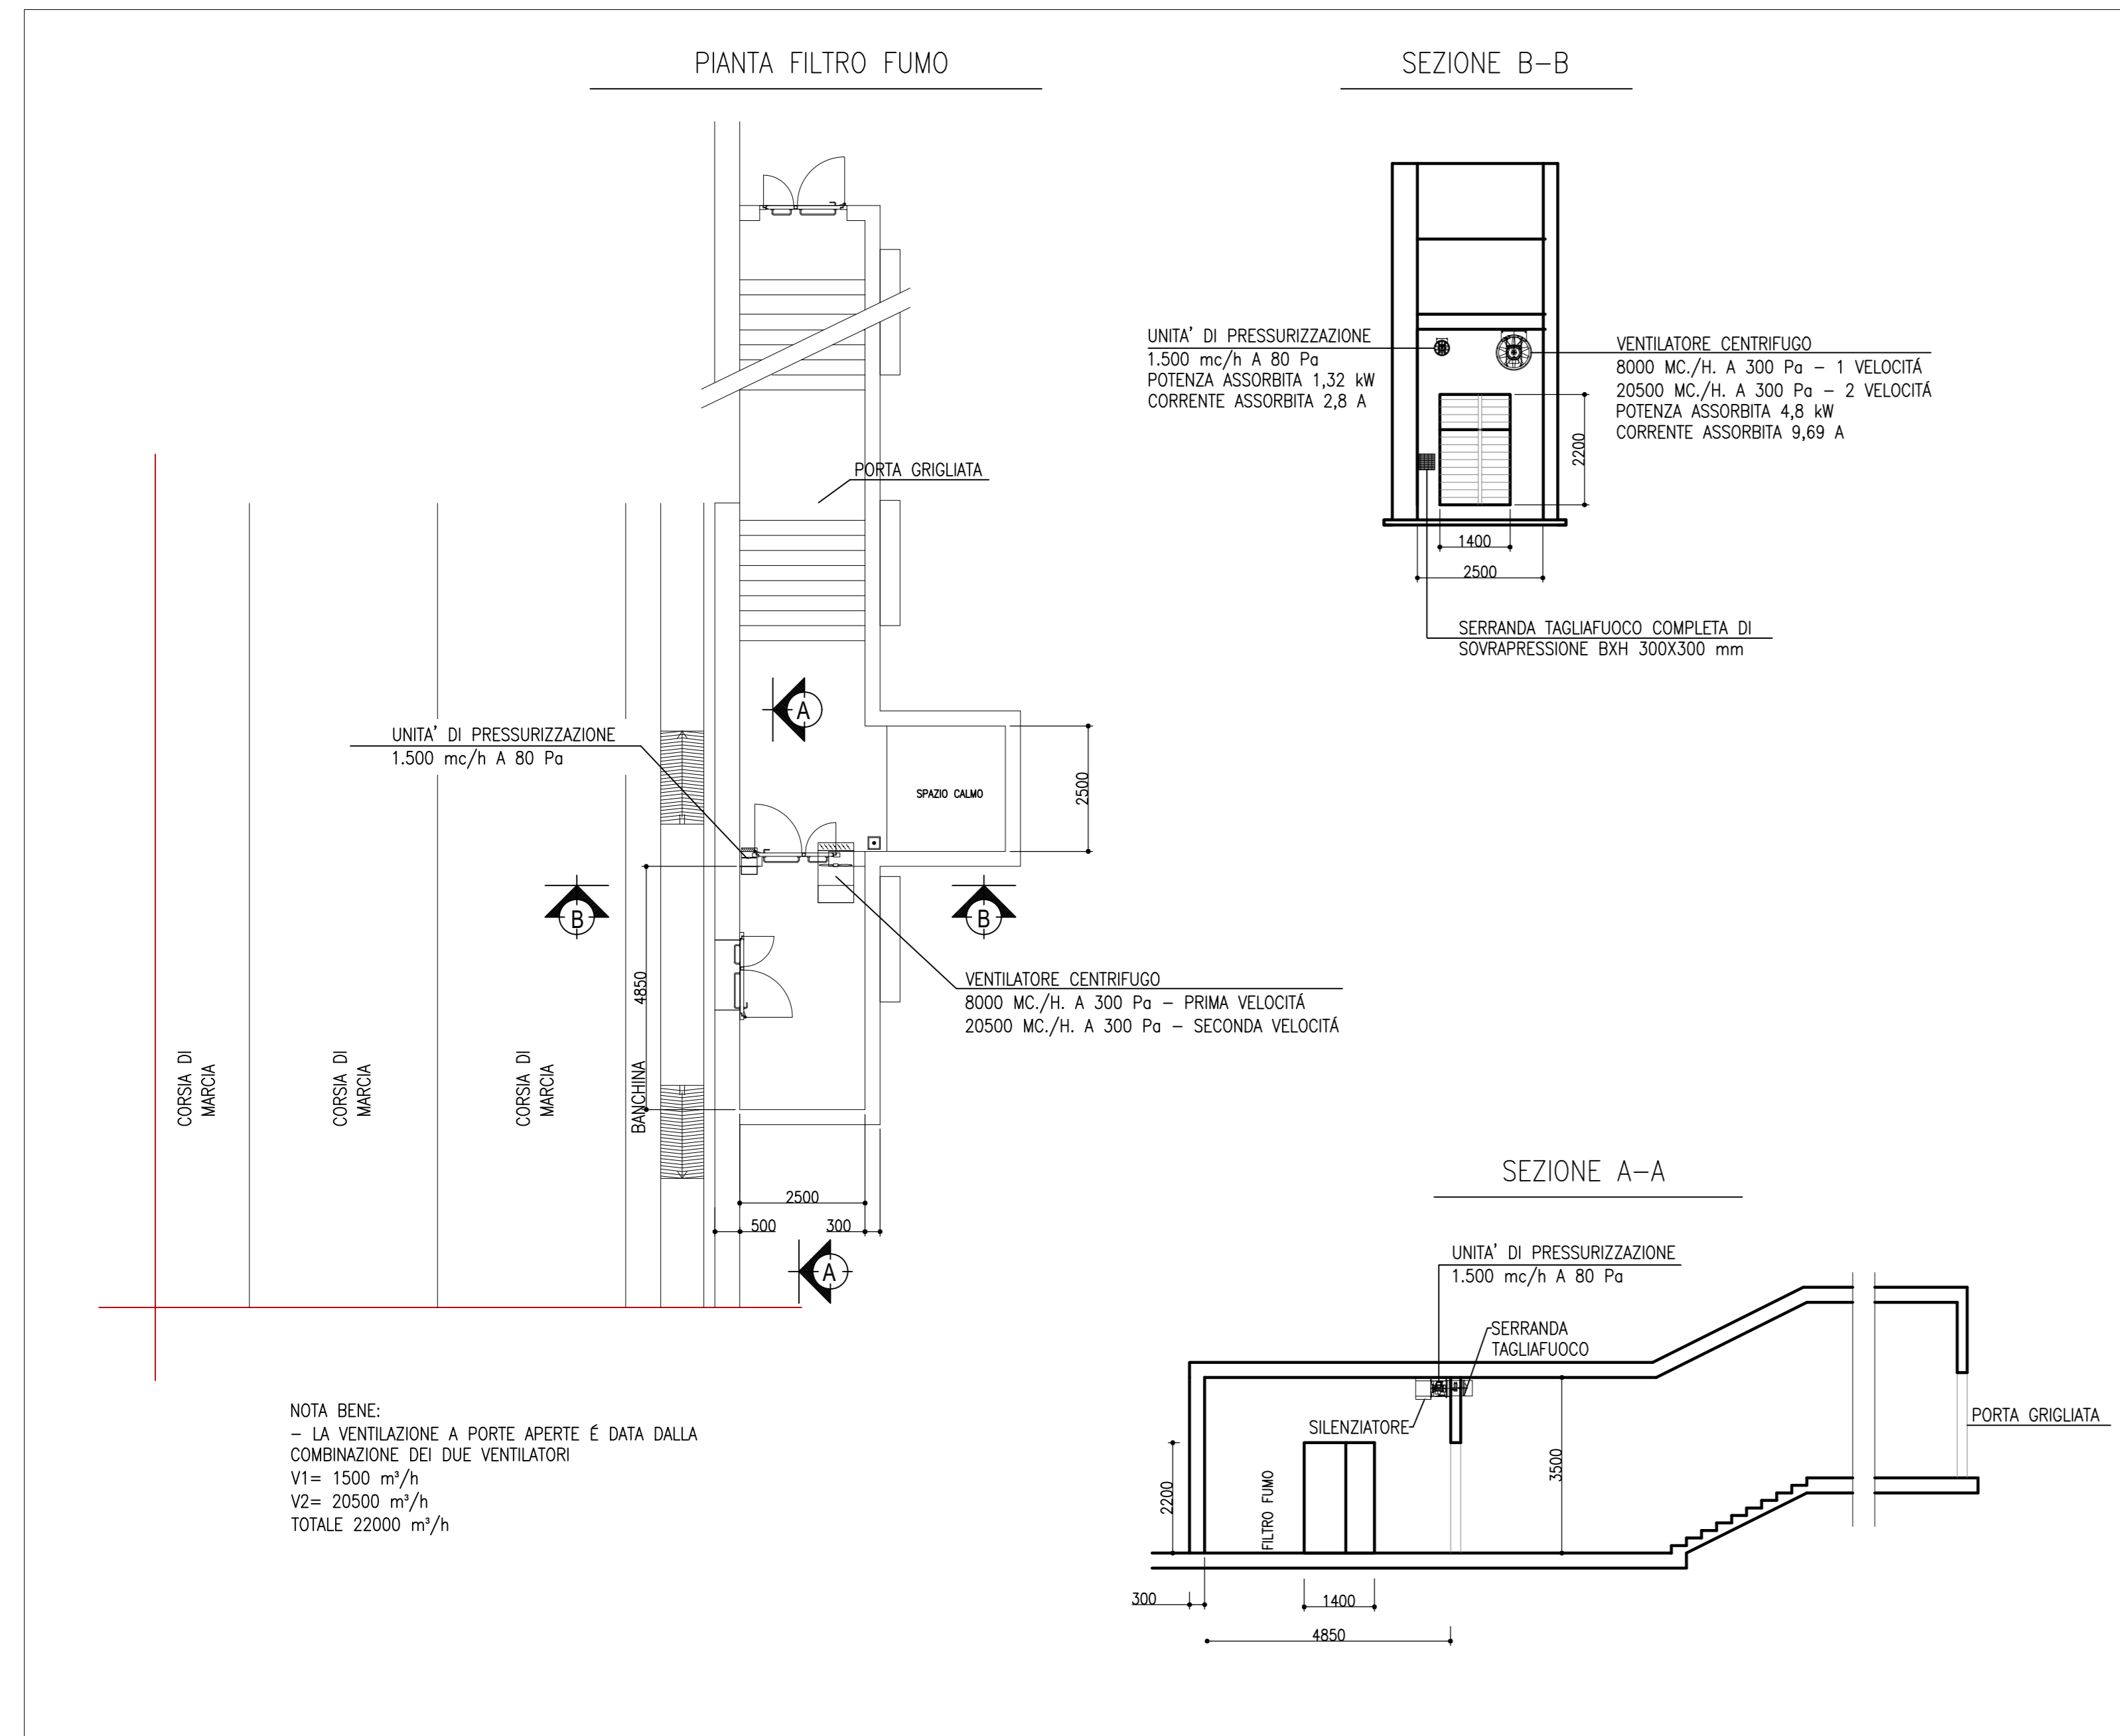

USCITA DI SICUREZZA – SCALA "3"
PIANTA E SEZIONE SCALA 1:100

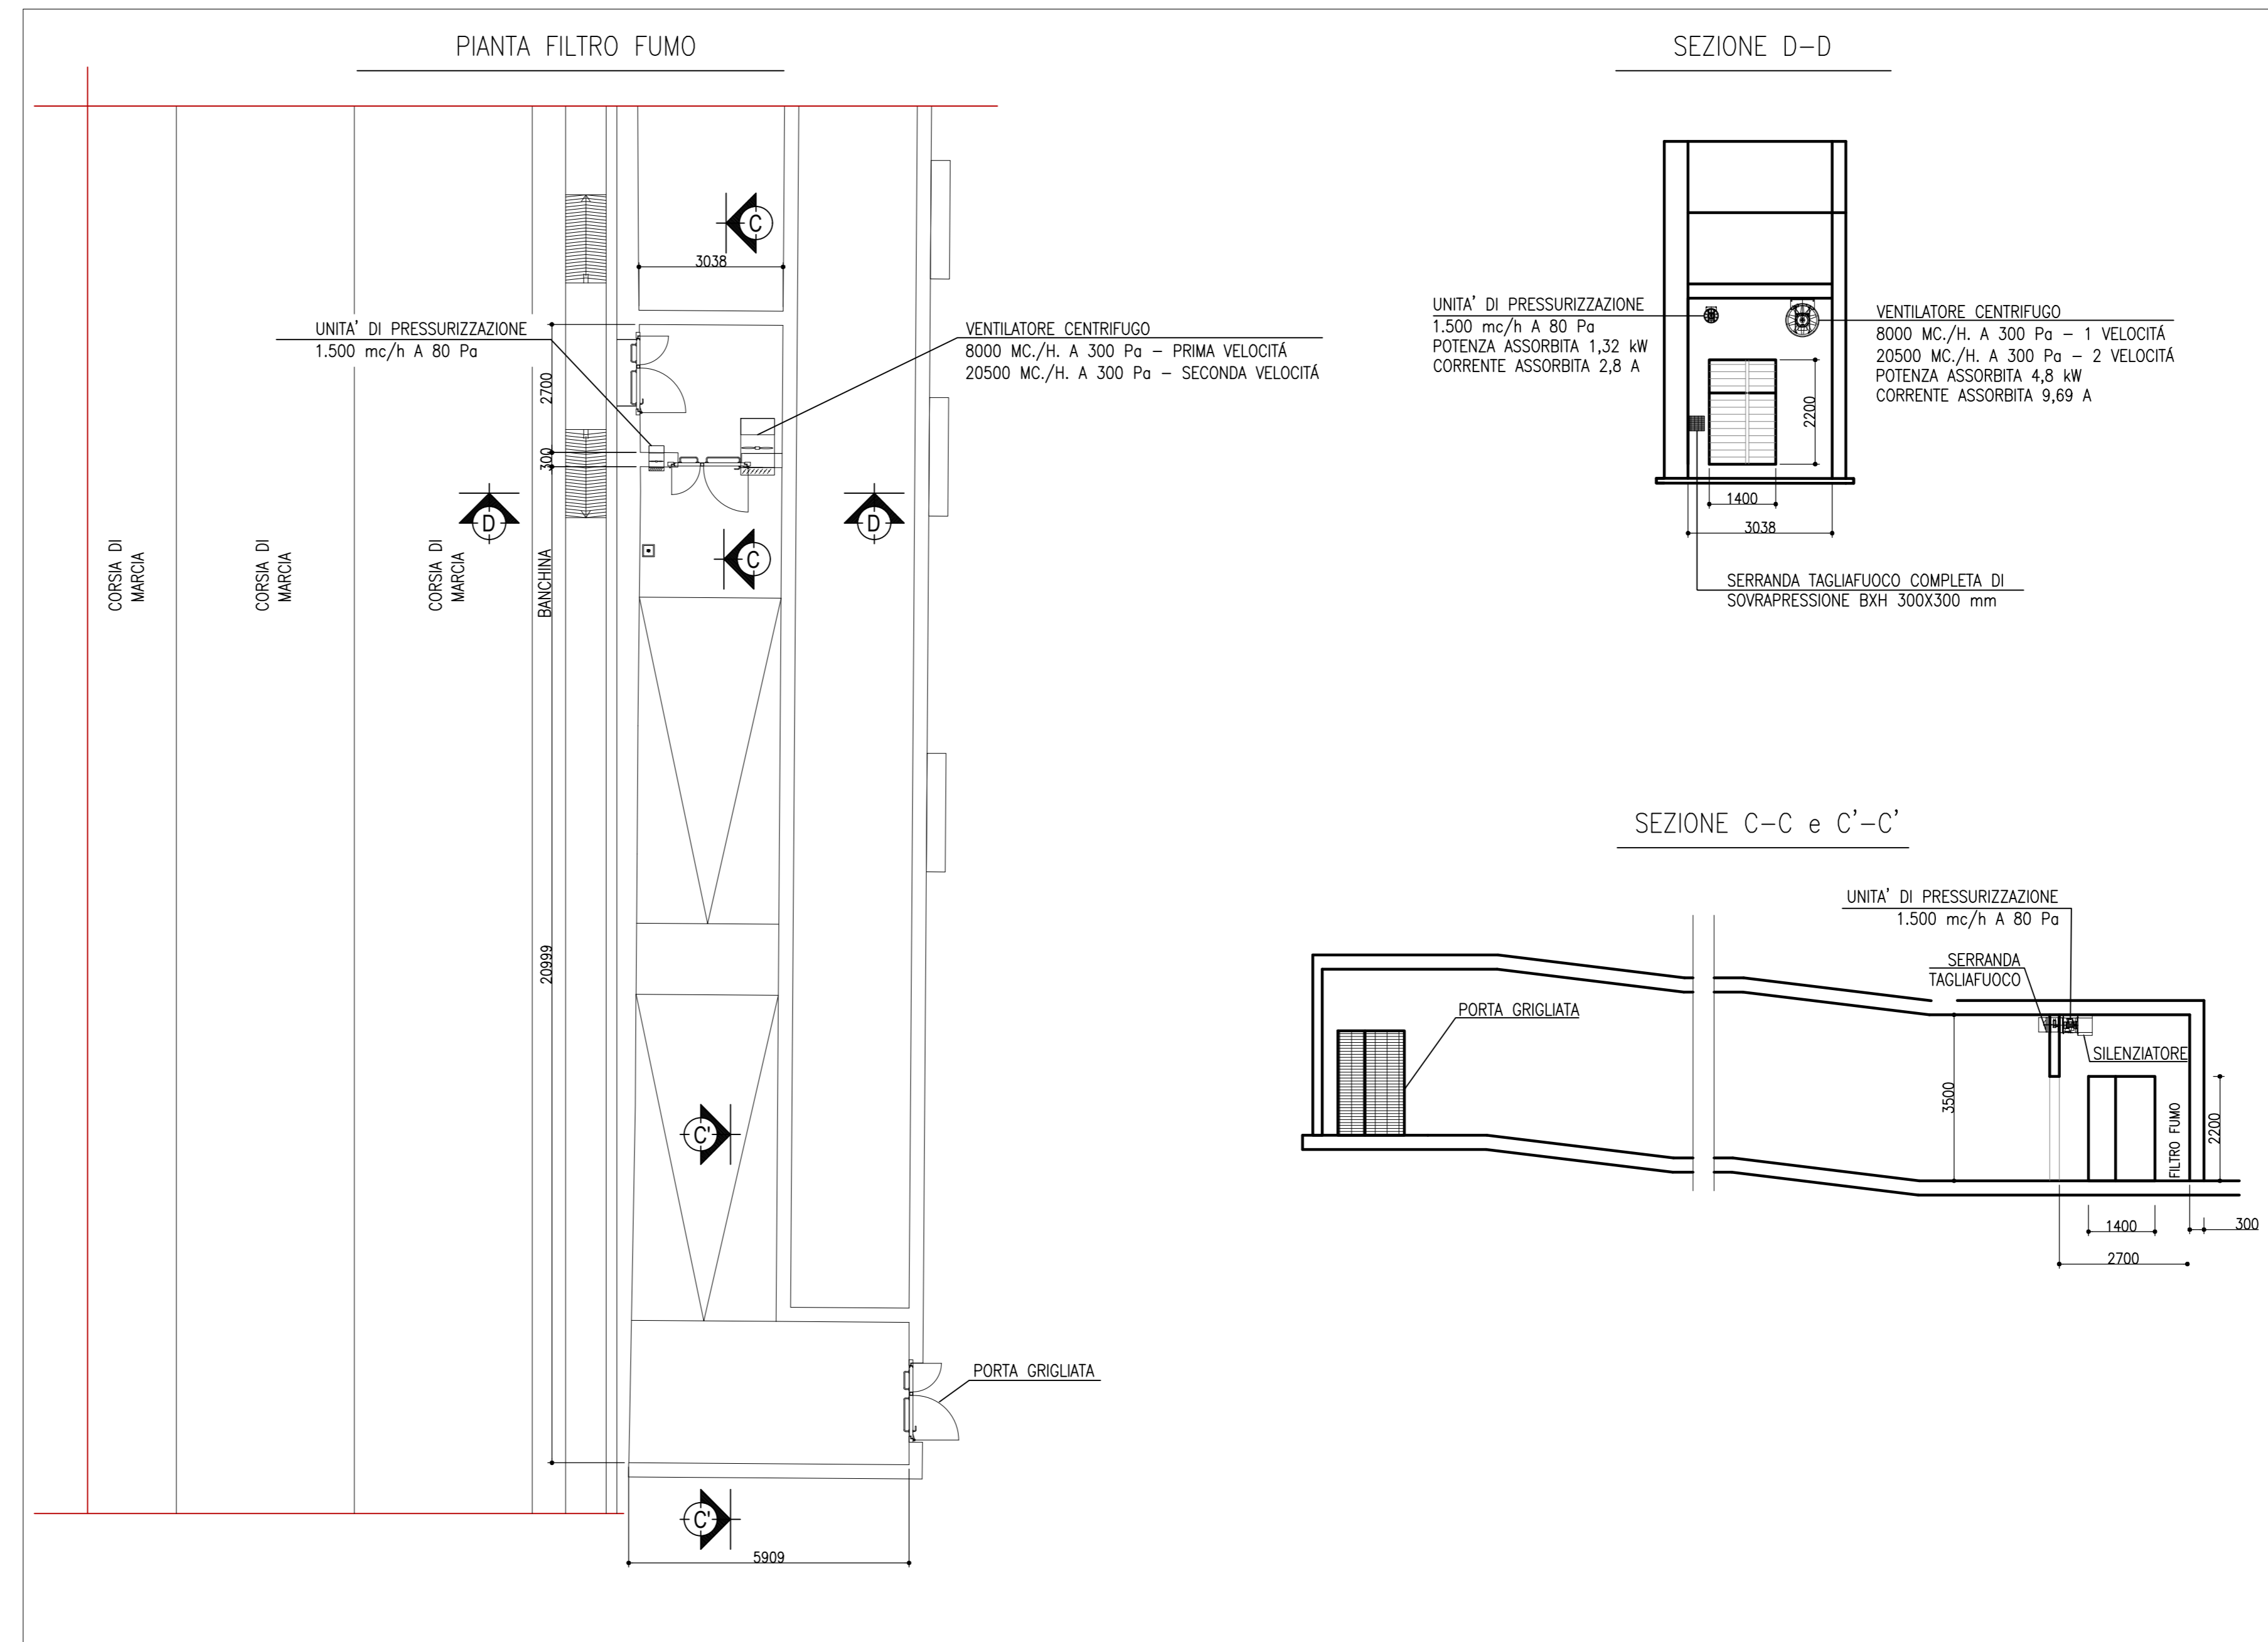

autostrade per l'italia
AUTOSTRADA (A14) : BOLOGNA-BARI-TARANTO
 TRATTO: BOLOGNA BORGO PANIGALE - BOLOGNA SAN LAZZARO
 POTENZIAMENTO IN SEDE DEL SISTEMA
 AUTOSTRADALE E TANGENZIALE DI BOLOGNA
 "PASSANTE DI BOLOGNA"
 PROGETTO DEFINITIVO

AUTOSTRADA A14 / TANGENZIALE
GALLERIA ARTIFICIALE FONICA - SAN DONNINO
IMPIANTO IM001 - GALLERIA SAN DONNINO
 Planimetria generale galleria. Sistema di pressurizzazione
 Locali filtro antincendio uscite di sicurezza

IL PROGETTISTA SPECIALISTICO Ing. Andrea Tardi C.O.E. Romagna N. 1154 RESPONSABILE OPERE TECNOLOGICHE		IL RESPONSABILE INTEGRAZIONE PRESTAZIONI SPECIALISTICHE Ing. Raffaele Rovati C.O.E. Romagna N. 1154		IL DIRETTORE TECNICO Ing. Andrea Tardi C.O.E. Romagna N. 1154	
CODICE IDENTIFICATIVO 111465 0000 PD/AU/CF1 IM001 IMP00 DOP T 0114 -2					
PROJECT MANAGER Ing. Raffaele Rovati C.O.E. Romagna N. 1154		SUPPORTO SPECIALISTICO Ing. Andrea Tardi C.O.E. Romagna N. 1154		REVISIONE 01 02 03 04 05 06 07 08 09 10 11 12	
REDATTO Ing. Raffaele Rovati C.O.E. Romagna N. 1154		VERIFICATO Ing. Raffaele Rovati C.O.E. Romagna N. 1154		DATA 01/09/2017 02/09/2017 03/09/2017 04/09/2017 05/09/2017 06/09/2017 07/09/2017 08/09/2017 09/09/2017 10/09/2017 11/09/2017 12/09/2017	