



LOCALI TECNOLOGICI – PIANTA
SCALA 1:50

48200

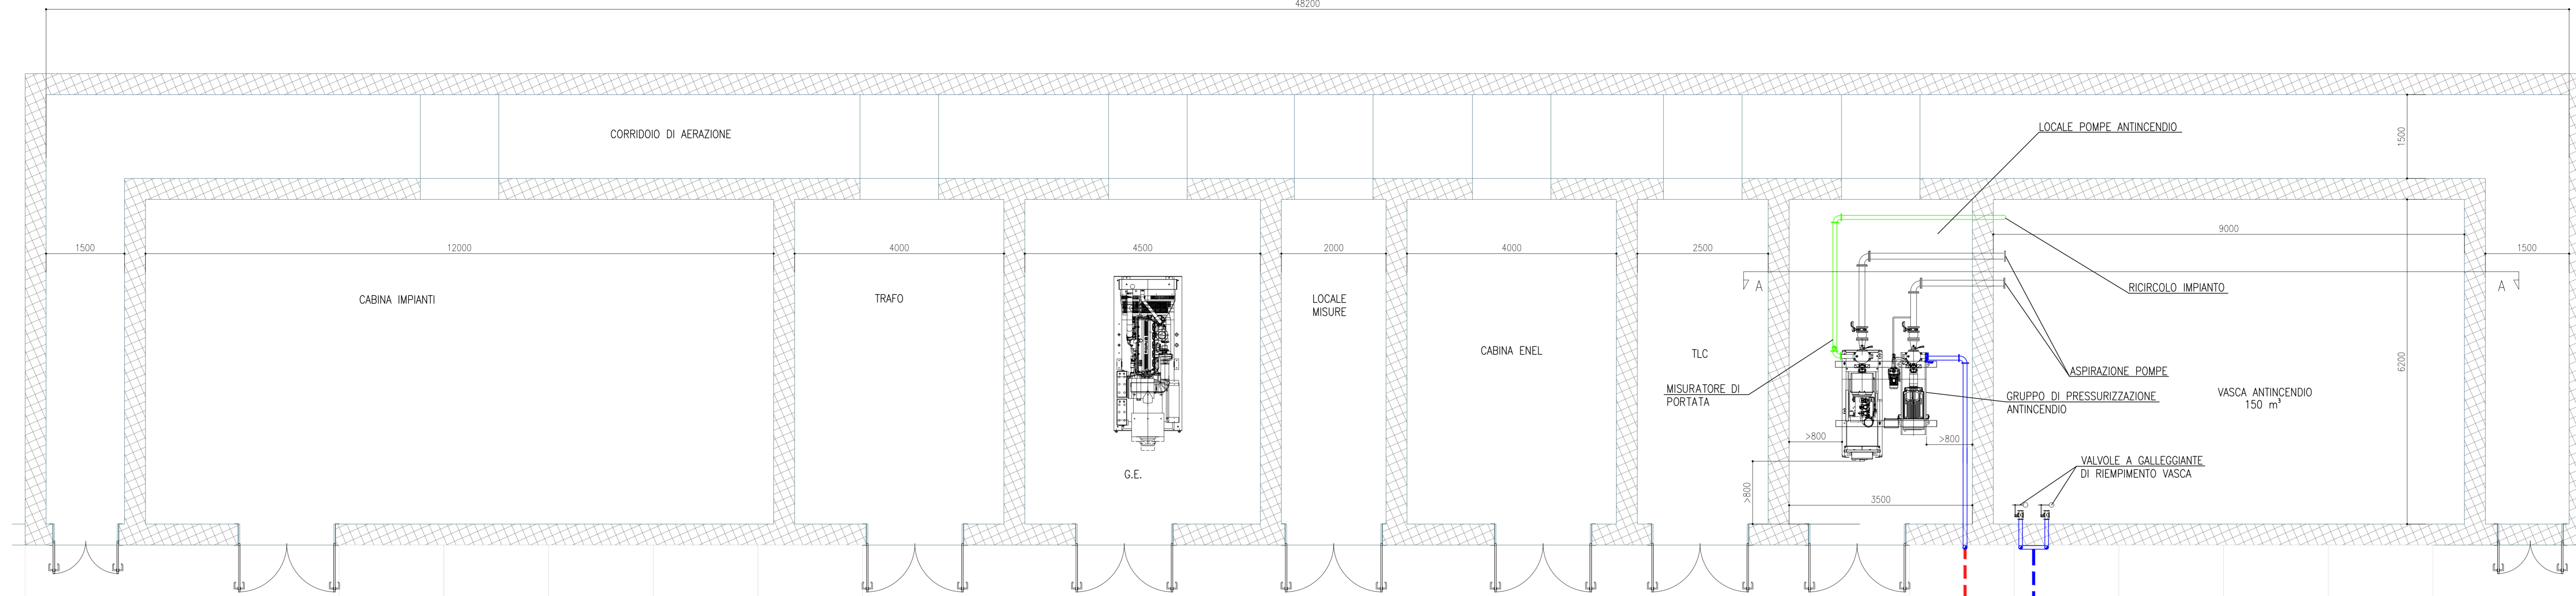

LOCALE POMPE E VASCA ANTINCENDIO
SEZIONE SCALA 1:50

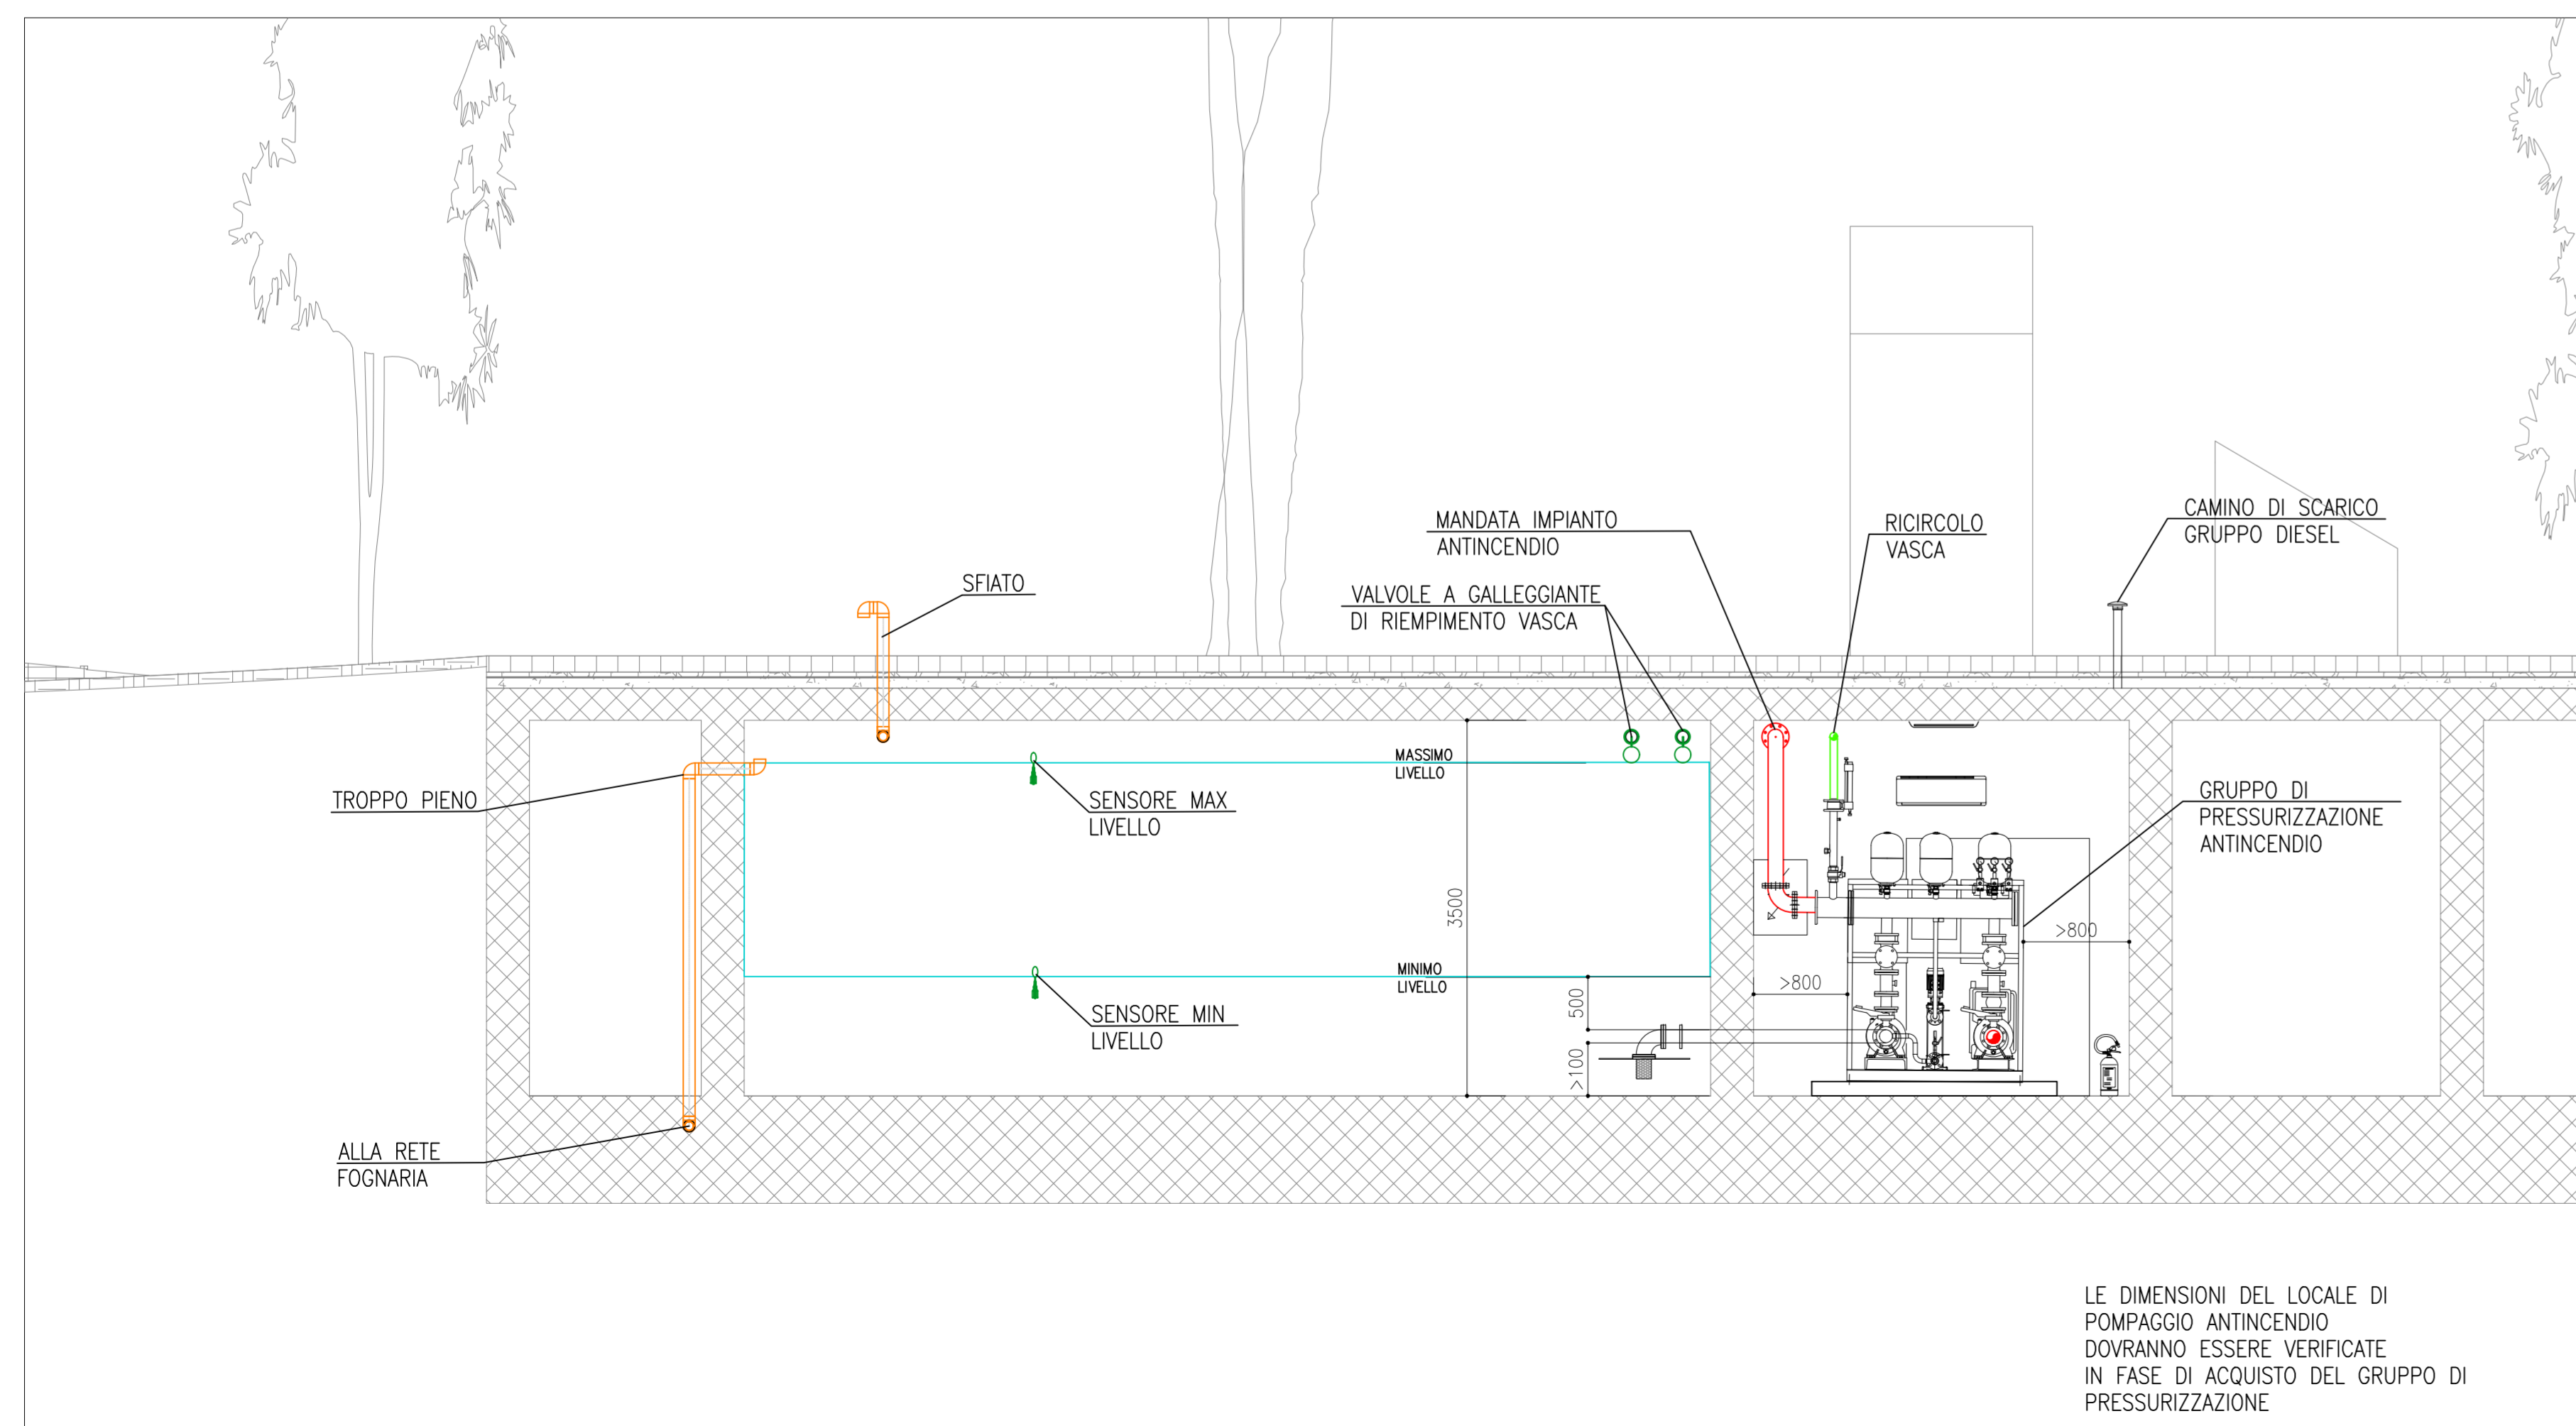


LE DIMENSIONI DEL LOCALE DI POMPAGGIO ANTINCENDIO DOVRANNO ESSERE VERIFICATE IN FASE DI ACQUISTO DEL GRUPPO DI PRESSURIZZAZIONE


PIAZZALE



LOCALI TECNOLOGICI – SAN DONNINO
SCALA 1:1000

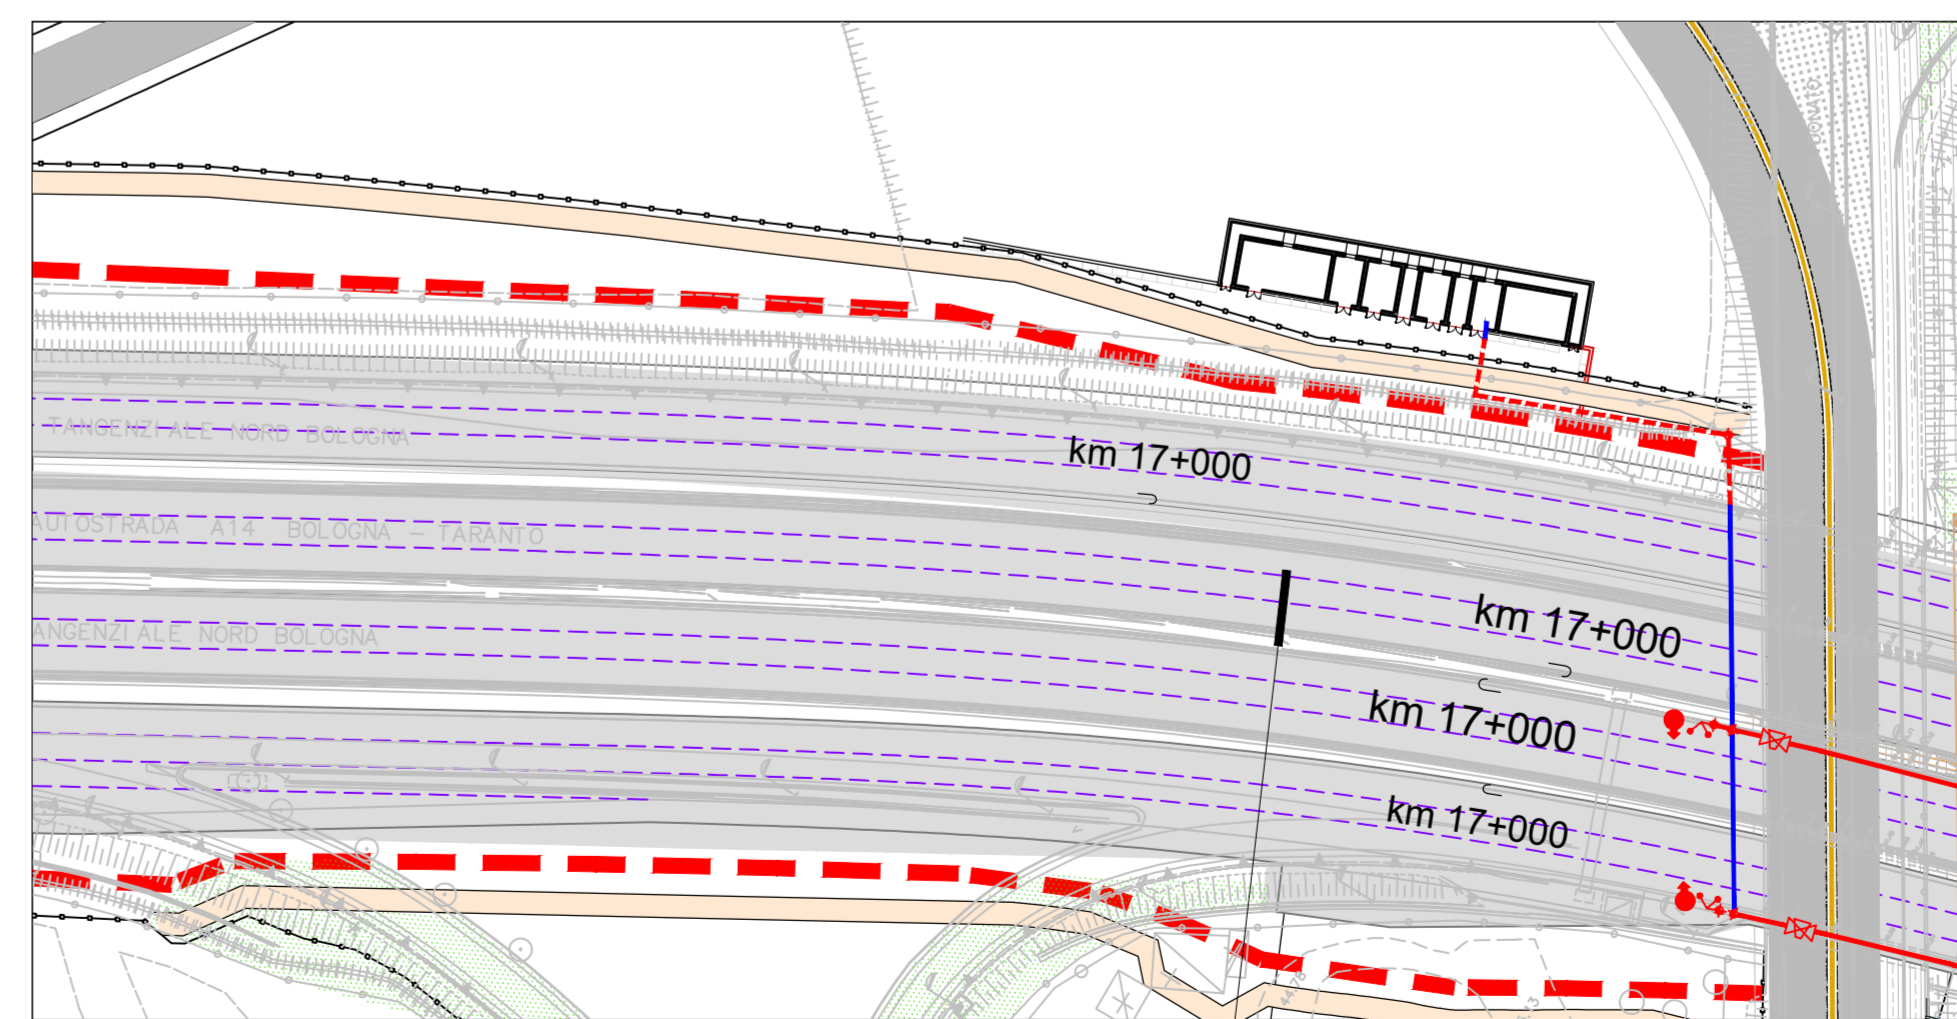

STRALCIO PLANIMETRICO

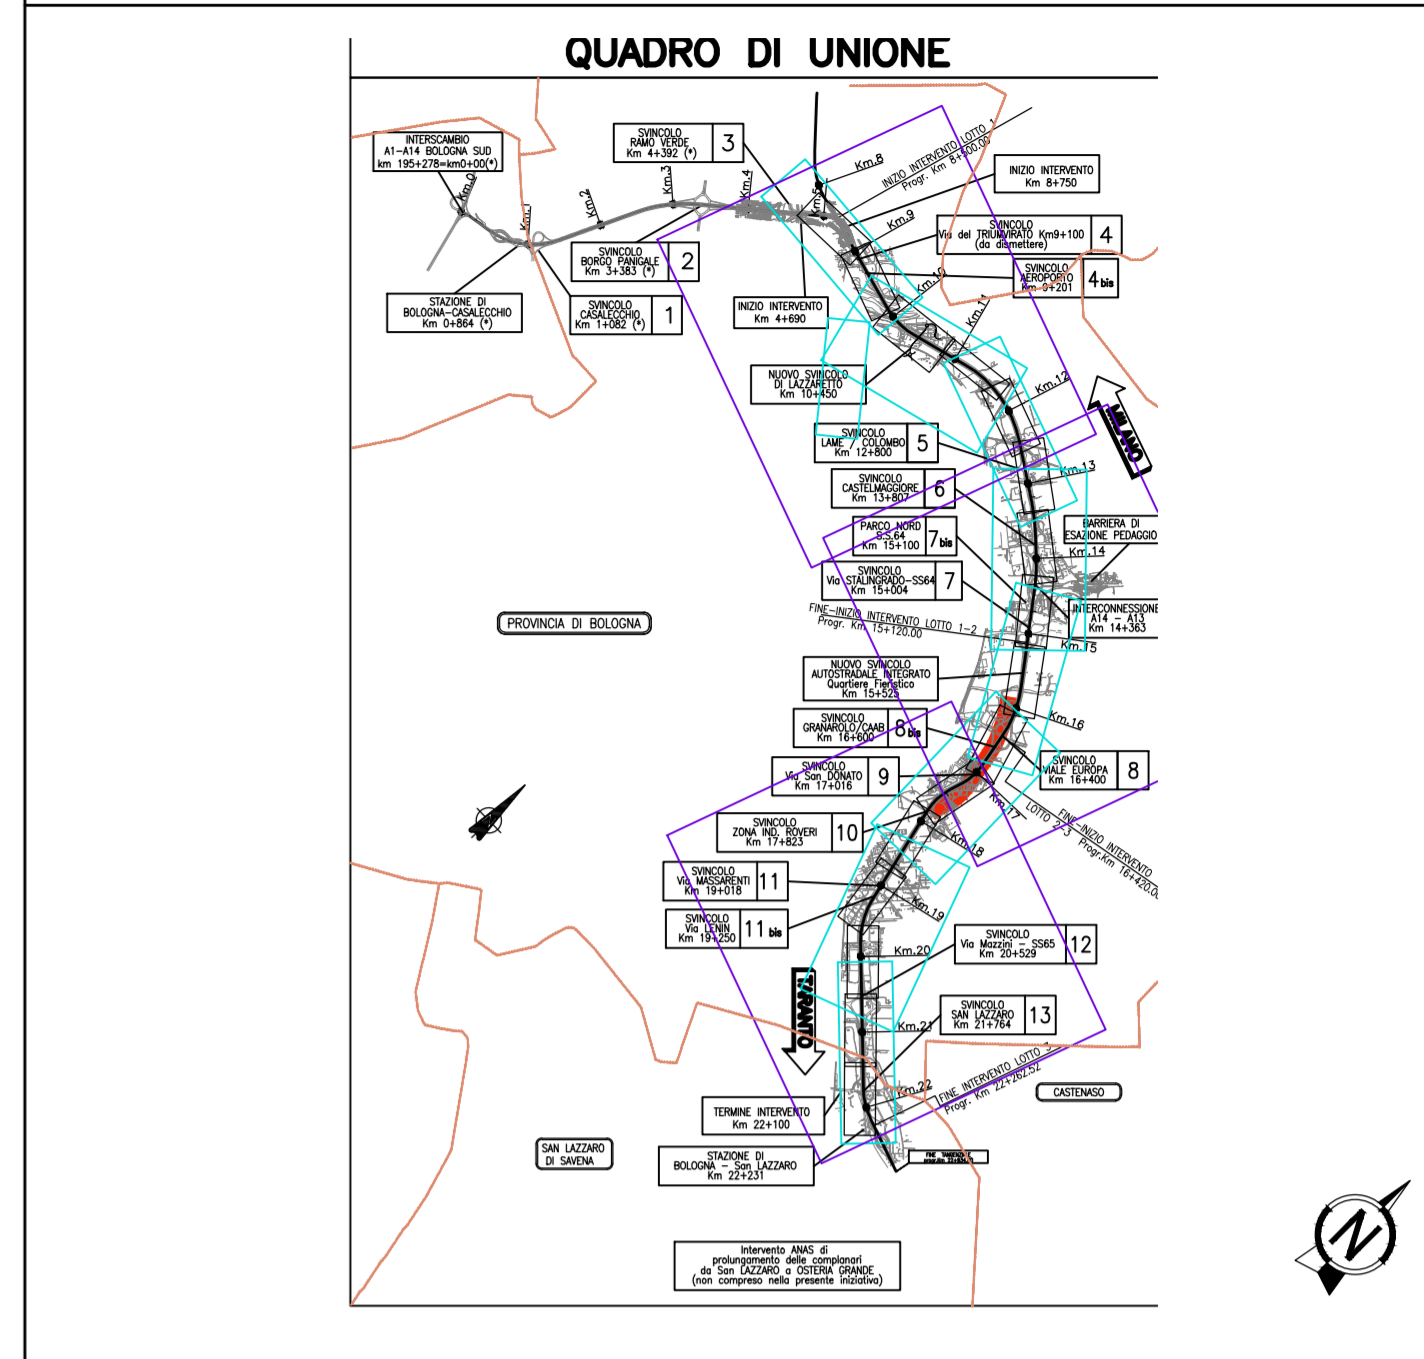

autostrade per l'italia

AUTOSTRADA (A14) : BOLOGNA-BARI-TARANTO
TRATTO: BOLOGNA BORGO PANIGALE - BOLOGNA SAN LAZZARO

POTENZIAMENTO IN SEDE DEL SISTEMA
AUTOSTRADALE E TANGENZIALE DI BOLOGNA

"PASSANTE DI BOLOGNA"

PROGETTO DEFINITIVO

AUTOSTRADA A14 / TANGENZIALE

GALLERIA ARTIFICIALE FONICA - SAN DONNINO

IMPIANTO IM001 - GALLERIA SAN DONNINO

Locali tecnici e vasca antincendio
Planimetria civile, sezioni e impianti

IL PROGETTISTA SPECIALISTICO Ing. Andrea Tardi Ord. Ingg. Parma N. 1154 RESPONSABILE OPERE TECNOLOGICHE		IL RESPONSABILE INTEGRAZIONE PRESTAZIONI SPECIALISTICHE Ing. Raffaele Ronchini Ord. Ingg. Modena N. A1068		IL DIRETTORE TECNICO Ing. Andrea Tardi Ord. Ingg. Parma N. 1154 PROGETTAZIONE NUOVE OPERE AUTOSTRADALI	
CODICE IDENTIFICATIVO					
REF. PROGETTO	DATA	STATO	PROGETTO	REF. PROGETTO	ORDINATORE
111465	0000	PD	AU	CF1	IM001
REVISIONI				REVISIONI	
REDAZIONE				VERIFICAZIONE	
REDAZIONE				VERIFICAZIONE	

VISTO DEL COMMITTENTE
autostrade per l'italia

VISTO DEL CONCESSIONARIO
Ministero delle Infrastrutture e dei Trasporti