




Planimetria scala 1:200

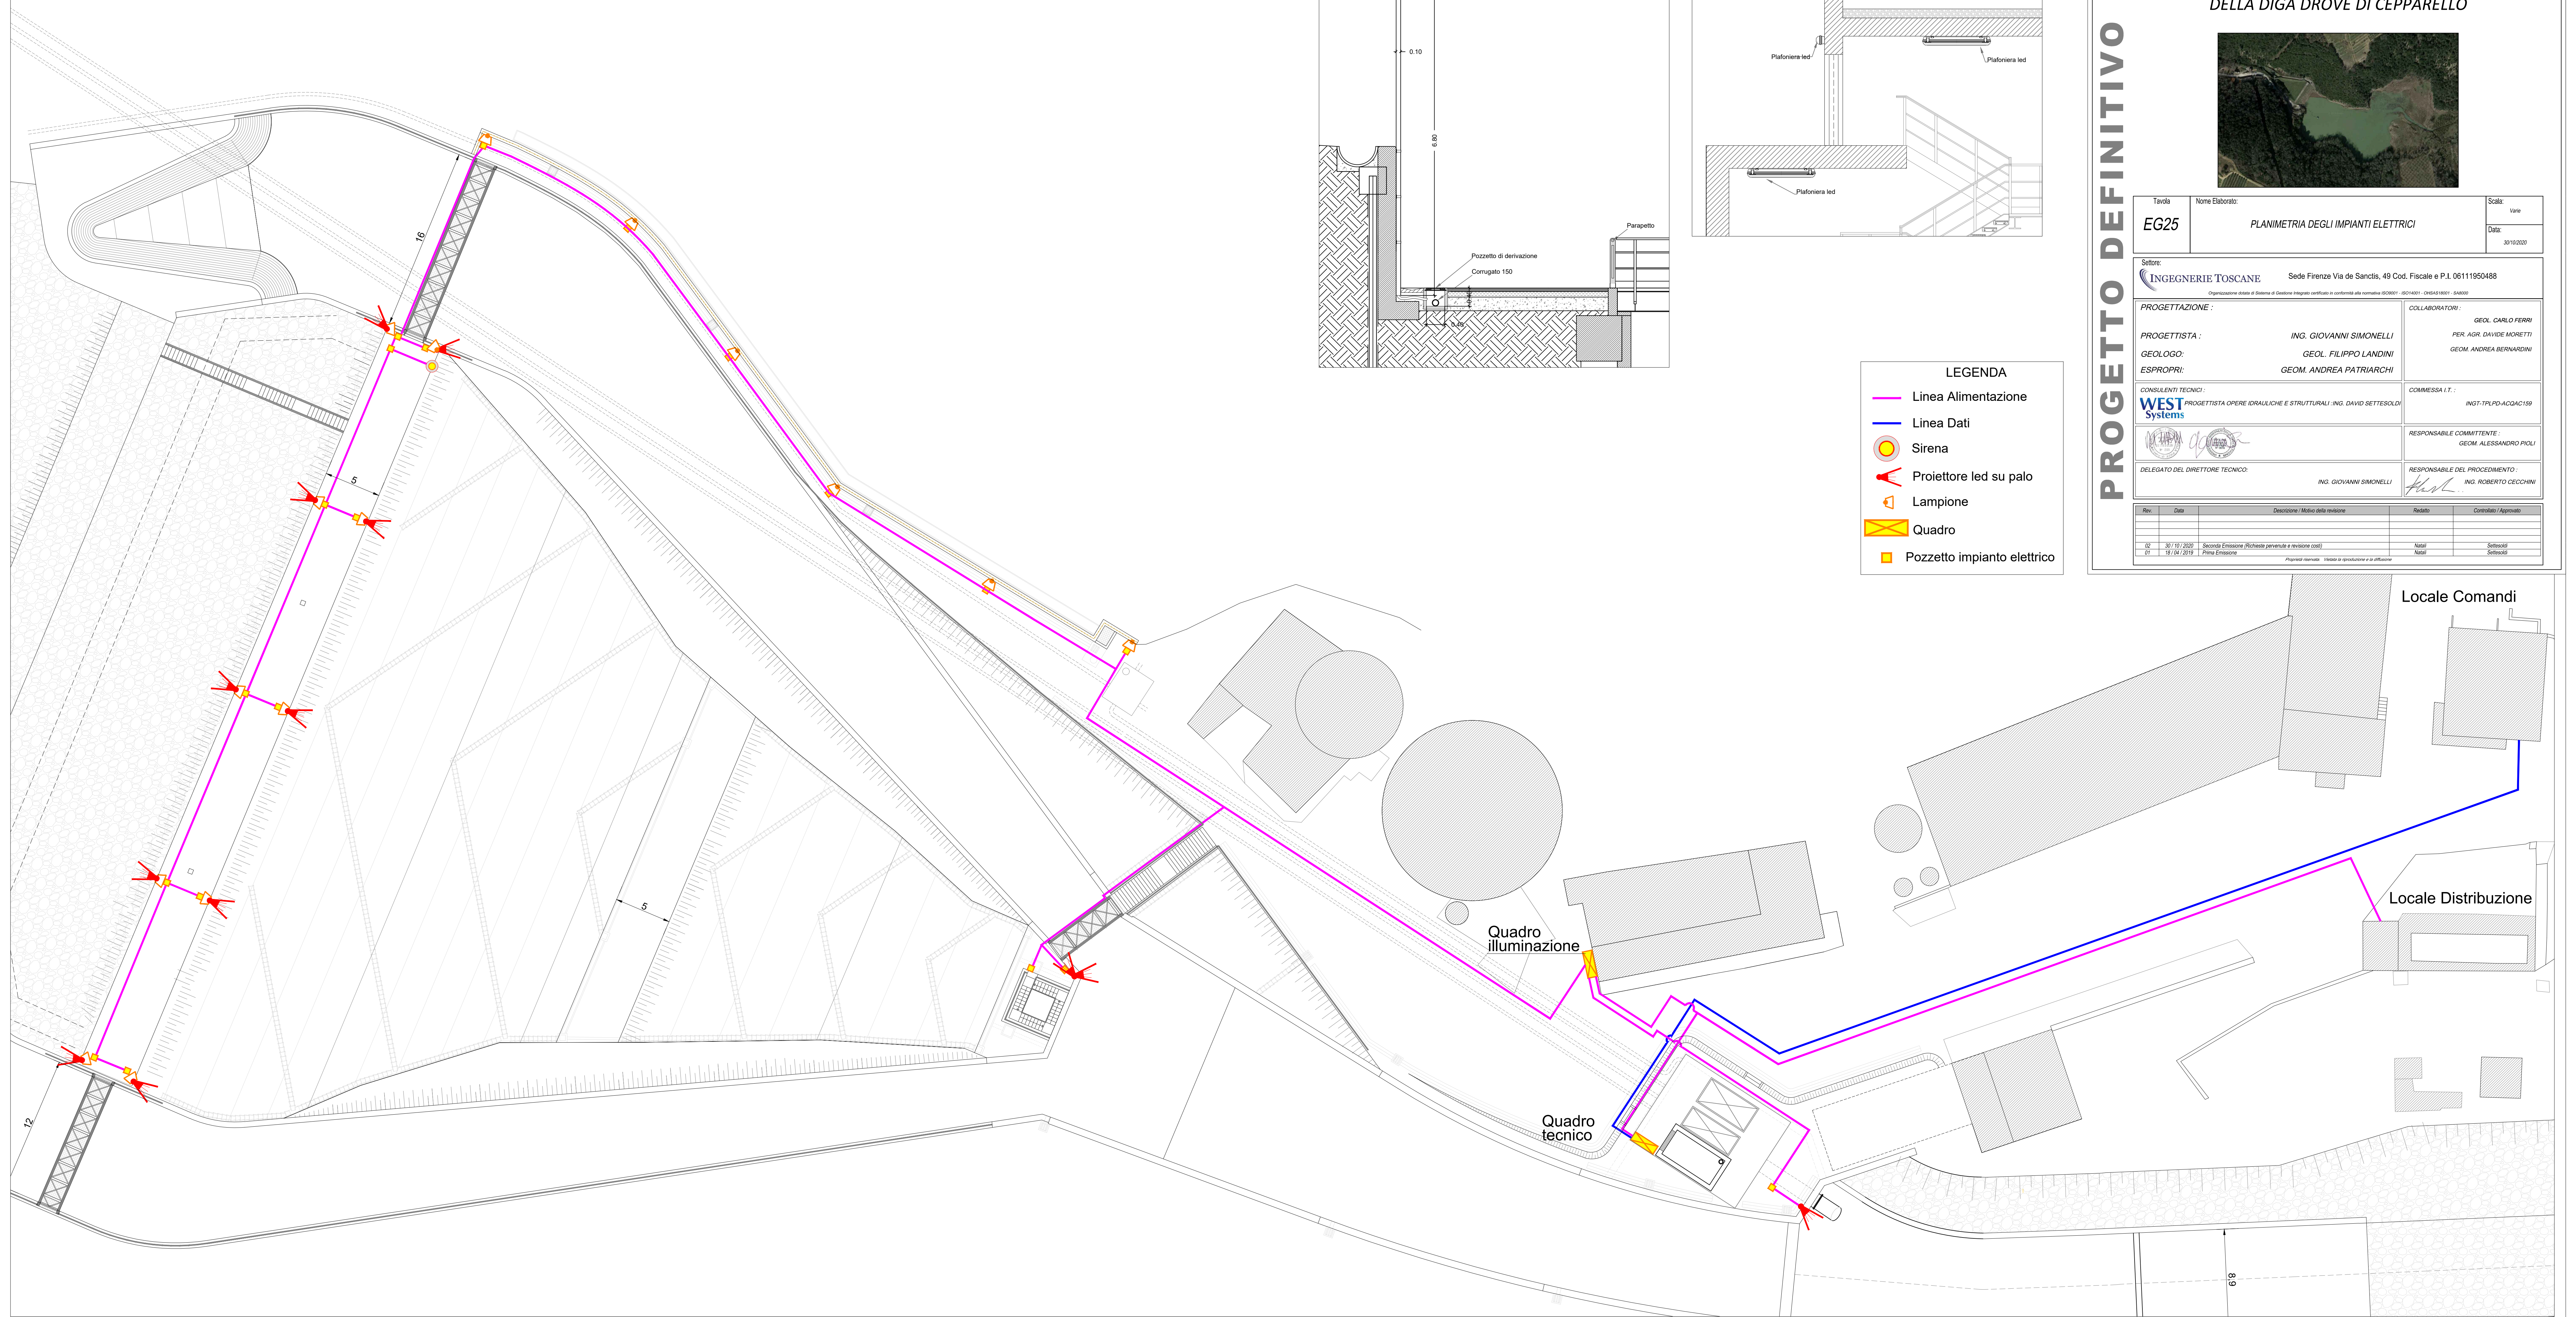

Tipologico illuminazione strada 1:50

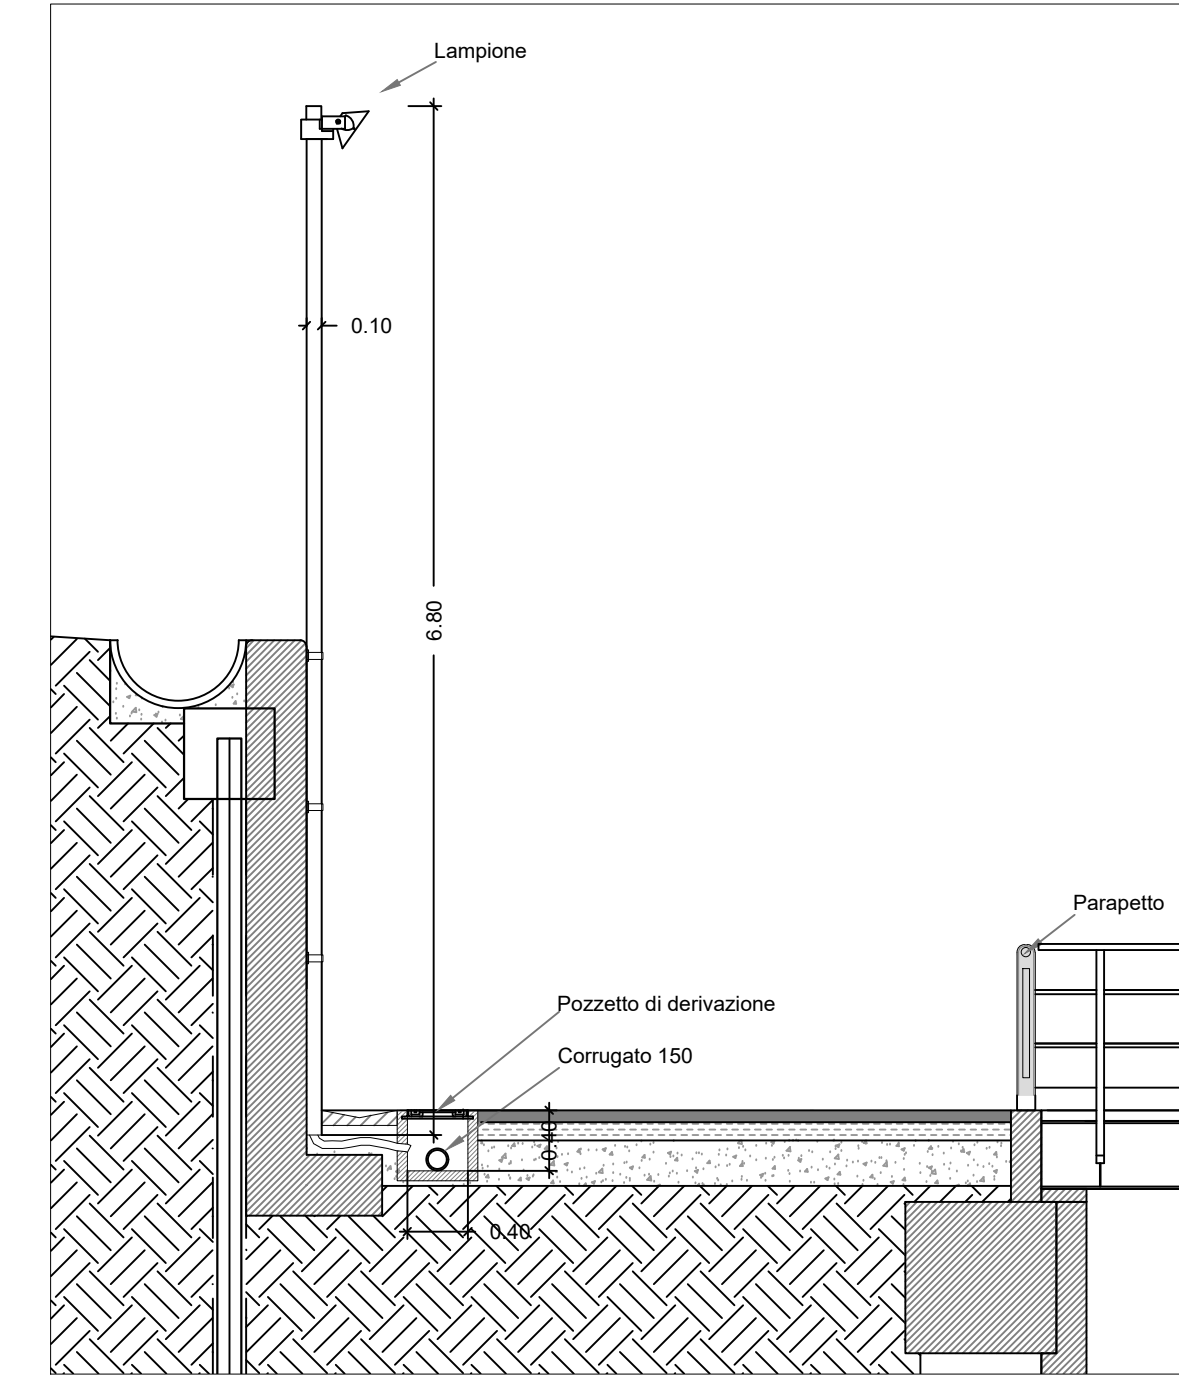

Tipologico illuminazione interni 1:50

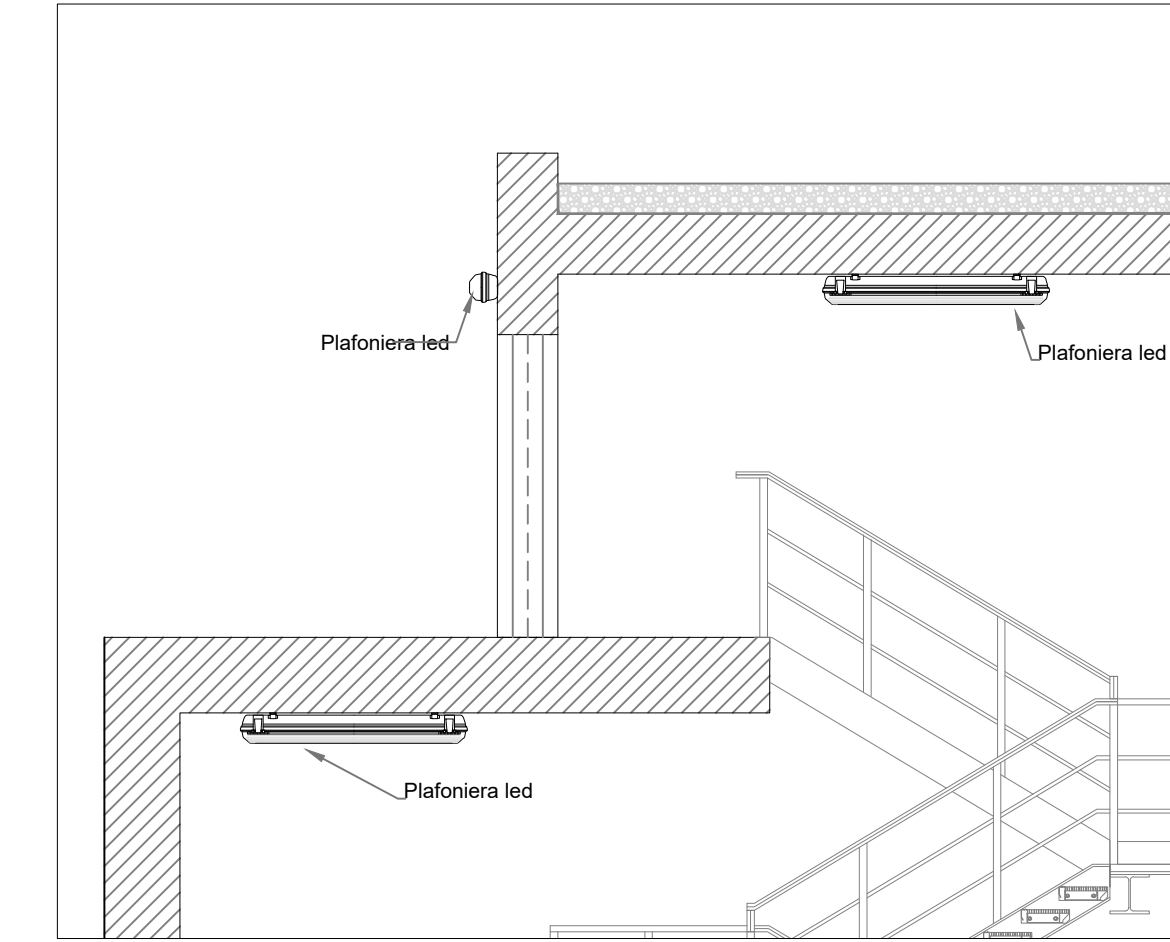

- LEGENDA**
- Linea Alimentazione
 - Linea Dati
 - Sirena
 - ▲ Proiettore led su palo
 - ▲ Lampione
 - Quadro
 - Pozzetto impianto elettrico

INTERVENTI DI MIGLIORAMENTO DELLA DIGA DROVE DI CEPPARELLO



PROGETTO DEFINITIVO

Tavola EG25	Nome Elaborato: PLANIMETRIA DEGLI IMPIANTI ELETTRICI	Scala: 1:200															
Settore: INGEGNERIE TOSCANES Sede Firenze Via de Sanctis, 49 Cod. Fiscale e P.I. 06111950488																	
<table border="0"> <tr> <td>PROGETTAZIONE:</td> <td>ING. GIOVANNI SIMONELLI</td> <td>COLLABORATORI:</td> <td>ING. CARLO FERRI</td> </tr> <tr> <td>PROGETTISTA:</td> <td>GEOLOGO: GEOL. FILIPPO LANDINI</td> <td></td> <td>PER. AGR. DAVIDE MARRETTI</td> </tr> <tr> <td>ESPROPRI:</td> <td>GEOM. ANDREA PATRIARCHI</td> <td></td> <td>GEOM. ANDREA BERNARDINI</td> </tr> </table>			PROGETTAZIONE:	ING. GIOVANNI SIMONELLI	COLLABORATORI:	ING. CARLO FERRI	PROGETTISTA:	GEOLOGO: GEOL. FILIPPO LANDINI		PER. AGR. DAVIDE MARRETTI	ESPROPRI:	GEOM. ANDREA PATRIARCHI		GEOM. ANDREA BERNARDINI			
PROGETTAZIONE:	ING. GIOVANNI SIMONELLI	COLLABORATORI:	ING. CARLO FERRI														
PROGETTISTA:	GEOLOGO: GEOL. FILIPPO LANDINI		PER. AGR. DAVIDE MARRETTI														
ESPROPRI:	GEOM. ANDREA PATRIARCHI		GEOM. ANDREA BERNARDINI														
<table border="0"> <tr> <td>CONSULENTI TECNICI:</td> <td>PROGETTISTA OPERE IDRAULICHE E STRUTTURALI: ING. DAVID SETTESOLDI</td> <td>COMMESSA (I.T.):</td> <td>ING. TPA-ADDAC159</td> </tr> <tr> <td>WEST Systems</td> <td></td> <td>RESPONSABILE COMMITTENTE:</td> <td>GEOM. ALESSANDRO PIOLI</td> </tr> </table>			CONSULENTI TECNICI:	PROGETTISTA OPERE IDRAULICHE E STRUTTURALI: ING. DAVID SETTESOLDI	COMMESSA (I.T.):	ING. TPA-ADDAC159	WEST Systems		RESPONSABILE COMMITTENTE:	GEOM. ALESSANDRO PIOLI							
CONSULENTI TECNICI:	PROGETTISTA OPERE IDRAULICHE E STRUTTURALI: ING. DAVID SETTESOLDI	COMMESSA (I.T.):	ING. TPA-ADDAC159														
WEST Systems		RESPONSABILE COMMITTENTE:	GEOM. ALESSANDRO PIOLI														
<table border="0"> <tr> <td>DELEGATO DEL DIRETTORE TECNICO:</td> <td>ING. GIOVANNI SIMONELLI</td> <td>RESPONSABILE DEL PROCEDIMENTO:</td> <td>ING. ROBERTO CECCHINI</td> </tr> </table>			DELEGATO DEL DIRETTORE TECNICO:	ING. GIOVANNI SIMONELLI	RESPONSABILE DEL PROCEDIMENTO:	ING. ROBERTO CECCHINI											
DELEGATO DEL DIRETTORE TECNICO:	ING. GIOVANNI SIMONELLI	RESPONSABILE DEL PROCEDIMENTO:	ING. ROBERTO CECCHINI														
<table border="1"> <thead> <tr> <th>Rev.</th> <th>Data</th> <th>Descrizione / Motivo della variazione</th> <th>Realizzato</th> <th>Controllato / Approvato</th> </tr> </thead> <tbody> <tr> <td>01</td> <td>20/11/2020</td> <td>Sezione Elettrotecnica (Richiesta permesso di costruire costi)</td> <td>NOI</td> <td>NOI</td> </tr> <tr> <td>02</td> <td>18/04/2021</td> <td>Primo Elettrotecnica</td> <td>NOI</td> <td>NOI</td> </tr> </tbody> </table>			Rev.	Data	Descrizione / Motivo della variazione	Realizzato	Controllato / Approvato	01	20/11/2020	Sezione Elettrotecnica (Richiesta permesso di costruire costi)	NOI	NOI	02	18/04/2021	Primo Elettrotecnica	NOI	NOI
Rev.	Data	Descrizione / Motivo della variazione	Realizzato	Controllato / Approvato													
01	20/11/2020	Sezione Elettrotecnica (Richiesta permesso di costruire costi)	NOI	NOI													
02	18/04/2021	Primo Elettrotecnica	NOI	NOI													