



**EDIFICIO TURBINA A GAS
PIANTA A PIANO TERRENO**
Scala: 1:100

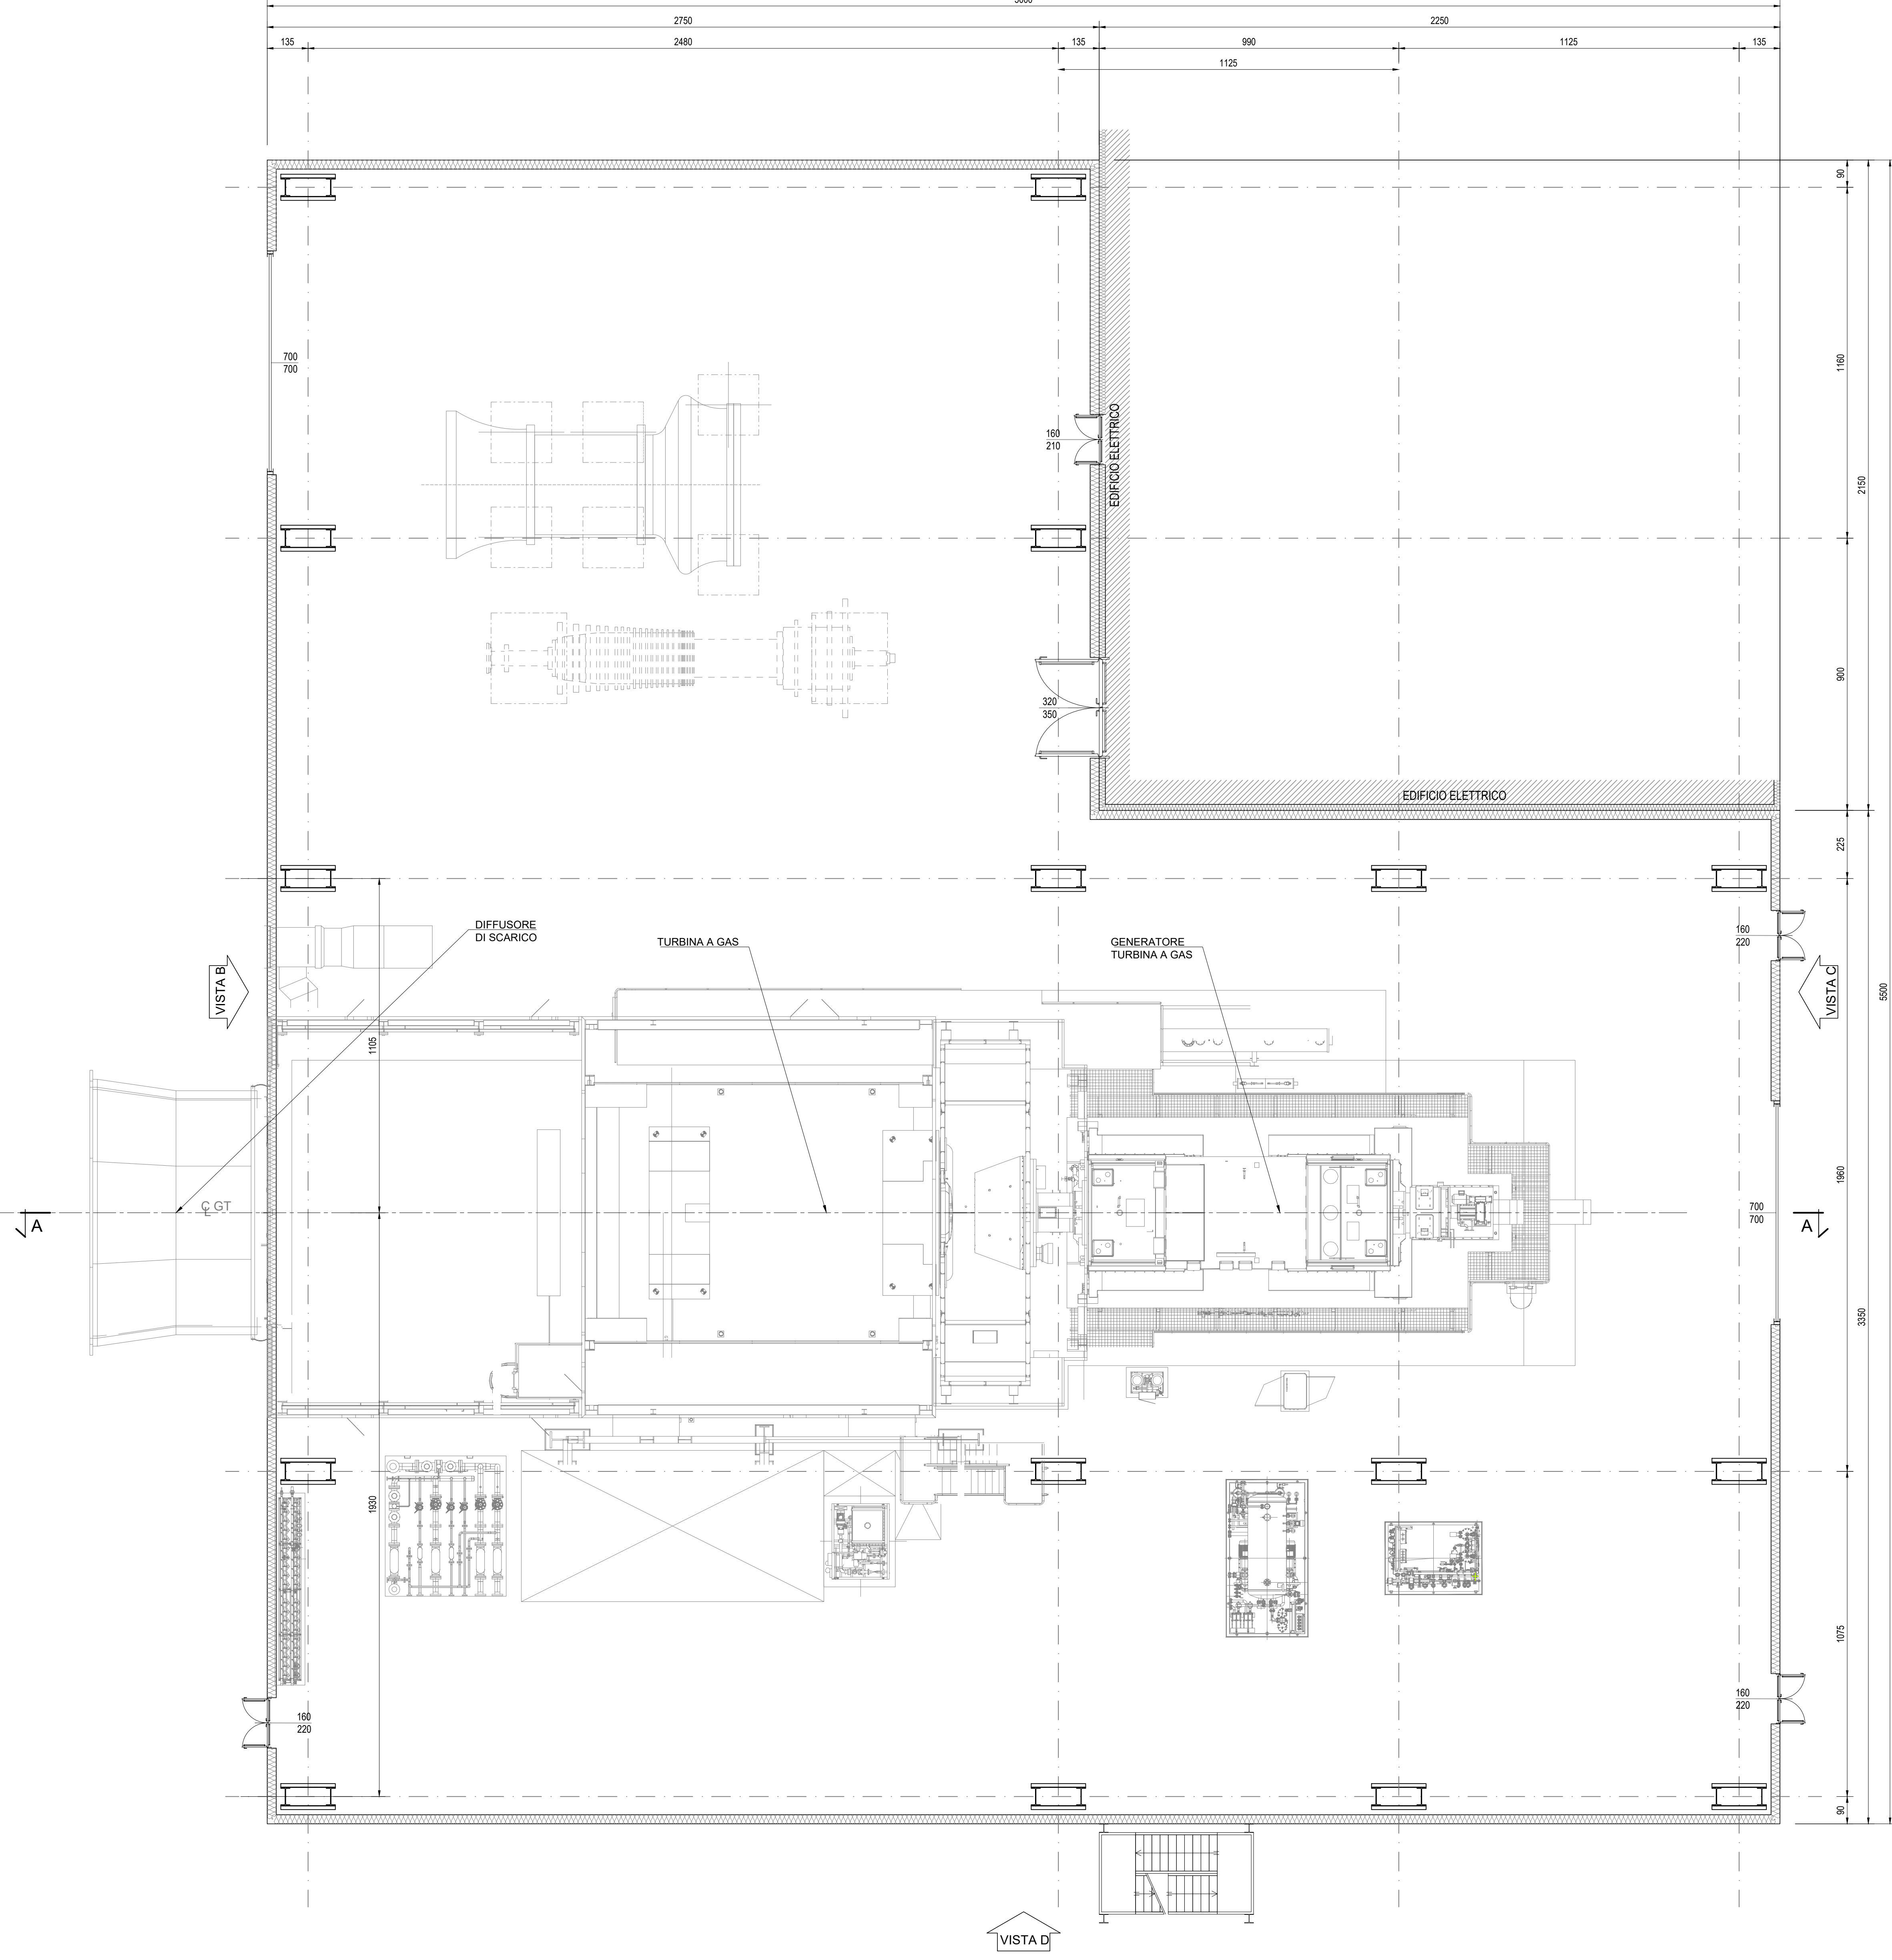


PLANIMETRIA GENERALE

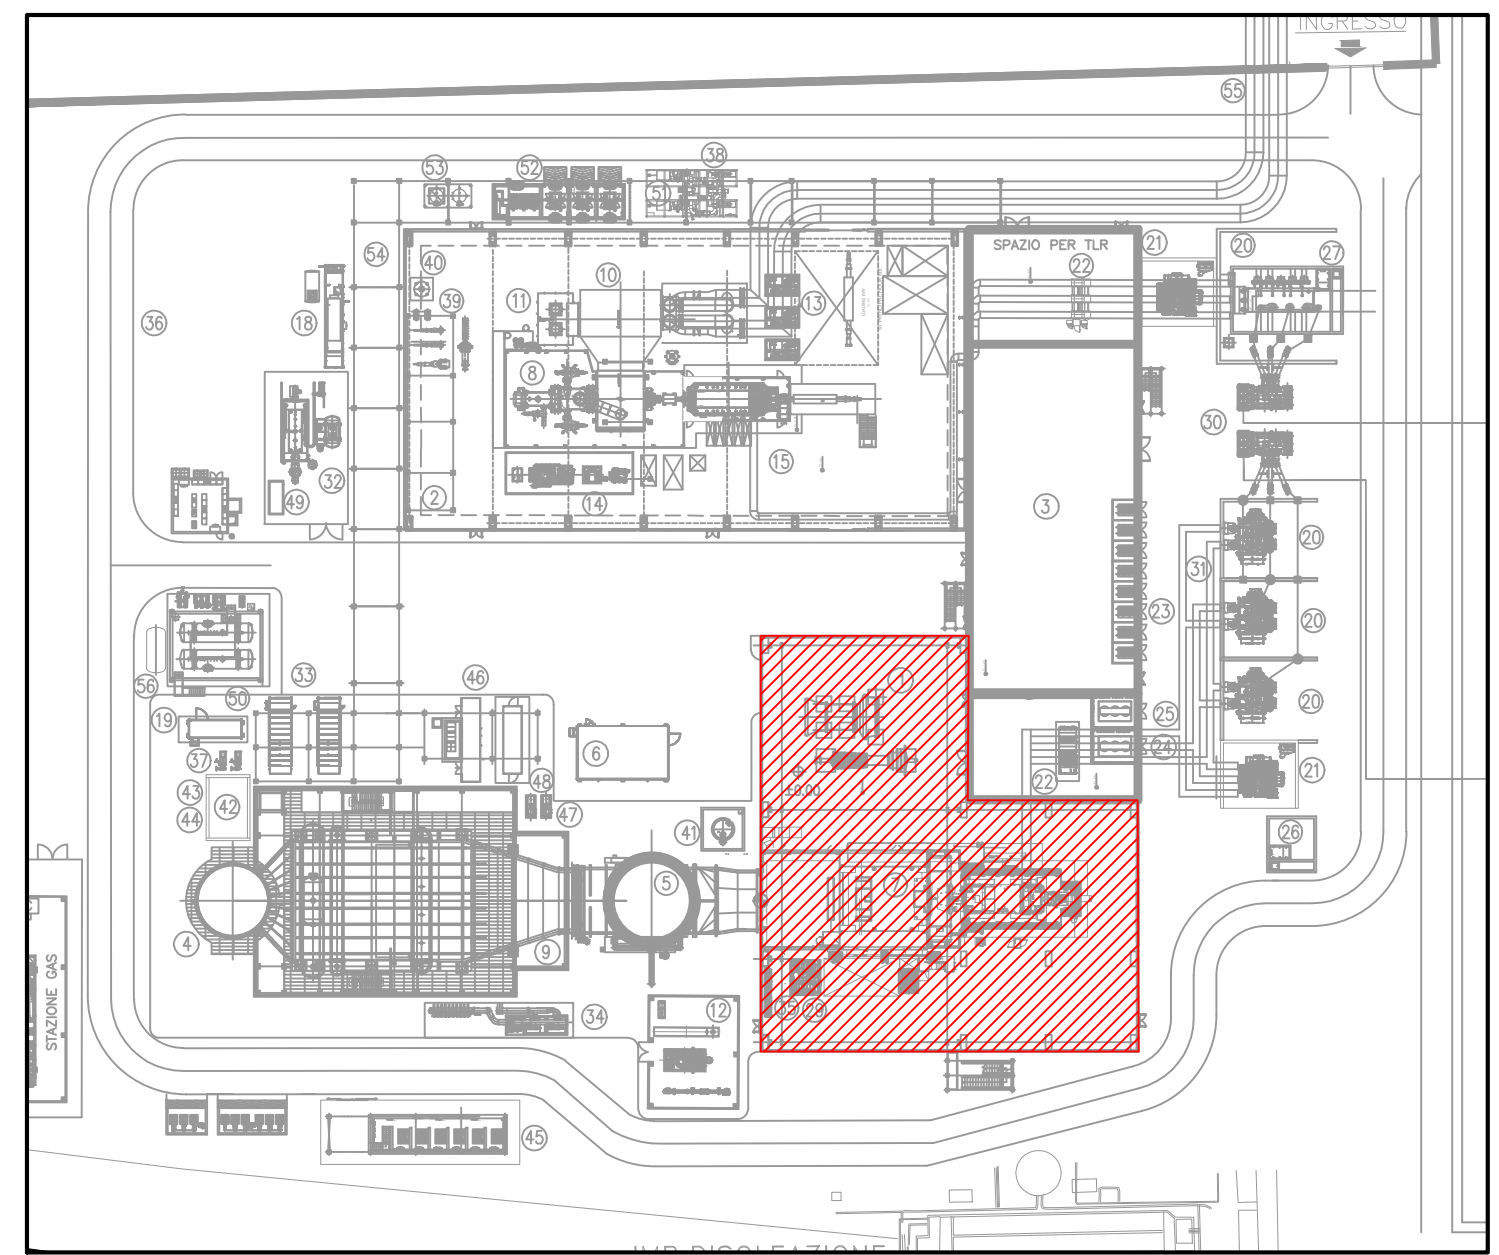

ELABORATI DI RIFERIMENTO	
CODIFICA ELABORATO	DESCRIZIONE ELABORATO
CCTG8-BA18-10-CDS00004-00-00	Planimetria generale situazione futura

**EDIFICIO TURBINA A GAS
PIANTA A PIANO COPERTURA**
Scala: 1:200

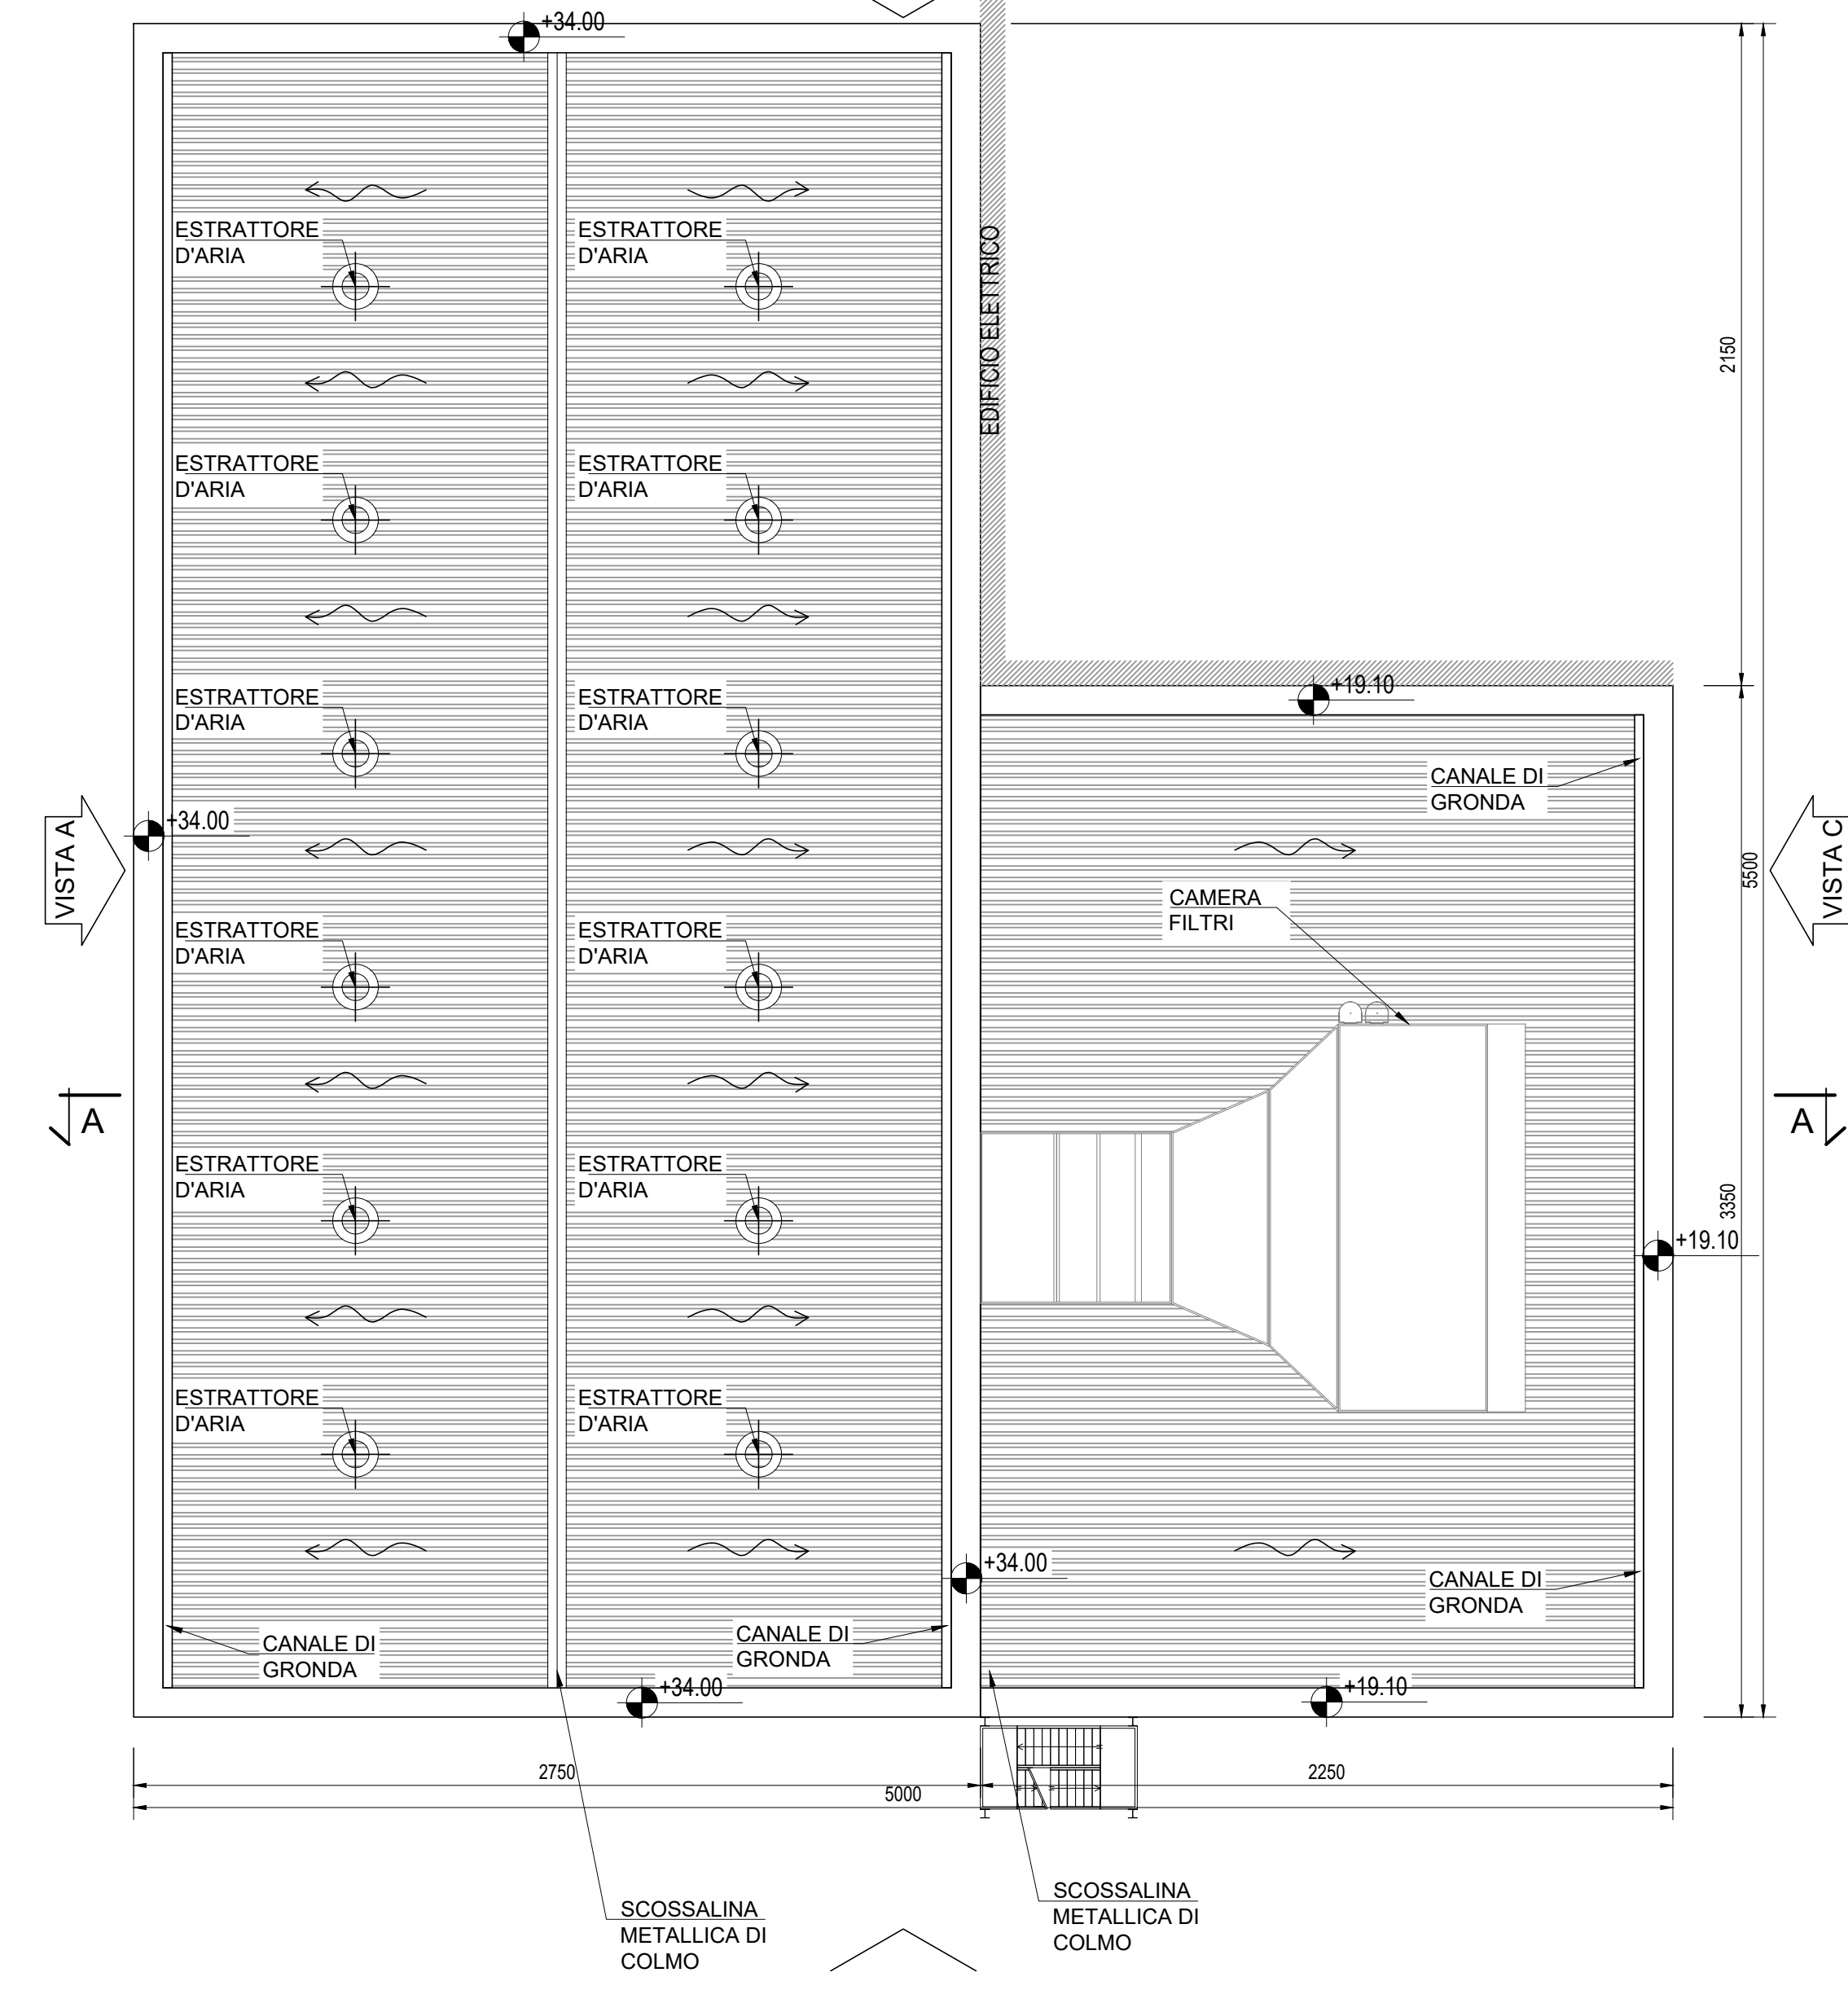

00	23.07.2021	EMISSIONE PER ITER AUTORIZZATIVO	-	L. Marabelli C. De Masi	Completato
REV.	DATA	DESCRIZIONE DELLA REVISIONE	EMMISSIONE	ORDINATO	VERIFICATO

Logo e marchio firmare

TAUW COVER **Stas srl** **a2a gencogas**

IMPIANTO: Centrale di Cassano d'Adda
 Plant: NUOVO CICLO COMBINATO GRUPPO 8 AD ALTA EFFICIENZA IN SOSTITUZIONE DELL'ESISTENTE

TITOLO: EDIFICIO TURBINA A GAS
 PIANTA PIANO TERRENO E COPERTURA 8U22

DISEGNO: CCTG8-8U22-10-C-DS-00004
 FILE: CCTG8-8U22-10-CDS00004-00-00_Edificio TG-PT a PC.dwg
 DATA: 23.07.2021
 AUTORE: VIRE
 SCALITA: A1
 01 01

INGEGNERIA