




SEZIONE A-A  
SCALA 1:100

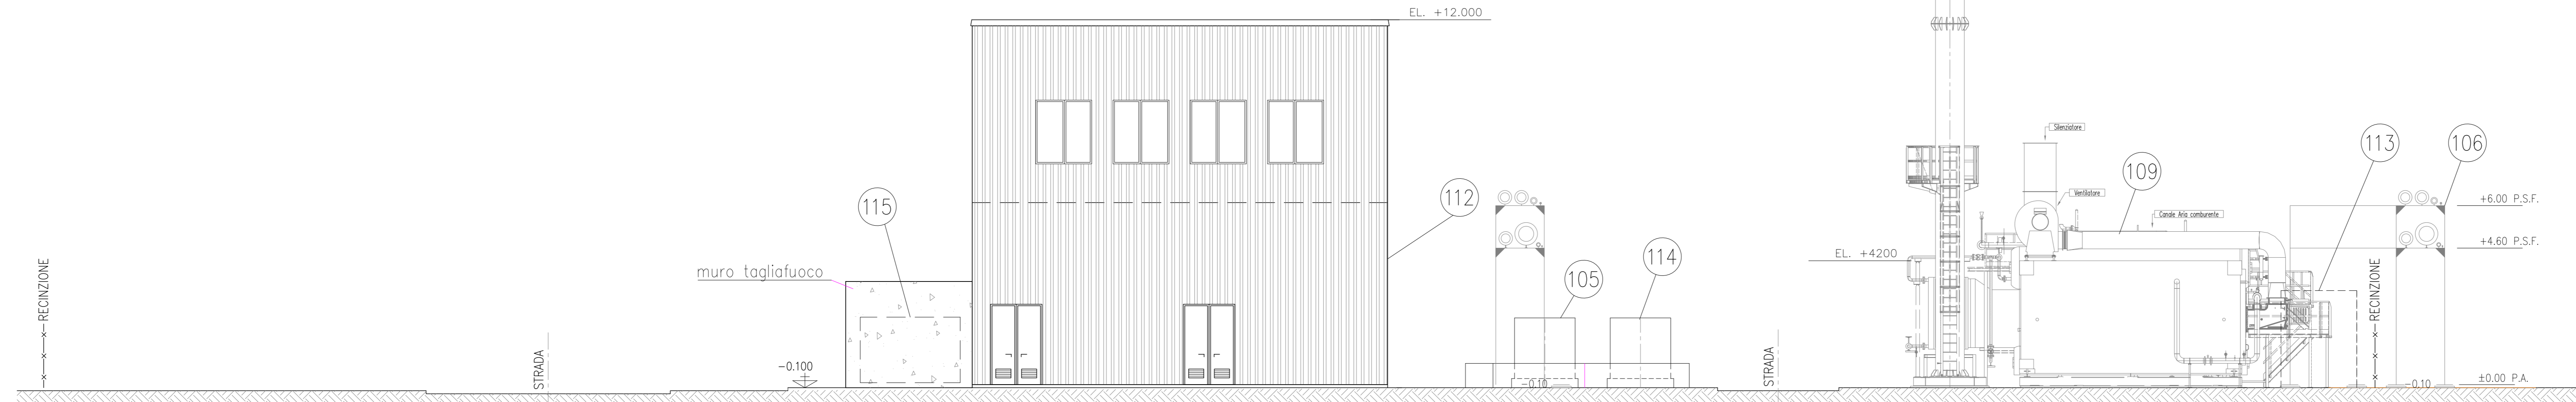


SEZIONE B-B  
SCALA 1:100

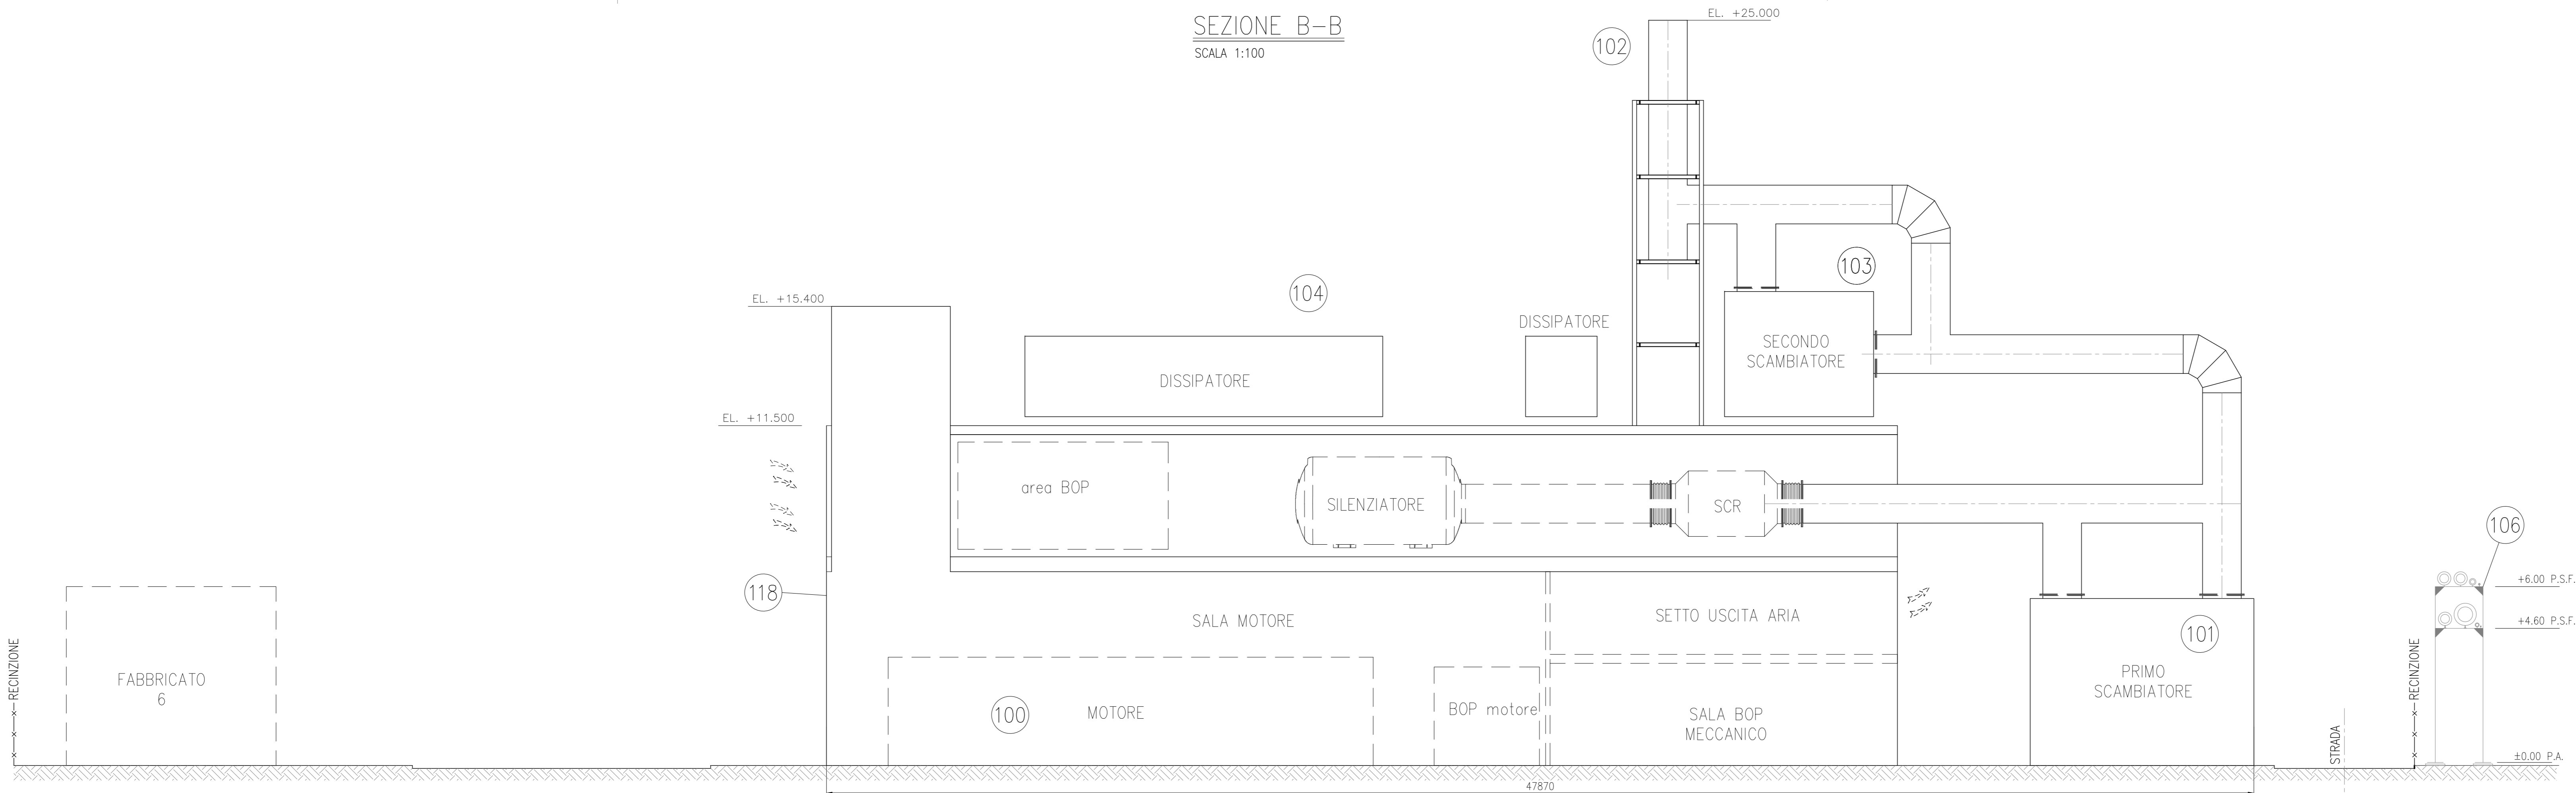

SEZIONE C-C  
SCALA 1:100

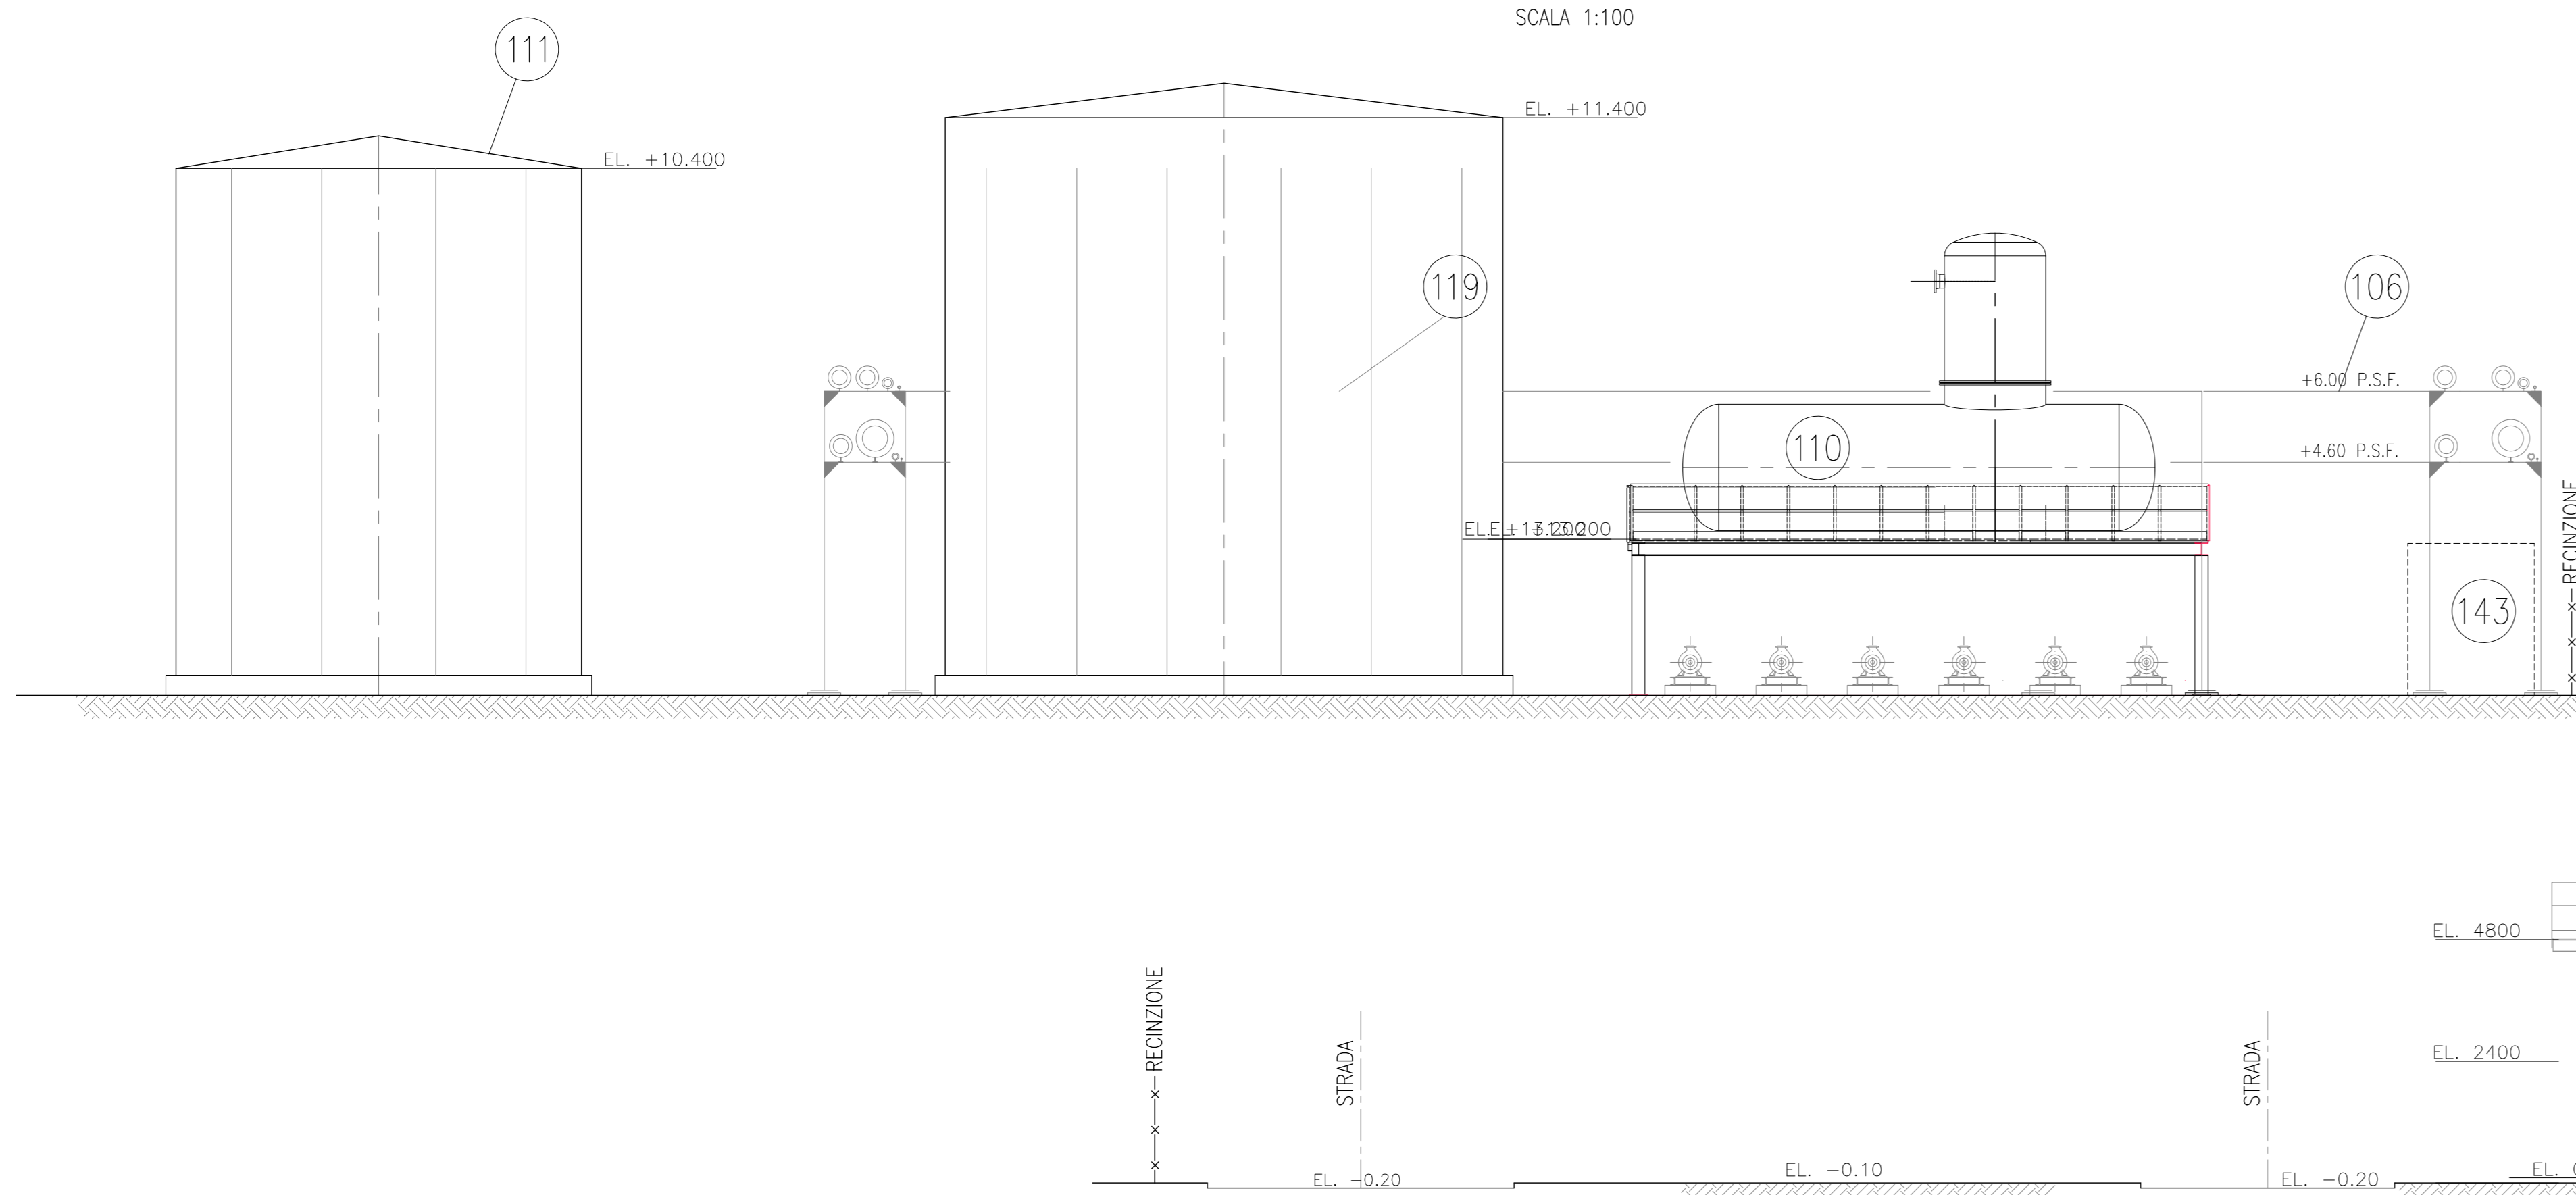


SEZIONE D-D  
SCALA 1:100

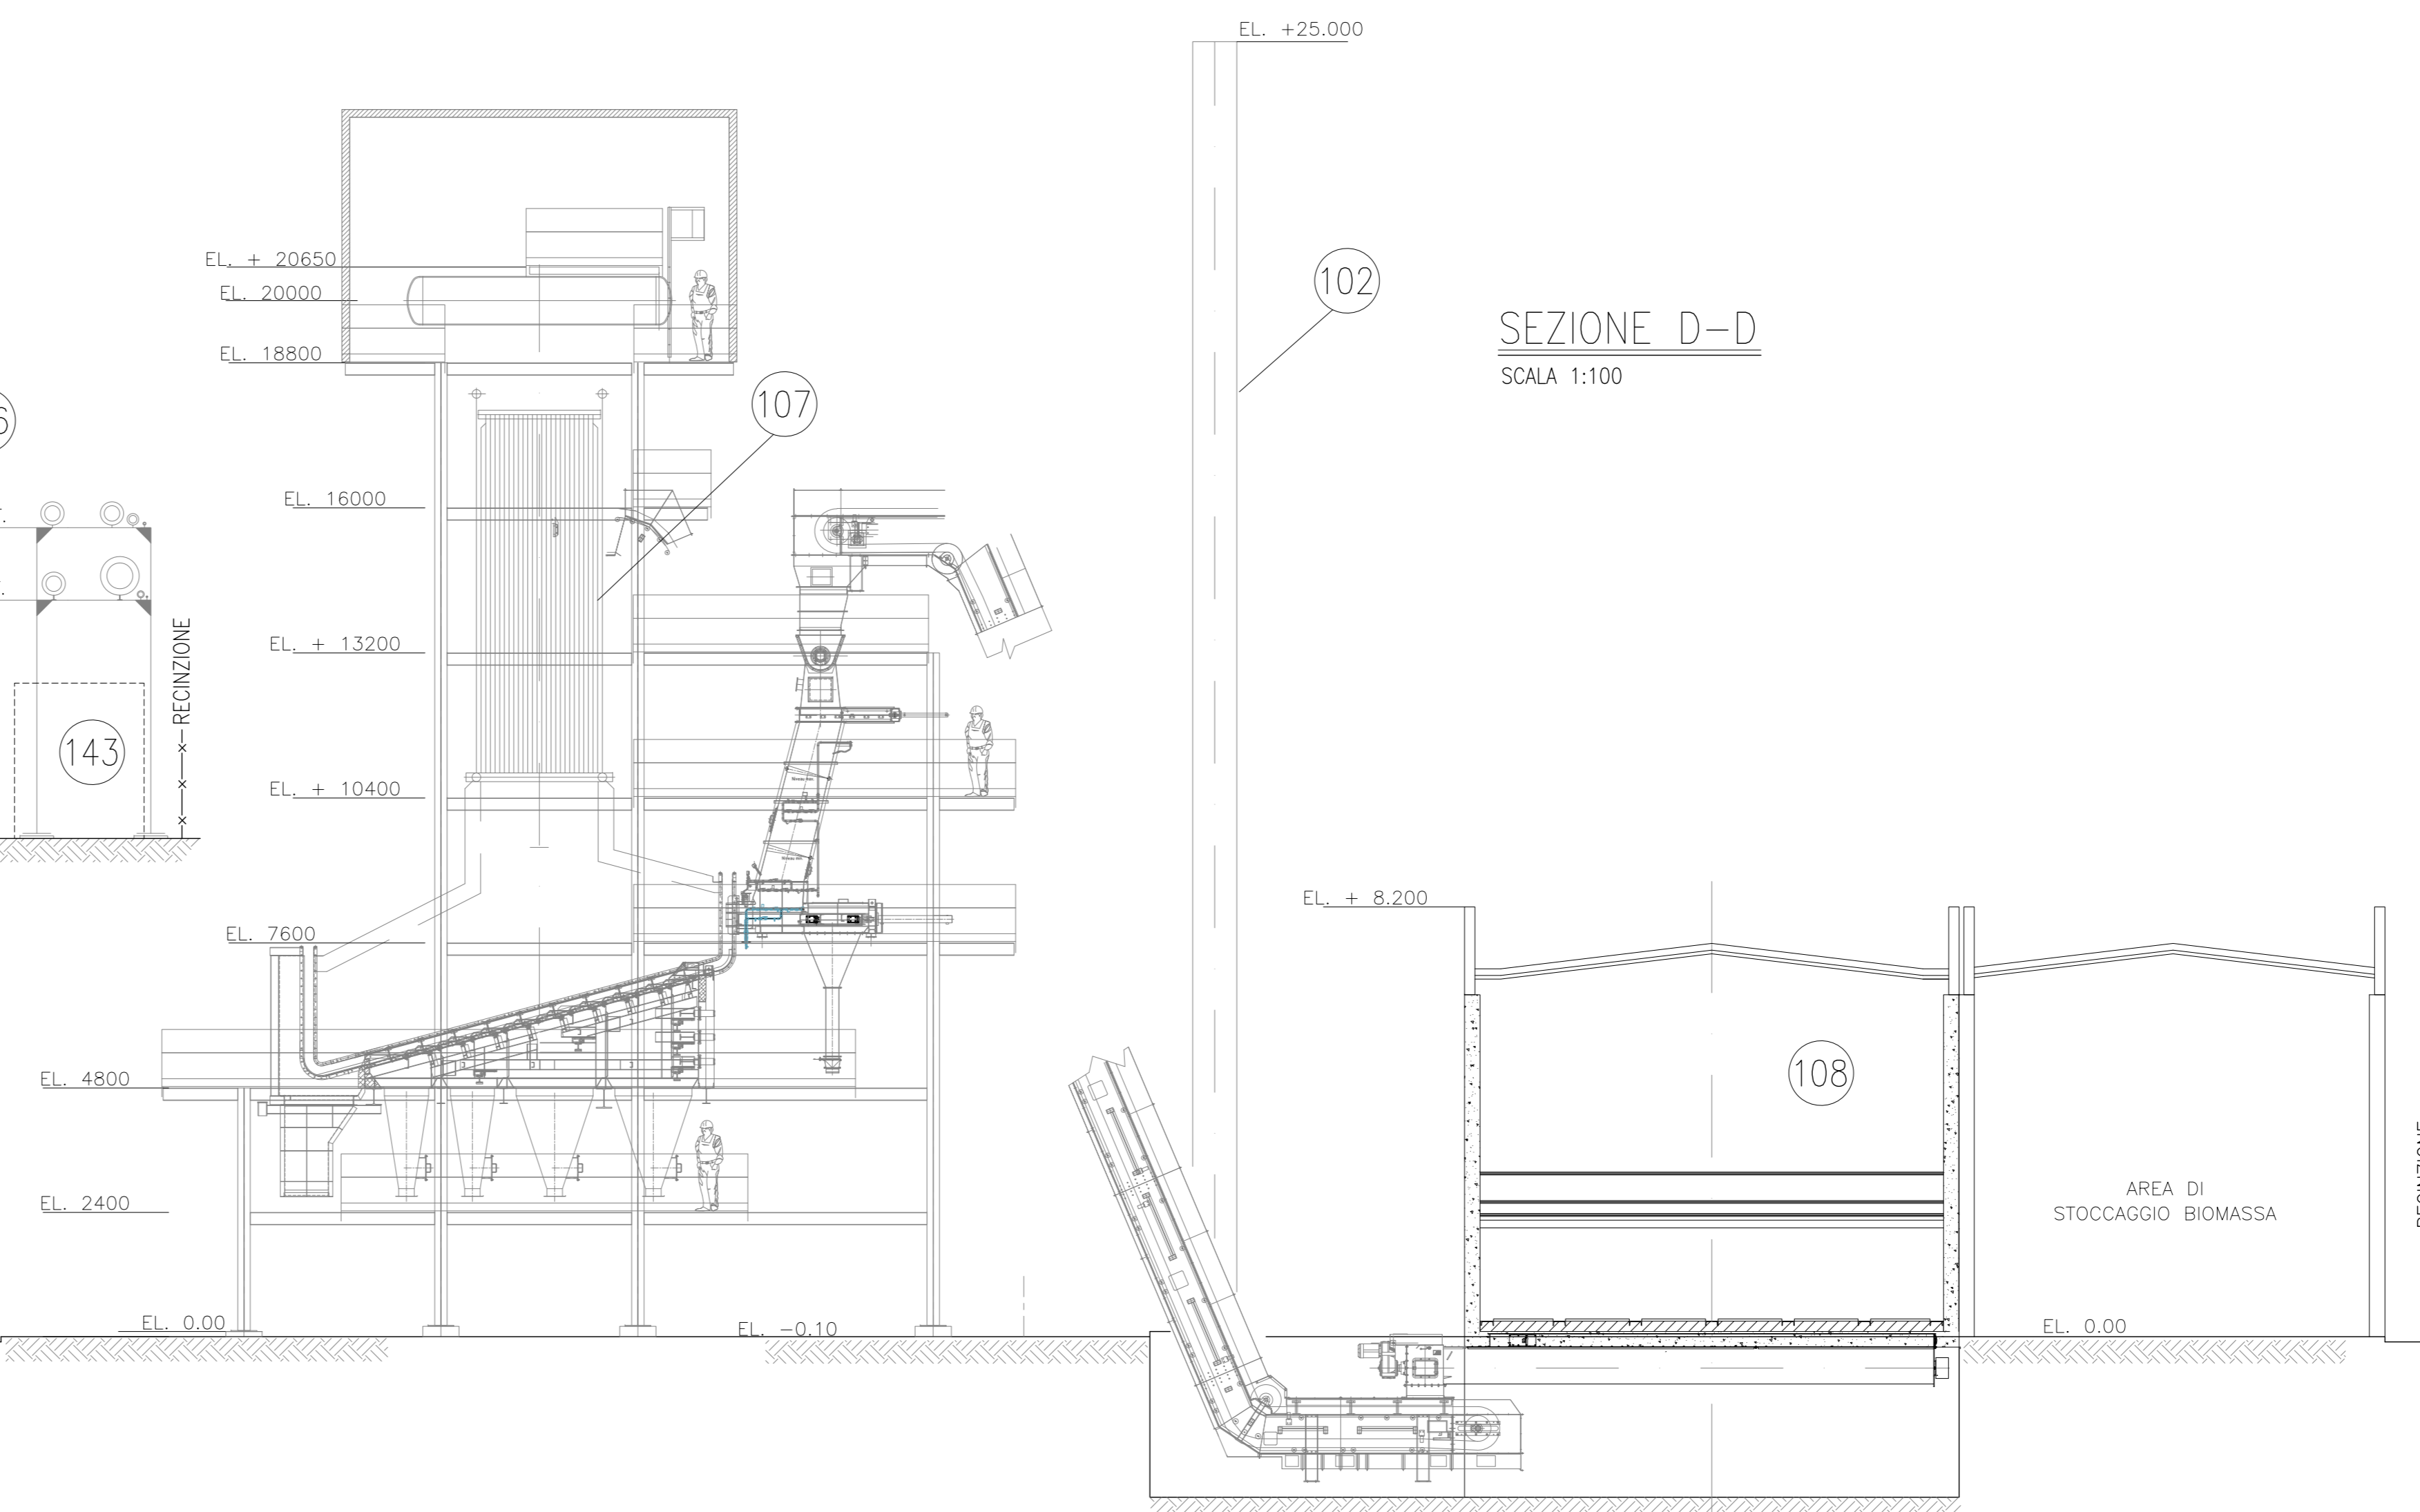

ITEM	DESCRIZIONE
100	MOTORI
101	GENERATOREA VAPORE
102	CAMINO
103	ECO
104	RADIATORI
105	SERBATOIO STOCCAGGIO UREA
106	PIPE RACK
107	CALDAIA A BIOMASSA
108	FOSSA DI CARICAMENTO BIOMASSA E STOCCAGGIO
109	CALDAIE AUSILIARIE
110	DEGASATORE
111	SERBATOIO STOCCAGGIO ACQUA DEMI
112	EDIFICIO SERVIZI AUSILIARI
113	DEMULERA COMPRESSA SALE ELETTRICHE MET/ET. E SALA CONTROLLO/UFFICIO
114	CABINATI MDC GVA
115	SERBATOI STOCCAGGIO OLIO DI LUBRIFICAZIONE
116	TRASFORMATORI SERVIZI AUSILIARI
117	TRASFORMATORE ELEVATORE
118	CABINA REMI
119	CABINATO FONGASSORBENTE
120	SERBATOIO STOCCAGGIO ACQUA INDUSTRIALE & ANTINCENDIO
121	DIESEL DI EMERGENZA
122	VASCA ACQUE INDUSTRIALI
123	VASCA ACQUE PRIMA PIOGGIA + DISOLUZIONE
124	VASCA ACQUE DI 2° PIOGGIA
125	TORRE EVAPORATIVA
126	ASSORBITORE
127	ARRIVO ACQUA DI POZZO
128	PUNTO DI SCARICO ACQUE METEO/PROCESSO
129	SOTTOSTAZIONE ELETTRICA EDISON
130	CABINATO SOTTOSTAZIONE
131	SOTTOSTAZIONE ENTRA ESCI 132kV TERNA
132	VASCA OLIO TRASFORMATORE
133	AREA STOCCAGGIO PRODOTTI CHIMICI
134	
135	CICLONE
136	FILTRO A MANICHE
137	CABINATO ANTINCENDIO
138	POMPE ACQUA DEMI
139	POMPE ACQUA INDUSTRIALE
140	CAVDOTTO AT
141	
142	REAGENTI CHMO GVA
143	CABINATO CAMPIONAMENTO GVA
144	
147	POMPE ACQUA DI TORRE
148	POMPE ACQUA REFRIGERATA

NOTE:  
- LA QUOTA DI RIFERIMENTO ±0.00 CORRISPONDE  
A ... m S.L.M.M.  
- TUTTE LE DIMENSIONI SONO IN mm  
- TUTTE LE ELEVAZIONI SONO m

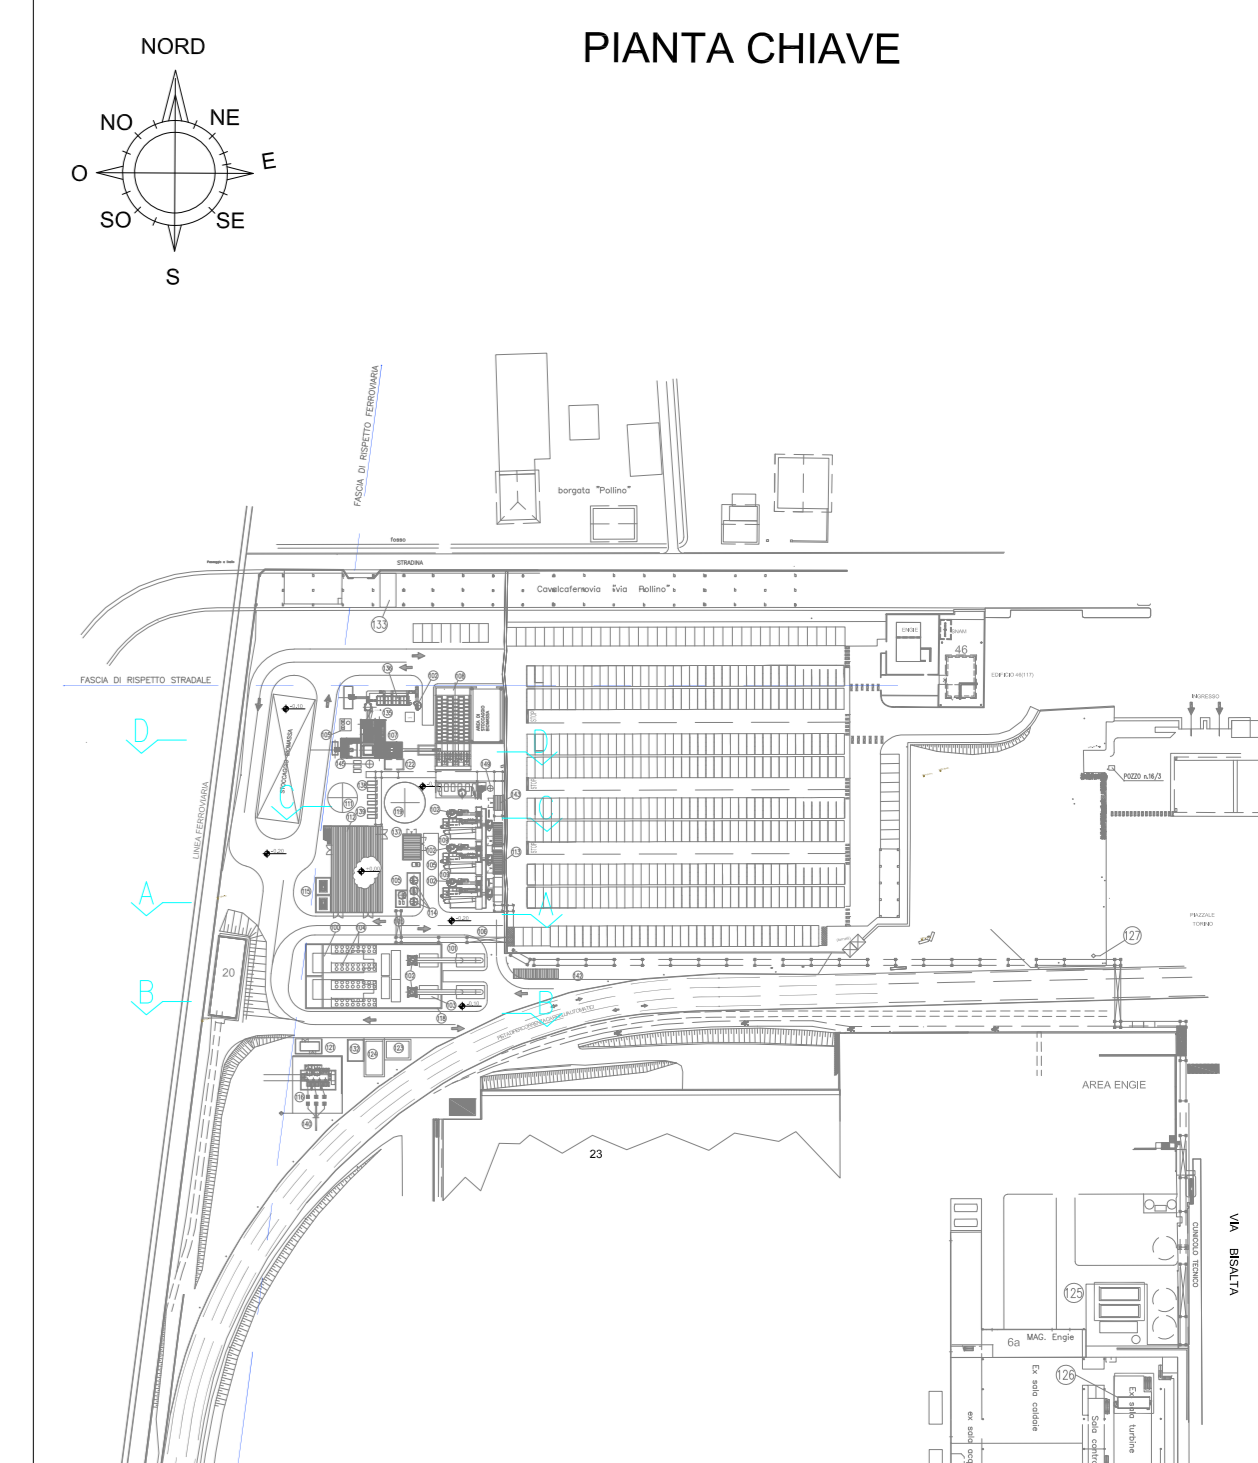

Stamp: **EDISON** edp group, **MICHELIN**

IMPIANTO/Plant: **IMPIANTO MICHELIN CUNEO**

TITOLO DOCUMENTO/Document Title: **PLANIMETRIA GENERALE D'IMPIANTO AREA NORD SEZIONI**

Scale: **SCALA/Scale 1/100**, **FOLIO/Sheet 1/1**

REVISIONI	DESCRIZIONE	DATA	ELABORATO	VERIFICATO	APPROVATO
0	FF	29-07-2021	CARRIERI	CARRIERI	CARRIERI

VALIDO PER ITER AUTORIZZATIVO

COMMITTEE/Client

EDISON edp group, MICHELIN logos, QR code