



REGIONE PUGLIA
CITTA' di GALLIPOLI
PROVINCIA DI LECCE


PROGETTO DI RIQUALIFICAZIONE CON AMPLIAMENTO DI PORTO GAIO
MARINA DI GALLIPOLI

PROGETTO DEFINITIVO
ISTANZA CONCESSIONE DEMANIALE MARITTIMA (D.P.R. 50/97) e S.P.A. N. 17/2015
COMITENTE
Porto Gaio S.r.l.


TITOLO TAVOLA
IF06a
SCALA
1:100
IMPIANTI IDRICO, FOGNANTE, ACQUE METEOR., ACQUE LAVAGGIO, IRRIGAZIONE, GAS EDIFICIO "A"
Pianta e particolari impianti idrico e gas metano

PROGETTISTI
OPERE PORTUALI, METROPOLITANE MARITTIME E STUDI DI IMPATTO AMBIENTALE
ing. Mirco Walter
ing. Caridi Pierpaolo
d_progetti DONATI D'ELIA Associati
STUDIO IDRO-INGEGNERICO E GEOMORFOLOGICO
ing. Gianfranco Francesco
STUDIO ARCHITETTONICO
dot. Cossa Angelo
COLLABORATORE
ing. Filippi Andrea


Pianta piano terra

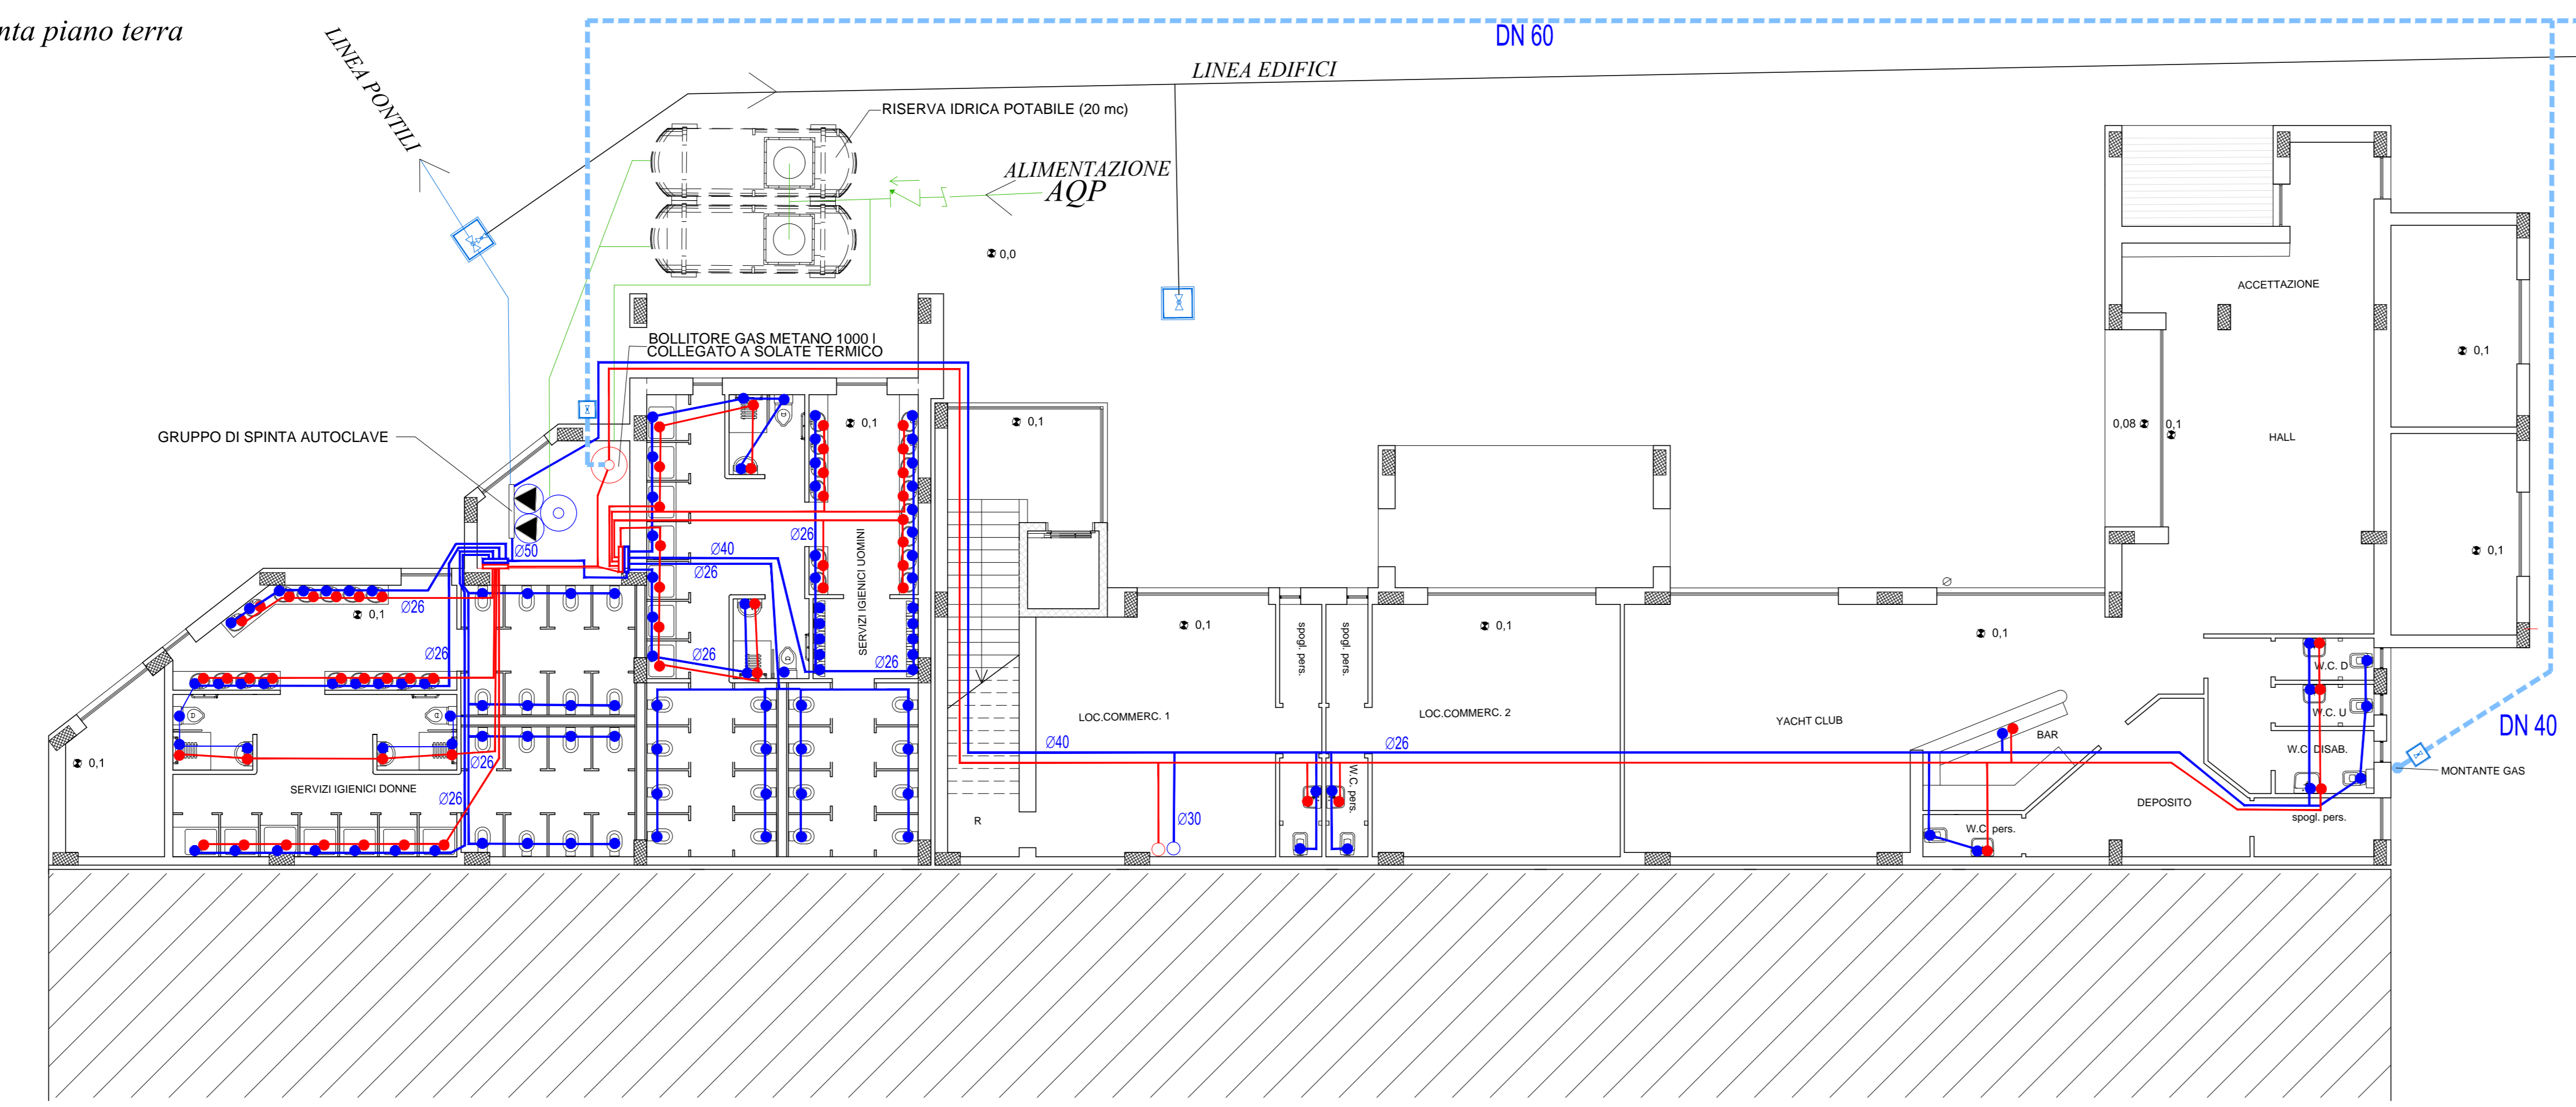

Pianta piano 1°

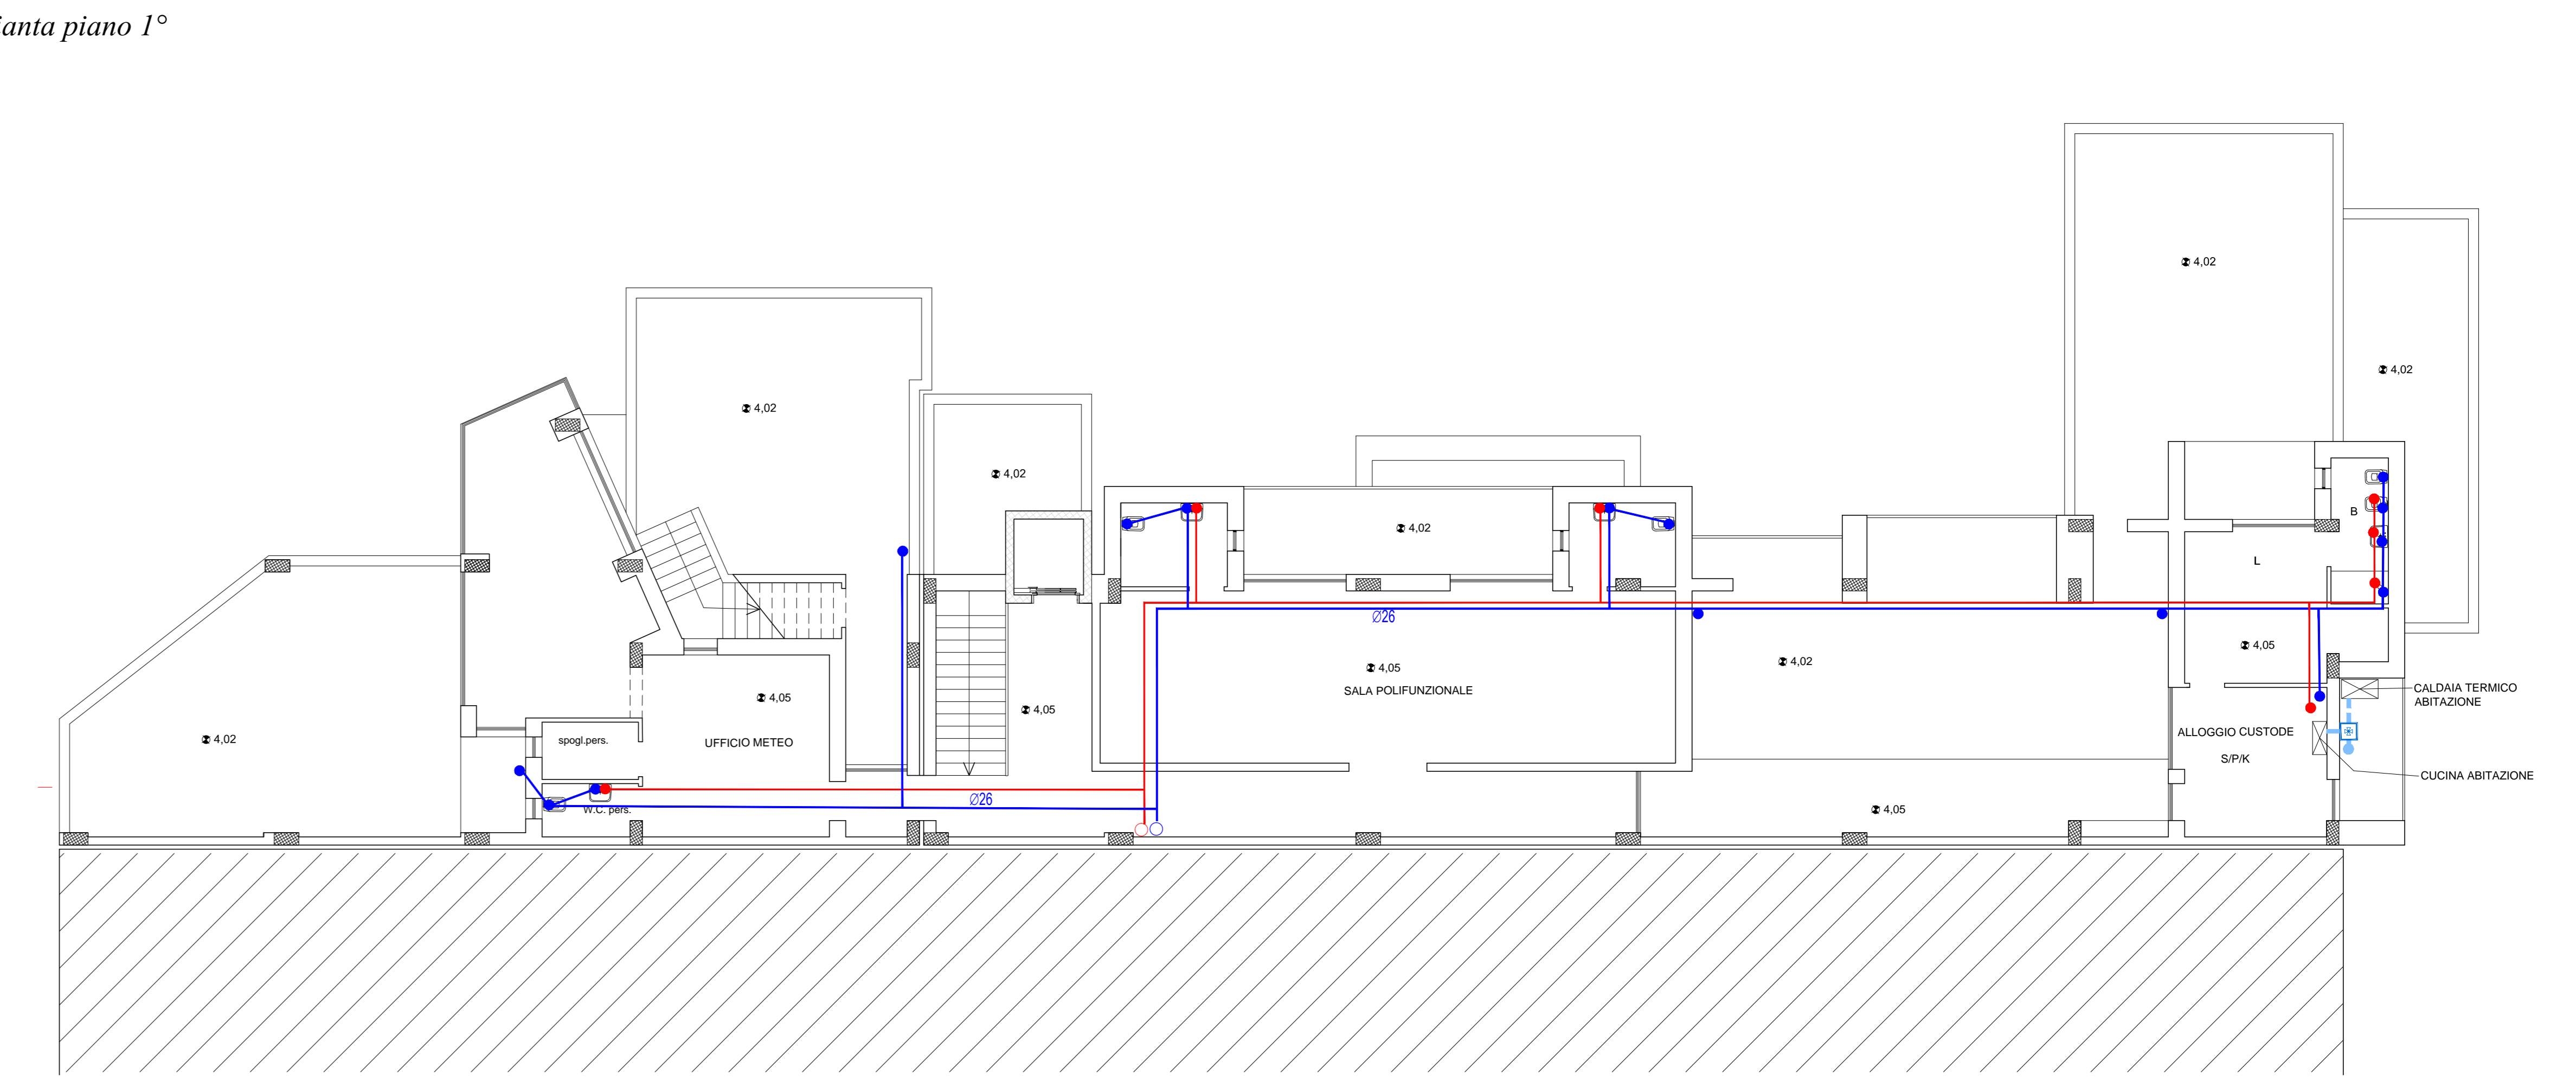


Pianta coperture

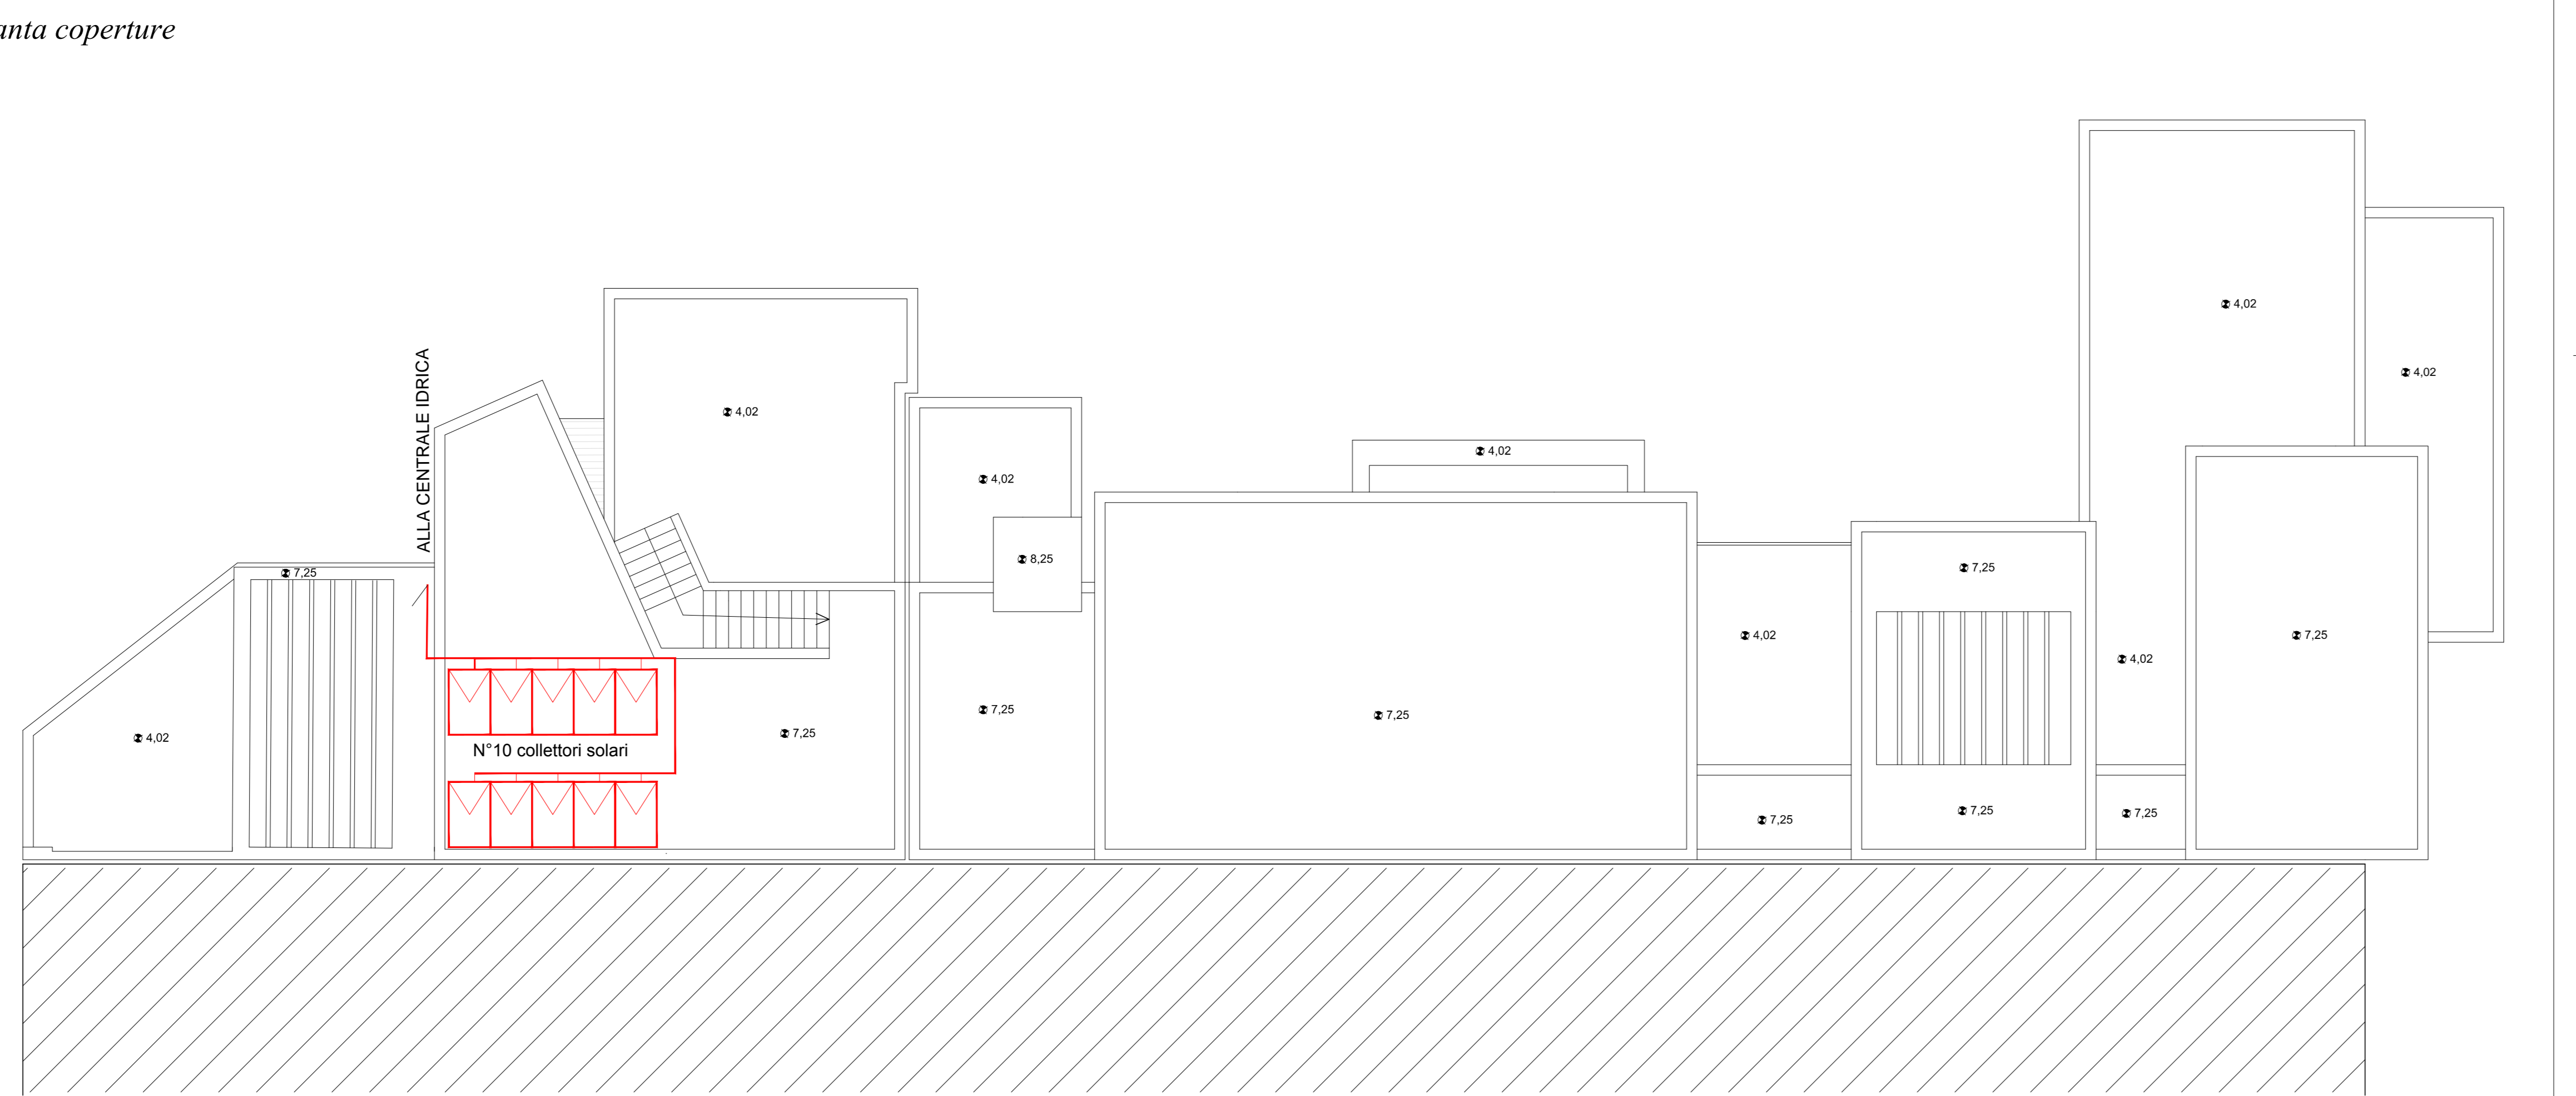

Legenda

●	PUNTO ACQUA CALDA
●	PUNTO ACQUA FREDDA
—	TUBAZIONE ACQUA CALDA
—	TUBAZIONE ACQUA FREDDA
- - -	TUBAZIONE GAS METANO

PARTICOLARI GRUPPO DI PRESSURIZZAZIONE IMPIANTO IDRICO ACQUA POTABILE

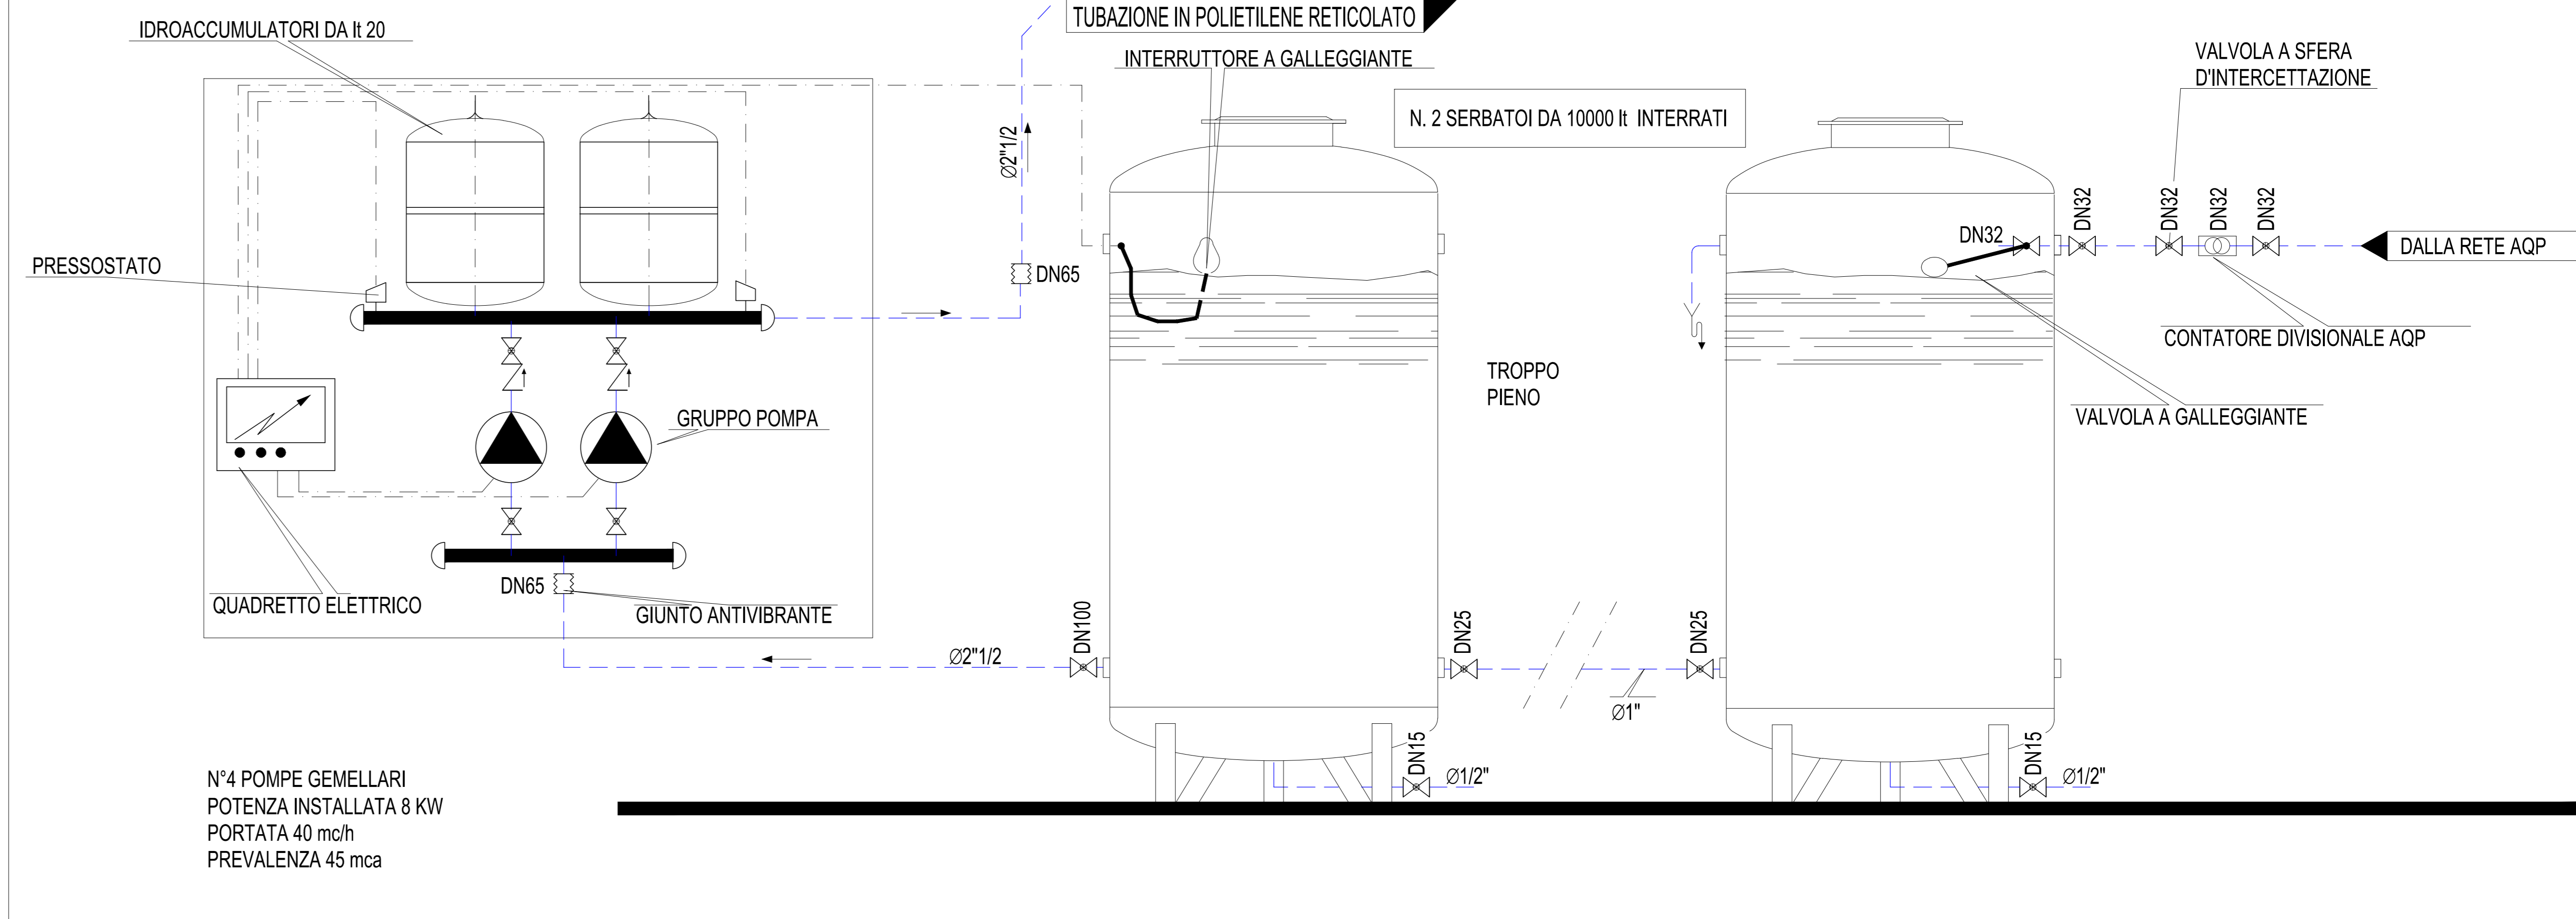

N°4 POMPE GEMELLARI
POTENZA INSTALLATA 8 KW
PORTATA 40 m³/h
PREVALENZA 45 mca